



EDIFICIO ASSISTENZA SANITARIA PIANTA PIANO TERRA – SCALA 1:50

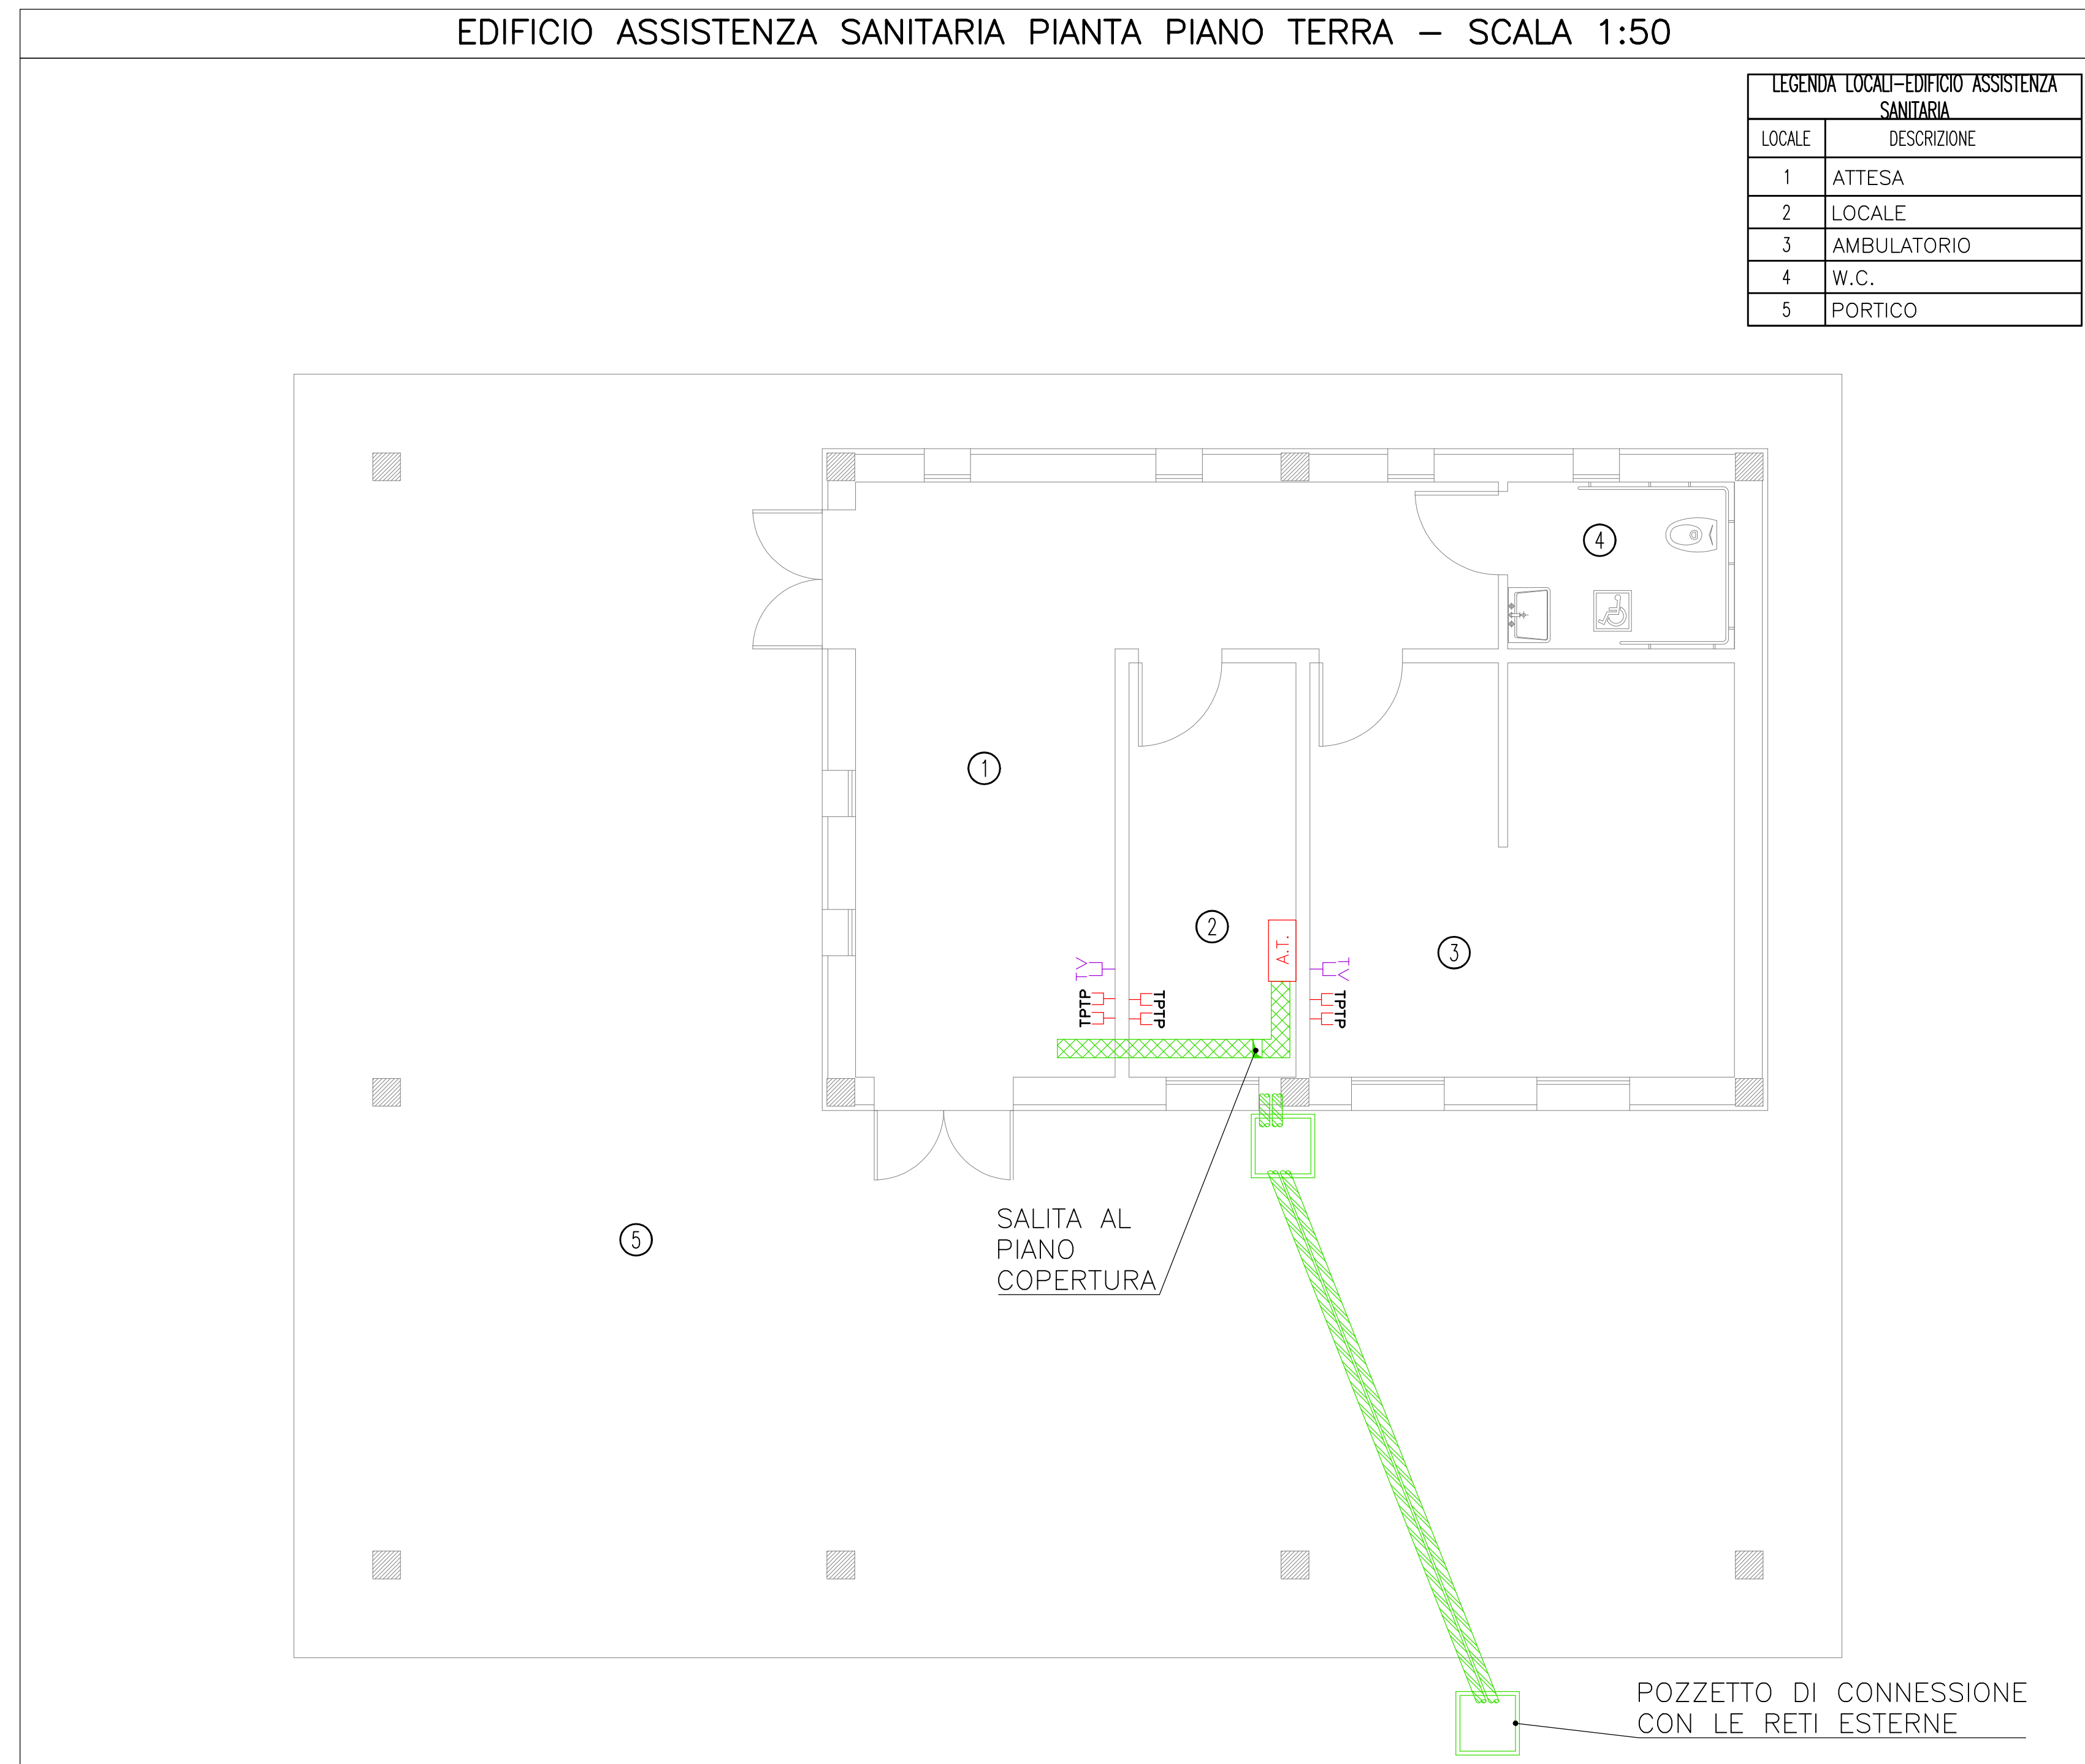

EDIFICIO ASSISTENZA SANITARIA PIANTA PIANO COPERTURA – SCALA 1:50

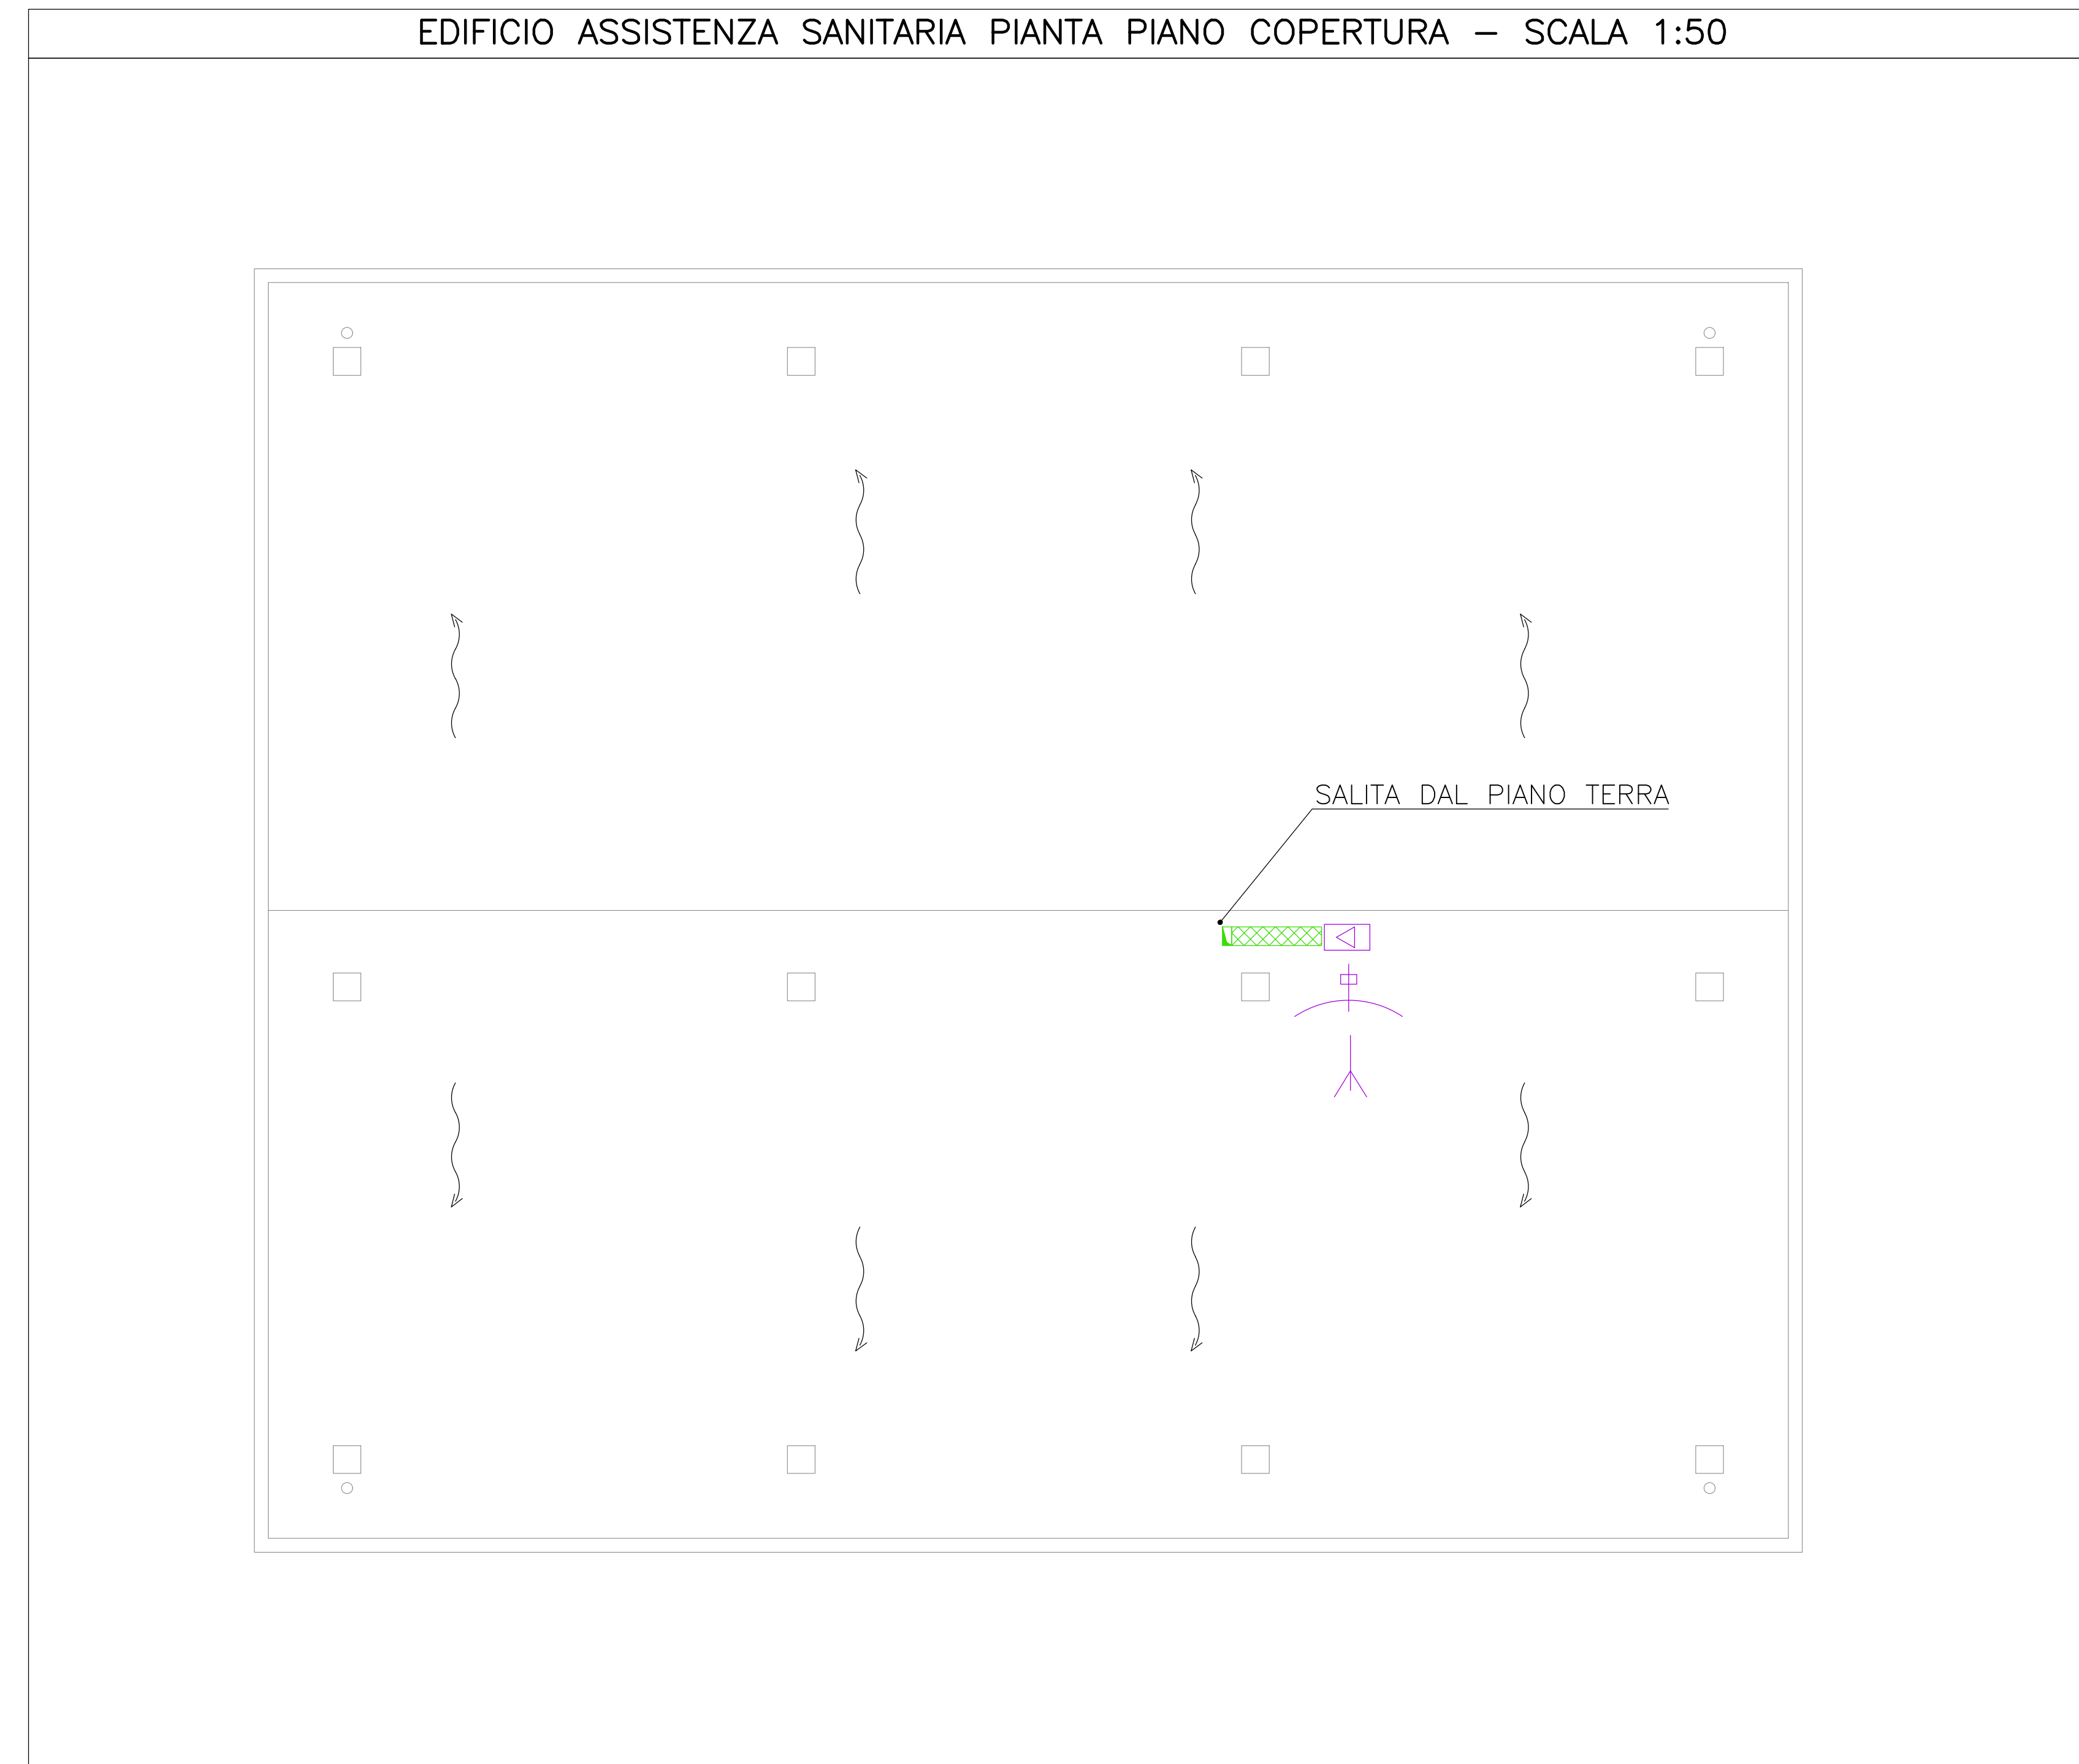


NOTE GENERALI

NOTA: La quota altimetrica relativa  $\pm 0.00$  corrisponde alla quota assoluta +71.17


LEGENDA SIMBOLI

SIMBOLO	DESCRIZIONE
	PRESA FONIA-DATI RJ45 IP55
	PRESA FONIA-DATI RJ45
	ANTENNA TV TERRESTRE
	ANTENNA TV SATELLITARE
	GRUPPO DI PRESE TV COSTITUITO DA UNA PRESA DI ANTENNA TV DI TIPO TERRESTRE ED UNA PRESA DI ANTENNA SATELLITARE
	ARMADIO FONIA-DATI PER CABLAGGIO STRUTTURATO
	CENTRALINO AMPLIFICATORE IMPIANTO TV
	PASSERELLA PERFORATA IN ACCIAIO ZINCATO DIMENSIONI 300x100 mm PER DISTRIBUZIONE IMPIANTI SPECIALI


PIANTA CHIAVE

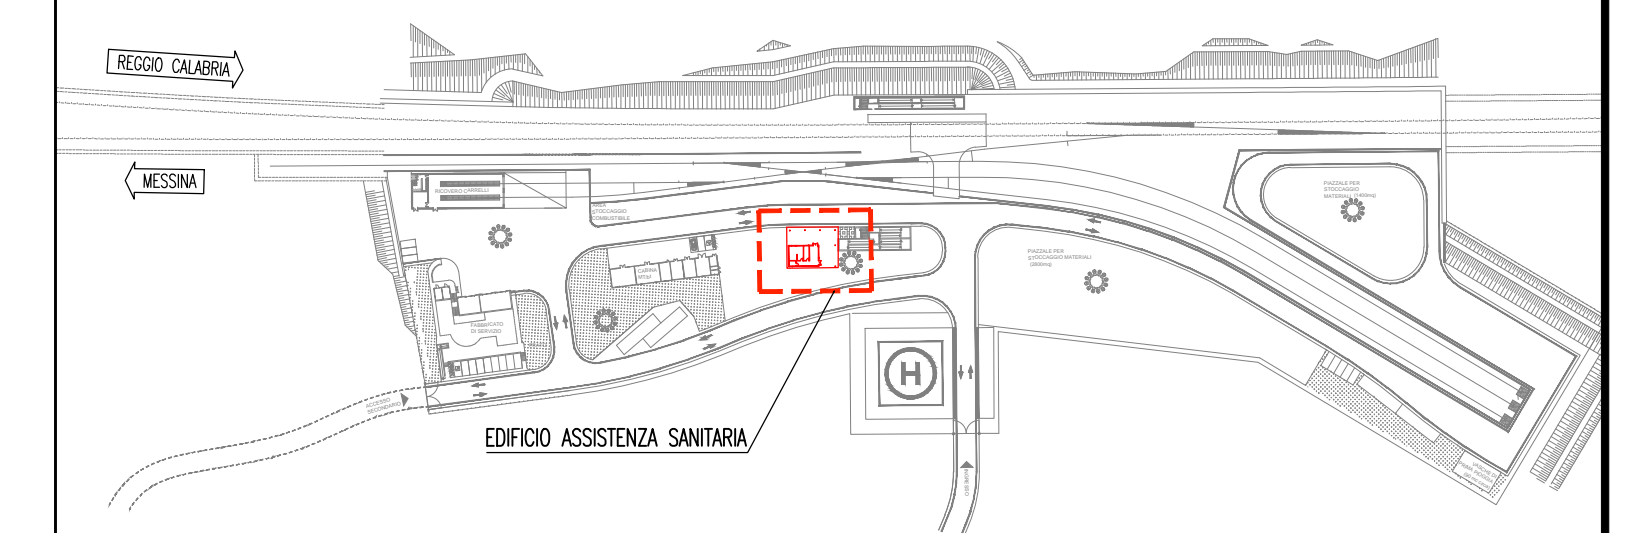

SCHEMA A BLOCCHI IMPIANTO TV

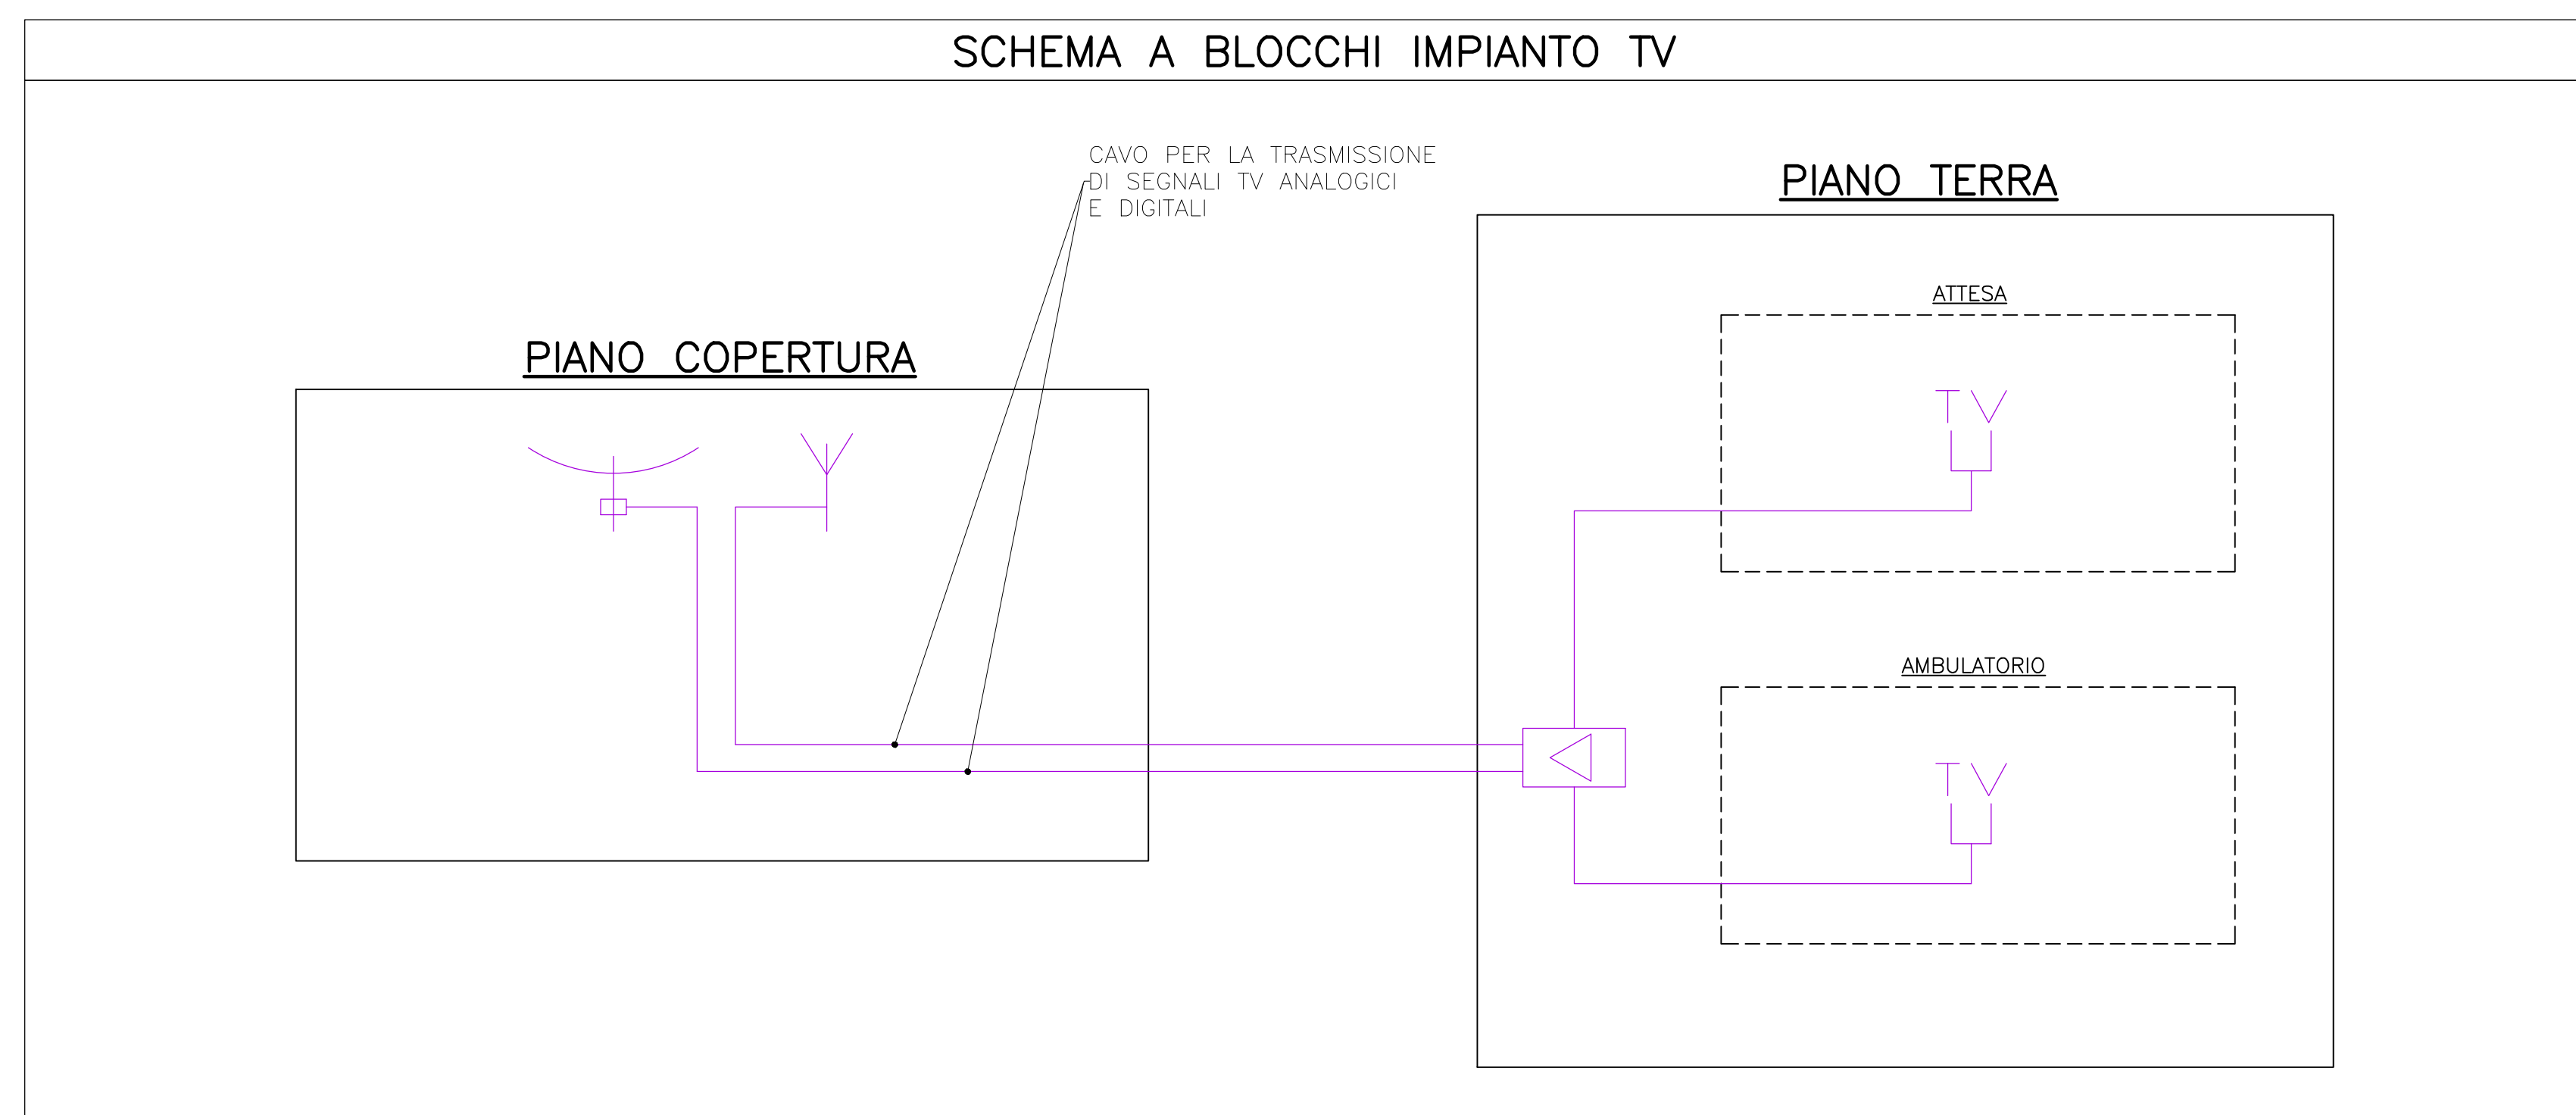

SCHEMA A BLOCCHI IMPIANTO FONIA-DATI

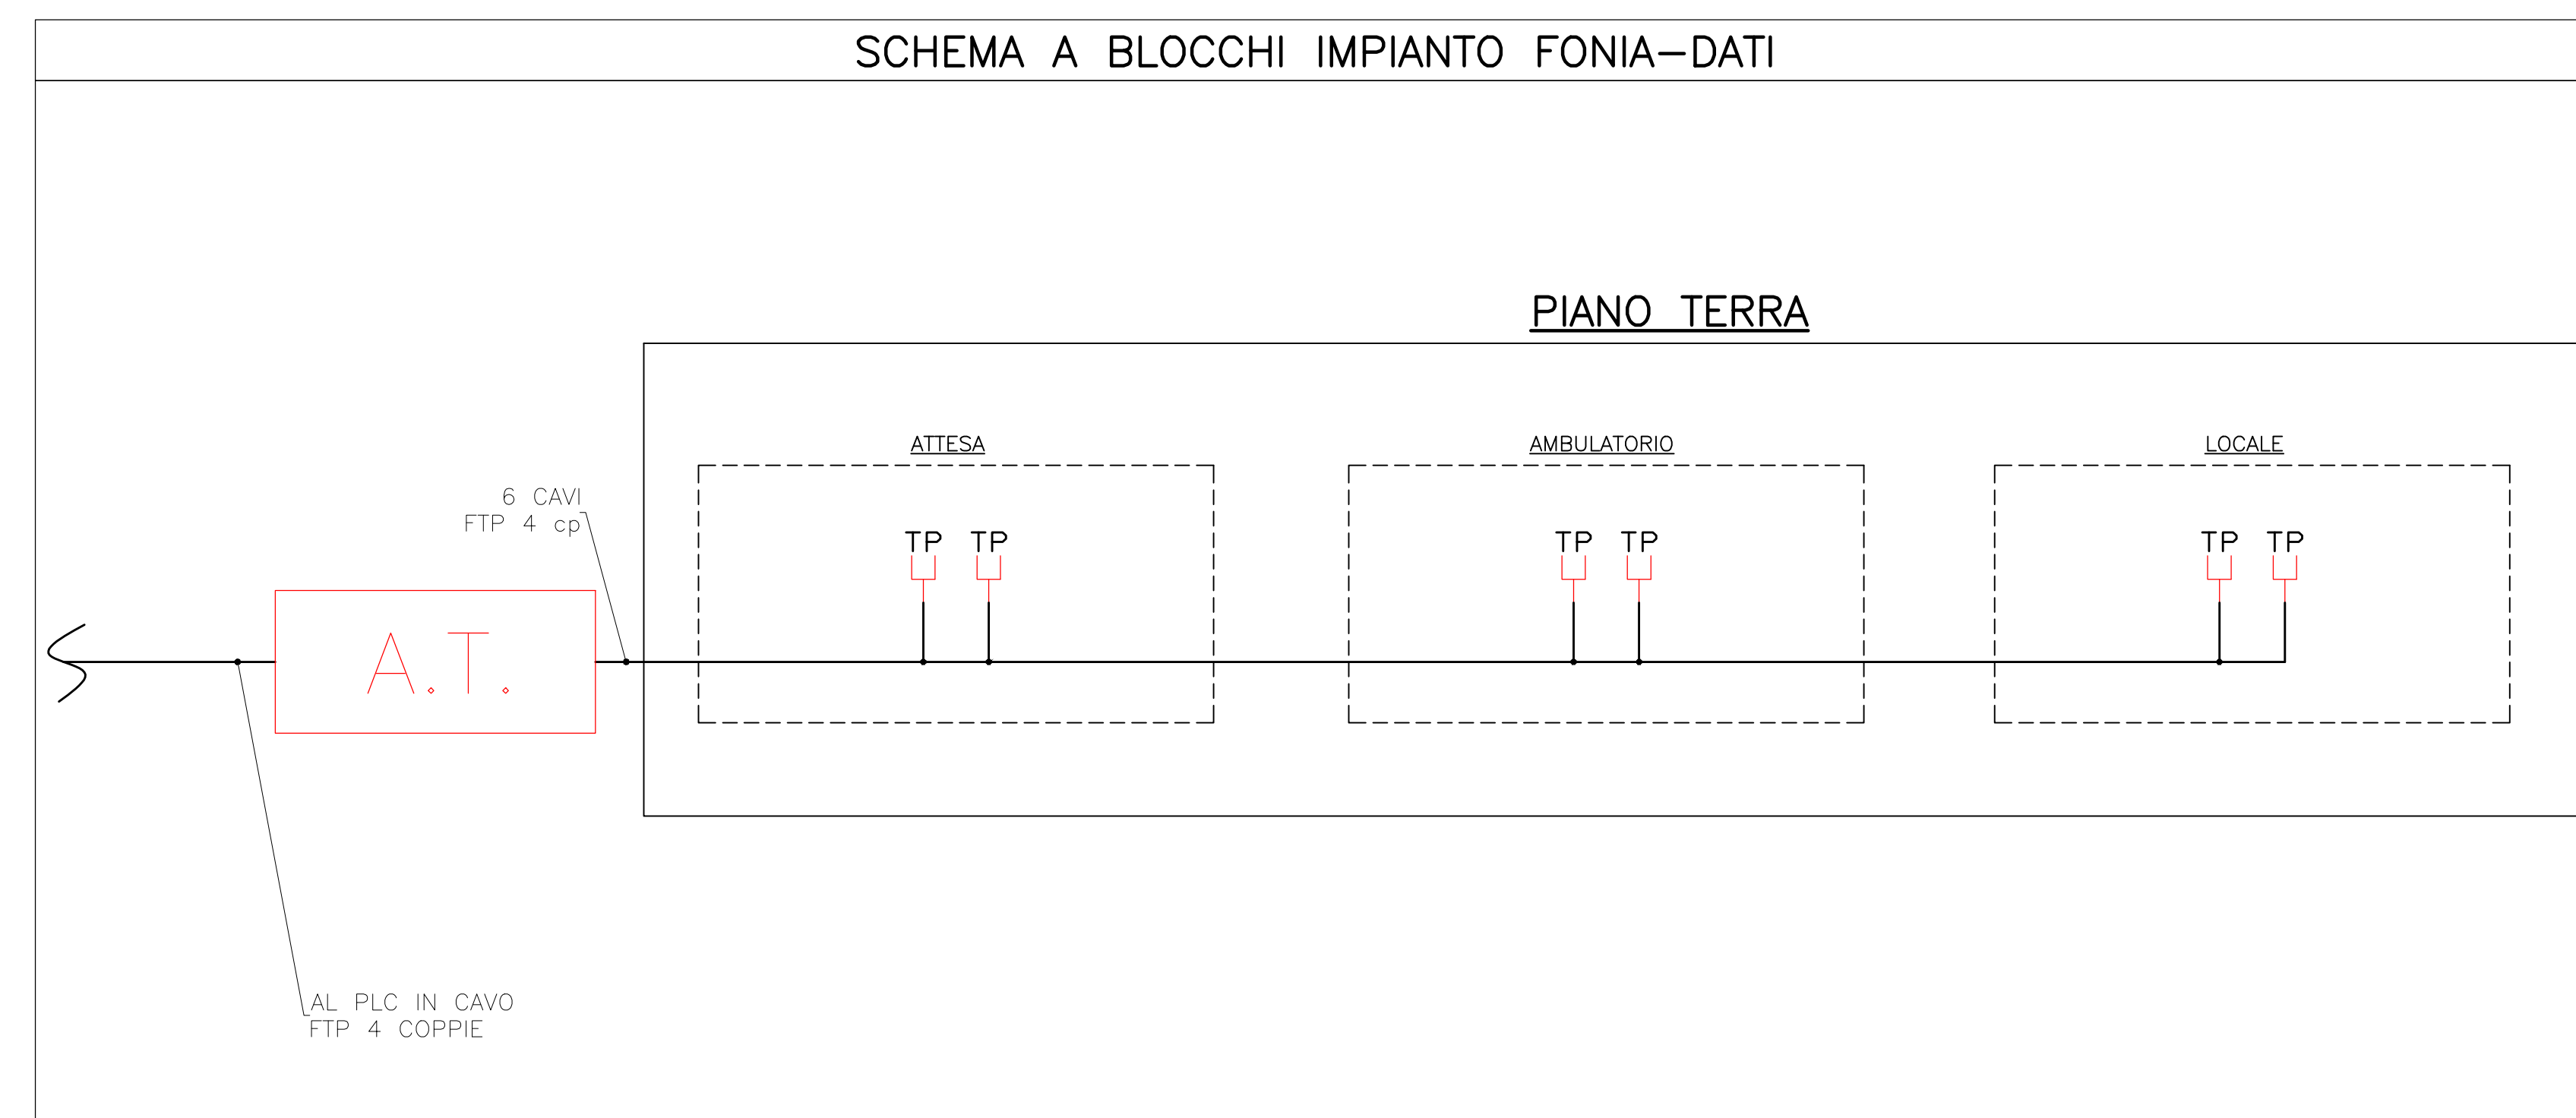

**Stretto di Messina**  
Concessionaria per la progettazione, realizzazione e gestione del collegamento stabile tra lo Stretto e il Cardinale  
 Organismo di Diritto pubblico  
 (Legge n° 1158 del 17 dicembre 1971, modificata dal D.Lgs. n° 114 del 24 aprile 2000)

**EUROLINK**

**PONTE SULLO STRETTO DI MESSINA**  
**PROGETTO DEFINITIVO**

**EUROLINK S.C.p.A.**  
 IMPREGILO S.p.A. (Mandataria)  
 SOCIETÀ ITALIANA PER CONDOTTE D'ACQUA S.p.A. (Mandatario)  
 COOPERATIVA MURATORI E CEMENTISTI - C.M.C. di Ravenna Soc. Coop. a.r.l. (Mandatario)  
 SACVY S.A.U. (Mandatario)  
 ISHIKAWAJIMA - HARIMA HEAVY INDUSTRIES CO. Ltd. (Mandatario)  
 A.C.I. S.C.P.A. - CONSORZIO STABILE (Mandatario)

IL PROGETTISTA Dott. Ing. I. Barilli Ordine Ingegneri V.C.O. n° 122	IL CONTRAENTE GENERALE Project Manager (Ing. P.P. Marcheselli)	STRETTO DI MESSINA Direttore Generale e RUP Validazione (Ing. G. Fimmgenti)	STRETTO DI MESSINA Amministratore Delegato (Dott. P. Gucci)
--	--	--	---

**COLLEGAMENTI SICILIA** **SFO376\_F0**  
 IMPIANTI TECNOLOGICI ELETTROFERROVIARI DI LINEA  
 ELEMENTI DI CARATTERE GENERALE  
 POSTO DI MANUTENZIONE-FABBRICATO DI SERVIZIO ED ASSISTENZA SANITARIA  
 PLANIMETRIA IMPIANTI DI COMUNICAZIONE-EDIFICIO ASSISTENZA SANITARIA

REV.	DATA	DESCRIZIONE	REDATTO	VERIFICATO	APPROVATO
FO	20/06/2011	EMISSIONE FINALE	D. RE	G. LUPI	I. BARILLI