


EDIFICIO ASSISTENZA SANITARIA PIANTA PIANO TERRA - SCALA 1:25

LEGENDA LOCALI-EDIFICIO ASSISTENZA SANITARIA	
LOCALE	DESCRIZIONE
1	ATTESA
2	LOCALE
3	AMBULATORIO
4	W.C.
5	PORTICO

CONDIZIONATORE MULTISPLIT COSTITUITO DA:
 2x Wp Qp ANTERNA SPLIT - P= 5,6 kW - Pt= 7,3 kW - Pel= 1,75 kW

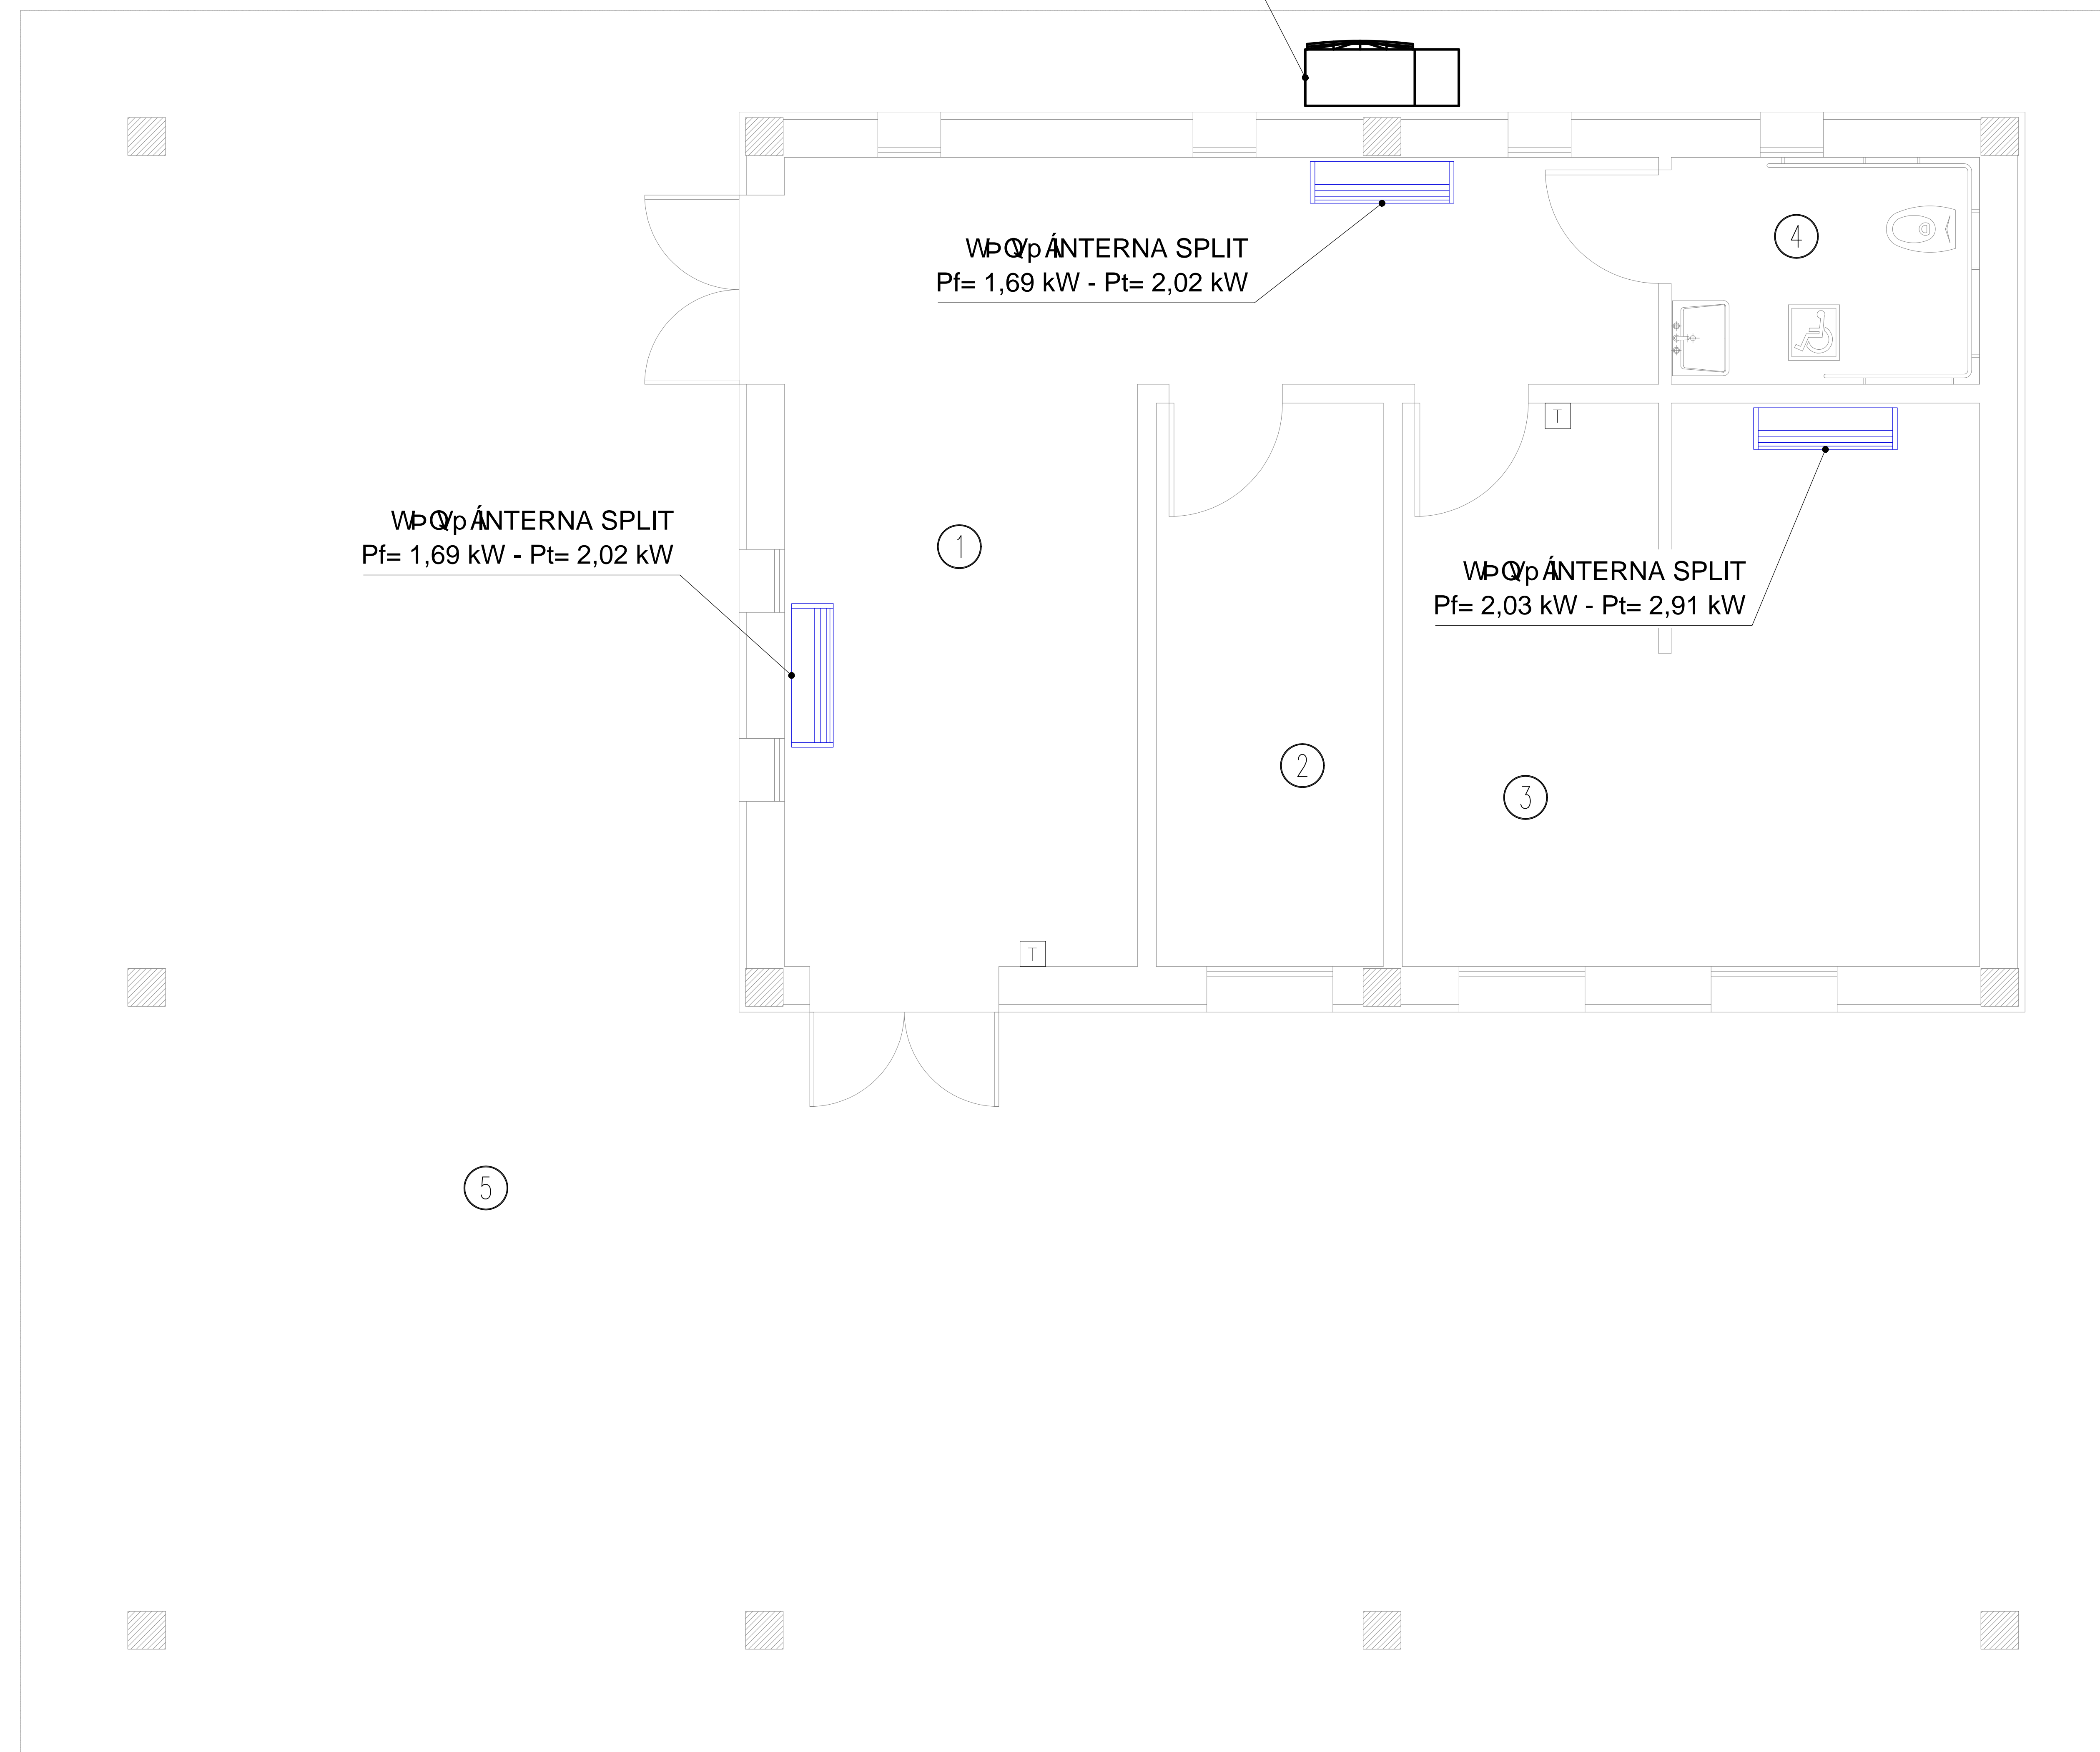

NOTE GENERALI


NOTA: La quota altimetrica relativa ±0.00 corrisponde alla quota assoluta +71.17

LEGENDA SIMBOLI

SIMBOLO	DESCRIZIONE
[Symbol]	PANNELLO DI CONTROLLO A PARETE CON TERMOSTATO AMBIENTE

NOTA: PER IL DETTAGLIO DELL'IMPIANTO DOMOTICO A SERVIZIO DELL'ASSISTENZA SANITARIA VEDERE ELABORATO: P-1A-D-S-FI-00-PM-00-00-01-A

PIANTA CHIAVE

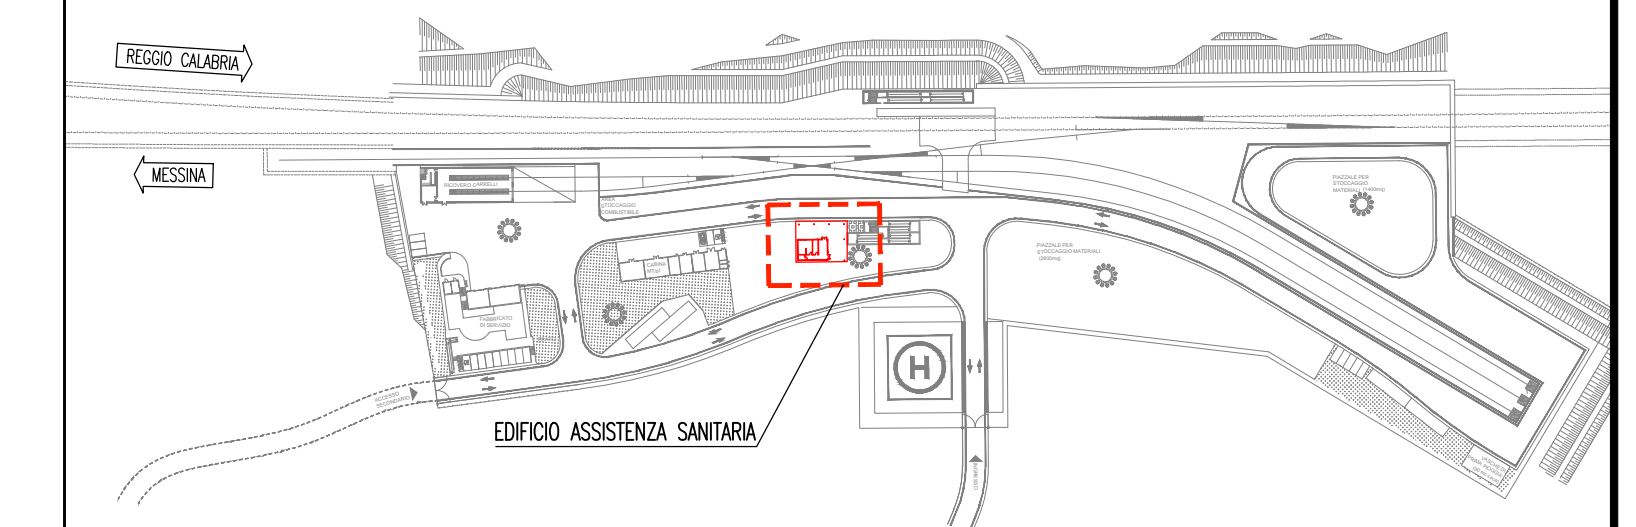

Stretto di Messina
 Concessionaria per la progettazione, realizzazione e gestione del collegamento stabile tra lo Stretto e il Cardinale
 Organismo di Diritto Pubblico
 (Legge n° 1158 del 17 dicembre 1971, modificata dal D.Lgs. n° 114 del 24 aprile 2003)

Eurolink

PONTE SULLO STRETTO DI MESSINA
 PROGETTO DEFINITIVO

EUROLINK S.C.p.A.
 IMPREGIO S.p.A. (Mandatataria)
 SOCIETA' ITALIANA PER CONDOTTE D'ACQUA S.p.A. (Mandatante)
 COOPERATIVA MURATORI E CEMENTISTI - C.M.C. di Ravenna Soc. Coop. a.r.l. (Mandatante)
 SACVYR S.A.U. (Mandatante)
 ISHIKAWAJIMA - HARIMA HEAVY INDUSTRIES CO. Ltd. (Mandatante)
 A.C.I. S.C.P.A. - CONSORZIO STABILE (Mandatante)

IL PROGETTISTA Dott. Ing. I. Barilli Ordine Ingegneri V.C.O. n° 122 SINA Dott. Ing. E. Paggi Ordine Ingegneri Milano n° 15408	IL CONTRAENTE GENERALE Project Manager (Ing. P.P. Marcheselli)	STRETTO DI MESSINA Direttore Generale e RUP Validazione (Ing. G. Timmenhelt)	STRETTO DI MESSINA Amministratore Delegato (Dott. P. Ciucci)
---	--	---	--

COLLEGAMENTI SICILIA SF0378_F0
 IMPIANTI TECNOLOGICI ELETTROFERROVIARI DI LINEA
 ELEMENTI DI CARATTERE GENERALE
 POSTO DI MANUTENZIONE-FABBRICATO DI SERVIZIO ED ASSISTENZA SANITARIA
 PLANIMETRIA IMPIANTI DI RISCALDAMENTO E CONDIZIONAMENTO-EDIFICIO ASSISTENZA SANITARIA

REV.	DATA	DESCRIZIONE	REDATTO	VERIFICATO	APPROVATO
FO	20/06/2011	EMISSIONE FINALE	D. RE	G. LUPI	I. BARILLI