


**NOTE GENERALI**

- NOTA 1: I LOCALI IS E CENTRALINE SONO DOTATI DI PAVIMENTO FLOTTANTE
- NOTA 2: PER GLI ASPETTI LEGATI ALLA CLIMATIZZAZIONE E ALLE CANALIZZAZIONI ESTERNE FARE RIFERIMENTO ALL'ELABORATO: CG0700P2LDSFIFMG000000002 - LAY-OUT LOCALI TECNOLOGICI IMPIANTI LFM

**LEGENDA**

- LOCALE CENTRALINE**
- ① ARMADIO CENTRALINA SAP N°3 (1000x1000)
  - ② QUADRI GESTORE SAP N°1 (1650x700)
  - ③ ALIMENTATORE SEZIONAMENTO TE N°1 (600x300)
  - ④ ARMADIO CC SAP N°1 (850x700)
  - ⑤ QUADRO COMMUTAZIONE SAP N°1 (850x700)
  - ⑥ ARMADIO RIFASAMENTO SAP N°1 (700x700)
  - ⑦ ARMADIO BATTERIA N°3 (650x700)
- SALA APPARATI IS**
- ① ARMADIO SCHEMI/MANUALI N°1 (1000x450)
  - ② POSTAZIONE OPERATORE DIAGNOSTICA E MANUTENZIONE N°1
  - ③ POSTAZIONE OPERATORE N°1
  - ④ ARMADIO P.F.ACCM N°12 (600x600)
  - ⑤ ARMADIO QUADRO DISTRIBUTORE SCALDINQUE DEVIATORI N°1 (600x800)
  - ⑥ ALIMENTATORI P.P. N°4 (800x800)
  - ⑦ ARMADIO OD SEGNALAMENTO N°1 (1000x650)
  - ⑧ ARMADIO SCMT N°2 (1000x400)
  - ⑨ ARM. TERMINAZIONI T.A. (600x350)
  - ⑩ ARMADIO RELE' VARI N°1 (1000x400)
  - ⑪ ALIMENTATORI P.P. N°2 (800x600)
  - ⑫ ARMADIO CHAVI DI RALLENTAMENTO N°2 (1000x400)
  - ⑬ ALIMENTATORI SCC N°1 (800x800)

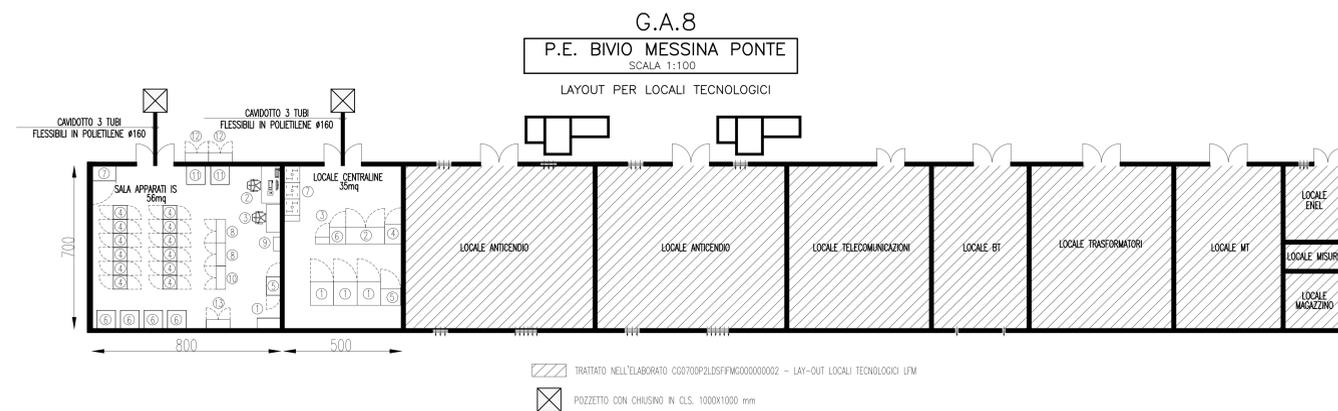

**Stretto di Messina**  
Concessionario per la progettazione, realizzazione e gestione del collegamento stabile tra lo Stretto e il Continente  
 Organismo di Diritto Pubblico  
 (Legge n° 1158 del 17 dicembre 1971, modificata dal D.Lgs. n° 114 del 24 aprile 2006)

**Eurolink**

**PONTE SULLO STRETTO DI MESSINA**

**PROGETTO DEFINITIVO**

**EUROLINK S.C.p.A.**  
 IMPREGILO S.p.A. (Mandatataria)  
 SOCIETA' ITALIANA PER CONDOTTE D'ACQUA S.p.A. (Mandatante)  
 COOPERATIVA MURATORI E CEMENTISTI - C.M.C. di Ravenna Soc. Coop. a.r.l. (Mandatante)  
 SACYR S.A.U. (Mandatante)  
 ISHIKAWAJIMA - HARIMA HEAVY INDUSTRIES CO. Ltd. (Mandatante)  
 A.C.I. S.C.P.A. - CONSORZIO STABILE (Mandatante)

<p><b>IL PROGETTISTA</b>                  Dott. Ing. I. Barilli                  Ordine Ingegneri V.C.O.                  n° 122</p> <p><b>SINA</b>                  Dott. Ing. E. Pagnoni                  Ordine Ingegneri Milano                  n° 15408</p>	<p><b>IL CONTRAENTE GENERALE</b>                  Project Manager                  (Ing. P.P. Marcheselli)</p>	<p><b>STRETTO DI MESSINA</b>                  Direttore Generale e                  RUP Validazione                  (Ing. G. Fimmemonti)</p>	<p><b>STRETTO DI MESSINA</b>                  Amministratore Delegato                  (Dott. P. Giucci)</p>
---	--	---	--

**COLLEGAMENTI SICILIA** **SF0414\_F0**

IMPIANTI TECNOLOGICI ELETTROFERROVIARI DI LINEA  
 IMPIANTO SEGNALAMENTO E SICUREZZA  
 GENERALE-POSTO PERIFERICO BIVIO MESSINA PONTE  
 PLANIMETRIA LOCALI FUNZIONALI (SALA APPARECCHIATURE)

CODICE: <b>CG0700P2LDSFIFMG000000002</b>					SCALA: 1:100
REV.	DATA	DESCRIZIONE	REDATTO	VERIFICATO	APPROVATO
FO	20/06/2011	EMISSIONE FINALE	D. RE	M. TACCA	I. BARILLI