



G.A.4  
STAZIONE PAPARDO  
SCALA 1:100

LAYOUT PER LOCALI TECNOLOGICI PIANTA PIANO BANCHINA

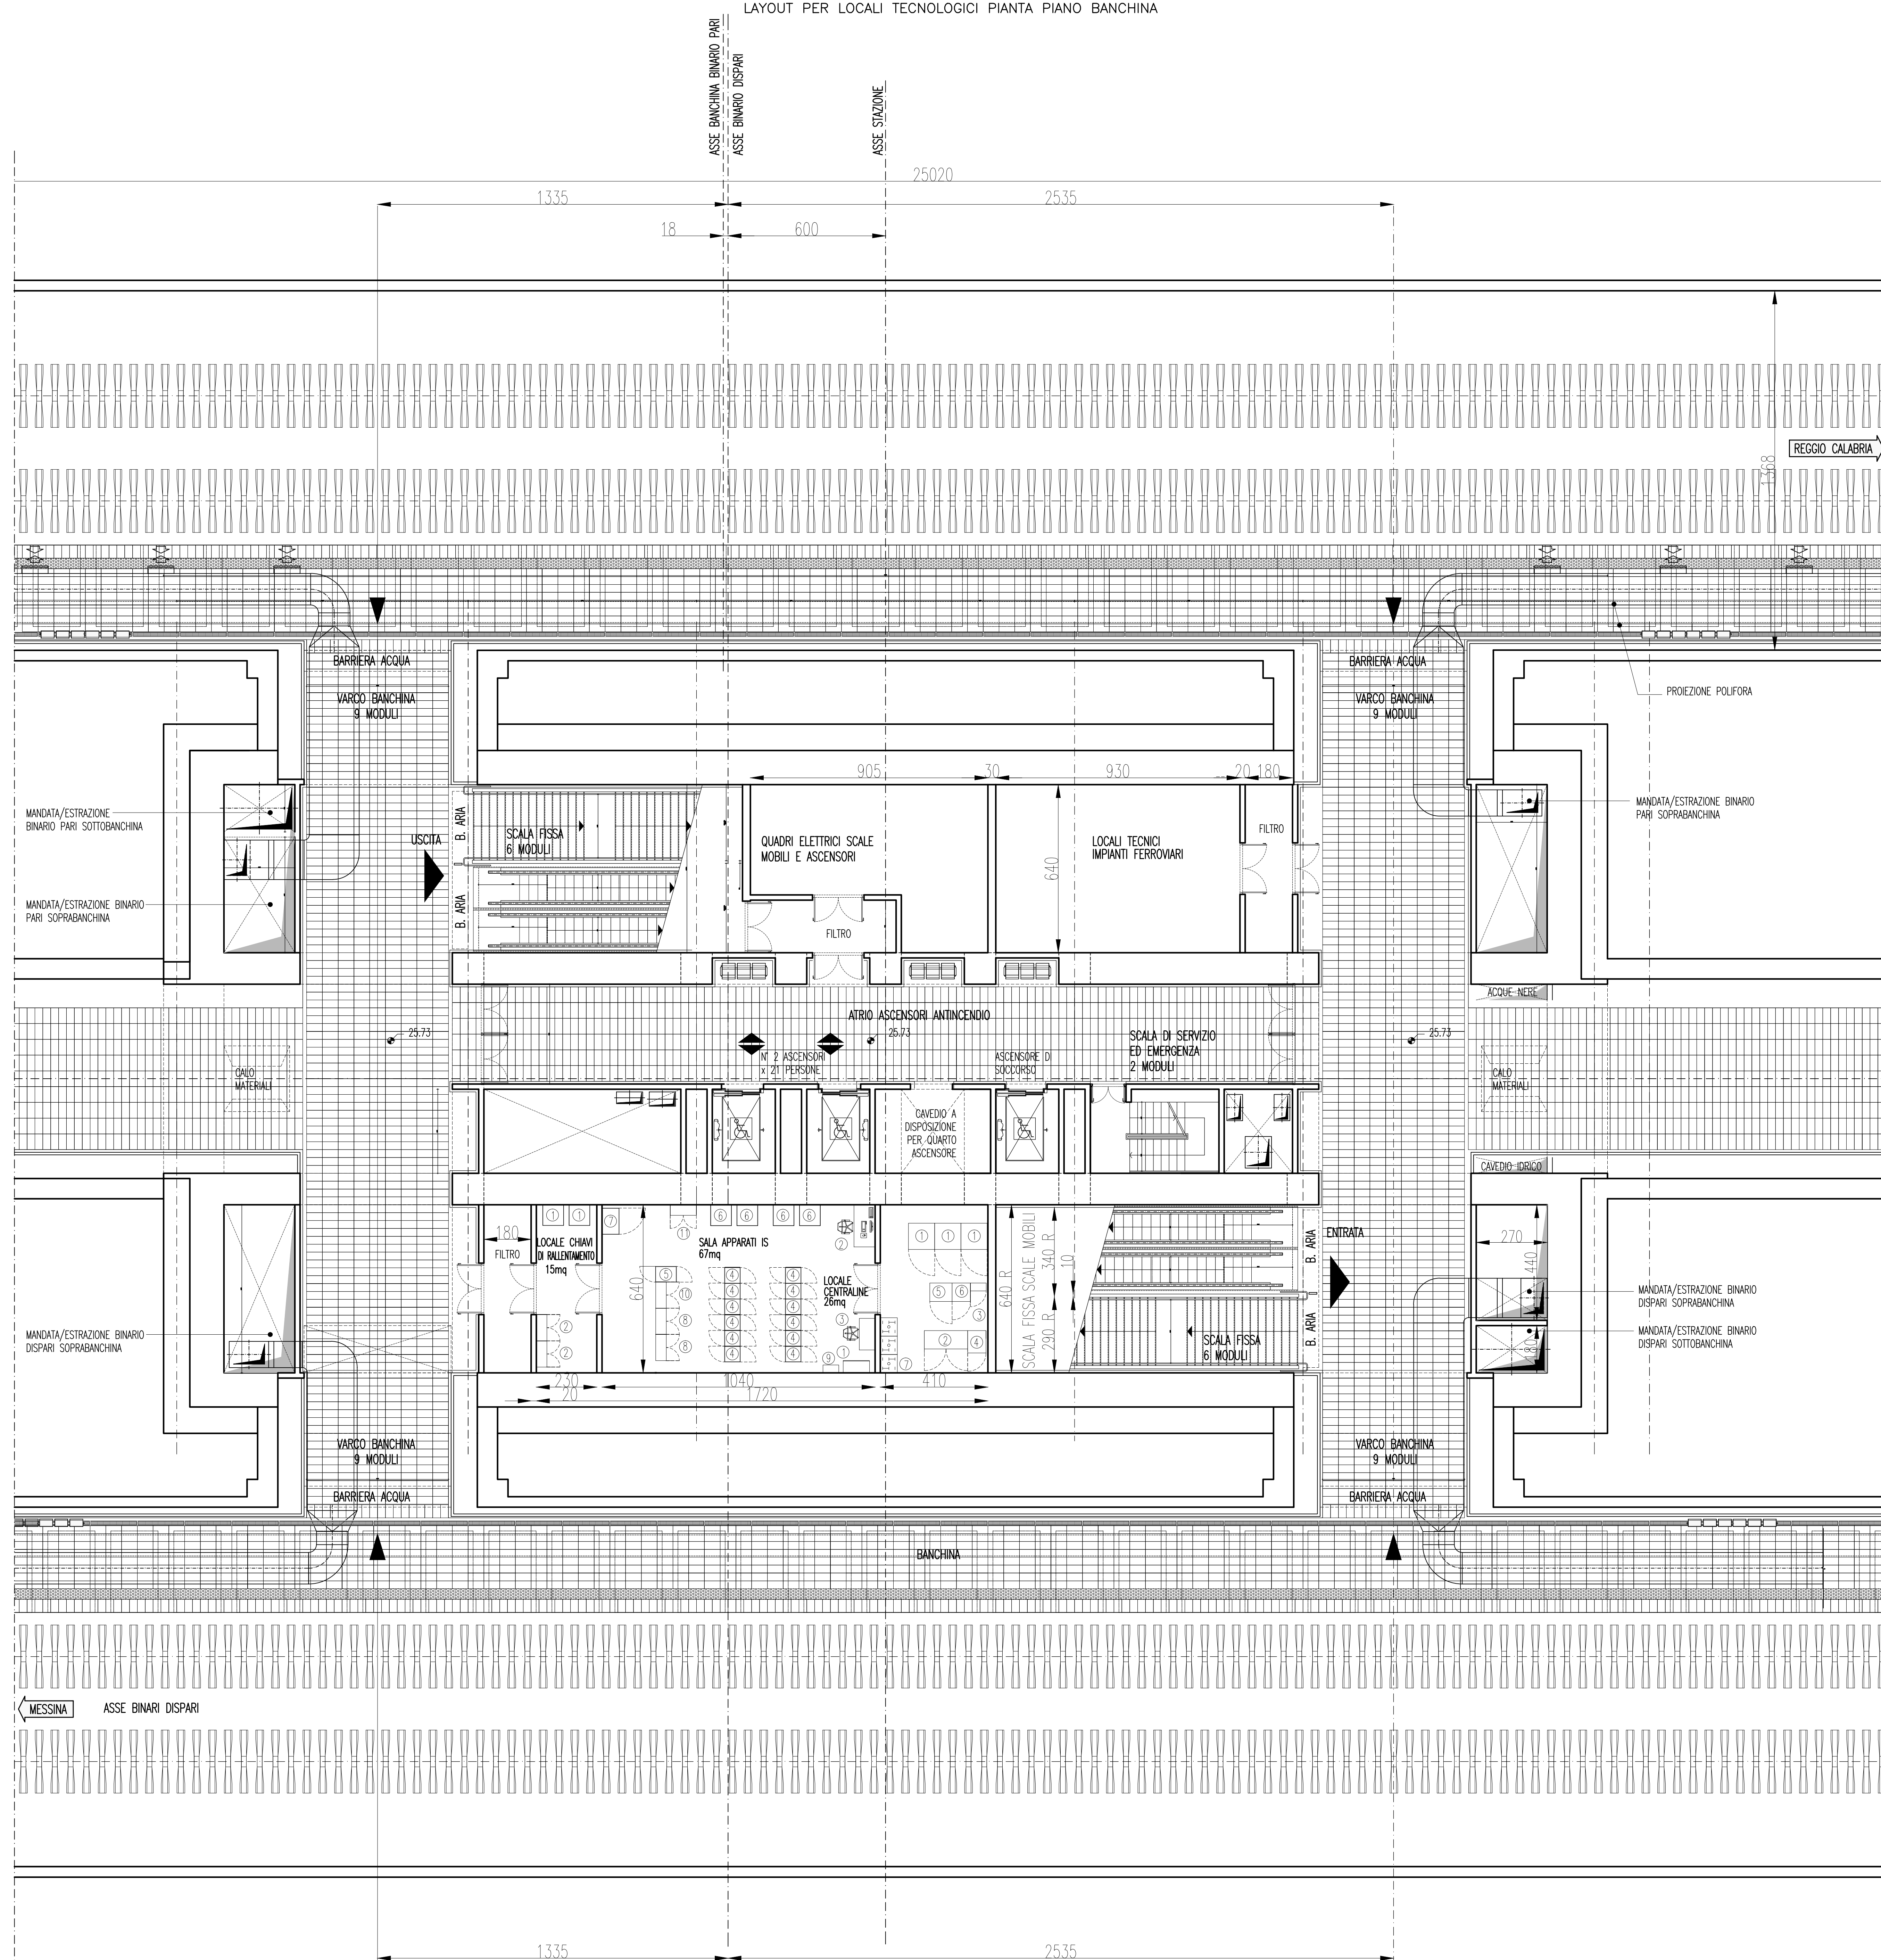


NOTE GENERALI

KEY PLAN

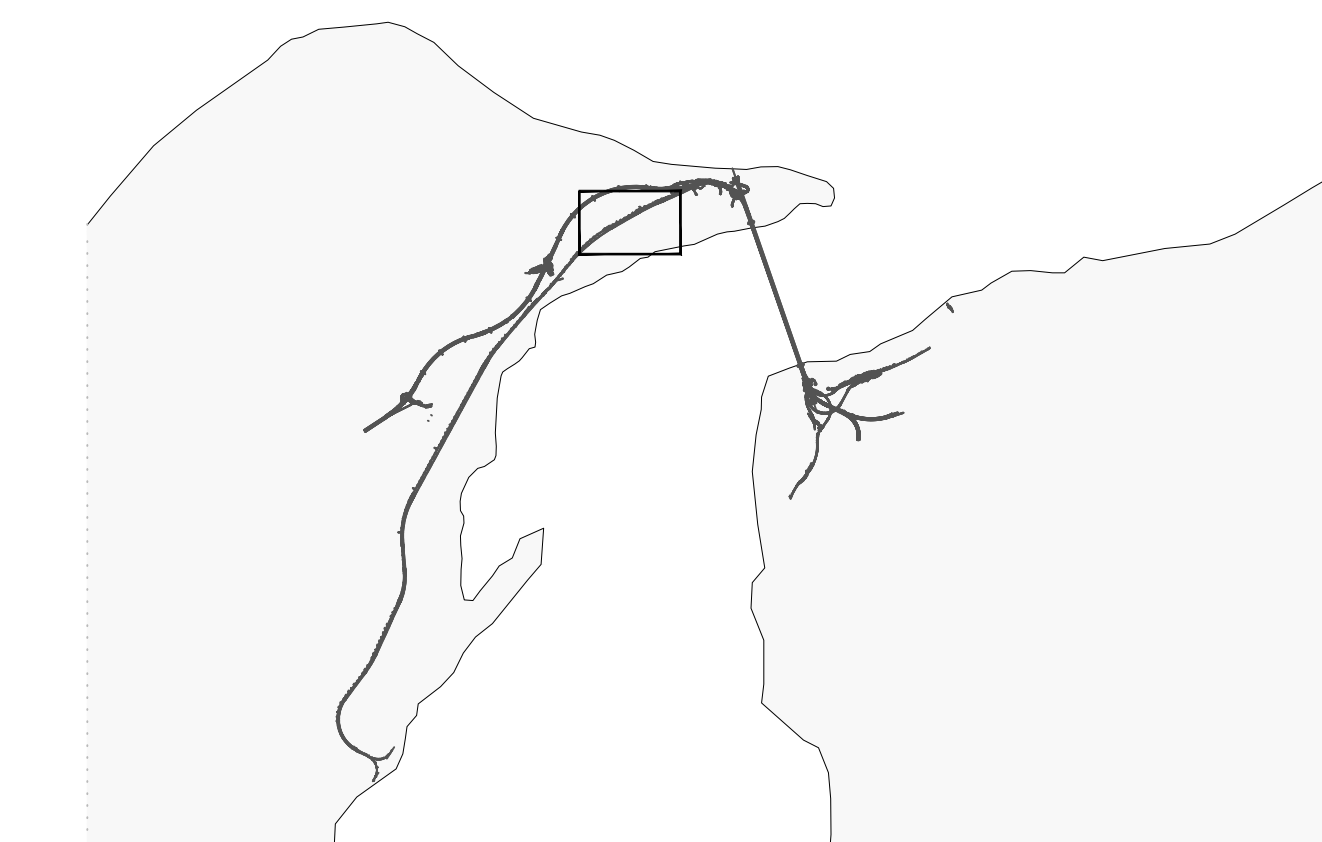

Quadro Schematico Riepilogativo

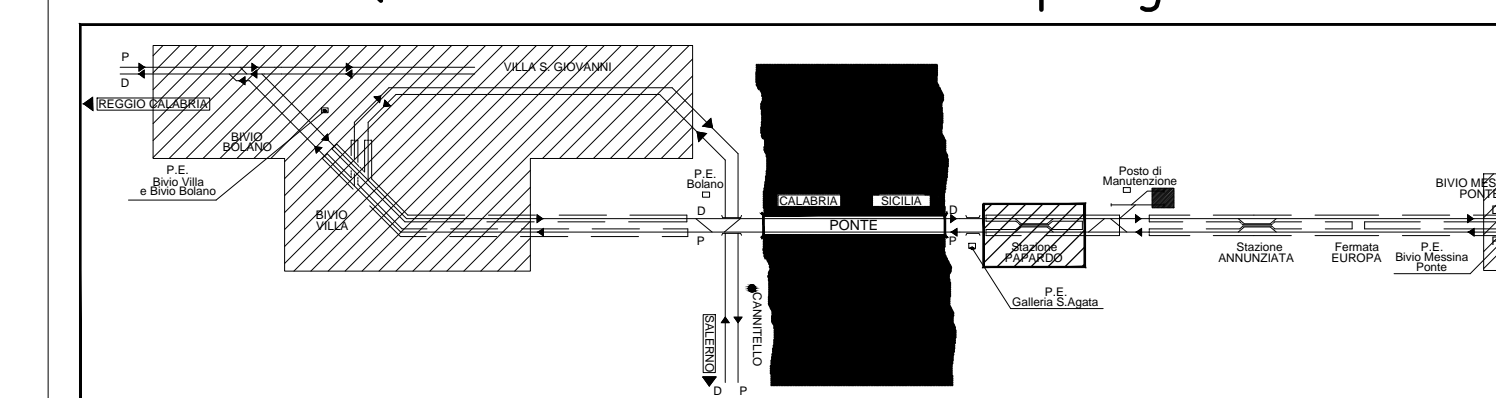

DOCUMENTO DI RIFERIMENTO PER PLANIMETRIA LOCALI STAZIONE:  
101020 Stazione Papardo-Schema dimensionale.dwg

NOTA 1: I LOCALI IS E CENTRALINE SONO DOTATI DI PAVIMENTO FLOTTANTE

NOTA 2: PER GLI ASPETTI LEGATI ALLA CLIMATIZZAZIONE E ALLE CANALIZZAZIONI ESTERNE FARE RIFERIMENTO AGLI ELABORATI: CG0700P1XDSIS1SG000000030 - IMPIANTO DI CLIMATIZZAZIONE; CG0700P2LDSIS1SG000000022/01/28 - PIANTA CON DISTRIBUZIONE DEI QUARI ELETTRICI E DELLE CANALIZZAZIONI TAVOLA 1/2/3 DI 3.

LEGENDA

SALA APPARATI IS

- ① ARMADIO SCHEMI/MANUALI N°1 (1000x450)
- ② POSTAZIONE OPERATORE DIAGNOSTICA E MANUTENZIONE N°1
- ③ POSTAZIONE OPERATORE N°1
- ④ ARMADIO P.P.ACCUM N°12 (600x800)
- ⑤ ARMADIO QUADRO DISTRIBUTORE SCALDIE DEVIATORI N°1 (600x800)
- ⑥ ALIMENTATORI P.P. N°4 (800x800)
- ⑦ ARMADIO OO SEGNALAMENTO N°1 (1000x650)
- ⑧ ARMADIO SCMT N°2 (1000x400)
- ⑨ ARM. TERMINAZ.CAVI F.O. (600x300)
- ⑩ ARMADIO RELE VARI N°1 (1000x400)
- ⑪ ARMADIO SCC N°1 (1000x400)

LOCALE CENTRALINE

- ① ARMADIO CENTRALINA SAP N°3 (1000x1000)
- ② QUADRI GESTORE SAP N°1 (1650x700)
- ③ ALIMENTATORE SEZIONAMENTO TE N°1 (600x300)
- ④ ARMADIO CC SAP N°1 (850x700)
- ⑤ QUADRO COMBUSTIONE SAP N°1 (850x700)
- ⑥ ARMADIO RIFASAMENTO SAP N°1 (700x700)
- ⑦ ARMADIO BATTERIA N°3 (650x700)

LOCALE CHIAVI DI RALLENTAMENTO

- ① ALIMENTATORI P.P. N°2 (800x800)
- ② ARMADIO CHIAVI DI RALLENTAMENTO N°2 (1000x400)

**Stretto di Messina**  
Concessionaria per la progettazione, realizzazione e gestione del collegamento stabile tra la Sicilia e il Continente  
 Organismo di diritto pubblico  
 Legge n° 1108 del 17 dicembre 1971, modificata dal D.Lgs. n° 114 del 24 aprile 2001

**PONTE SULLO STRETTO DI MESSINA**  
  
**PROGETTO DEFINITIVO**

**EUROLINK S.C.p.A.**  
 IMPREGILO S.p.A. (Mandataria)  
 SOCIETA' ITALIANA PER CONDOTTE D'ACQUA S.p.A. (Mandatario)  
 COOPERATIVA MURATORI E CEMENTISTI - C.M.C. di Ravenna Soc. Coop. a.r.l. (Mandatario)  
 SACYR S.A.U. (Mandatario)  
 ISHIKAWAJIMA - HARIMA HEAVY INDUSTRIES CO. Ltd. (Mandatario)  
 A.C.I. S.C.P.A. - CONSORZIO STABILE (Mandatario)

<b>IL PROGETTISTA</b> Dott. Ing. I. Borrelli Ordine Ingegneri V.C.D. n° 122	<b>IL CONTRAENTE GENERALE</b> Project Manager (Ing. P.F. Marcheselli)	<b>STRETTO DI MESSINA</b> (Direzione Generale e RUP) Valutazione (Ing. G. Fiammenghi)	<b>STRETTO DI MESSINA</b> Amministratore Delegato (Dott. P. Guiso)
--	---	--	--

**COLLEGAMENTI SICILIA** SF0435\_F0  
 IMPIANTI TECNOLOGICI ELETTROFERROVIARI DI LINEA  
 IMPIANTO SEGNALAMENTO E SICUREZZA  
 GENERALE - POSTO PERIFERICO STAZIONE PAPARDO  
 PLANIMETRIA LOCALI FUNZIONALI (SALA APPARECCHIATURE)

REV.	DATA	DESCRIZIONE	REDATTO	VERIFICATO	APPROVATO
FO	20/06/2011	EMISSIONE FINALE	DIRE.	M.TACCA	L. BARILLI

Nome del file: SF0435\_F0.dwg