


NOTE GENERALI

- NOTA 1: I LOCALI IS E CENTRALINE SONO DOTATI DI PAVIMENTO FLOTTANTE
- NOTA 2: PER GLI ASPETTI LEGATI ALLA CLIMATIZZAZIONE E ALLE CANALIZZAZIONI ESTERNE FARE RIFERIMENTO AGLI ELABORATI: CG0700P2LDSFFMFM0000001 - LAY-OUT LOCALI TECNOLOGICI IMPIANTI LFM

LEGENDA

- LOCALE CENTRALINE**
- ① ARMADIO CENTRALINA SAP N°3 (1000x1000)
 - ② QUADRI GESTORE SAP N°1 (1650x700)
 - ③ ALIMENTATORE SEZIONAMENTO TE N°1 (600x300)
 - ④ ARMADIO CC SAP N°1 (850x700)
 - ⑤ QUADRO COMMUTAZIONE SAP N°1 (850x700)
 - ⑥ ARMADIO RIFASAMENTO SAP N°1 (700x700)
 - ⑦ ARMADI BATTERIA N°3 (650x700)
- SALA APPARATI IS**
- ① ARMADIO SCHEMI/MANUALI N°1 (1000x450)
 - ② POSTAZIONE OPERATORE DIAGNOSTICA E MANUTENZIONE N°1
 - ③ POSTAZIONE OPERATORE N°1
 - ④ ARMADIO P.P.ACCM N°12 (600x600)
 - ⑤ ARMADIO QUADRO DISTRIBUTORE SCALDIGLE DEVIATO N°1 (600x800)
 - ⑥ ALIMENTATORI P.P. N°4 (800x800)
 - ⑦ ARMADIO OD SEGNALAMENTO N°1 (1000x650)
 - ⑧ ARMADIO SCMT N°2 (1000x400)
 - ⑨ ARM. TERMINAZ. CAVI F.O. (600x300)
 - ⑩ ARMADIO RELE' VARI N°1 (1000x400)
 - ⑪ ALIMENTATORI P.P. N°2 (800x800)
 - ⑫ ARMADIO CHIAVI DI RALLENTAMENTO N°2 (1000x400)
 - ⑬ ALIMENTATORI SCC N°1 (800x800)

G.A.5
P.E. POSTO DI MANUTENZIONE
SCALA 1:100
LAYOUT PER LOCALI TECNOLOGICI

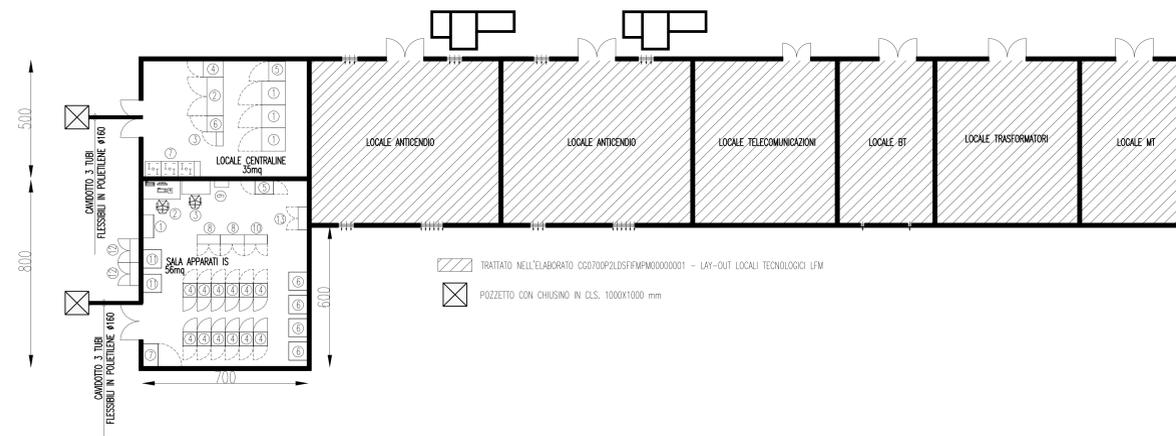

Stretto di Messina
Concessionaria per la progettazione, realizzazione e gestione del collegamento stabile tra lo Stretto e il Cardine
 Organismo di Diritto Pubblico
 Legge n° 1158 del 07 dicembre 1971, modificata dal D.Lgs. n° 114 del 24 aprile 2003

PONTE SULLO STRETTO DI MESSINA

PROGETTO DEFINITIVO

EUROLINK S.C.p.A.
 IMPREGILO S.p.A. (Mandatataria)
 SOCIETA' ITALIANA PER CONDOTTE D'ACQUA S.p.A. (Mandante)
 COOPERATIVA MURATORI E CEMENTISTI - C.M.C. di Ravenna Soc. Coop. a.r.l. (Mandante)
 SACYR S.A.U. (Mandante)
 ISHIKAWAJIMA - HARIMA HEAVY INDUSTRIES CO. Ltd. (Mandante)
 A.C.I. S.C.P.A. - CONSORZIO STABILE (Mandante)

IL PROGETTISTA Dott. Ing. I. Barilli Ordine Ingegneri V.C.O. n° 122 SINA Dott. Ing. E. Paggi Ordine Ingegneri Milano n° 15408	IL CONTRAENTE GENERALE Project Manager (Ing. P.P. Marcheselli)	STRETTO DI MESSINA Direttore Generale e RUP Validazione (Ing. G. Fimmemonti)	STRETTO DI MESSINA Amministratore Delegato (Dott. P. Gucci)
--	---	--	--

COLLEGAMENTI SICILIA **SF0449_F0**
 IMPIANTI TECNOLOGICI ELETTROFERROVIARI DI LINEA
 IMPIANTO SEGNALAMENTO E SICUREZZA
 GENERALE- POSTO MANUTENZIONE
 PLANIMETRIA LOCALI FUNZIONALI (SALA APPARECCHIATURE)

REV.	DATA	DESCRIZIONE	REDATTO	VERIFICATO	APPROVATO
FO	20/06/2011	EMISSIONE FINALE	D.RE	M.TACCA	I. BARILLI