


### LEGENDA COLORI

[Red]	IMPIANTO DI ILLUMINAZIONE/FORZA MOTTRICE (LFM)
[Orange]	IMPIANTO DI SUPERVISIONE (LFW)
[Yellow]	IMPIANTO TELEFONIA DI EMERGENZA E DIFFUSIONE SONORA (TEM_DS)
[Green]	IMPIANTO TVcc, ANTINTRUSIONE, CONTROLLO ACCESSI
[Cyan]	IMPIANTO RILEVAZIONE INCENDI
[Blue]	IMPIANTO RADIO GSM/UMTS
[Purple]	IMPIANTO ANTINCENDIO
[Pink]	IMPIANTO DI VENTILAZIONE
[Light Blue]	RETE DATI DI EMERGENZA

### LEGENDA SIMBOLI

[Line]	CAVO OTTICO PER RILEVAZIONE INCENDI
[Circle]	PUNTO SENSORE RILEVAZIONE FUMO
[Square]	CENTRALE RILEVAZIONE INCENDI DI TIPO COLLETTIVO A ZONE
[Square]	CENTRALE RILEVAZIONE INCENDI PER CAVO SENSORE OTTICO
[Square]	PUNTO ATTIVAZIONE/DISATTIVAZIONE ALLARME CON BADGE
[Square]	CENTRALE ANTINTRUSIONE E CONTROLLO ACCESSI
[Square]	RILEVATORE A DOPPIA TECNOLOGIA
[Square]	RILEVATORE STATO PORTA

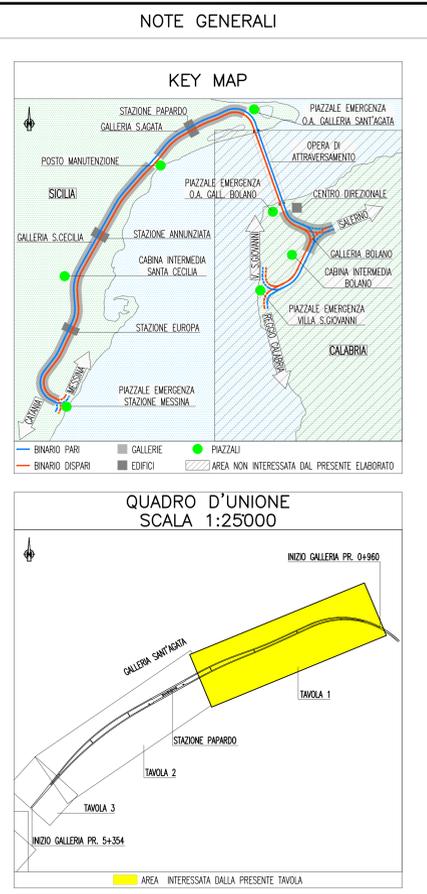

NOTE:  
 - ZONA EVIDENZIATA NELLA SEZIONE/TAVOLA SUCCESSIVA/PRECEDENTE

**Stretto di Messina**  
Concessionaria per la progettazione, realizzazione e gestione del collegamento stabile tra lo Stretto e il Cardinale  
 Organismo di Diritto pubblico  
 (Legge n° 1158 del 17 dicembre 1971, modificata dal D.Lgs. n° 114 del 24 aprile 2001)

---

**PONTE SULLO STRETTO DI MESSINA**

**PROGETTO DEFINITIVO**

---

**EUROLINK S.C.p.A.**  
IMPREGLO S.p.A. (Mandataria)  
 SOCIETA' ITALIANA PER CONDOTTE D'ACQUA S.p.A. (Mandante)  
 COOPERATIVA MURATORI E CEMENTISTI - C.M.C. di Ravenna Soc. Coop. a.r.l. (Mandante)  
 SACVYR S.A.U. (Mandante)  
 ISHIKAWAJIMA - HARIMA HEAVY INDUSTRIES CO. Ltd. (Mandante)  
 A.C.I. S.C.P.A. - CONSORZIO STABILE (Mandante)

---

<b>IL PROGETTISTA</b> Dott. Ing. L. Barilli Ordine Ingegneri V.C.O. n° 122 	<b>IL CONTRAENTE GENERALE</b> Project Manager (Ing. P.P. Marchesetti)	<b>STRETTO DI MESSINA</b> Direzione Generale e RUP Validazione (Ing. G. Timmenhelli)	<b>STRETTO DI MESSINA</b> Amministratore Delegato (Dott. P. Gucci)
---	---	---	--

---

**COLLEGAMENTI SICILIA** [SF0455\_Fd]  
**IMPIANTI TECNOLOGICI ELETTRIFERROVIARI DI LINEA**  
**IMPIANTI DI SECURITY**  
**GALLERIA NATURALE - SANT'AGATA**  
 PLANIMETRIA IMPIANTI DI SECURITY: RILEVAZIONE INCENDI, ANTINTRUSIONE,  
 CONTROLLO ACCESSI E VIDEOSORVEGLIANZA - TAVOLA 1 DI 3

---

CODICE: [C][G][0][7][0][0][P][2][D][D][S][F][I][T][S][G][N][A][6][0][0][0][0][1][F][0] | SCALA: 1:1000

REV.	DATA	DESCRIZIONE	REDATTO	VERIFICATO	APPROVATO
FO	20/06/2011	EMISSIONE FINALE	D. RE	M. TACCA	L. BARILLI

NOME DEL FILE: SF0455\_F0.dwg