



**LEGENDA COLORI**

Red	IMPIANTO DI ILLUMINAZIONE/FORZA MOTRICE (LFM)
Orange	IMPIANTO DI SUPERVISIONE (LFM)
Yellow	IMPIANTO TELEFONIA DI EMERGENZA E DIFFUSIONE SONORA (TEM_DS)
Light Blue	IMPIANTO TVcc, ANTINTRUSIONE, CONTROLLO ACCESSI
Pink	IMPIANTO RILEVAZIONE INCENDI
Light Green	IMPIANTO RADIO GSM/UMTS
Light Purple	IMPIANTO ANTINCENDIO
Light Blue	IMPIANTO DI VENTILAZIONE
Light Green	RETE DATI DI EMERGENZA

**LEGENDA SIMBOLI**

Red line	CAVO OTTICO PER RILEVAZIONE INCENDI
Red circle	PUNTO SENSORE RILEVAZIONE FUMO
Red square	CENTRALE RILEVAZIONE INCENDI DI TIPO COLLETTIVO A ZONE
Red square with lines	CENTRALE RILEVAZIONE INCENDI PER CAVO SENSORE OTTICO
Red square with lines	PUNTO ATTIVAZIONE/DISATTIVAZIONE ALLARME CON BADGE
Red square with lines	CENTRALE ANTINTRUSIONE E CONTROLLO ACCESSI
Red square with lines	RILEVATORE A DOPPIA TECNOLOGIA
Red square with lines	RILEVATORE STATO PORTA

**NOTE GENERALI**

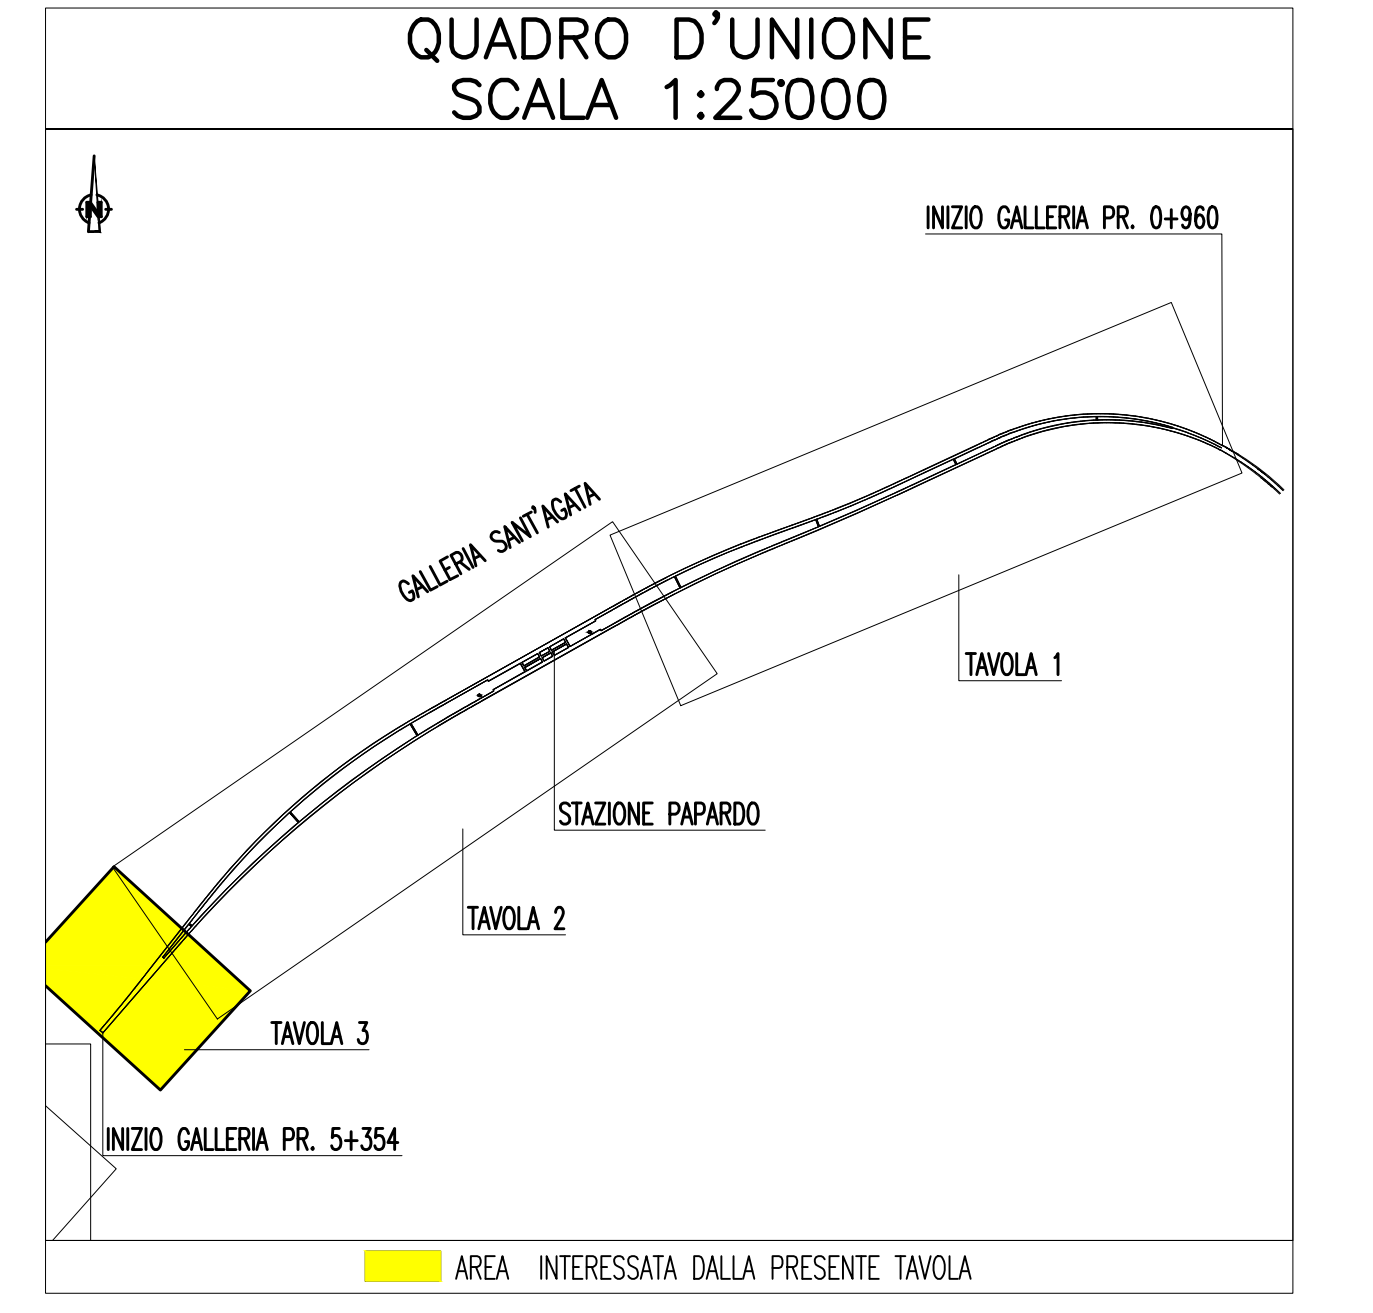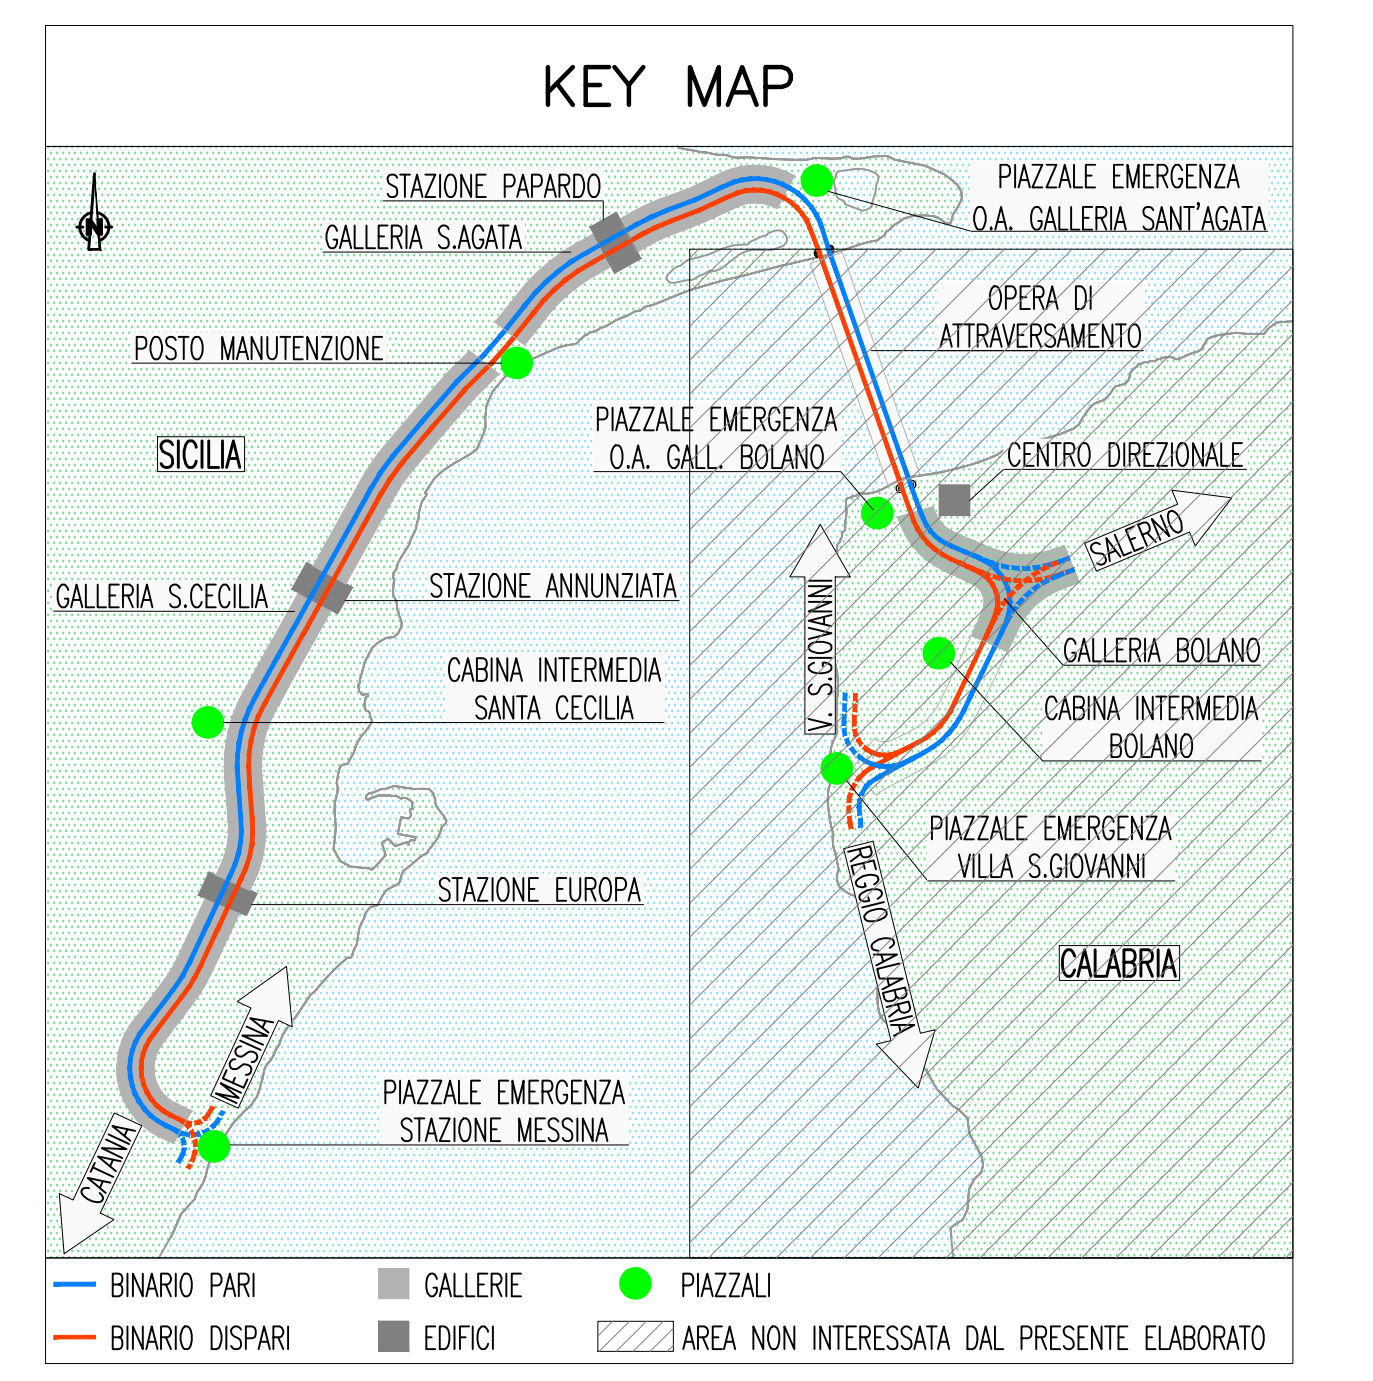

NOTE:  
 - ZONA EVIDENZIATA NELLA SEZIONE/TAVOLA SUCCESSIVA/PRECEDENTE

**Stretto di Messina**  
 Concessionaria per la progettazione, realizzazione e gestione del collegamento stabile tra lo Stretto e il Cardine  
 Organismo di Diritto Pubblico  
 (Legge n° 1158 del 17 dicembre 1971, modificata dal D.Lgs. n° 114 del 24 aprile 2001)

**Eurolink**

**PONTE SULLO STRETTO DI MESSINA**  
**PROGETTO DEFINITIVO**

**EUROLINK S.C.p.A.**  
 IMPREGIOLO S.p.A. (Mandatataria)  
 SOCIETA' ITALIANA PER CONDOTTE D'ACQUA S.p.A. (Mandante)  
 COOPERATIVA MURATORI E CEMENTISTI - C.M.C. di Ravenna Soc. Coop. a.r.l. (Mandante)  
 SACVYR S.A.U. (Mandante)  
 ISHIKAWAJIMA - HARIMA HEAVY INDUSTRIES CO. Ltd. (Mandante)  
 A.C.I. S.C.P.A. - CONSORZIO STABILE (Mandante)

IL PROGETTISTA Dott. Ing. I. Barilli Ordine Ingegneri V.C.O. n° 122 <b>SINA</b>	IL CONTRAENTE GENERALE Project Manager (Ing. P.P. Marchesetti)	STRETTO DI MESSINA Direttore Generale e RUP Validazione (Ing. G. Timmenhelt)	STRETTO DI MESSINA Amministratore Delegato (Dott. P. Gucci)
---	--	---	---

**COLLEGAMENTI SICILIA** **SF0457\_F0**  
 IMPIANTI TECNOLOGICI ELETTROFERROVIARI DI LINEA  
 IMPIANTI DI SECURITY  
 GALLERIA NATURALE - SANT'AGATA  
 PLANIMETRIA IMPIANTI DI SECURITY: RILEVAZIONE INCENDI, ANTINTRUSIONE,  
 CONTROLLO ACCESSI E VIDEOSORVEGLIANZA - TAVOLA 3 DI 3

REV.	DATA	DESCRIZIONE	REDAITO	VERIFICATO	APPROVATO
FO	20/06/2011	EMISSIONE FINALE	D. RE	M. TACCA	I. BARILLI

CODICE: **C G O 7 0 0 P 2 0 D S F I T I S G N A 6 0 0 0 0 4 F 0** | SCALA: 1:1000  
 NOME DEL FILE: SF0457\_F0.dwg