

LEGENDA COLORI

Red	IMPIANTO DI ILLUMINAZIONE/FORZA MOTTRICE (LFM)
Orange	IMPIANTO DI SUPERVISIONE (LFM)
Yellow	IMPIANTO TELEFONIA DI EMERGENZA E DIFFUSIONE SONORA (TEM_DS)
Purple	IMPIANTI TVCC, ANTINTRUSIONE, CONTROLLO ACCESSI
Pink	IMPIANTO RIVELAZIONE INCENDI
Blue	IMPIANTO RADIO GSM/UMTS
Light Blue	IMPIANTO ANTINCENDIO
Green	IMPIANTO DI VENTILAZIONE
Light Green	RETE DATI DI EMERGENZA

LEGENDA RETI

Black dashed line	CAVO FIBRA OTTICA IMPIANTI RADIO GSM/UMTS
Grey dashed line	CAVO FIBRA OTTICA RETE DATI DI EMERGENZA

LEGENDA SIMBOLI



Blue square	APPARATI DI GESTIONE SEGNALI RADIO GSM
Orange circle	COLONNINO TELEFONICO TEM_DS
Blue square with 'E'	MUFFOLA PER GIUNZIONE CAVI FIBRE OTTICHE
Orange square	BOX PER DERIVAZIONE E GIUNZIONE FIBRE OTTICHE RETE DATI
Blue square	BOX PER DERIVAZIONE E GIUNZIONE FIBRE OTTICHE SISTEMI GSM

INDICATORE CAVI ELETTRICI

A	IMPIANTO
MT	MEDIA TENSIONE
BT(x)	BASSA TENSIONE (1) = 11000 V, (2) = 690 V, (3) 400/230 V;
PE	CONDUTTORE DI PROTEZIONE;
IE	ILLUMINAZIONE ESTERNA;
RD	RETE DATI;
CA	ANTINTRUSIONE/CONTROLLO ACCESSI; RI RIVELAZIONE INCENDI; TV TVCC;
RA	RADIO GSM;

B - TIPO CAVO
C - FORMAZIONE CAVO
D - ULTERIORI INFORMAZIONI

NOTE GENERALI

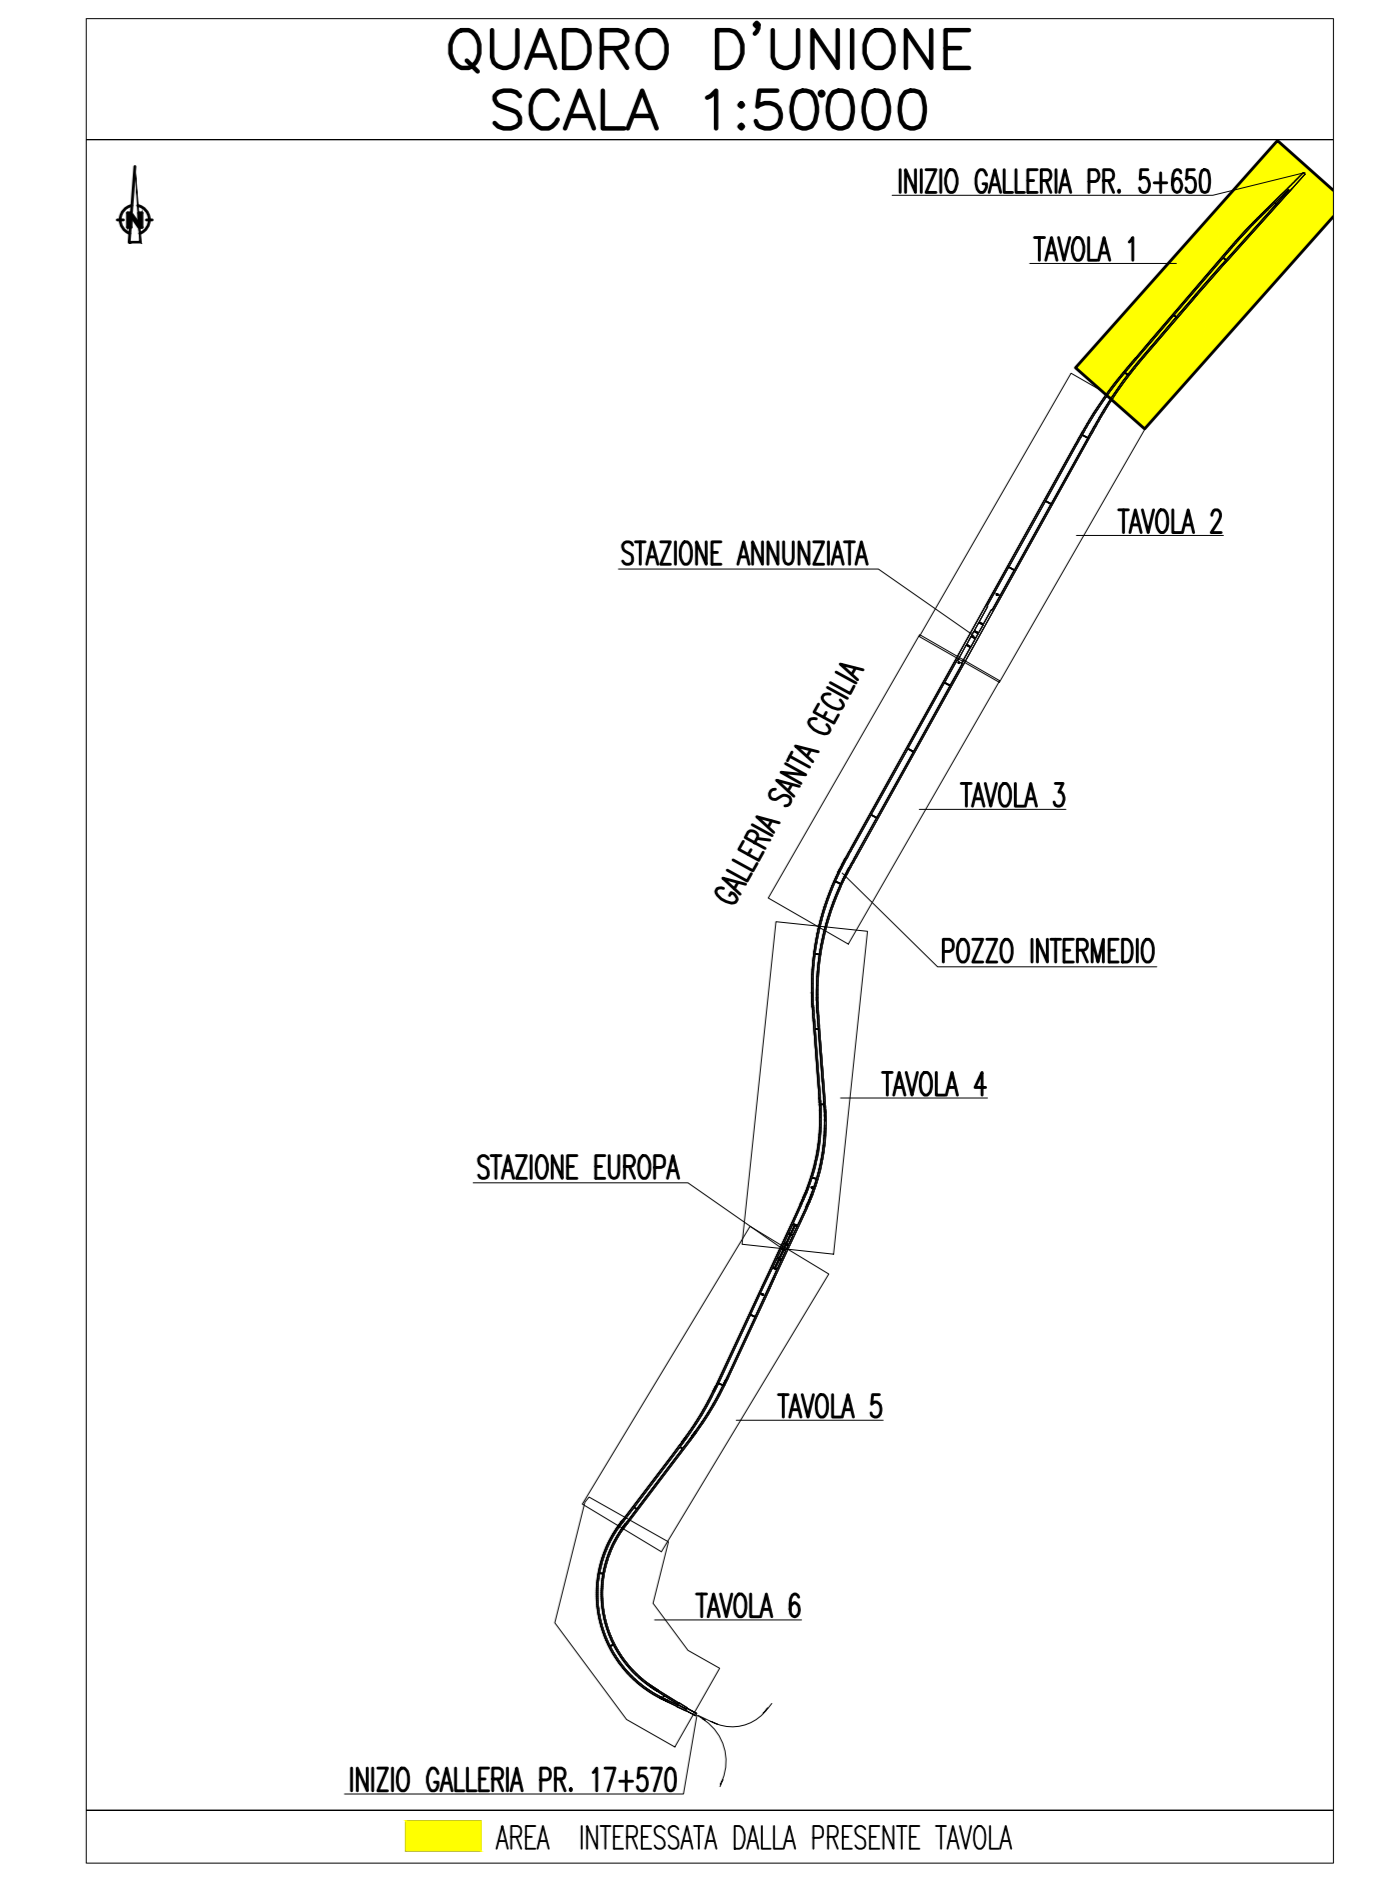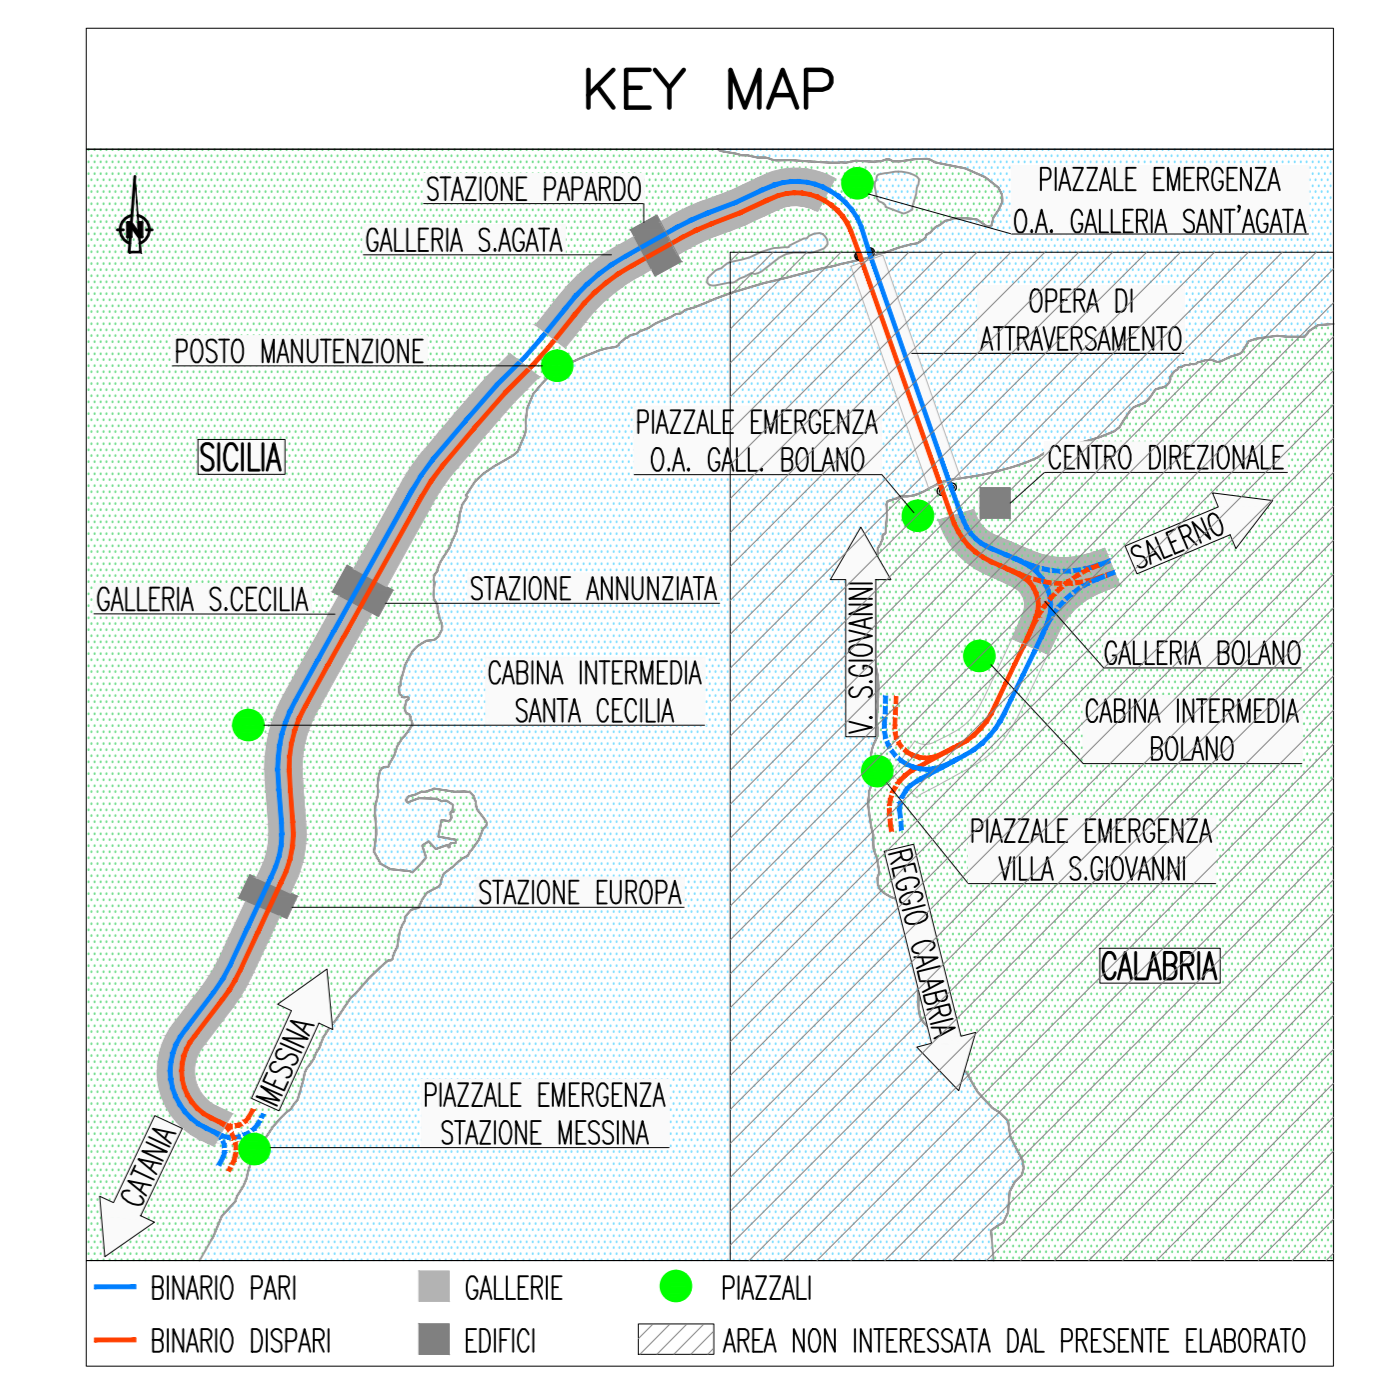

NOTE:
- ZONA EVIDENZIATA NELLA SEZIONE/TAVOLA SUCCESSIVA/PRECEDENTE

Stretto di Messina
 Concessionaria per la progettazione, redazione e gestione del collegamento stradale tra la Sicilia e il Continente
 Organismo di diritto pubblico
 (Legge n° 1158 del 17 dicembre 1957, modificata dal D.Lgs. n° 114 del 24 aprile 2003)

PONTE SULLO STRETTO DI MESSINA
 PROGETTO DEFINITIVO

EUROLINK S.p.A.
 IMPREGILO S.p.A. (Mandatario)
 SOCIETA' ITALIANA PER CONDOTTE D'ACQUA S.p.A. (Mandatante)
 COOPERATIVA NAUTICORI E CEMENTISTI - C.M.C. di Ravenna Soc. Coop. a.r.l. (Mandatante)
 SACYR S.A.U. (Mandatante)
 ISHIKAWAJIMA - HARIMA HEAVY INDUSTRIES CO. Ltd. (Mandatante)
 A.C.I. S.p.A. - CONSORZIO STABILE (Mandatante)

IL PROGETTISTA Dott. Ing. L. Barilli Ordine Ingegneri V.C.D. n° 122	IL CONTRAENTE GENERALE Project Manager (Ing. P.P. Marchese)	STRETTO DI MESSINA Direttore Generale RUP Valutazione (Ing. G. Fummenghi)	STRETTO DI MESSINA Amministratore Delegato (Dott. P. Giucci)
--	---	--	--

COLLEGAMENTI SICILIA SF0543_F0
 IMPIANTI TECNOLOGICI ELETTROFERRVIARI DI LINEA
 IMPIANTI TELEFONI E TELECOMUNICAZIONI
 GALLERIA NATURALE - SANTA CECILIA
 PIANO POSA CAVI IMPIANTI TT: RADIOPROPAGAZIONE GSM, RETE DATI DI EMERGENZA, TELEFONIA DI EMERGENZA - TAVOLA 1 DI 6

REV.	DATA	DESCRIZIONE	REDAITO	VERIFICATO	APPROVATO
F0	20/06/2011	EMISSIONE FINALE	D. RE	M. TACCA	L. BARILLI

CODICE: CIG 0700P3PDSIFITITGN9C00001FO
 SCALE: 1:1000
 NOME DEL FILE: SF0543_F0.dwg