

### LEGENDA COLORI

[Red]	IMPIANTO DI ILLUMINAZIONE/FORZA MOTRICE (LFM)
[Orange]	IMPIANTO DI SUPERVISIONE (LFM)
[Yellow]	IMPIANTO TELEFONIA DI EMERGENZA E DIFFUSIONE SONORA (TEM_DS)
[Green]	IMPIANTI TVCC, ANTINTRUSIONE, CONTROLLO ACCESSI
[Cyan]	IMPIANTI RIVELAZIONE INCENDI
[Blue]	IMPIANTO RADIO GSM/UMTS
[Purple]	IMPIANTO ANTINCENDIO
[Pink]	IMPIANTO DI VENTILAZIONE
[Light Blue]	RETE DATI DI EMERGENZA

### LEGENDA DENOMINAZIONE APPARATI

SW	SWITCH PRINCIPALE
SWN	SWITCH DI NODO
SWB	SWITCH DI BIVO
TEM_DS	COLONNINO TEM_DS



### LEGENDA POSIZIONE APPARATI

.../BOX	GALLERIA BOLANO X=1(RAMI 1 E 2) - X=2(RAMI 3 E 4) - X=3(RAMI 5 E 6)
.../CB	CABINA INTERMEDIA GALLERIA BOLANO
.../CC	CABINA INTERMEDIA GALLERIA S.CECILIA
.../ME	PIAZZALE DI EMERGENZA STAZIONE DI MESSINA
.../OP	OPERA DI ATTRAVERSAMENTO
.../PB	PIAZZALE DI EMERGENZA GALL. BOLANO (VERSO OPERA DI ATTRAVERSAMENTO)
.../PE	PIAZZALE DI EMERGENZA GALL. SAGATA (VERSO OPERA DI ATTRAVERSAMENTO)
.../PM	POSTO DI MANUTENZIONE
.../PV	PIAZZALE DI EMERGENZA VILLA S.GIOVANNI
.../PX	POZZI X=1(PAPARDO) - X=2(ANNUNZIATA) - X=3(EUROPA)
.../SA	GALLERIA SANT'AGATA
.../SC	GALLERIA SANTA CECILIA
.../SX	STAZIONE X=1(PAPARDO) - X=2(ANNUNZIATA) - X=3(EUROPA)
.../D	BINARIO DISPARI
.../P	BINARIO PARI
.../1	NUMERAZIONE PROGRESSIVA

### LEGENDA SIMBOLI IMPIANTO RADIO

[Dashed line]	CAVO COASSIALE PER IMPIANTI RADIO
[Blue line]	CAVO RADIANTE FESSURATO 1"/8
[Blue box]	APPARATI DI GESTIONE SEGNALI RADIO GSM

## NOTE GENERALI

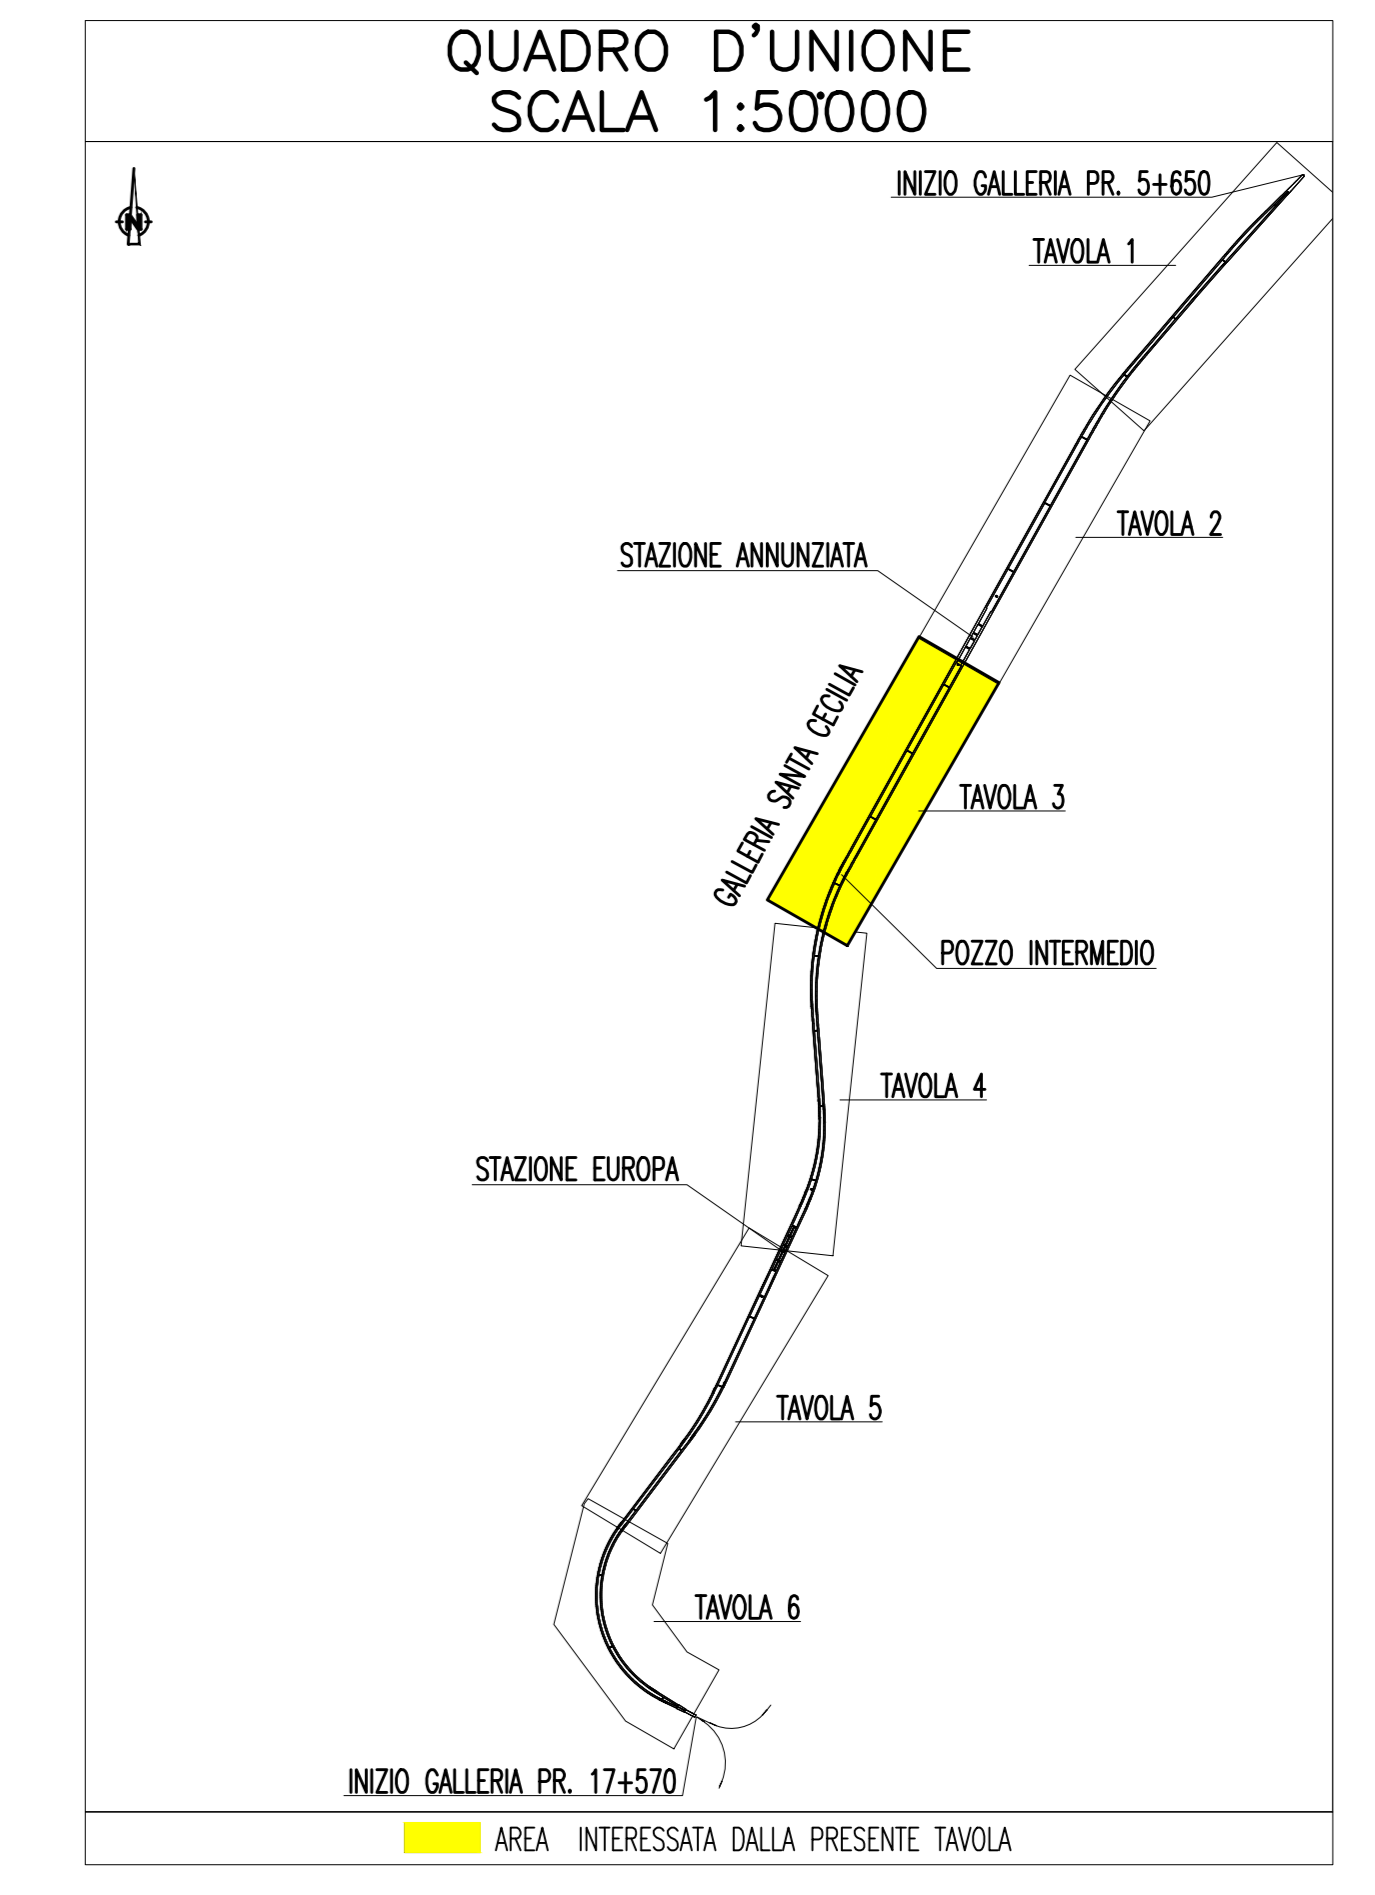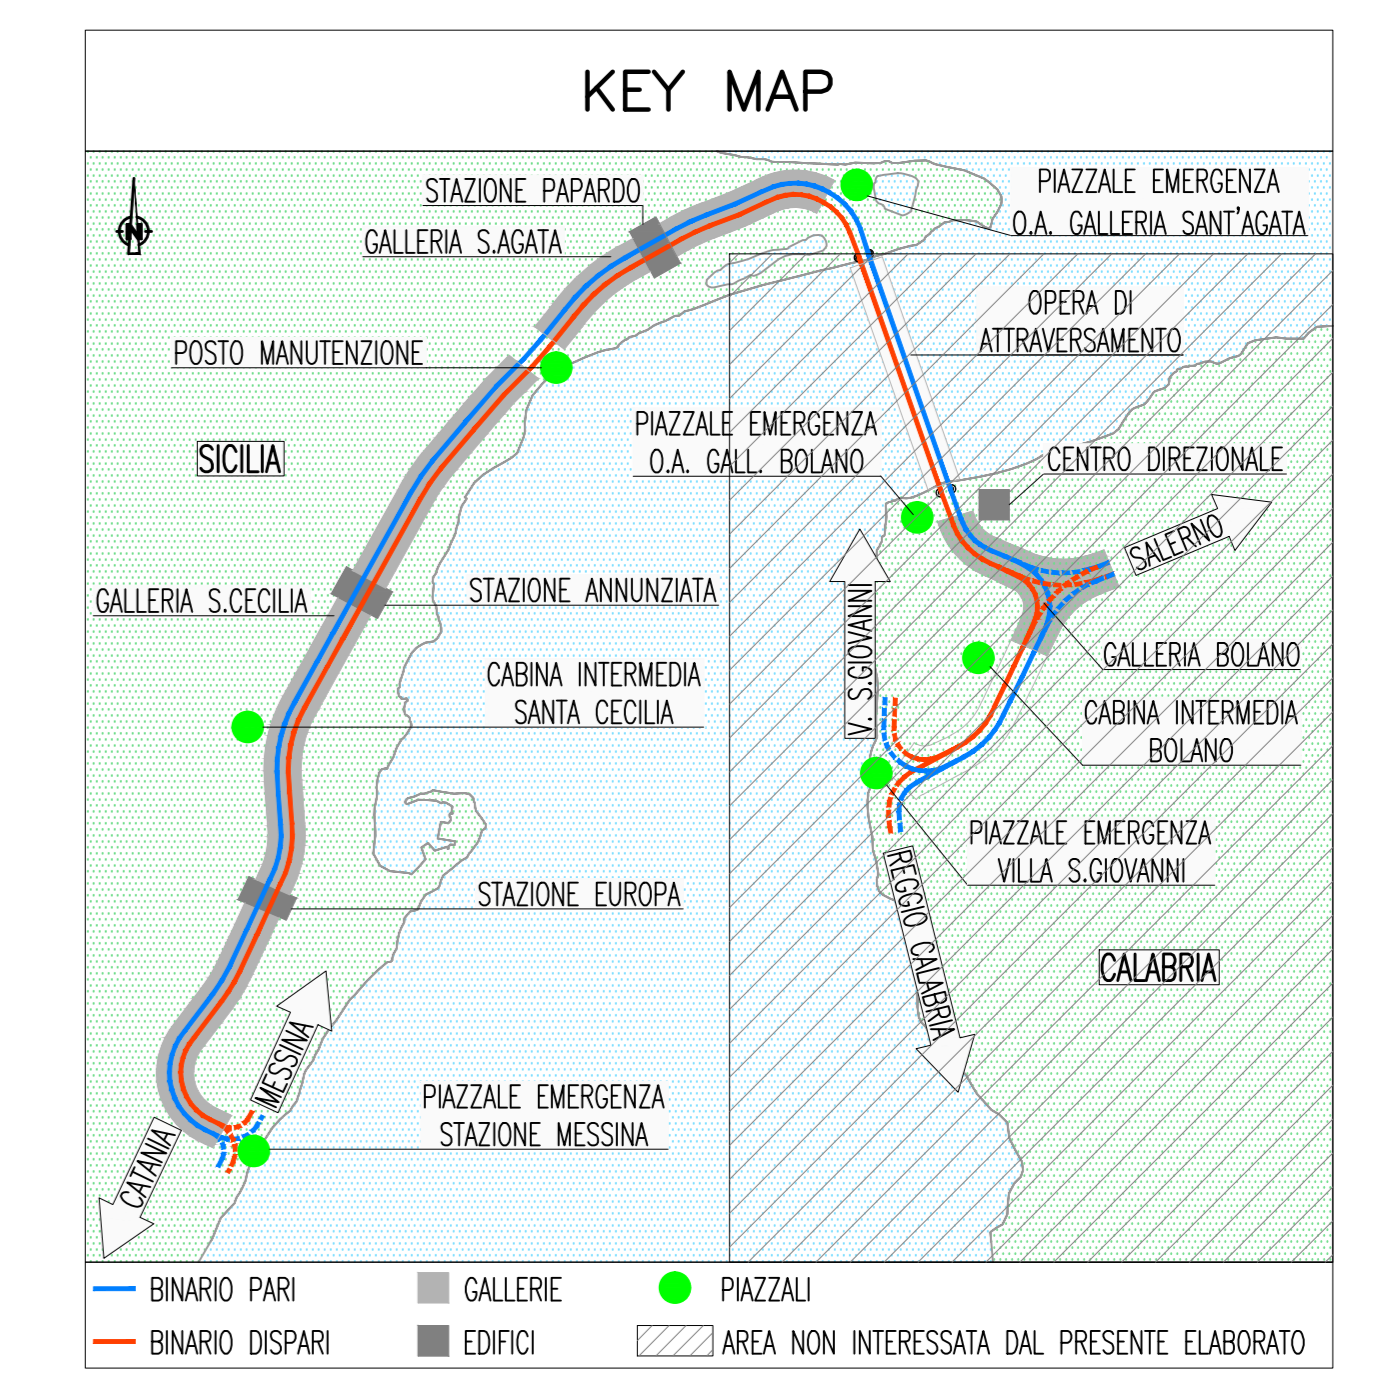

NOTE:  
- ZONA EVIDENZIATA NELLA SEZIONE/TAVOLA SUCCESSIVA/PRECEDENTE

**Stretto di Messina**  
 Concessionario per la progettazione, realizzazione e gestione del collegamento stabile tra la Sicilia e il Continente  
 Direzione di Sella Marina  
 (Legge n° 1158 del 17 dicembre 1971, modificata dal D.Lgs. n° 114 del 24 aprile 2003)

### PONTE SULLO STRETTO DI MESSINA

### PROGETTO DEFINITIVO

**EUROLINK S.p.A.**  
 IMPREGILO S.p.A. (Mandataria)  
 SOCIETA' ITALIANA PER CONDOTTE D'ACQUA S.p.A. (Mandatante)  
 COOPERATIVA MURATORI E CEMENTISTI - C.M.C. di Ravenna Soc. Coop. a.r.l. (Mandatante)  
 SACYR S.A.U. (Mandatante)  
 ISHIKAWAJIMA - HARIMA HEAVY INDUSTRIES CO. Ltd. (Mandatante)  
 A.C.I. S.p.A. - CONSORZIO STABILE (Mandatante)

<b>IL PROGETTISTA</b> Dott. Ing. E. Barilli Ordine Ingegneri V.C.O. n° 122 Dott. Ing. E. Poppari Ordine Ingegneri Milano n° 15408	<b>IL CONTRATTORE GENERALE</b> Project Manager (Ing. P.P. Marcheselli)	<b>STRETTO DI MESSINA</b> Direttore Generale RUP Validazione (Ing. G. Fommemigli)	<b>STRETTO DI MESSINA</b> Amministratore Delegato (Dott. P. Ciucci)
---	--	--	---

### COLLEGAMENTI SICILIA

IMPIANTI TECNOLOGICI ELETTROFERROVIARI DI LINEA  
 IMPIANTI TELEFONI E TELECOMUNICAZIONI  
 GALLERIA NATURALE - SANTA CECILIA  
 PLANIMETRIA IMPIANTI TT: RADIOPROPAGAZIONE GSM - TAVOLA 3 DI 6

CODICE: **SF0551\_F0**

REV.	DATA	DESCRIZIONE	REDATTO	VERIFICATO	APPROVATO
FD	20/06/2011	EMMISSIONE FINALE	D. RE	M. TACCA	L. BARILLI

SCALA: 1:1000  
 CODICE: CIG0700P1PDSDIFITIGN9C000006FO