

### LEGENDA COLORI

[Red]	IMPIANTO DI ILLUMINAZIONE/FORZA MOTRICE (LFM)
[Cyan]	IMPIANTO DI SUPERVISIONE (LFM)
[Orange]	IMPIANTO TELEFONIA DI EMERGENZA E DIFFUSIONE SONORA (TEM_DS)
[Purple]	IMPIANTI TVCC, ANTINTRUSIONE, CONTROLLO ACCESSI
[Pink]	IMPIANTO RIVELAZIONE INCENDI
[Blue]	IMPIANTO RADIO GSM/UMTS
[Light Blue]	IMPIANTO ANTINCENDIO
[Yellow]	IMPIANTO DI VENTILAZIONE
[Green]	RETE DATI DI EMERGENZA

### LEGENDA DENOMINAZIONE APPARATI

SW	SWITCH PRINCIPALE
SWN	SWITCH DI NODO
SWB	SWITCH DI BIVO
TEM_DS	COLONNINO TEM_DS



### LEGENDA POSIZIONE APPARATI

.../BOX	GALLERIA BOLANO X=1(RAMI 1 E 2) - X=2(RAMI 3 E 4) - X=3(RAMI 5 E 6)
.../CB	CABINA INTERMEDIA GALLERIA BOLANO
.../CC	CABINA INTERMEDIA GALLERIA S.CECILIA
.../ME	PIAZZALE DI EMERGENZA STAZIONE DI MESSINA
.../OP	OPERA DI ATTRAVERSAMENTO
.../PB	PIAZZALE DI EMERGENZA GALL. BOLANO (VERSO OPERA DI ATTRAVERSAMENTO)
.../PE	PIAZZALE DI EMERGENZA GALL. SAGATA (VERSO OPERA DI ATTRAVERSAMENTO)
.../PM	POSTO DI MANUTENZIONE
.../PV	PIAZZALE DI EMERGENZA VILLA S.GIOVANNI
.../PX	POZZI X=1(PAPARDO) - X=2(ANNUNZIATA) - X=3(EUROPA)
.../SA	GALLERIA SANT'AGATA
.../SC	GALLERIA SANTA CECILIA
.../SX	STAZIONE X=1(PAPARDO) - X=2(ANNUNZIATA) - X=3(EUROPA)
.../D	BINARIO DISPARI
.../P	BINARIO PARI
.../1	NUMERAZIONE PROGRESSIVA

### LEGENDA SIMBOLI

[Green Box]	APPARATO ATTIVO
[Green Box with X]	SWITCH DI NODO (NESSUNA INDICAZIONE)
[Green Box with S]	SWITCH GENERALE
[Green Box with B]	SWITCH DI BIVO
[Orange Circle]	COLONNINO TELEFONICO TEM_DS
[Orange Triangle]	DIFFUSORE A TROMBA CON POTENZA P=10 W
[Orange Square]	DIFFUSORE A TROMBA CON POTENZA P=30 W
[X in Circle]	COLLEGAMENTO X A DIFFUSORI

## NOTE GENERALI

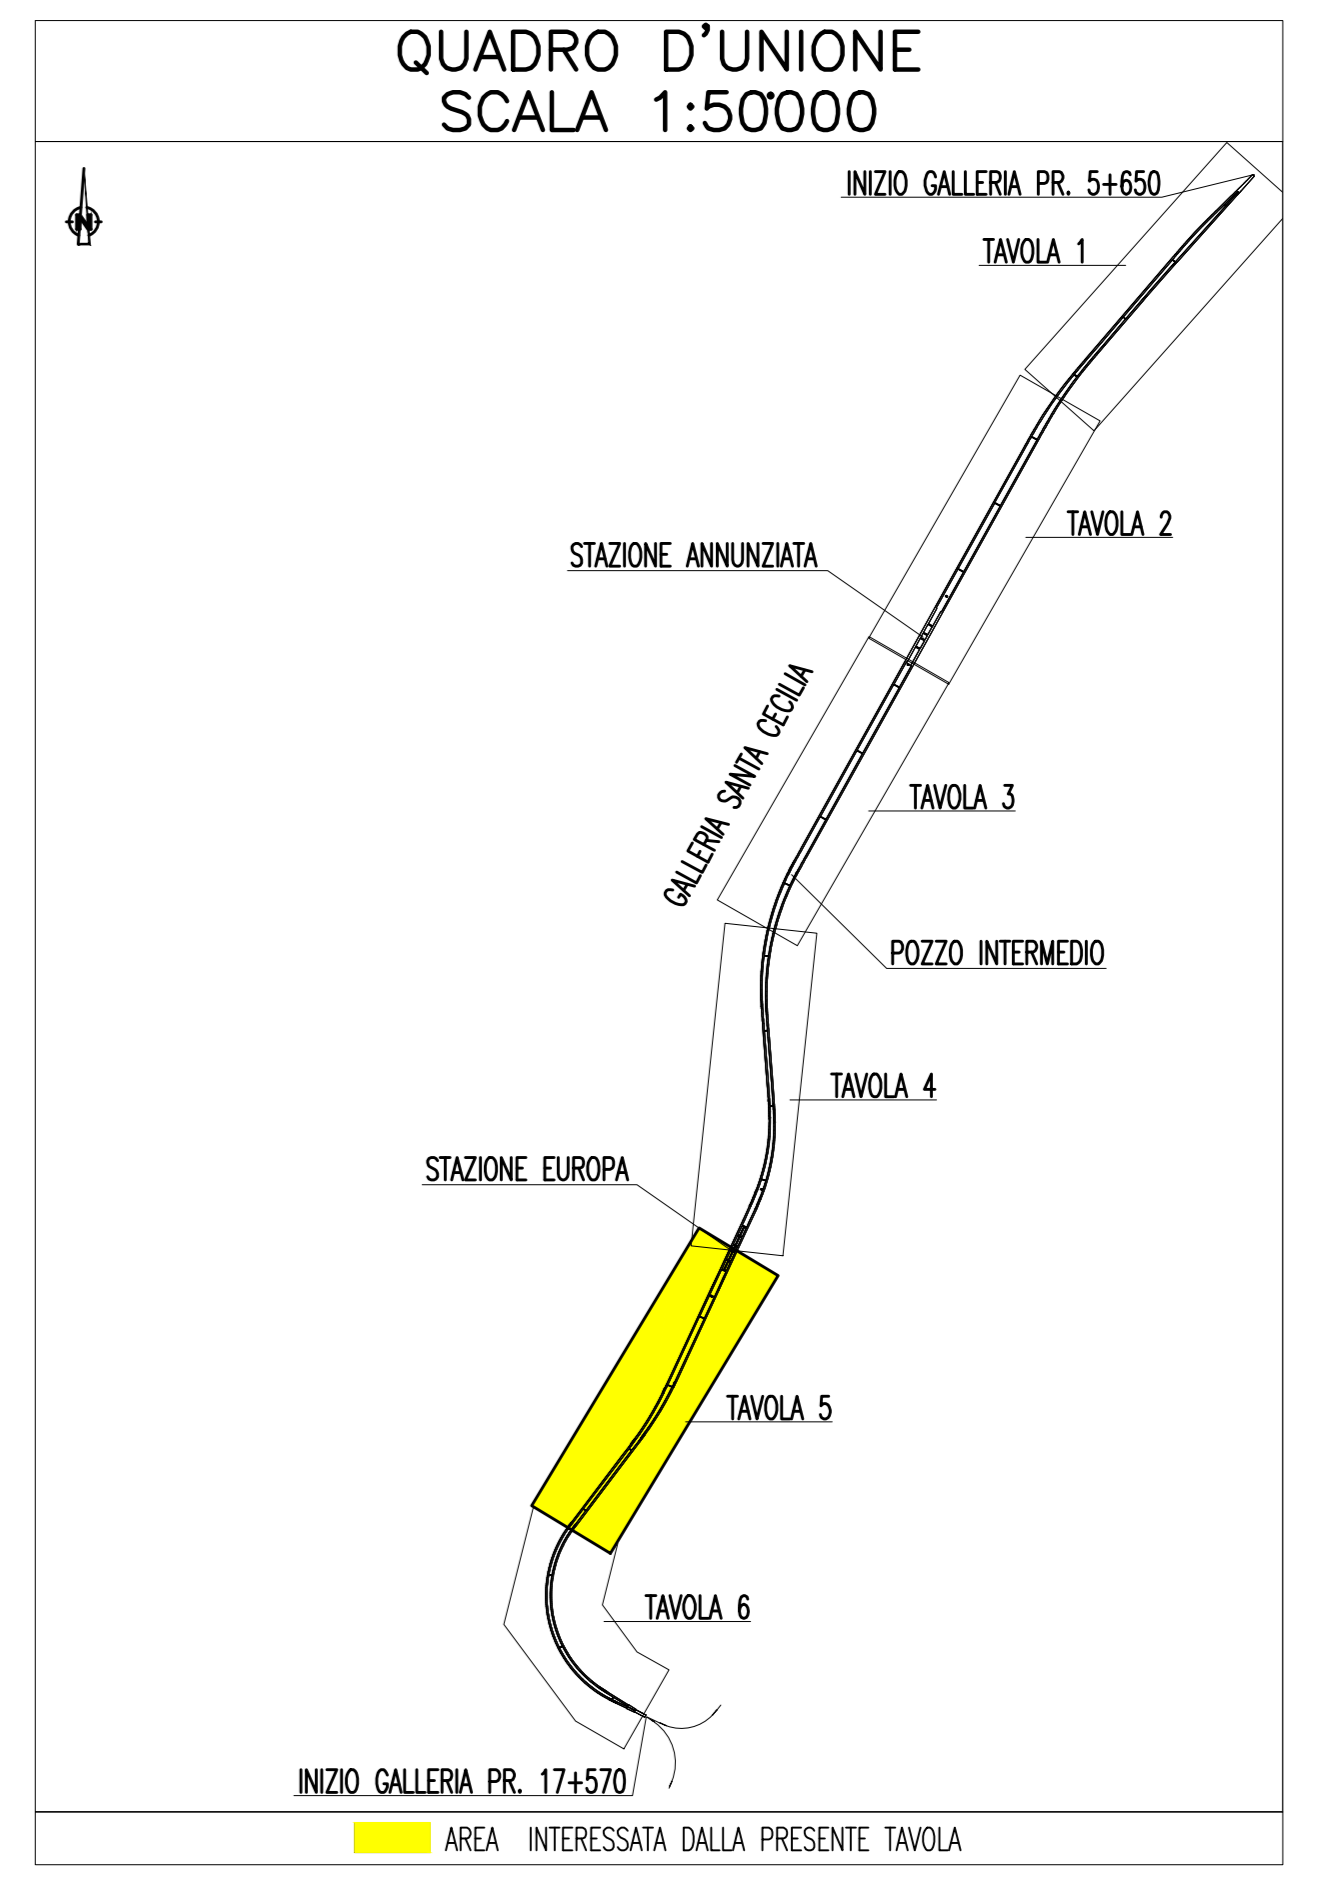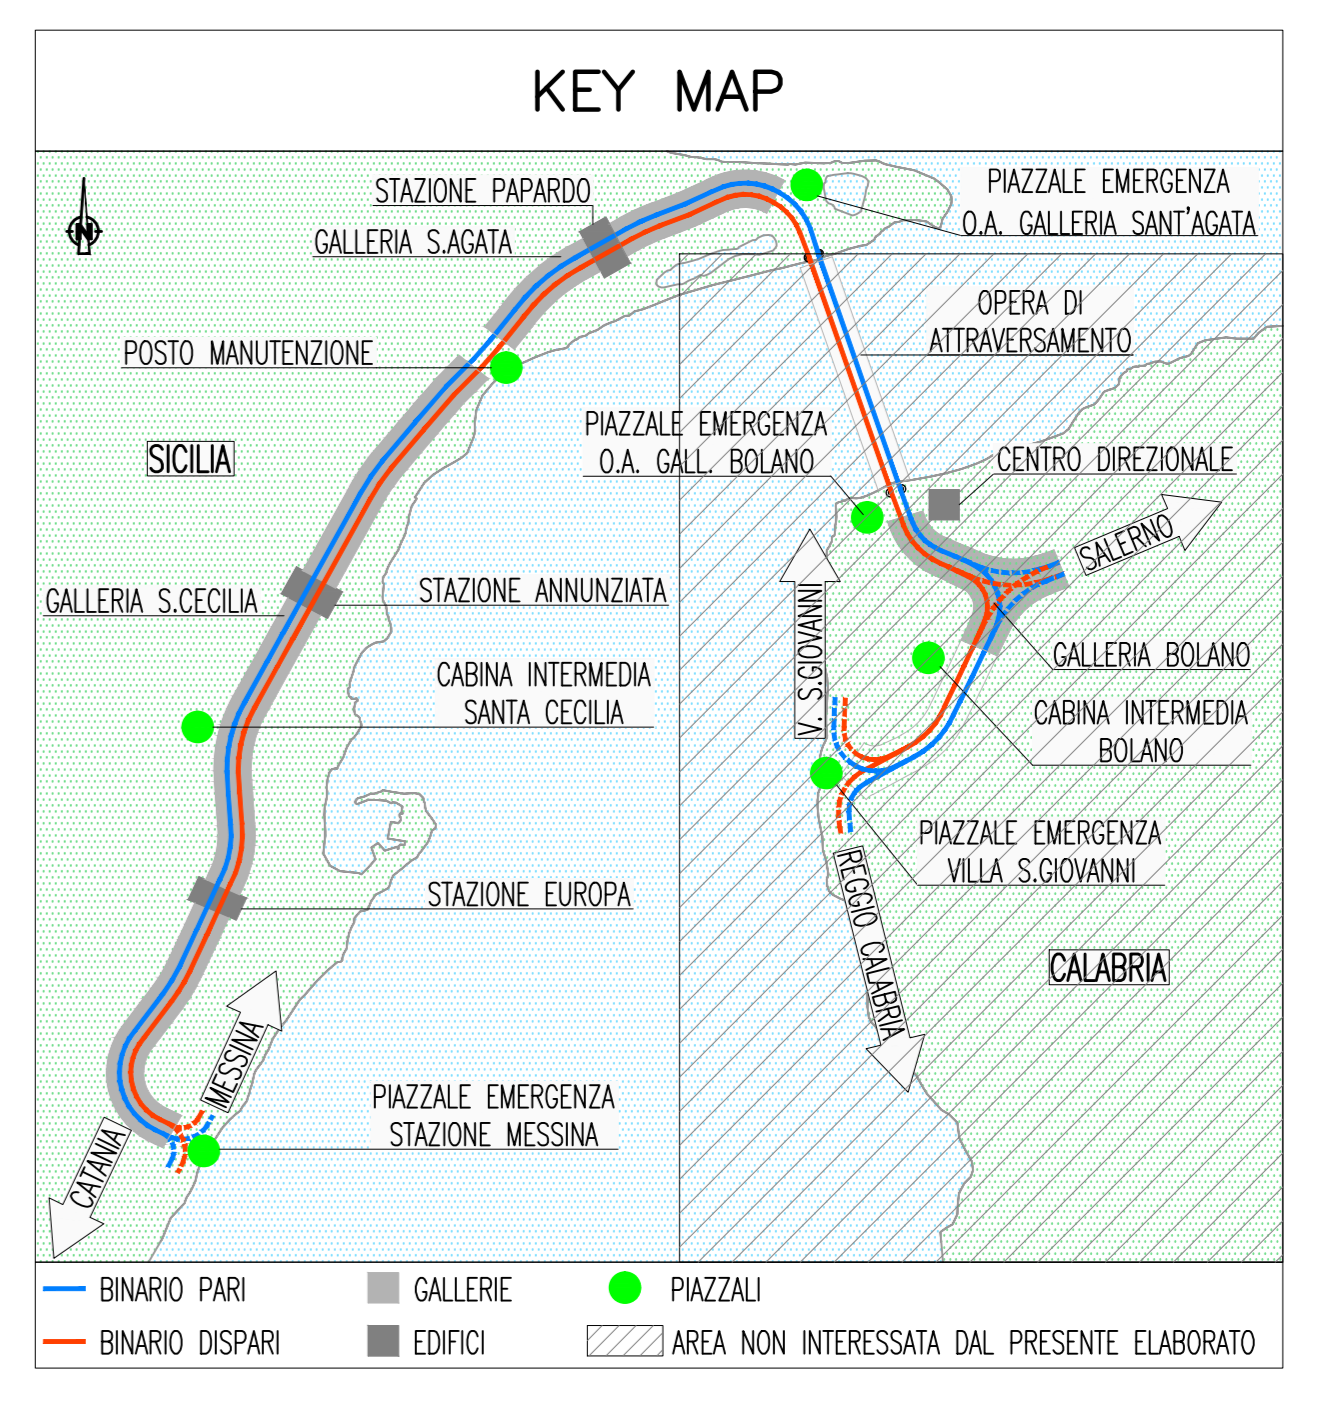

NOTE:  
 - (\*) LE UTENZE TT NEI BY-PASS SONO INDIVIDUATE NEGLI SCHEMI A BLOCCHI E NEI LAY-OUT LOCALI TECNICI IN GALLERIA  
 - [Yellow Box] ZONA EVIDENZIATA NELLA SEZIONE/TAVOLA SUCCESSIVA/PRECEDENTE

**Stretto di Messina**  
 Concessionario per la progettazione, realizzazione e gestione del collegamento stabile tra la Sicilia e il Continente  
 Direzione di Sicilia Settentrionale  
 (Legge n° 1158 del 17 dicembre 1981, modificata dal D.lgs. n° 114 del 24 aprile 2003)

## PONTE SULLO STRETTO DI MESSINA

### PROGETTO DEFINITIVO

**EUROLINK S.p.A.**  
 IMPREGILO S.p.A. (Mandatataria)  
 SOCIETA' ITALIANA PER CONDOTTE D'ACQUA S.p.A. (Mandatante)  
 COOPERATIVA MURATORI E CEMENTISTI - C.M.C. di Ravenna Soc. Coop. a.r.l. (Mandatante)  
 SACYR S.A.U. (Mandatante)  
 ISHIZAKAWA - HARIMA HEAVY INDUSTRIES CO. Ltd. (Mandatante)  
 A.C.I. S.p.A. - CONSORZIO STABILE (Mandatante)

IL PROGETTISTA Dott. Ing. E. Pozzi Online Ingegneri V.C.D. n° 122 SINA	IL CONTRATTORE GENERALE Project Manager (Ing. P.P. Marcheselli)	STRETTO DI MESSINA Direttore Generale e RUP Validazione (Ing. G. Formigli)	STRETTO DI MESSINA Amministratore Delegato (Dott. P. Giucci)
--	---	---	--

### COLLEGAMENTI SICILIA SF0559\_F0

IMPIANTI TECNOLOGICI ELETTROFERRIVIARI DI LINEA  
 IMPIANTI TELEFONI E TELECOMUNICAZIONI  
 GALLERIA NATURALE - SANTA CECILIA  
 PLANIMETRIA IMPIANTI TT; RETE DATI DI EMERGENZA, TELEFONIA DI EMERGENZA E DIFFUSIONE SONORA - TAVOLA 5 DI 6

REV.	DATA	DESCRIZIONE	REDATTO	VERIFICATO	APPROVATO
FD	20/06/2011	EMISSIONE FINALE	D. RE	M. TACCA	L. BARILLI

CODICE: CIG0700P1PDSDSITITGN9C00013F0  
 SCALA: 1:1000  
 NOME DEL FILE: SF0559\_F0.dwg