

LEGENDA COLORI

[Red]	IMPIANTO DI ILLUMINAZIONE/FORZA MOTTRICE (LFM)
[Cyan]	IMPIANTO DI SUPERVISIONE (LFM)
[Orange]	IMPIANTO TELEFONIA DI EMERGENZA E DIFFUSIONE SONORA (TEM_DS)
[Purple]	IMPIANTI TVCC, ANTINTRUSIONE, CONTROLLO ACCESSI
[Magenta]	IMPIANTO RIVELAZIONE INCENDI
[Blue]	IMPIANTO RADIO GSM/UMTS
[Yellow]	IMPIANTO ANTINCENDIO
[Green]	IMPIANTO DI VENTILAZIONE
[Light Green]	RETE DATI DI EMERGENZA

LEGENDA DENOMINAZIONE APPARATI


SW	SWITCH PRINCIPALE
SWN	SWITCH DI NODO
SWB	SWITCH DI BRIVO
TEM_DS	COLONNINO TEM_DS

LEGENDA POSIZIONE APPARATI

.../BOX	GALLERIA BOLANO X=1(RAMI 1 E 2) - X=2(RAMI 3 E 4) - X=3(RAMI 5 E 6)
.../CB	CABINA INTERMEDIA GALLERIA BOLANO
.../CC	CABINA INTERMEDIA GALLERIA S.CECILIA
.../ME	PIAZZALE DI EMERGENZA STAZIONE DI MESSINA
.../OP	OPERA DI ATRAVERSAMENTO
.../PB	PIAZZALE DI EMERGENZA GALL. BOLANO (VERSO OPERA DI ATRAVERSAMENTO)
.../PE	PIAZZALE DI EMERGENZA GALL. SAGATA (VERSO OPERA DI ATRAVERSAMENTO)
.../PM	POSTO DI MANUTENZIONE
.../PV	PIAZZALE DI EMERGENZA VILLA S.GIOVANNI
.../PX	POZZI X=1(PAPPARDO) - X=2(ANNUNZIATA) - X=3(EUROPA)
.../SA	GALLERIA SANT'AGATA
.../SC	GALLERIA SANTA CECILIA
.../SX	STAZIONE X=1(PAPPARDO) - X=2(ANNUNZIATA) - X=3(EUROPA)
.../.../D	BINARIO DISPARI
.../.../P	BINARIO PARI
.../.../1	NUMERAZIONE PROGRESSIVA

LEGENDA SIMBOLI

[Symbol]	QUADRO ELETTRICO
[Symbol]	QUADRO ELETTRICO DI PIAZZALE
[Symbol]	QUADRO ELETTRICO DI TRATTA
[Symbol]	QUADRO ELETTRICO DI BY-PASS
[Symbol]	PULSANTE CON LAMPADA SPIA
[Symbol]	N2 PRESE 230 V PER V.V.F.
[Symbol]	PROIETTORE SU TREPPEDIE CON BOBINA AVVOLGICAVO (200 m) PER ILLUMINAZIONE DI EMERGENZA (1000 W)
[Symbol]	CORPO ILLUMINANTE 1x18 W ILLUMINAZIONE DI EMERGENZA
[Symbol]	CORPO ILLUMINANTE 1x18 W ILLUMINAZIONE DI RIFERIMENTO
[Symbol]	CORPO ILLUMINANTE 1x36 W ILLUMINAZIONE GENERALE
[Symbol]	CORPO ILLUMINANTE PUNTE DI SCAMBIO
[Symbol]	CASSETTA DI DERIVAZIONE DI TIPO A
[Symbol]	CASSETTA DI DERIVAZIONE DI TIPO B
[Symbol]	APPARATI DI GESTIONE SEGNALI RADIO GSM E/O GSM-R
[Symbol]	MESSA A TERRA DI SICUREZZA - LINEA TE
[Symbol]	UNITA' PLC IN QDT
[Symbol]	UNITA' PLC DI BY-PASS
[Symbol]	MODULO ANALOGICHE ESTERNE (MAE)
[Symbol]	DISPOSITIVO MAE PERIFERICO
[Symbol]	E - PULSANTE ILLUMINAZIONE EMERGENZA
[Symbol]	G - LAMPADE DI ILLUMINAZIONE GENERALE
[Symbol]	R - LAMPADE DI RIFERIMENTO BY-PASS/NICCHIONI

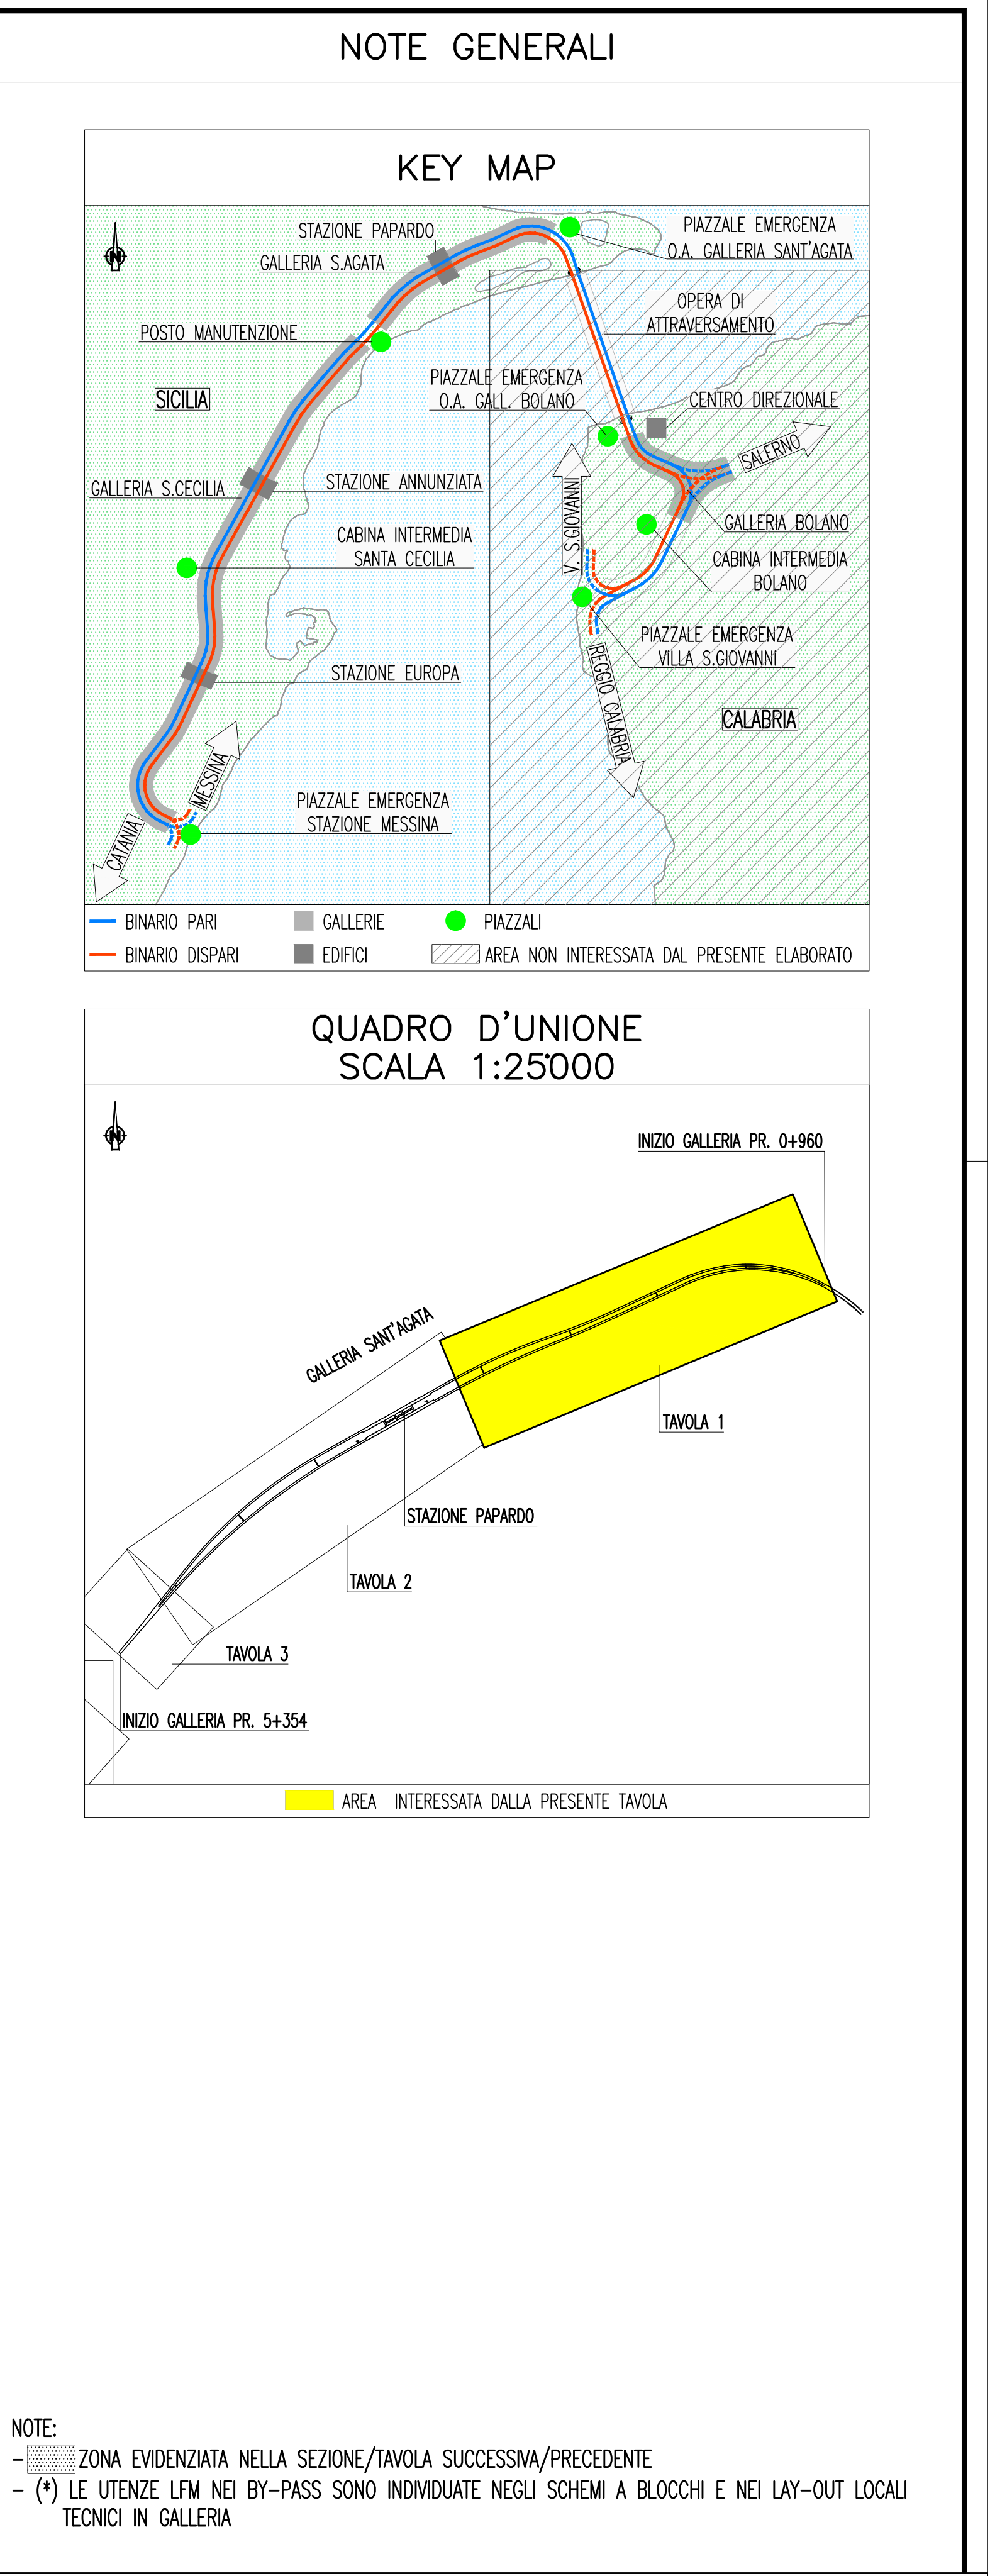

Consorzio per la progettazione, realizzazione e gestione del collegamento stabile tra la Sicilia e il Continente
 Regione di Sicilia - Assis
 (Legge n. 1158 del 17 dicembre 1971, modificata dal D.lgs. n. 114 del 24 aprile 2003)

PONTE SULLO STRETTO DI MESSINA

PROGETTO DEFINITIVO

EUROLINK S.C.p.A.
 IMPREGILO S.p.A. (Mandataria)
 SOCIETA' ITALIANA PER CONDOTTE D'ACQUA S.p.A. (Mandatario)
 COOPERATIVA MURATORI E CEMENTISTI - C.M.C. di Ravenna Soc. Coop. a.r.l. (Mandatario)
 SACYR S.A.U. (Mandatario)
 ISHIKAWAJIMA - HARIMA HEAVY INDUSTRIES CO. LTD. (Mandatario)
 A.C.I. S.C.P.A. - CONSORZIO STABILE (Mandatario)

IL PROGETTISTA Dott. Ing. L. Borli Ordine Ingegneri V.C.D. n. 122 Dott. Ing. E. Pappari Ordine Ingegneri Milano n. 15408	IL CONTRATTORE GENERALE Project Manager (Ing. P.P. Marchesini)	STRETTO DI MESSINA Direttore Generale e RUP Validazione (Ing. G. Fiorenzini)	STRETTO DI MESSINA Amministratore Delegato (Dott. P. Giucci)
--	--	---	--

COLLEGAMENTI SICILIA [SF0610_Fd]
 IMPIANTI TECNOLOGICI ELETTRIFERROVIARI DI LINEA
 IMPIANTI LUCE E FORZA MOTTRICE
 GALLERIA NATURALE - SANT'AGATA
 PLANIMETRIA IMPIANTI LFM: ILLUMINAZIONE, ALIMENTAZIONI UTENZE
 IN BASSA TENSIONE, SUPERVISIONE - TAVOLA 2 DI 3

CODICE [C][G][0][7][0][0][P][2][D][D][S][I][F][I][M][G][N][A][6][0][0][0][0][6][F]		SCALA 1:1000			
REV.	DATA	DESCRIZIONE	REDATTO	VERIFICATO	APPROVATO
	20/06/2011	EMISSIONE FINALE	D. RE	M. TACCA	L. BARILLI

NOME DEL FILE: SF0610_F0.dwg