


- ### LEGENDA COLORI
- IMPIANTO DI ILLUMINAZIONE/FORZA MOTTRICE (LFM)
 - IMPIANTO DI SUPERVISIONE (LFM)
 - IMPIANTO TELEFONIA DI EMERGENZA E DIFFUSIONE SONORA (TEM_DS)
 - IMPIANTI TVcc, ANTINTRUSIONE, CONTROLLO ACCESSI
 - IMPIANTO RIVELAZIONE INCENDI
 - IMPIANTO RADIO GSM/UMTS
 - IMPIANTO ANTINCENDIO
 - IMPIANTO DI VENTILAZIONE
 - RETE DATI DI EMERGENZA
- ### LEGENDA SIMBOLI CARTELLONISTICA
- CARTELLI USCITA DI EMERGENZA
 - CARTELLI USCITE VERSO LUOGO SICURO CON DISTANZA
 - CARTELLI TELEFONO DI EMERGENZA
 - CARTELLI MASCHERINE ANTIFUMO
 - CARTELLI PULSANTE ACCENSIONE LUCI D'EMERGENZA
 - CARTELLI IDRANTE
 - CARTELLI DISPOSITIVO DI MESSA A TERRA LINEA DI CONTATTO
 - CARTELLI PRESA ELETTRICA PER SQUADRE DI SOCCORSO
 - CARTELLI ATTREZZATURA DI EMERGENZA PER LE SQUADRE DI SOCCORSO

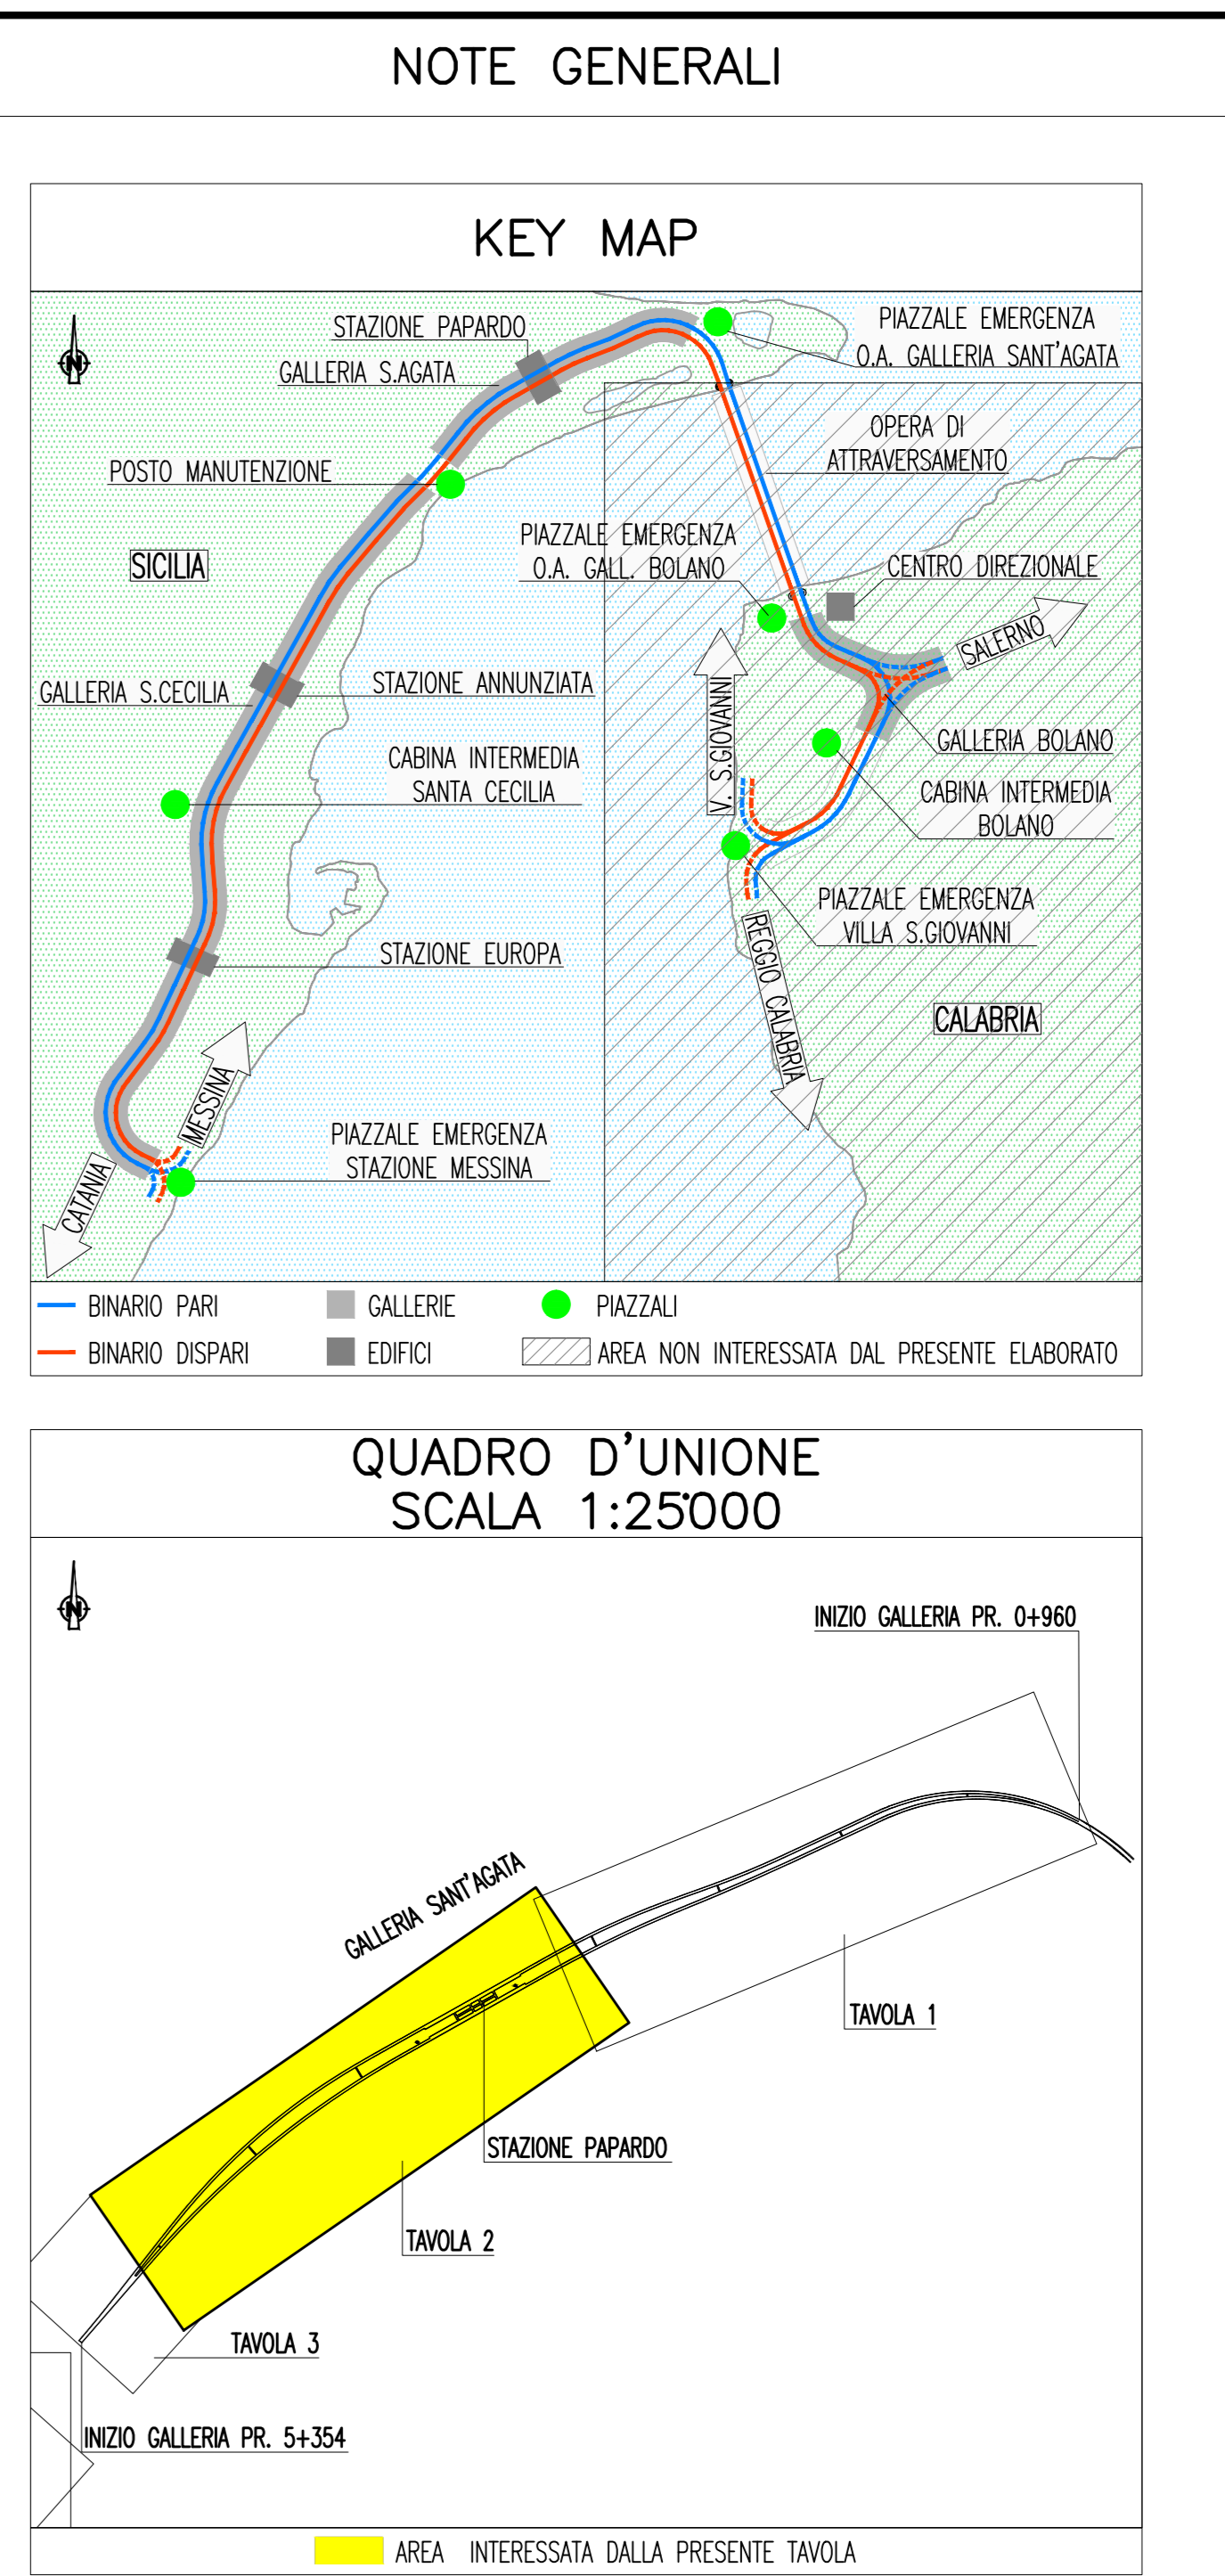

Stretto di Messina
Cooperativa per la progettazione, realizzazione e gestione del collegamento stabile tra la Sicilia e il Continente
 Regione di Sicilia - Legge n. 1158 del 17 dicembre 1971, modificata dal D.lgs. n. 114 del 24 aprile 2003

PONTE SULLO STRETTO DI MESSINA

PROGETTO DEFINITIVO

EUROLINK S.p.A.
IMPREGILO S.p.A. (Mandataria)
 SOCIETA' ITALIANA PER CONDOTTE D'ACQUA S.p.A. (Mandante)
 COOPERATIVA MURATORI E CEMENTISTI - C.M.C. di Ravenna Soc. Coop. a.r.l. (Mandante)
 SACYR S.A.U. (Mandante)
 ISHIKAWAJIMA - HARIMA HEAVY INDUSTRIES CO. LTD. (Mandante)
 A.C.I. S.p.A. - CONSORZIO STABILE (Mandante)

| | | | |
|---|---|---|---|
| IL PROGETTISTA Dott. Ing. L. Barili Ordine Ingegneri V.C.D. n. 122 | IL CONTRATTORE GENERALE Project Manager (Ing. P.P. Marcheselli) | STRETTO DI MESSINA Direttore Generale e RIP Validazione (Ing. G. Fiorentini) | STRETTO DI MESSINA Amministratore Delegato (Dott. P. Gucci) |
|---|---|---|---|

COLLEGAMENTI SICILIA **SF0613_F0**

IMPIANTI TECNOLOGICI ELETTROFERRIVIARI DI LINEA
IMPIANTI LUCE E FORZA MOTTRICE
GALLERIA NATURALE - SANT'AGATA
 PLANIMETRIA IMPIANTI LFM: CARTELLONISTICA - TAVOLA 2 DI 3

| | | | | | |
|------|------------|------------------|---------|------------|------------|
| REV. | DATA | DESCRIZIONE | REDATTO | VERIFICATO | APPROVATO |
| F0 | 20/06/2011 | EMISSIONE FINALE | D. RE | M. TACCA | L. BARILLI |

CODICE: **CIG0700P2DDISIFIMIGNA600008F0** SCALA: 1:10000