



LEGENDA COLORI

[Red]	IMPIANTO DI ILLUMINAZIONE/FORZA MOTTRICE (LFM)
[Orange]	IMPIANTO DI SUPERVISIONE (LFM)
[Yellow]	IMPIANTO TELEFONIA DI EMERGENZA E DIFFUSIONE SONORA (TEM_DS)
[Green]	IMPIANTI TVCC, ANTINTRUSIONE, CONTROLLO ACCESSI
[Blue]	IMPIANTO RIVELAZIONE INCENDI
[Purple]	IMPIANTO RADIO GSM/UMTS
[Light Blue]	IMPIANTO ANTINCENDIO
[Light Green]	IMPIANTO DI VENTILAZIONE
[Light Yellow]	RETE DATI DI EMERGENZA

LEGENDA SIMBOLI CARTELLONISTICA

[Green arrow]	CARTELLO USCITA DI EMERGENZA
[Green arrow with distance]	CARTELLO USCITE VERSO LUOGO SICURO CON DISTANZA
[Phone icon]	CARTELLO TELEFONO DI EMERGENZA
[Green shield]	CARTELLO MASCHERINE ANTIFUMO
[Green circle]	CARTELLO PULSANTE ACCENSIONE LUCI D'EMERGENZA
[Red square]	CARTELLO IDRANTE
[Red square]	CARTELLO DISPOSITIVO DI MESSA A TERRA LINEA DI CONTATTO
[Red square]	CARTELLO PRESA ELETTRICA PER SQUADRE DI SOCCORSO
[Red square]	CARTELLO ATTREZZATURA DI EMERGENZA PER LE SQUADRE DI SOCCORSO

NOTE GENERALI

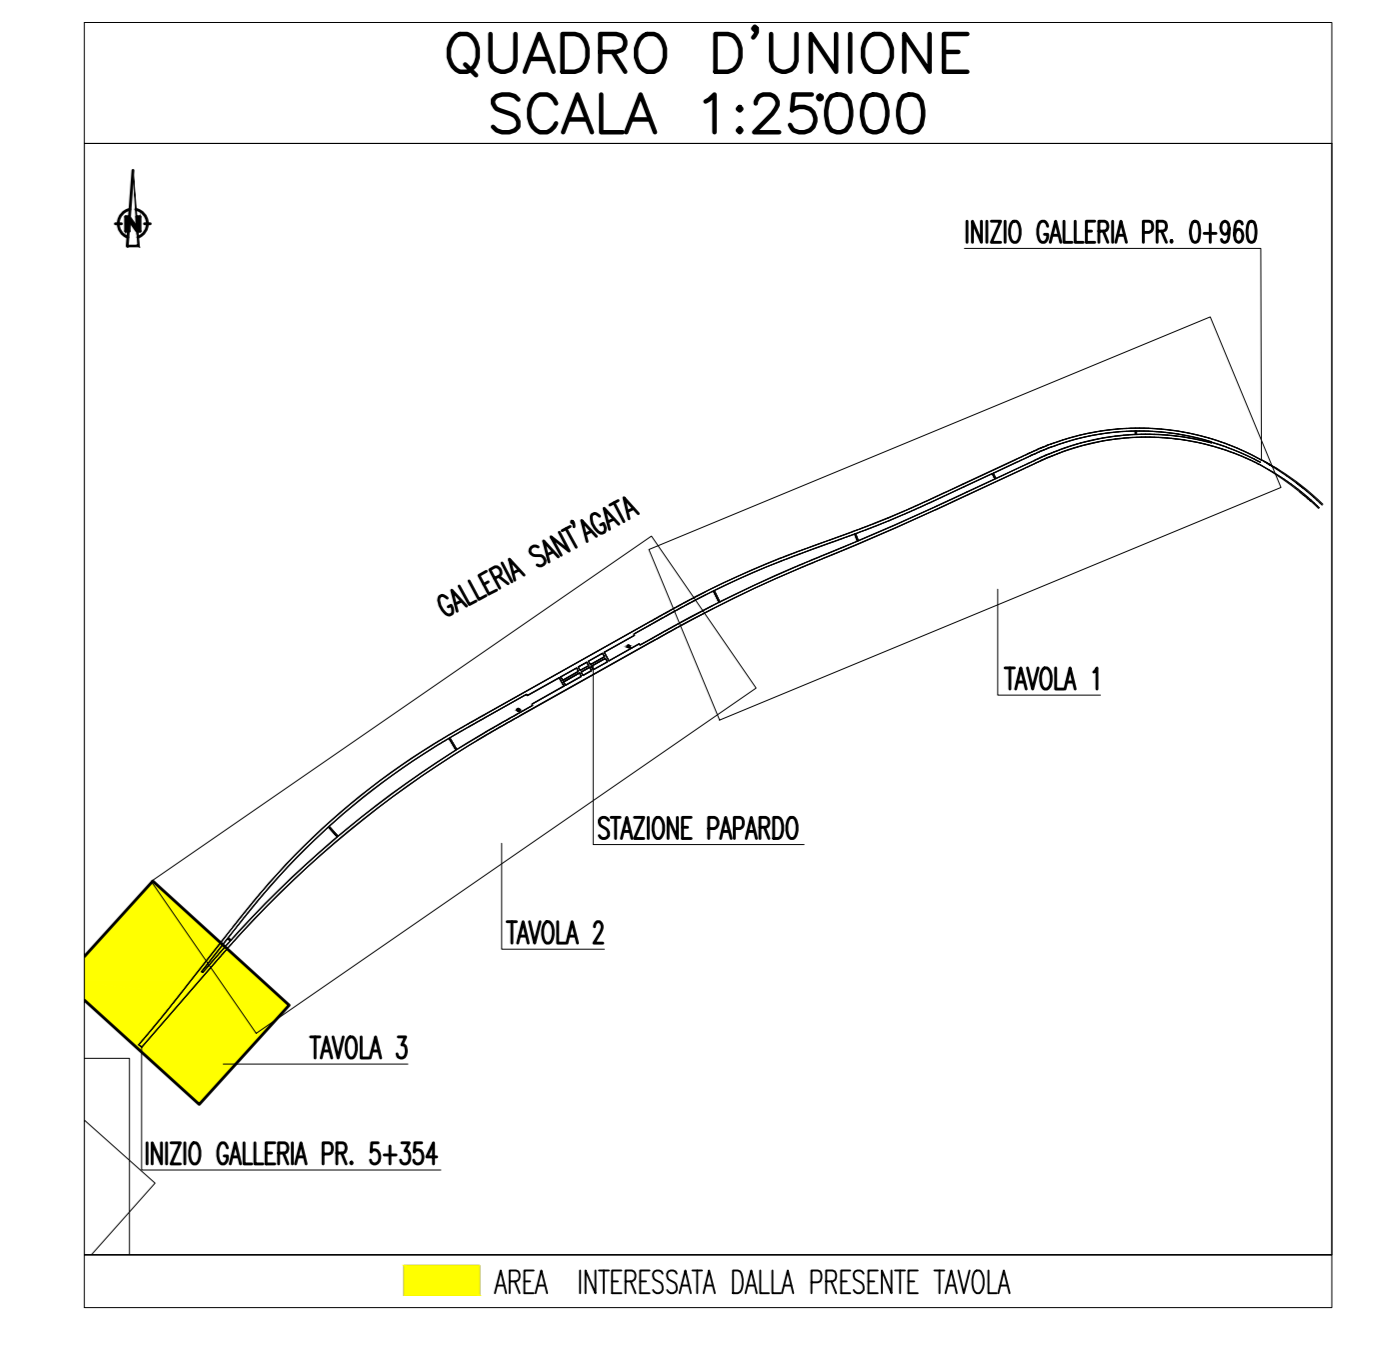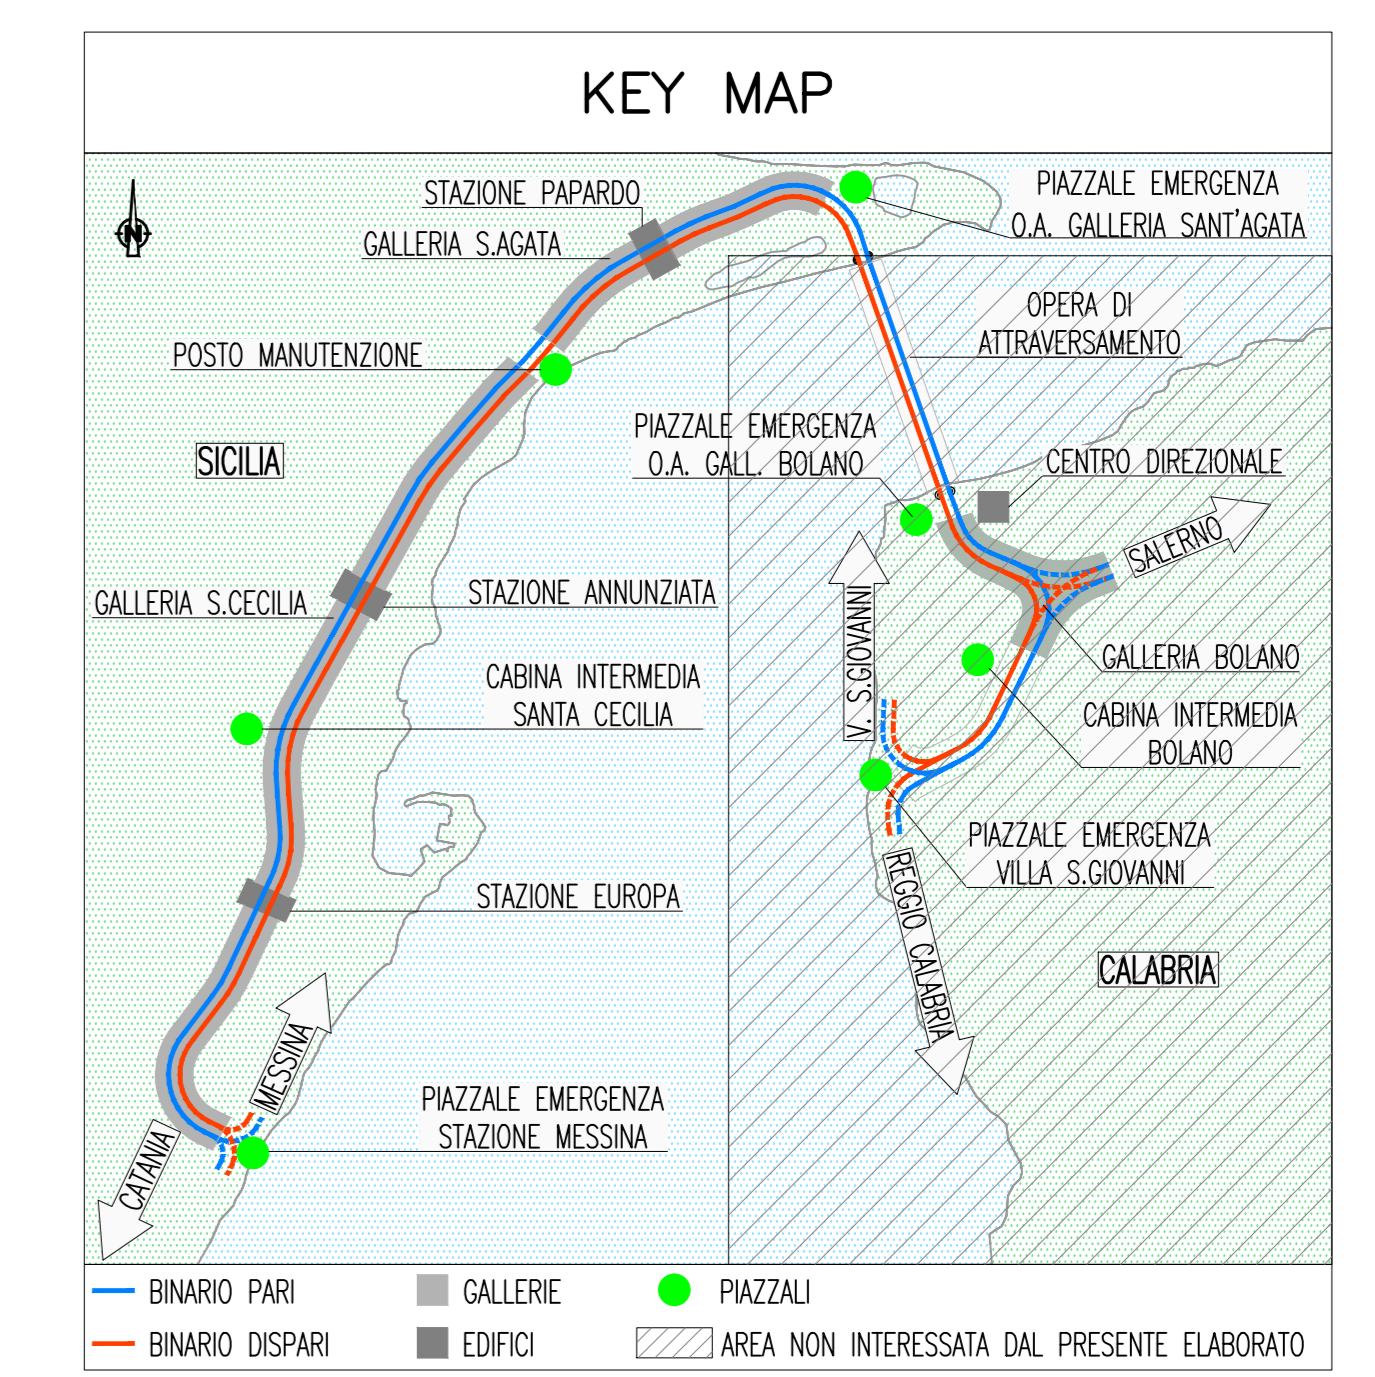

NOTE:
 - IL CARTELLO MASCHERINE ANTIFUMO E' PREVISTO PRESSO OGNI NICCHIA DI SALVATAGGIO ESCLUSI I PRIMI 500 M. DALL'IMBOCCO
 - ZONA EVIDENZIATA NELLA SEZIONE/TAVOLA SUCCESSIVA/PRECEDENTE

Concessionaria per la progettazione, realizzazione e gestione del collegamento stabile tra la Sicilia e il Continente
 Regione di Sicilia (art. 11)
 Legge n. 1108 del 17 dicembre 1971, modificata dal D.Lgs. n. 114 del 24 aprile 2003

PONTE SULLO STRETTO DI MESSINA

PROGETTO DEFINITIVO

EUROLINK S.p.A.
 IMPREGILO S.p.A. (Mandatataria)
 SOCIETA' ITALIANA PER CONDOTTE D'ACQUA S.p.A. (Mandante)
 COOPERATIVA MURATORI E CEMENTISTI - C.I.M.C. di Ravenna Soc. Coop. a.r.l. (Mandante)
 SACYR S.A.U. (Mandante)
 ISHIKAWAJIMA - HARIMA HEAVY INDUSTRIES CO. LTD. (Mandante)
 A.C.I. S.p.A. - CONSORZIO STABILE (Mandante)

IL PROGETTISTA Dott. Ing. L. Barilli Ordine Ingegneri V.C.D. n. 122 Dott. Ing. E. Pignari Ordine Ingegneri Milano n. 19408	IL CONTRAENTE GENERALE Project Manager (Ing. P.P. Marcheselli)	STRETTO DI MESSINA Direttore Generale e RUP Valutazione (Ing. G. Fiorenzini)	STRETTO DI MESSINA Amministratore Delegato (Dott. P. Giucci)
--	--	---	--

COLLEGAMENTI SICILIA SF0614_F0
 IMPIANTI TECNOLOGICI ELETTROFERROVIARI DI LINEA
 IMPIANTI LUCE E FORZA MOTTRICE
 GALLERIA NATURALE - SANT'AGATA
 PLANIMETRIA IMPIANTI LFM: CARTELLONISTICA - TAVOLA 3 DI 3

REV. DATA	DESCRIZIONE	REDATTO	VERIFICATO	APPROVATO
F0	20/06/2011	EMISSIONE FINALE	D. RE	M. TACCA L. BARILLI

CODICE: CIG 0700P2DDISIFIMIGNA600009F0 | SCALA: 1:1000