

### LEGENDA COLORI

[Red]	IMPIANTO DI ILLUMINAZIONE/FORZA MOTTRICE (LFM)
[Orange]	IMPIANTO DI SUPERVISIONE (LFM)
[Green]	IMPIANTO TELEFONIA DI EMERGENZA E DIFFUSIONE SONORA (TEM_DS)
[Purple]	IMPIANTI TVCC, ANTINTRUSIONE, CONTROLLO ACCESSI
[Yellow]	IMPIANTO RIVELAZIONE INCENDI
[Cyan]	IMPIANTO RADIO GSM/UMTS
[Blue]	IMPIANTO ANTINCENDIO
[Light Blue]	IMPIANTO DI VENTILAZIONE
[Dark Blue]	RETE DATI DI EMERGENZA

### LEGENDA RETI

[Solid Line]	RETE MEDIA TENSIONE (MT) GENERALE
[Dashed Line]	RETE BASSA TENSIONE (BT) 1000 V
[Dotted Line]	RETE BASSA TENSIONE (BT1) 400/230 V
[Dash-Dot Line]	RETE BASSA TENSIONE (BT2) 690 V
[Long Dash-Dot Line]	RETE CONDUTTORE DI PROTEZIONE

### LEGENDA SIMBOLI



[Square]	QUADRO ELETTRICO
[Square]	QUADRO ELETTRICO DI PIAZZALE
[Square]	QUADRO ELETTRICO DI TRATTA
[Square]	QUADRO ELETTRICO DI BY-PASS
[Square]	MUFFOLA PER GIUNZIONE CAVI MT

### INDICATORE CAVI ELETTRICI

A - IMPIANTO  
 MT - MEDIA TENSIONE  
 BT(x) - BASSA TENSIONE (1) = 1000 V, (2) = 690 V, (3) 400/230 V;  
 PE - CONDUTTORE DI PROTEZIONE;  
 IE - ILLUMINAZIONE ESTERNA;  
 RO - RETE DATI;  
 CA - ANTINTRUSIONE/CONTROLLO ACCESSI; RI - RIVELAZIONE INCENDI; TV - TVCC;  
 RA - RADIO GSM.

B - TIPO CAVO  
 C - FORMAZIONE CAVO  
 D - ULTERIORI INFORMAZIONI

## NOTE GENERALI

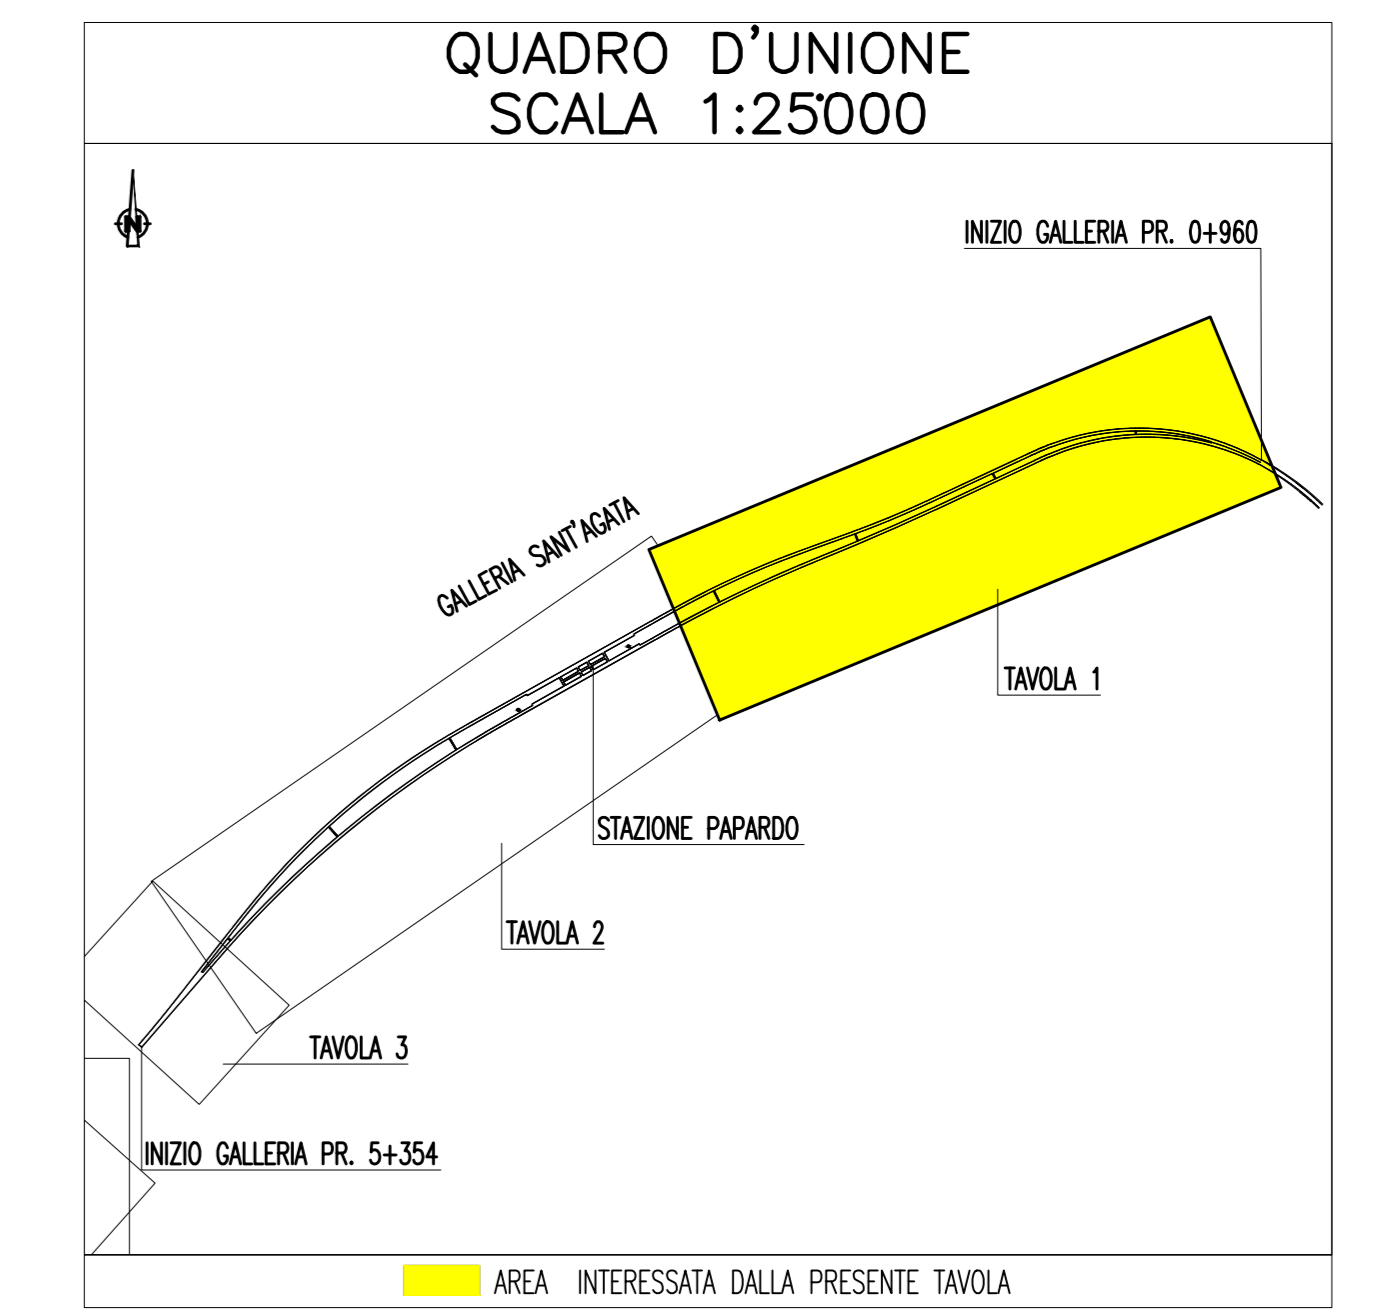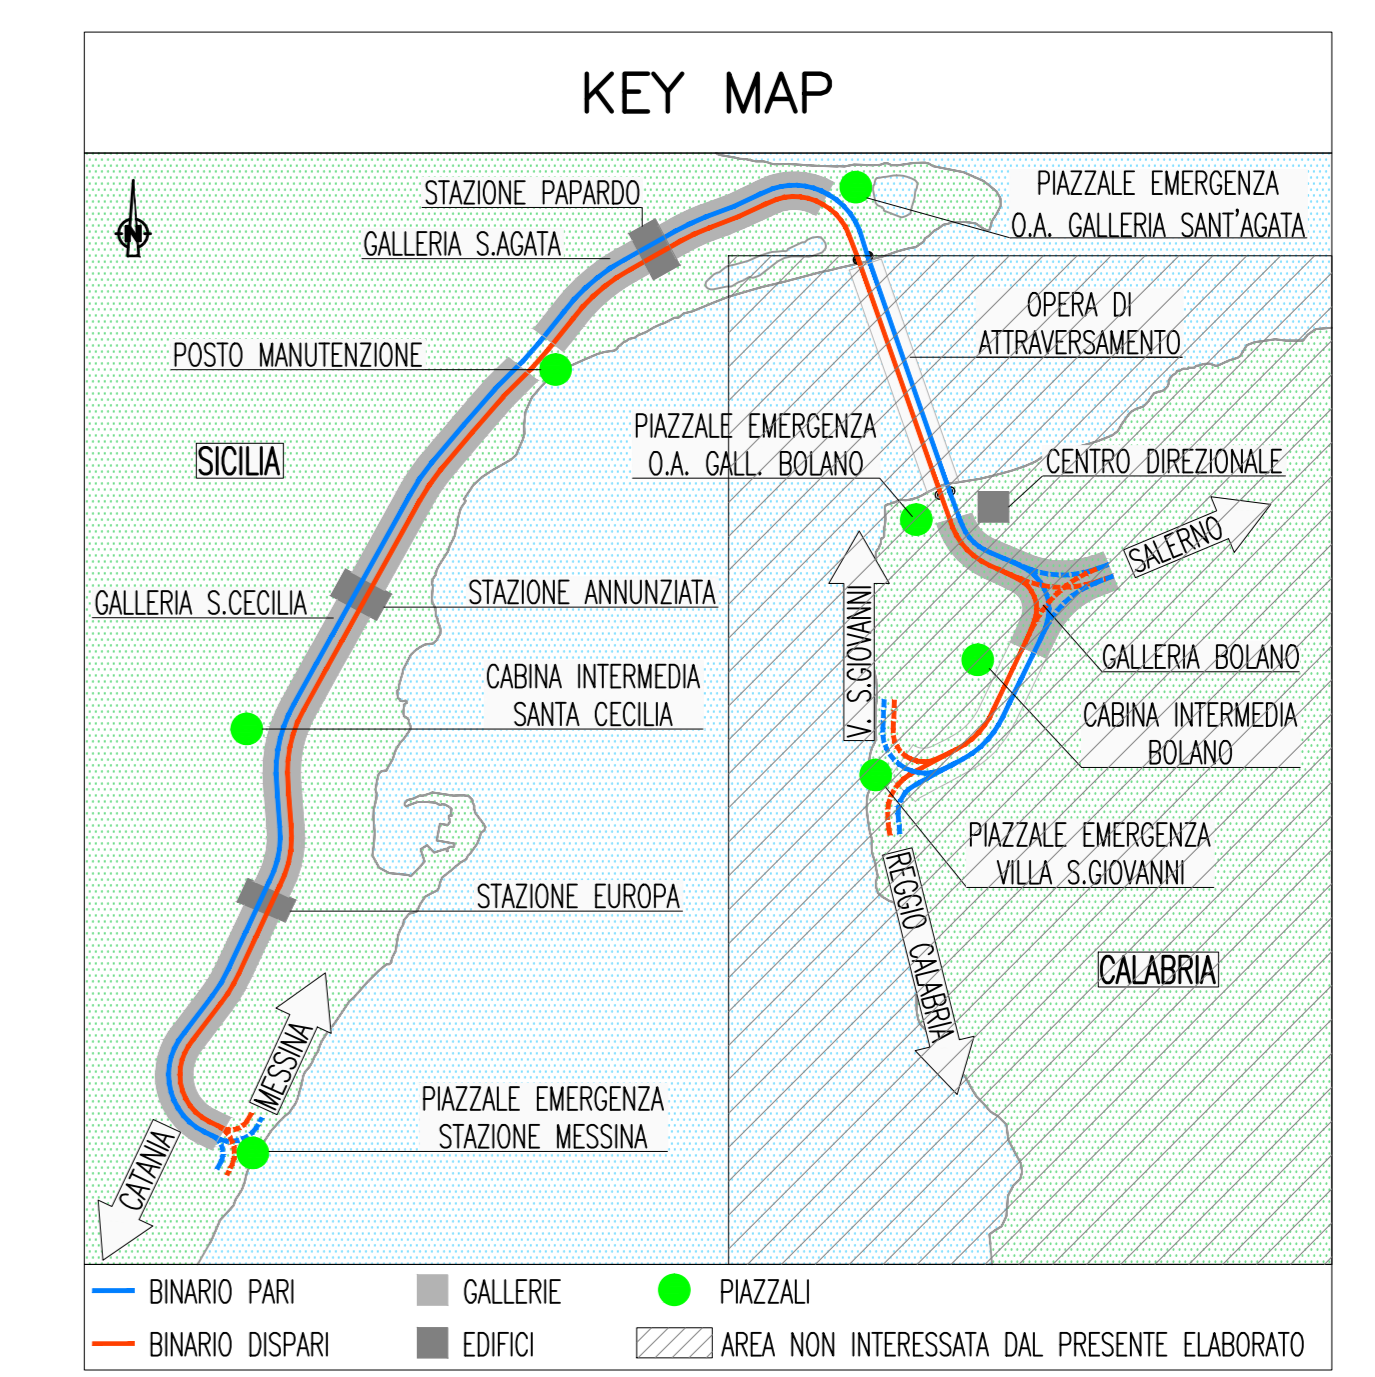

NOTE:  
 - ZONA EVIDENZIATA NELLA SEZIONE/TAVOLA SUCCESSIVA/PRECEDENTE

**Stretto di Messina**  
Concessionaria per la progettazione, realizzazione e gestione del collegamento stabile tra la Sicilia e il Continente  
 Direzione di Sesto San Giovanni  
 (Legge n° 1158 del 17 dicembre 1971, modificata dal D.Lgs. n° 114 del 24 aprile 2003)

---

**PONTE SULLO STRETTO DI MESSINA**

**PROGETTO DEFINITIVO**

---

**EUROLINK S.C.p.A.**  
IMPREGILO S.p.A. (Mandatataria)  
 SOCIETA' ITALIANA PER CONDOTTE D'ACQUA S.p.A. (Mandatario)  
 COOPERATIVA MURATORI E CEMENTISTI - C.I.M.C. di Ravenna Soc. Coop. a.r.l. (Mandatario)  
 SACYR S.A.U. (Mandatario)  
 ISHIKAWAJIMA - HARIMA HEAVY INDUSTRIES CO. LTD. (Mandatario)  
 A.C.I. S.C.P.A. - CONSORZIO STABILE (Mandatario)

---

<b>IL PROGETTISTA</b> Dott. Ing. L. Barilli Ordine Ingegneri V.C.D. n° 122 Dott. Ing. E. Pignatelli Ordine Ingegneri Milano n° 15408	<b>IL CONTRAENTE GENERALE</b> Project Manager (Ing. P.P. Marcheselli)	<b>STRETTO DI MESSINA</b> Direttore Generale e RUP Validazione (Ing. S. Fiorentinelli)	<b>STRETTO DI MESSINA</b> Amministratore Delegato (Dott. P. Giucci)
--	---	---	---

---

**COLLEGAMENTI SICILIA** **SF0617\_F0**

IMPIANTI TECNOLOGICI ELETTROFERROVIARI DI LINEA  
 IMPIANTI LUCE E FORZA MOTTRICE  
 GALLERIA NATURALE - SANT'AGATA  
 PIANO POSA CAVI IMPIANTI LFM - TAVOLA 1 DI 3

---

CODICE: CIG 0700P3PDISIFIMIGNA600001FO		SCALA: 1:1000			
REV.	DATA	DESCRIZIONE	REDAITO	VERIFICATO	APPROVATO
	20/06/2011	EMISSIONE FINALE	D. RE	M. TACCA	L. BARILLI

NOME\_DCL\_FILE: SF0617\_F0.dwg