

LEGENDA COLORI

Red	IMPIANTO DI ILLUMINAZIONE/FORZA MOTRICE (LFM)
Orange	IMPIANTO DI SUPERVISIONE (LFM)
Light Blue	IMPIANTO TELEFONIA DI EMERGENZA E DIFFUSIONE SONORA (TEM_DS)
Light Green	IMPIANTI TVCC, ANTINTRUSIONE, CONTROLLO ACCESSI
Yellow	IMPIANTO RIVELAZIONE INCENDI
Light Purple	IMPIANTO RADIO GSM/UMTS
Light Blue	IMPIANTO ANTINCENDIO
Light Green	IMPIANTO DI VENTILAZIONE
Light Purple	RETE DATI DI EMERGENZA

LEGENDA RETI

—	RETE MEDIA TENSIONE (MT) GENERALE
---	RETE BASSA TENSIONE (BT) 1000 V
---	RETE BASSA TENSIONE (BT1) 400/230 V
---	RETE BASSA TENSIONE (BT2) 690 V
---	RETE CONDUTTORE DI PROTEZIONE

LEGENDA SIMBOLI



□	QUADRO ELETTRICO
□	QUADRO ELETTRICO DI PIAZZALE
□	QUADRO ELETTRICO DI TRATTA
□	QUADRO ELETTRICO DI BY-PASS
□	MUFFOLA PER GIUNZIONE CAVI MT

INDICATORE CAVI ELETTRICI

A - IMPIANTO
 MT - MEDIA TENSIONE
 BT(x) - BASSA TENSIONE (1) = 1000 V, (2) = 690 V, (3) 400/230 V;
 PE - CONDUTTORE DI PROTEZIONE;
 IE - ILLUMINAZIONE ESTERNA;
 RO - RETE DATI;
 CA - ANTINTRUSIONE/CONTROLLO ACCESSI; RI - RIVELAZIONE INCENDI; TV - TVCC;
 RA - RADIO GSM.

B - TIPO CAVO
 C - FORMAZIONE CAVO
 D - ULTERIORI INFORMAZIONI

NOTE GENERALI

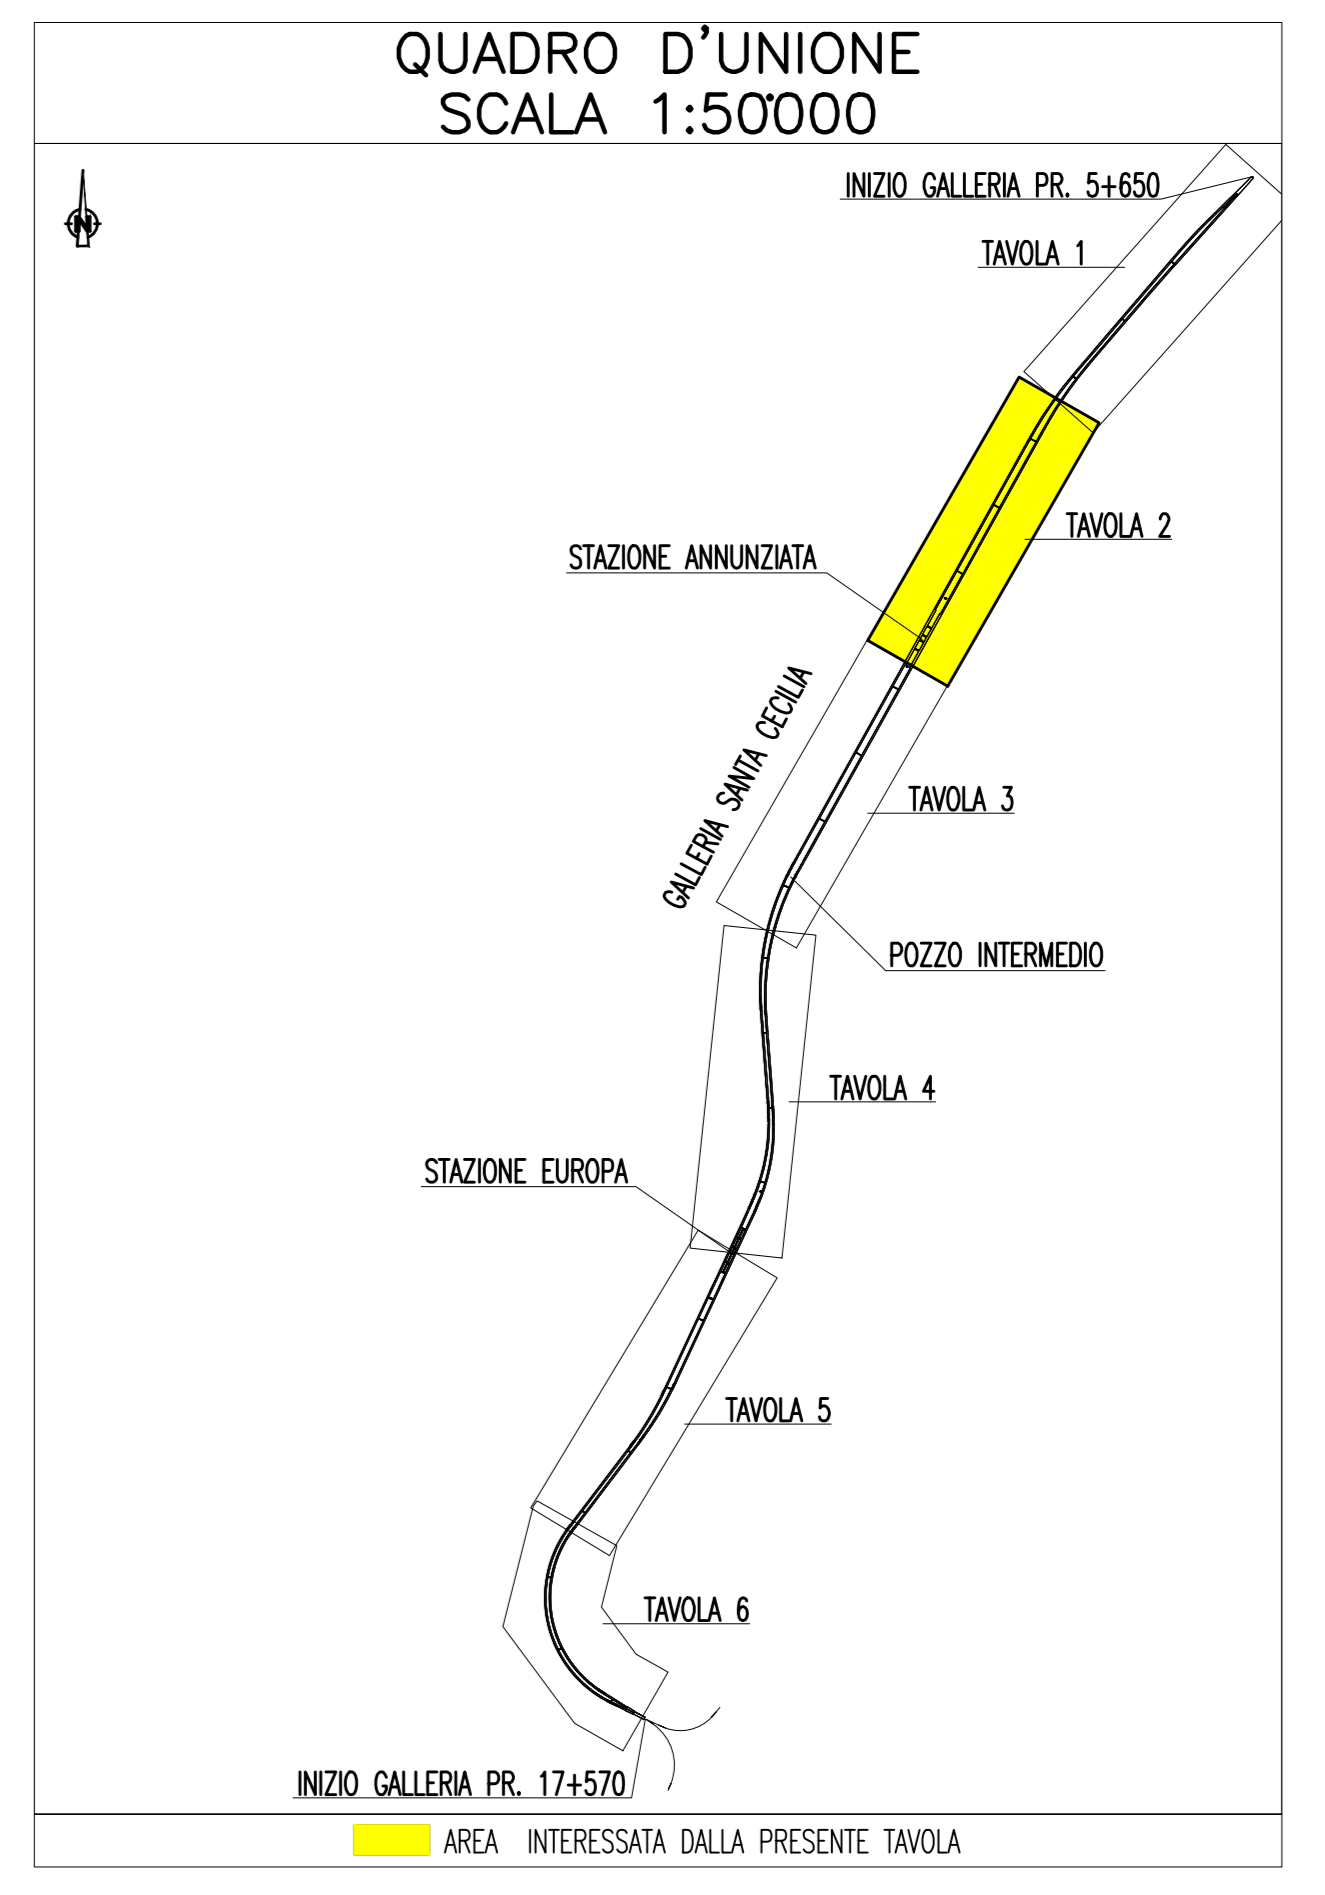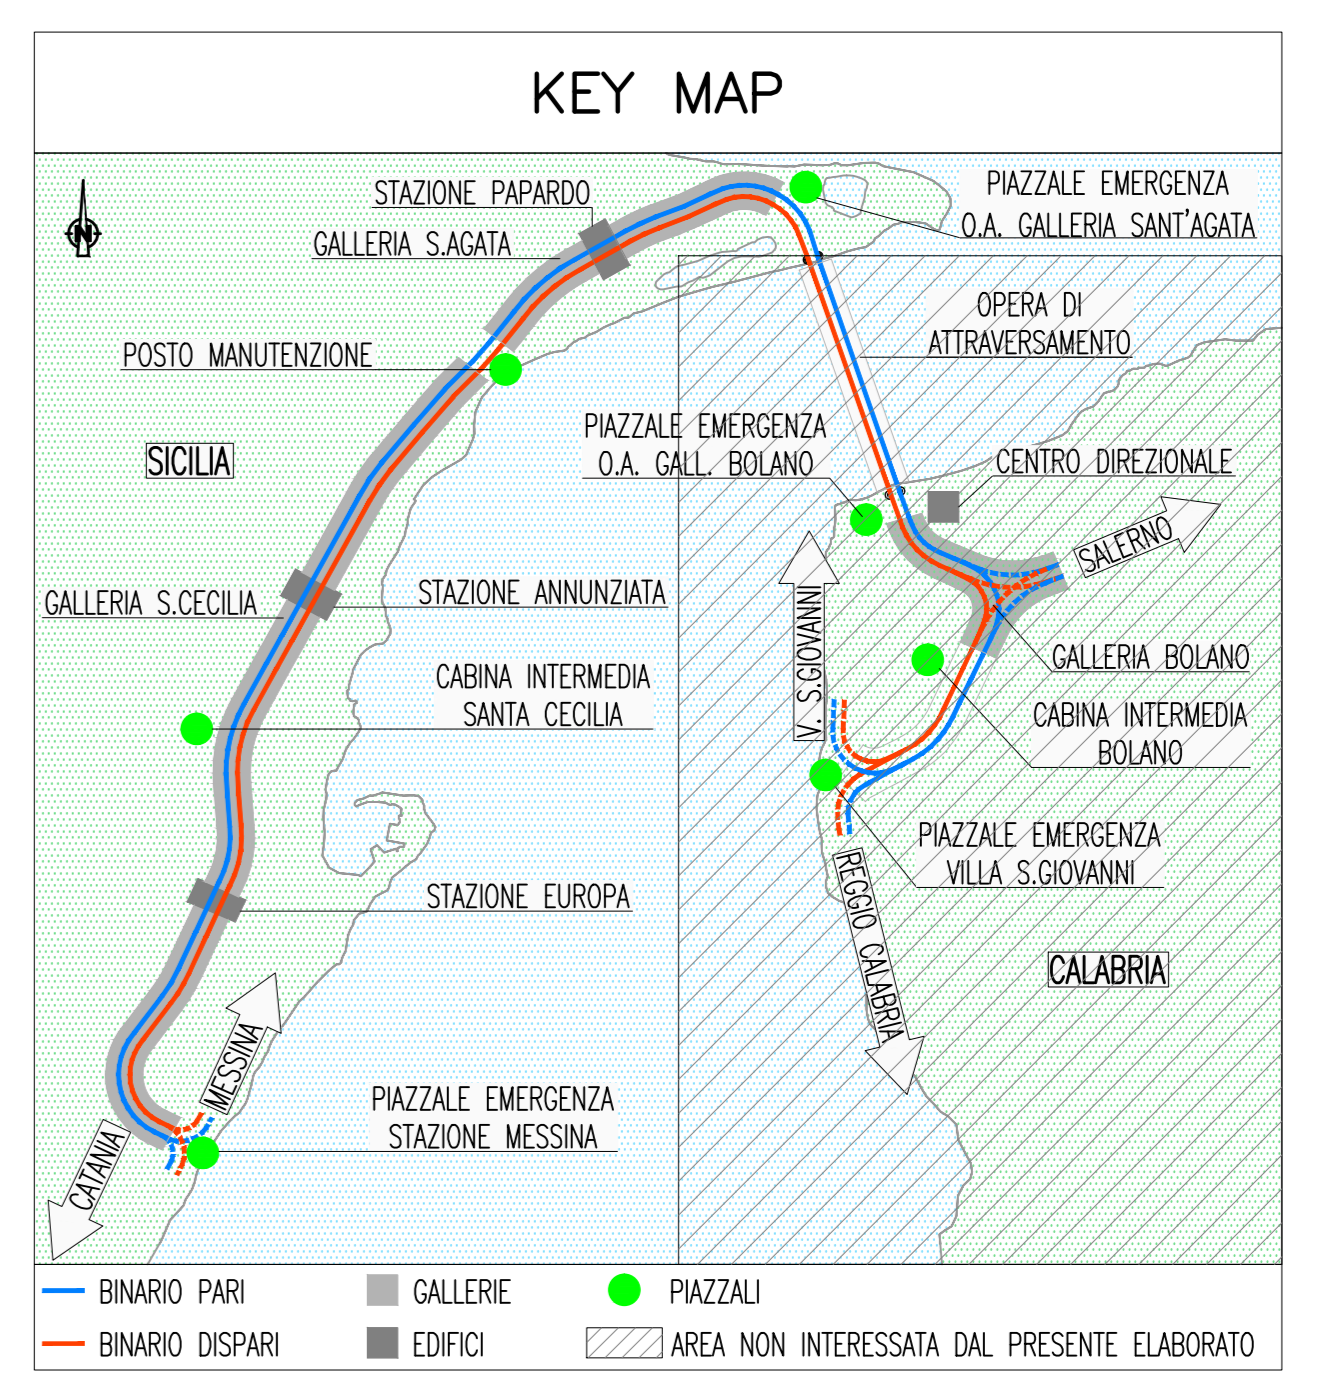

NOTE:
 - ZONA EVIDENZIATA NELLA SEZIONE/TAVOLA SUCCESSIVA/PRECEDENTE

Stretto di Messina
 Concessionaria per la progettazione, realizzazione e gestione del collegamento stabile tra la Sicilia e il Continente
 Regione di Sicilia - Azienda
 (Legge n. 1158 del 17 dicembre 1971, modificata dal D.lgs. n. 114 del 24 aprile 2003)

PONTE SULLO STRETTO DI MESSINA
 PROGETTO DEFINITIVO

EUROLINK S.p.A.
 IMPREGILO S.p.A. (Mandatataria)
 SOCIETA' ITALIANA PER CONDOTTE D'ACQUA S.p.A. (Mandatario)
 COOPERATIVA MURATORI E CEMENTISTI - C.M.C. di Ravenna Soc. Coop. a.r.l. (Mandatario)
 SACYR S.A.U. (Mandatario)
 ISHIKAWAJIMA - HARIMA HEAVY INDUSTRIES CO. LTD. (Mandatario)
 A.C.I. S.p.A. - CONSORZIO STABILE (Mandatario)

IL PROGETTISTA Dott. Ing. L. Barilli Ordine Ingegneri V.C.D. n. 122	IL CONTRAENTE GENERALE Project Manager (Ing. P.P. Marcheselli)	STRETTO DI MESSINA Direttore Generale e RUP Validazione (Ing. S. Fiorentini)	STRETTO DI MESSINA Amministratore Delegato (Dott. P. Giucci)
--	--	---	--

COLLEGAMENTI SICILIA SF0646_F0
 IMPIANTI TECNOLOGICI ELETTROFERROVIARI DI LINEA
 IMPIANTI LUCE E FORZA MOTRICE
 GALLERIA NATURALE - SANTA CECILIA
 PIANO POSA CAVI IMPIANTI LFM - TAVOLA 2 DI 6

CODICE CIG0700P3PDISIFMIGN9C00003FO	SCALA 1:1000			
REV. DATA	DESCRIZIONE	REDATTO	VERIFICATO	APPROVATO
FO 20/06/2011	EMISSIONE FINALE	D. RE	M. TACCA	L. BARILLI