

LEGENDA COLORI

[Red]	IMPIANTO DI ILLUMINAZIONE/FORZA MOTRICE (LFM)
[Orange]	IMPIANTO DI SUPERVISIONE (LFM)
[Yellow]	IMPIANTO TELEFONIA DI EMERGENZA E DIFFUSIONE SONORA (TEM_DS)
[Green]	IMPIANTI TVCC, ANTINTRUSIONE, CONTROLLO ACCESSI
[Blue]	IMPIANTO RIVELAZIONE INCENDI
[Purple]	IMPIANTO RADIO GSM/UMTS
[Pink]	IMPIANTO ANTINCENDIO
[Light Blue]	IMPIANTO DI VENTILAZIONE
[Light Green]	RETE DATI DI EMERGENZA

LEGENDA RETI

[Solid Line]	RETE MEDIA TENSIONE (MT) GENERALE
[Dashed Line]	RETE BASSA TENSIONE (BT) 1000 V
[Dotted Line]	RETE BASSA TENSIONE (BT1) 400/230 V
[Dash-Dot Line]	RETE BASSA TENSIONE (BT2) 690 V
[Long Dash-Dot Line]	RETE CONDUTTORE DI PROTEZIONE

LEGENDA SIMBOLI



[Square]	QUADRO ELETTRICO
[Square]	QUADRO ELETTRICO DI PIAZZALE
[Square]	QUADRO ELETTRICO DI TRATTA
[Square]	QUADRO ELETTRICO DI BY-PASS
[Square]	MUFFOLA PER GIUNZIONE CAVI MT

INDICATORE CAVI ELETTRICI

A - IMPIANTO
 MT - MEDIA TENSIONE
 BT(x) - BASSA TENSIONE (1) = 1000 V, (2) = 690 V, (3) 400/230 V;
 PE - CONDUTTORE DI PROTEZIONE;
 IE - ILLUMINAZIONE ESTERNA;
 RO - RETE DATI;
 CA - ANTINTRUSIONE/CONTROLLO ACCESSI; RI - RIVELAZIONE INCENDI; TV - TVCC;
 RA - RADIO GSM.

B - TIPO CAVO
 C - FORMAZIONE CAVO
 D - ULTERIORI INFORMAZIONI

NOTE GENERALI

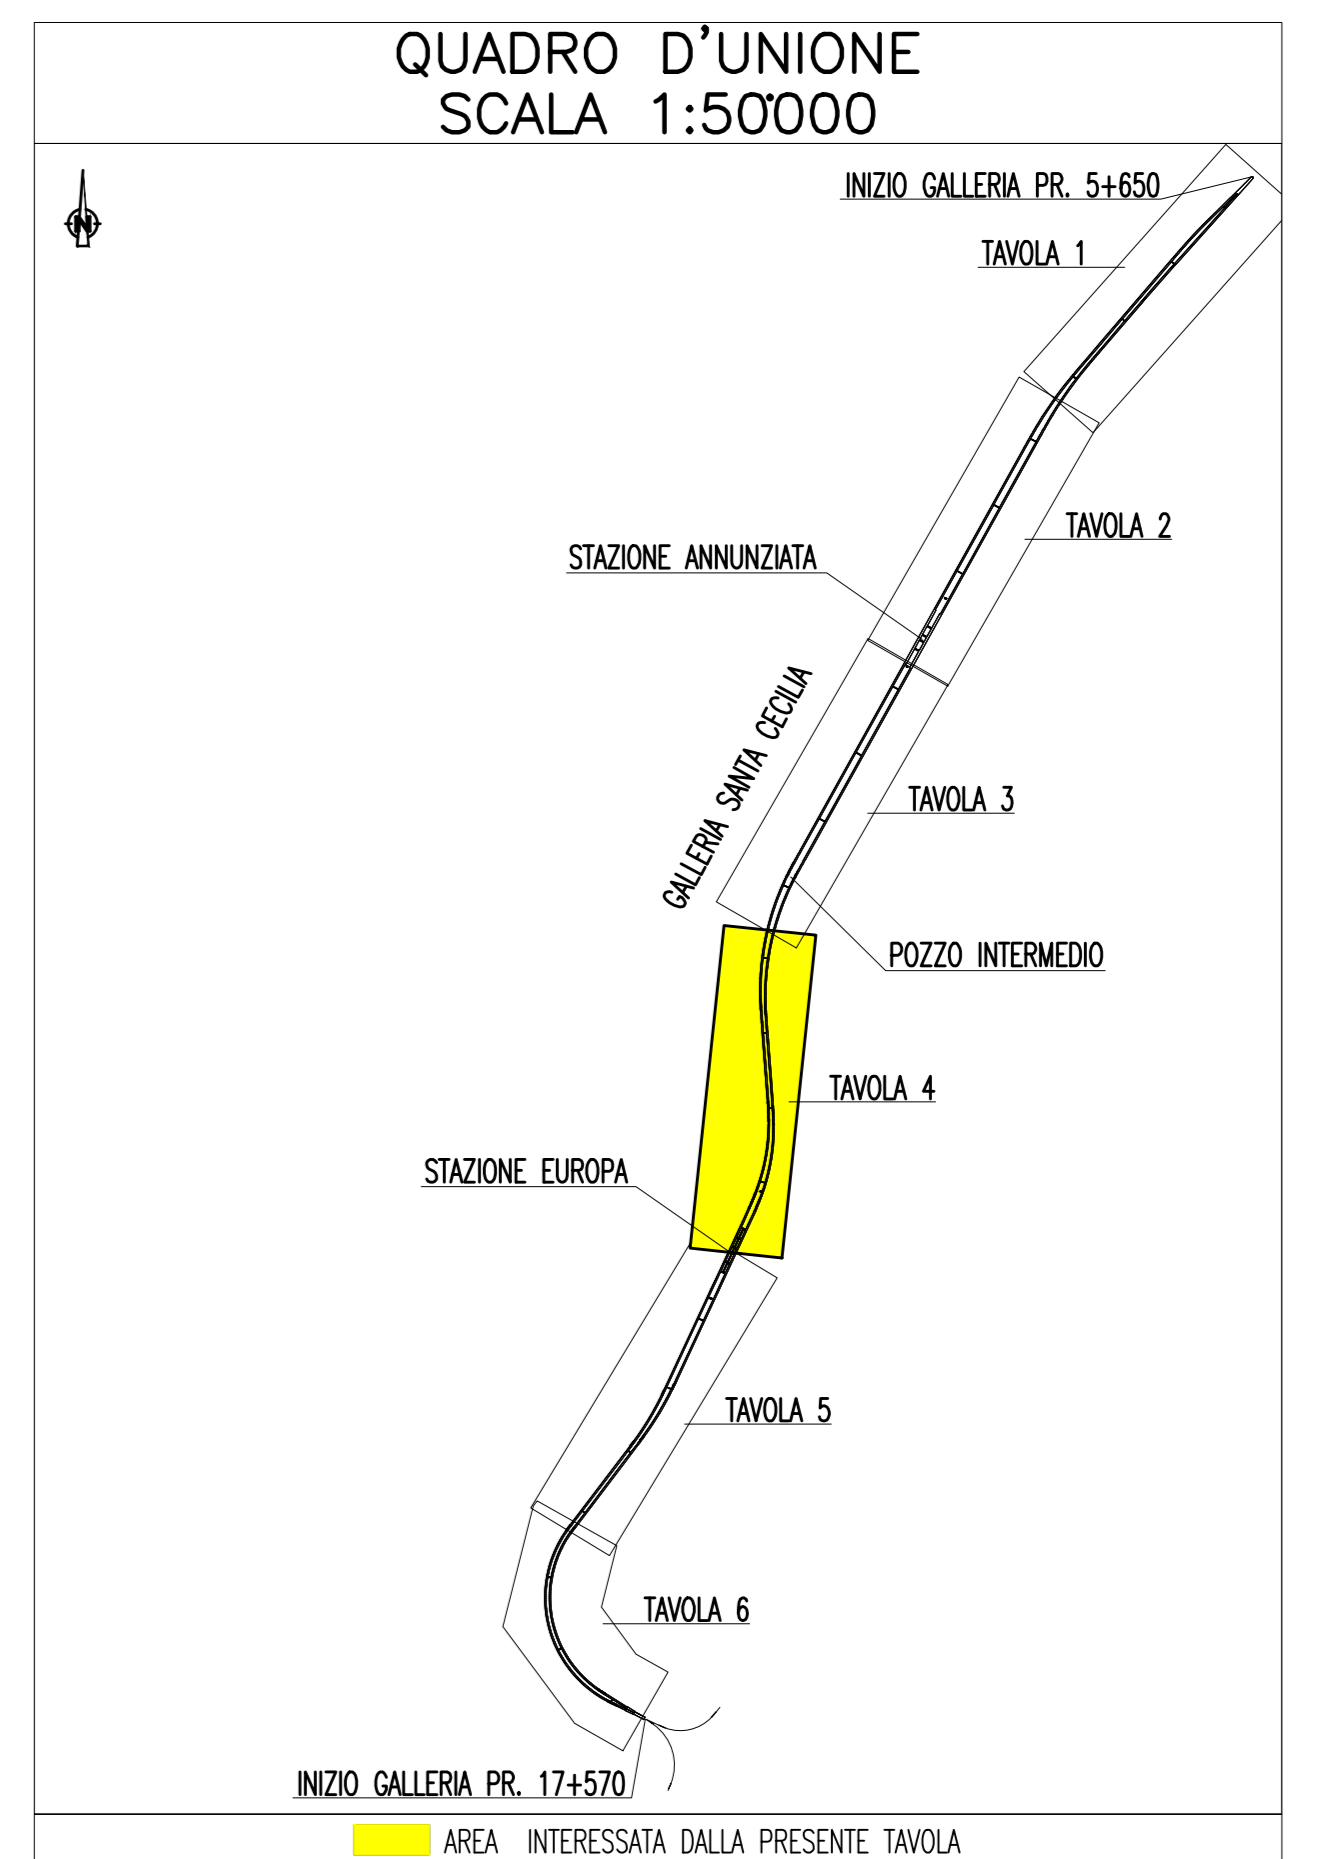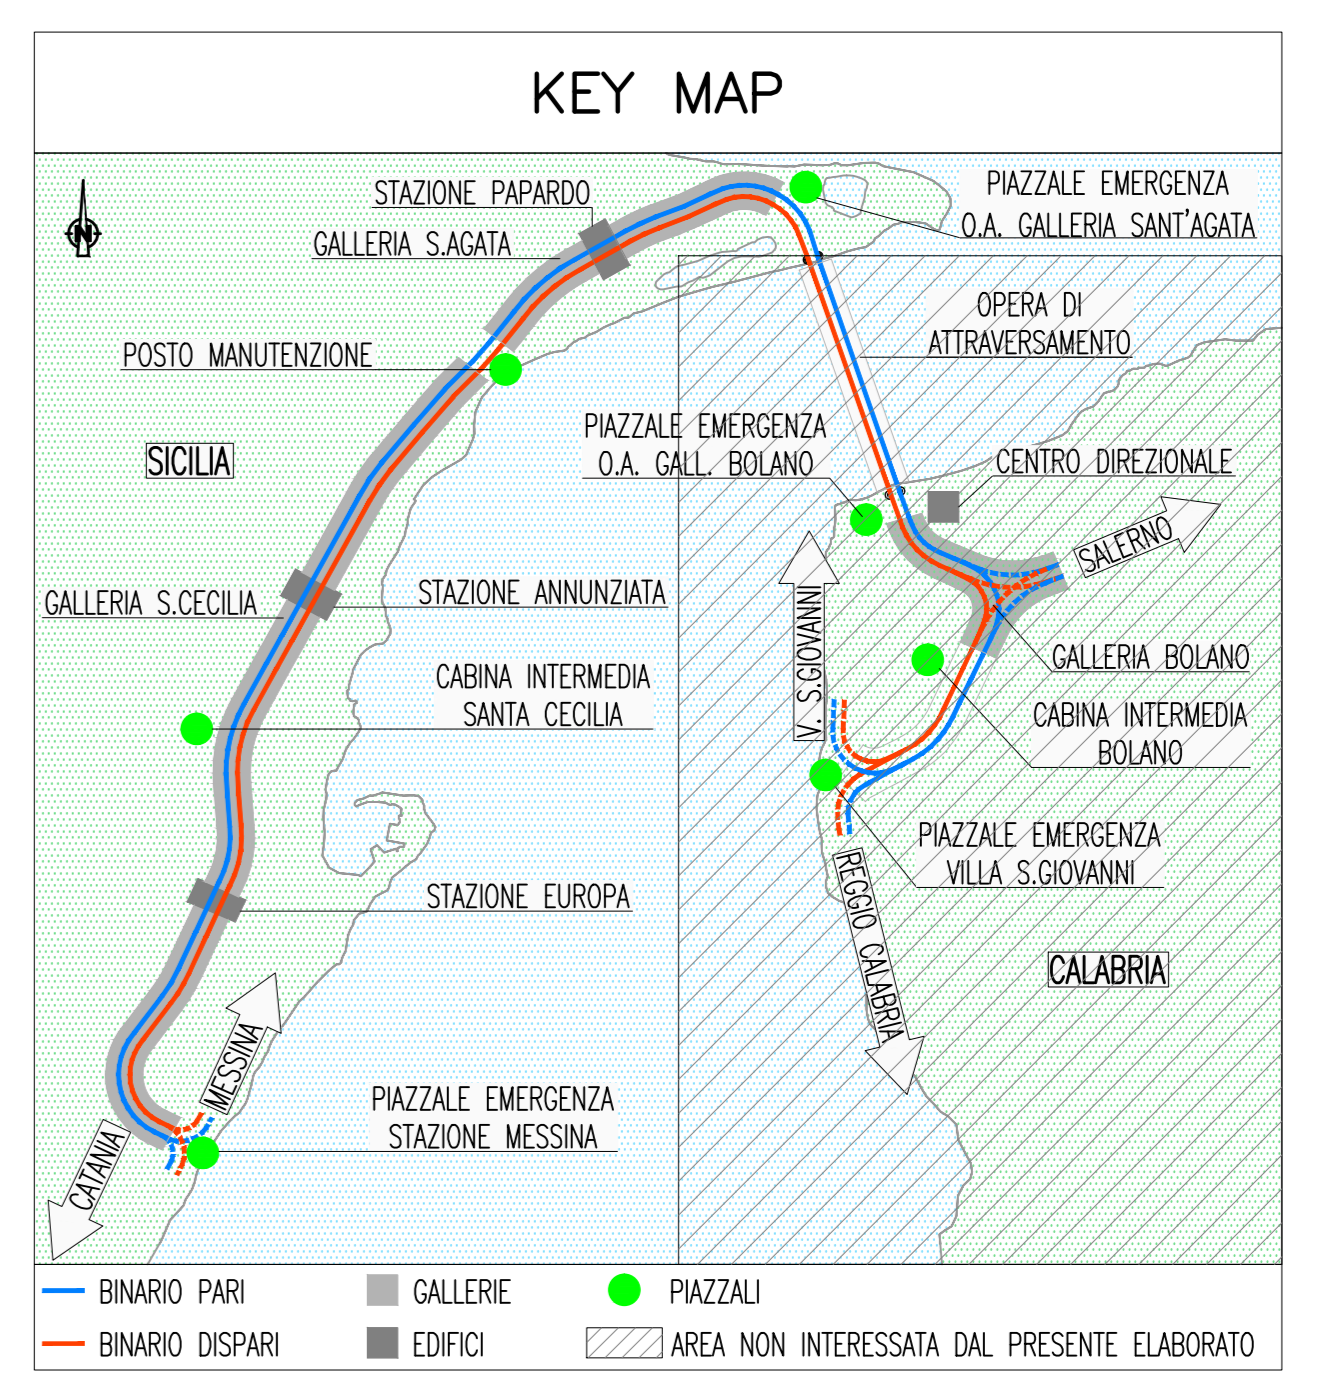

NOTE:
 - ZONA EVIDENZIATA NELLA SEZIONE/TAVOLA SUCCESSIVA/PRECEDENTE

Stretto di Messina
 Concessionaria per la progettazione, realizzazione e gestione del collegamento stabile tra la Sicilia e il Continente
 Direzione di Settore Sicilia
 (Legge n° 1158 del 17 dicembre 1971, modificata dal D.lgs. n° 114 del 24 aprile 2003)

PONTE SULLO STRETTO DI MESSINA
 PROGETTO DEFINITIVO

EUROLINK S.p.A.
 IMPREGILO S.p.A. (Mandatataria)
 SOCIETA' ITALIANA PER CONDOTTE D'ACQUA S.p.A. (Mandatario)
 COOPERATIVA MURATORI E CEMENTISTI - C.I.M.C. di Ravenna Soc. Coop. a.r.l. (Mandatario)
 SACYR S.A.U. (Mandatario)
 ISHIKAWAJIMA - HARIMA HEAVY INDUSTRIES CO. LTD. (Mandatario)
 A.C.I. S.p.A. - CONSORZIO STABILE (Mandatario)

IL PROGETTISTA Dott. Ing. L. Barilli Ordine Ingegneri V.C.O. n° 122	IL CONTRAENTE GENERALE Project Manager (Ing. P.P. Marcheselli)	STRETTO DI MESSINA Direttore Generale e RUP Validatore (Ing. S. Fiorentinelli)	STRETTO DI MESSINA Amministratore Delegato (Dott. P. Giucci)
--	--	---	--

COLLEGAMENTI SICILIA [SF0648_F0]
 IMPIANTI TECNOLOGICI ELETTROFERROVIARI DI LINEA
 IMPIANTI LUCE E FORZA MOTRICE
 GALLERIA NATURALE - SANTA CECILIA
 PIANO POSA CAVI IMPIANTI LFM - TAVOLA 4 DI 6

REV.	DATA	DESCRIZIONE	REDATTO	VERIFICATO	APPROVATO
FO	20/06/2011	EMISSIONE FINALE	M. TACCA	L. BARILLI	

CODICE: [C][G][0][7][0][0][P][3][P][D][S][I][F][I][M][G][N][9][C][0][0][0][0][5][F][0]
 SCALA: 1:1000
 NOME_DCL_FILE: SF0648_F0.dwg