

LEGENDA COLORI

■	IMPIANTO DI ILLUMINAZIONE/FORZA MOTTRICE (LFM)
■	IMPIANTO DI SUPERVISIONE (LFM)
■	IMPIANTO TELEFONIA DI EMERGENZA E DIFFUSIONE SONORA (TEM_DS)
■	IMPIANTI TVCC, ANTINTRUSIONE, CONTROLLO ACCESSI
■	IMPIANTO RIVELAZIONE INCENDI
■	IMPIANTO RADIO GSM/UMTS
■	IMPIANTO ANTINCENDIO
■	IMPIANTO DI VENTILAZIONE
■	RETE DATI DI EMERGENZA

LEGENDA RETI

—	RETE MEDIA TENSIONE (MT) GENERALE
—	RETE BASSA TENSIONE (BT) 1000 V
—	RETE BASSA TENSIONE (BT1) 400/230 V
—	RETE BASSA TENSIONE (BT2) 690 V
—	RETE CONDUTTORE DI PROTEZIONE

LEGENDA SIMBOLI



■	QUADRO ELETTRICO
■	QUADRO ELETTRICO DI PIAZZALE
■	QUADRO ELETTRICO DI TRATTA
■	QUADRO ELETTRICO DI BY-PASS
■	MUFFOLA PER GIUNZIONE CAVI MT

INDICATORE CAVI ELETTRICI

A - IMPIANTO
 MT - MEDIA TENSIONE
 BT(x) - BASSA TENSIONE (1) = 1000 V, (2) = 690 V, (3) 400/230 V;
 PE - CONDUTTORE DI PROTEZIONE;
 IE - ILLUMINAZIONE ESTERNA;
 RO - RETE DATI;
 CA - ANTINTRUSIONE/CONTROLLO ACCESSI; RI - RIVELAZIONE INCENDI; TV - TVCC;
 RA - RADIO GSM.

B - TIPO CAVO
 C - FORMAZIONE CAVO
 D - ULTERIORI INFORMAZIONI

NOTE GENERALI

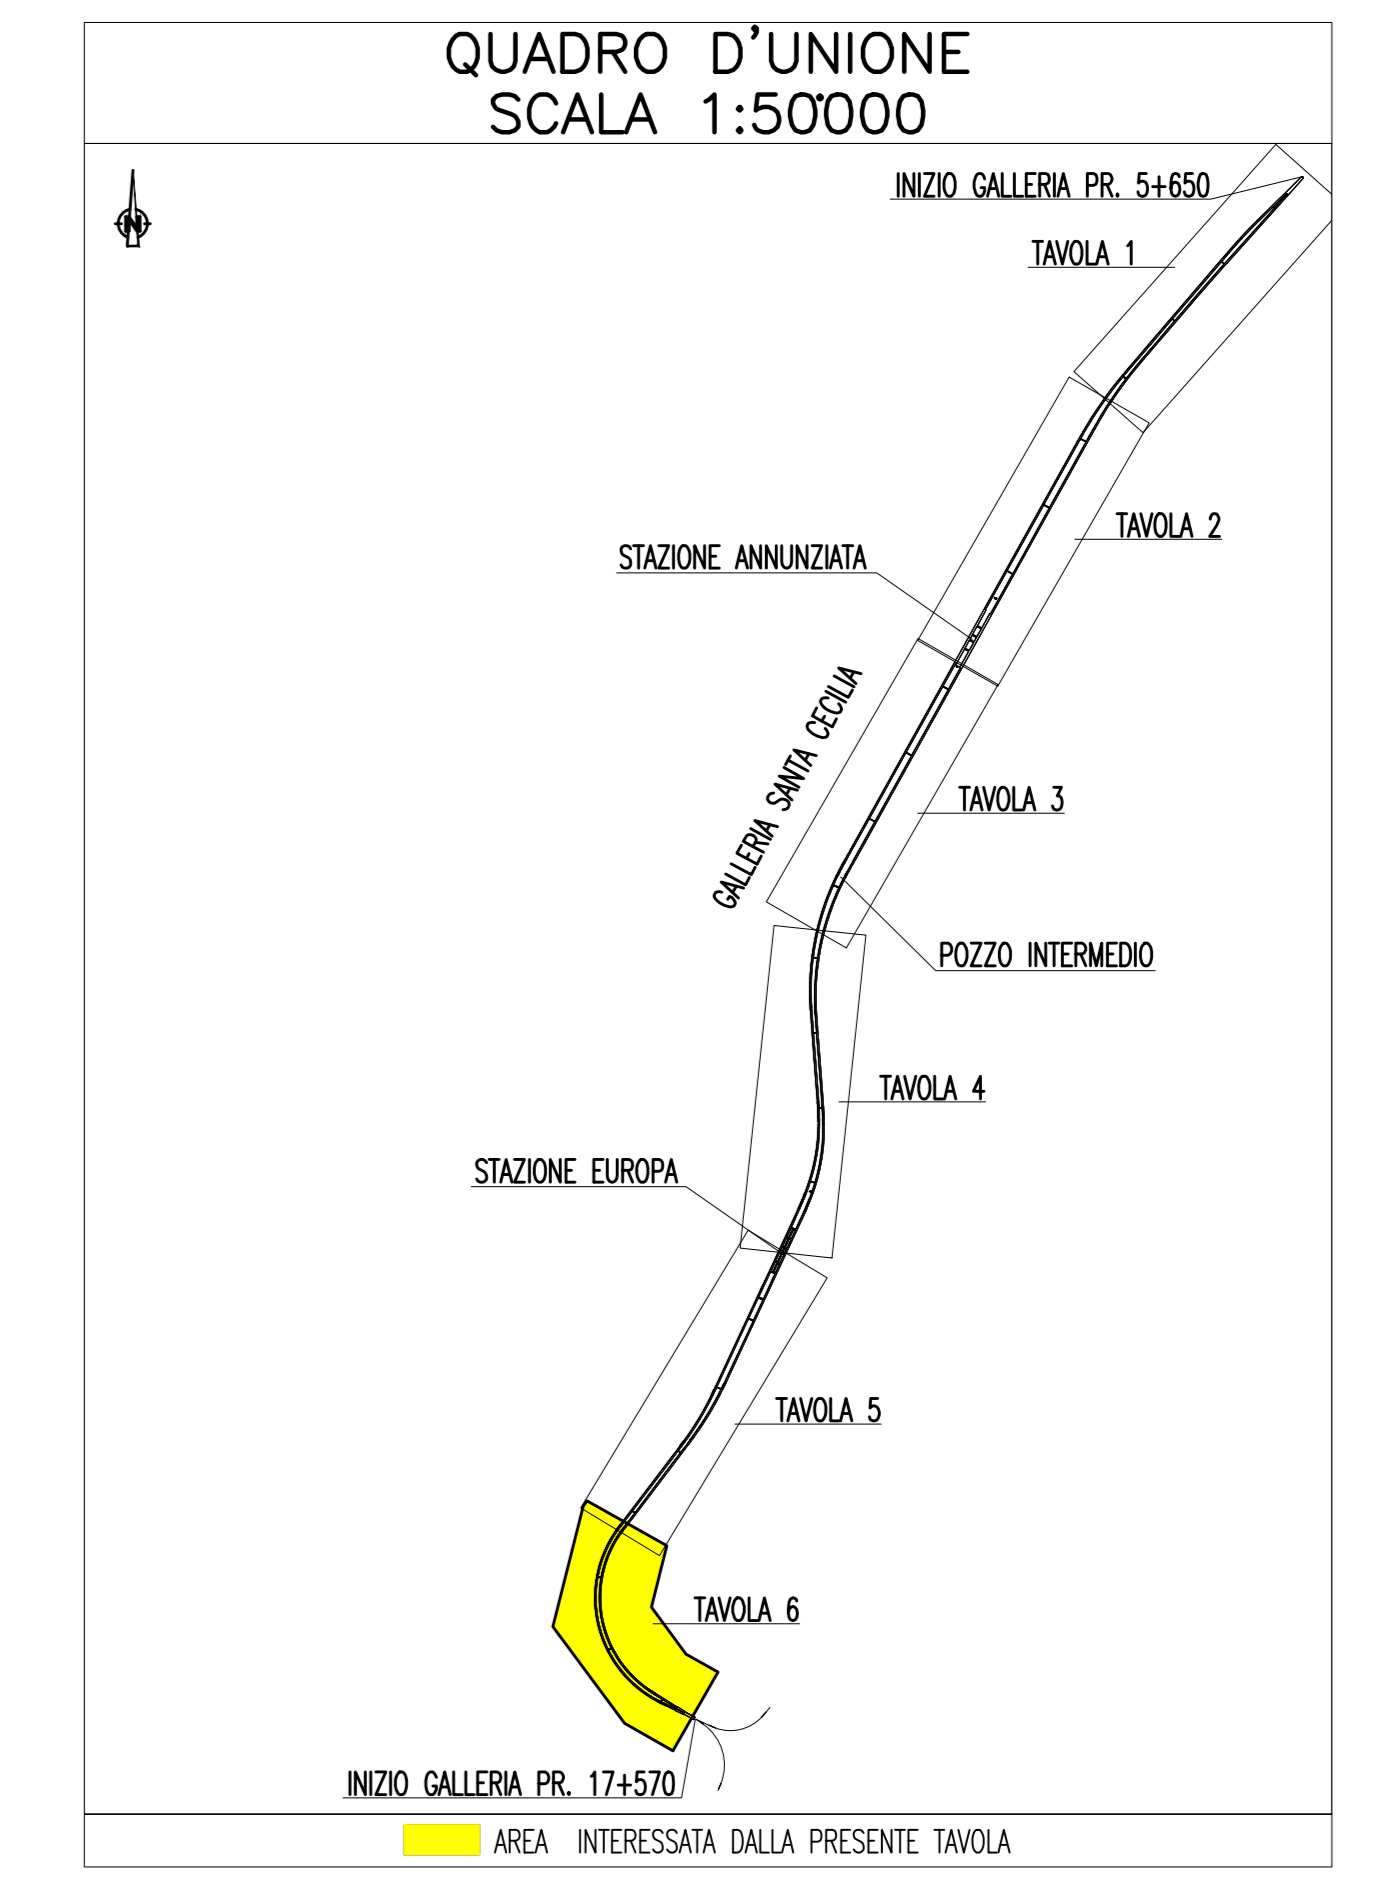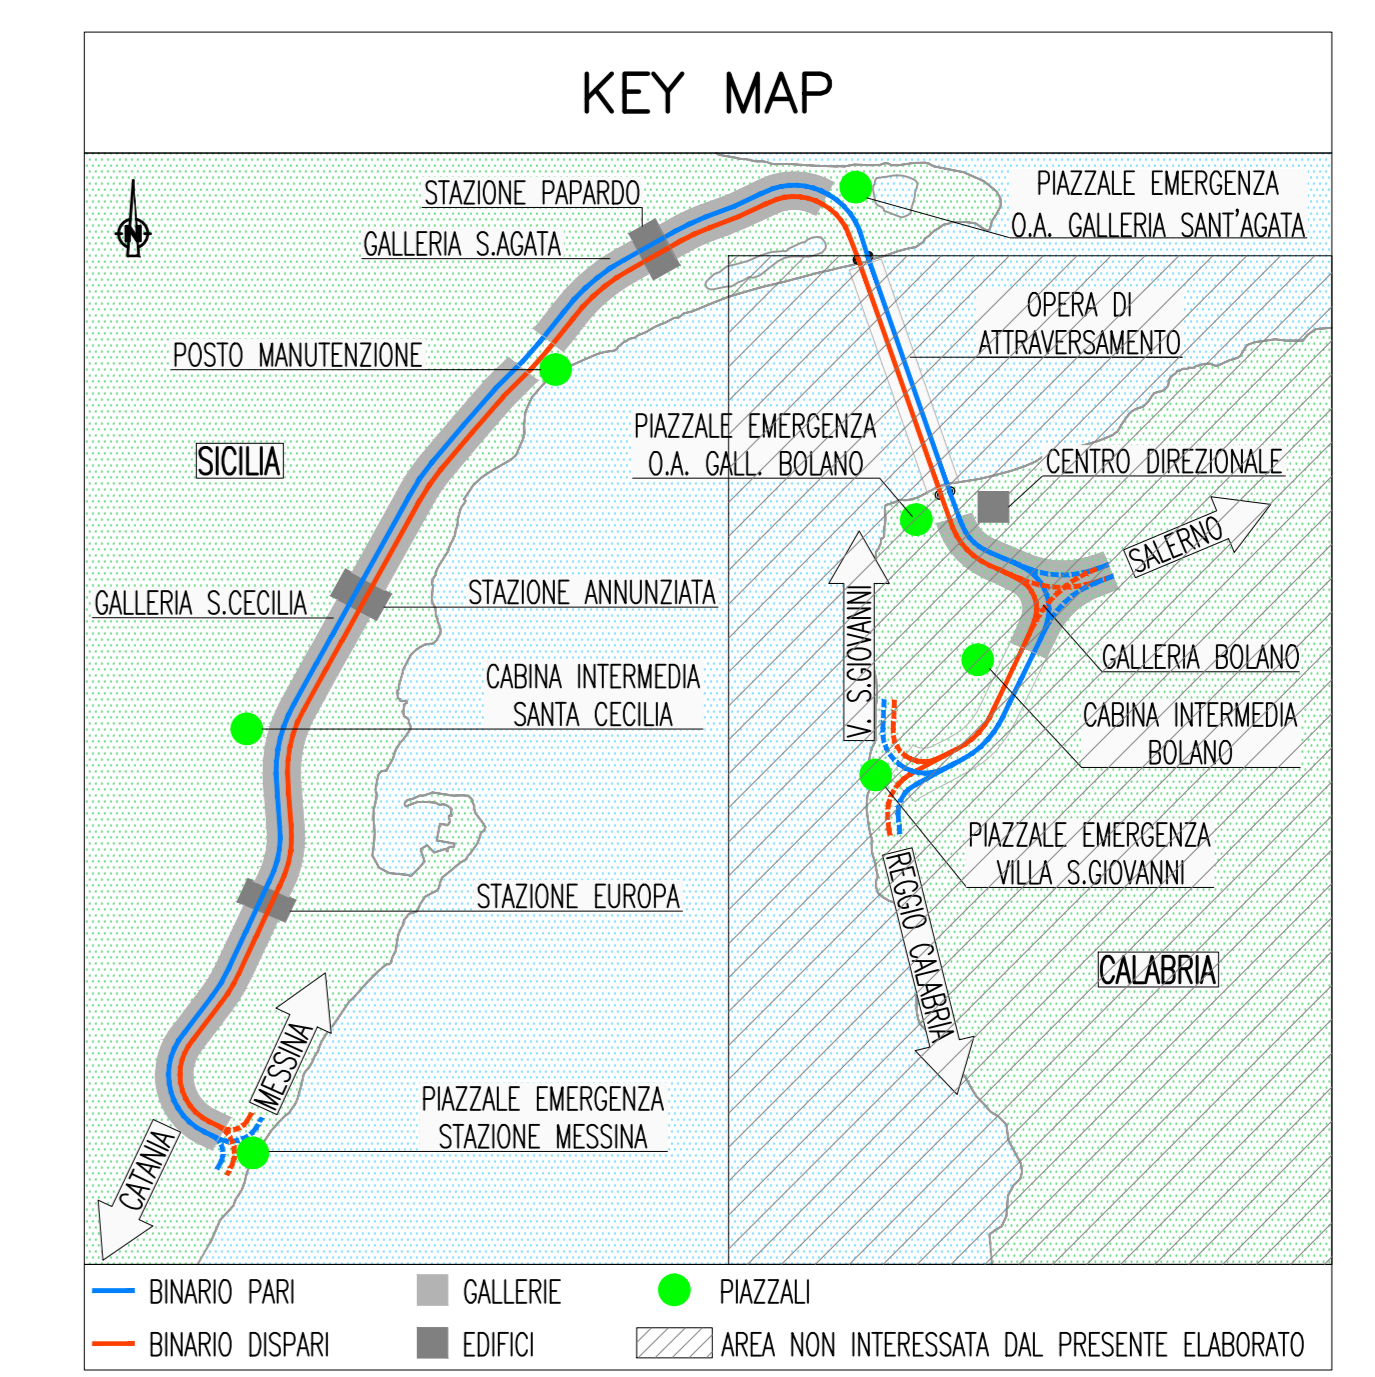

NOTE:
 - ZONA EVIDENZIATA NELLA SEZIONE/TAVOLA SUCCESSIVA/PRECEDENTE

Stretto di Messina
 Concessionaria per la progettazione, realizzazione e gestione del collegamento stabile tra la Sicilia e il Continente
 Direzione di Settore Sicilia
 (Legge n° 1158 del 17 dicembre 1971, modificata dal D.lgs. n° 114 del 24 aprile 2003)

PONTE SULLO STRETTO DI MESSINA
PROGETTO DEFINITIVO

EUROLINK S.C.p.A.
 IMPREGILO S.p.A. (Mandatataria)
 SOCIETA' ITALIANA PER CONDOTTE D'ACQUA S.p.A. (Mandatante)
 COOPERATIVA MURATORI E CEMENTISTI - C.M.C. di Ravenna Soc. Coop. a.r.l. (Mandatante)
 SACYR S.A.U. (Mandatante)
 ISHIKAWAJIMA - HARIMA HEAVY INDUSTRIES CO. LTD. (Mandatante)
 A.C.I. S.C.p.A. - CONSORZIO STABILE (Mandatante)

IL PROGETTISTA Dott. Ing. L. Barilli Ordine Ingegneri V.C.D. n° 122	IL CONTRATTORE GENERALE Project Manager (Ing. P.P. Marchesini)	STRETTO DI MESSINA Direttore Generale e RUP Validatore (Ing. G. Fiorentini)	STRETTO DI MESSINA Amministratore Delegato (Dott. P. Gucci)
--	--	--	---

COLLEGAMENTI SICILIA **SF0650_F0**
 IMPIANTI TECNOLOGICI ELETTRIFERROVIARI DI LINEA
 IMPIANTI LUCE E FORZA MOTTRICE
 GALLERIA NATURALE - SANTA CECILIA
 PIANO POSA CAVI IMPIANTI LFM - TAVOLA 6 DI 6

REV.	DATA	DESCRIZIONE	REDATTO	VERIFICATO	APPROVATO
F0	20/06/2011	EMISSIONE FINALE	D. RE	M. TACCA	L. BARILLI

SCALA: 1:10000
 CODICE: CIG0700P3PD SIFIMGN9C00007F0
 NOME DEL FILE: SF0650_F0.dwg