


STRALCIO PLANIMETRICO – DISPOSIZIONE TELECAMERE FISSE
Scala 1:5000


PARTICOLARE TELECAMERA FISSA A COLORI

NOTA su BOX TELECAMERA

IL BOX DEVE OSPITARE
L'ALIMENTATORE DELLA
TELECAMERA (VITA UTILE MINIMA
100.000 ORE) ED IL BOX
OTTICO PER L'ATTESAZIONE
DELLA FIBRA E L'USCITA DELLA
FIBRA INTERESSATA VERSO LA
TELECAMERA. LE GUAINE DI
RACCORDO CON LA TELECAMERA
DEVONO PROTEGGERE I CAVI DI
ALIMENTAZIONE E DATI.

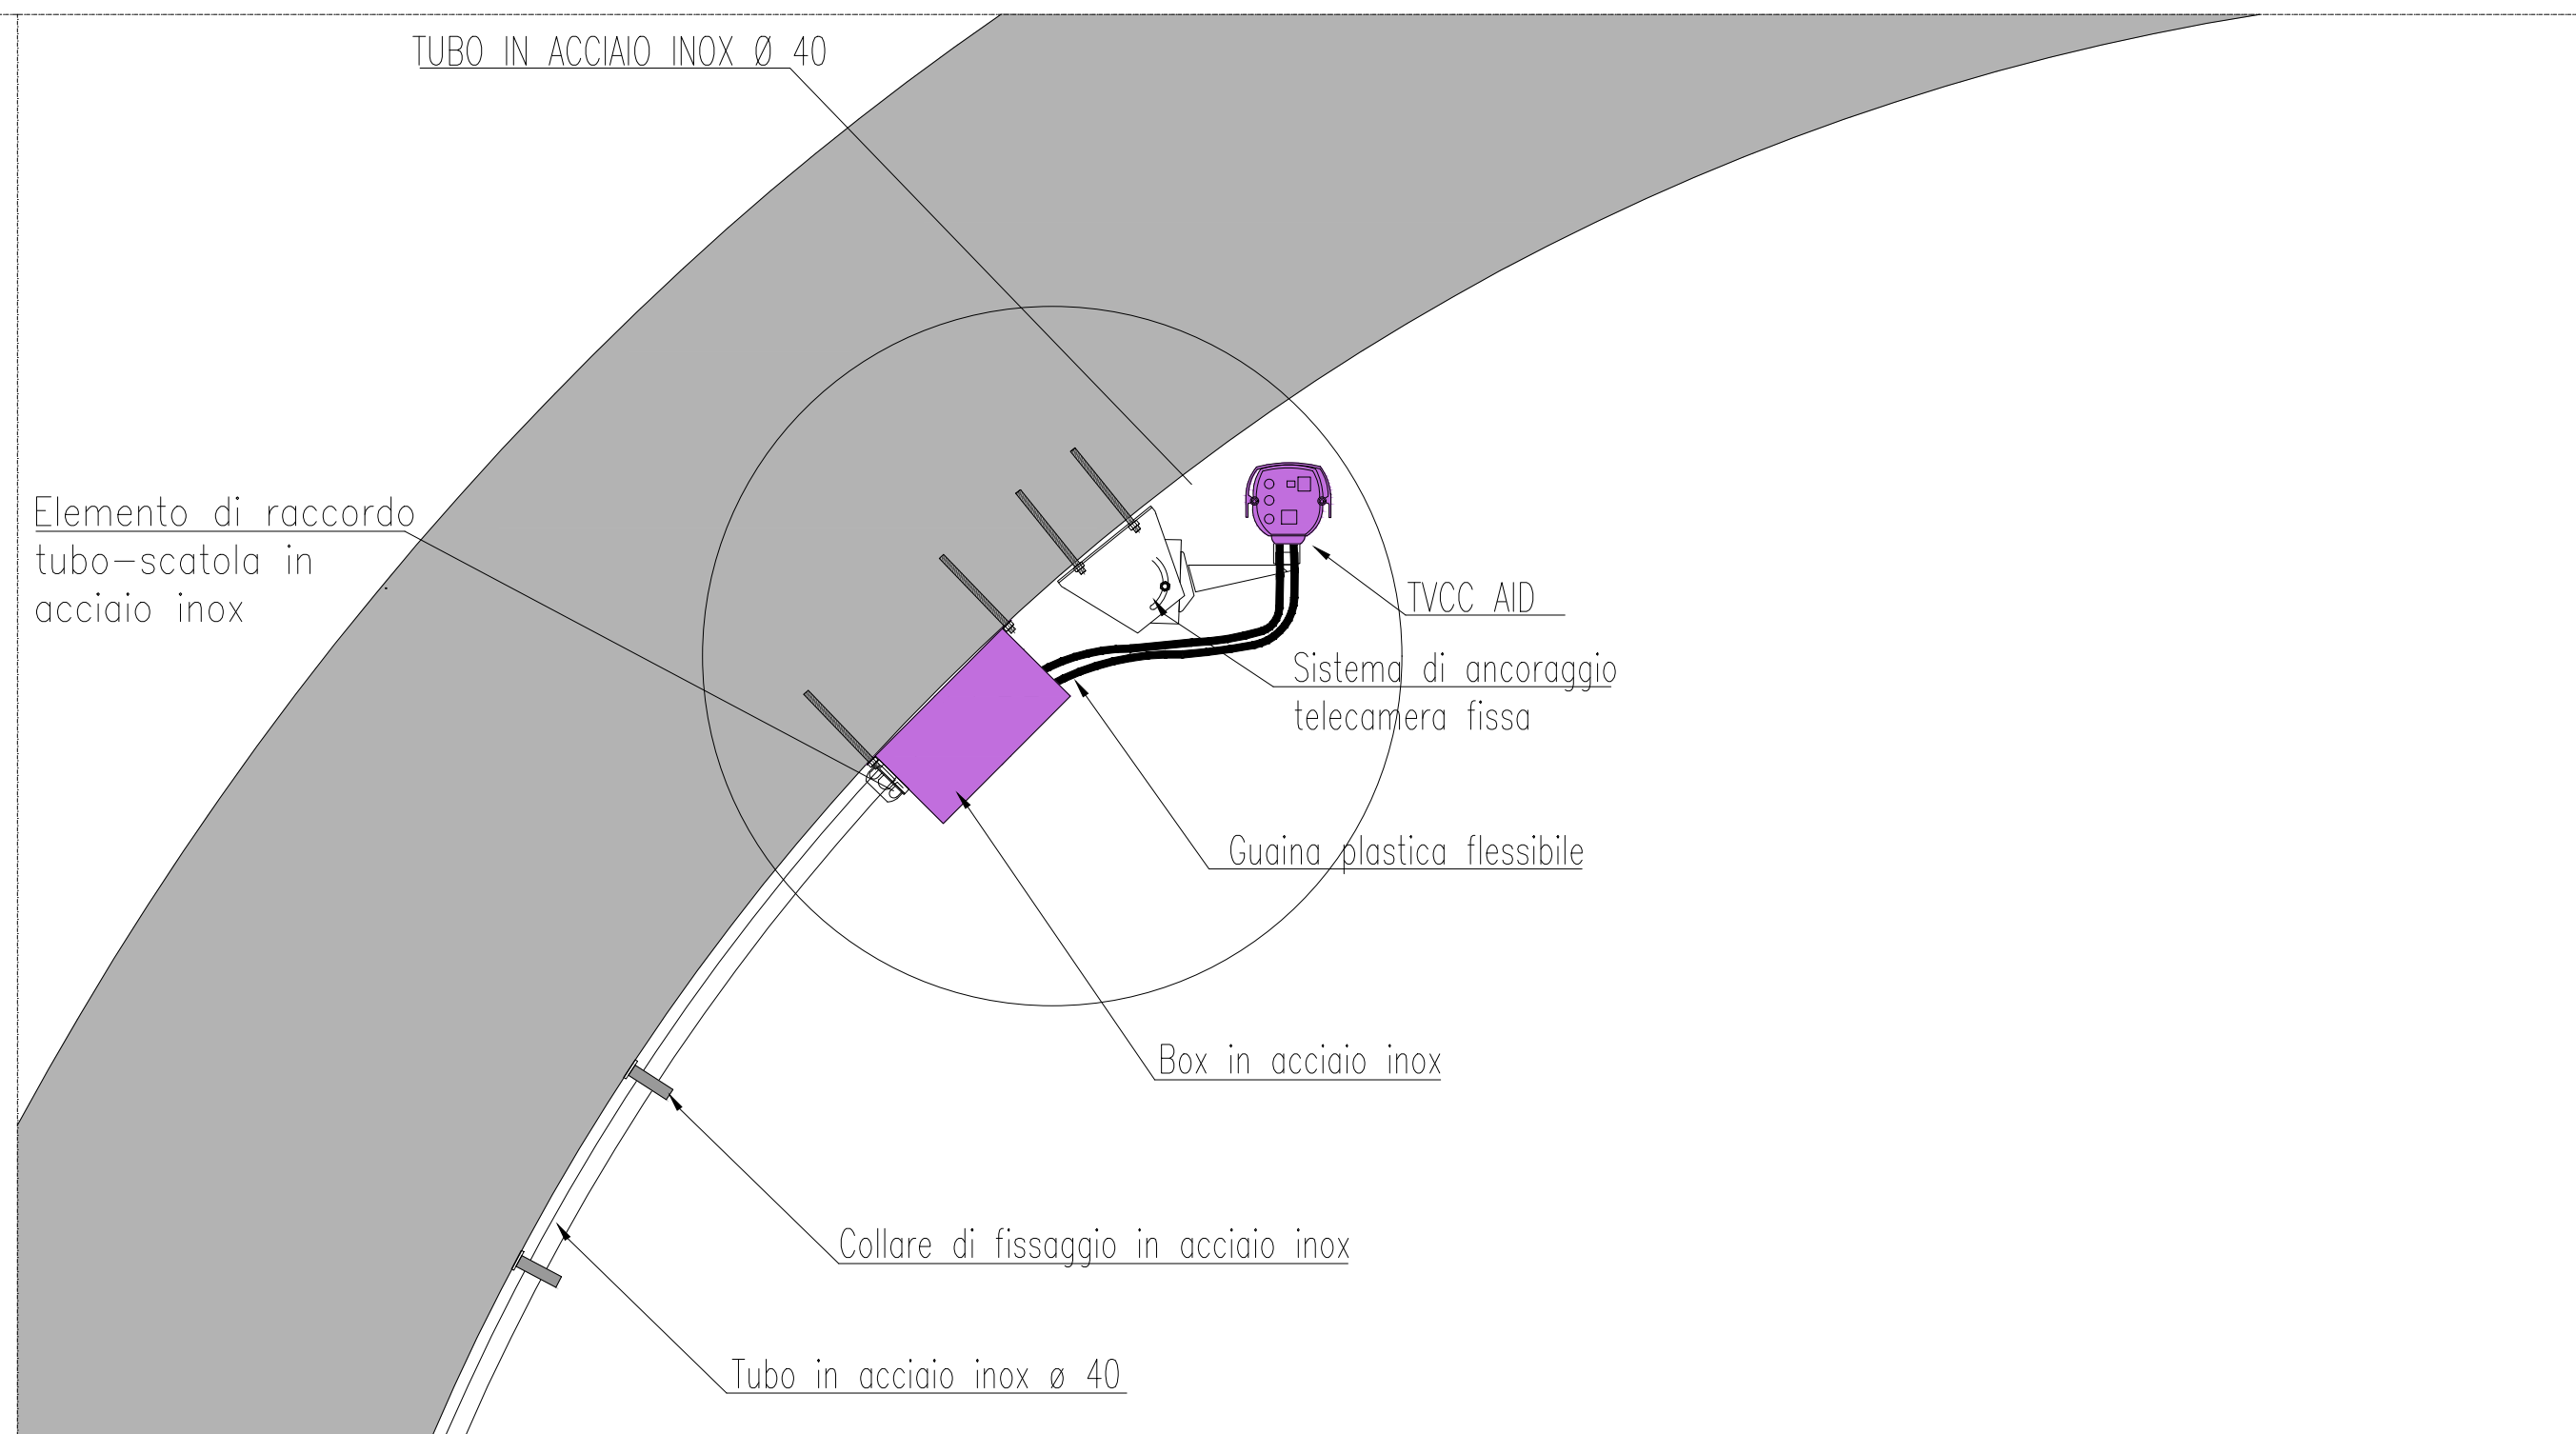


QUADRO D'UNIONE

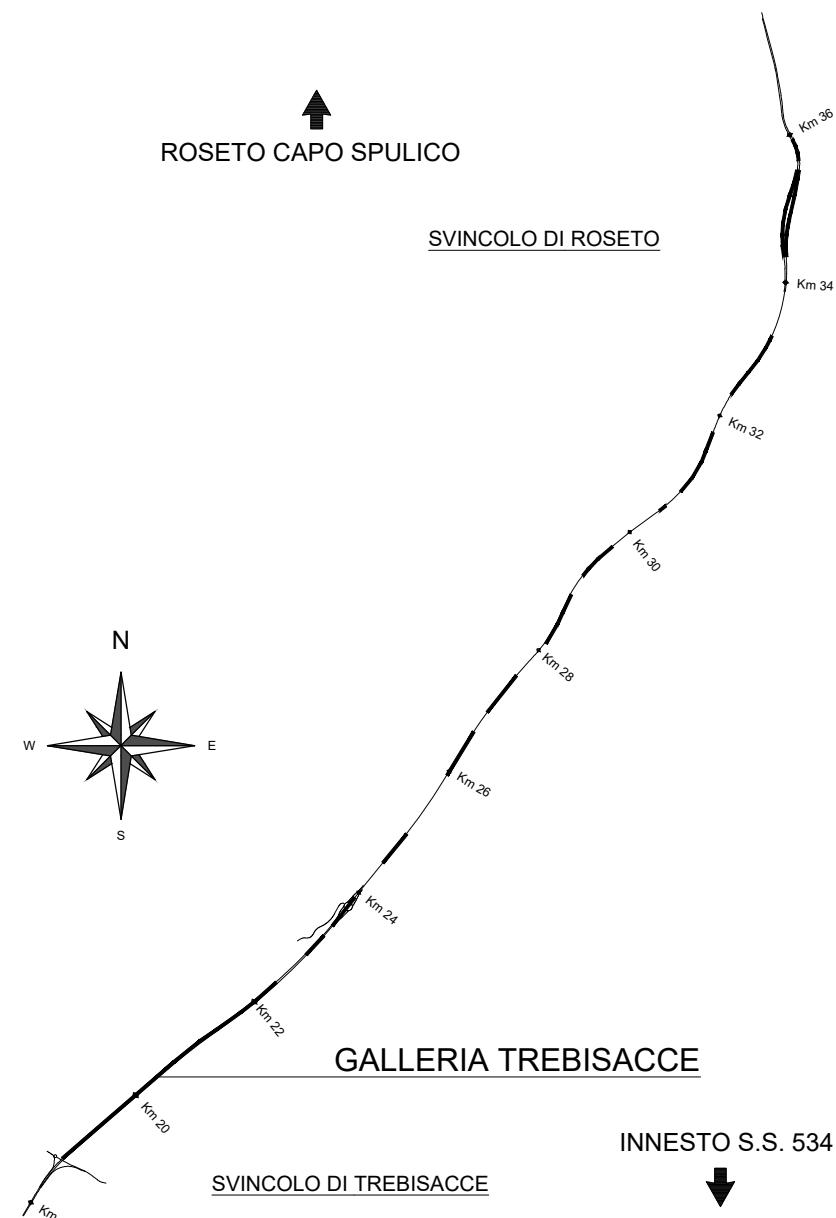

LEGENDA COLORI APPARECCHIATURE

colore 255	IMPIANTI ELETTRICI DI POTENZA MT/BT
colore 11	IMPIANTI DI ILLUMINAZIONE (IL)
colore 133	IMPIANTI DI SUPERVISIONE (SV)
colore 31	IMPIANTI SOS (SO)
colore 203	IMPIANTI TVCC (TC)
colore 151	IMPIANTI PANNELLI A MESSAGGIO VARIABILE E SEMAFORICI (PM)
colore 11	IMPIANTI ANTINCENDIO (AI)
colore 30	IMPIANTI RIVELAZIONE INCENDI (RI)
colore 181	IMPIANTI RADIO (RA)
colore 54	IMPIANTI DI VENTILAZIONE E MONITORAGGIO ATMOSFERICO (VE/MA)
colore 11	CONTROLLO TRAFFICO (CT)

SCHEMA COLLEGAMENTI APPARATI TELECAMERA FISSA
IN CASSETTA METALLICA IN GALLERIA

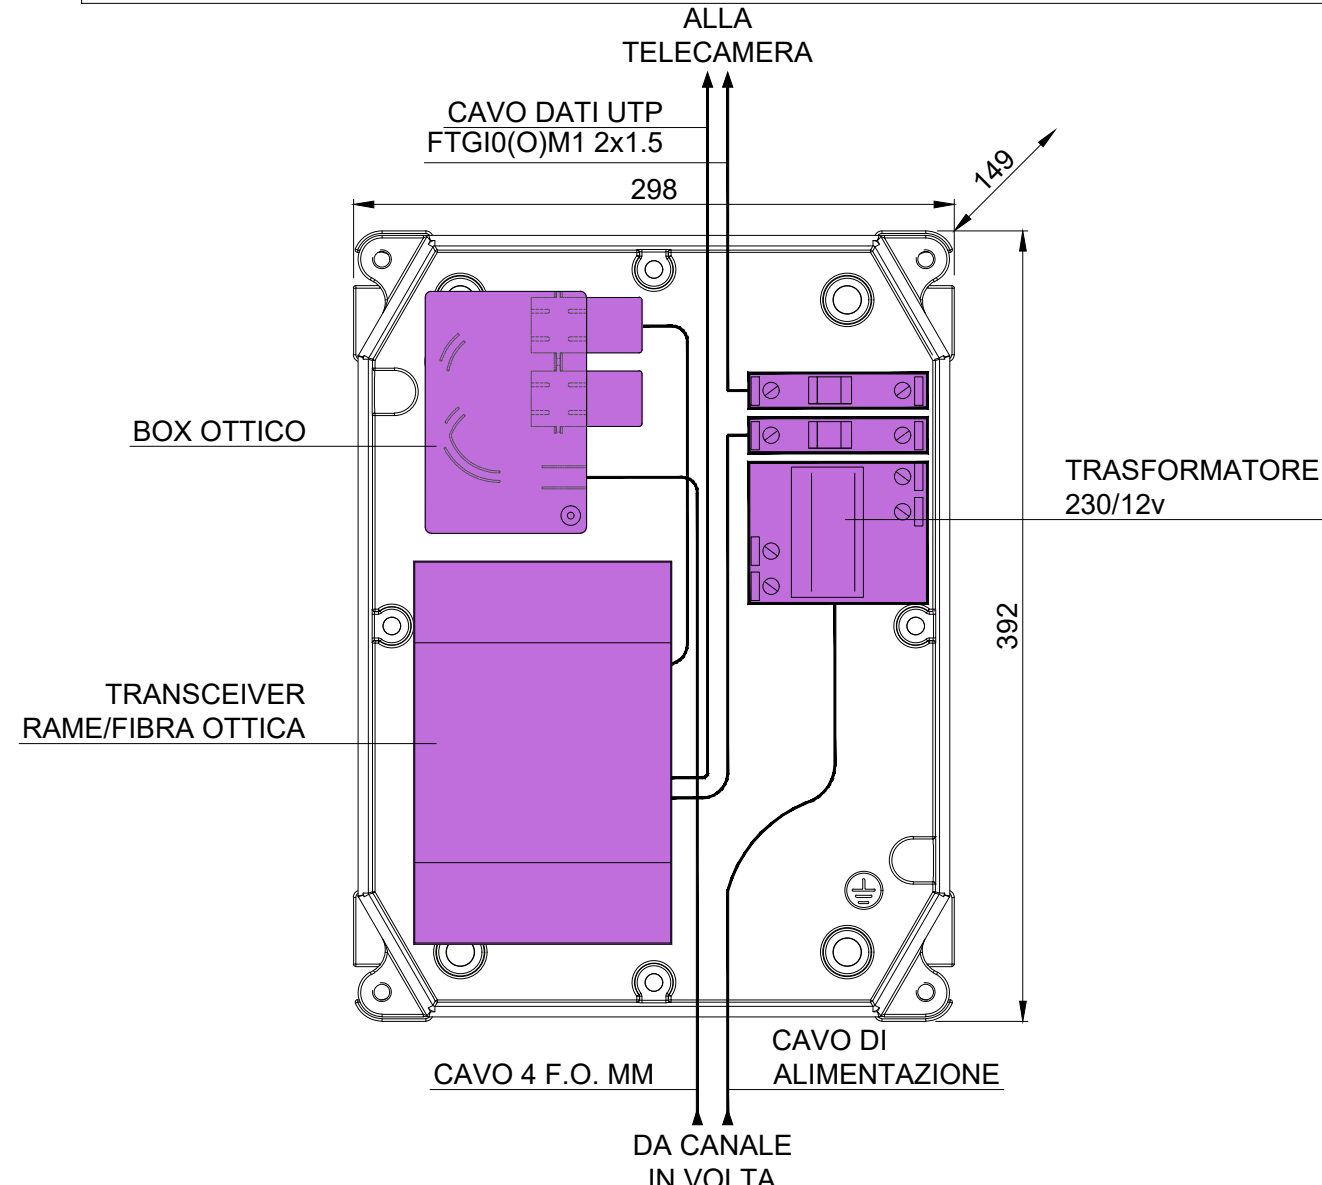

PARTICOLARE TELECAMERA DOME


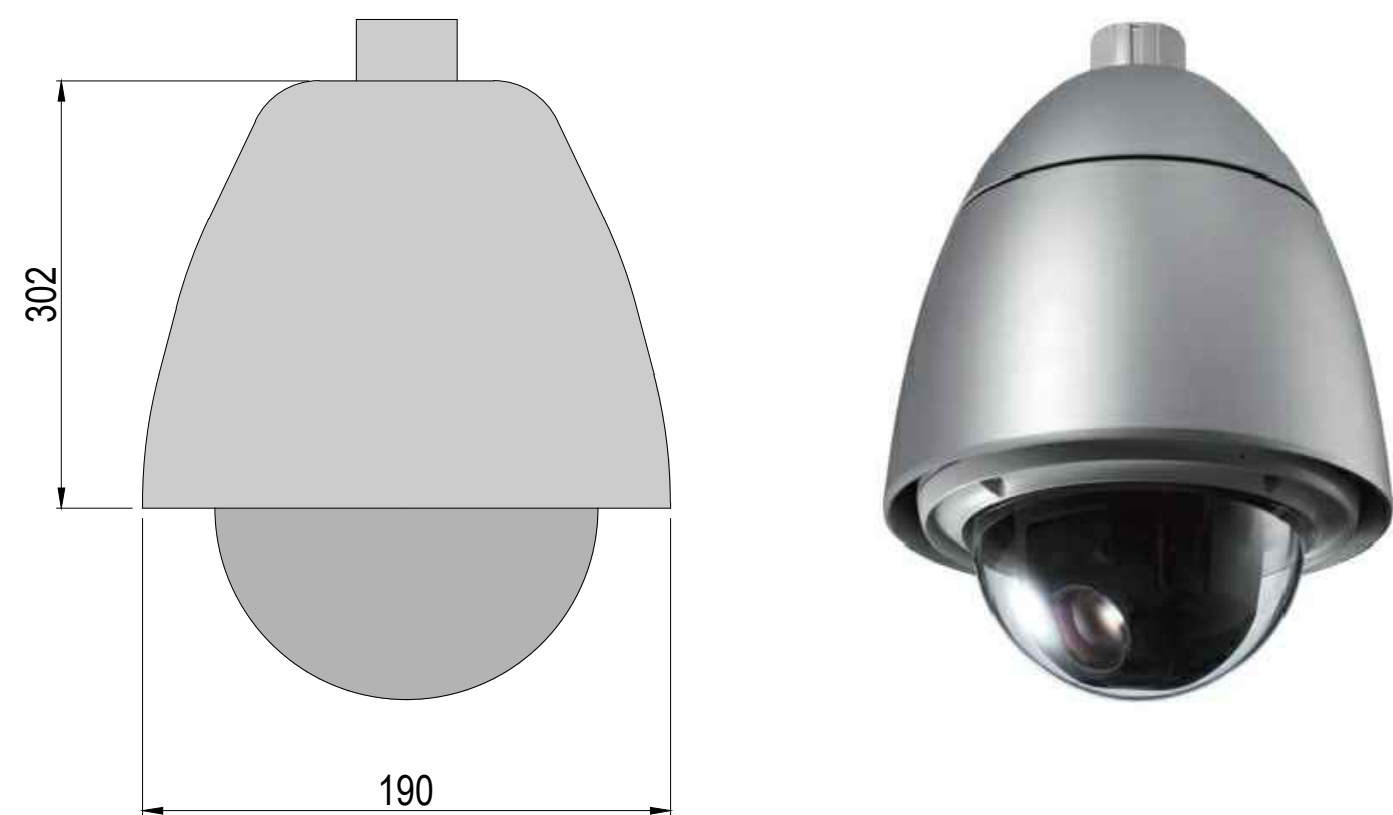



TABELLA POSIZIONE TELECAMERE – DIREZIONE REGGIO CALABRIA		
Telecamera	InterdisRCnza	Posizione
TC/RC1	8m	88m
TC/RC2	80m	168m
TC/RC3	80m	248m
TC/RC4	80m	328m
TC/RC5	80m	408m
TC/RC6	80m	488m
TC/RC7	80m	568m
TC/RC8	80m	648m
TC/RC9	80m	728m
TC/RC10	80m	808m
TC/RC11	80m	888m
TC/RC12	80m	968m
TC/RC13	80m	1048m
TC/RC14	80m	1128m
TC/RC15	80m	1208m
TC/RC16	80m	1288m
TC/RC17	80m	1368m
TC/RC18	80m	1448m
TC/RC19	80m	1528m
TC/RC20	80m	1608m
TC/RC21	80m	1688m
TC/RC22	80m	1768m
TC/RC23	80m	1848m
TC/RC24	80m	1928m
TC/RC25	80m	2008m
TC/RC26	80m	2088m
TC/RC27	80m	2168m
TC/RC28	80m	2248m
TC/RC29	80m	2328m
TC/RC30	80m	2408m
TC/RC31	80m	2488m
TC/RC32	80m	2568m
TC/RC33	80m	2648m
TC/RC34	80m	2728m
TC/RC35	80m	2808m
TC/RC36	80m	2888m
TC/RC37	80m	2968m
TC/RC38	80m	3048m
TC/RC39	80m	3128m
TC/RC40	80m	3208m
TC/RC41	80m	3288m
TC/RC42	80m	3368m
TC/RC43	152m	3440m

TABELLA POSIZIONE TELECAMERE – DIREZIONE TARANTO		
Telecamera	Interdistanza	Posizione
TC/TA1	8m	88m
TC/TA2	80m	168m
TC/TA3	80m	248m
TC/TA4	80m	328m
TC/TA5	80m	408m
TC/TA6	80m	488m
TC/TA7	80m	568m
TC/TA8	80m	648m
TC/TA9	80m	728m
TC/TA10	80m	808m
TC/TA11	80m	888m
TC/TA12	80m	968m
TC/TA13	80m	1048m
TC/TA14	80m	1128m
TC/TA15	80m	1208m
TC/TA16	80m	1288m
TC/TA17	80m	1368m
TC/TA18	80m	1448m
TC/TA19	80m	1528m
TC/TA20	80m	1608m
TC/TA21	80m	1688m
TC/TA22	80m	1768m
TC/TA23	80m	1848m
TC/TA24	80m	1928m
TC/TA25	80m	2008m
TC/TA26	80m	2088m
TC/TA27	80m	2168m
TC/TA28	80m	2248m
TC/TA29	80m	2328m
TC/TA30	80m	2408m
TC/TA31	80m	2488m
TC/TA32	80m	2568m
TC/TA33	80m	2648m
TC/TA34	80m	2728m
TC/TA35	80m	2808m
TC/TA36	80m	2888m
TC/TA37	80m	2968m
TC/TA38	80m	3048m
TC/TA39	80m	3128m
TC/TA40	80m	3208m
TC/TA41	80m	3288m
TC/TA42	80m	3368m
TC/TA43	187m	3475m

PARTICOLARE CASSETTA DI DERIVAZIONE IN LEGA DI ALLUMINIO
CON MORSETTIERA, IP66 – 850°C 90° – Scala 1:10

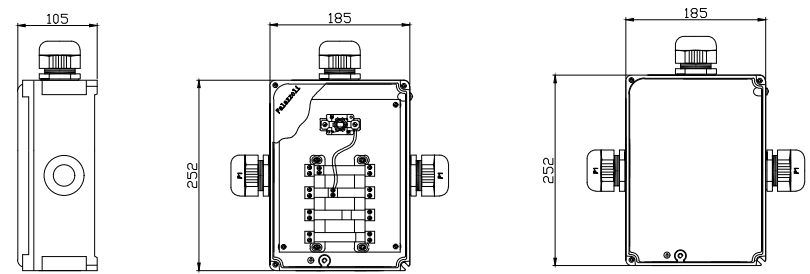

PROSPETTO POSIZIONE TELECAMERA E COLLEGAMENTO CON LA DORSALE
DI ALIMENTAZIONE – SCALA 1:50

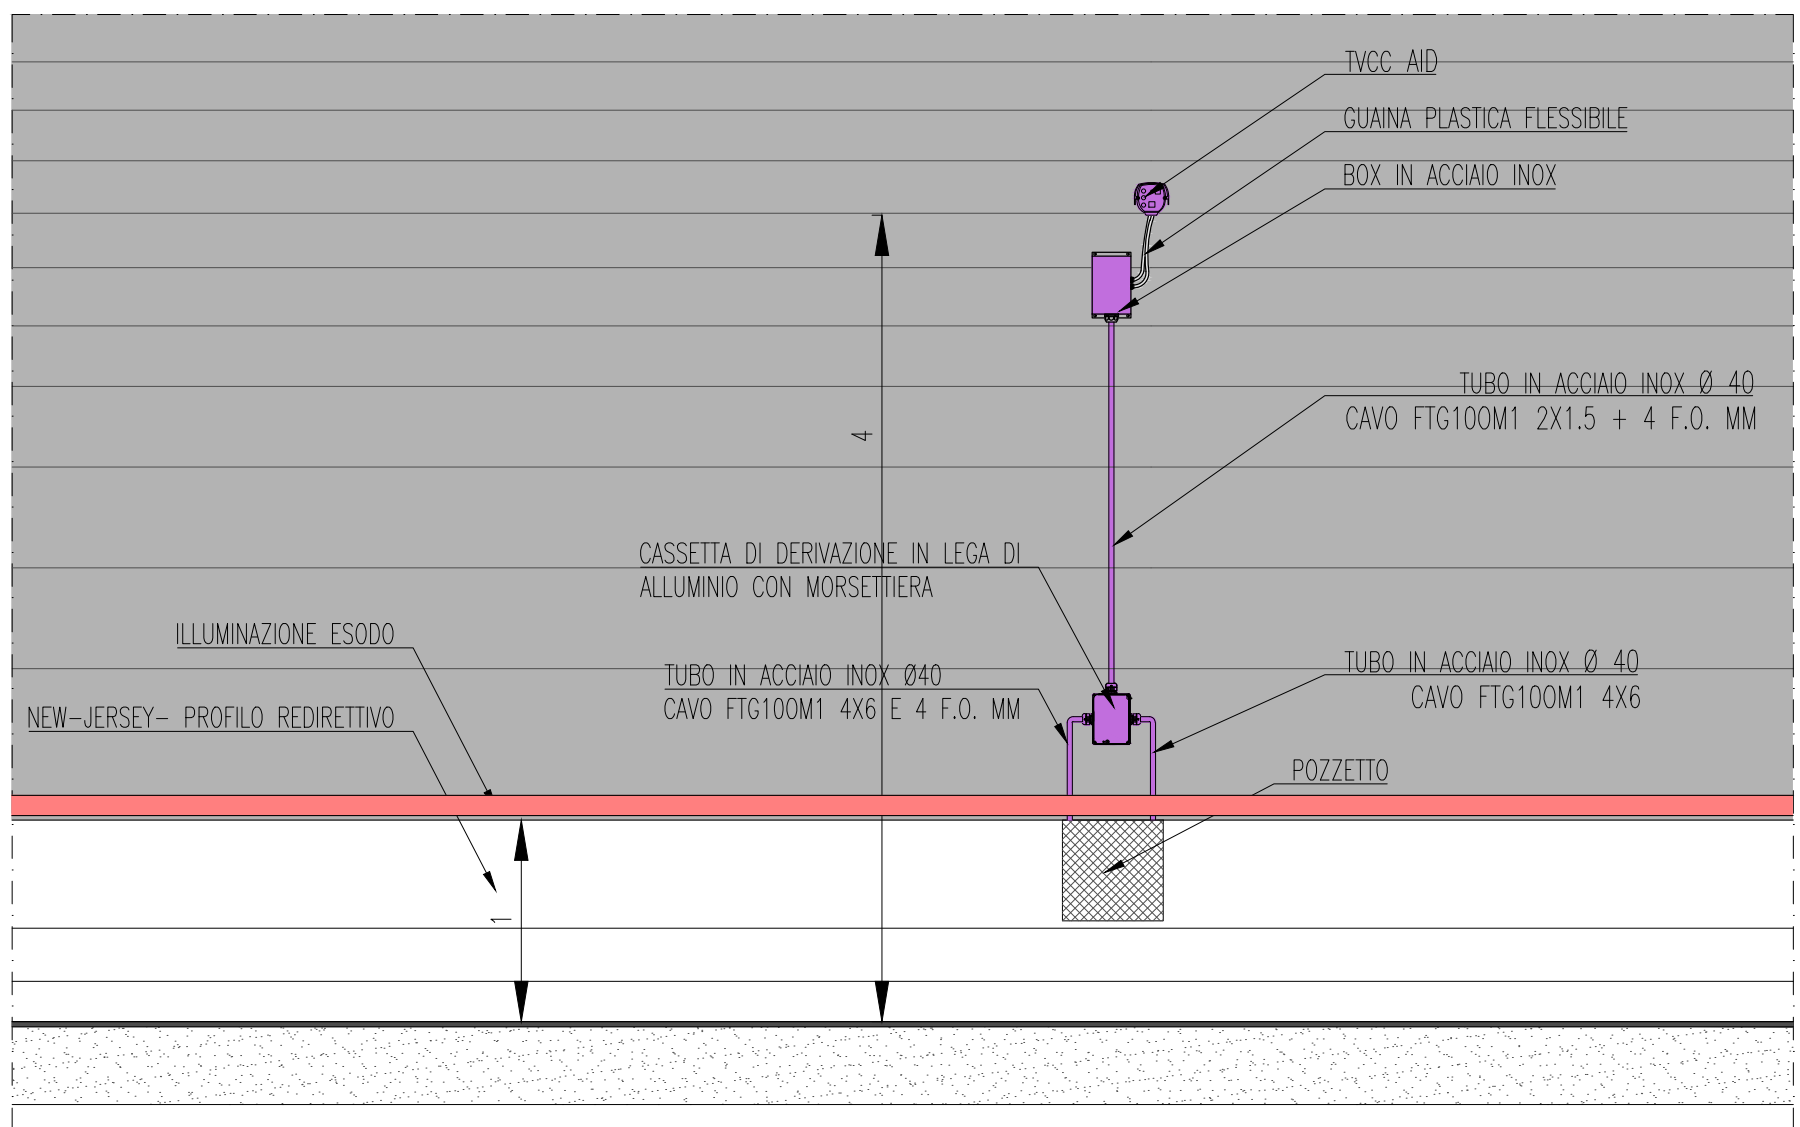

ANAS S.p.A.

Direzione Generale
DG 41/08
LAVORI DI COSTRUZIONE DEL 3° MEGALOTTO DELLA S.S. 106 JONICA - CAT. B -
DALL'INNESTO CON LA S.S. 534 (km 365+150) A ROSETO CAPO SPULICO (km 400+000)

PROGETTO ESECUTIVO

IMPIANTI TECNOLOGICI

GALLERIA TREBISACCE

Impianto di Videosorveglianza - Particolari costruttivi

CONTRAENTE GENERALE:

Società di Progetto

SIRJO s.C.p.A.

Presidente:

Dott. Arch. Maria Elena Cuzzocrea

PROGETTAZIONE :

ASTALDI

Il progettista:

Dott. Ing. S. Lieto

Consulenti:

STE - Progetto stradale ed Idraulica

ROCCASOL - Opere in sotterraneo

ITALCONSALISTITICO - Strutture

GEODATA - Geologia e Idrogeologia

GES - Geotecnica

CINQUEO - Gallerie grotte

ECOPAR - Ambiente

LAND - Archeologia

PROHETENGINEERING.IT - Sicurezza ed Impianti

Ing. F. GATTO - Interferenze

TECO - Esperti

Il coordinatore per la sicurezza:

Ing. L.A. Gargiulo

IL RESPONSABILE DEL PROCEDIMENTO:

Ing. R. Legarda

Rep.: P/19-01

Codice Progetto:

L O 7 1 6 C E 1 9 0 1

Rev. A

15.04.2019

Descrizione

Emissione

Redatto

Arch. G. Mattioli

Verificato

Ing. M. Minunno

Approvato

Ing. A. Focarelli

Codice Elaborato:

T O 3 I M 1 1 I M P D C O 6 A

Scala di rappresentazione: Varie