
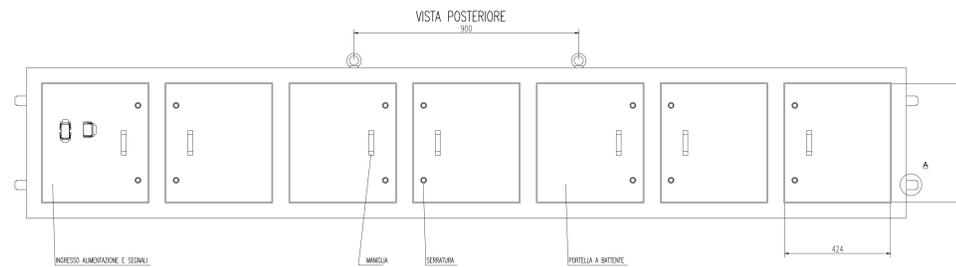



LEGENDA APPARECCHIATURE

1	PROTEZIONI ELETTRICHE (20-A)
2	ALIMENTATORE PER L'ILLUMINAZIONE DI EMERGENZA CON PROTEZIONE LINEA INVI
3	CANALINA IN PVC PER PREGIACCO CAVI
4	BASE TERMINI SEGNALI INFO/OUTLINE DI MARCIA CON ALZ - SCHEMA S. N. 11 - SCHEMA 4.50
5	ALIMENTATORE 220V/0V/24Vdc PER SWITCH E BASE REMOTA SEGNALI V/O
6	KIT BOX DI ATTEZZAZIONE FIBRE OTTICHE (FO-O) CROCCIANO CON VET. PORTA SC. DUPLEX
7	MORSETTERIA
8	SWITCH (SME-O) PER IMPARCO DATI DI RICERCA TECNICA DI TIPO INDUSTRIALE PER IMPEDIRE IN CONDIZIONI D'AVVOSSE COD. N.8 - 10/100/1000 BASE IXL N. 4 - 1000 BASE IXL
9	CENTRALINA DI CONTROLLO CARGO TERMOSENSIBILE PER RILEVSO TEMPERATURE IN GALLERIA
10	ALIMENTATORE PER SISTEMA DI MONITORAGGIO
11	ALIMENTATORE PER MEDIA CONTERFER SEGNALI PMV INTERNO



PARTICOLARE STRUTTURA INTEGRATA INDICATORI DI CORSA ALFANUMERICO E FULL-COLOR - Scala 1:10

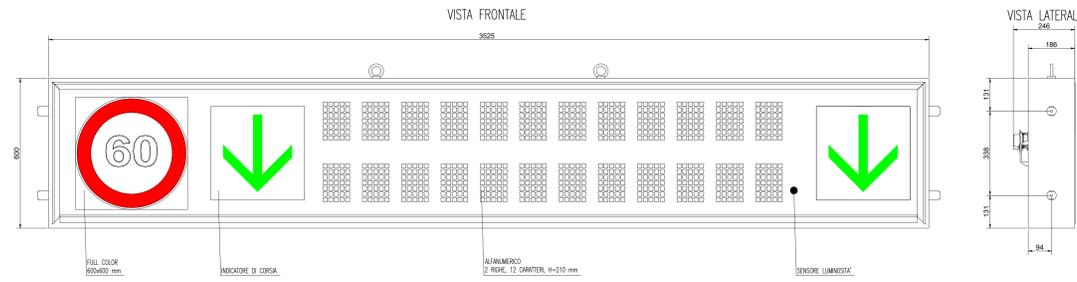

PARTICOLARE STAFFE ANCORAGGIO FC MONOFACCIALE ALFANUMERICO E FULL-COLOR - Scala 1:10

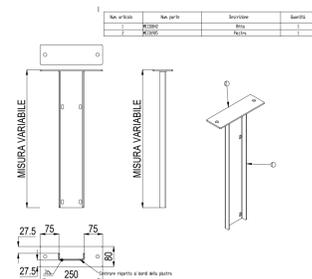

PARTICOLARE FRECCIA CROCE MONOFACCIALE IN GALLERIA - Scala 1:10

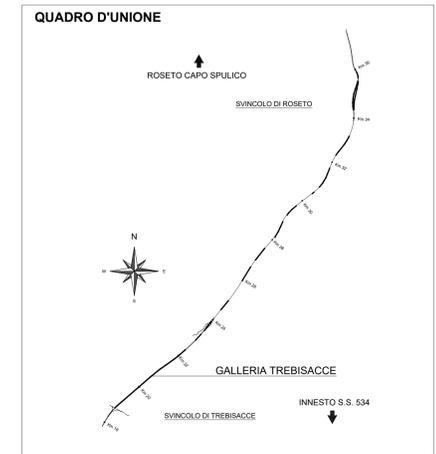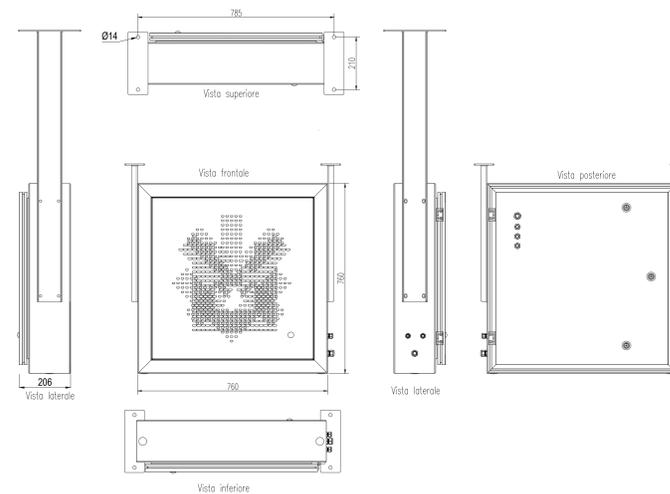

LEGENDA COLORI APPARECCHIATURE

colore 255	IMPIANTI ELETTRICI DI POTENZA MT/BT
colore 11	IMPIANTI DI ILLUMINAZIONE (IL)
colore 133	IMPIANTI DI SUPERVISIONE (SV)
colore 31	IMPIANTI SOS (SO)
colore 202	IMPIANTI TVCC (TC)
colore 151	IMPIANTI PANNELLI A MESSAGGIO VARIABILE E SEMAFORICO (PM)
colore 11	IMPIANTI ANTINCENDIO (AI)
colore 30	IMPIANTI RIVELAZIONE INCENDI (RI)
colore 181	IMPIANTI RADIO (RA)
colore 54	IMPIANTI DI VENTILAZIONE E MONITORAGGIO ATMOSFERICO (VE/MA)
colore 11	CONTROLLO TRAFFICO (CT)

ANAS S.p.A.
Dipartimento Generale
DG 41/08
LAVORI DI COSTRUZIONE DEL 3° MEGALOTTO DELLA S.S. 106 JONICA - CAT. B - DALL'INNESTO CON LA S.S. 534 (km 365+150) A ROSETO CAPO SPULICO (km 400+000)

PROGETTO ESECUTIVO
IMPIANTI TECNOLOGICI
GALLERIA TREBISACCE
Impianto PMV - Particolari

CONTRAENTE GENERALE:
Società di Progetto
SIRJO s.c.p.a.
Presidente:
Dott. Arch. Maria Elena Cuzzocrea

PROGETTAZIONE:
ASTALDI
salini impregio

Il progettista:
Dott. Ing. S. Lieto

Consulenti:
STE - Progetto stradale ed idraulica
ROCKSOB - Opere in sotterraneo
ITALCONSULTESTETICO - Strutture
GEODATA - Geologia e Idrogeologia
GEO - Geotecnica
CINQUE - Gallerie grottesche
ECOSLANE - Ambientale
LAND - Archeologia
PROHETEENGINEERING.IT - Sicurezza ed Impianti
Ing. F. GATTO - Infrastrutture
TECO - Esplosivi

Il coordinatore per la sicurezza:
Ing. L.A. Gargiulo

IL RESPONSABILE DEL PROCEDIMENTO:
Ing. R. Laporta

Rep.: P/19-01
Codice Progetto: L O 7 1 6 C E 1 9 0 1
Codice Elaborato: T 0 3 I M 1 1 I M P D C 0 8 A

Rev.	Data	Descrizione	Redatto	Verificato	Approvato
A	15.04.2019	Emissione	Arch. G. Mattazzi	Ing. M. Minunno	Ing. A. Focarecci