




SCHEMA DI PRINCIPIO GENERALE

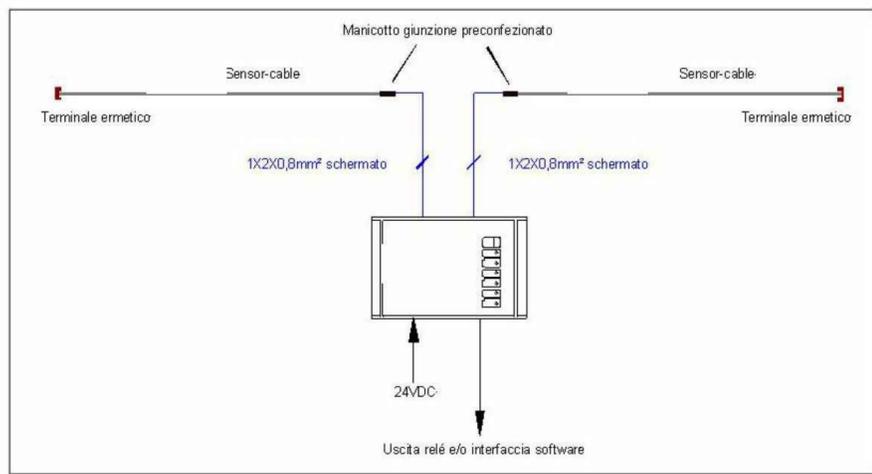


PARTICOLARE MANICOTTO DI GIUNZIONE

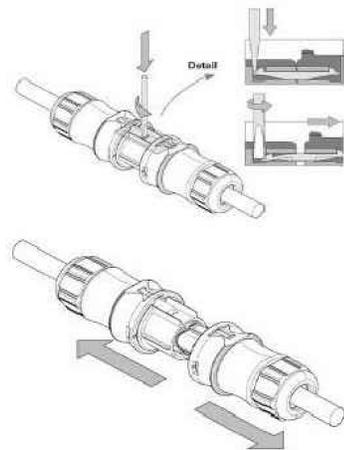

PARTICOLARE STAFFAGGIO SENSORE IN FIBRA OTTICA

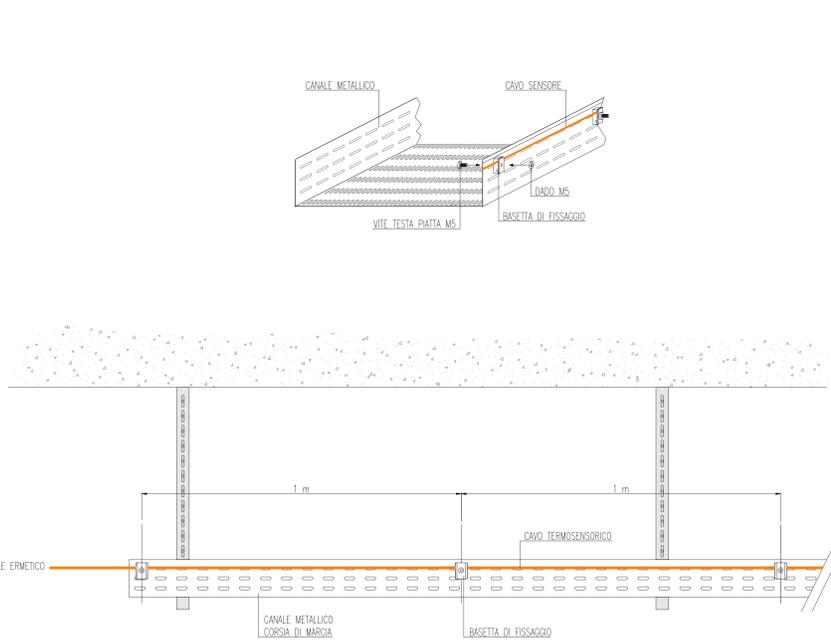


PARTICOLARE COLLEGAMENTI A CENTRALINA RILEVAZIONE INCENDI

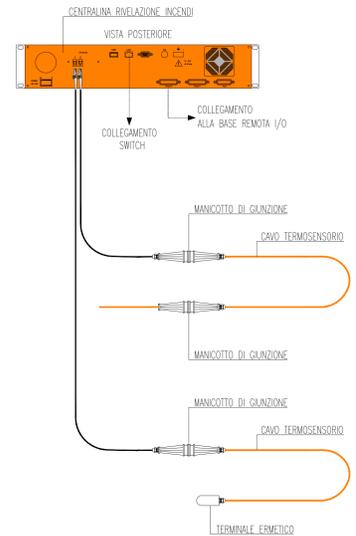


VISTA INTERNA ARMADIO TECNICO

scala 1:10

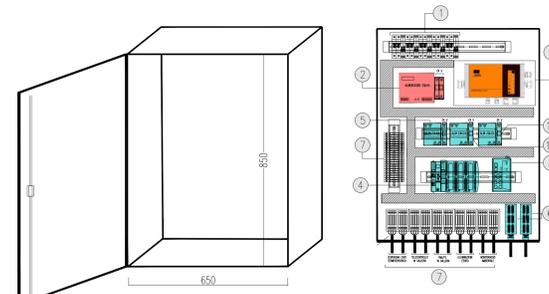

LEGENDA APPARECCHIATURE	
1	PROTEZIONI ELETTRICHE (30-40)
2	ALIMENTATORE PER L'ILLUMINAZIONE DI EMERGENZA CON PROTEZIONE LINEA 24V
3	CANALI IN PVC PER PASSAGGIO CAVI
4	BASE REMOTA SEGNALI INPUT/OUTPUT DI NECHIA CON: IN7 - SENSORE A FIBRA OTTICA - SENSORE A L.O.
5	ALIMENTATORE 230vac/24vac PER SWITCH E BASE REMOTA SEGNALI I/O
6	NEZ BOX DI ATTESTAZIONE FIBRE OTTICHE (FO-G) CINGOLINO CON N°4 PORTE SC DUPLEX
7	MORSETTERIA
8	SWITCH (SNT-0) PER IMPIANTO DATI DI NECHIA TECNICA DI TIPO INDUSTRIALE PER IMPIANTO IN CONDIZIONI GRAVISO CONE N.8 - 10/100/1000 BASE 7L N. 4 - 1000 BASE L3
9	CENTRALINA DI CONTROLLO CAVO TERMOSENSIBILE PER RILEVO TEMPERATURE IN GALLERIA
10	ALIMENTATORE PER SISTEMA DI MONITORAGGIO
11	ALIMENTATORE PER MEDIA CONVERTORI SEGNALI PAV ANTINNO

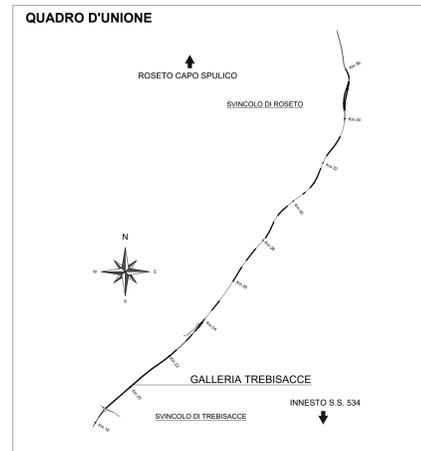

LEGENDA COLORI APPARECCHIATURE

colore 255	IMPIANTI ELETTRICI DI POTENZA MI/BI
colore 11	IMPIANTI DI ILLUMINAZIONE (LI)
colore 133	IMPIANTI DI SUPERVISIONE (SV)
colore 31	IMPIANTI SOS (SO)
colore 203	IMPIANTI TVCC (TC)
colore 151	IMPIANTI PANNELLI A MESSAGGIO VARIABILE E SEMAFORICO (FM)
colore 11	IMPIANTI ANTINCENDIO (AI)
colore 30	IMPIANTI RILEVAZIONE INCENDI (RI)
colore 181	IMPIANTI RADIO (RA)
colore 24	IMPIANTI DI VENTILAZIONE E MONITORAGGIO ATMOSFERICO (VE/MA)
colore 11	CONTROLLO TRAFFICO (CT)

ANAS S.p.A.
 Direzione Generale
DG 41/08
 LAVORI DI COSTRUZIONE DEL 3° MEGALOTTO DELLA S.S. 106 JONICA - CAT. B - DALL'INNOSTO CON LA S.S. 534 (km 365+150) A ROSETO CAPO SPULICO (km 400+000)

PROGETTO ESECUTIVO
 IMPIANTI TECNOLOGICI
 GALLERIA TREBISACCE
 Impianto di rilevazione incendi in galleria - Particolari costruttivi

CONTRAENTE GENERALE:
 Società di Progetto
SIRJO s.c.p.a.
 Presidente:
 Dott. Arch. Maria Elena Cuzzocrea

PROGETTAZIONE:
ASTALDI
 Il progettista:
 Dott. Ing. S. Lieto

Consulenti:
 STE - Progetto stradale ed Idraulica
 ROCKSOL - Opere in sotterraneo
 ITALCONSULTING - Strutture
 GEODATA - Geologia e Idrogeologia
 GDS - Geotecnica
 CINZIO - Gallerie grottesche
 ECOPLANE - Ambientale
 LAND - Archeologia
 PROHETENGINEERING.IT - Sicurezza ed Impianti
 Ing. F. GATTO - Infrastrutture
 TECO - Esplosivi

Il coordinatore per la sicurezza:
 Ing. L.A. Gargiulo

IL RESPONSABILE DEL PROCEDIMENTO:
 Ing. R. Laporta

Rep.: P/19-01
 Codice Progetto: L0716CE1901
 Codice Elaborato: T03IM11IMPDC11A
 Scala di rappresentazione: ---

Rev.	Data	Descrizione	Redatto	Verificato	Approvato
A	15.04.2019	Emissione	Arch G. Mattazzi	Ing M. Minunno	Ing A. Focarecci