

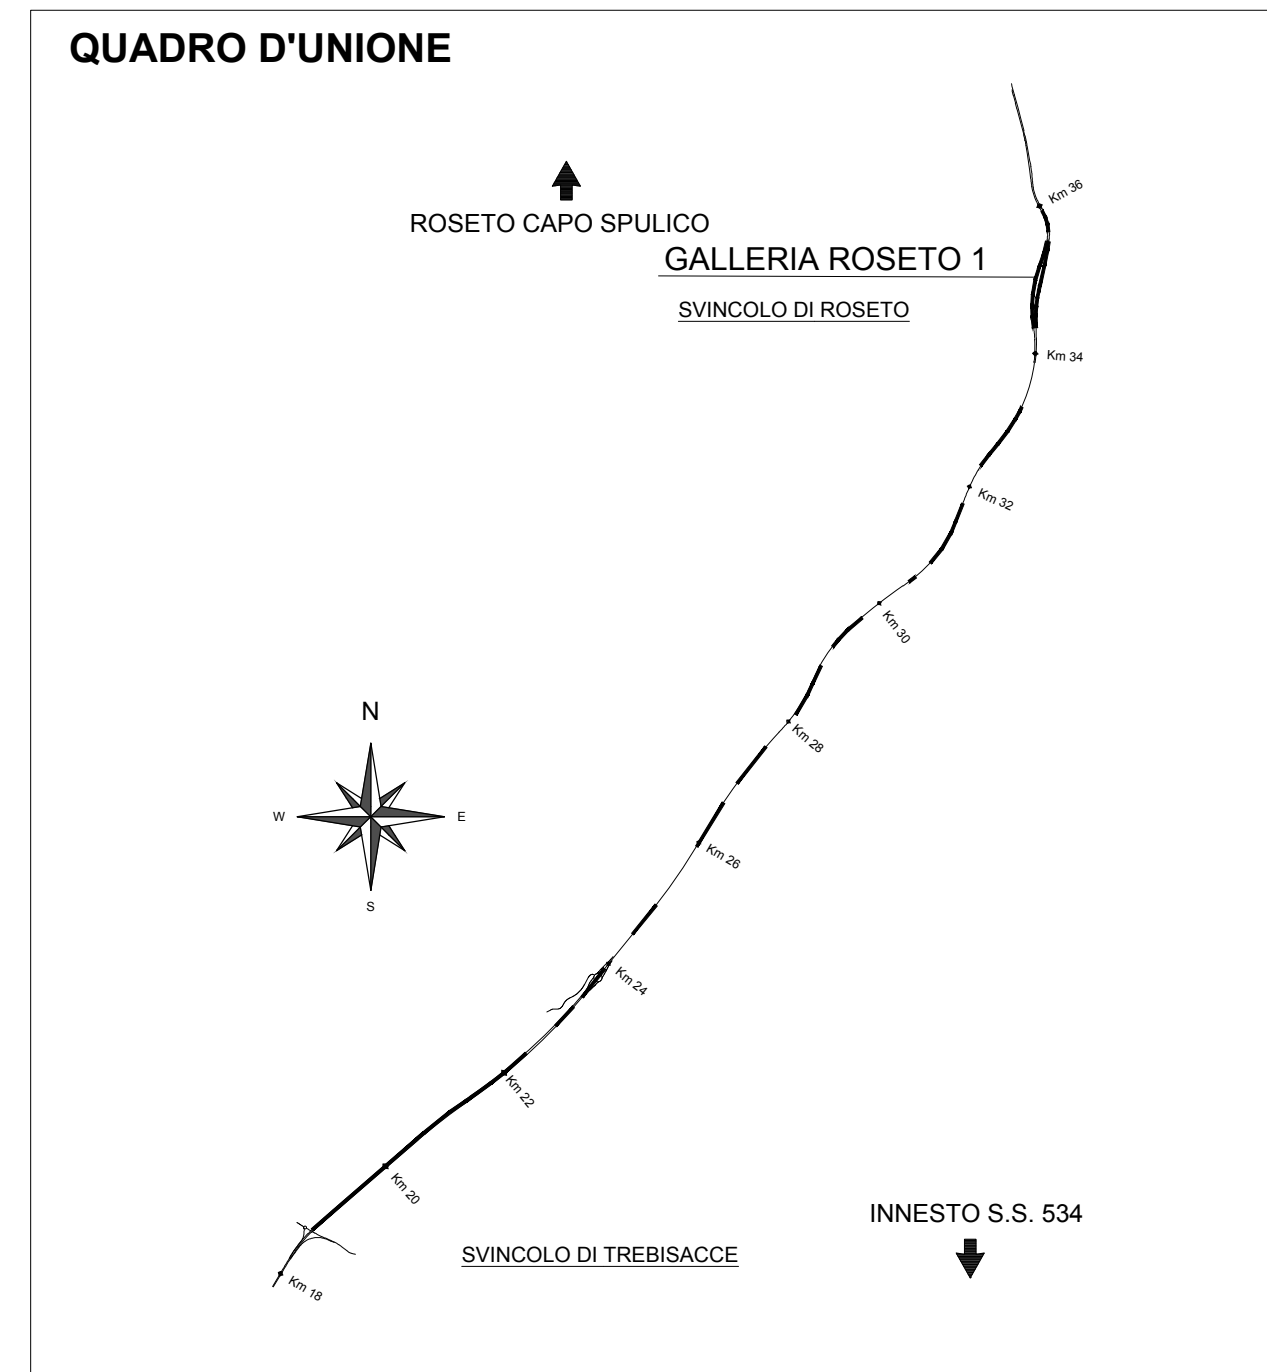
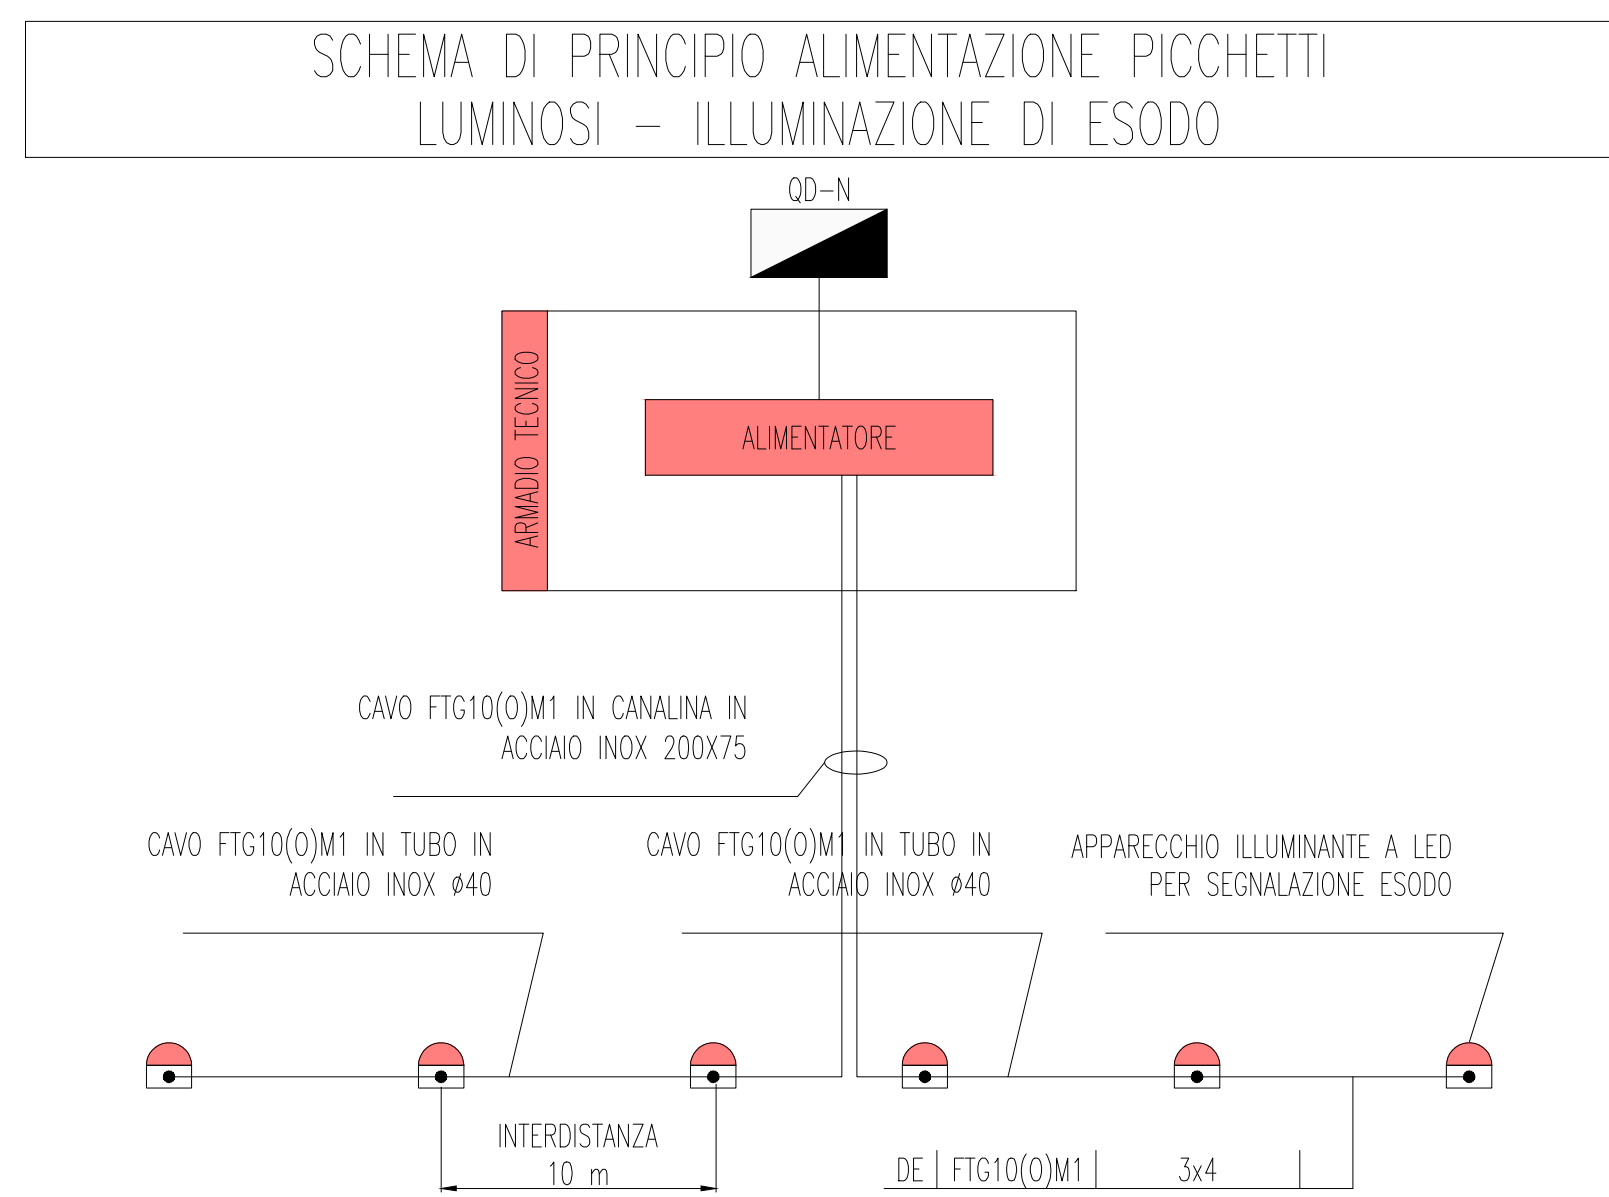
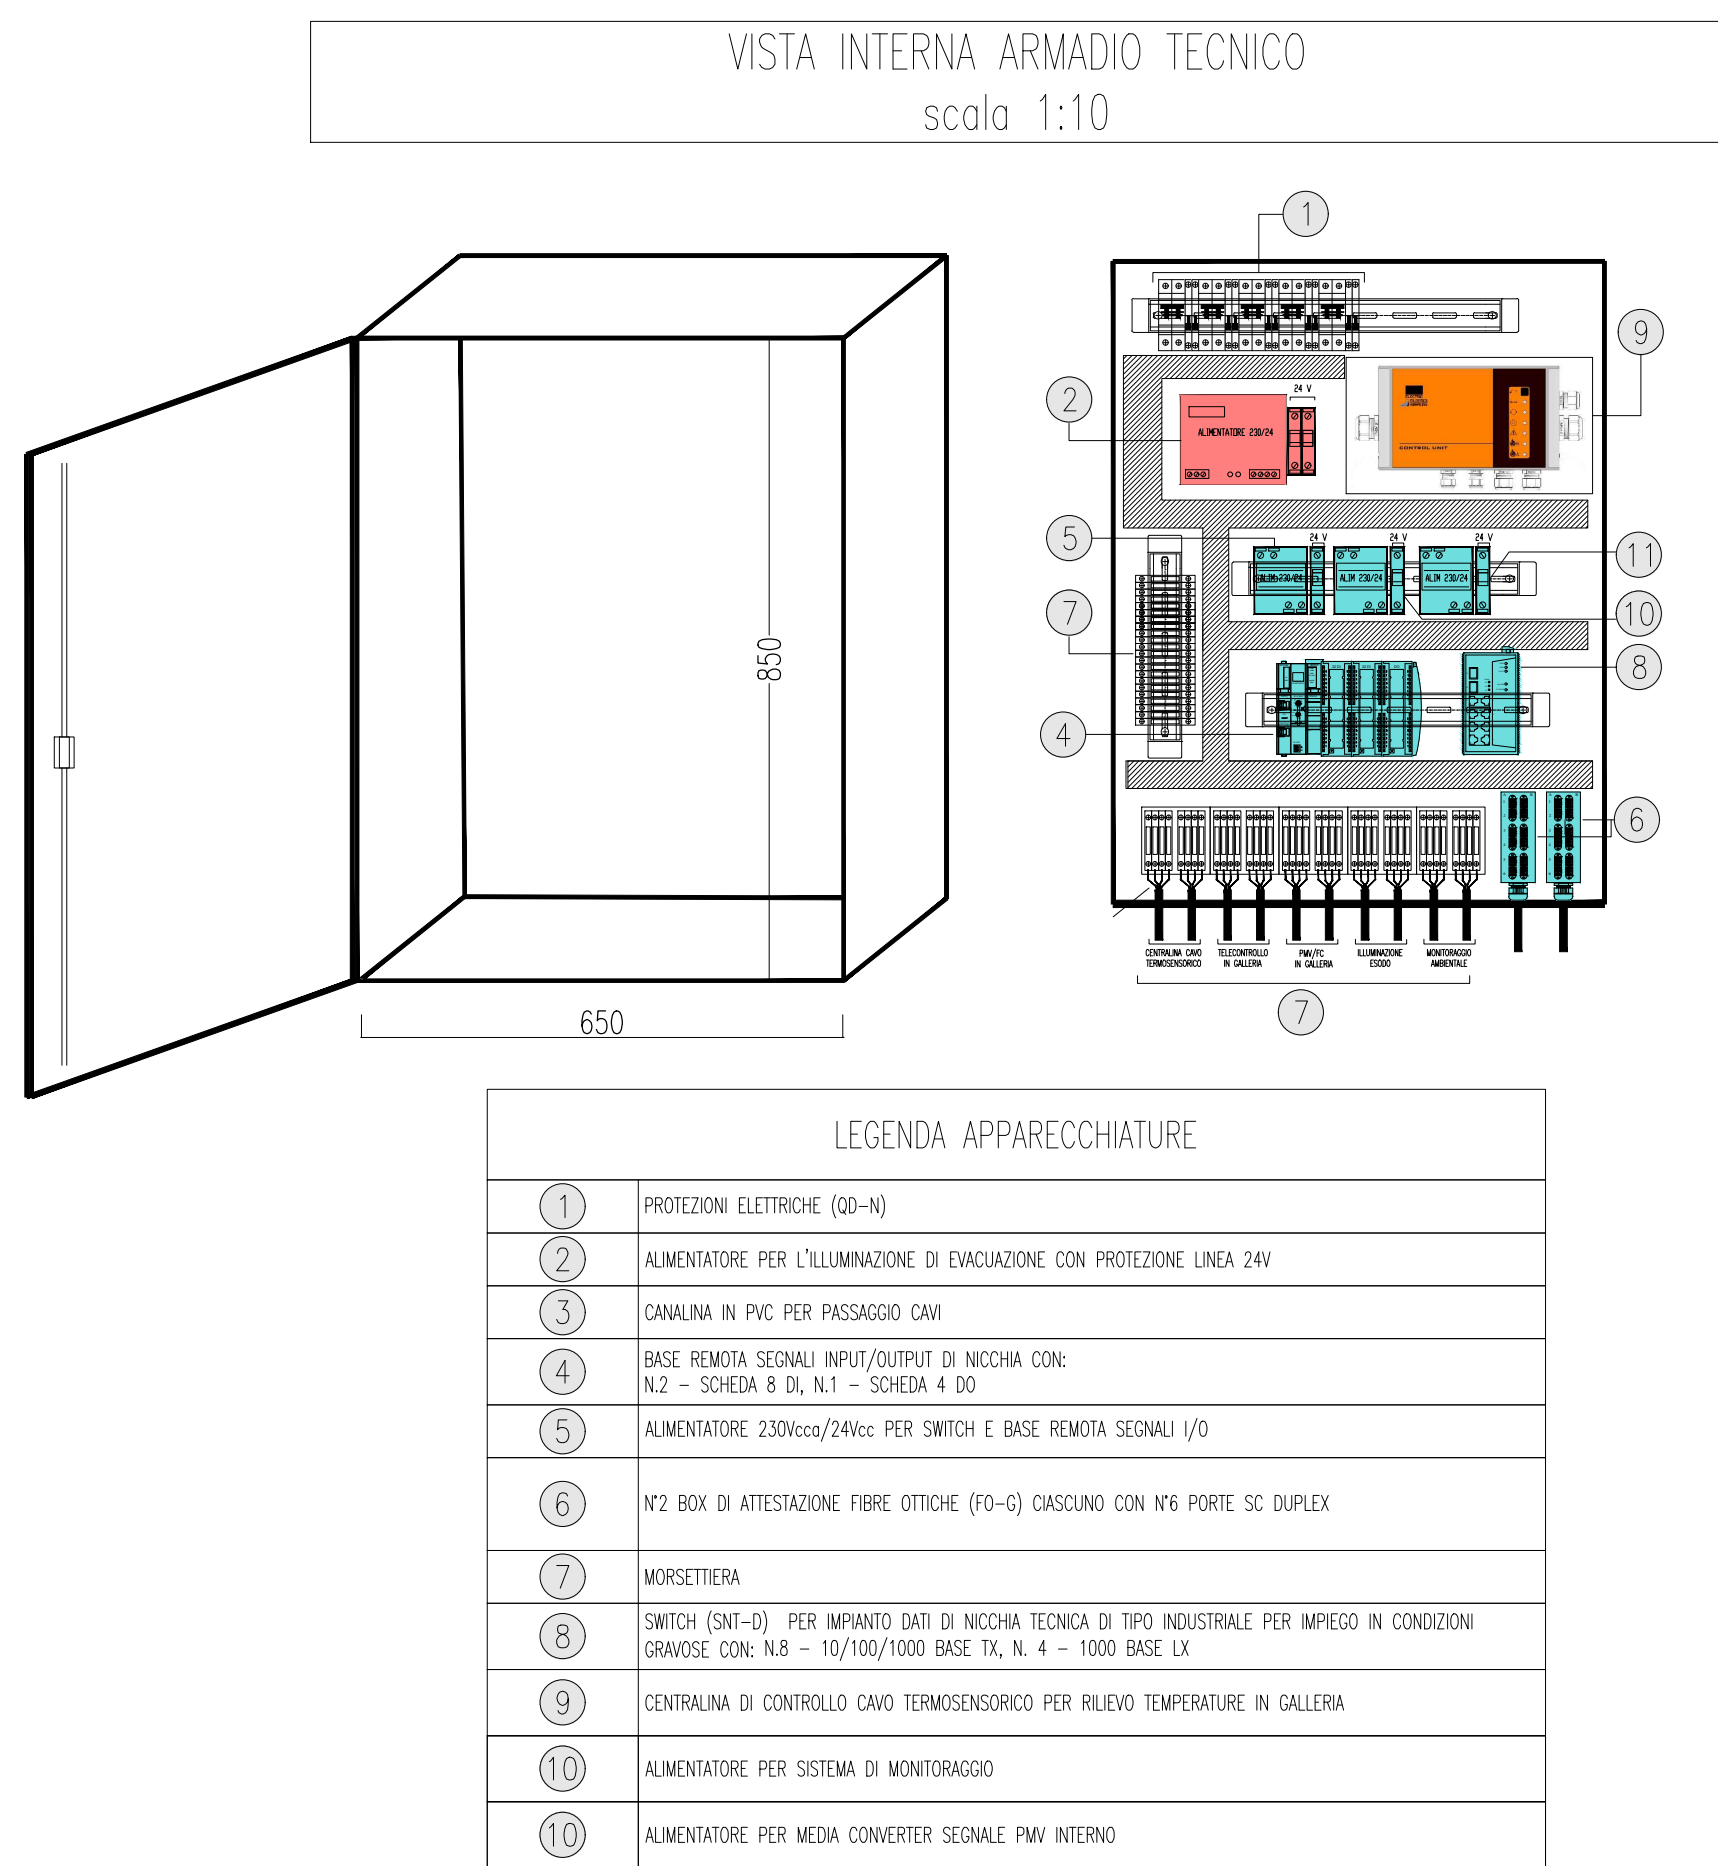


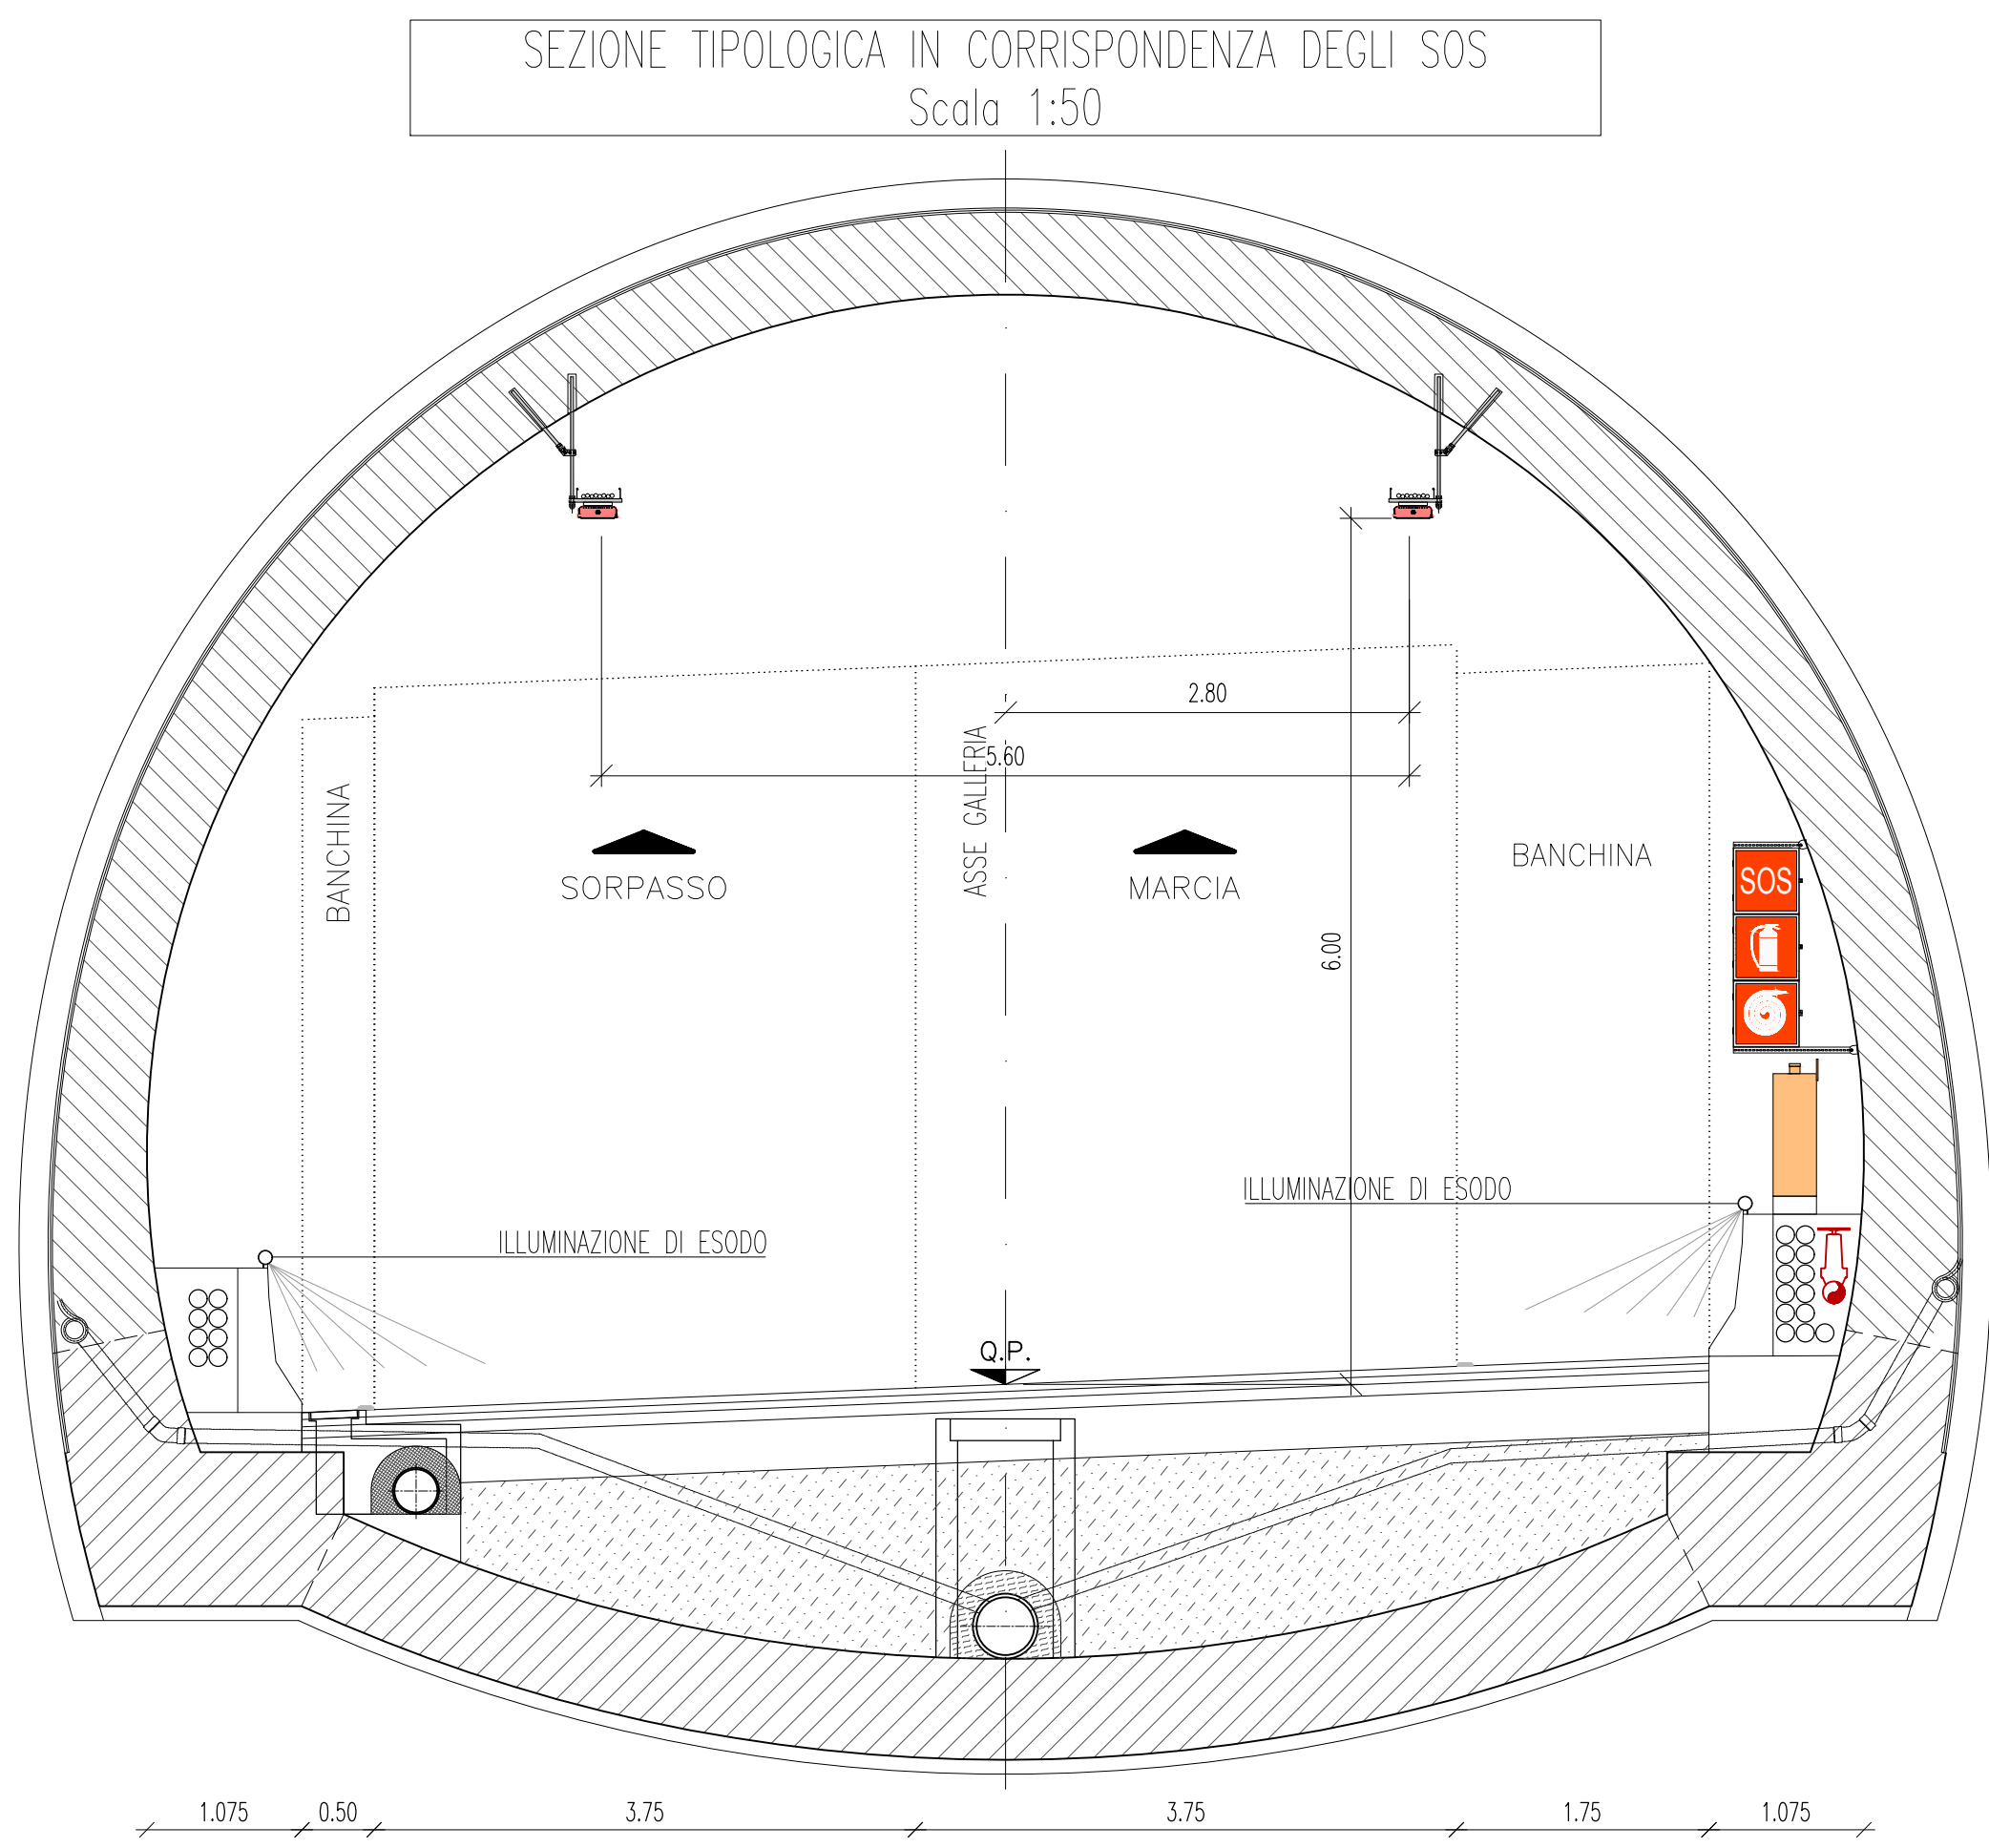


LEGENDA COLORI APPARECCHIATURE

colore 255	IMPIANTI ELETTRICI DI POTENZA MI/BT
colore 11	IMPIANTI DI ILLUMINAZIONE (IL)
colore 133	IMPIANTI DI SUPERVISIONE (SV)
colore 31	IMPIANTI SOS (SO)
colore 203	IMPIANTI TVCC (TC)
colore 151	IMPIANTI PANNELLI A MESSAGGIO VARIABILE E SEMAFORICO (PM)
colore 11	IMPIANTI ANTINCENDIO (AI)
colore 30	IMPIANTI RIVELAZIONE INCENDI (RI)
colore 161	IMPIANTI RADIO (RA)
colore 54	IMPIANTI DI VENTILAZIONE E MONITORAGGIO ATMOSFERICO (VE/MA)
colore 11	CONTROLLO TRAFFICO (CT)

PROSPETTO ARMADI SOS E TECNICO
LATO MARCIA-SCALA 1:50



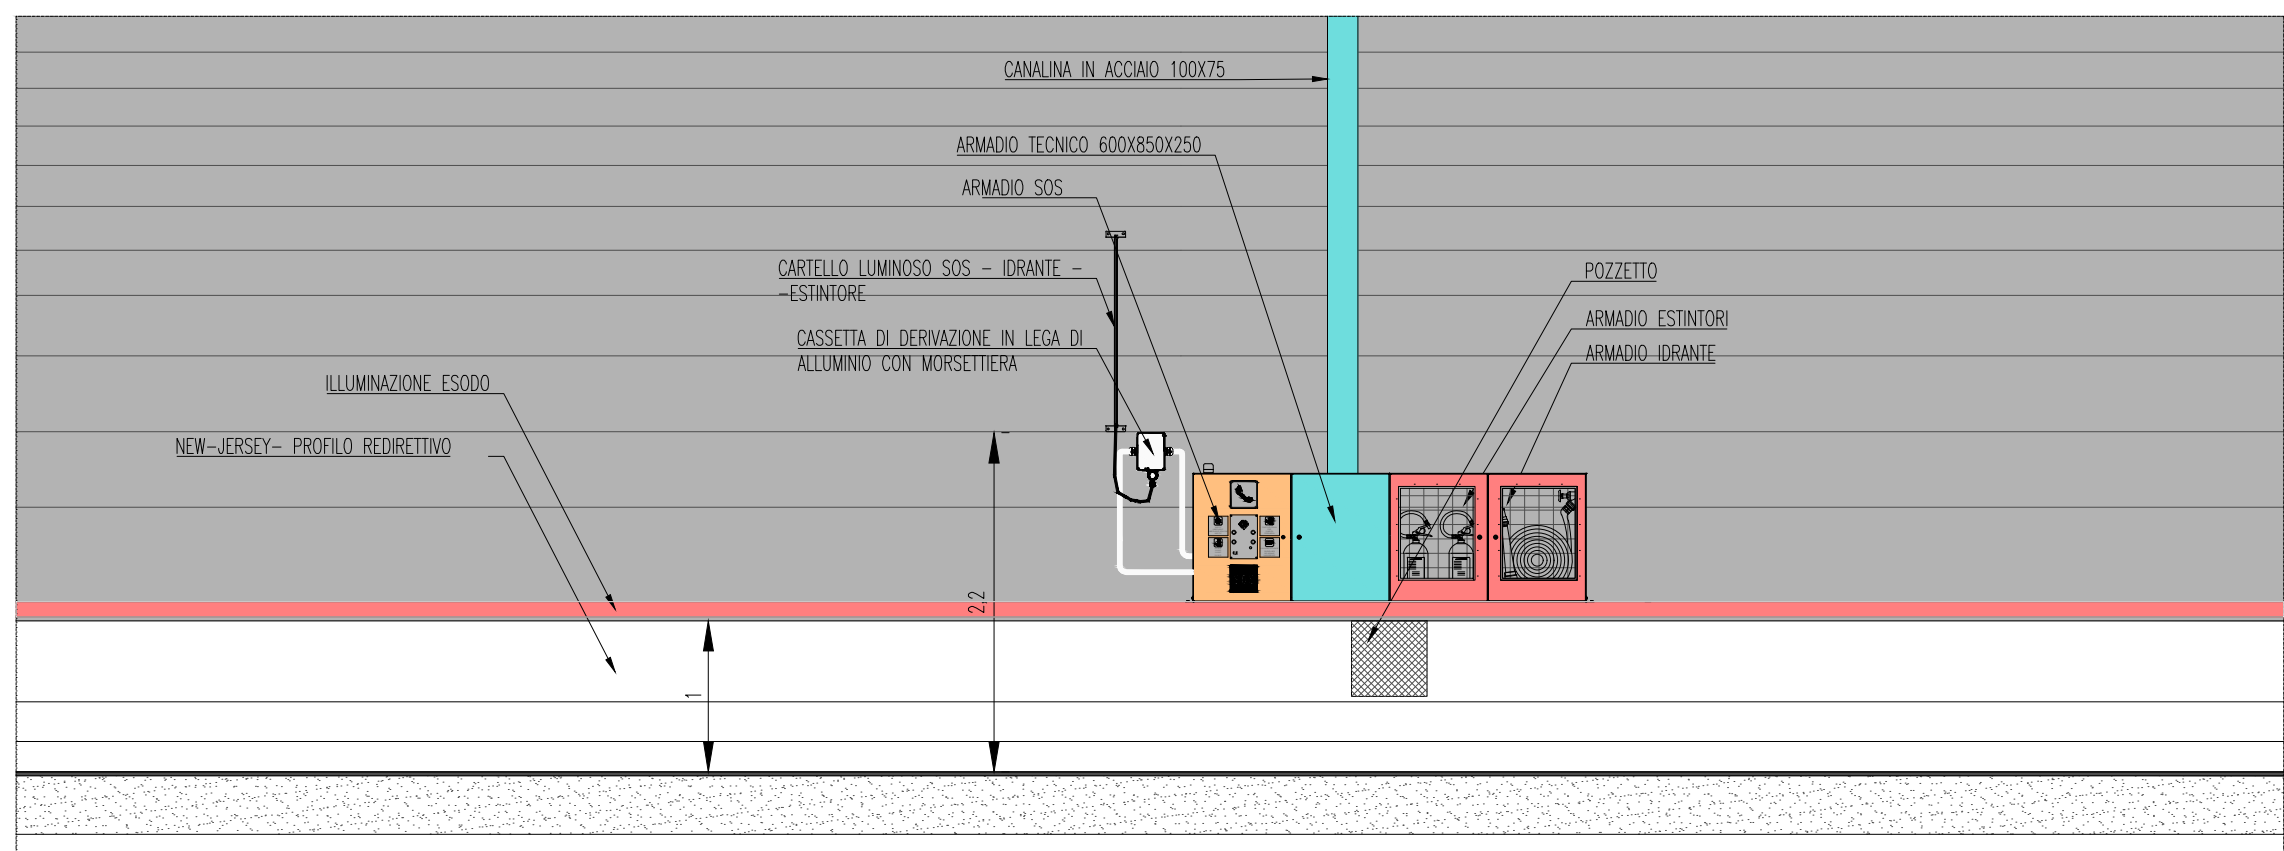


PARTICOLARE GUIDA LUMINOSA CON TUBI A LED
PER ILLUMINAZIONE DI ESODO - SCALA 1:10

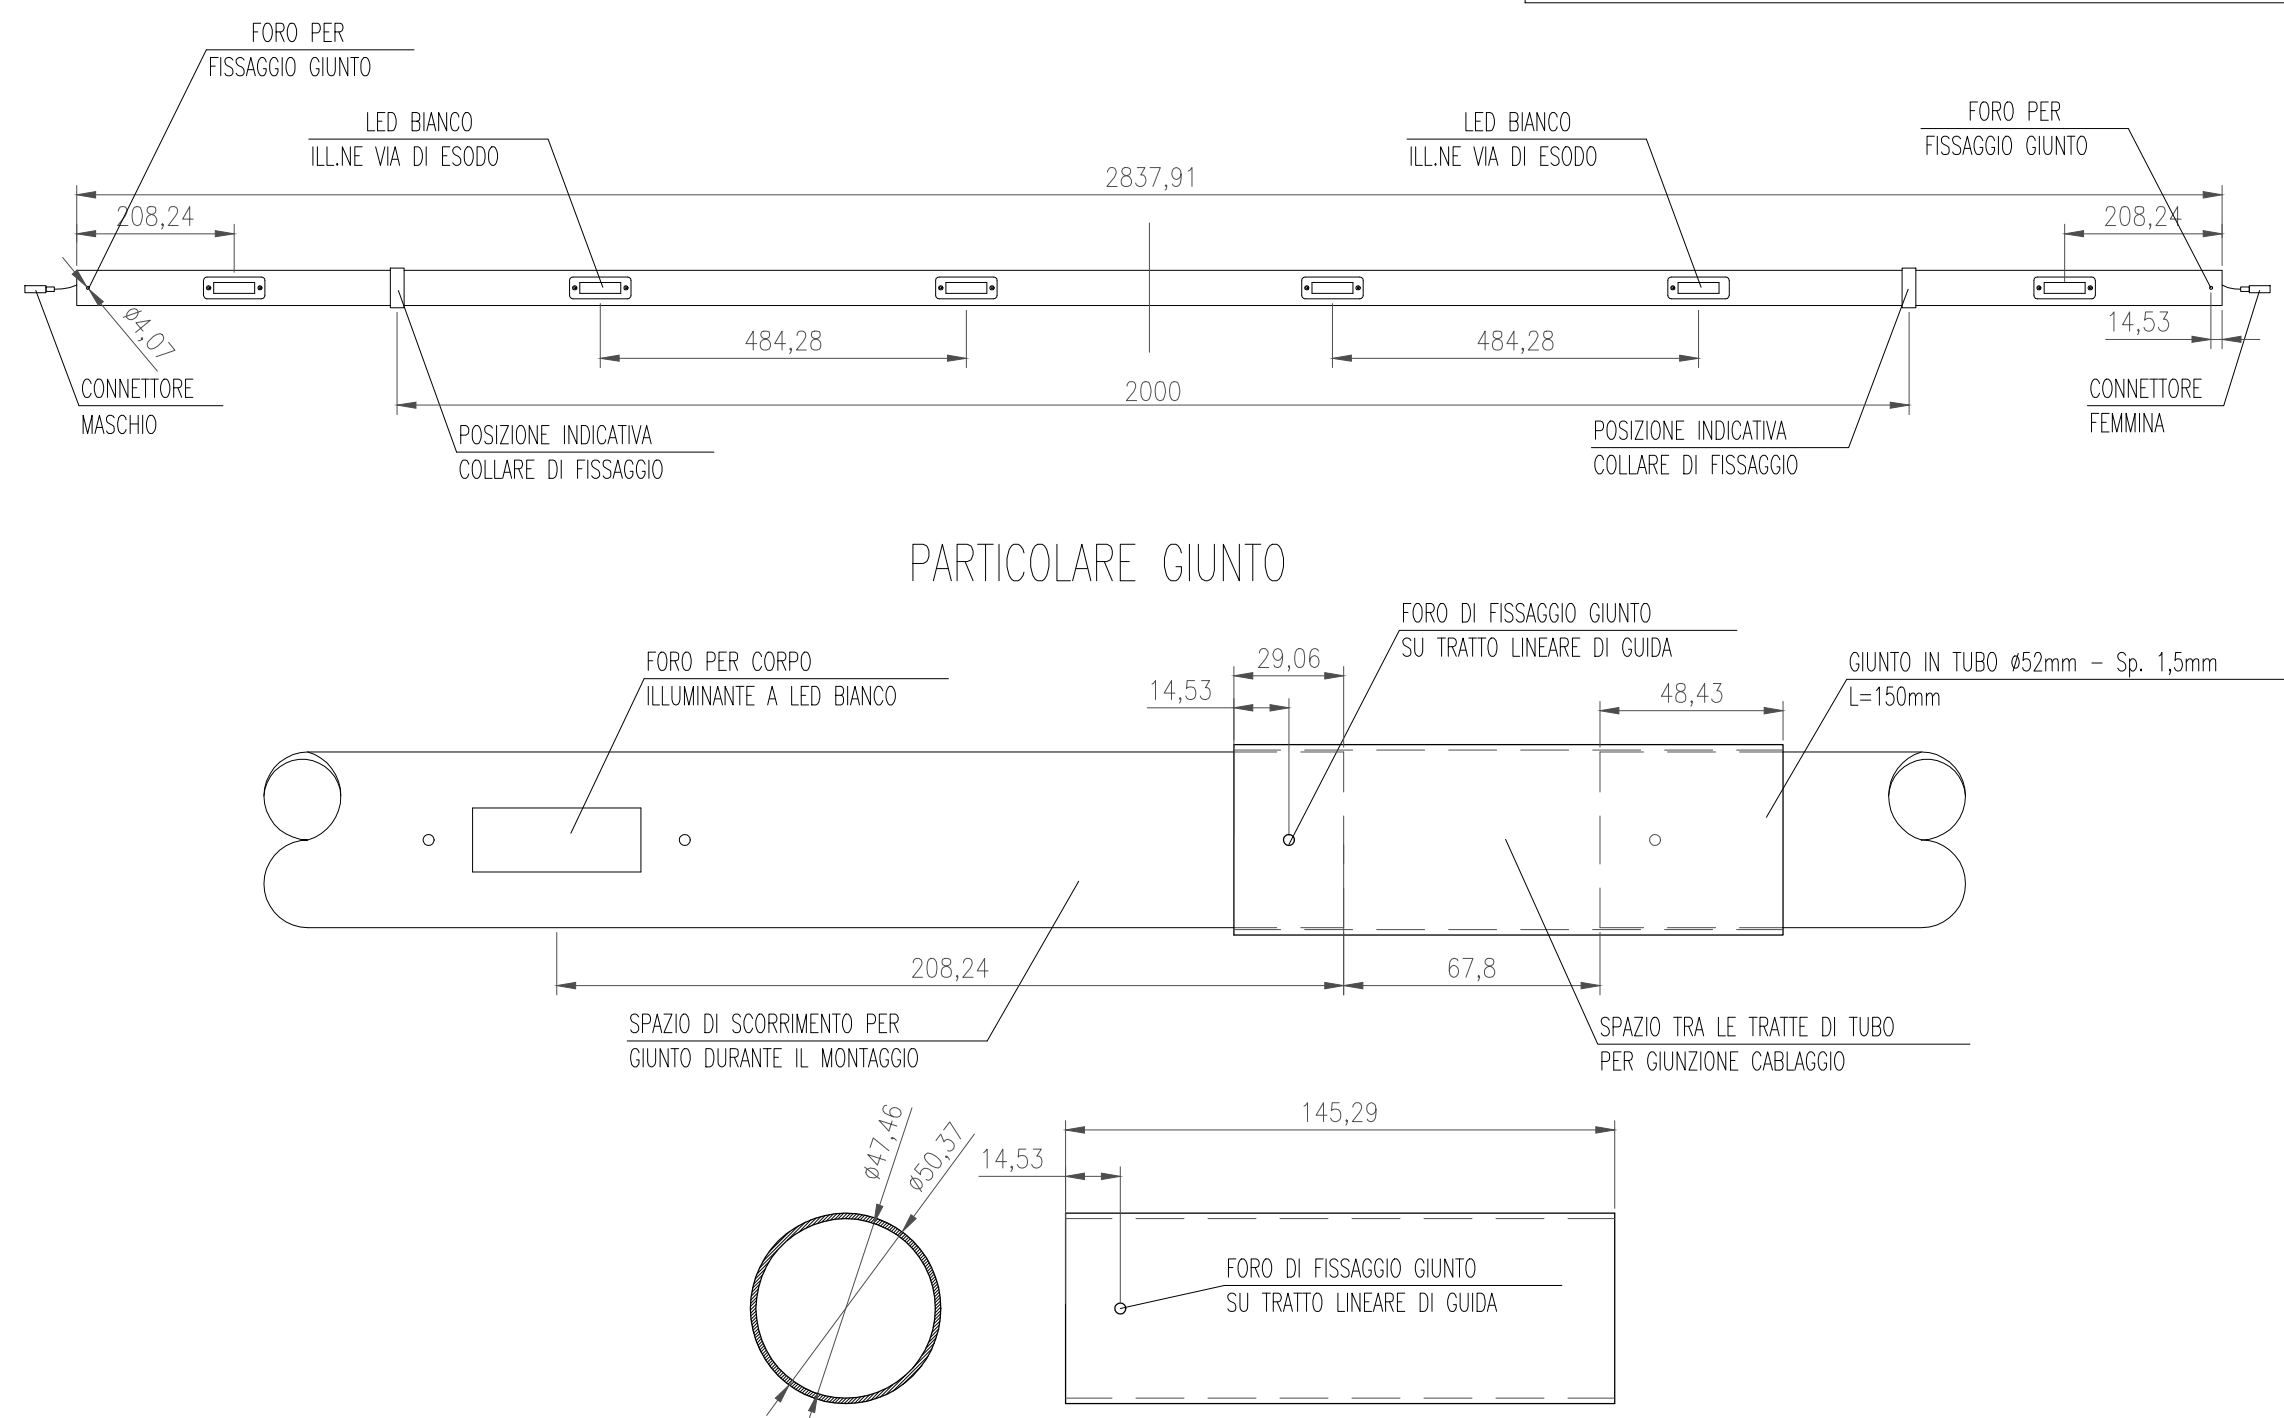

SEZIONI

PARTICOLARE LED

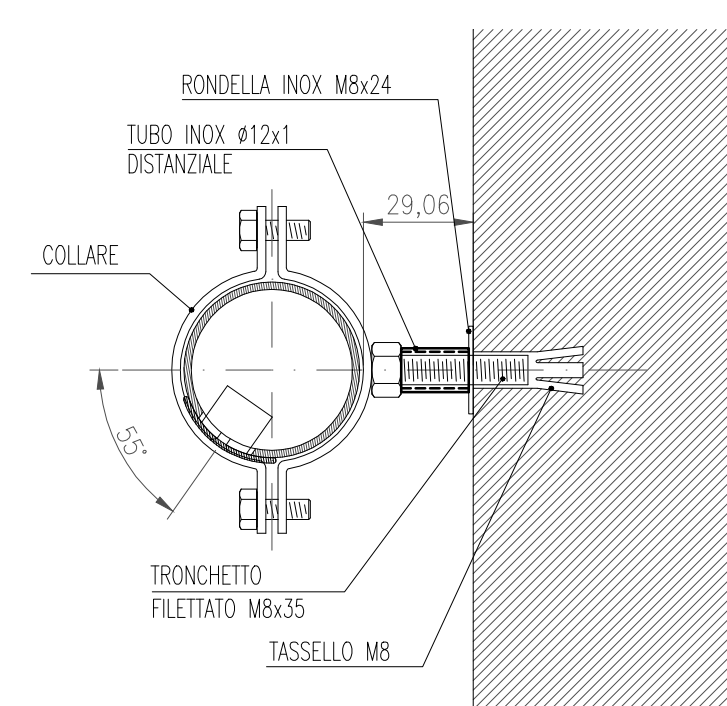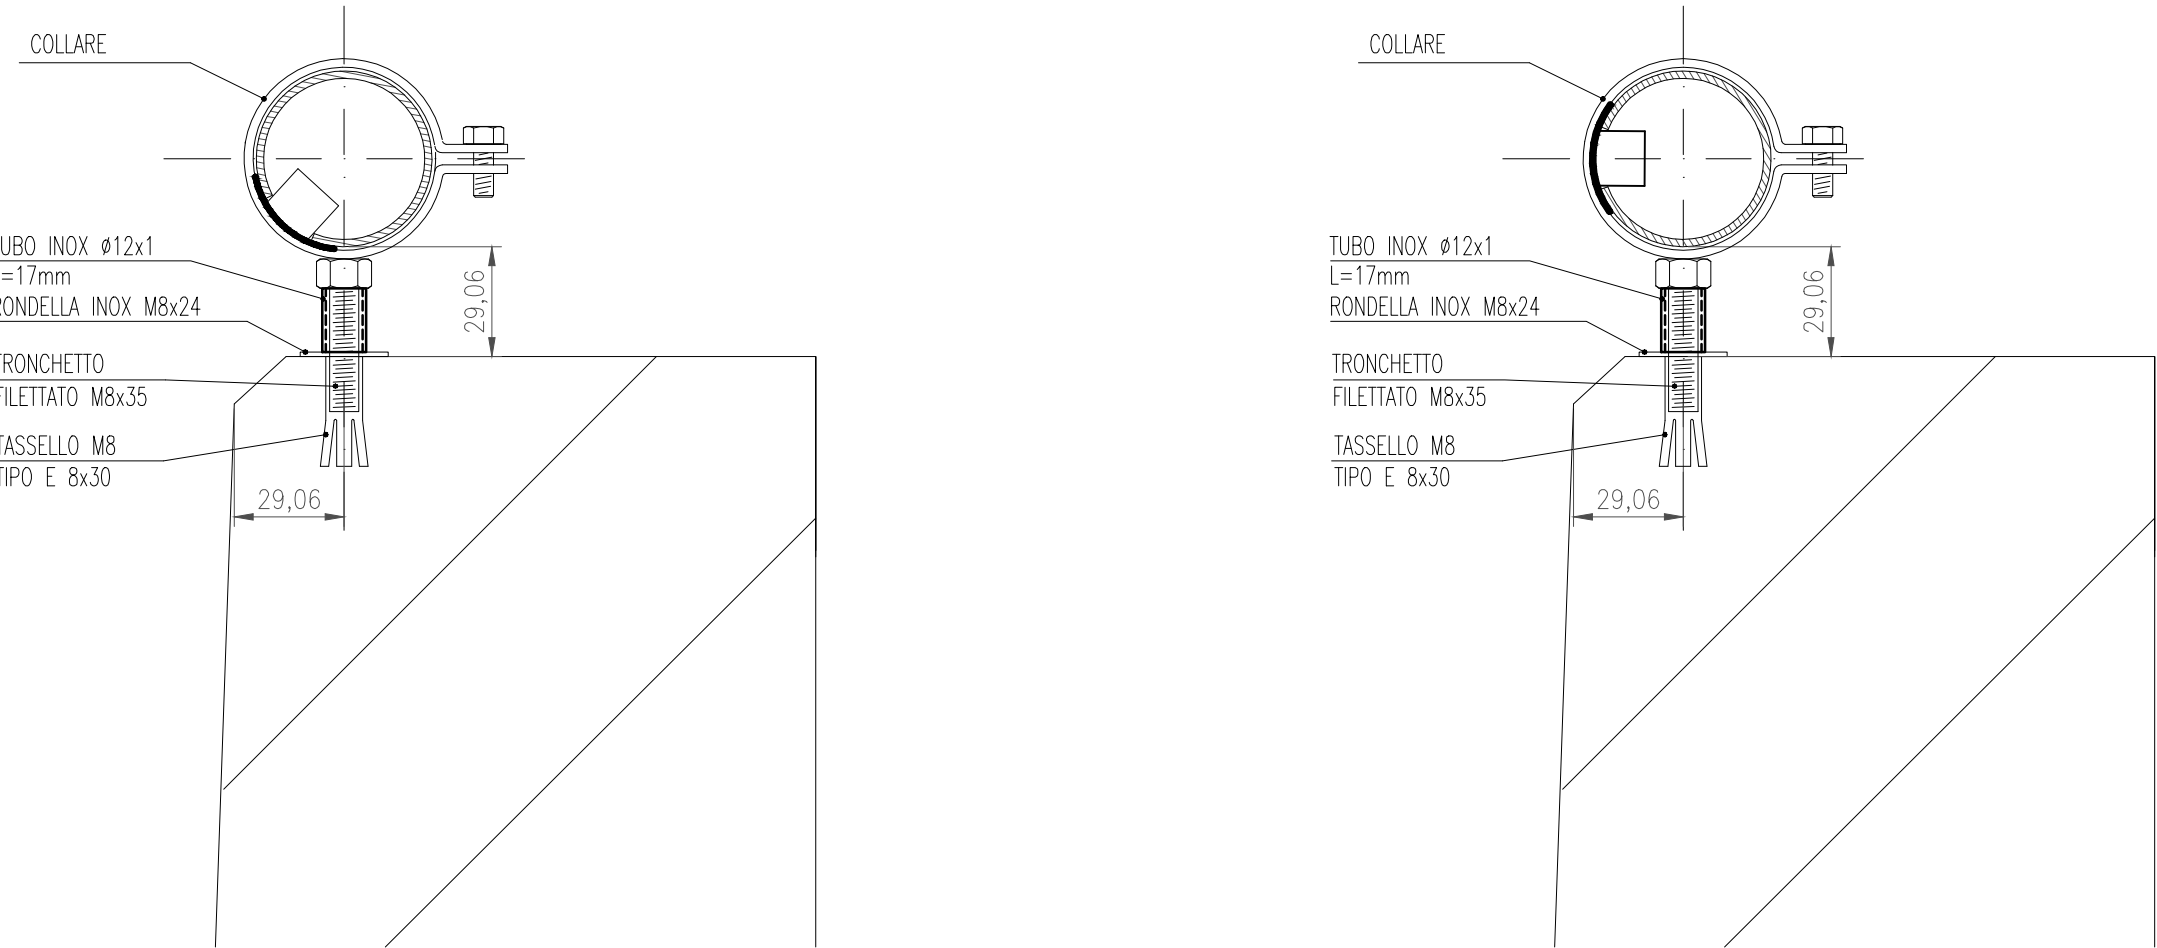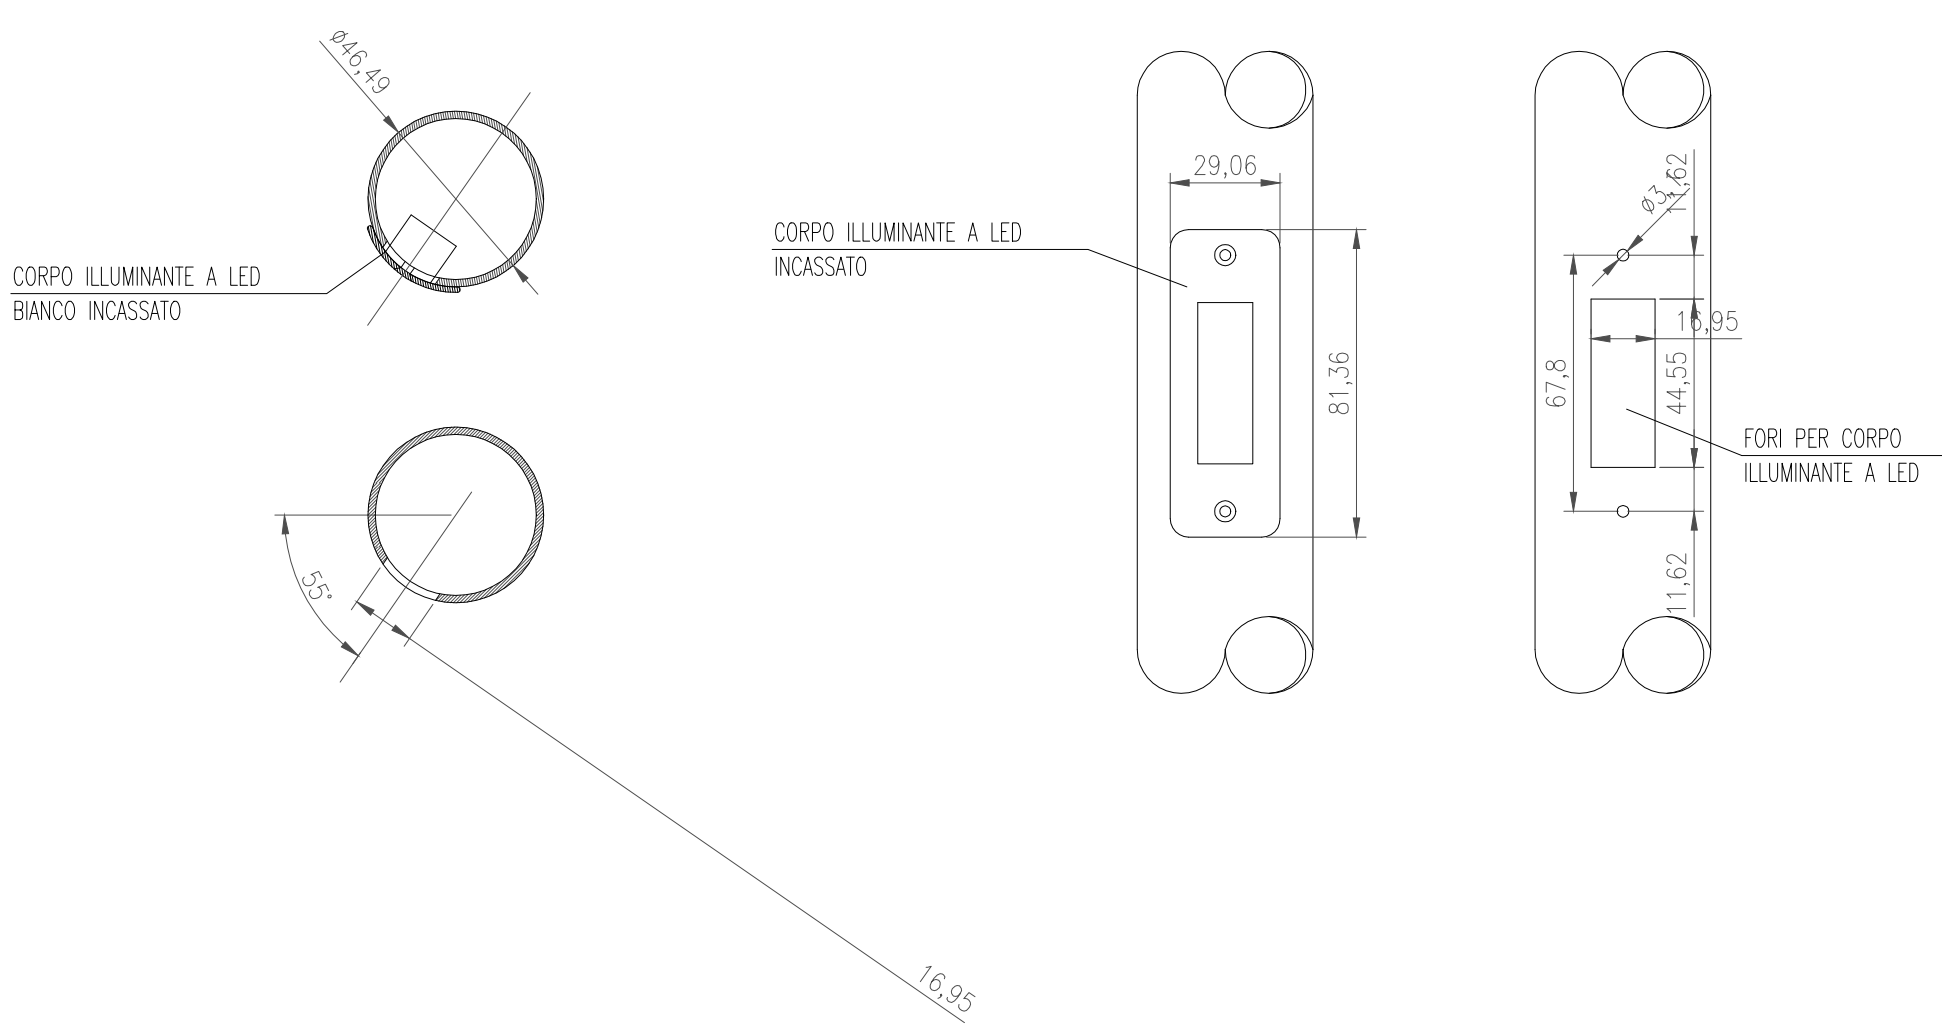

ANAS S.p.A.
Direzione Generale
DG 41/08
LAVORI DI COSTRUZIONE DEL 3° MEGALOTTO DELLA S.S. 106 JONICA - CAT. B -
DALL'INNESTO CON LA S.S. 534 (km 365+150) A ROSETO CAPO SPULICO (km 400+000)

PROGETTO ESECUTIVO
IMPIANTI TECNOLOGICI
GALLERIA ROSETO 1
Impianti di illuminazione di esodo - Particolari costruttivi

CONTRAENTE GENERALE:
Società di Progetto
SIRJO s.C.p.A.
Presidente:
Dott. Arch. Maria Elena Cuzzocrea

PROGETTAZIONE:
Il progettista:
Dott. Ing. S. Lieto
Il coordinatore per la sicurezza:
Ing. L.A. Gargiulo
Il responsabile del procedimento:
Ing. R. Lepore

ASTALDI
salini
impreglio

Consulenti:
STE - Progetto stradale ed Idraulica
ROCCASOLI - Opere in sotterraneo
ITALCONSULT/ISTETICO - Strutture
GEODATA - Geologia e Topografia
GIS - Geomatica
CINQUEO - Gallerie grotte
ECOPLANE - Ambiente
LAND - Archeologia
PROMETHEENGINEERING.IT - Sicurezza ed Impianti
Ing. F. GATTO - Interferenze
TECO - Esperti

Rep.: P/19-01
Codice Progetto: L O 7 1 6 C D I 9 0 1
Codice Elaborato: T O 4 I M 1 7 I M P D C 0 4 A
Scala di rappresentazione: ---

Rev.	Data	Descrizione	Redatto	Verificato	Approvato
A	15.04.2019	Emissione	Arch. F. Di Salvo	Ing. M. Minunno	Ing. A. Focarelli