

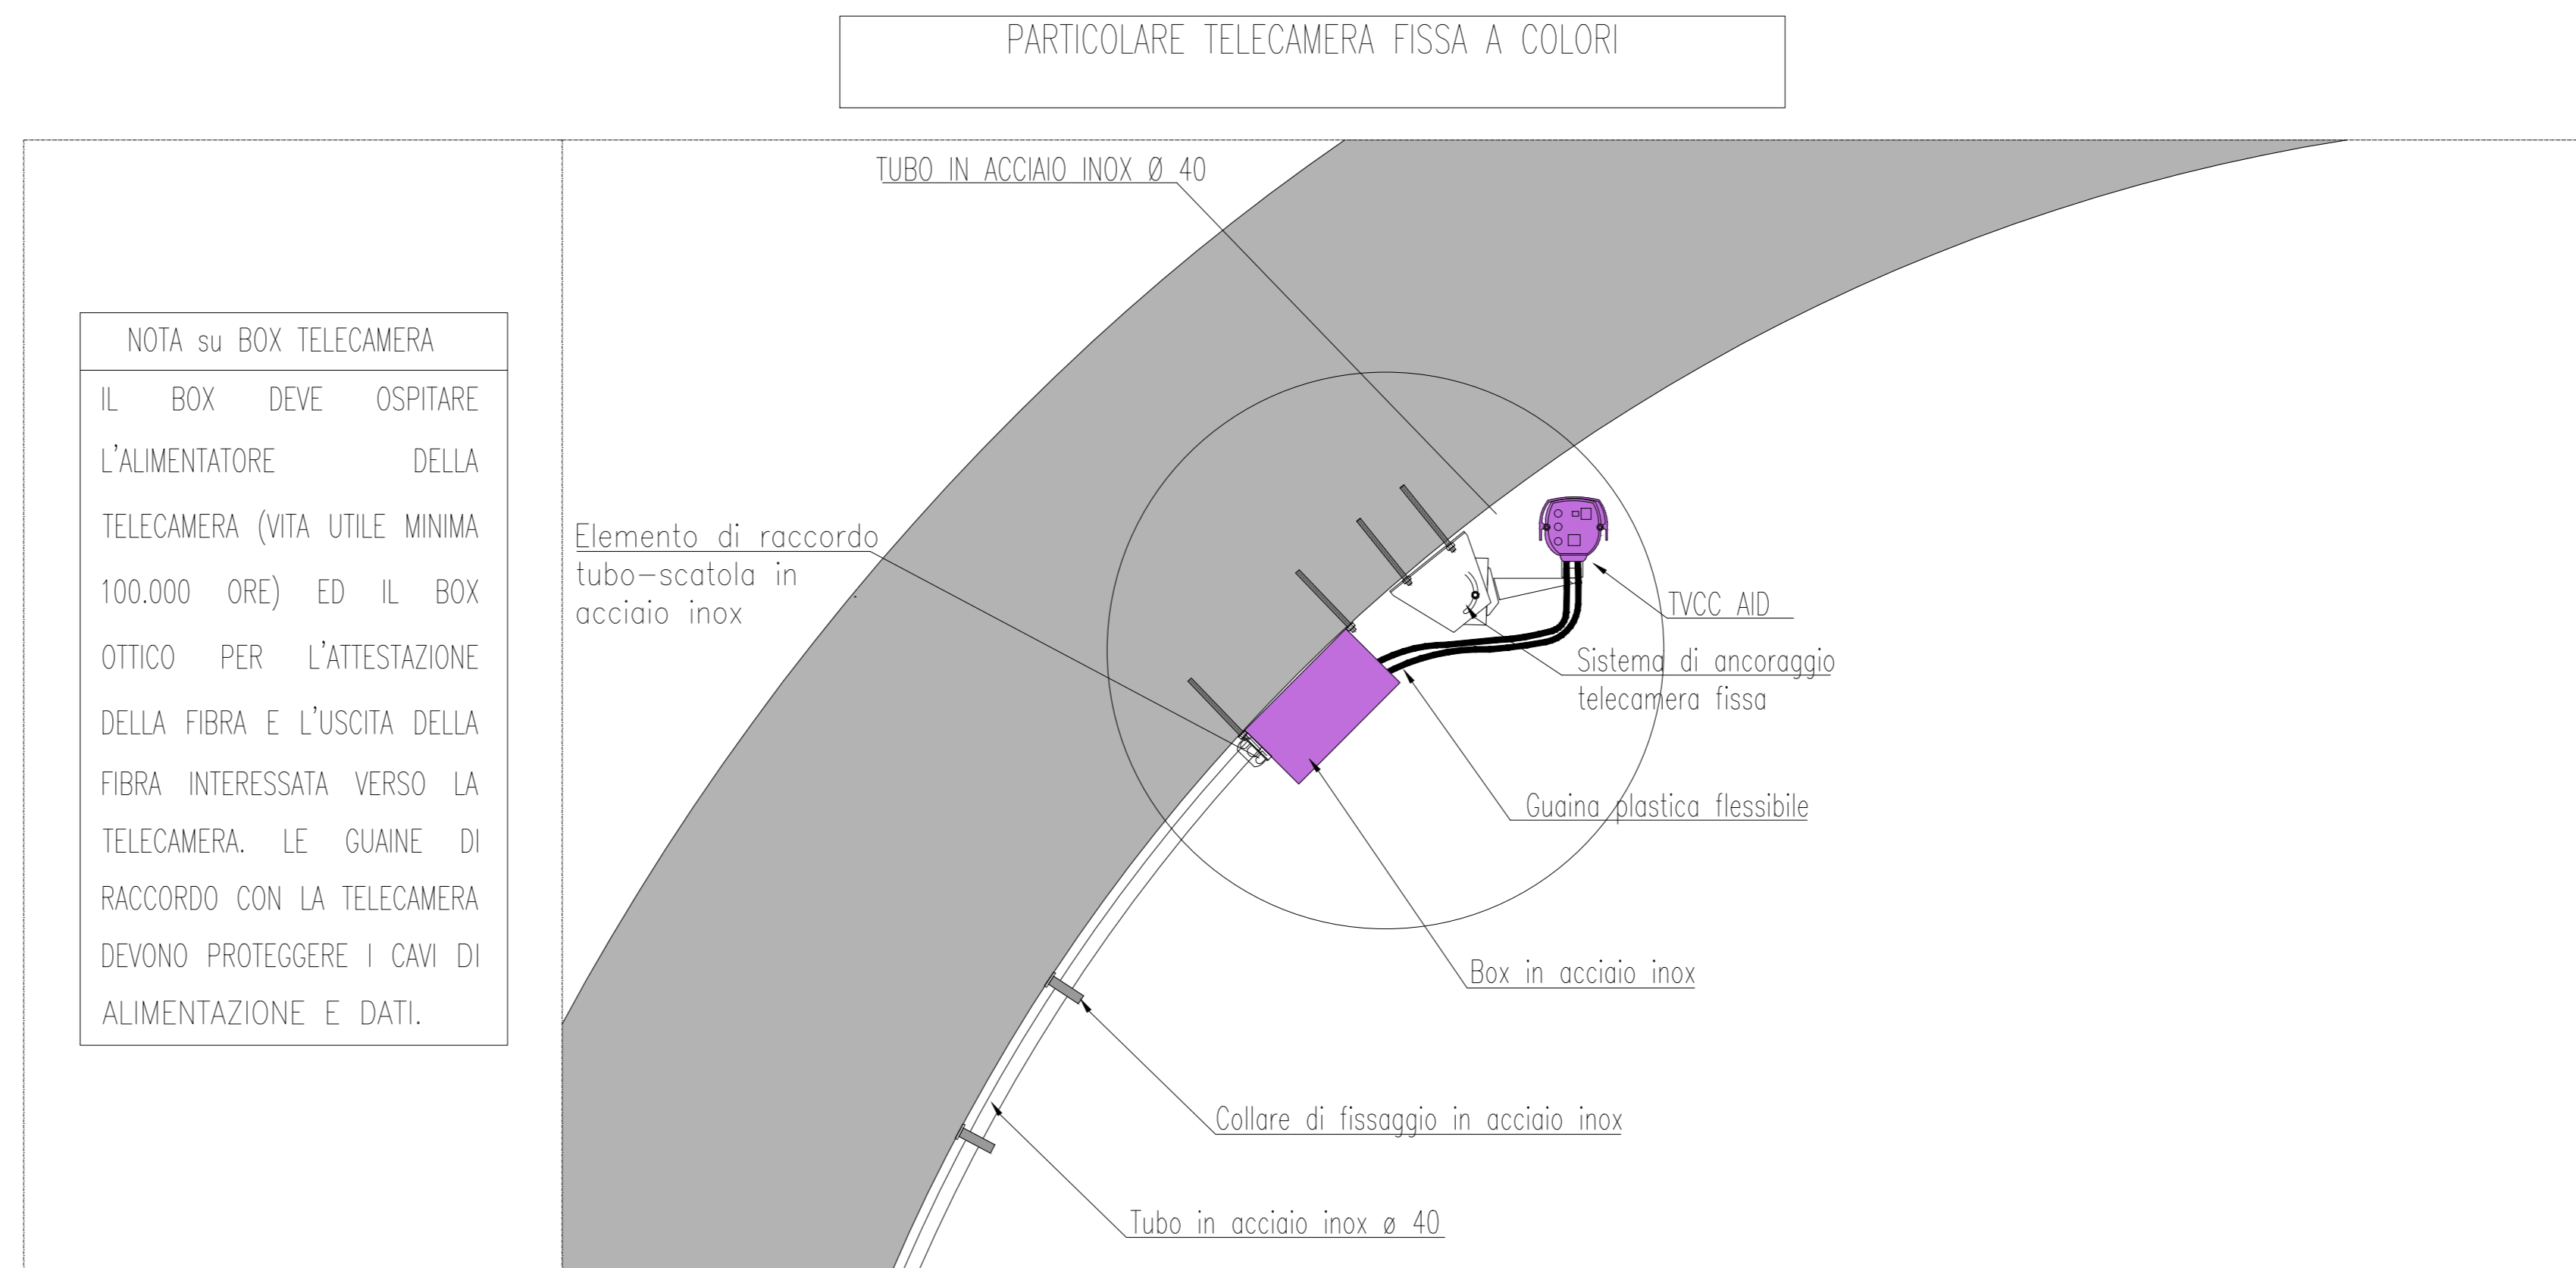



STRALCIO PLANIMETRICO - DISPOSIZIONE TELECAMERE FISSE  
Scala 1:500

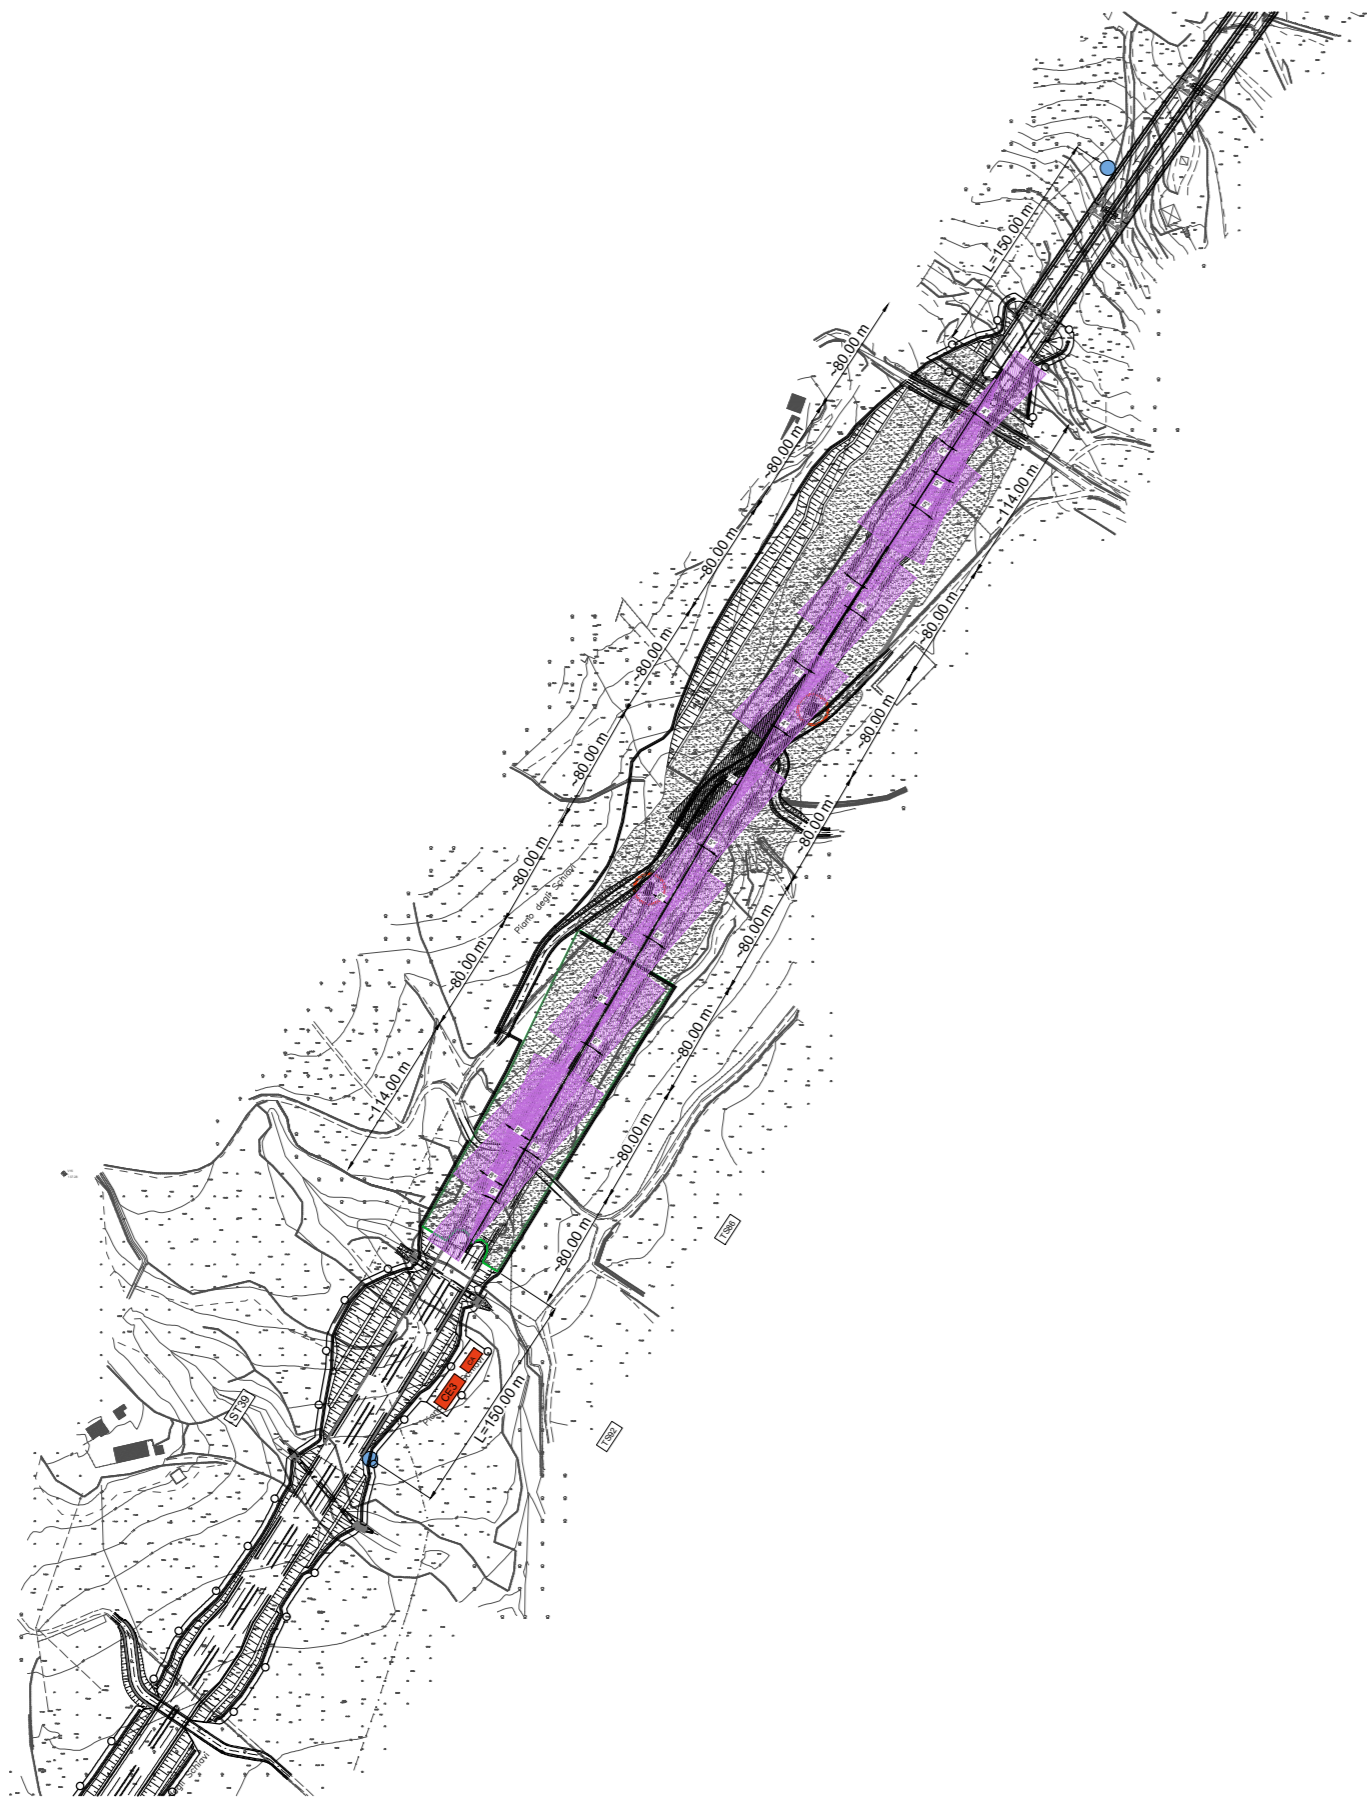


PARTICOLARE CASSETTA DI DERIVAZIONE IN LEGA DI ALLUMINIO CON MORSETTIERA, IP66 - 850°C 90° - Scala 1:10

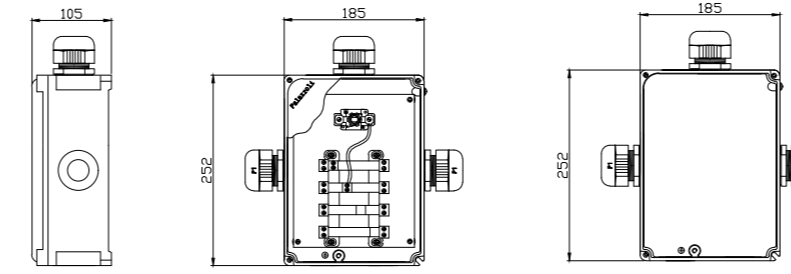

PROSPETTO POSIZIONE TELECAMERA E COLLEGAMENTO CON LA DORSALE DI ALIMENTAZIONE - SCALA 1:50

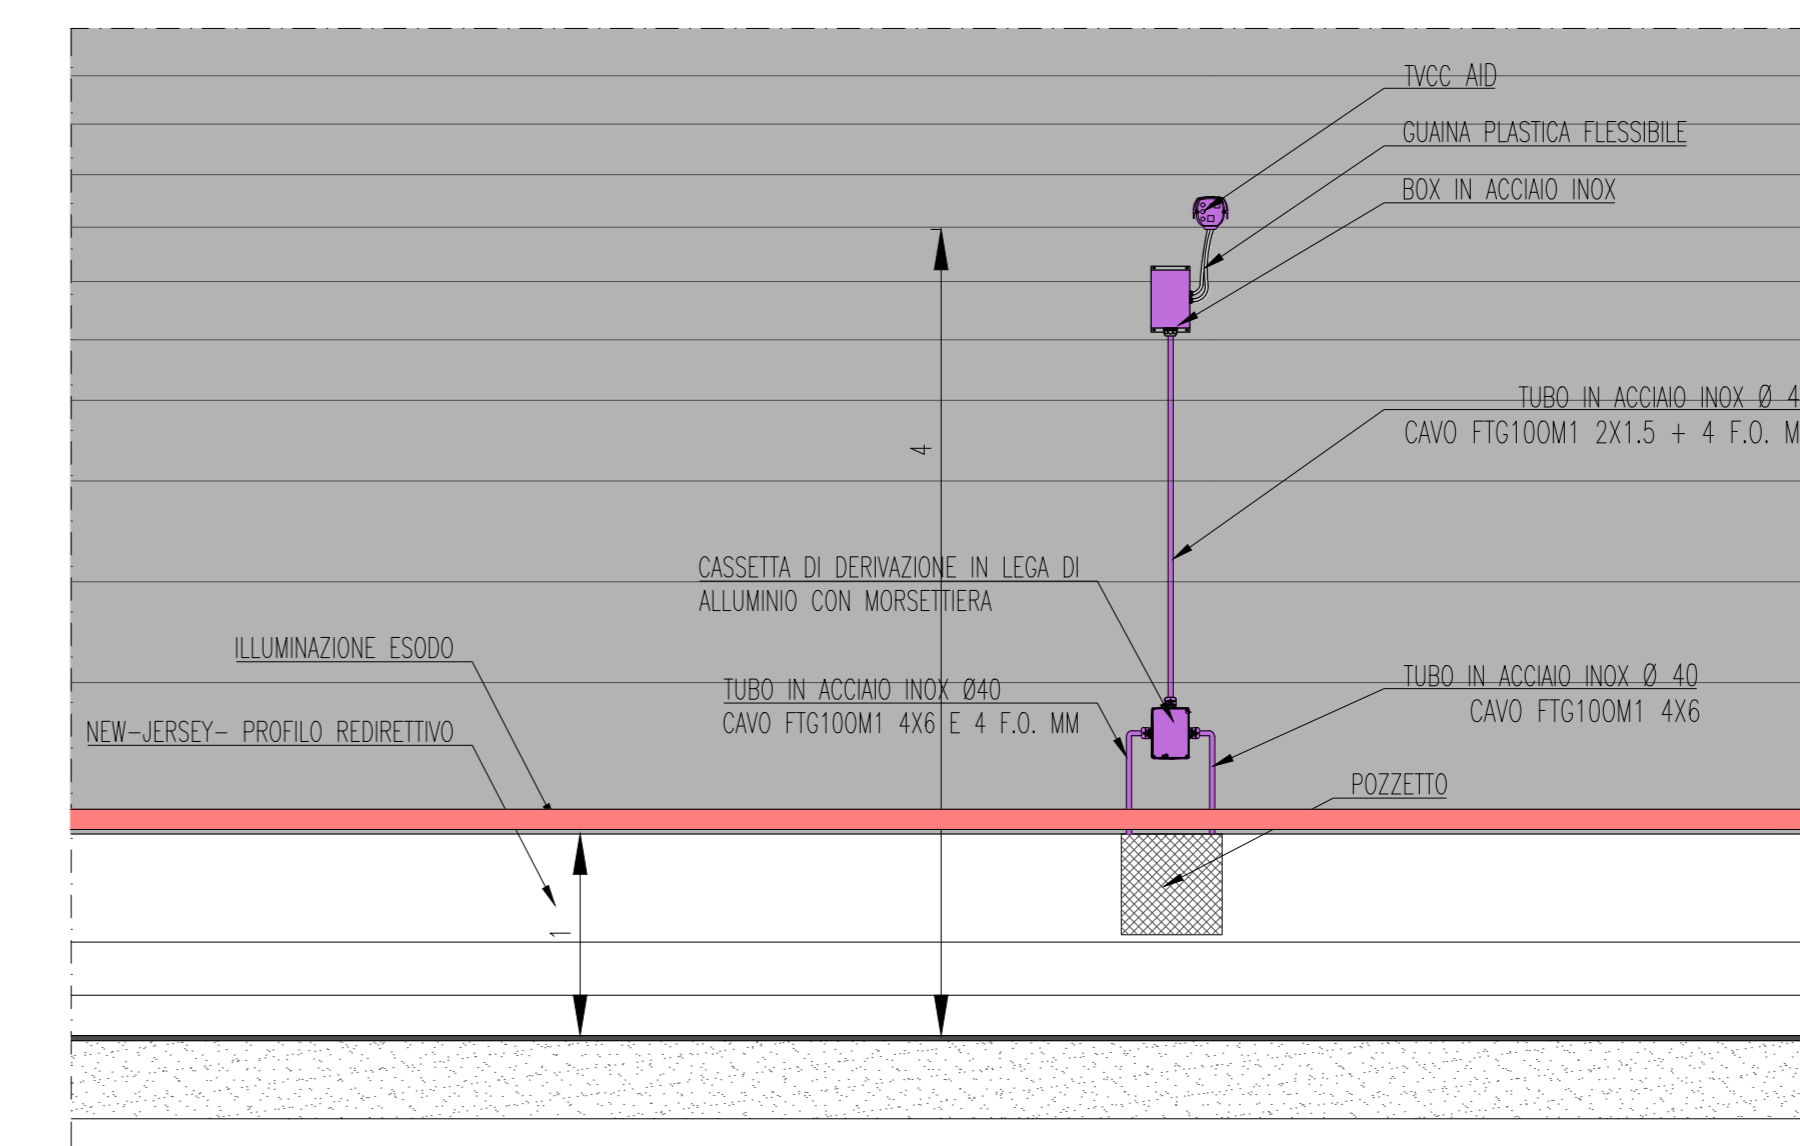

SCHEMA COLLEGAMENTI APPARATI TELECAMERA FISSA IN CASSETTA METALLICA IN GALLERIA

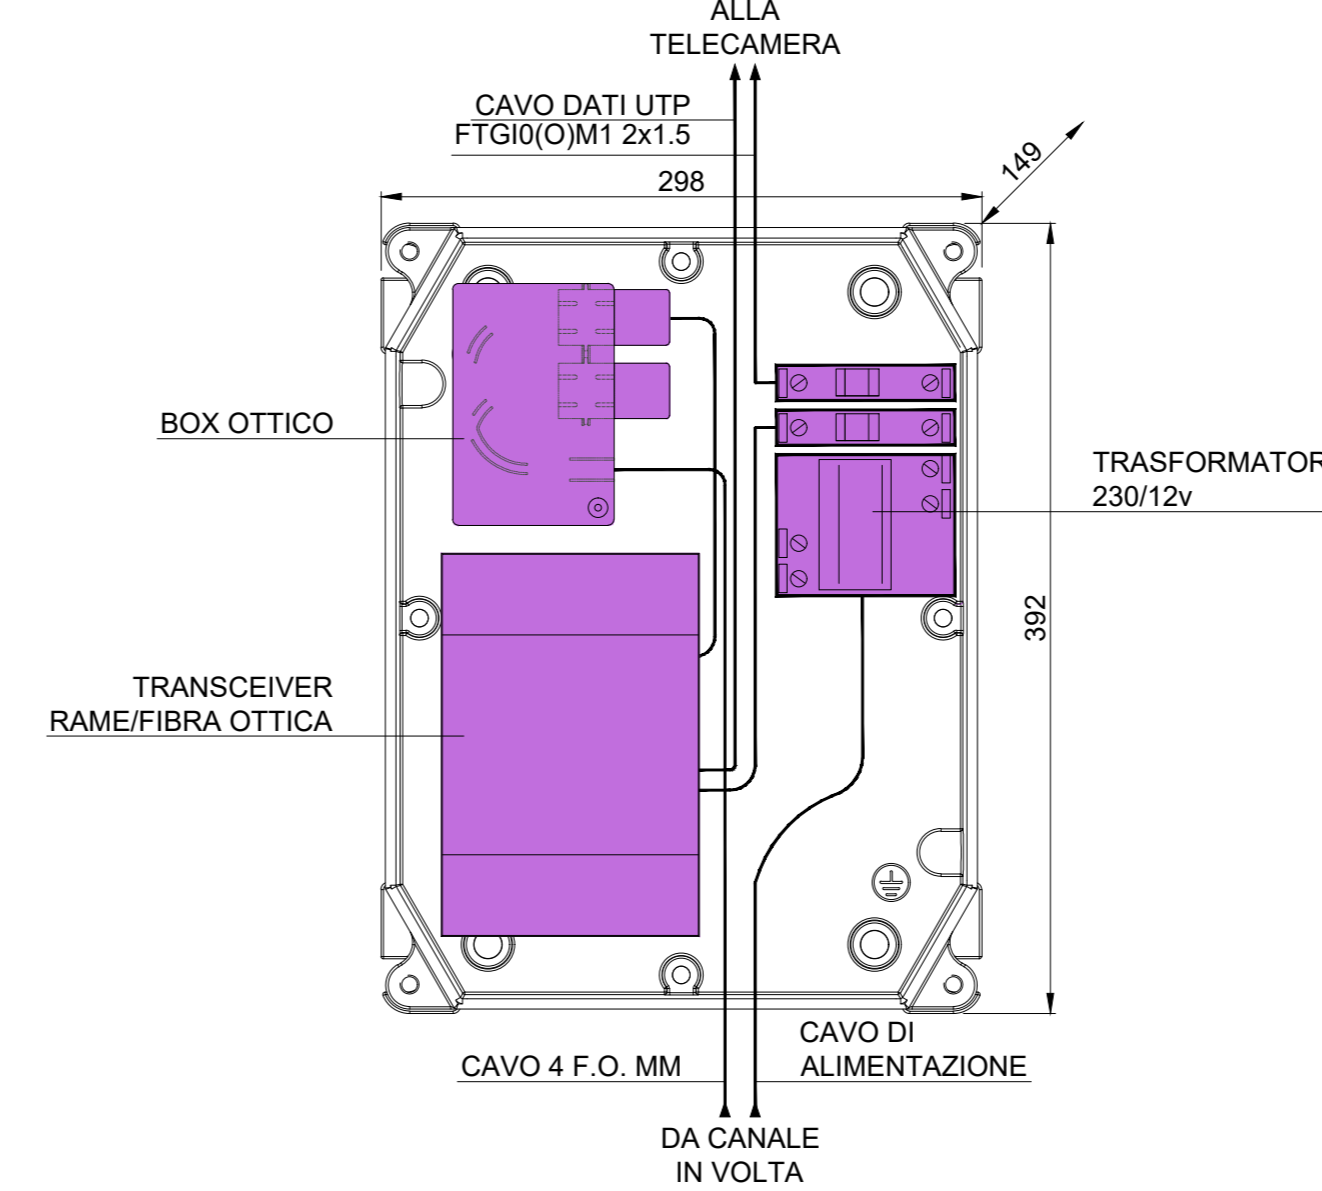

PARTICOLARE TELECAMERA DOME

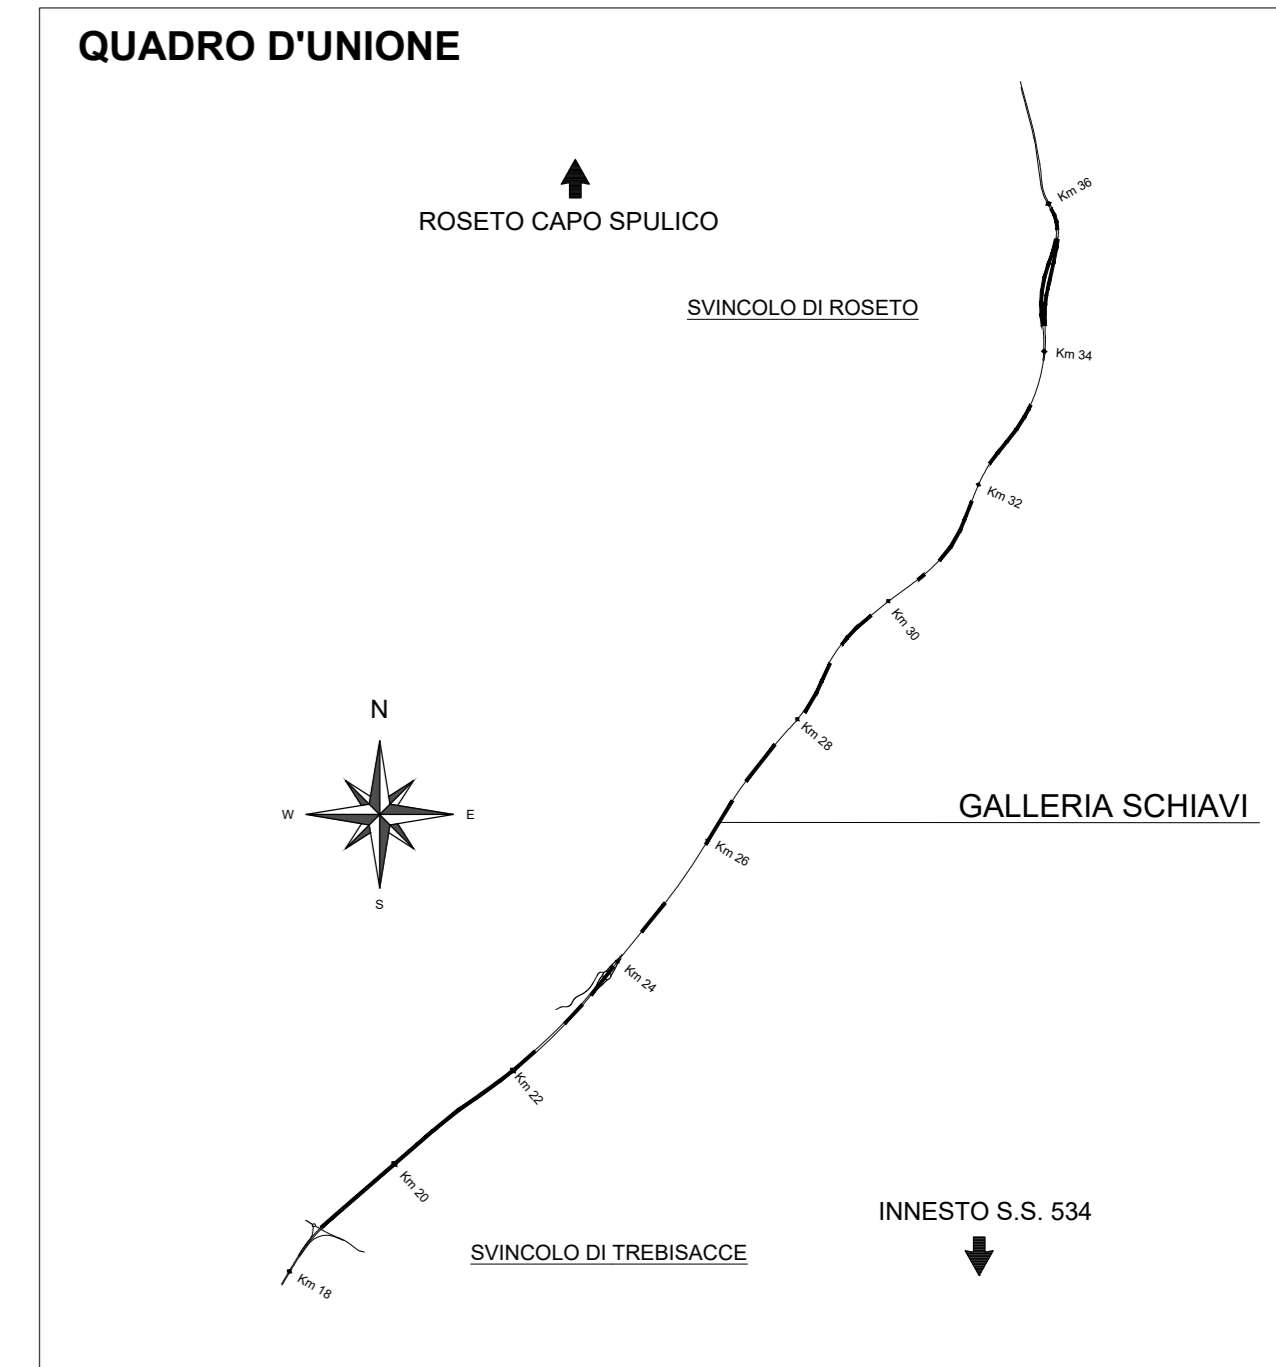


TABELLA POSIZIONE TELECAMERE - DIREZIONE REGGIO CALABRIA

Telecamera	Interdistanza	Posizione
TC/TA1	8m	
TC/TA2	80m	88m
TC/TA3	80m	168m
TC/TA4	80m	248m
TC/TA5	80m	328m
TC/TA6	80m	408m
TC/TA7	80m	488m
TC/TA8	80m	568m

TABELLA POSIZIONE TELECAMERE - DIREZIONE TARANTO

Telecamera	Interdistanza	Posizione
TC/TA1	8m	
TC/TA2	80m	88m
TC/TA3	80m	168m
TC/TA4	80m	248m
TC/TA5	80m	328m
TC/TA6	80m	408m
TC/TA7	80m	488m
TC/TA8	80m	568m



**LEGENDA COLORI APPARECCHIATURE**

colore 205	IMPIANTI ELETTRICI DI POTENZA MI/BT
colore 11	IMPIANTI DI ILLUMINAZIONE (IL)
colore 133	IMPIANTI DI SUPERVISIONE (SV)
colore 21	IMPIANTI SOS (SO)
colore 203	IMPIANTI TVCC (TC)
colore 151	IMPIANTI PANNELLI A MESSAGGIO VARIABILE E SEMAFORICO (PM)
colore 11	IMPIANTI ANTINCENDIO (A)

**ANAS S.p.A.**  
Divisione Generale  
**DG 41/08**  
LAVORI DI COSTRUZIONE DEL 3° MEGALOTTO DELLA S.S. 106 JONICA - CAT. B - DALL'INNOSTO CON LA S.S. 534 (km 365+150) A ROSETO CAPO SPULICO (km 400+000)

**PROGETTO ESECUTIVO**  
IMPIANTI TECNOLOGICI  
GALLERIA SCHIAVI  
Impianto di videosorveglianza - Particolari costruttivi

**CONTRAENTE GENERALE:**  
Società di Progetto  
**SIRJO S.C.p.A.**  
Presidente:  
Dott. Arch. Maria Elena Cuzzocrea

**PROGETTAZIONE:**  
ASTALDI  
salini impregio

Il progettista:  
Dott. Ing. S. Lieto

Consulenti:  
STE - Progetto stradale ed idraulica  
ROCKSOB - Opere in sotterraneo  
ITALCONSILISTETICO - Strutture  
GEODATA - Geologia e litologia  
GSI - Geotecnica  
CINZIO - Galere giusuase  
ECONAR - Antenne  
LAND - Archeologia  
PROHETEENGINEERING.IT - Sicurezza ed Impianti  
Ing. F. GATTO - Interferenze  
TECO - Esplosivi

Il coordinatore per la sicurezza:  
Ing. L.A. Gargiulo

IL RESPONSABILE DEL PROCEDIMENTO:  
Ing. R. Laporta

Rep.: P/19-01  
Codice Progetto: L O 7 1 6 C E 1 9 0 1  
Codice Elaborato: T 0 3 I M 3 0 I M P D C 0 5 A

Rev.	Data	Descrizione	Redatto	Verificato	Approvato
A	15.04.2019	Emissione	Arch. F. Di Salvo	Ing. M. Minunno	Ing. A. Focarecci