



SEZIONE TOPOLOGICA IMPIANTO DI ILLUMINAZIONE
Scala 1:50

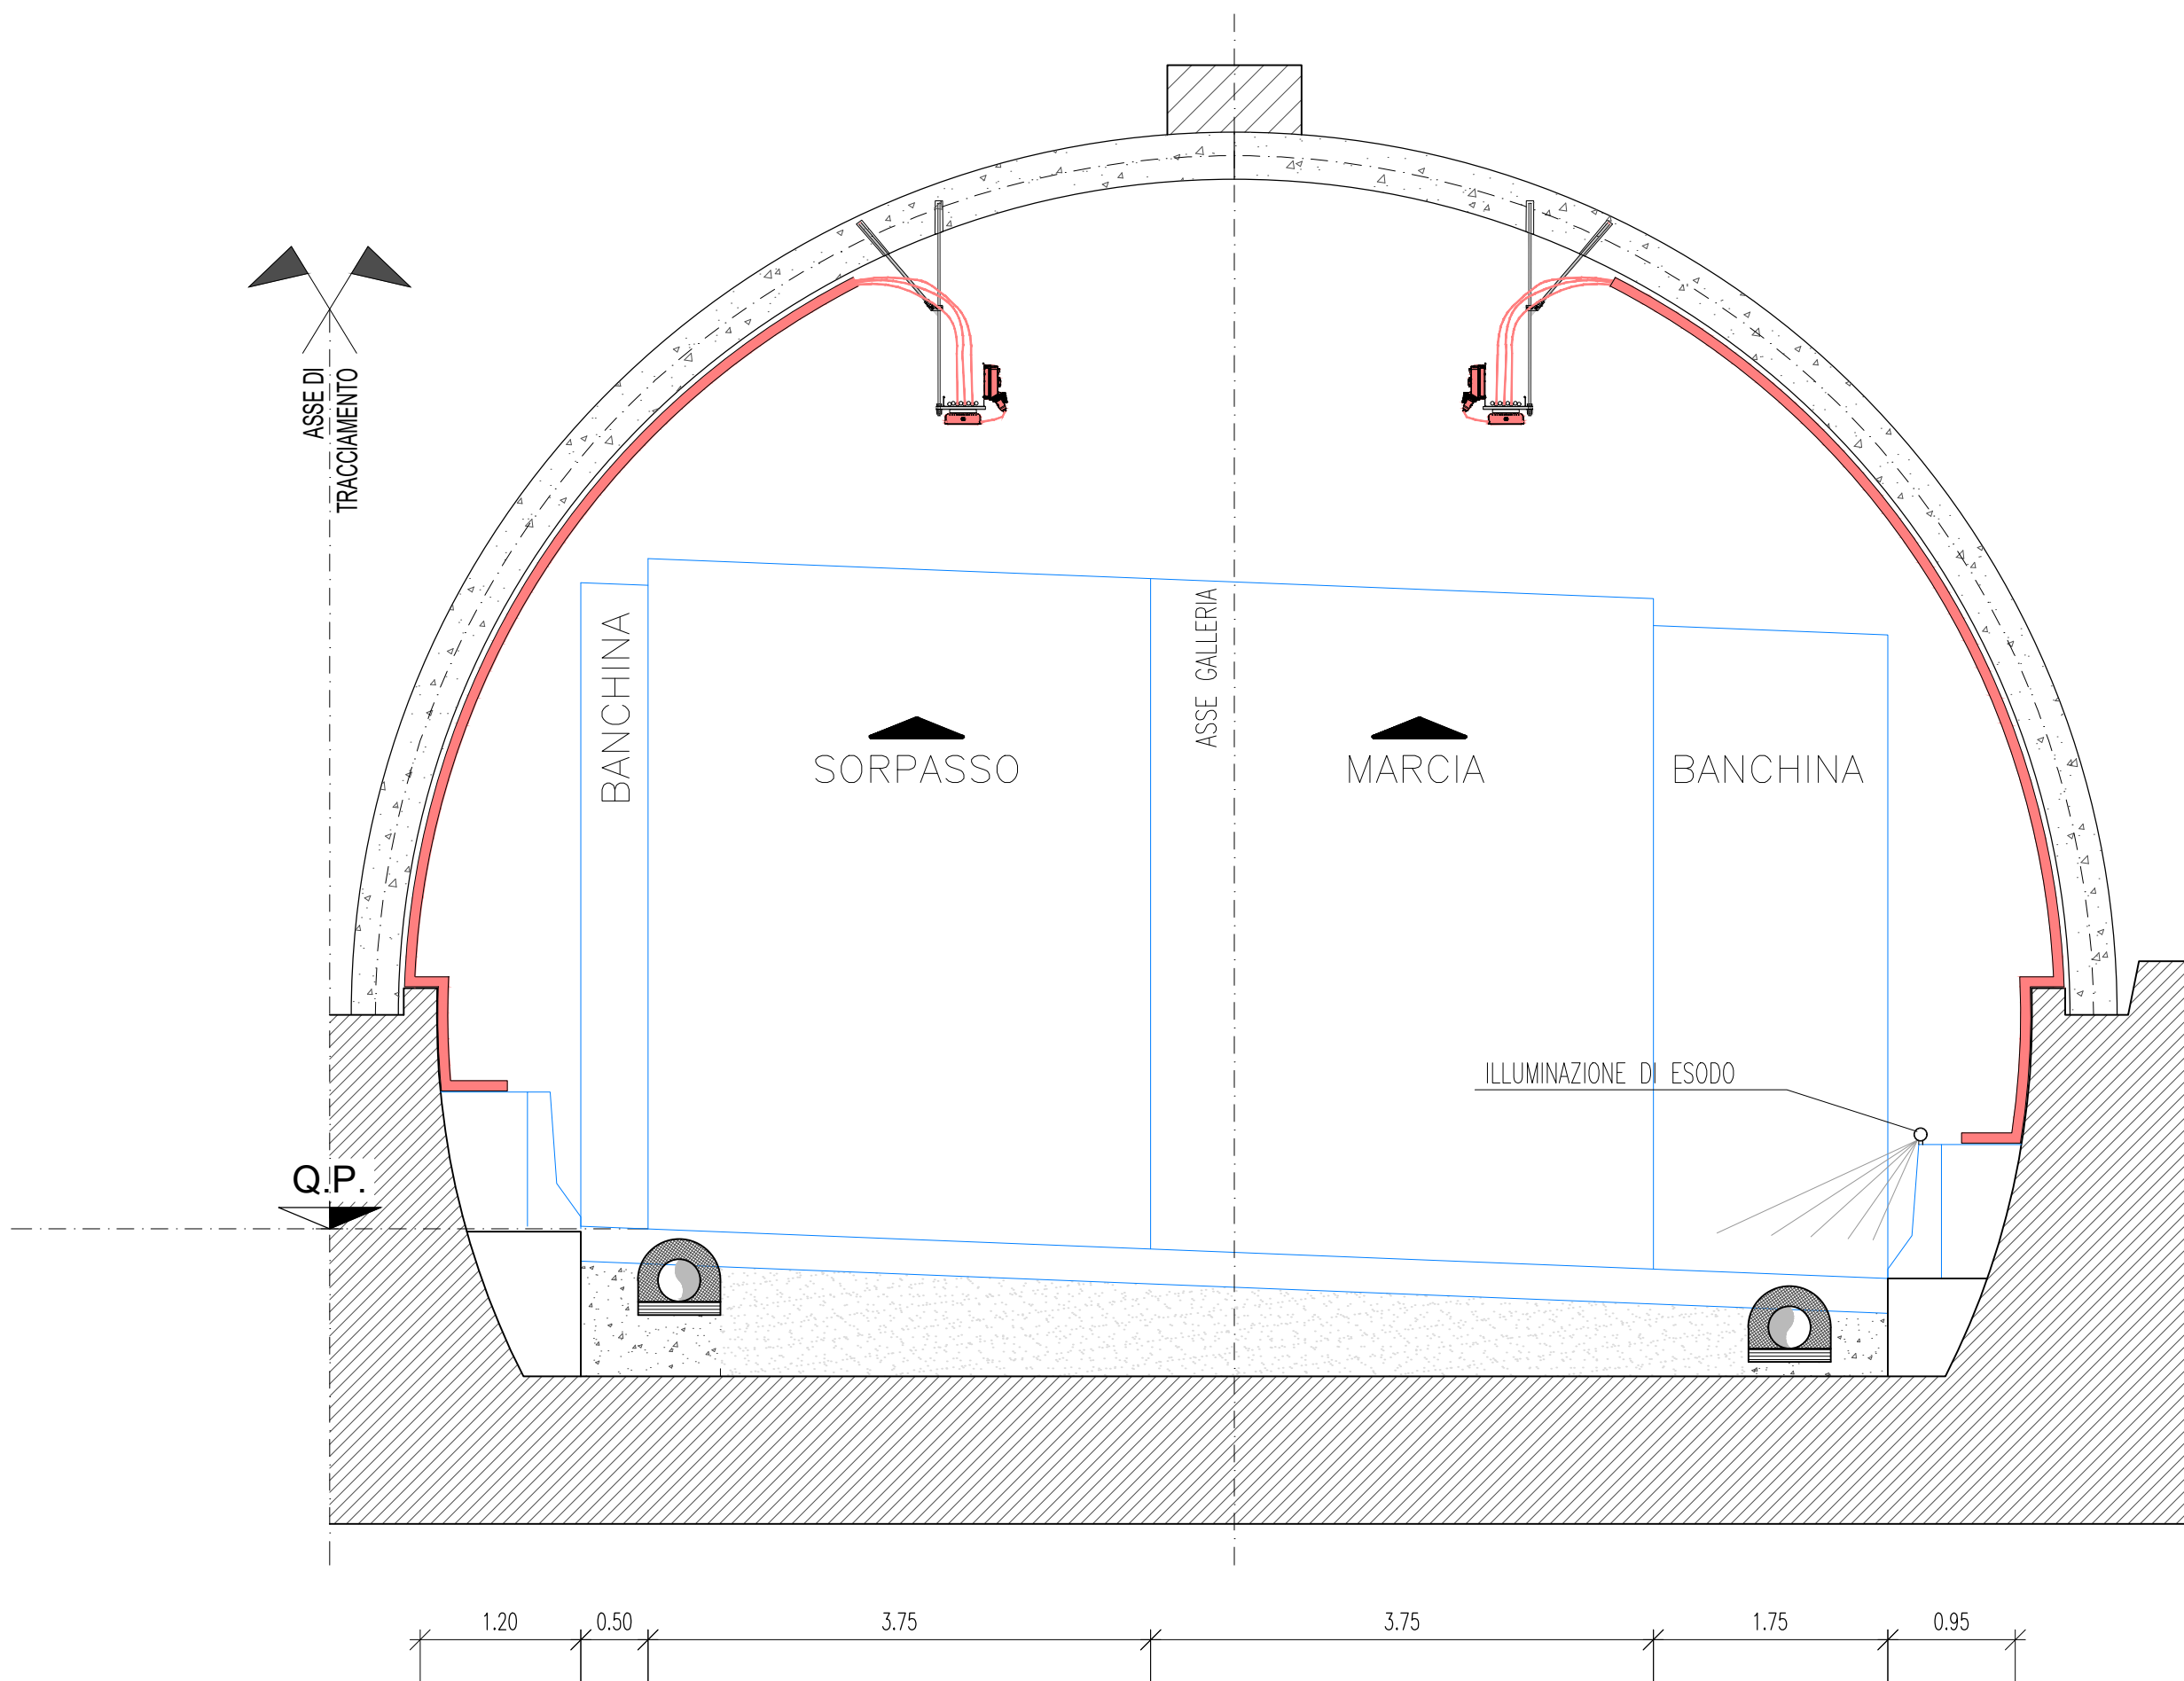


VISTA INTERNA ARMADIO TECNICO
scala 1:10

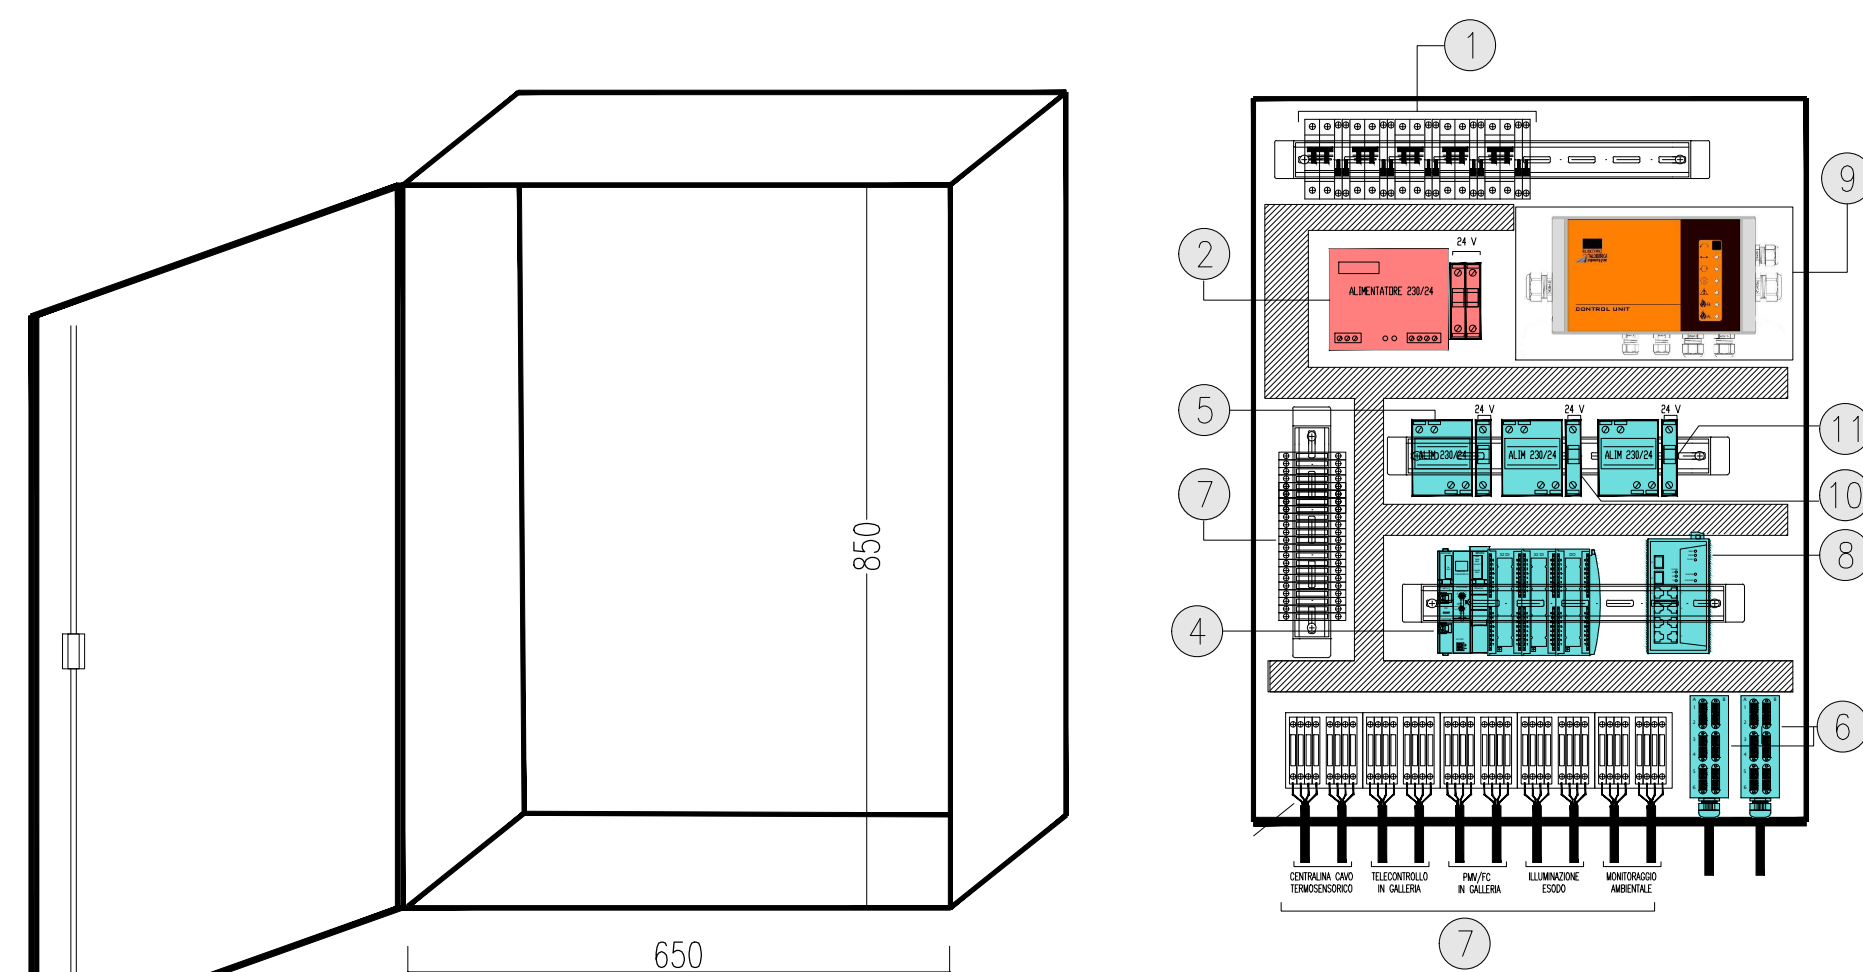


LEGENDA APPARECCHIATURE

1	PROTEZIONE ELETTRICHE (20-4)
2	ALIMENTATORE PER L'ILLUMINAZIONE DI EVACUAZIONE CON PROTEZIONE LINEA 24V
3	CANALINA IN PVC PER PASSAGGIO CAVI
4	BASE REMOTA SEGNALI INPUT/OUTPUT DI NECHIA CON: N2 - SCHERZO DI 0,1 N° - CROCEA 4 CO
5	ALIMENTATORE 230vac/24vac PER SWITCH E BASE REMOTA SEGNALI I/O
6	N2 BOX DI ATTESAGGIAMENTO FIBRE OTTICHE (10-6) CIRCUITO CON 164 PORTE SC DUPLEX
7	MORSETTERA
8	SWITCH (ONT-0) PER IMPIANTO DI TIPO NECHIA TECNICA DI TIPO INDUSTRIALE PER IMPIEGO IN CONDIZIONI GRADUO CON N.8 - 10/100/1000 BASE TX, N.4 - 1/1000 BASE LX
9	CENTRALINA DI CONTROLLO CAVO TERMISTENSERICO PER RILEVATO TEMPERATURE IN GALLERIA
10	ALIMENTATORE PER SISTEMA DI MONITORAGGIO
10	ALIMENTATORE PER MEDIA CONVERTER SEGNALI PWM INTERNO

SCHEMA DI PRINCIPIO ALIMENTAZIONE PICCHETTI
LUMINOSI - ILLUMINAZIONE DI ESODO

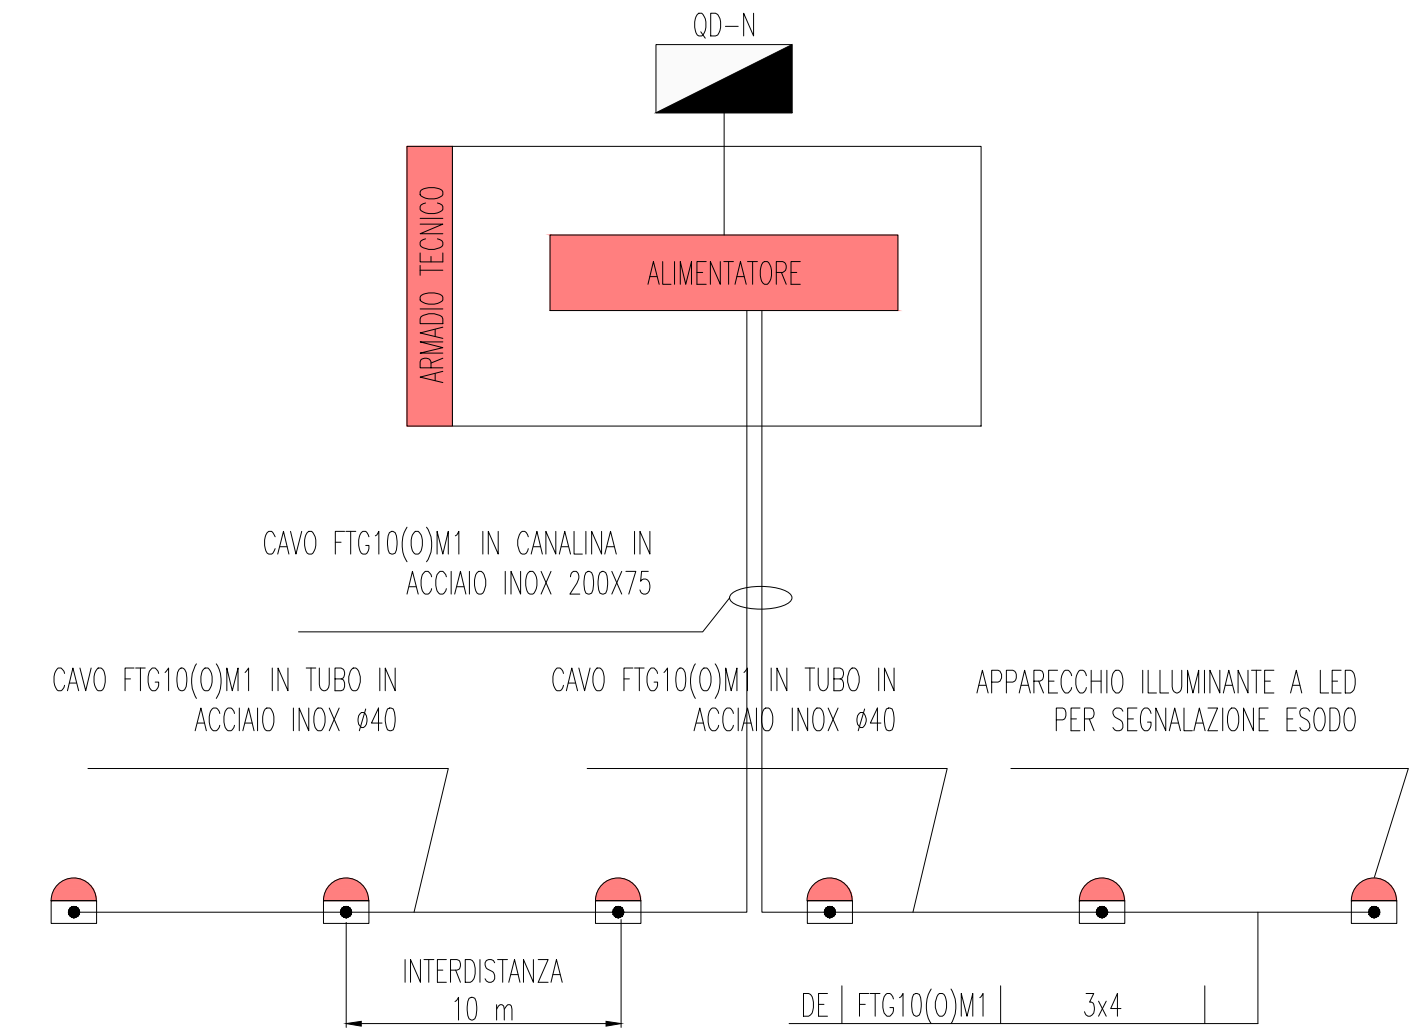


QUADRO D'UNIONE

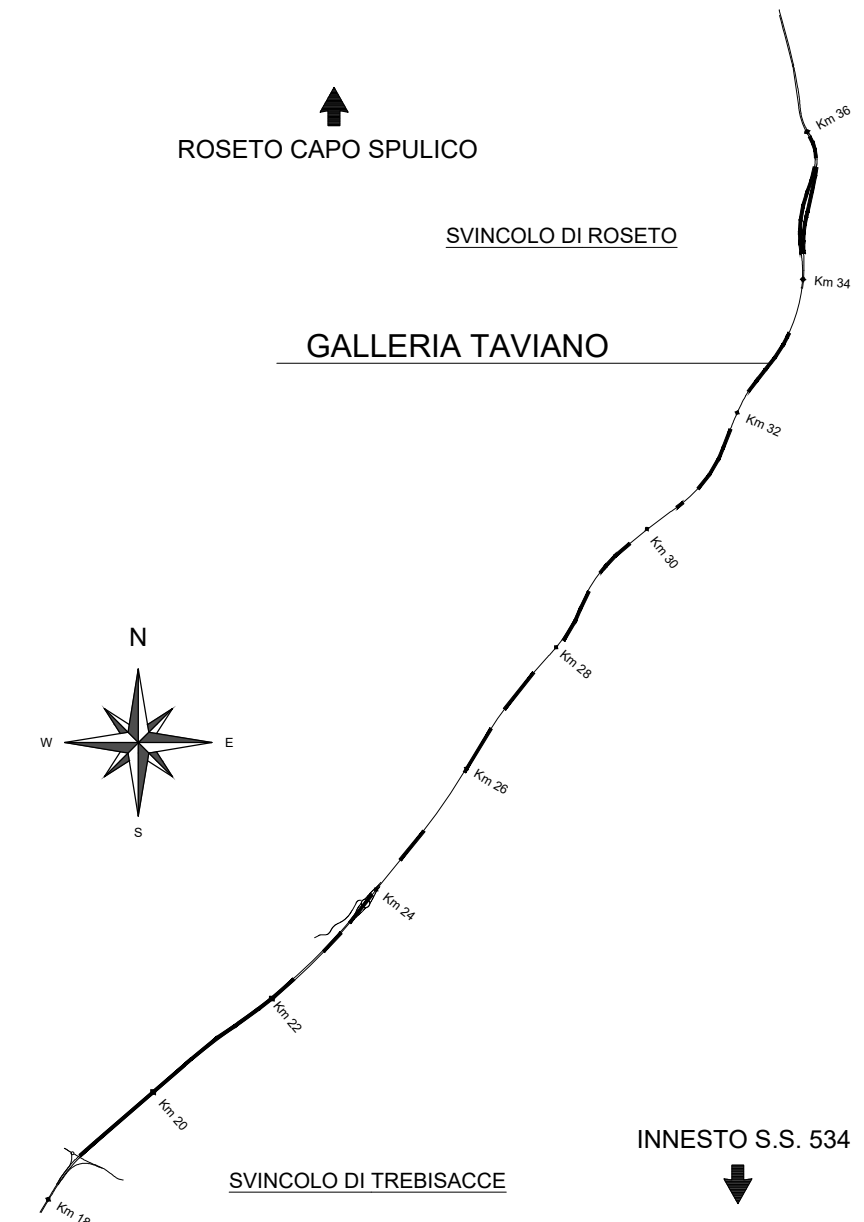


LEGENDA COLORI APPARECCHIATURE

colore 255	IMPIANTI ELETTRICI DI POTENZA (MT/BT)
colore 11	IMPIANTI DI ILLUMINAZIONE (IL)
colore 133	IMPIANTI DI SUPERVISIONE (SV)
colore 31	IMPIANTI SOS (SO)
colore 203	IMPIANTI TVCC (TC)
colore 151	IMPIANTI PANNELLI A MESSAGGIO VARIABILE E SEMAFORICO (PM)
colore 11	IMPIANTI ANTINCENDIO (AI)


PROSPETTO ARMADI SOS E TECNICO
LATO MARCIA-SCALA 1:50

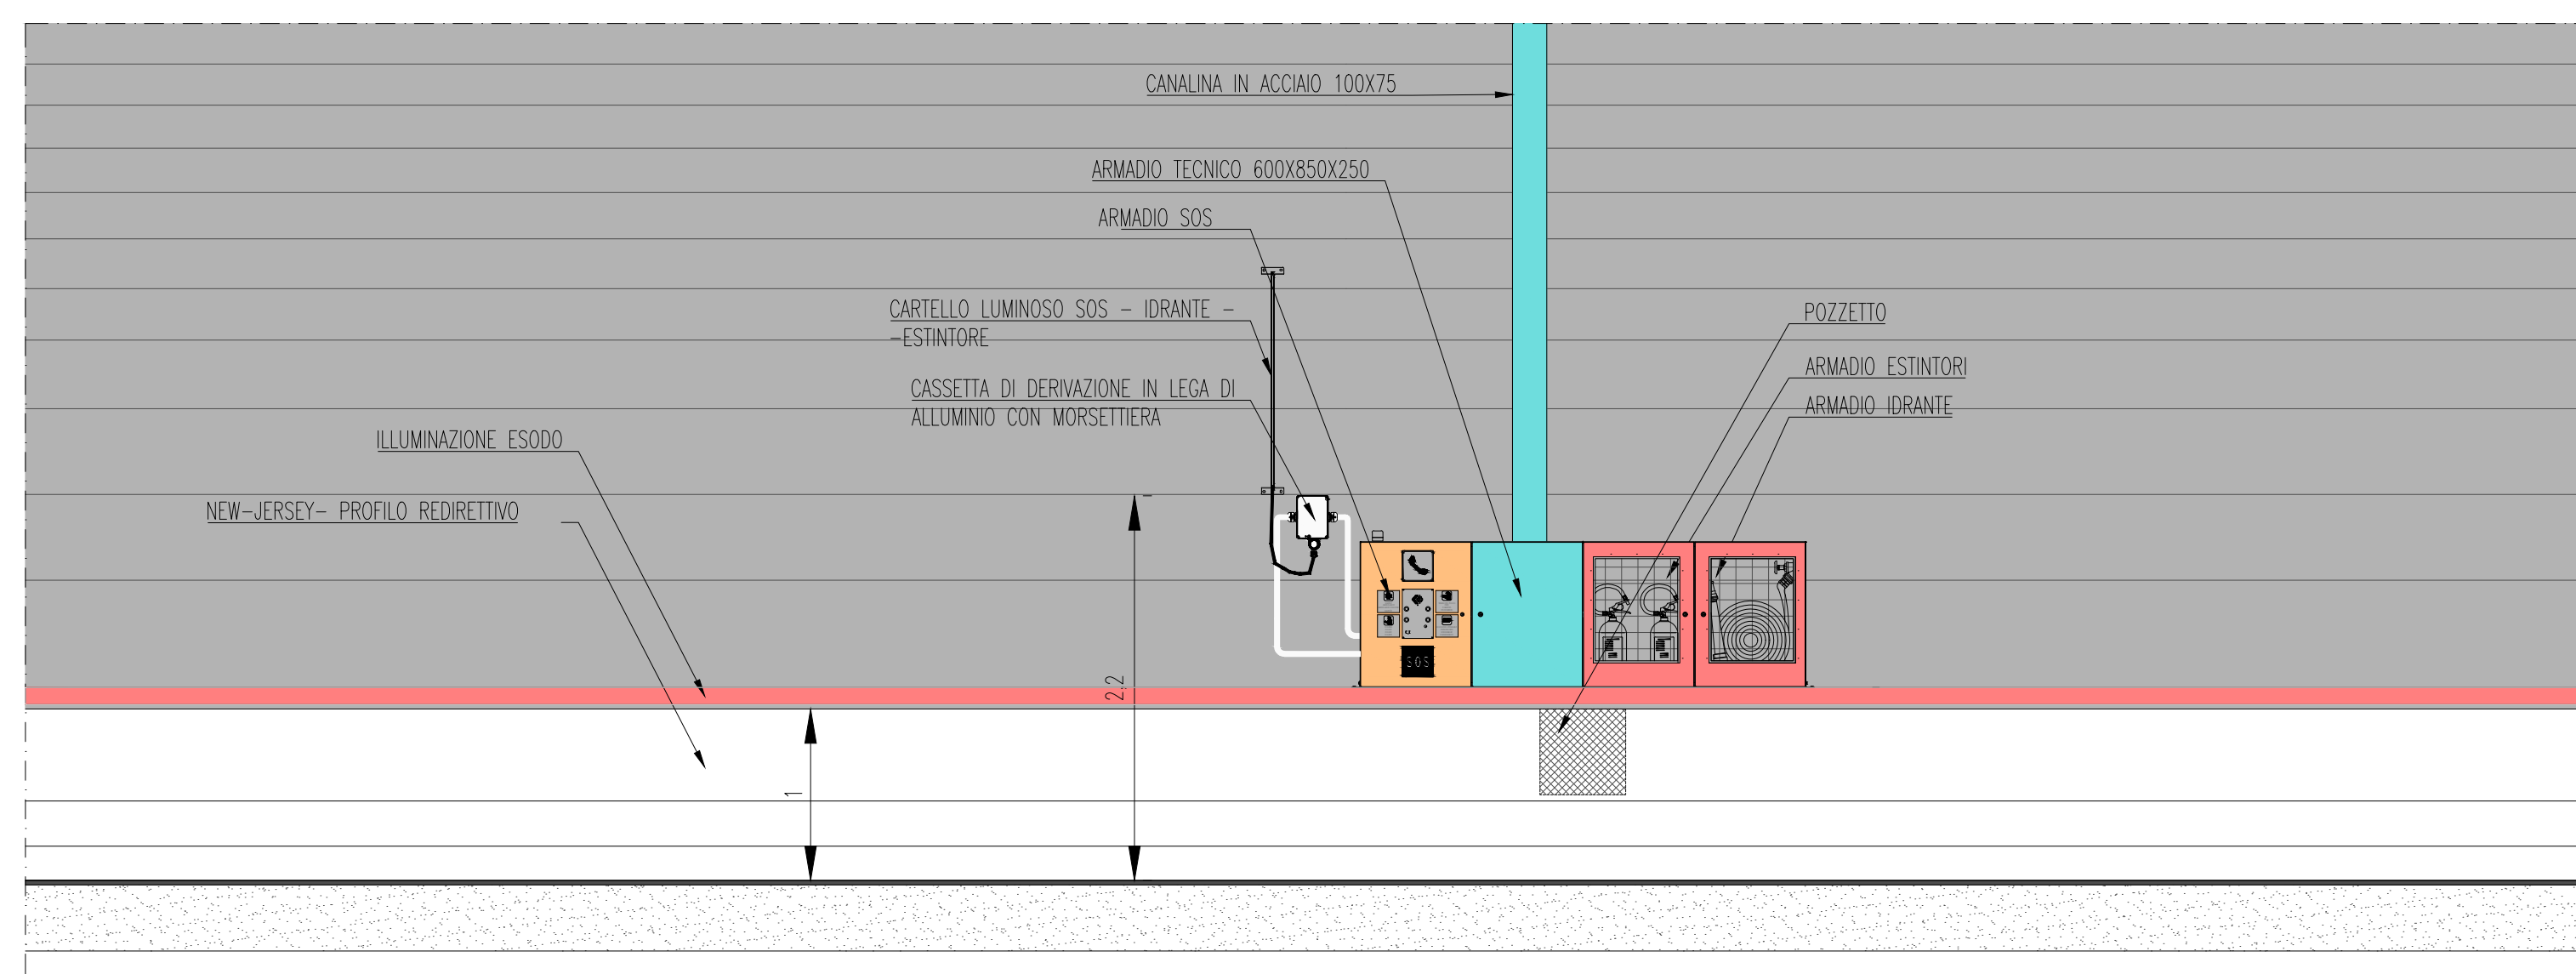


PARTICOLARE GUIDA LUMINOSA CON TUBI A LED
PER ILLUMINAZIONE DI ESODO - SCALA 1:10

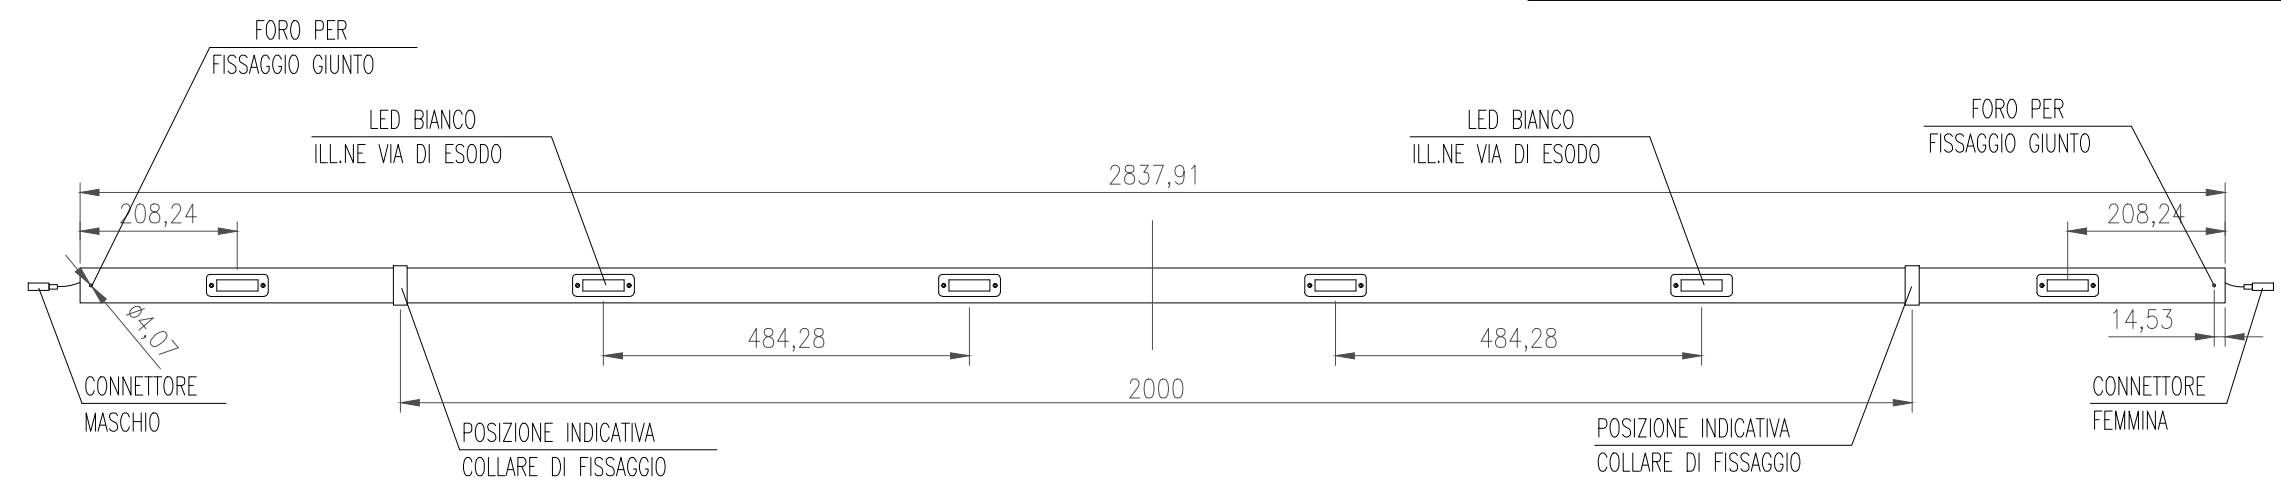

PARTICOLARE GIUNTO

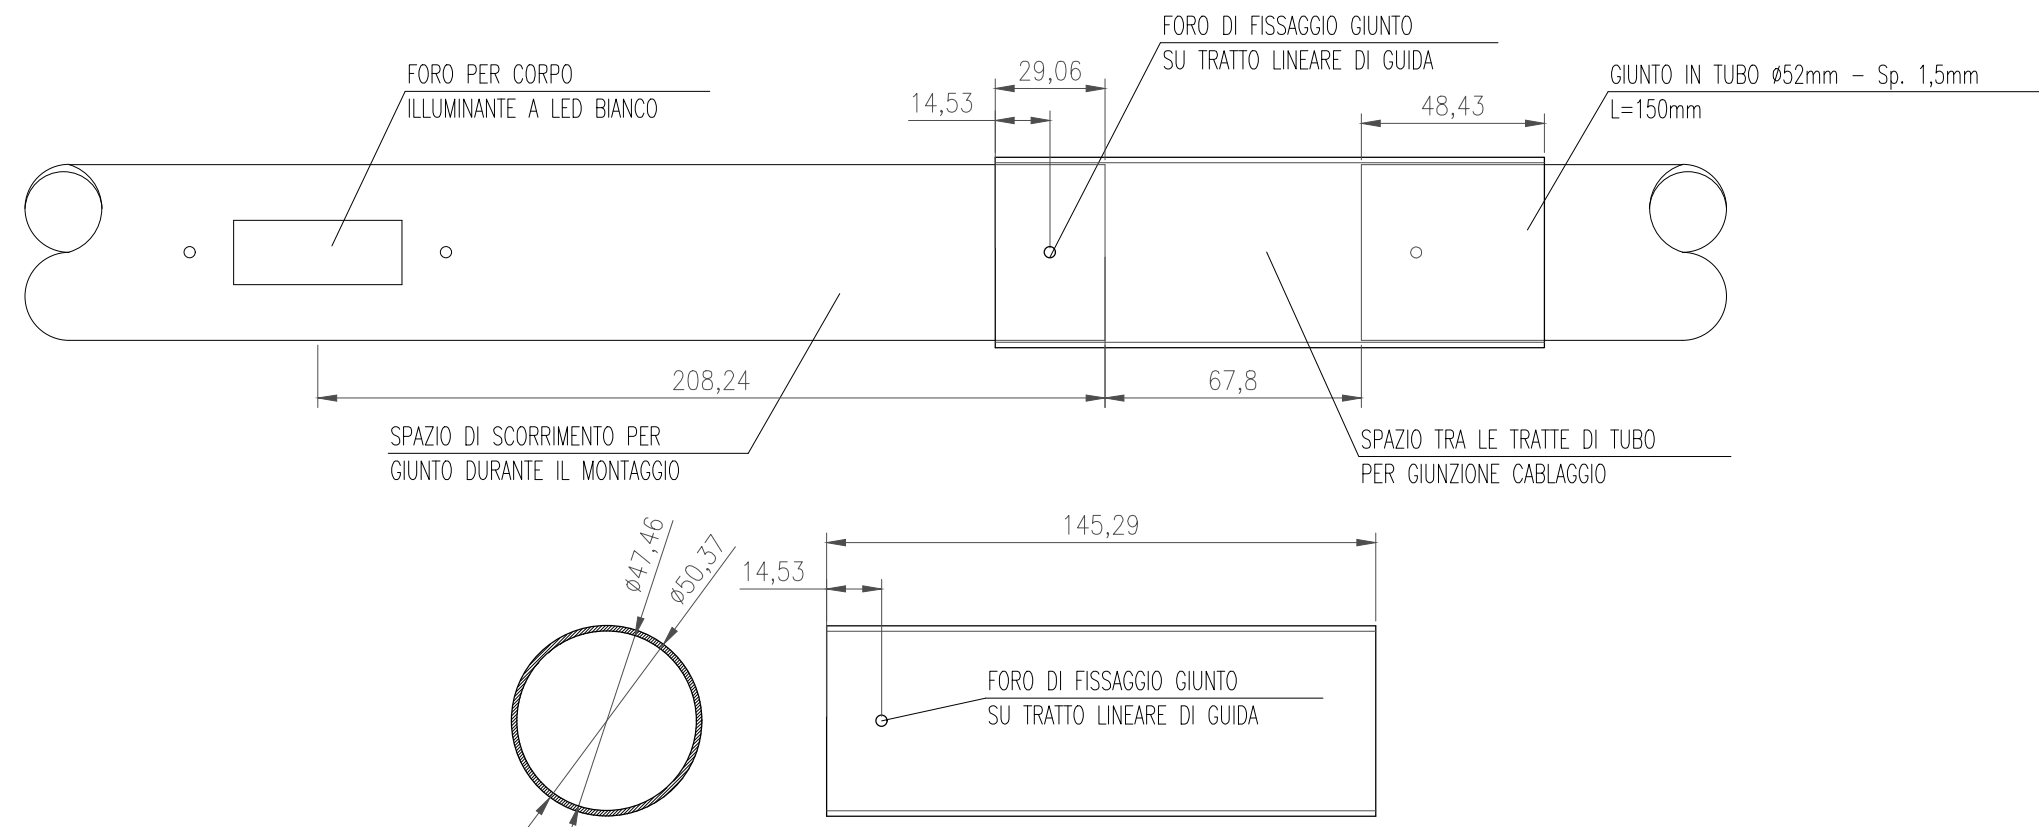

SEZIONI

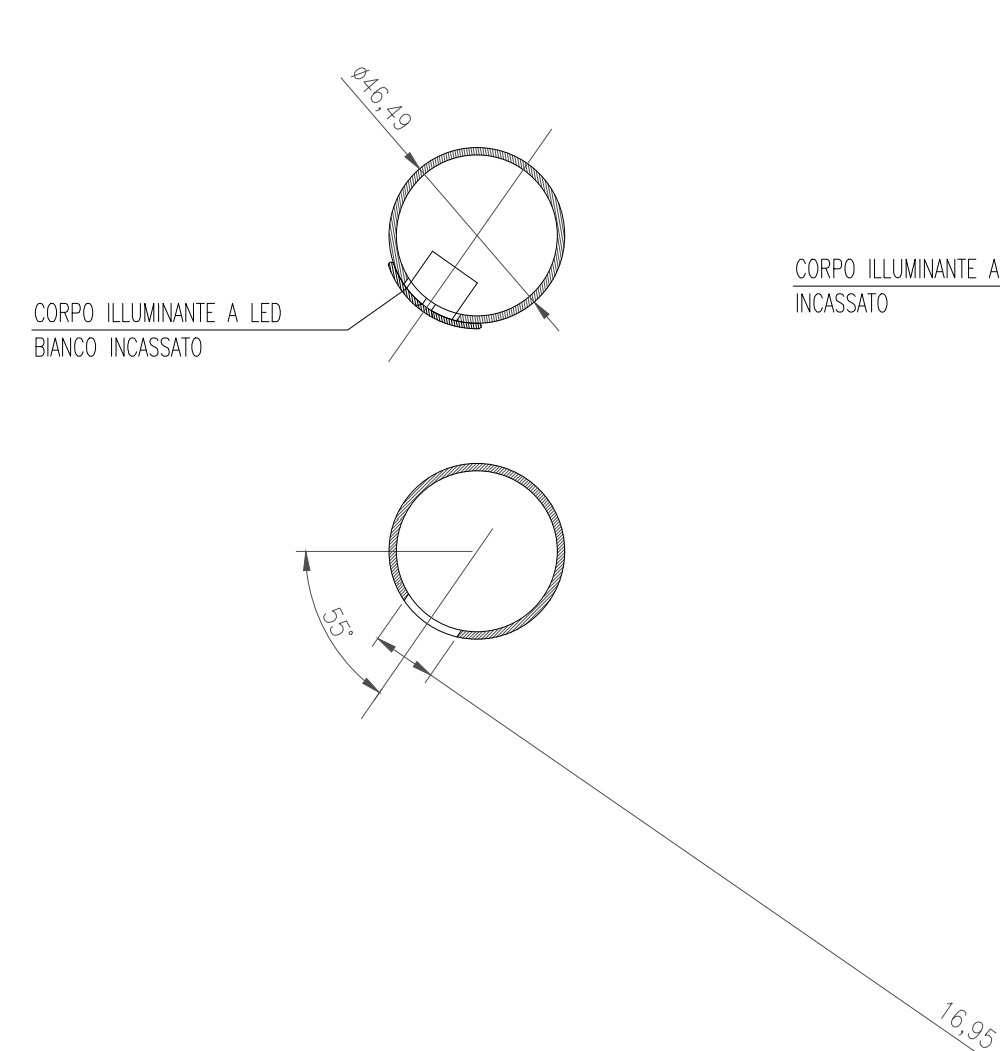

PARTICOLARE LED

