


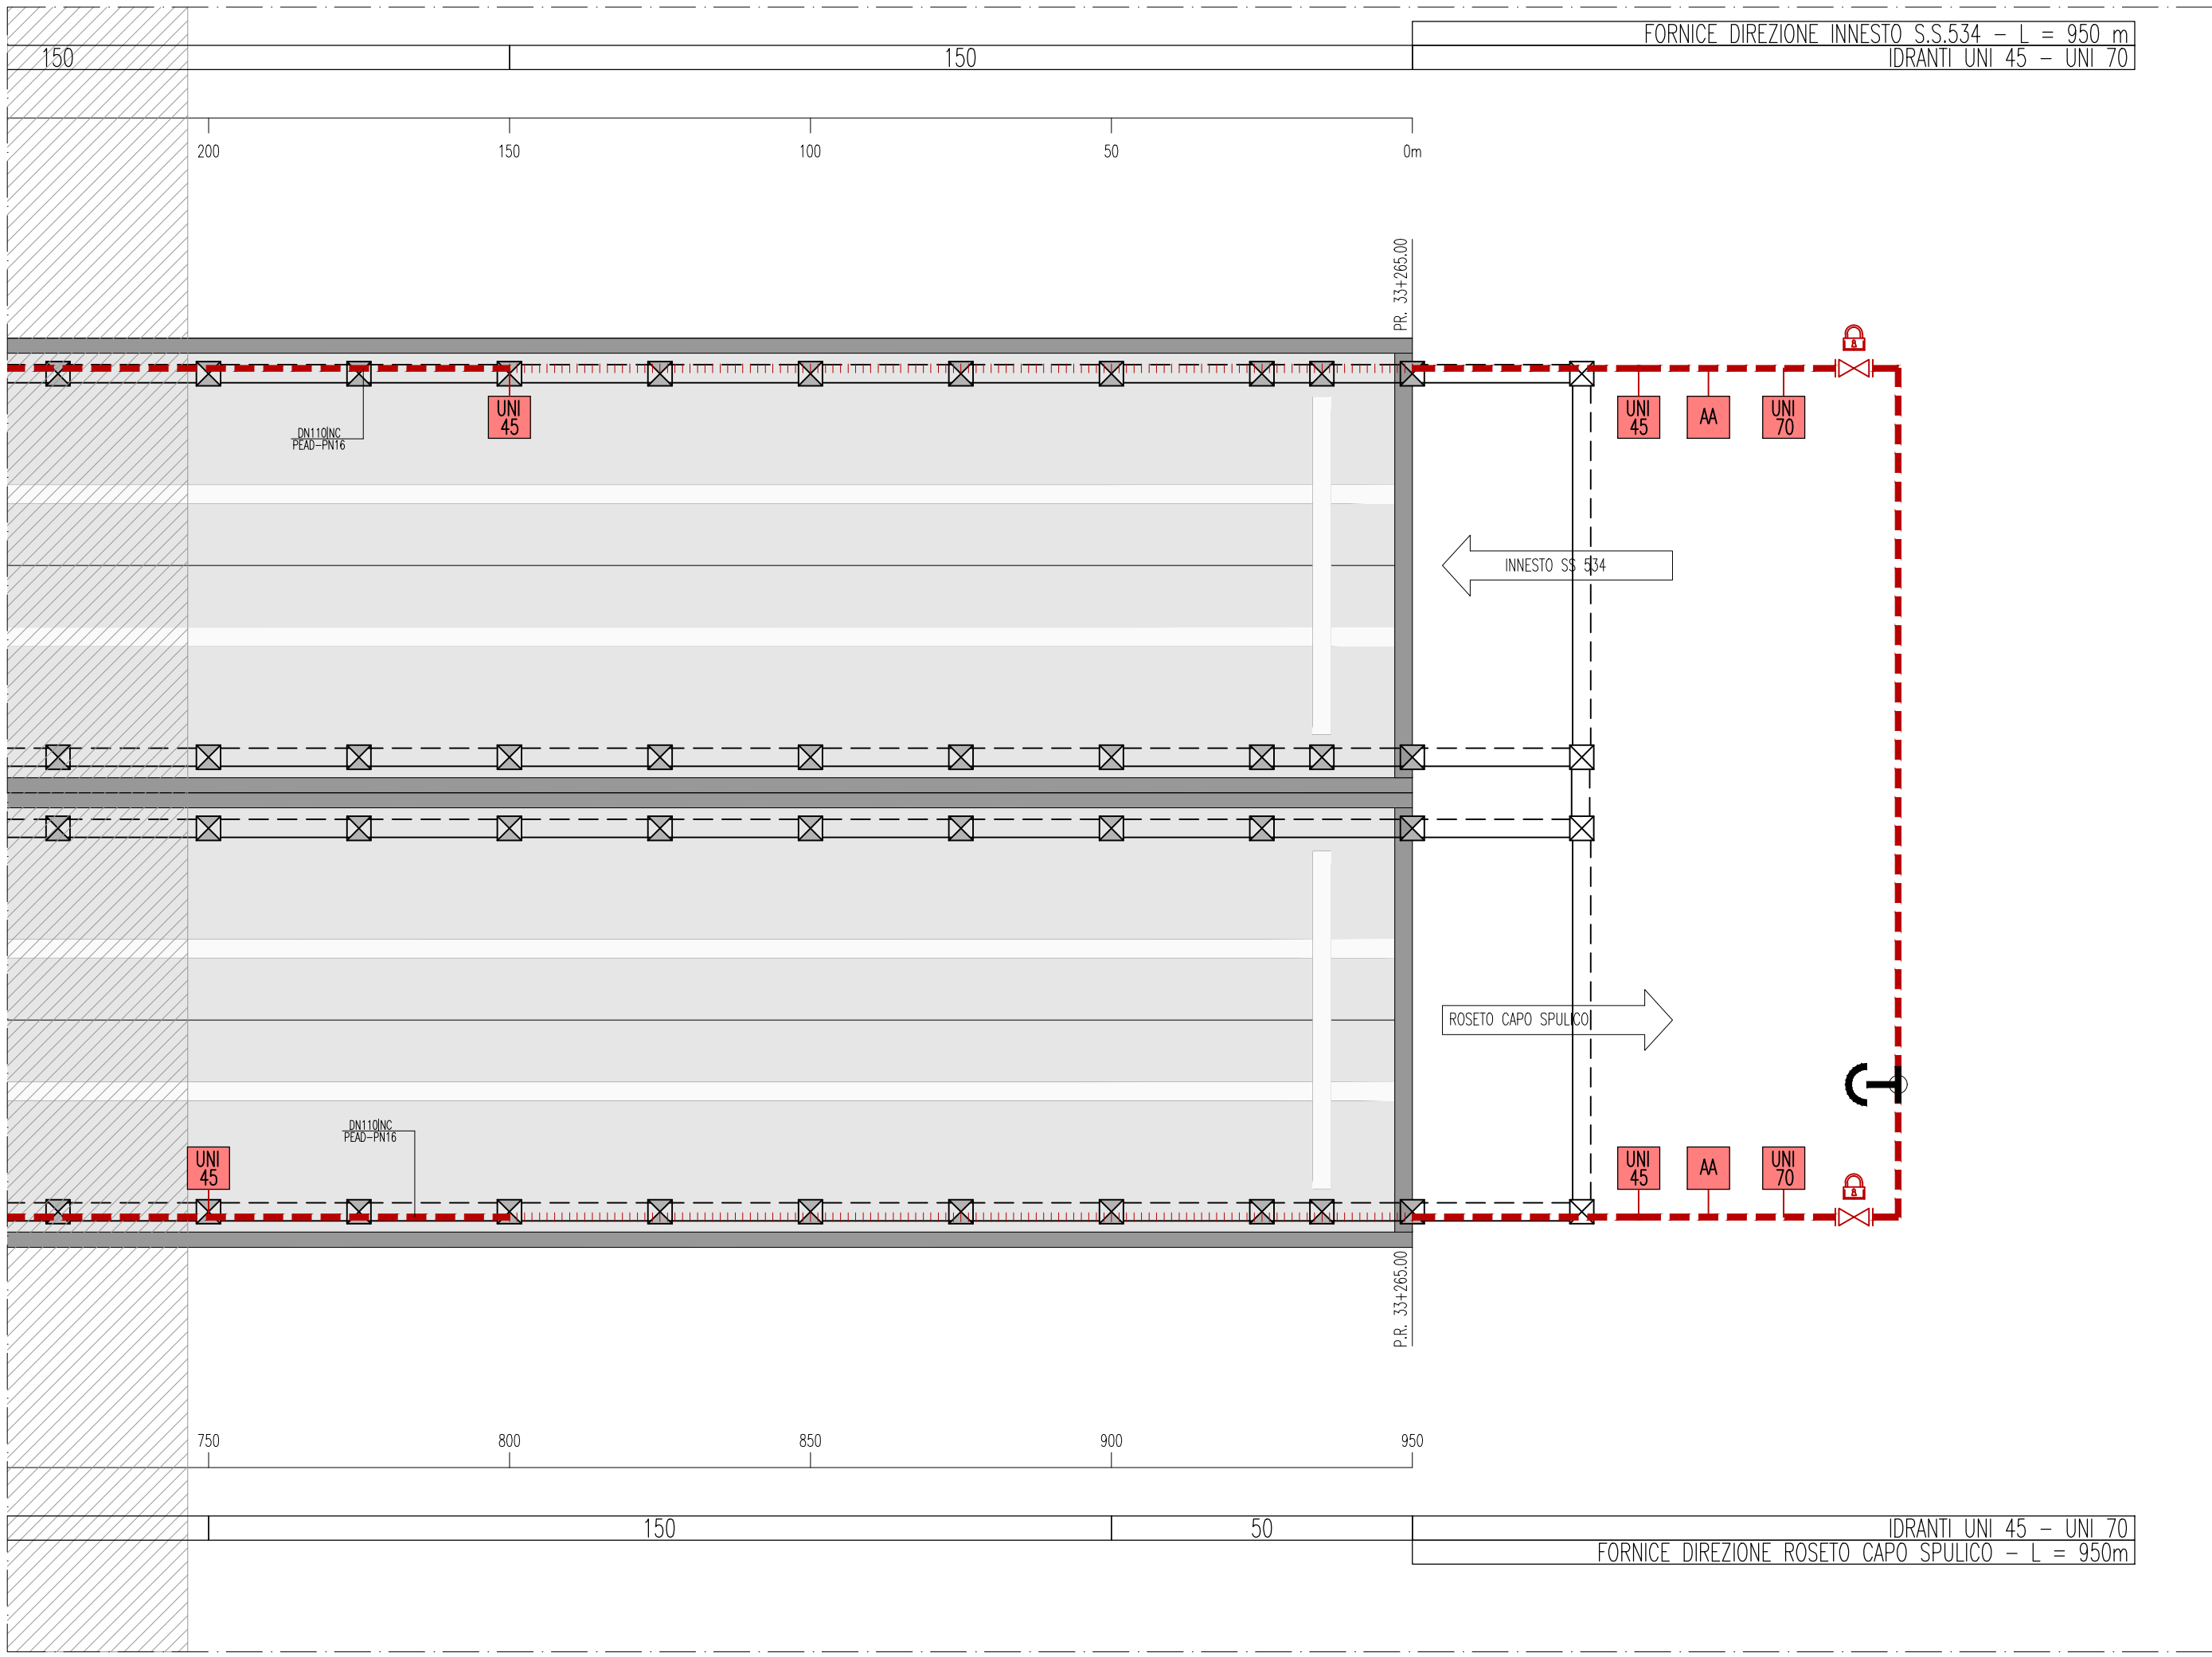
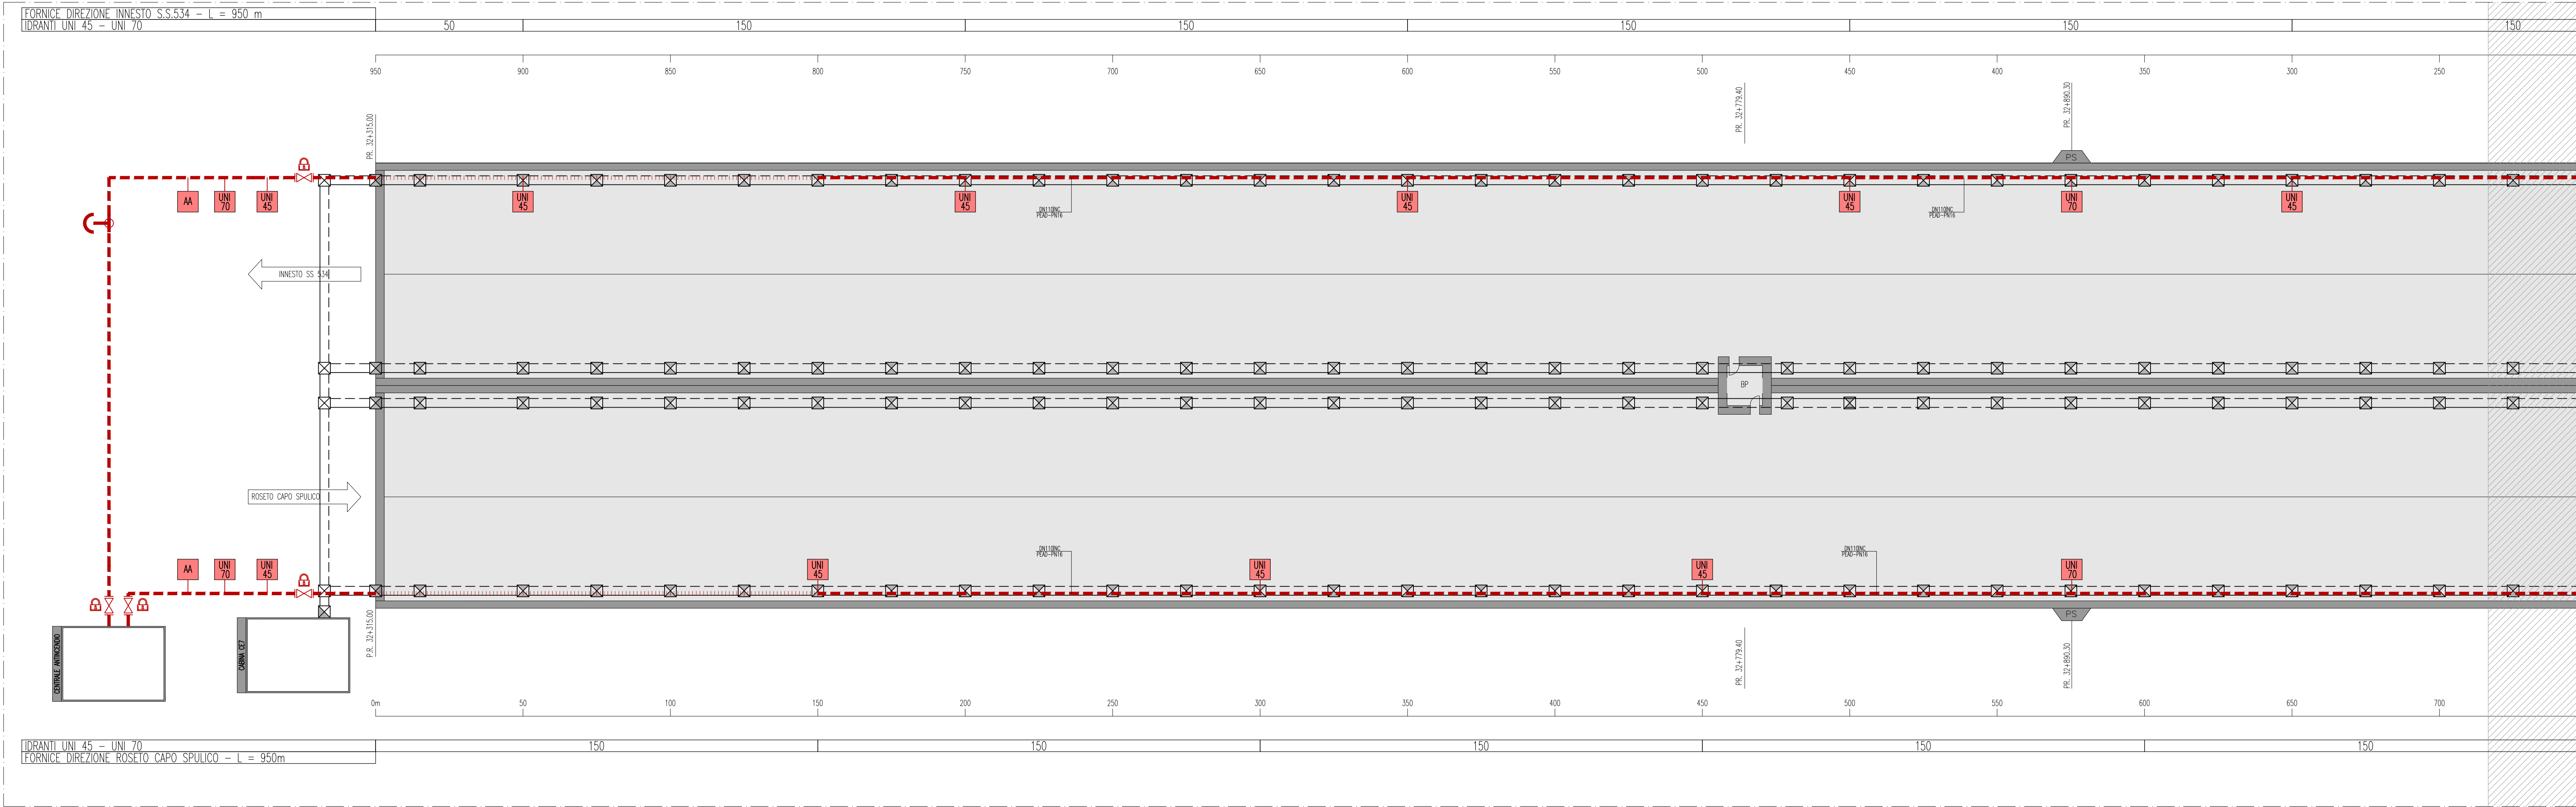
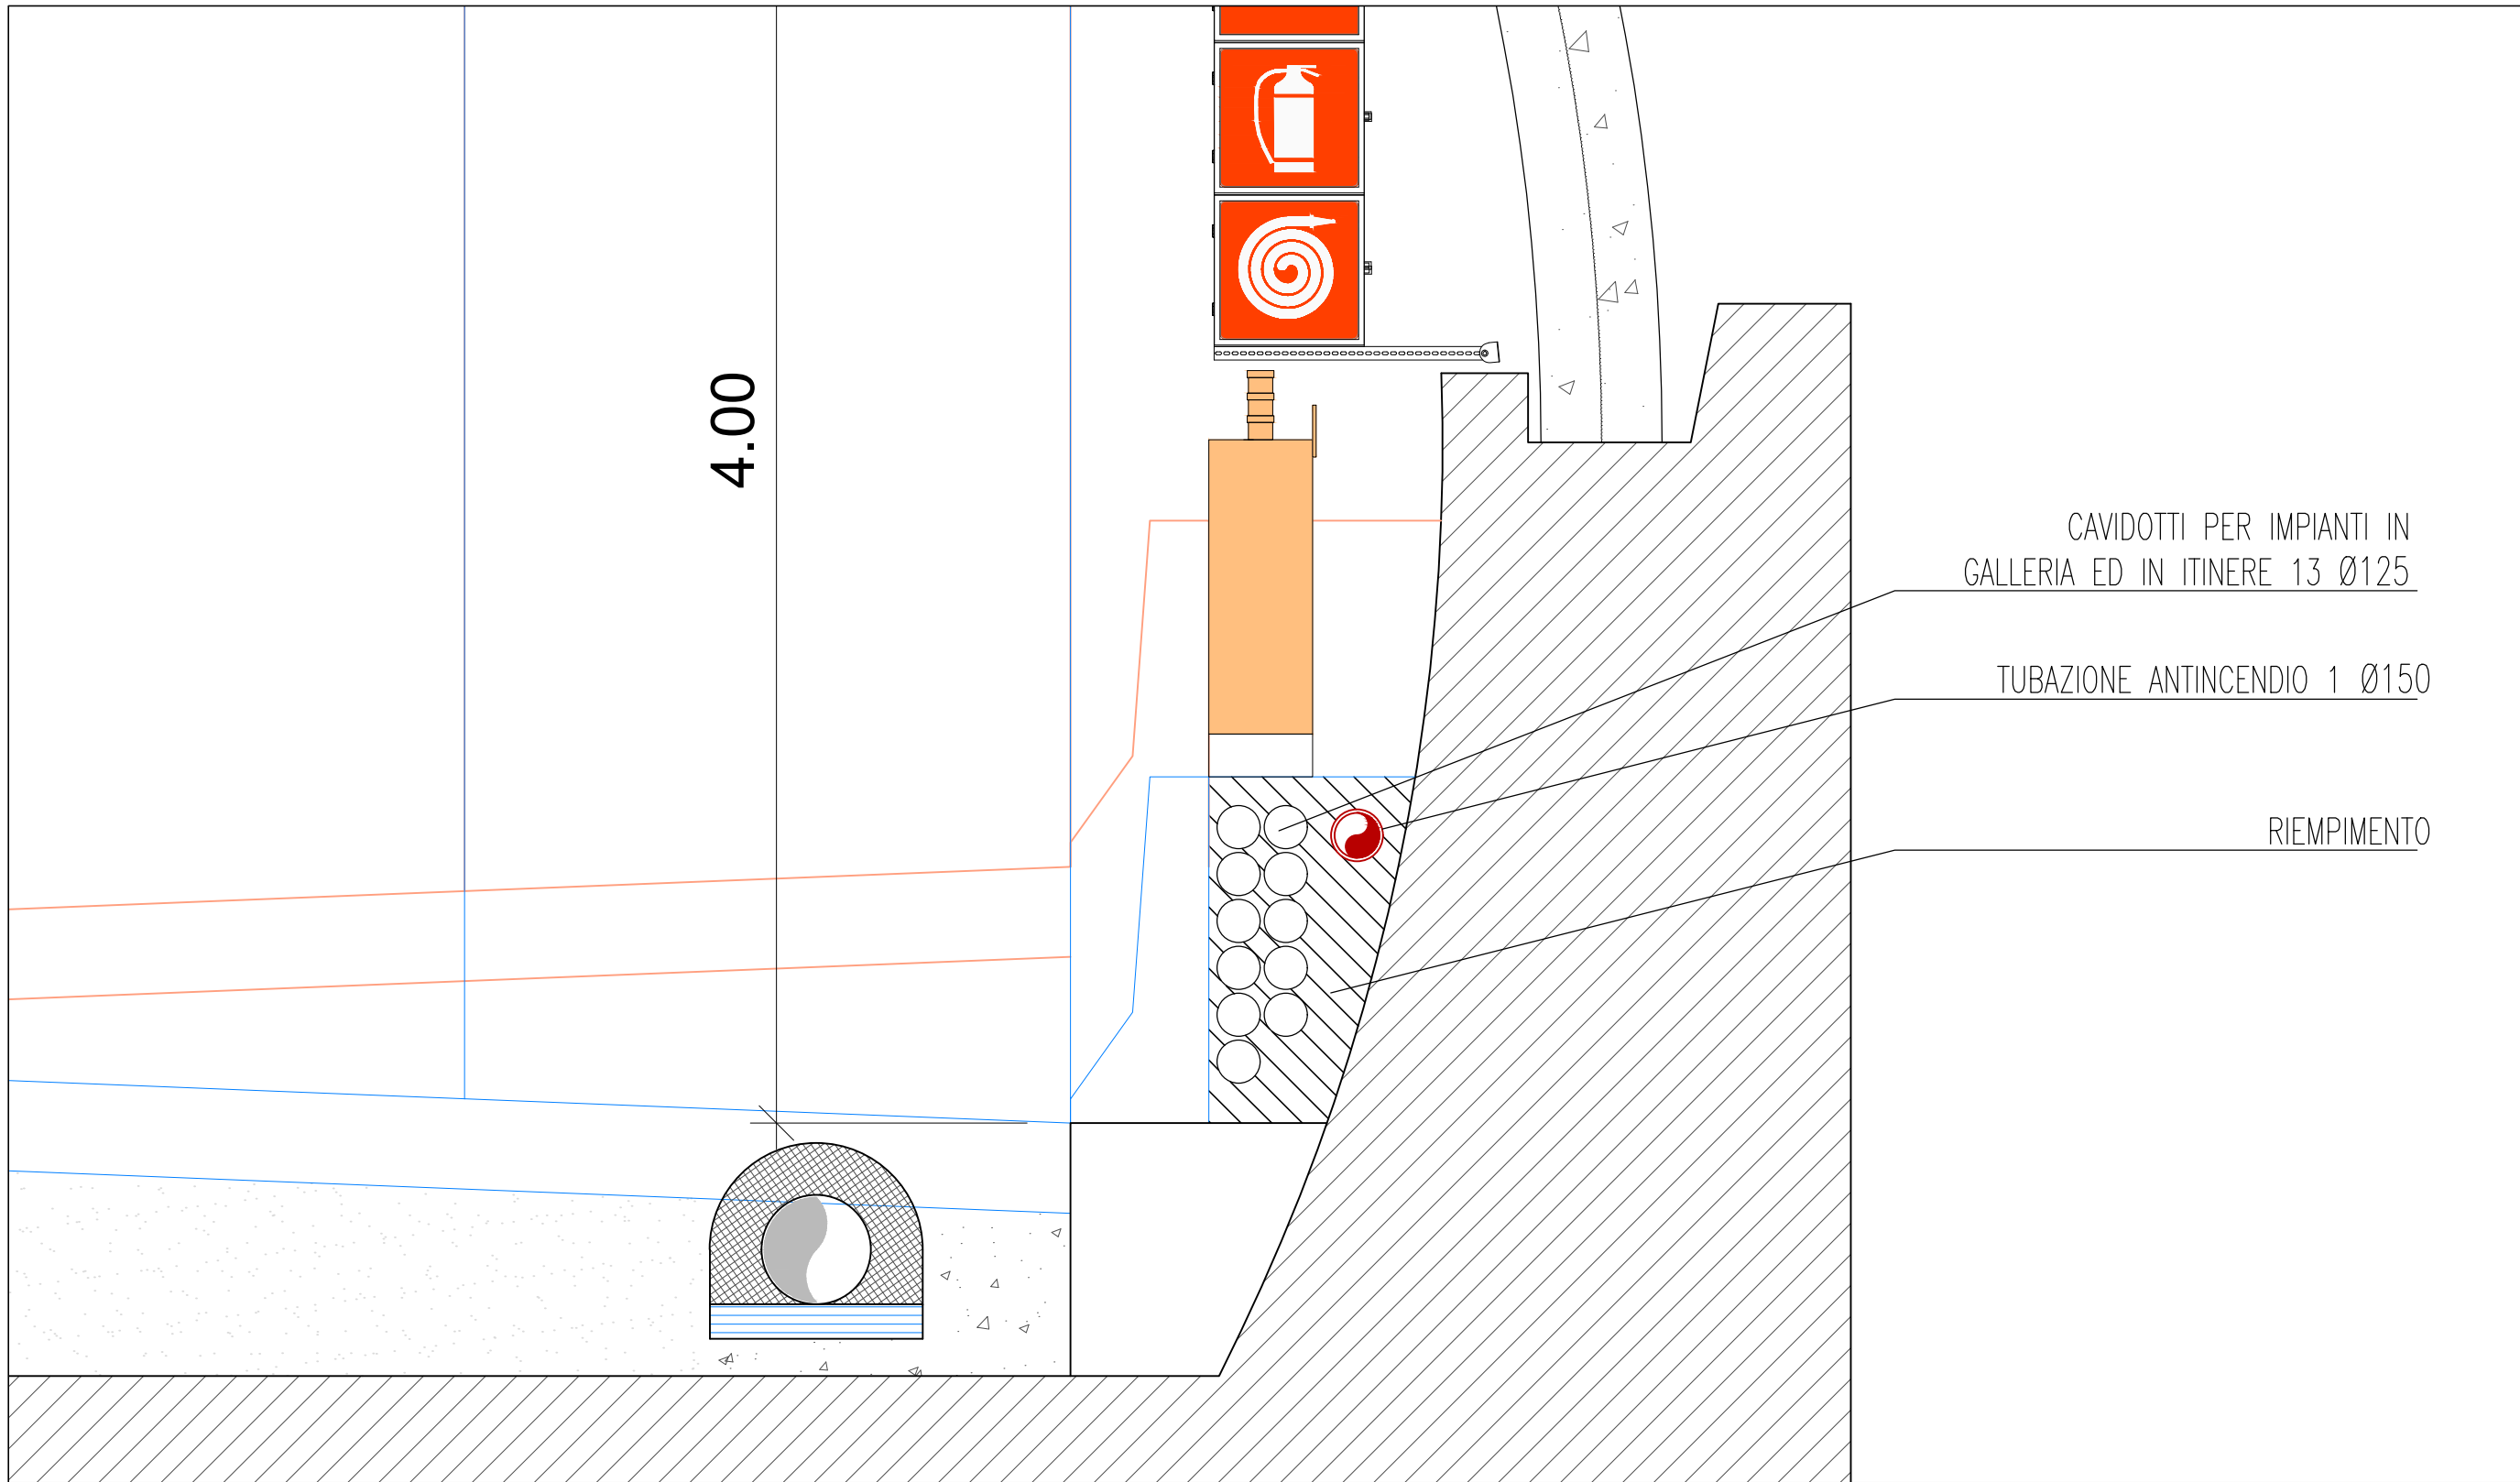


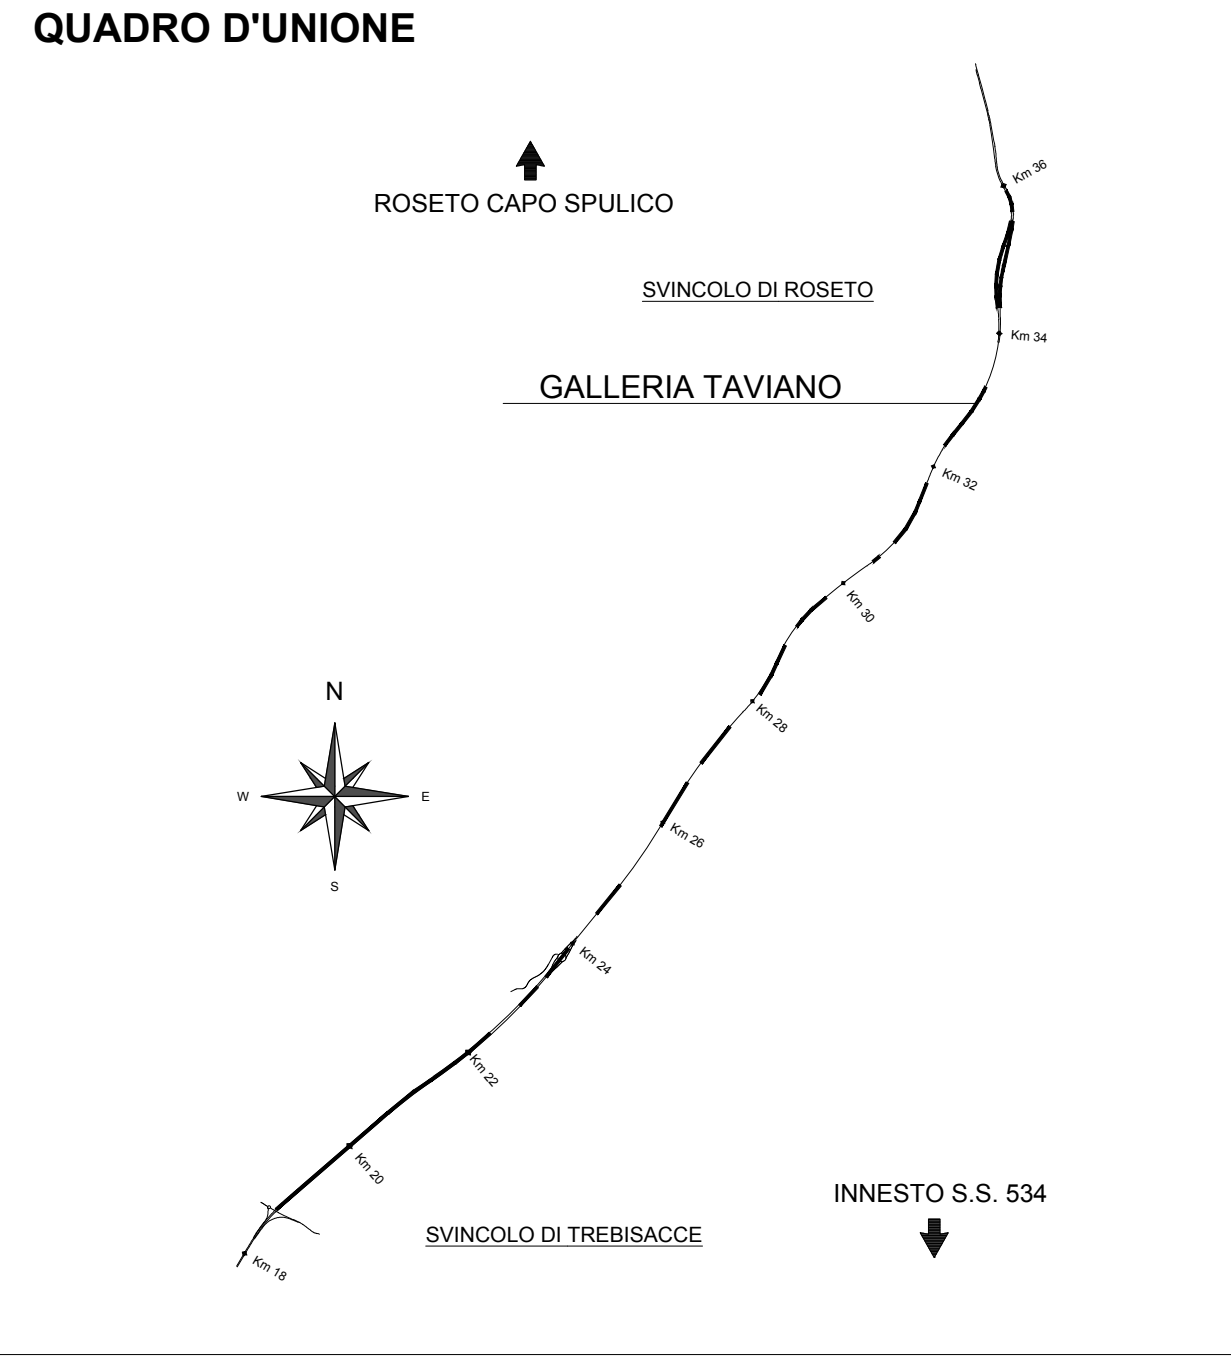

PARTICOLARE SEZIONE, GALLERIA ARTIFICIALE TAVIANO > 500 m
SCALA 1:20

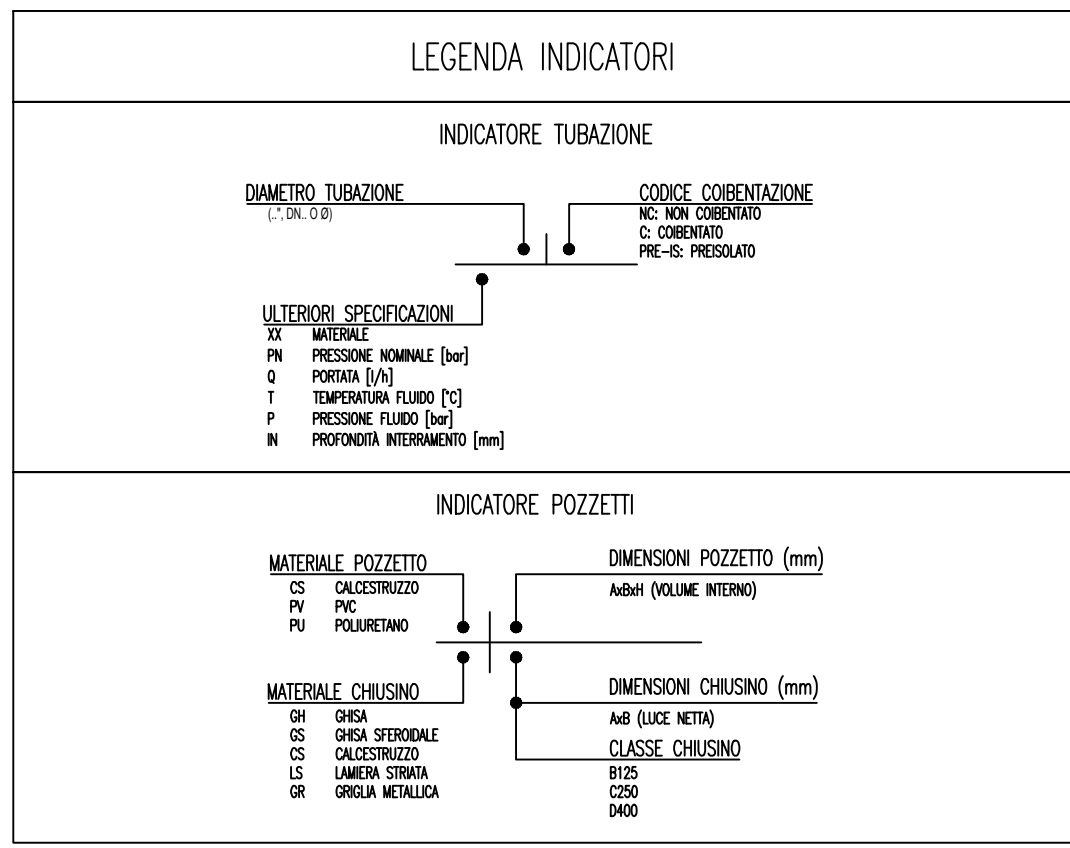

SEZIONE GALLERIA ARTIFICIALE TAVIANO > 500 m
SCALA 1:50

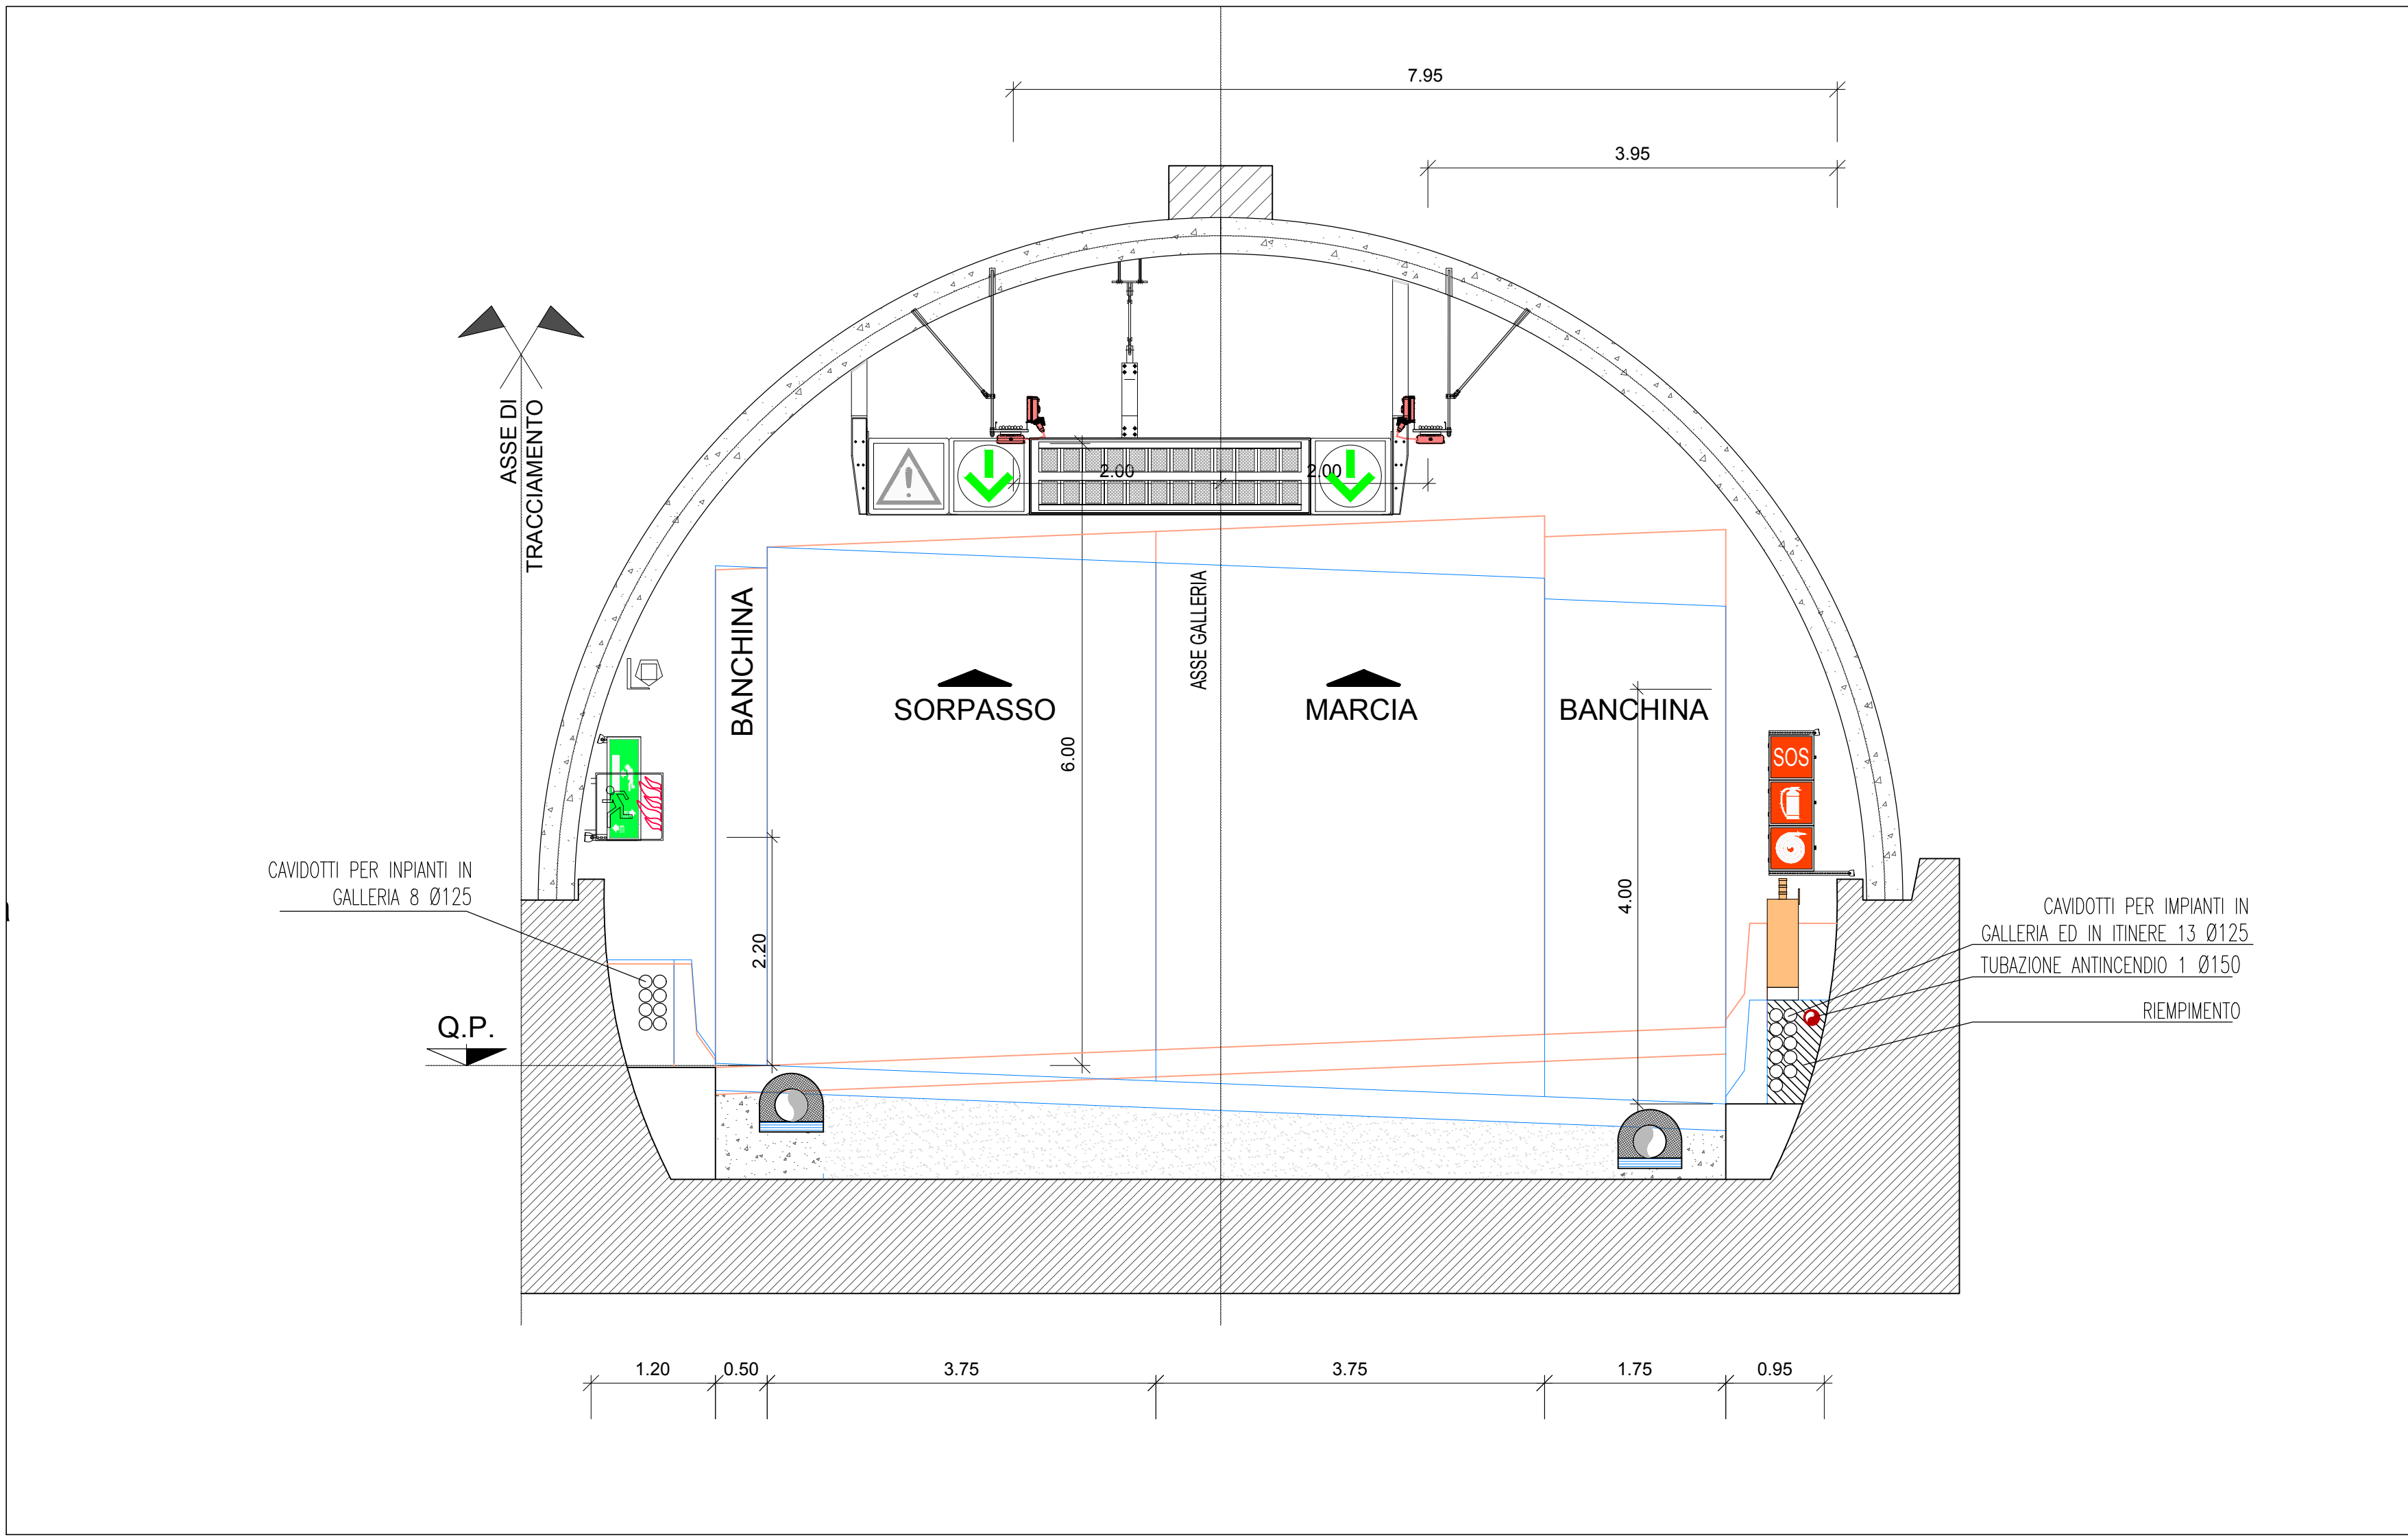

LEGENDA COLORI APPARECCHIATURE

colore 255	IMPIANTI ELETTRICI DI POTENZA MT/BT
colore 11	IMPIANTI DI ILLUMINAZIONE (IL)
colore 133	IMPIANTI DI SUPERVISIONE (SV)
colore 51	IMPIANTI SOS (SO)
colore 203	IMPIANTI TVCC (TC)
colore 151	IMPIANTI PANNELLI A MESSAGGIO VARIABILE E SEMAFORICO (PM)
colore 11	IMPIANTI ANTINCENDIO (AI)

LEGENDA CAVIDOTTI

☒	VANO DI ISPEZIONE CAVI NEL PROFILO REDIRETTIVO
☒	POZZETTO GETTATO IN OPERA/PREFABBRICATO CON CHIUSINO IN GHISA (DIM.600x600mm)
☒	POZZETTO GETTATO IN OPERA/PREFABBRICATO CON CHIUSINO IN GHISA (DIM.1200x1200mm)

LEGENDA SIMBOLI

UNI 45	CASSETTA IDRANTE UNI45 CORREDATA DI: - VETRO TIPO SAFE-CRASH - N.3 MANICHETTE FLESSIBILI L=25m - SELLE PORTAMANICHETTE - RUBINETTO IDRANTE - LANCIA EROGATRICE
UNI 70	CASSETTA IDRANTE UNI70 CORREDATA DI: - PORTELLA DI CHIUSURA - N.1 MANICHETTA FLESSIBILE L=25m - SELLA PORTAMANICHETTA - RUBINETTO IDRANTE - LANCIA EROGATRICE
AA	ATTACCO AUTOPOMPA IN POZZETTO CON CHIUSINO CARRABILE IN GHISA, COMPOSTO DA: - CORPO DN100 - N.2 ATTACCHI UNI70 - VALVOLA DI SICUREZZA - VALVOLA DI RITEGNO - SARACINESCA DI INTERCETTAZIONE
---	TUBAZIONE ANTINCENDIO INTERRATA IN PEAD PE 100 PN16 Ø 140
.....	TUBAZIONE ANTINCENDIO INTERRATA IN PEAD PE 100 PN16 Ø 140 PROTETTA CON CAVO SCALDANTE FINO A 150 m DALL'IMBOCCO
⋈	VALVOLA A DUE VIE
⚡	DISPOSITIVO DI BLOCCAGGIO PER VALVOLA
⤴	DISPOSITIVO DI SFILATO E ANTICOLPO D'ARIE



Direzione Generale
DG 41/08

LAVORI DI COSTRUZIONE DEL 3° MEGALOTTO DELLA S.S. 106 JONICA - CAT. B - DALL'INNESTO CON LA S.S. 534 (km 365+150) A ROSETO CAPO SPULICO (km 400+000)

PROGETTO ESECUTIVO

IMPIANTI TECNOLOGICI

GALLERIA TAVIANO

Impianto idrico antincendio - Planimetria

CONTRAENTE GENERALE:

Società di Progetto

SIRJO s.c.p.a.

Presidente:

Dott. Arch. Maria Elena Cuzzocrea

PROGETTAZIONE:



Dott. Ing. S. Lieto

Consulenti:

STE - Progetto stradale ed idraulica

ROCCASOL - Opere in sotterraneo

ITALCONSALISTITICO - Strutture

GEODATA - Geologia e idrogeologia

GES - Geotecnica

CINQUE - Gallerie grotte

ECOSAP - Ambiente

LAND - Archeologia

PROHETEDENGINEERING.IT - Sicurezza ed impianti

Ing. F. GATTO - Interferenze


TECO - Esperti

Il coordinatore per la sicurezza:

Ing. L.A. Gargiulo

Il responsabile del procedimento:

Ing. R. Lepore

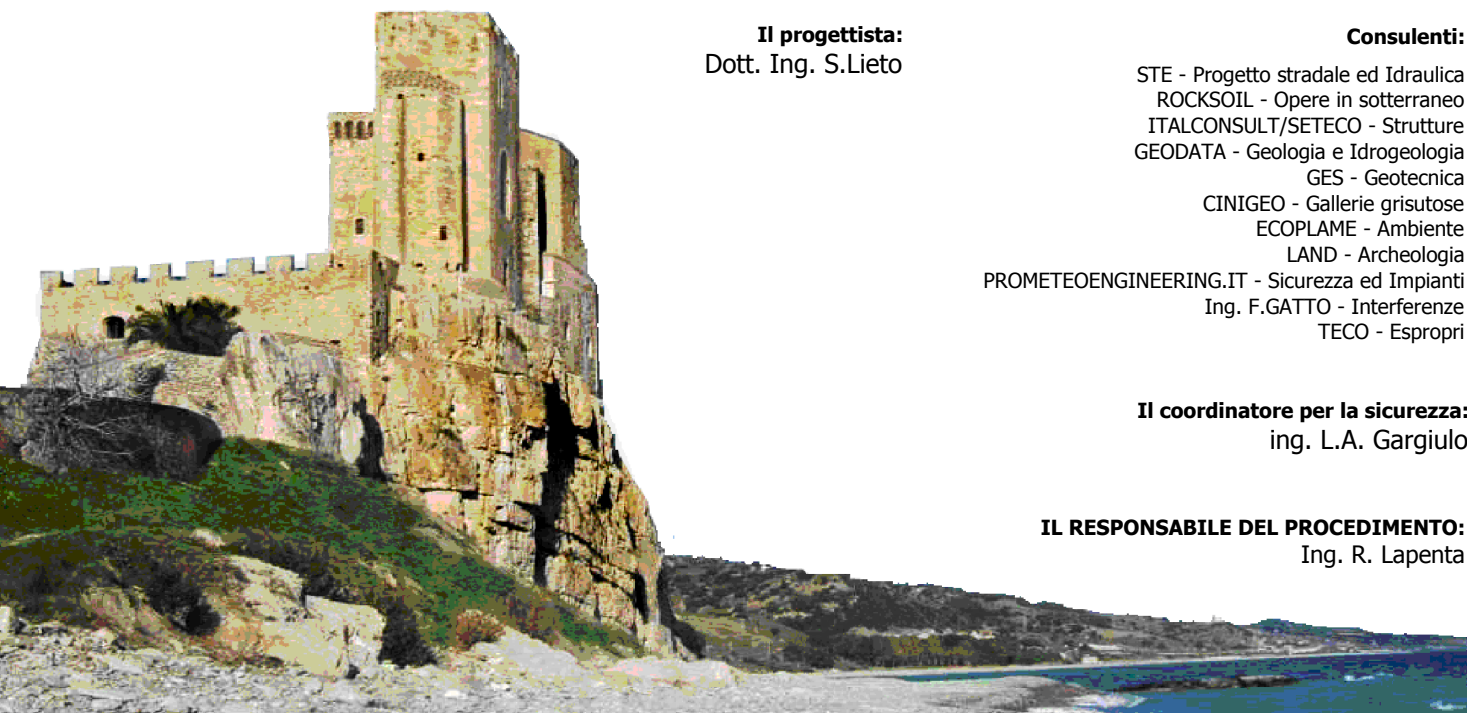

Rep.: P/19-01

Codice Progetto: L O 7 1 6 C E 1 9 0 1

Codice Elaborato: T 0 3 I M 2 2 I M P L F 1 4 A

Rev. A 15.04.2019 Descrizione Emissione Redatto Arch. F. Di Salvo Verificato Ing. M. Merumo Approvato Ing. A. Focarelli