

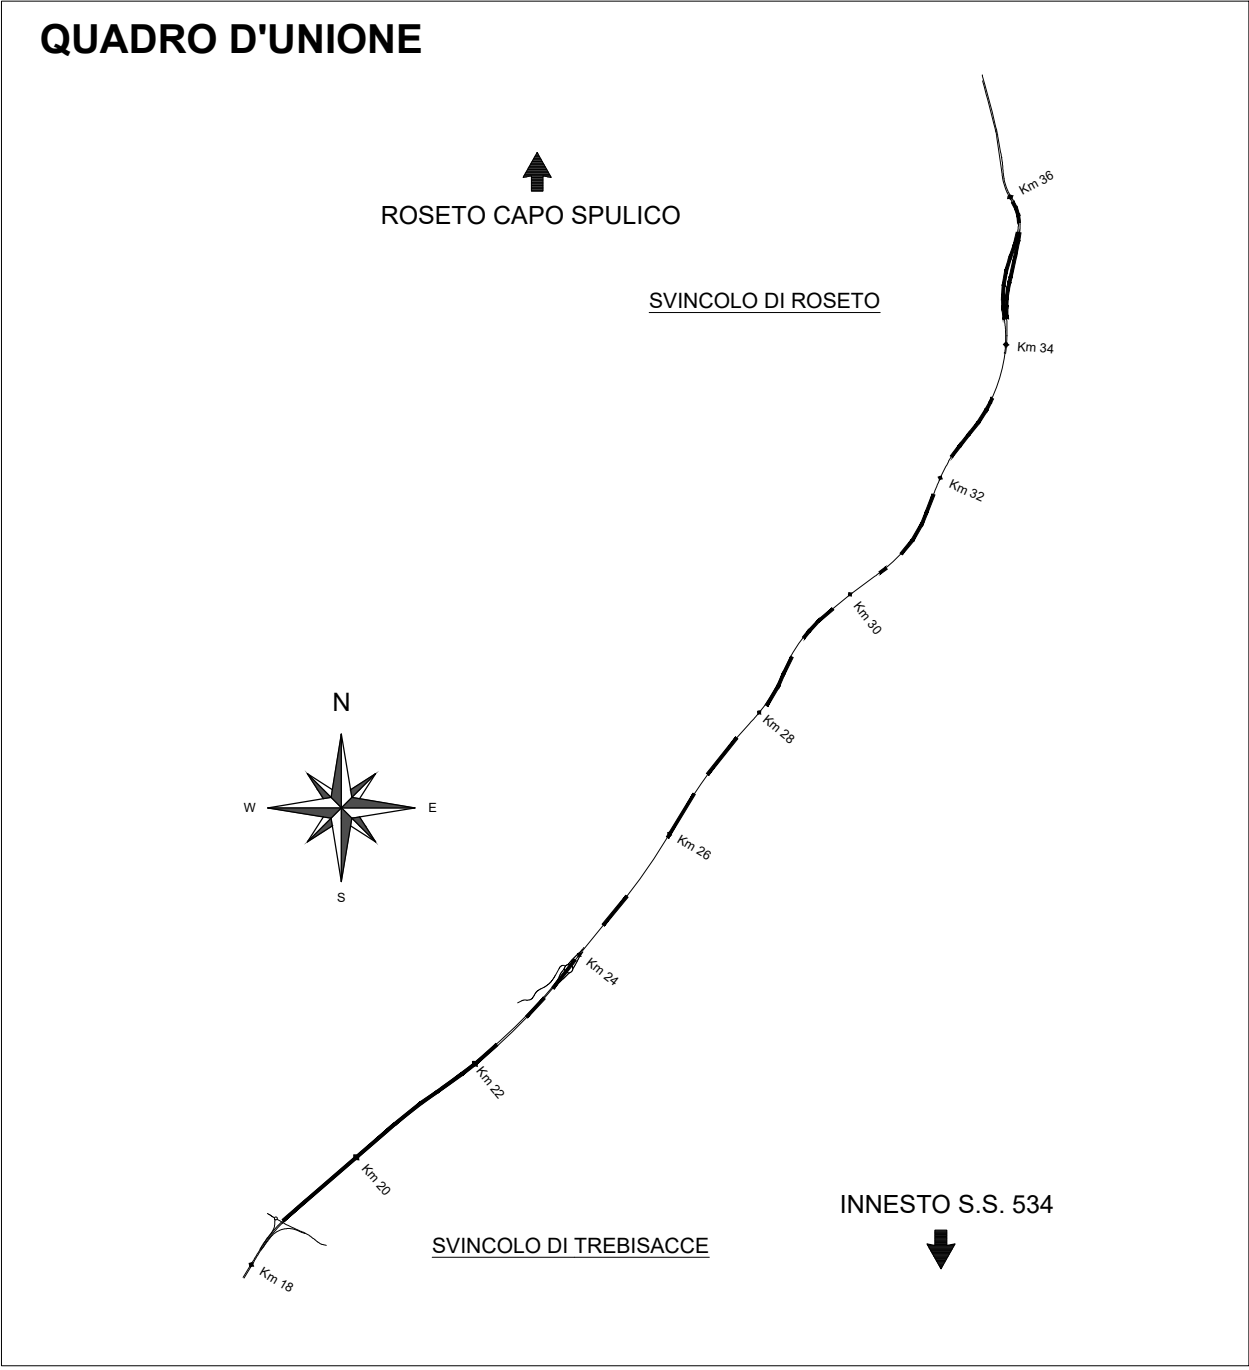


LEGENDA SEGNALETICA STRADALE	
	CARTELLO A USCITA DI SICUREZZA POSTO SU PORTA DI EMERGENZA DIMENSIONI 80 X 80 cm N° 2 PER BYPASS
	CARTELLO B INDICAZIONE DELLA PORTA DI INGRESSO ALLA VIA DI FUGA DIMENSIONI 80 X 80 cm N° 2 PER BYPASS
	CARTELLO C USCITA DI SICUREZZA POSTO SU PORTA DI EMERGENZA DIMENSIONI 35 X 12,5 cm N° 2 PER BYPASS
	CARTELLO D INDICAZIONE VEICOLI IN TRANSITO E DIREZIONE DIMENSIONI 80 X 80 cm N° 2 PER BYPASS
	CARTELLO E INFORMATIVO POSTO SULLA PARETE DEL BYPASS DIMENSIONI 150 X 150 cm N° 1 PER BYPASS
	CARTELLO F INFORMATIVO POSTO SULLA PARETE DEL BYPASS DIMENSIONI 120 X 120 cm N° 1 PER BYPASS
	CARTELLO G RETROILLUMINATO CON INDICAZIONE USCITA DI SICUREZZA DIMENSIONI 60 X 60 cm N° 2 PER BYPASS

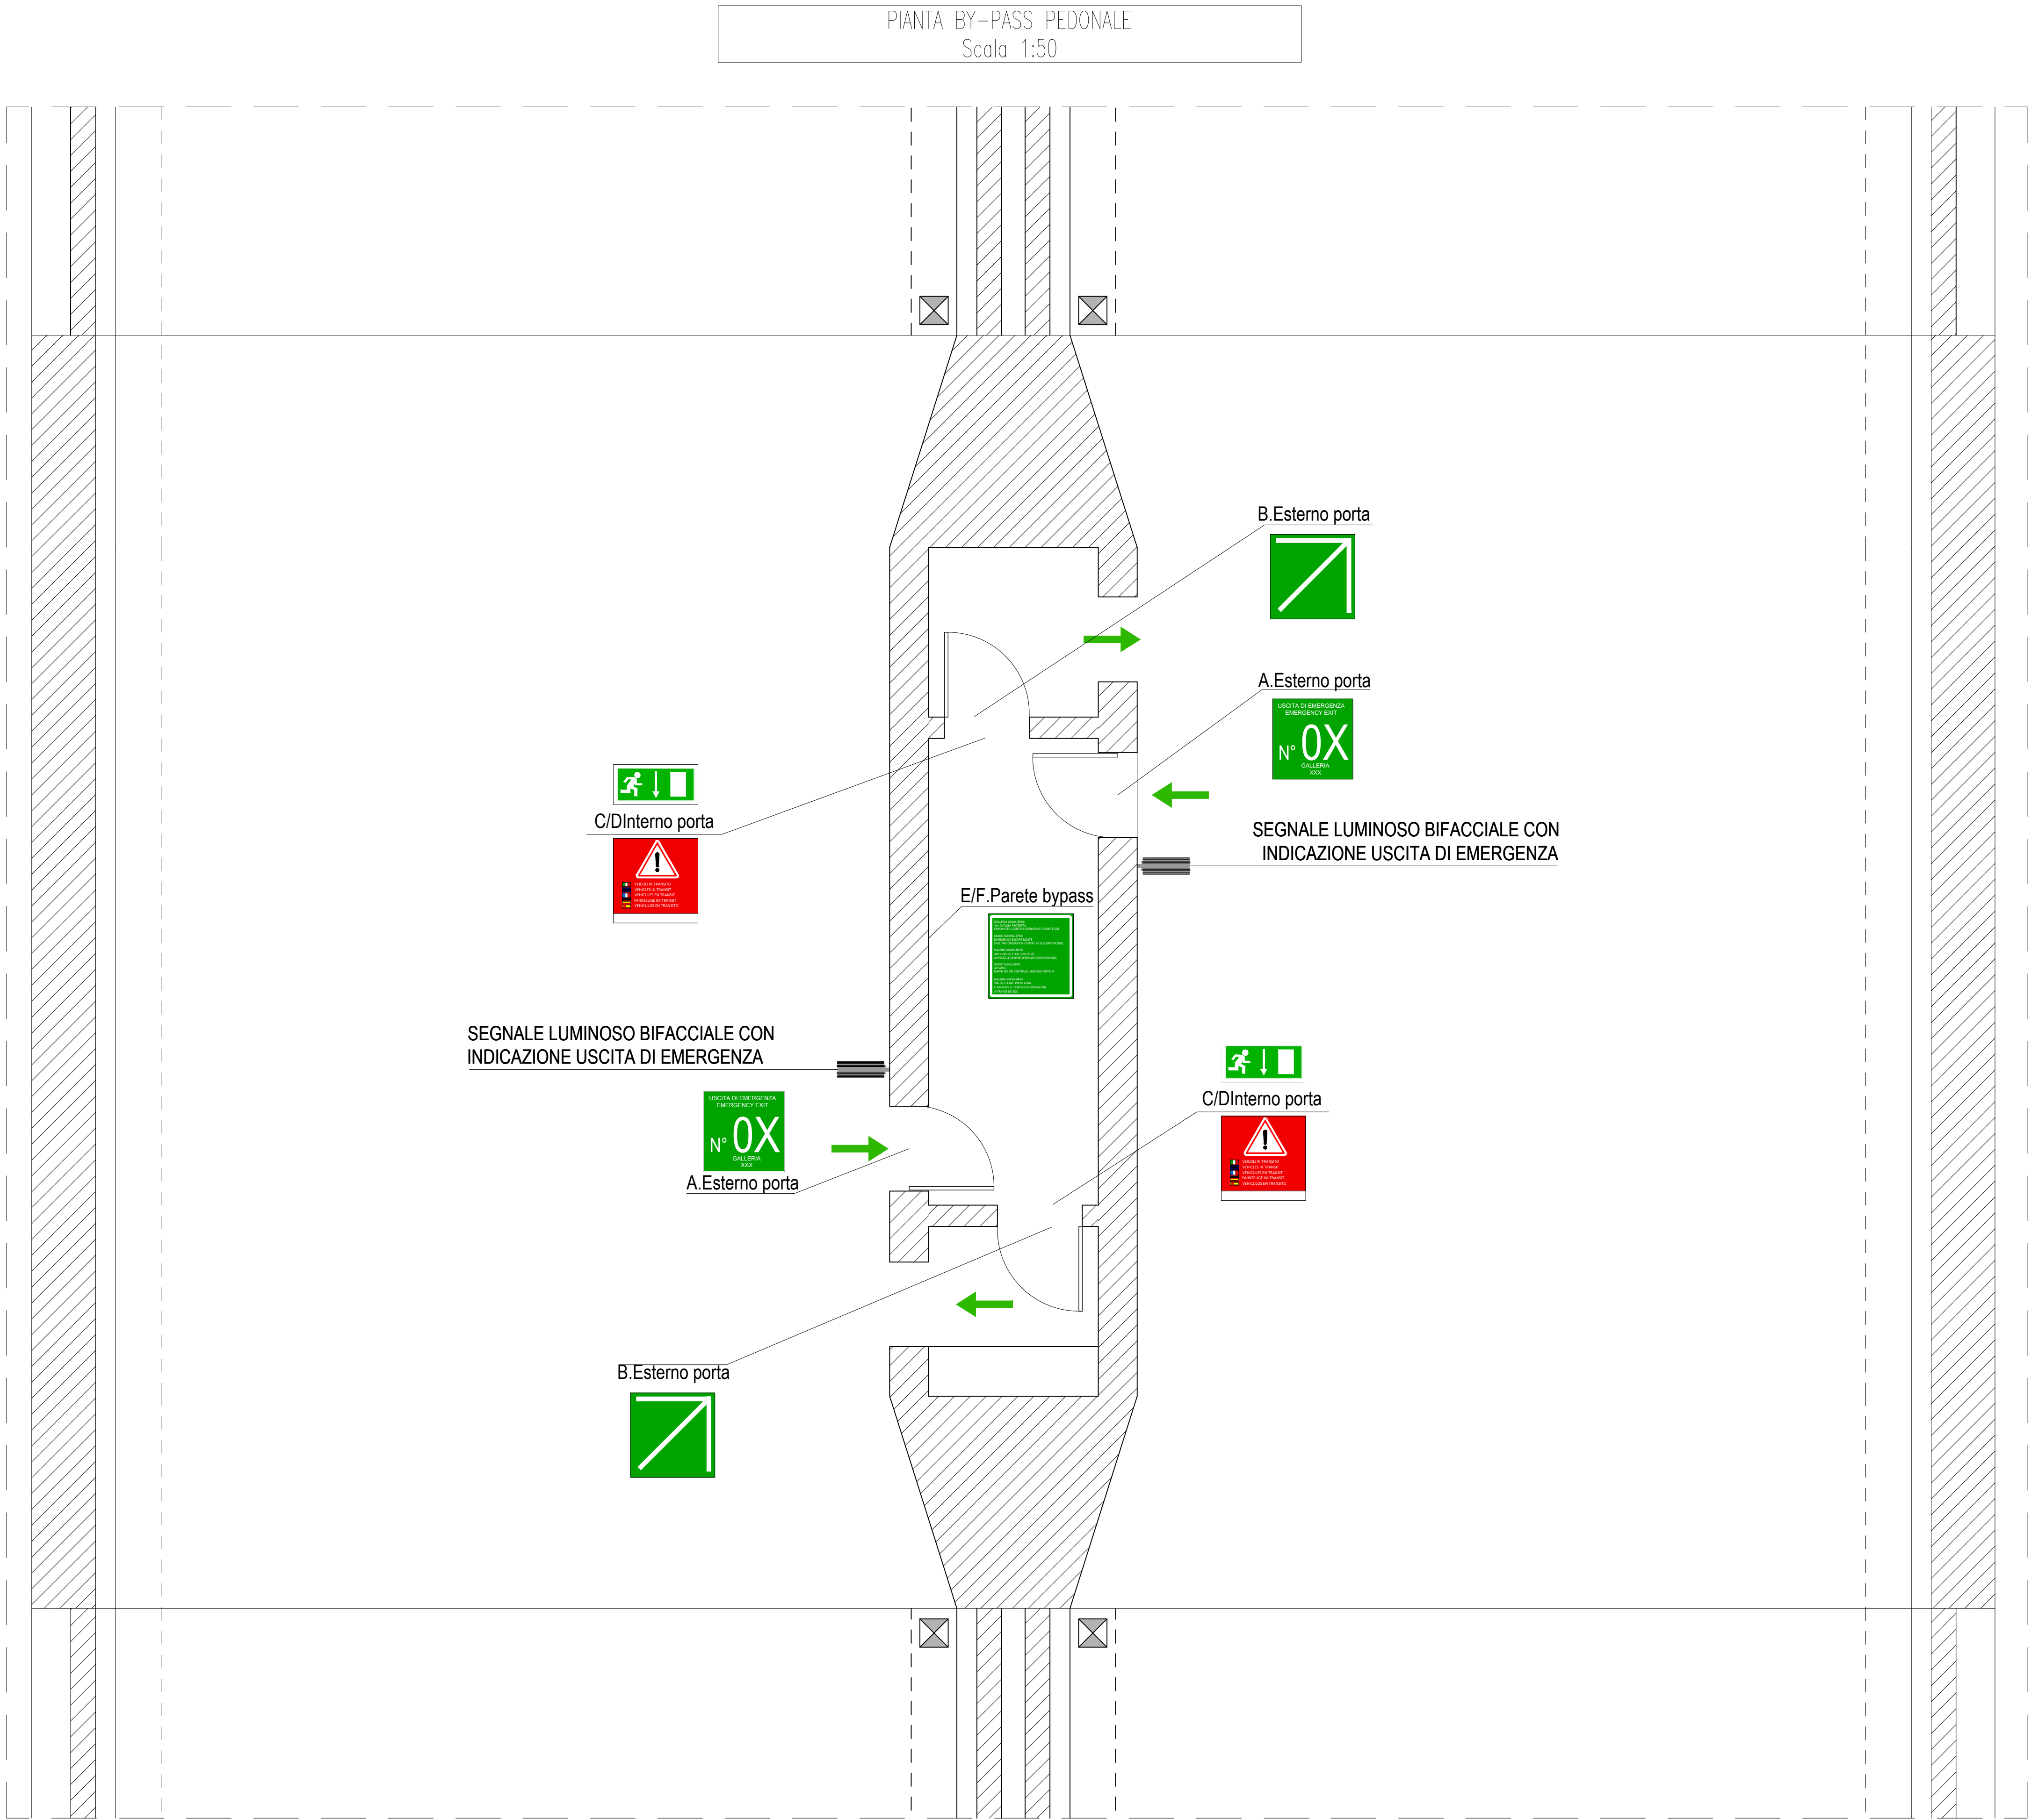


LEGENDA COLORI	
	IMPIANTI DI ILLUMINAZIONE (IL)
	IMPIANTI DI SUPERVISIONE (SV)
	IMPIANTI SOS (SO)
	IMPIANTI TVCC (TC)
	IMPIANTI RILEVAZIONE INCENDI (RI)
	IMPIANTI PANNELLI A MESSAGGIO VARIABILE (PM)
	IMPIANTI RADIO (RA)
	IMPIANTI DI VENTILAZIONE E MONITORAGGIO ATMOSFERICO (VE/MA)
	CONTROLLO TRAFFICO (CT)
	IMPIANTI DI DRENAGGIO
	IMPIANTI ANTINCENDIO (AI)
	IMPIANTI / APPARECCHIATURE ESISTENTI
	IMPIANTI ELETTRICI DI POTENZA MT/BT

SEZIONE AA'
Scala 1:50

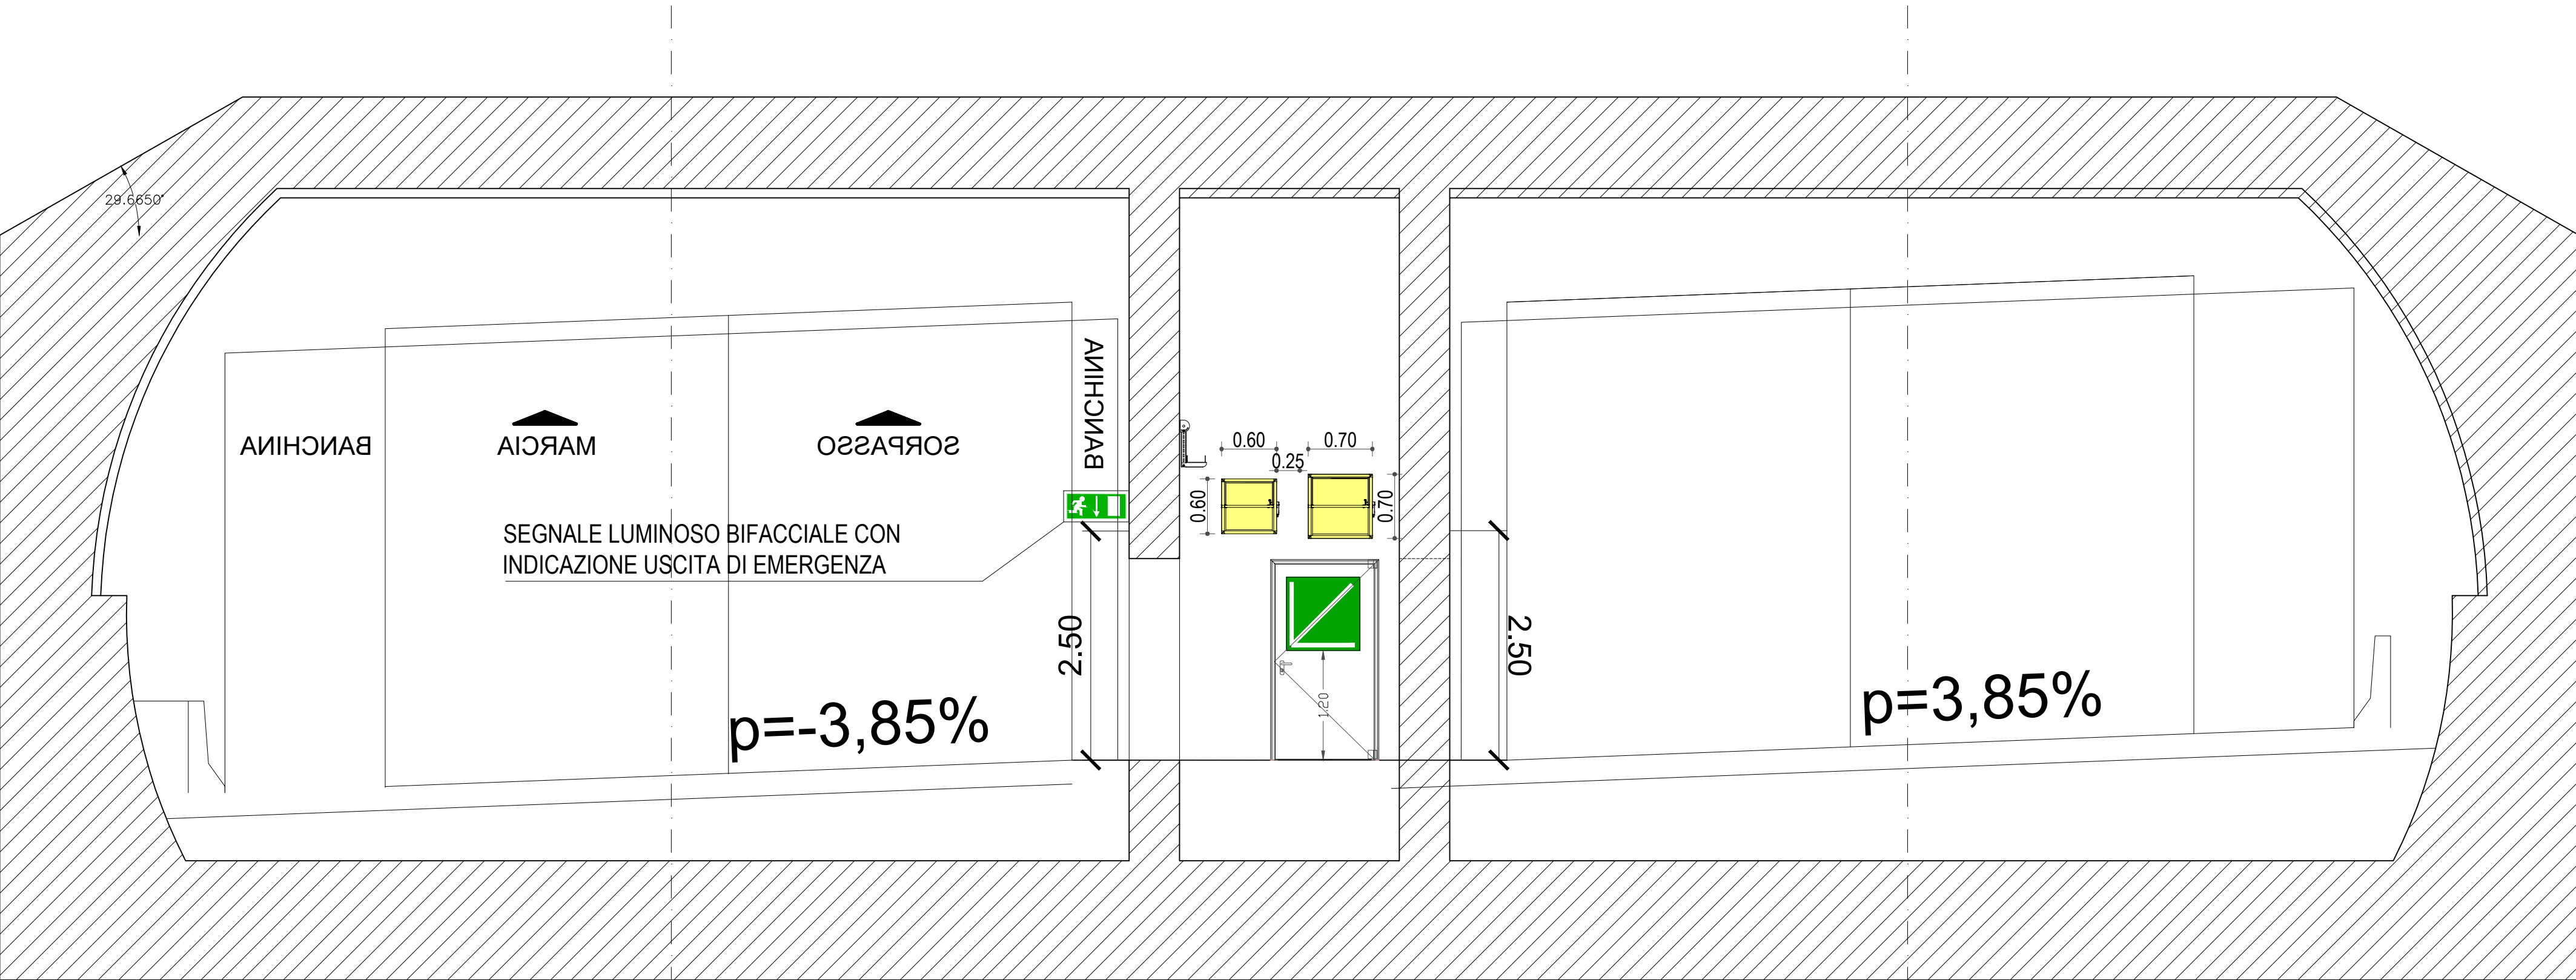

PROSPETTO INGRESSO/USCITA BY-PASS PEDONALE
Scala 1:50

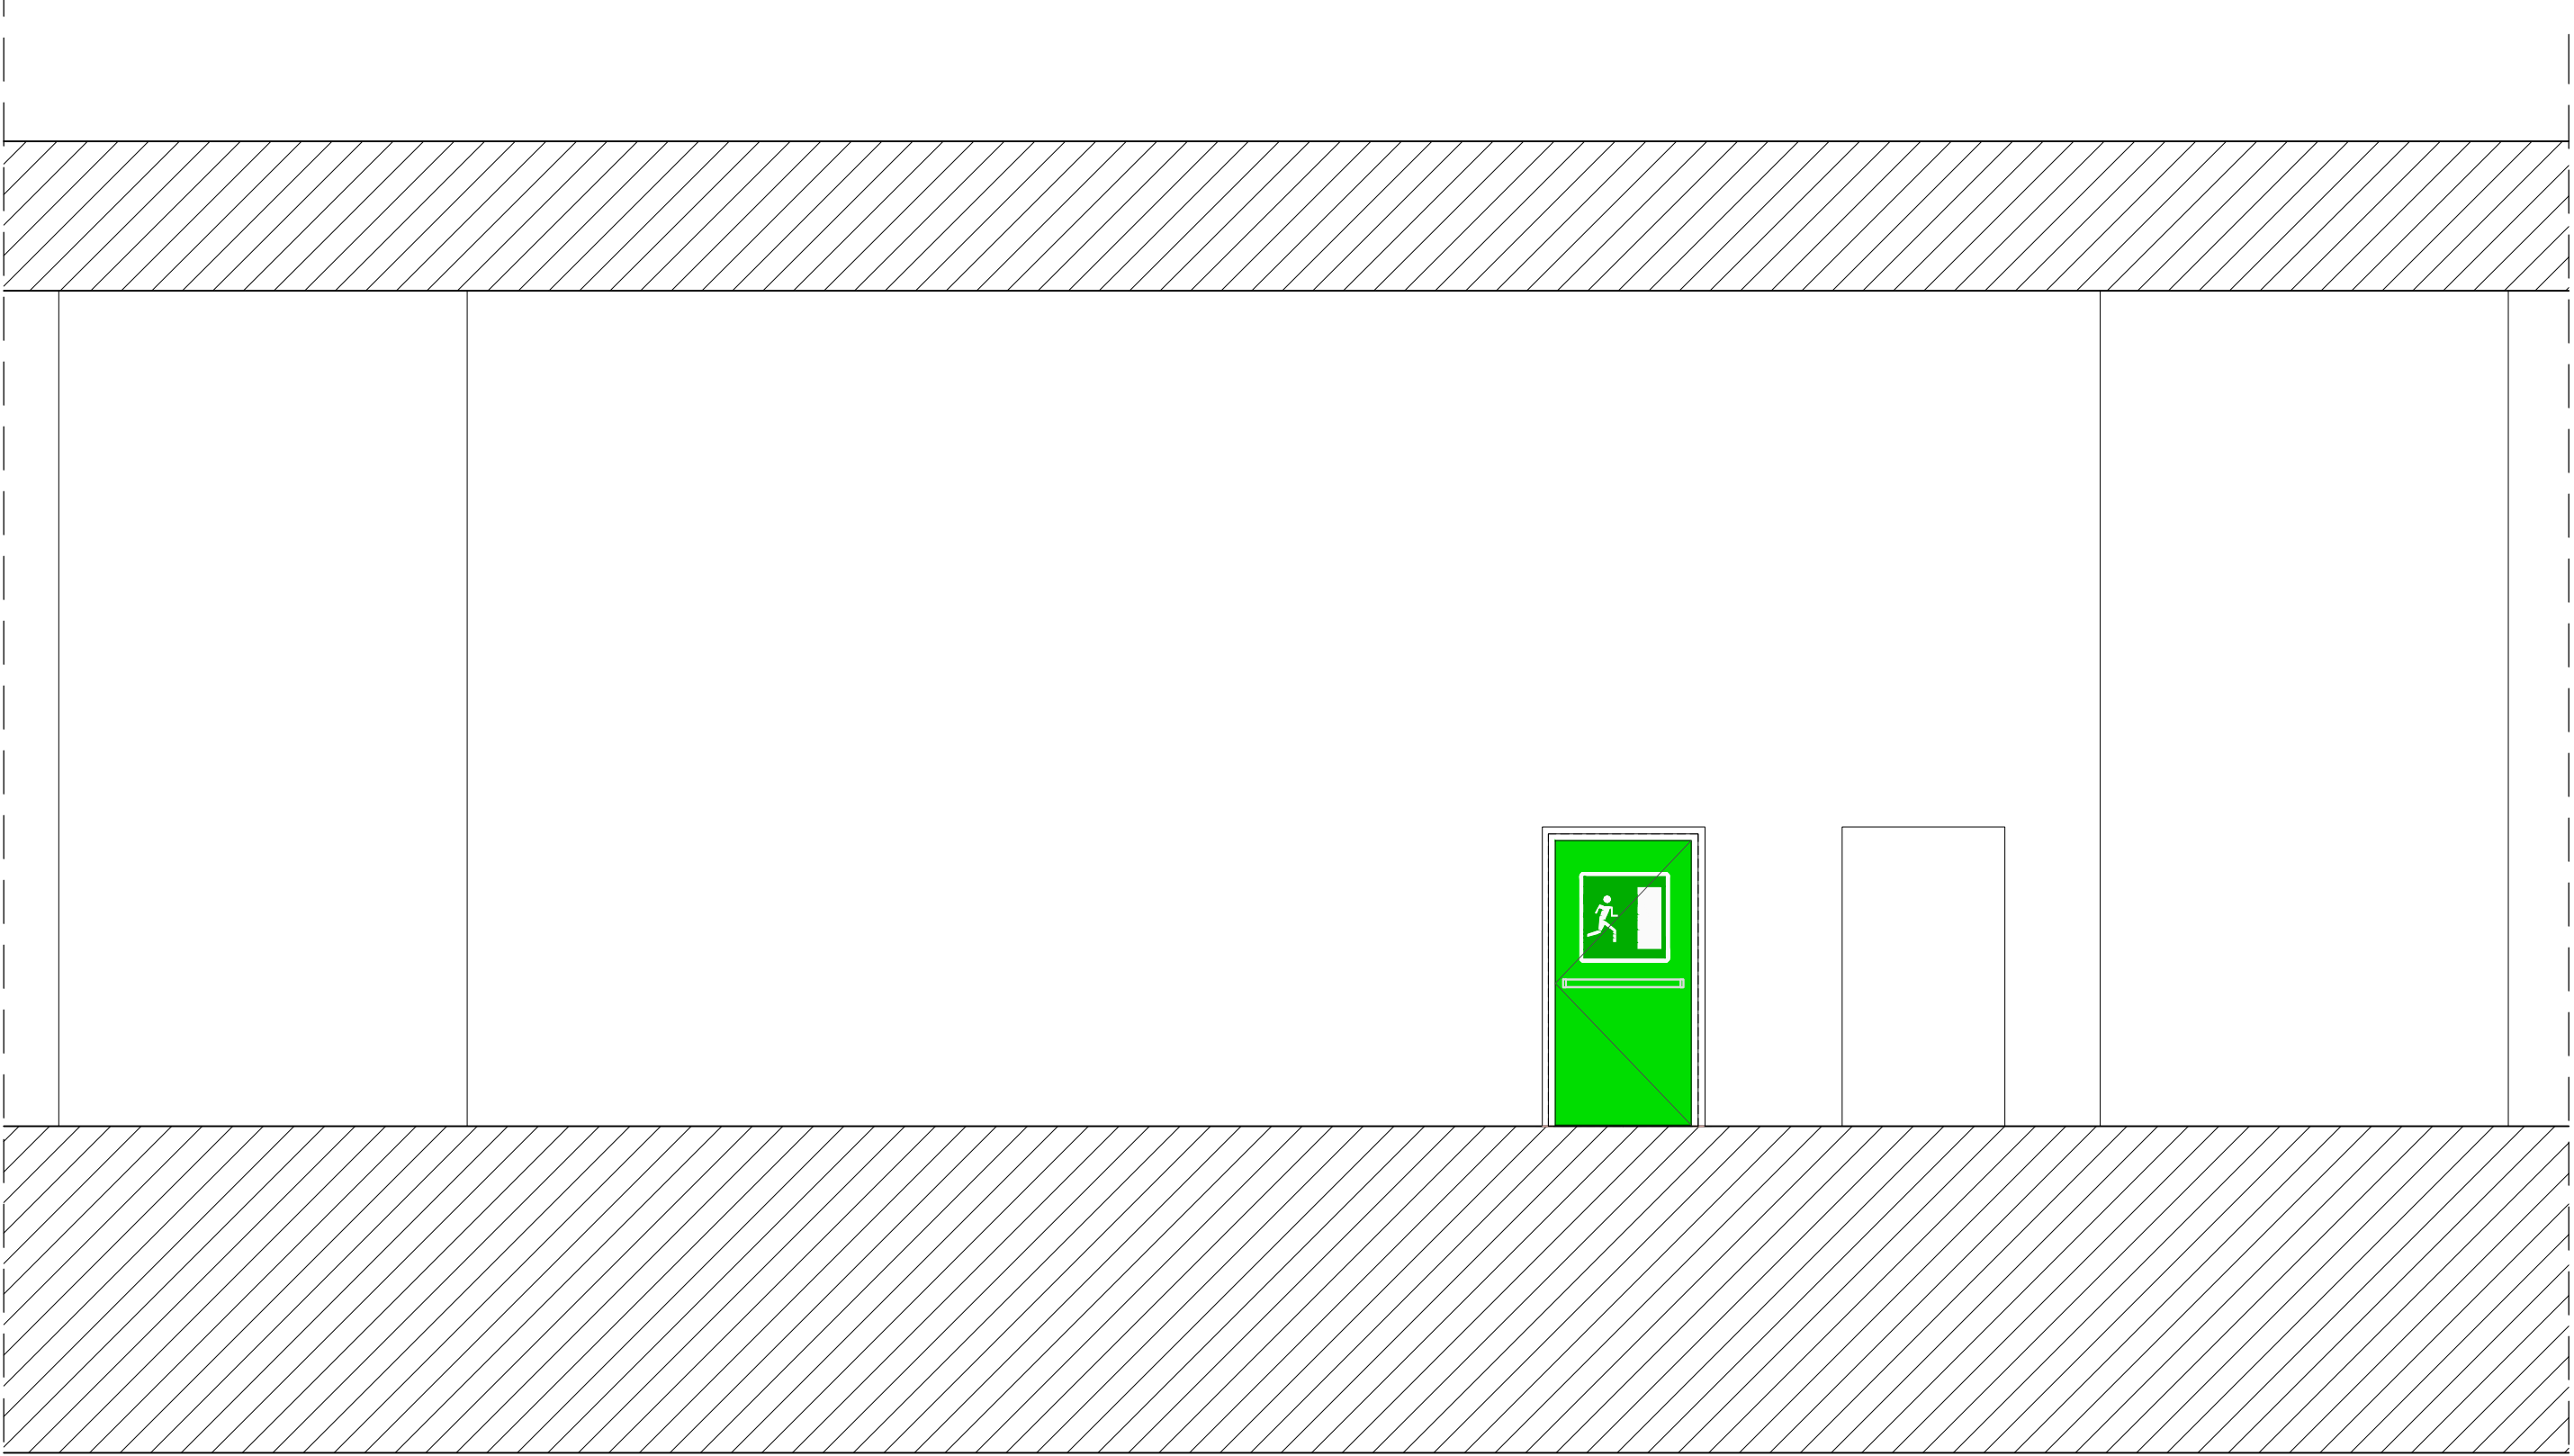

ANAS S.p.A.
Direzione Generale
DG 41/08
LAVORI DI COSTRUZIONE DEL 3° MEGALOTTO DELLA S.S. 106 JONICA - CAT. B -
DALL'INNESTO CON LA S.S. 534 (km 365+150) A ROSETO CAPO SPULICO (km 400+000)

PROGETTO ESECUTIVO
IMPIANTI TECNOLOGICI
GALLERIE ARTIFICIALI
By-pass pedonale
Segnaletica stradale
CONTRAENTE GENERALE:
Società di Progetto
SIRJO s.C.p.A.
Presidente:
Dott. Arch. Maria Elena Cuzzocrea

PROGETTAZIONE :
Il progettista:
Dott. Ing. S. Lieto
Il coordinatore per la sicurezza:
Ing. L.A. Gargiulo
IL RESPONSABILE DEL PROCEDIMENTO:
Ing. R. Laporta

ASTALDI
salini
impregio

Consulenti:
STE - Progetto stradale ed idraulica
ROCCASOLI - Opere in sotterraneo
ITALCONSALISTETICO - Strutture
GEODATA - Geologia e idrogeologia
GES - Geotecnica
CINQUEO - Gallerie grottesche
ECOLAB - Ambiente
LAND - Archeologia
PROHETENGINEERING.IT - Sicurezza ed impianti
Ing. F. GATTO - Interferenze
TECO - Espropri

Rep.: P/19-01
Codice Progetto: L 0 7 1 6 C E 1 9 0 1
Codice Elaborato: T 0 4 I M 2 2 I M P L F 1 8 A
Scala di rappresentazione: Varie

Rev.	Data	Descrizione	Redatto	Verificato	Approvato
A	15.04.2019	Emissione	Arch. F. Gattola	Ing. M. Minunno	Ing. A. Focarecci