



AREA 1

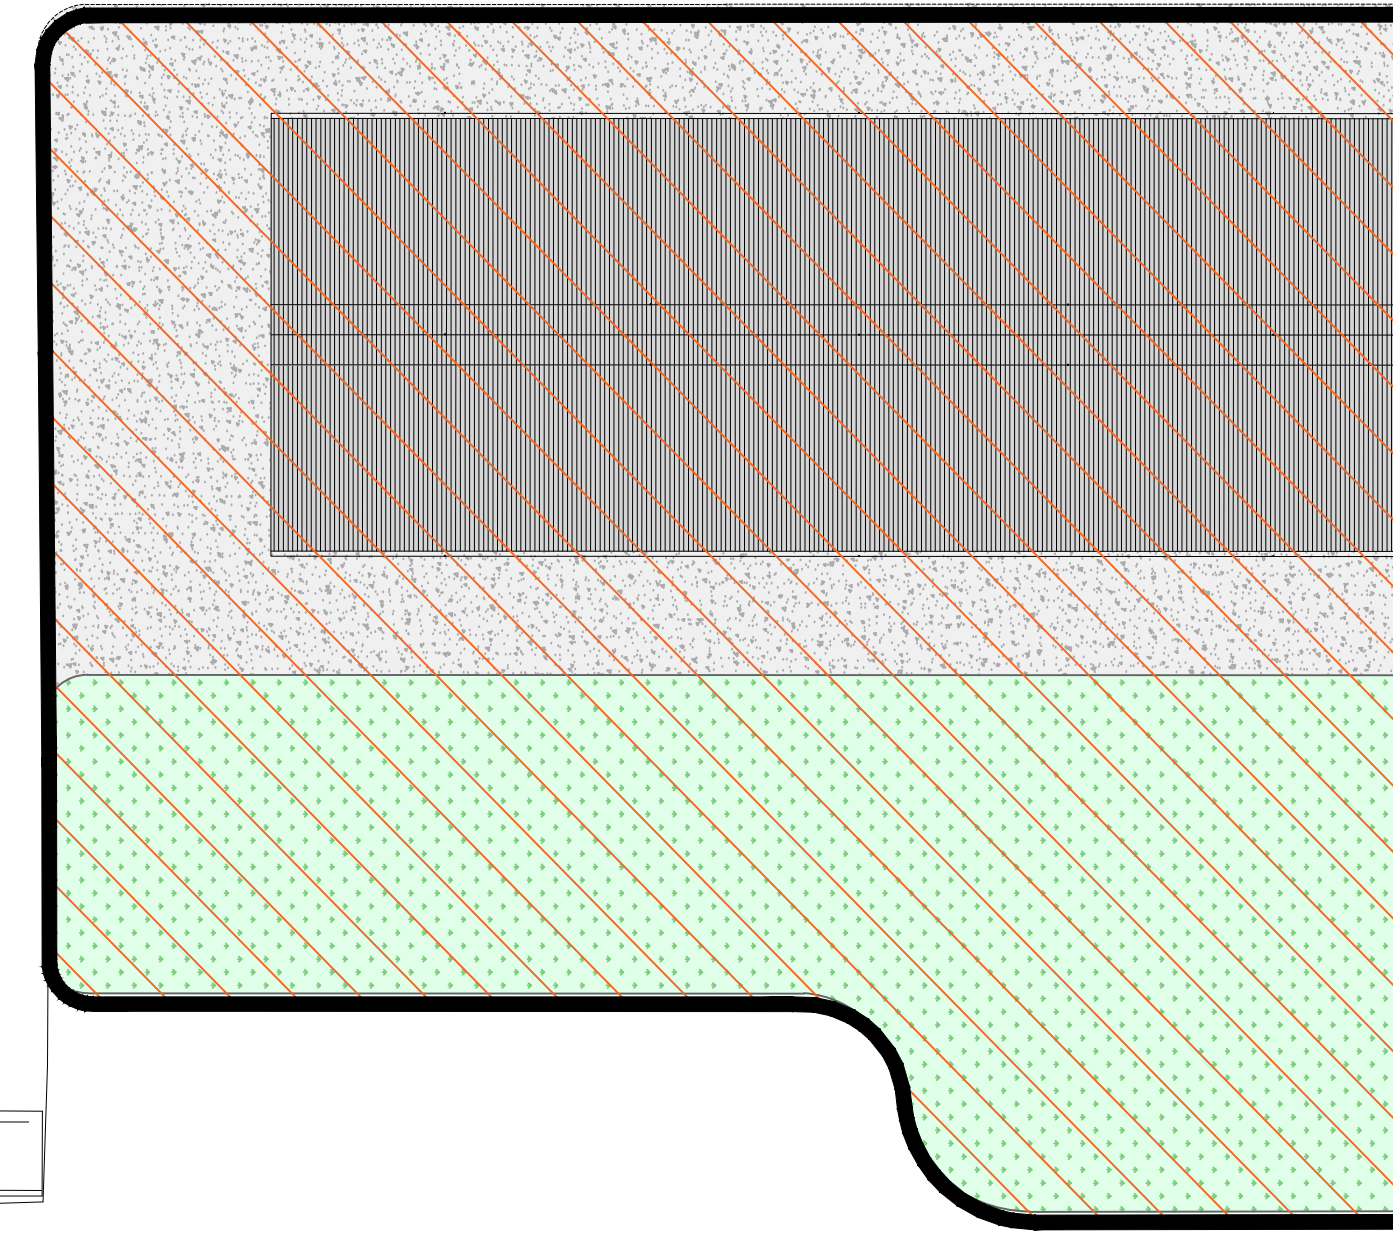

LEGENDA IMPIANTO

1. FOSFATO PER GVR
2. AMMONIACA E DEOSSIGENANTE PER GVR
3. GASOLIO PER GENERATORE DI EMERGENZA
4. ANIDRIDE CARBONICA PER PROTEZIONE ANTINCENDIO TG
5. DETERGENTE PER LAVAGGIO TG
6. ANIDRIDE CARBONICA PER GENERATORE TG/TV
7. IDROGENO PER GENERATORE TG/TV
8. AMMONIACA PER SISTEMA SCR

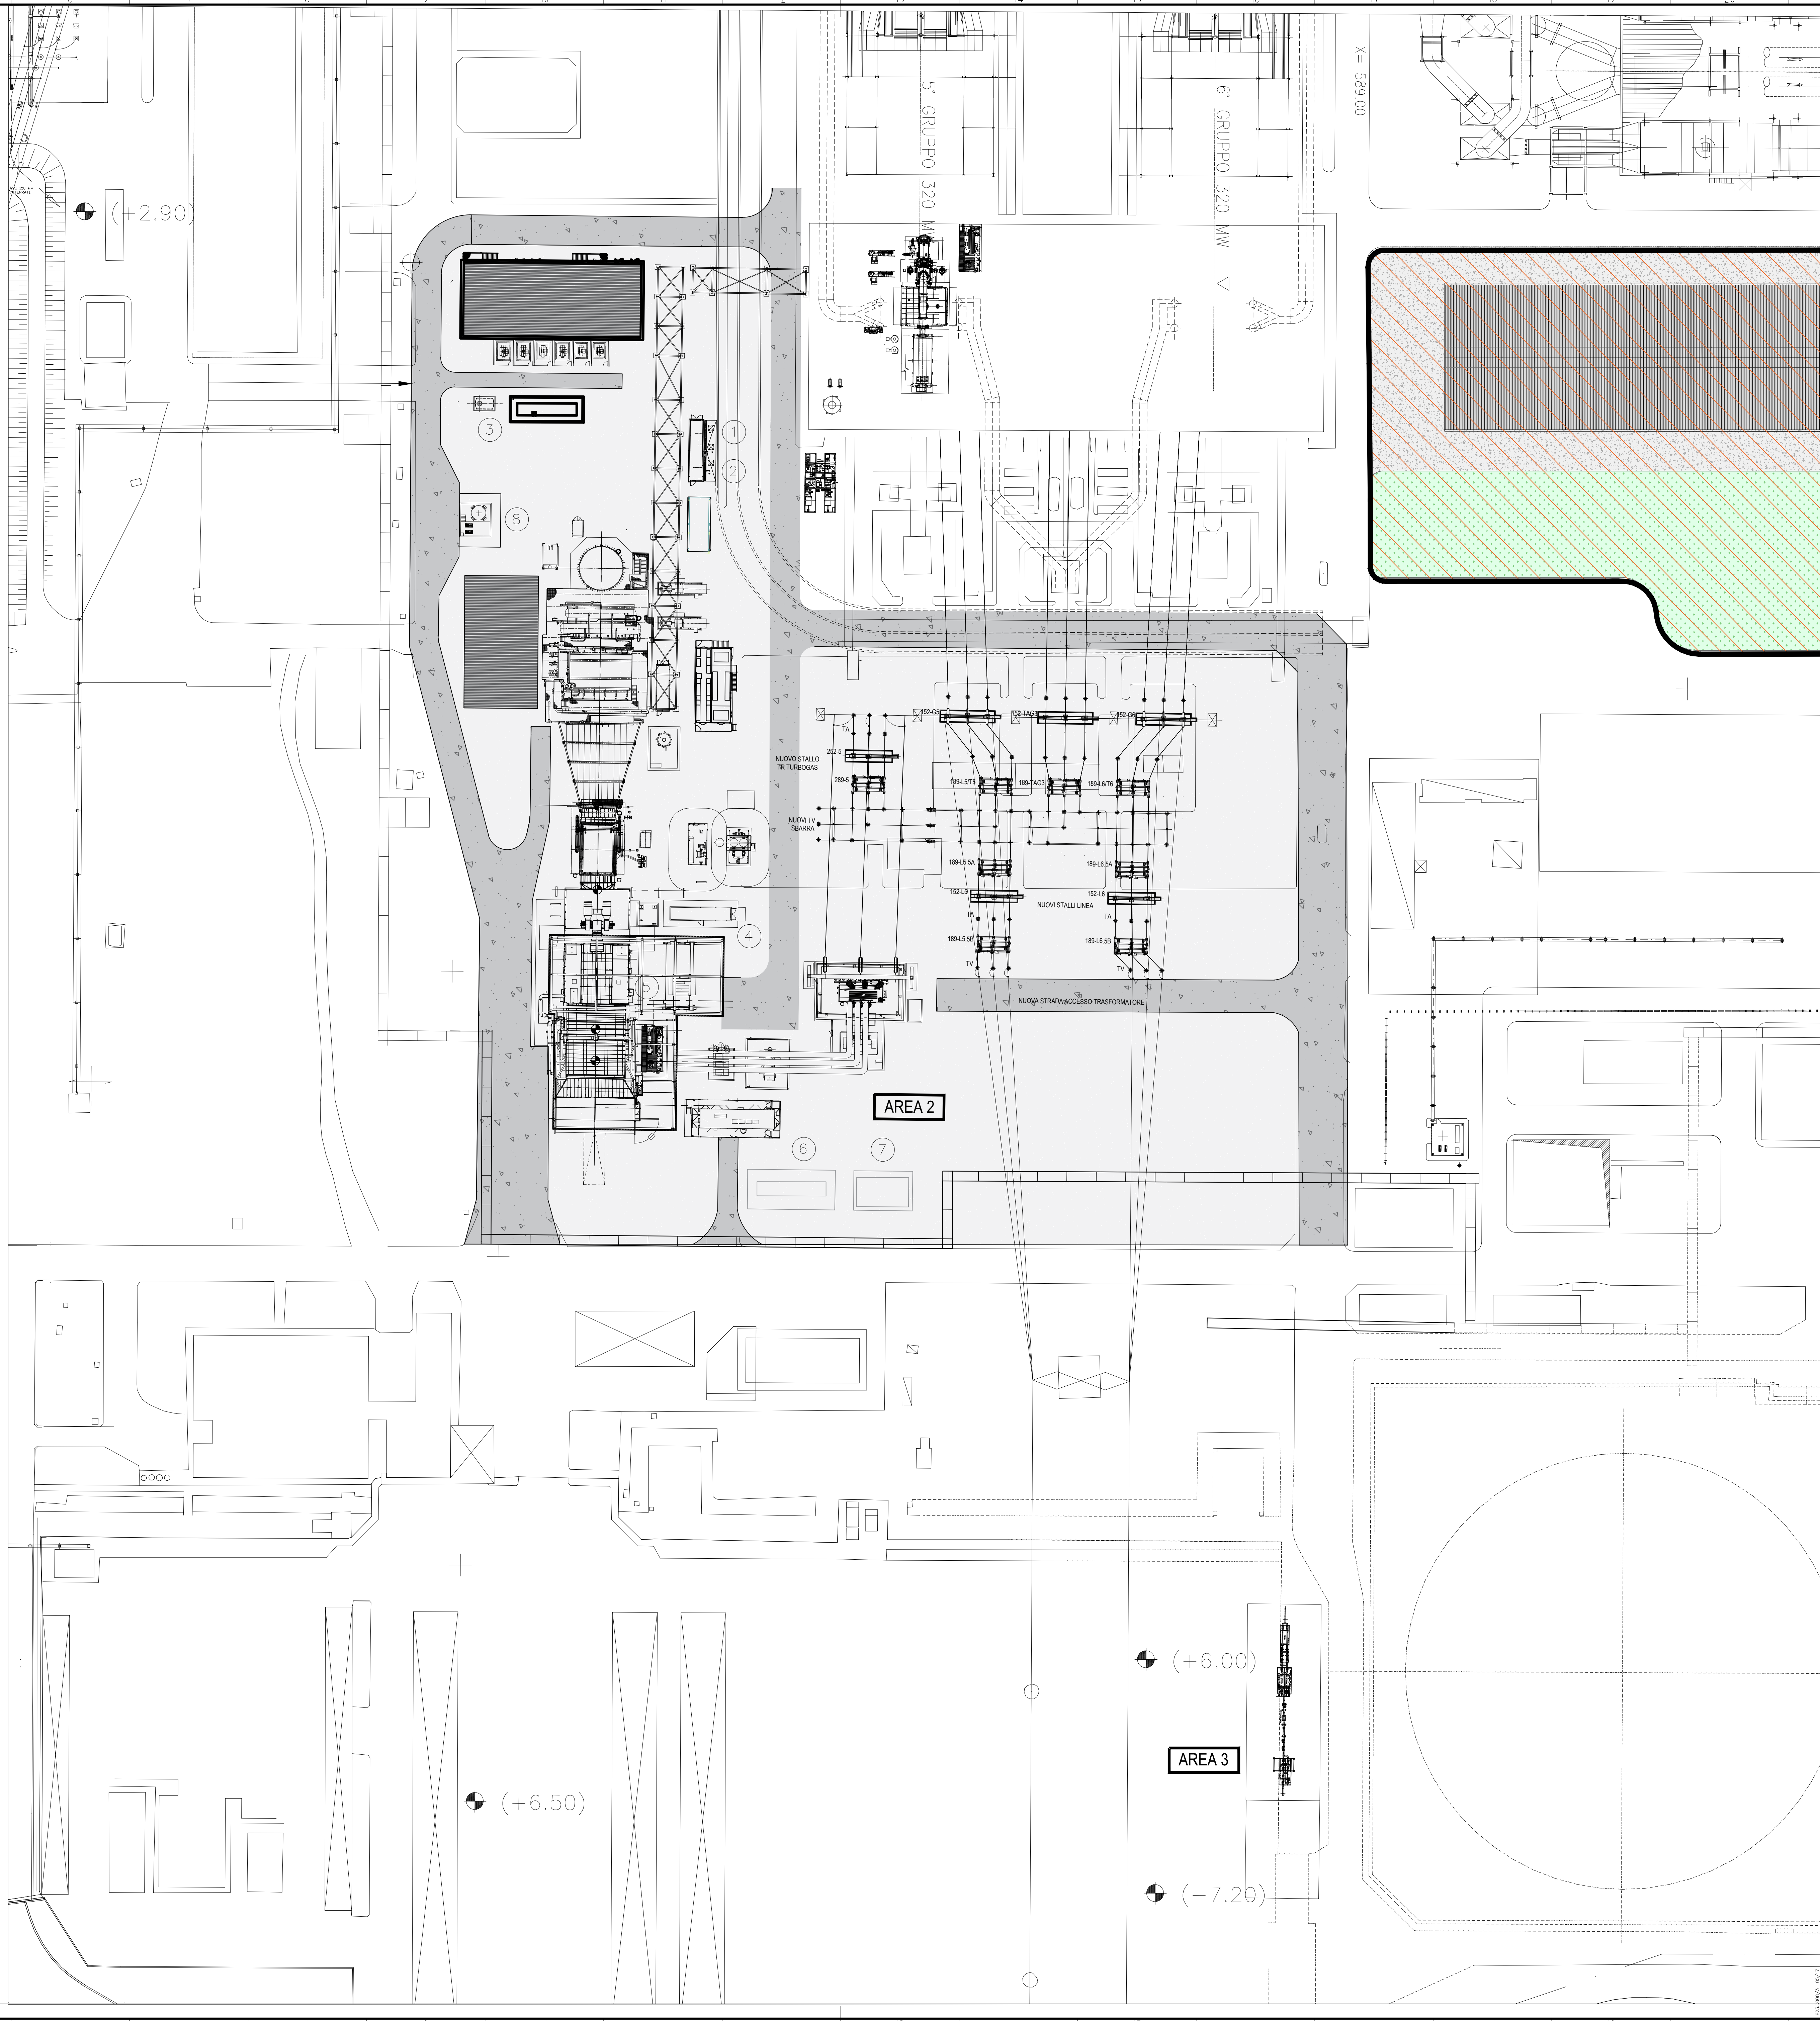

01	27/11/19	FU = PER USO	XXX	M. GAIO	R. GENTILE	G. RICO
----	----------	--------------	-----	---------	------------	---------

00	13/09/19	FA = PER APPROVAZIONE	XXX	M. GAIO	R. GENTILE	G. RICO
----	----------	-----------------------	-----	---------	------------	---------

REV.	DATA	DESCRIZIONE DELLA REVISIONE	EMESIONE	DESIGNATO	VERIFICATO	APPROVATO
Rev.	Date	Revision description	Issued by	Prepared by	Checked by	Approved by

Capo e ufficio tecnico
TECHINT
 Engineering & Construction
 0421-TITA-P-LY-000-003

IMPIANTO: Centrale di San Filippo del Mela
 Plant: NUOVO IMPIANTO CCGT - ITER AUTORIZZATIVO

TITOLO: PLANIMETRIA
 Title: INDIVIDUAZIONE AREE STOCCAGGIO MATERIE

DISSEGNO: SFP-CTM-100051-CCGT
 Drawing N°: HCCGT
 SCALA: 1:500
 FORMATO: A0

Nome File: SFP-CTM-100051-CCGT-00-01_Planimetria Aree Stoccaggio Materie.dwg
 Date: 01/09/2019
 Questo documento è proprietà del Gruppo A2A: non può essere utilizzato, ristampato o terzi o riprodotto senza autorizzazione della stessa. Il Gruppo A2A tutela i propri diritti di autore di legge. Il Documento è stato elettronicamente firmato senza firma.