



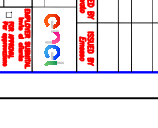


Centrale Turbogas di Larino

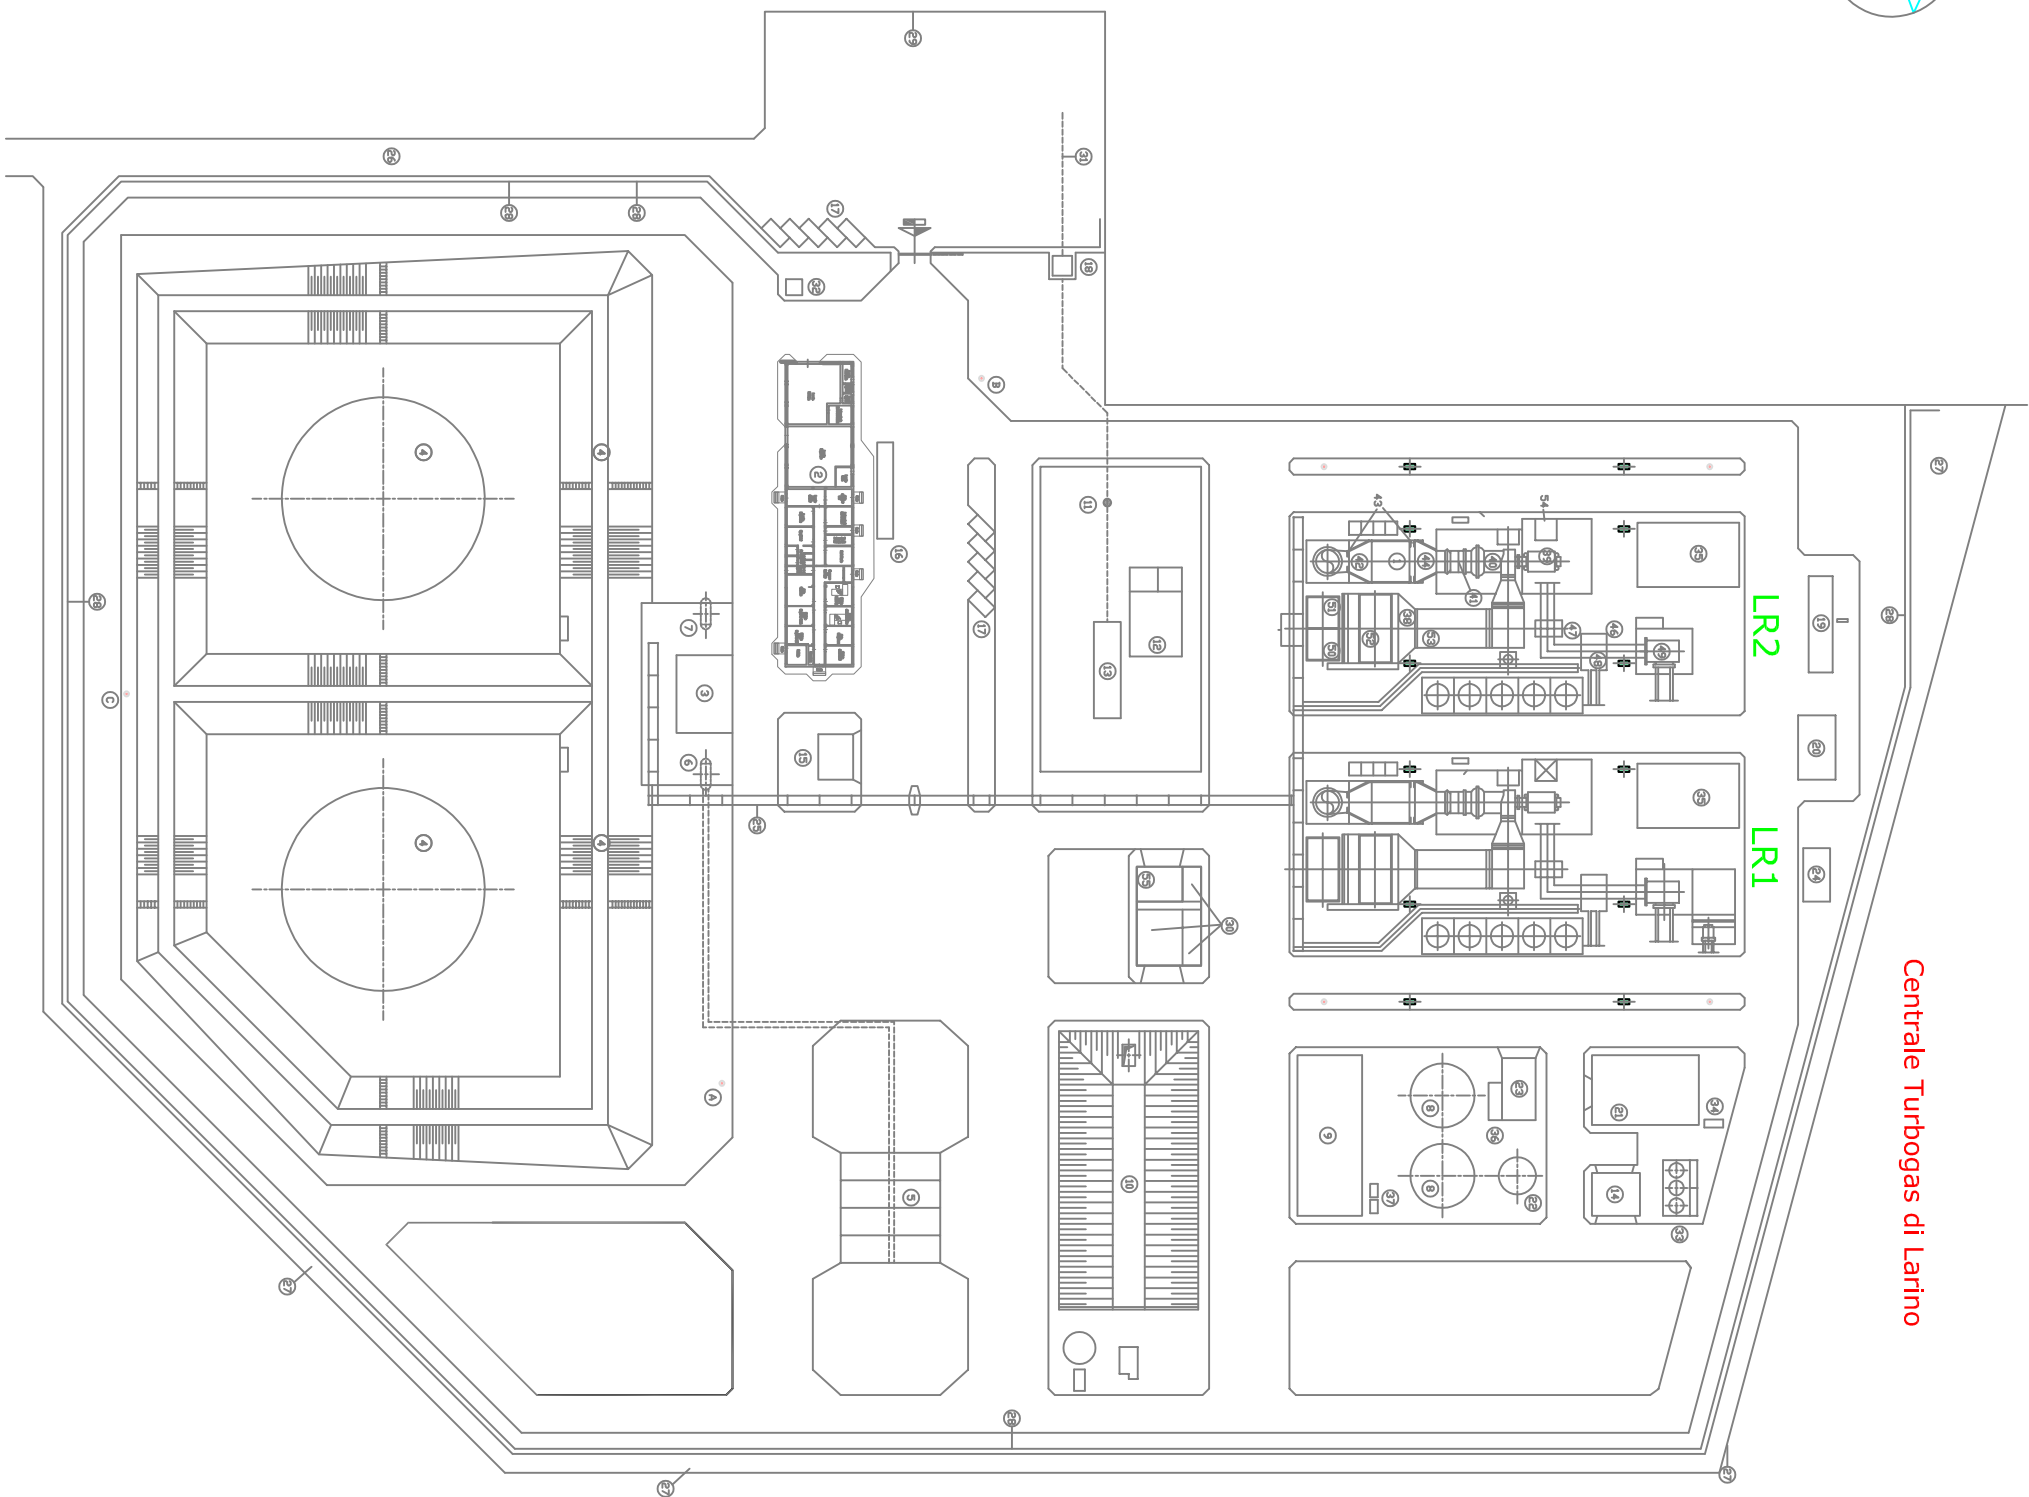

LEGENDA

- 1 -GRUPPO TURBOGAS
- 2 -EDIFICIO SERVIZI GENERALI
- 3 -TETTIDA POMPE COMBUSTIBILE
- 4 -PIAZZOLA PER SCARICHI AUTOBOTTI DA 100 mc
- 5 -SERB. COMB. PER SCARICHI AUTOBOTTI DA 100 mc
- 6 -SERB. GASOLIO PER SERV. AUX DA 100 mc
- 7 -SERBATTIDIO ACQUA ANTINCENDIO DA 1500 mc
- 8 -FABBRICATO POMPE ANTINCENDIO
- 9 -IMPIANTO TRATTAM. ACQUE REFLUE
- 10 -AREA DECOMPRESS. E CONDIZ. METANO/STATO METANO
- 11 -EDIFICIO CALDAIE CONDIZIONAMENTO METANO
- 12 -TETTIDA PER STAZIONE VALVOLE METANO
- 13 -TETTIDA DEPOSITO OLII LUBRIFICANTI
- 14 -TETTIDA RICOVERO AUTOMEZZI
- 15 -PESA A PONTE
- 16 -PARCHEGGIO AUTO
- 17 -CAMERA ARRIVO METANDOTTO
- 18 -DEPOSITO IDRUGENI
- 19 -DEPOSITO CIL
- 20 -DIESEL DI EMERGENZA
- 21 -SERBATTIDIO ACQUA SERVIZI
- 22 -SERVIZI ADDOLCITORE
- 23 -VASCA RACCOLTA OLIO TRASFORM.
- 24 -PIPE RACK
- 25 -STRADA DI ACCESSO
- 26 -PISTA DI GUARDIANIA
- 27 -RECINZIONE DI IMPIANTO
- 28 -EDIFICIO DI PROPRIETA'
- 29 -EDIFICIO QUADRI ELETTRICI
- 30 -METANDOTTO
- 31 -FOSSA BIOLOGICA
- 32 -REFRIGERANTI
- 33 -SERBATTIDIO DIESEL DI EMERGENZA
- 34 -EDIFICIO 6 KV
- 35 -AUTOLAVAE
- 36 -SERBATTIDIO GASOLIO MOTOPOMPE
- 37 -TORNIA FARO (H=35 m)
- 38 -CAMERA FILTRI
- 39 -ALTERNATORE
- 40 -COMPRESSORE
- 41 -TURBOGAS
- 42 -COND. DI SCARICHI
- 43 -GIUNTI ELASTICI
- 44 -CUSCINETTI POSTERIORE
- 45 -CAMINO
- 46 -BLINDO SBARRE
- 47 -INTERRUTTORE DI MACCHINA
- 48 -TP-TRASFORMATORE PRINCIPALE
- 49 -LLOCALE CORRENTE CONTINUA
- 50 -SALA COMANDI
- 51 -SERVIZI AUSILIARI
- 52 -SKID OLIO TENUTE IDRUGENI
- 53 -LLOCALE BATTERIE SERVIZI GENERALI
- 54 -LLOCALE BATTERIE SERVIZI GENERALI
- 55

			
LABORIO GENERALE D'IMPIANTO ESISTENTE			
PROGETTO STRATEGICO ITALIANO			
CLIENTE: ENEL CORAL GERMANIA - GERMANIA IRLA		PROGETTO:	
SCALE: 1:500		DATA: 01.10.01	
<small> Il presente documento è proprietà di ENEL. È vietata espressamente la ristampa o l'uso non autorizzato senza permesso scritto dalla ENEL. </small>			