



LEGENDA


- ZONA GRUPPI 660 MW
- 1) SALA MACCHINE (MA)
- 2) GENERATORE DI VAPORE (CA)
- 3) EDIFICIO SERVIZI AUSILIARI (KA)
- 4) IMPIANTO ABBATTIMENTO NOX (DN)
- 5) CAPTATORI ELETTROSTATICI (PA)
- 6) EDIFICIO QUADRI ELETTRICI CAPTATORI ELETTROSTATICI (GA)
- 7) EDIFICIO COMPRESSORI (HA)
- 8) SERBATOIO ACQUA DEMINERALIZZATA (WD)
- 9) CABINA VALVOLE E POMPE ACQUA DEMINERALIZZATA (DA)
- 10) CABINA SISTEMA ADDIZIONE CIRCUITO FUMI (EVENTUALE) (EF)
- 11) CONDOTTI FUMI (GA)
- 12) IMPIANTI CENERI LEGGERE - SUI STOCCAGGIO (CL)
- 13) VASCHE RACCOLTA POMPAGGIO ACQUE CON POLVERI (WP)
- 14) VASCHE RACCOLTA POMPAGGIO ACQUE ACIDE O ALCALINE (WC)
- 15) CIMINIERA (FA)
- 16) IMPIANTO RISERVA OLIO TURBINA (OT)
- 18) EDIFICIO SERBATOIO ACIDO E SODA (AA)
- 19) EDIFICIO PRODUZIONE ACQUA CALDA E REFRIGERATA (WH)
- 20) AREA DISPONIBILE
- 22) AREA STRIPPAGGIO REAGENTI DENOX
- 23) VASCA RACCOLTA ACQUE OLEOSE AREA ISOLA PRODUTTIVA
- 24) AREE ATTREZZATE PER LA MANUTENZIONE
- ZONA TRASFORMATORI E STAZIONE ELETTRICA
- 30) EDIFICIO STALLO LINEA 380 KV (CE)
- 31) CABINA BOMBOLE CO2 (RA)
- 32) FOSSA BOMBOLE IDROGENO (HA)
- 34) TRASFORMATORE PRINCIPALE (TP)
- 35) TRASFORMATORE DI UNITA' (TU)
- 36) LOCALE CONGIUNTORE DI MACCHINA (CM)
- 37) TRASFORMATORE DI ECITAZIONE (TC)
- 38) VASCA RACCOLTA OLIO TRASFORMATORI (RO)
- ZONA TURBOGAS 8 X 100 MW
- GRUPPI A-B-C-D- TURBOGAS FIAT
- GRUPPI E-F-G-H- TURBOGAS TURBOTECNICA
- 50) SALA MANOVRA PROVISORI (KE)
- 51) AEROREFRIGERANTI E POMPE ACQUA DI RAFFREDDAMENTO PER GRUPPI E-F-G-H (WM)
- 52) FOSSA BOMBOLE IDROGENO PER GRUPPI E-F (CH)
- 53) CABINA BOMBOLE CO2 PER GRUPPI E-F-G-H (CO)
- 54) AEROREFRIGERANTI RAFFREDDAMENTO PER GRUPPI A-B-C-D (WT)
- 56) FOSSA BOMBOLE IDROGENO PER GRUPPI C-D (DH)
- 57) FOSSA BOMBOLE IDROGENO PER GRUPPI A-B (SH)
- 58) CABINA BOMBOLE CO2 PER GRUPPI A-B-C-D (DO)
- 59) CIMINIERA TURBOGAS A-B-C-E (FE)
- 60) CIMINIERA TURBOGAS E-F-G-H (FC)
- 61) VASCA RACCOLTA OLIO TRASFORMATORI TURBOGAS (SO)
- ZONA COMBUSTIBILI
- 70) SERBATOIO DA MC 100000 OLIO COMBUSTIBILE (SA)
- 71) STAZIONE TRAVASO OLIO COMBUSTIBILE MC 100000 (PB)
- 72) EDIF. QUADRI ELETTRICI E VALVOLE ANTINCENDIO SERBATOIO DA MC 100000 (OD)
- 73) DISCARICA AUTOBOTTI SERBATOIO DA MC 50000 (DD)
- 74) STAZIONE TRAVASO E SPINTA OLIO COMBUSTIBILE (PC)
- 75) EDIFICIO QUADRI ELETTRICI (QC)
- 76) SERBATOIO DA MC 8000 OLIO COMBUSTIBILE (SB)
- 77) SERBATOIO GASOLIO MC 8000 (SD)
- 78) EDIFICIO ANTINCENDIO SERBATOIO DA MC 8000 (AN)
- 79) STAZIONE SPINTA E TRAVASO GASOLIO SERBATOIO DA MC 8000 (PO)
- 80) DISCARICA AUTOBOTTI SERBATOIO DA MC 8000 (BT)
- 81) STAZIONE DECOMPRESSIONE METANO PER GRUPPI TURBOGAS (TM)
- 82) GALDINE AUSILIARIE PER GRUPPI TURBOGAS (CO)
- 83) STAZIONE DECOMPRESSIONE METANO PER GRUPPI 660 MW (SM)
- 84) EDIFICIO QUADRI ELETTRICI ZONA COMBUSTIBILI (QB)
- 85) IMPIANTO TRATTAMENTO ACQUE OLEOSE (AR)
- 86) EDIFICIO TRASFORMATORI DI VAPORE E RISCALDAMENTO FINALI NAFTA (TV)
- 87) VASCA DI ACCUMULO FANGHI DEL TRATTAMENTO ACQUE OLEOSE (FA)
- 88) STAZIONE ARRIVO OLEODOTTO (SO)
- 89) LOCALE VALVOLE ANTINCENDIO ZONA 50000 MC (SC)
- 90) VASCA ACCUMULO FANGHI DEL TRATTAMENTO ACQUE OLEOSE (VP)
- 91) EDIFICIO ACQUE REFLUE (RT)
- 92) STAZIONE TRAVASO E SPINTA GREGGIO (FUTURO) (TG)
- 93) CABINE MISURE FISCALI METANO TURBOGAS (MT)
- 94) CABINA MISURE FISCALI METANO GRUPPI 660 MW (MF)
- 95) CABINA SNAM
- 96) EDIFICIO QUADRI ELETTRICI
- 97) IMPIANTO TRATTAMENTO ACQUE AMONICALI
- 98) IMPIANTO TRATTAMENTO ACQUE ACIDE E ALCALINE
- 99) AREA STOCCAGGIO REAGENTI DENOX (AG)
- ZONA VASCA GRIGLIE POMPE E CONDOTTE ACQUA MARE
- 100) EDIFICIO QUADRI ELETTRICI (QE)
- 101) SFIORATORI CANALI DI SCARICOZONA VASCHE GRIGLIE
- 102) EDIFICIO PRODUZIONE IPOCLORITO (CI)
- 103) SFIORATORI CANALI DI SCARICO ZONA IMPIANTO
- 105) VASCA GRIGLIE E POMPE (ZA)
- ZONA EDIFICI LOGISTICI
- 117) STOCCAGGIO RIFIUTI E ROTTAMI (AT)
- 118) AREA DEPOSITO MATERIALI FERROSI (AU)
- 119) TETTOIO PARCHEGGIO AUTOMEZZI (TT)
- 120) EDIFICIO PORTINERIA E SPOGLIATOI (PS)
- 121) EDIFICIO SERVIZI DI ESERCIZIO (ES)
- 122) EDIFICIO SERVIZI INDUSTRIALI (DI)
- 123) EDIFICIO CENTRO INFORMAZIONI (CS)
- 124) SERBATOIO ACQUA DEMINERALIZZATA E ACQUA INDUSTRIALE (DW)
- 126) SERBATOIO GASOLIO (GI)
- 127) DISCARICA GASOLIO (GD)
- 128) STALLO 150 KV ALIMENTAZIONE TRASFORMATORE 77RL (ST)
- 129) TRASFORMATORE 77RL (TI)
- 130) EDIFICIO PRODUZIONE ACQUA INDUSTRIALE (EVAPORATORI) (DE)
- 131) IMPIANTO TRATTAMENTO BIOLOGICO (TB)
- 132) DEPOSITO LUBRIFICANTI E VERNICI (LV)
- 133) MACAZZINO MATERIALI PESANTI (WS)
- 134) EDIFICIO LABORATORI INFERMERIA E AUTORMESSA (LU)
- 135) EDIFICIO MENSÀ E FORESTERA (MS)
- 136) DEPOSITO BOMBOLE GAS DI LABORATORIO (BS)
- 137) SERBATOIO ACQUA POTABILE
- 138) PESA INGRESSO INDUSTRIALE
- VARIE
- 140) PISTA DI GUARDIANA
- 141) RECINZIONE ESTERNA ANTISABOTAGGIO
- 143) STRUTTURAZIONE DI SOSTEGNO TUBAZIONI E VIE CAVI (PIPE RACK)
- 144) AREA EX IMPIANTO NUCLEARE
- 147) STRUTTURE APPOGGIO TUBAZIONI (SLEEP WAY)
- 150) MACAZZINO
- 151) UFFICI DI CANTIERE ENEL
- 152) PARCHEGGIO IMPRESE MANUTENZIONE
- 153) PARCHEGGIO CENTRO INFORMAZIONI
- ACCESSI
- 160) ACCESSO PERSONALE
- 161) ACCESSO MEZZI
- 162) ACCESSO INDUSTRIALE
- 163) ACCESSO CARICHI STRAORDINARI
- 164) USCITA DI SERVIZIO OPERE A MARE

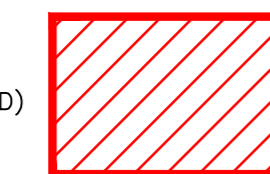




Area Di Intervento

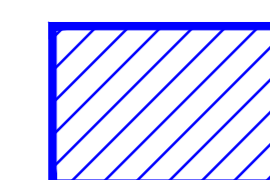


Area Di Stoccaggio materiali

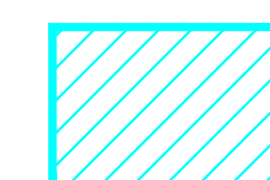

Area Uffici Enel & Contractors

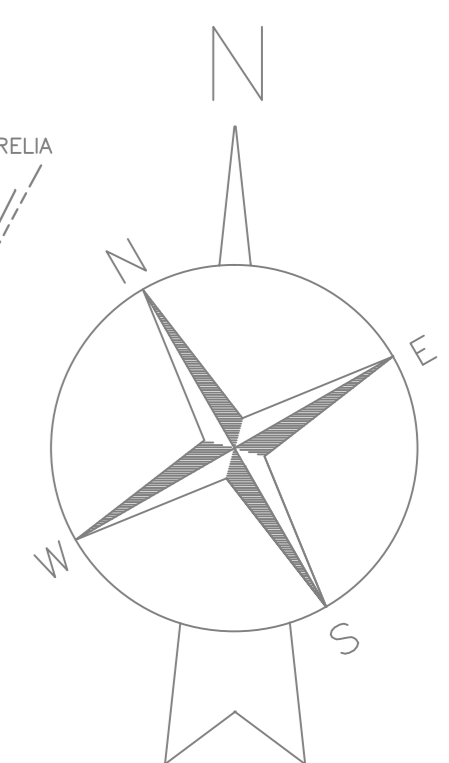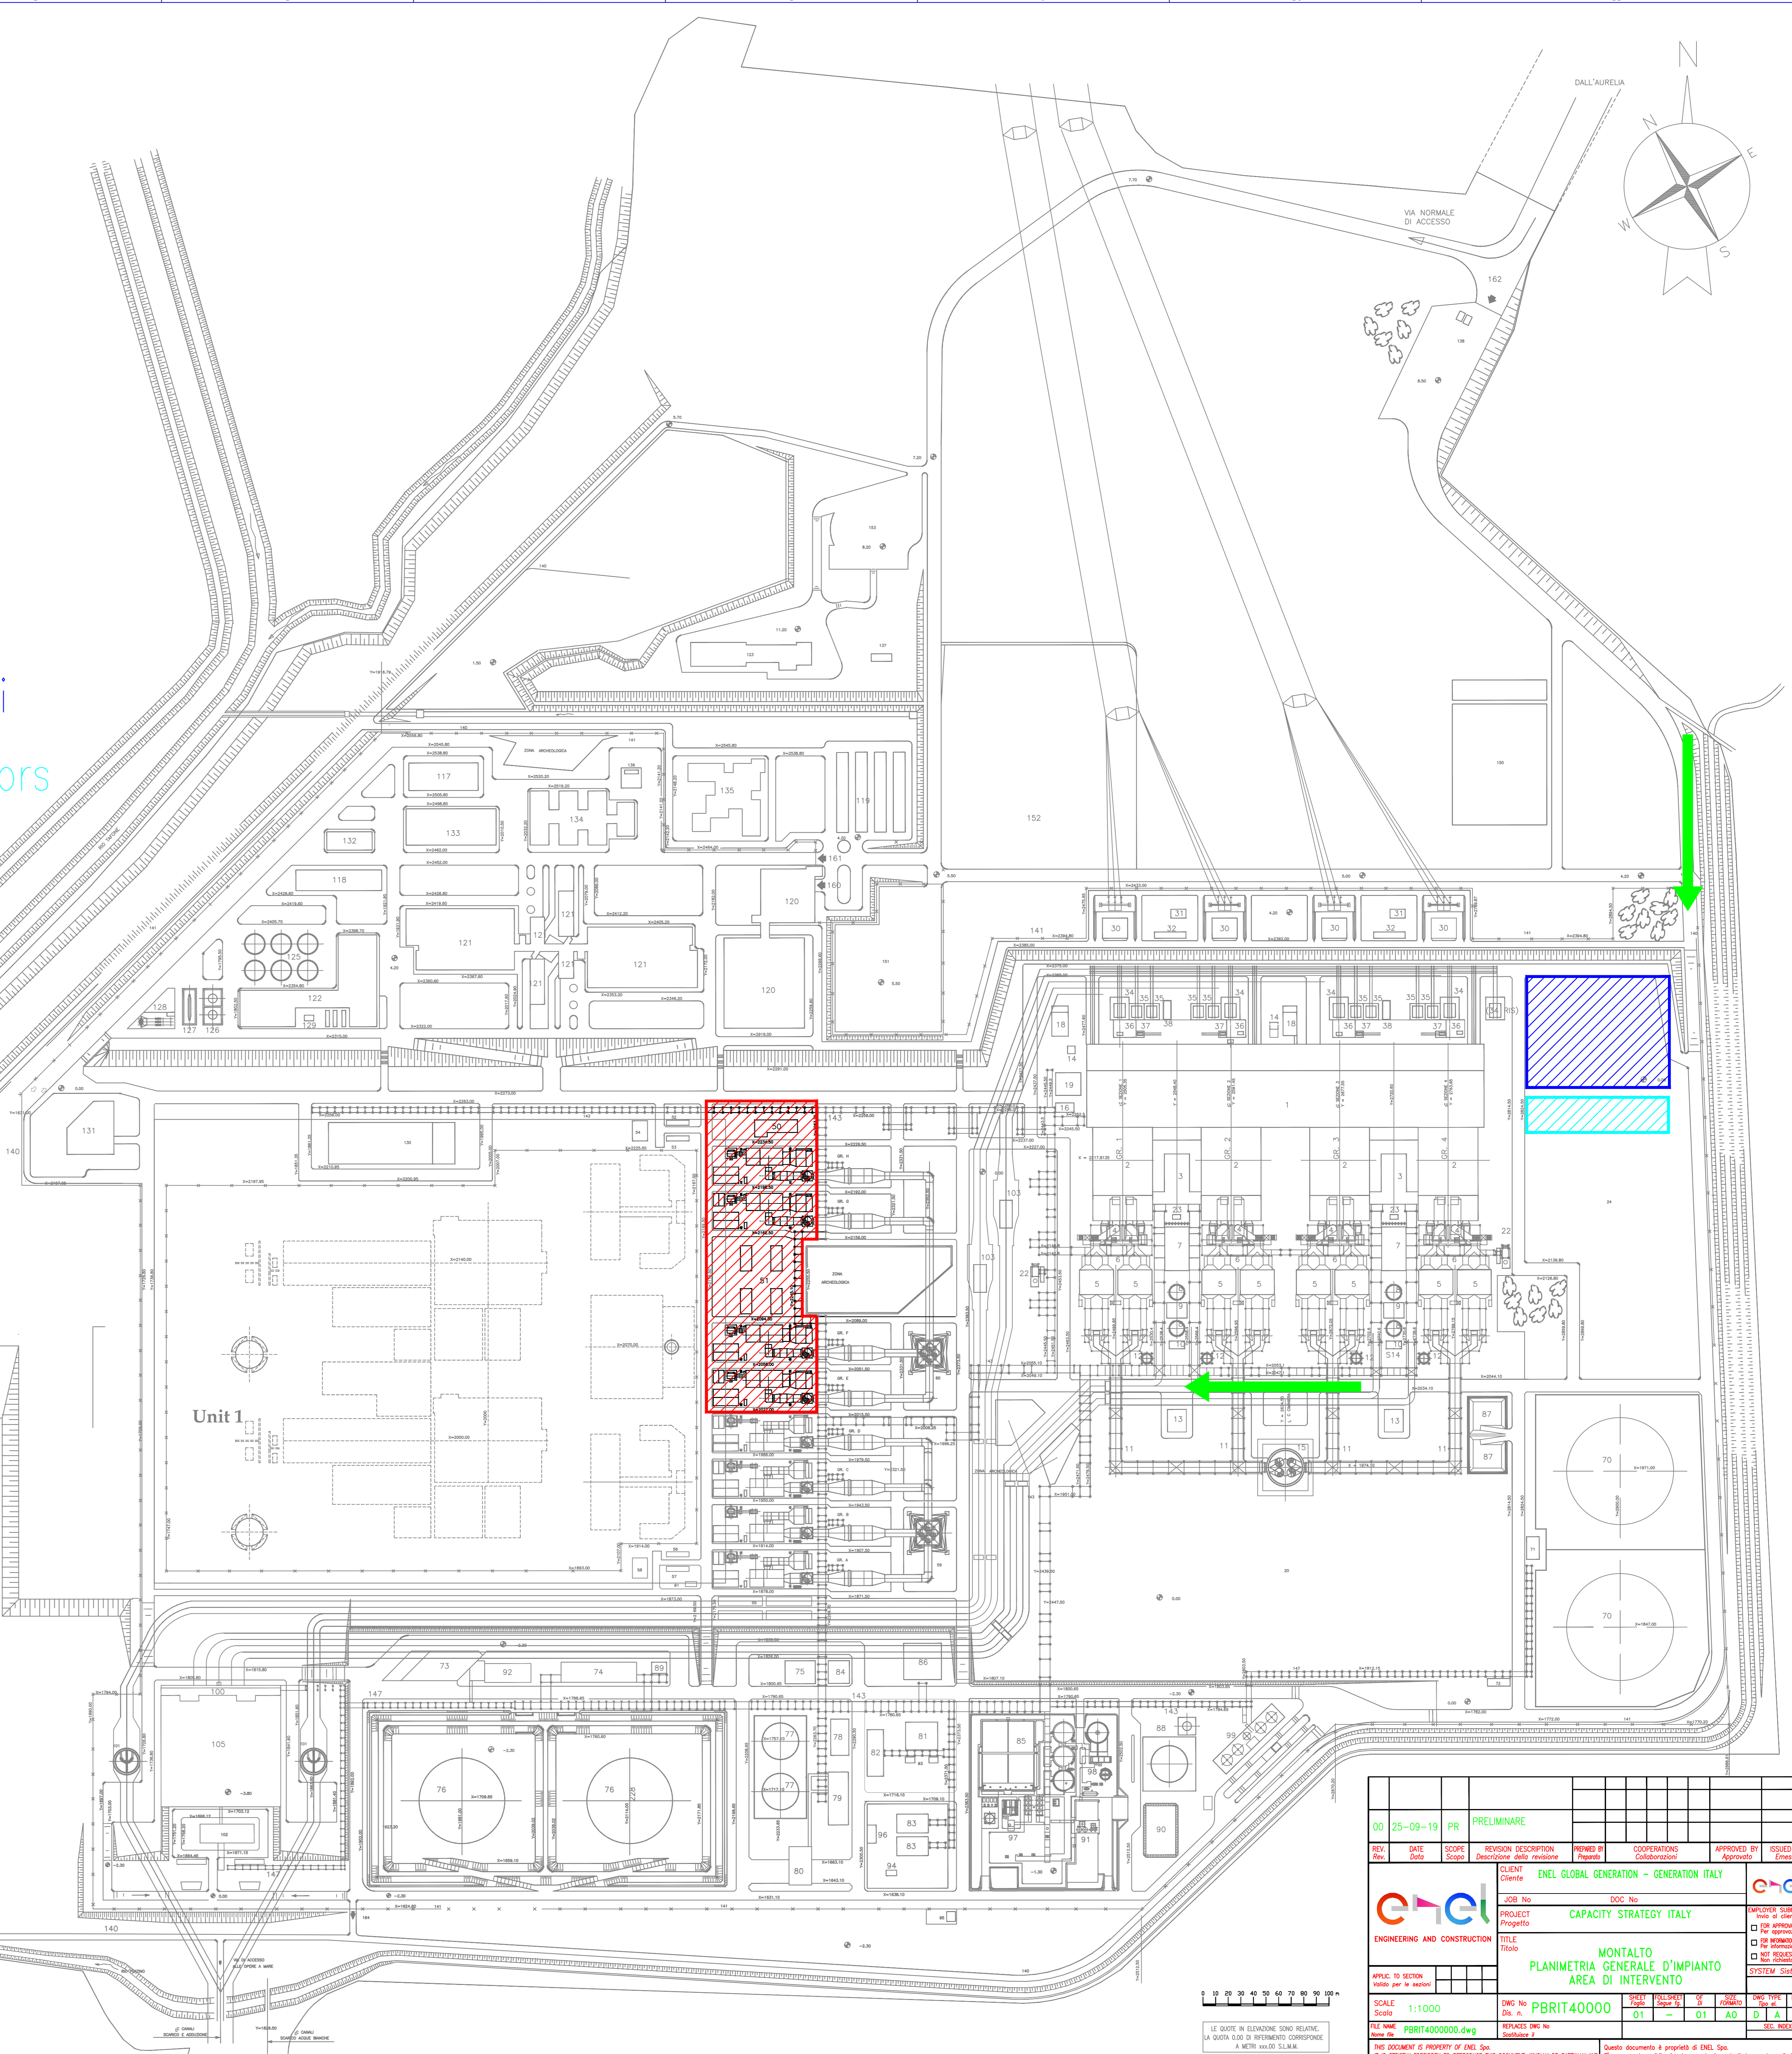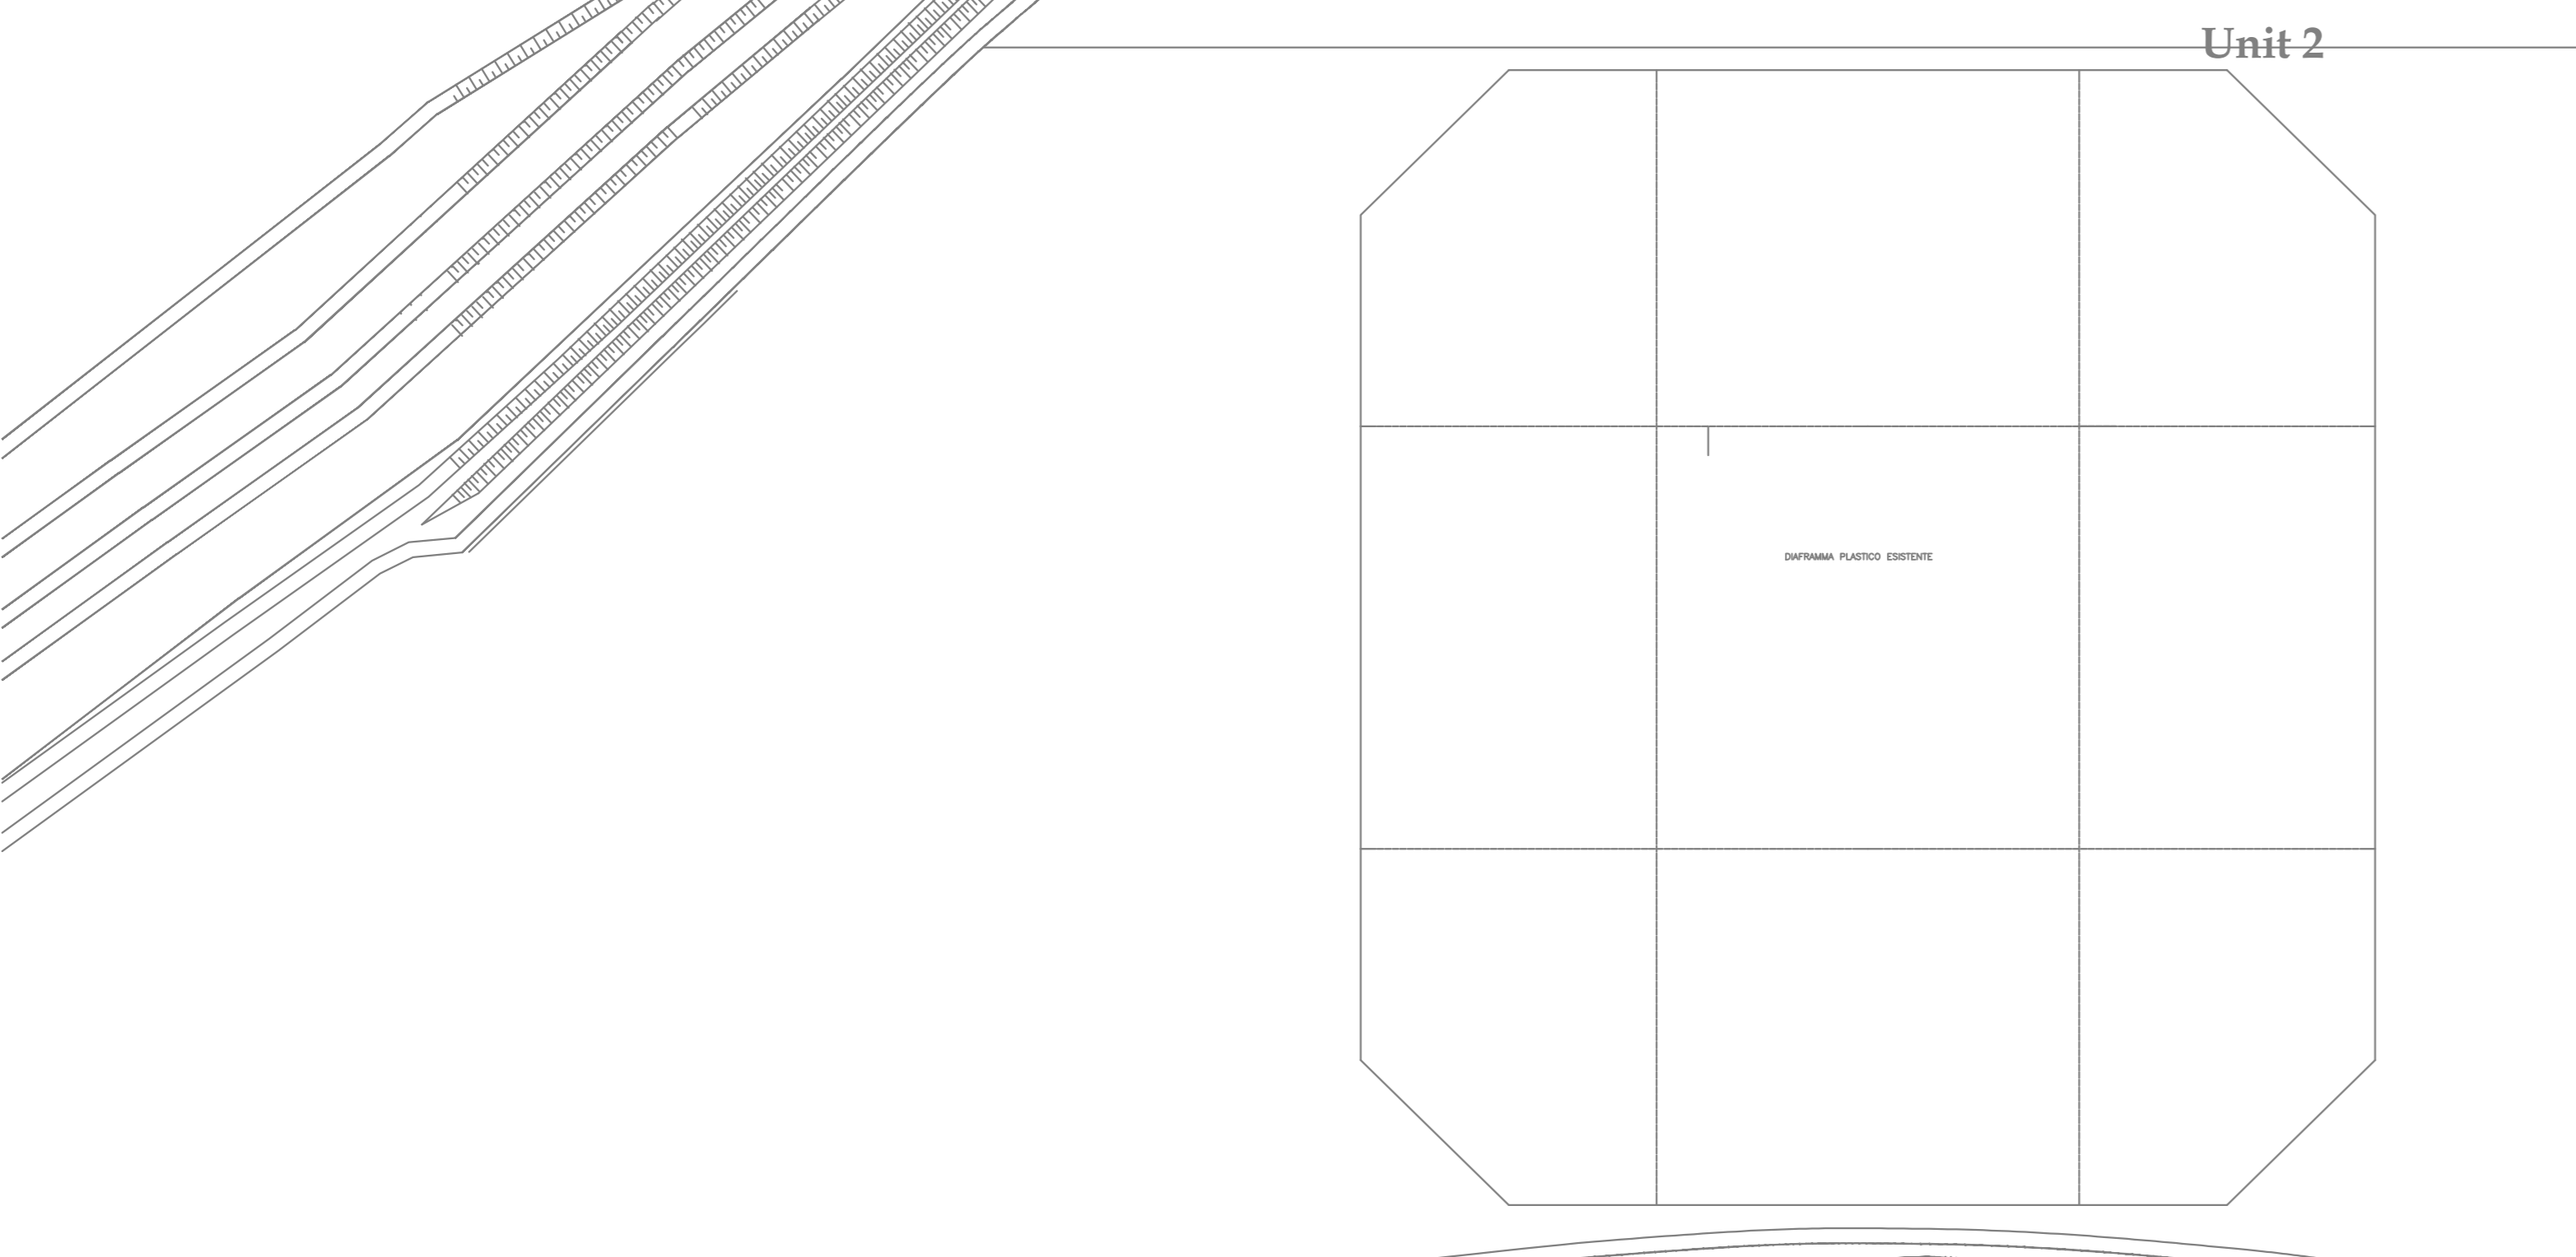

REV	DATE	SCORE	REVISION DESCRIPTION	PREPARED BY	APPROVED BY	ISSUED BY
00	25-09-18	PR	PRELIMINARE			
CLIENT	ENEL GLOBAL GENERATION - GENERATION ITALY		COOPERATIONS	APPROVED BY	ENEL	
JOB No	CAPACITY STRATEGY ITALY		DOC No			
PROJECT	MONTALTO		TITLE	PLANIMETRIA GENERALE D'IMPIANTO AREA DI INTERVENTO		
SCALE	1:1000		DWG No	PBRIT40000		
REV	DATE	SCORE	REVISION DESCRIPTION	PREPARED BY	APPROVED BY	ISSUED BY
01		01				

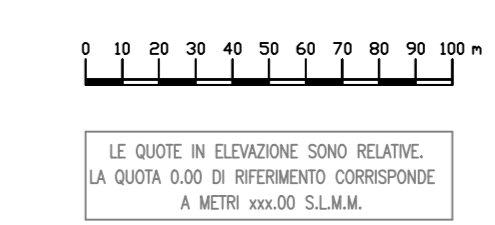

LE QUOTE IN DEDICAZIONE SONO RELATIVE ALLA QUOTA 0,00 DI RIFERIMENTO CORRISPONDENTE A META' ALTEZZA S.L.M.

