


LEGENDA

- RETE IDRICA
- RETE ANTINCENDIO
- RETE DRENAGGIO ACQUE METEORICHE PISTA

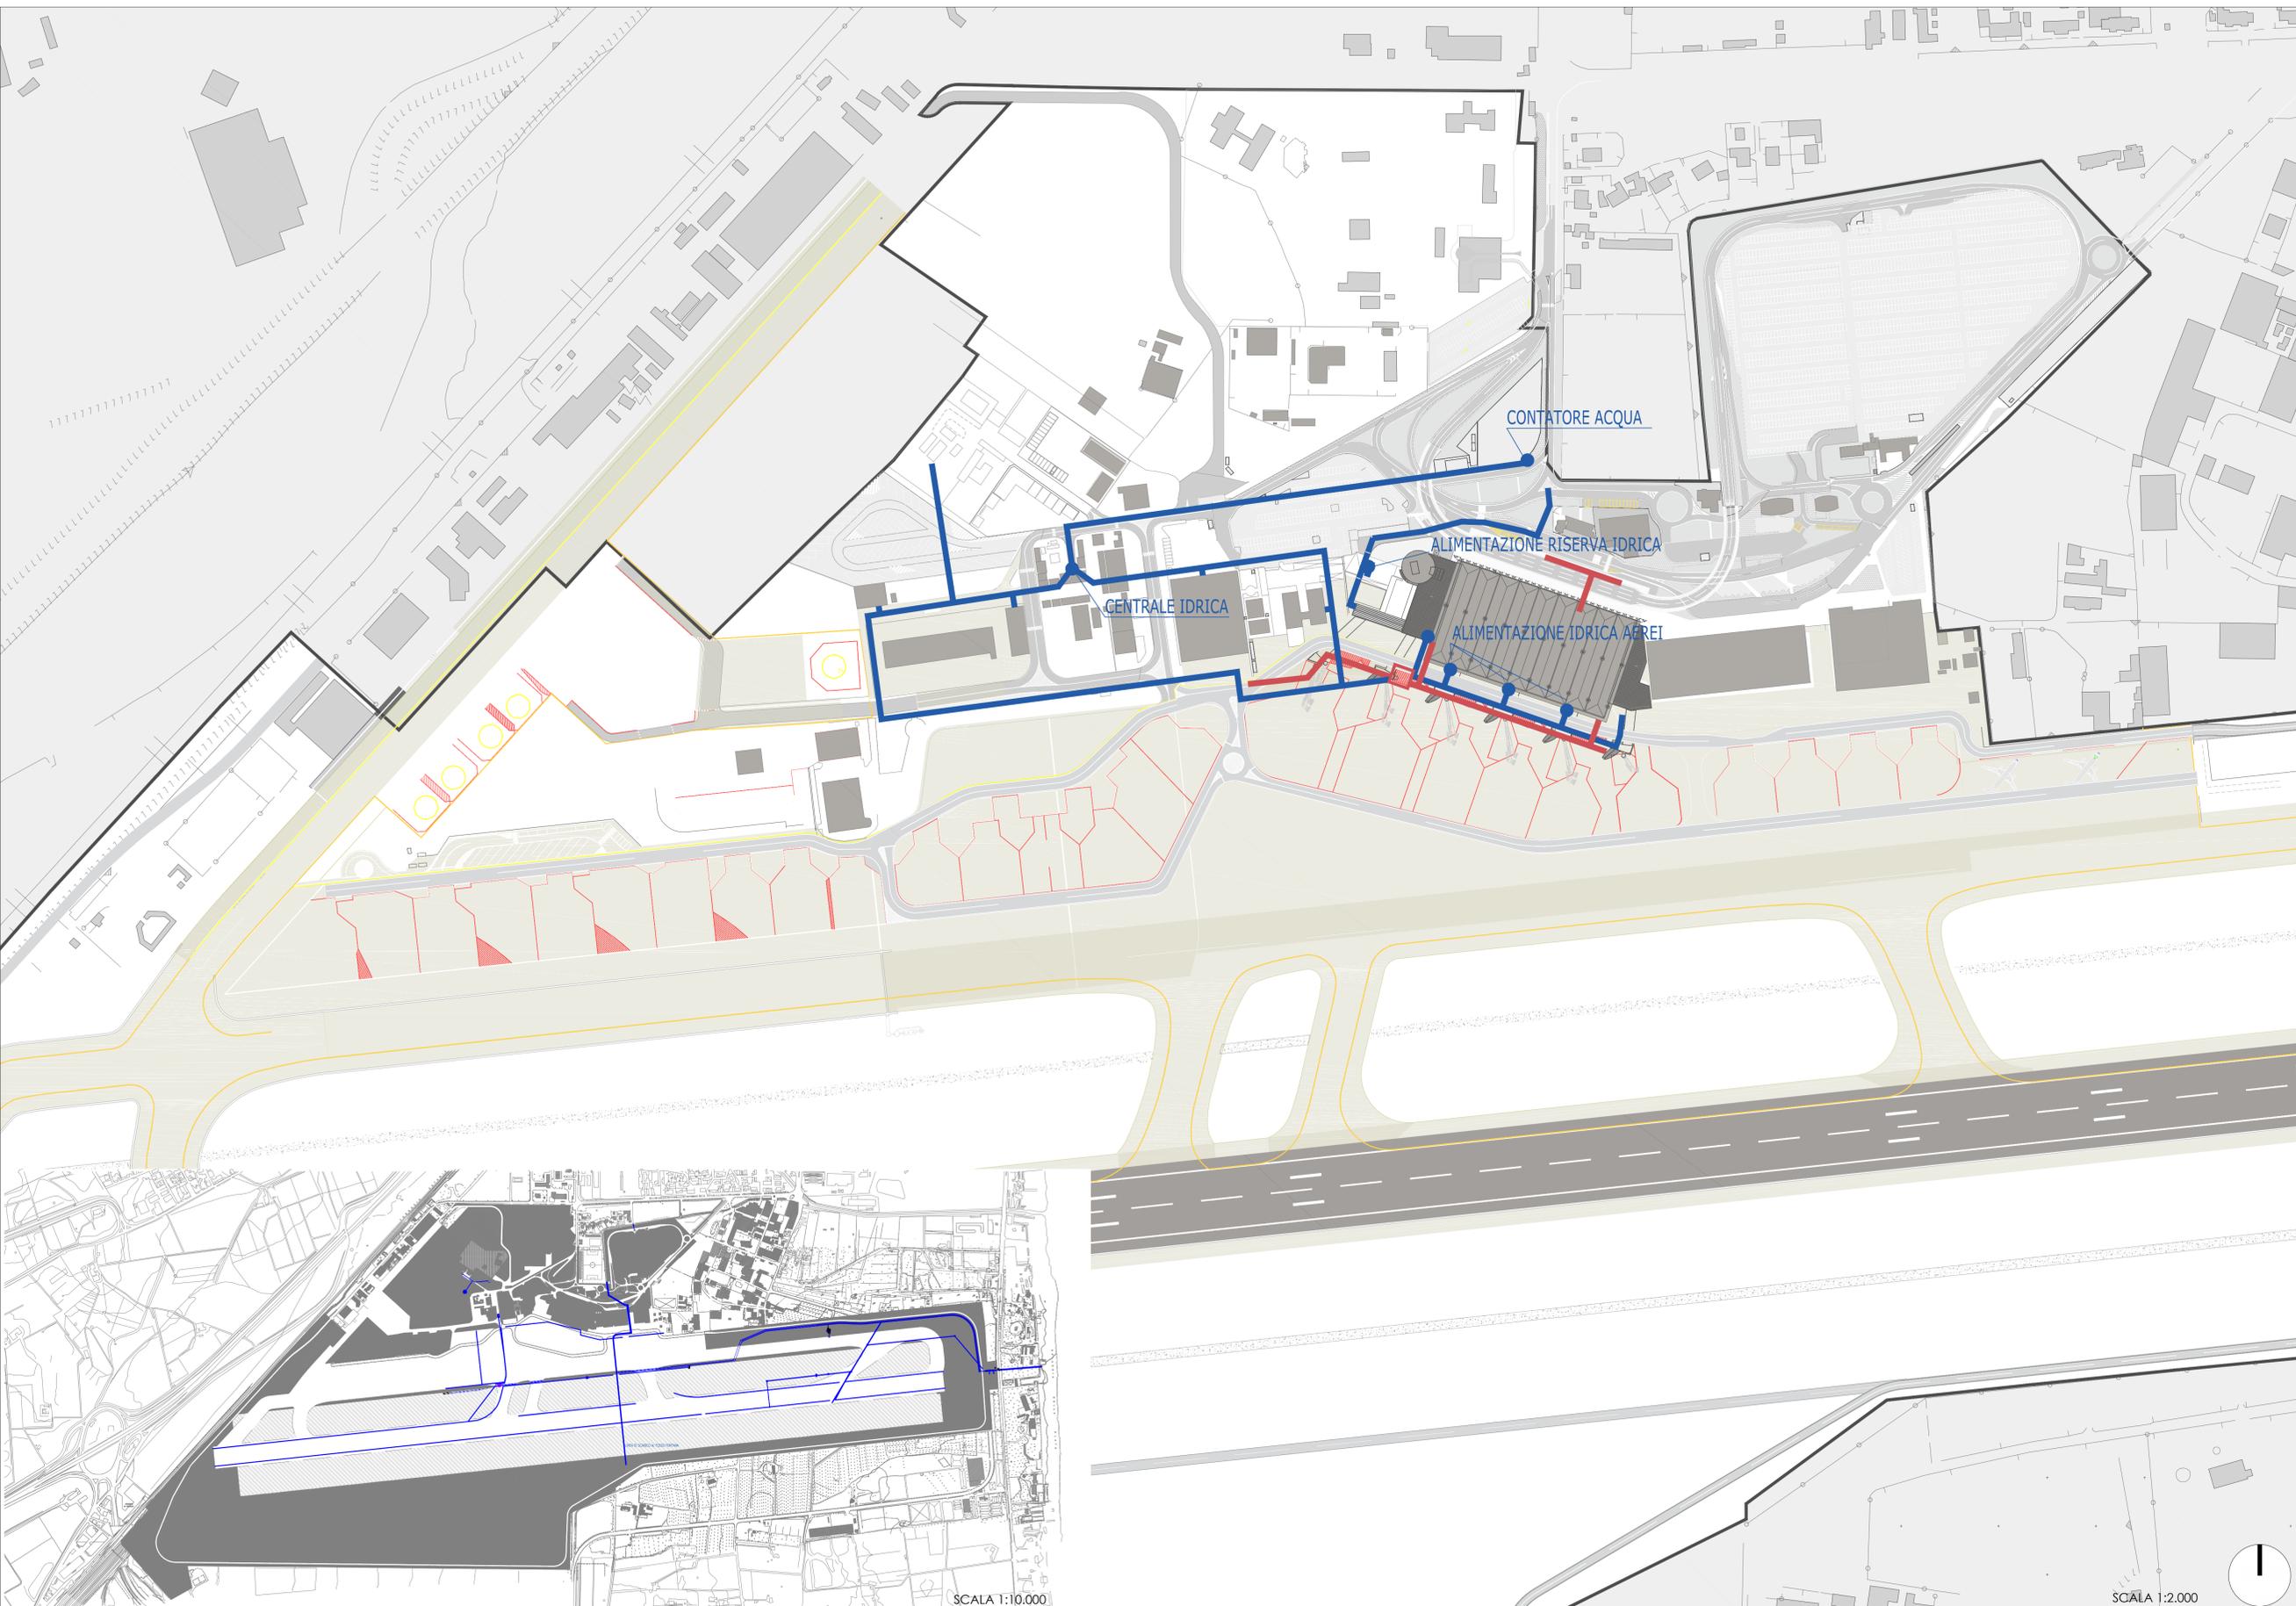

STATO ATTUALE RETE DI DRENAGGIO PISTA

SCALA 1:10.000

SCALA 1:2.000



**AEROPORTO FONTANAROSSA CATANIA**  
**AGGIORNAMENTO MASTERPLAN**  
**AEROPORTO FONTANAROSSA**  
**2013-2030**

PROGETTO

**ARUP**  
 ONE ARUP & PARTNERS  
 INTERNATIONAL LTD.  
13 Flury Street  
 8th Floor  
 New York, NY 10036-1001  
 Tel: +1 212 904 4000  
 Fax: +1 212 904 2800  
 www.arup.com

**ARUP**  
 ARUP ITALIA S.r.l.  
Corso Italia, 1  
 00187 Roma  
 Tel: +39 06 8578320  
 Fax: +39 06 8578321  
 www.arup.com

**Systematica**  
Via Lorena, 8  
 00187 Roma  
 Tel: +39 06 8211191  
 Fax: +39 06 8211192  
 www.systematica.it

P.H. AREA DI MOVIMENTO  
 Ing. Massimo Donato

IL RESPONSABILE UNICO DEL PROCEDIMENTO

**STATO DI FATTO**  
 Sottoservizi: rete idrica e antincendio

DATA PROGETTO: 11/05/2016  
 AGGIORNAMENTI: Rev.01 08/02/2018

Numerazione Tavola  
**T08.00**

SCALA: 1:2.000

L'ACCOUNTABLE MANAGER  
 dott. Francesco D'Amico

P.H. MANUTENZIONE  
 INFRASTRUTTURE E SISTEMI  
 geom. Andrea Musumma

L'AMMINISTRAZIONE

P.H. PROGETTAZIONE  
 INFRASTRUTTURE E SISTEMI  
 Ing. Luigi Bonfiglio

P.H. TERMINAL  
 Ing. Antonio Palumbo

L'IMPRESA