

Regione Puglia
COMUNE DI AVETRANA - COMUNE DI ERCHIE
 Provincia di Brindisi

PROGETTO PER LA REALIZZAZIONE DI IMPIANTO PER LA PRODUZIONE DI ENERGIA ELETTRICA DA FONTI RINNOVABILI, NONCHÉ OPERE CONNESSE ED INFRASTRUTTURE, DI POTENZA INSTALLATA DI 63 MW ALIMENTATO DA EOLICA DENOMINATO "AVETRANA ENERGIA"

OPERE DI CONNESSIONE ALLA RTN NEL COMUNE DI ERCHIE (BR)

PROGETTO DEFINITIVO
 Codice STMG Tema: 201800410 - Identificativo AU Regione Puglia: PFQVY05

Tavola: **24a** Titolo: **SSE - Distanze di sicurezza antincendio interne ed esterne**

Cod. identificativo elaborato: **PFQVY05_ElaboratoGrafico_3_19**

Progetto: **enerwind s.r.l.**
 Via San Lorenzo 155 - cap 73023 MEDAGNE (BR)
 P.IVA 0276962074 - REA BR 154421 - enerwind@pec.it

Comittente: **AVETRANA ENERGIA s.r.l.**
 Piazza dei Carri n.3 - 00198 ROMA (RM)
 P.IVA 03550420219 - REA RM 227626 - avetrana.energia@regalmat.it


SOCIETÀ DEL GRUPPO
FRI-EL GREEN POWER S.p.A.
 Piazza della Rotonda, 2 - 00186 ROMA (RM) - Italia
 Tel. +39 06 6982 6159 - Fax +39 06 5021 7704
 Email: info@fri-el.it - P. IVA 0533770218

Dot. Ing. Fabio Caccarella
 Piazza Mazzini, 64 - 73100 - Lecce (LE)
 tel. +39 0832 519453 - fabio.caccarella@gmail.com


Indagine Specialistiche:	Data	Revisione	Redatto	Approvato
	Gennaio 2022	Prima Emissione	FC-SM	MT

Data: Gennaio 2022 Scala: 1:200 Formato: **A0**

Al sensi e per gli effetti degli art.13 e 19 della Legge n.62 del 28 aprile 1982, ci riserviamo la proprietà intellettuale e materiale di questo elaborato e facciamo espresso divieto a chiunque di renderlo noto a terzi o di riprodurlo anche in parte, senza la nostra preventiva autorizzazione scritta.

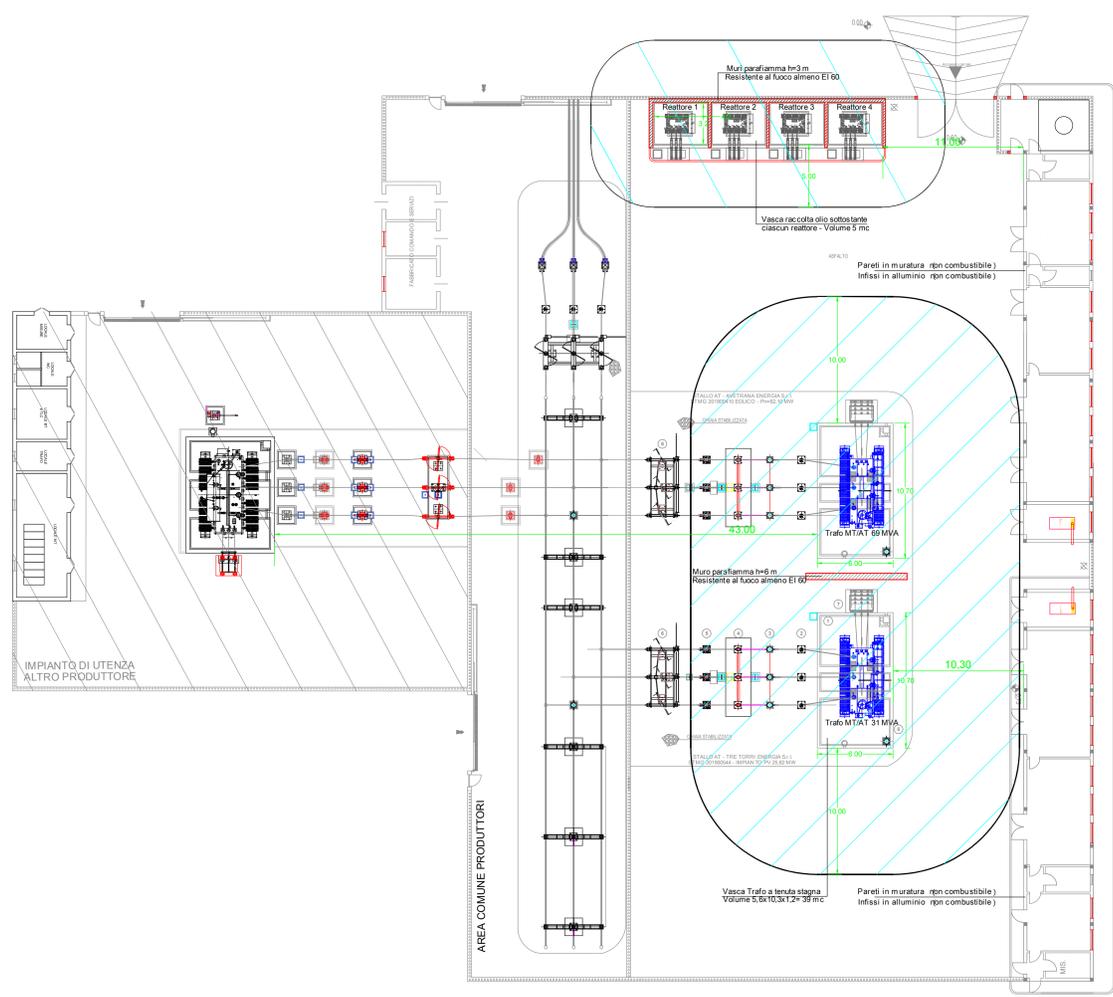

Distanze di sicurezza interne
 (Capo 1 art. 2.1 Tab. 1 - DM 15.07.2014)

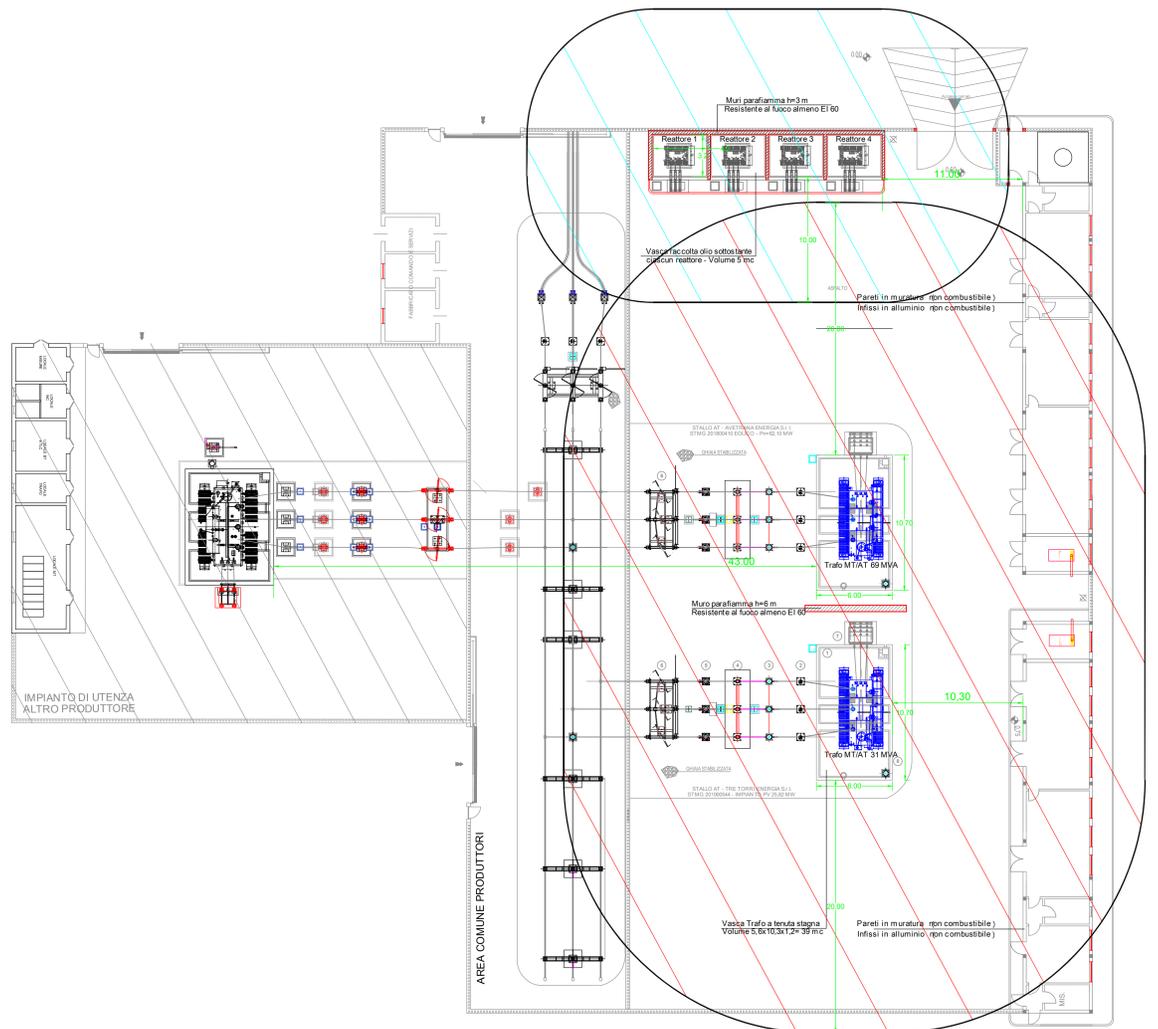

Distanze di sicurezza esterne
 (Capo 1 art. 2.2 Tab. 2 - DM 15.07.2014)