

Planimetria scala 1:200

Tipologico illuminazione strada 1:50

Tipologico illuminazione interni 1:50



COMUNE DI BARBERINO TAVARNELLE
COMUNE DI POGGIBONSI
Province di FIRENZE e SIENA



**INTERVENTI DI MIGLIORAMENTO
DELLA DIGA DROVE DI CEPPARELLO**



PROGETTO DEFINITIVO

Tavola	Nome Elaborato:	Scala:
EG25	PLANIMETRIA DEGLI IMPIANTI ELETTRICI	Vare
		Data:
		15/04/2019


Settore:
INGEGNERIE TOSCANE Sede Firenze Via de Sanctis, 49 Cod. Fiscale e P.I. 06111950488
Organizzazione Atto di Sistema di Gestione Integrato certificato in conformità alla normativa ISO 9001 - ISO 14001 - OHSAS 18001 - SA8000

PROGETTAZIONE:	Sede Firenze Via de Sanctis, 49 Cod. Fiscale e P.I. 06111950488	COLLABORATORI:
PROGETTISTA - PROJECT MANAGER:	ING. MARIO CHIARUGI	DOCT. GEOL. CARLO FERRI
	ING. MATTEO BETTI	DOCT. GEOL. ALESSANDRO AGNELLI
GEOLOGO:	DOCT. GEOL. NICOLA CEMPINI	PER. AGR. DAVIDE MORETTI
ESPROPRI:	GEOM. ANDREA PATRIARCHI	GEOM. ANDREA BERNARDINI

CONSULENTI TECNICI:
WEST Systems PROGETTISTA OPERE IDRAULICHE E STRUTTURALI - ING. DAVID SETTESOLDI

COMMESSA I.T.:	ING. T. P. L. D. A. C. G. I. S. S. I.
RESPONSABILE COMMITTENTE:	GEOM. ALESSANDRO PIOLI
RESPONSABILE DEL PROCEDIMENTO:	ING. ROBERTO CECCHINI

Riv.	Data	Descrizione / Motivo della revisione	Redatto	Controllato / Approvato
01	15/04/2019	Prima emissione		

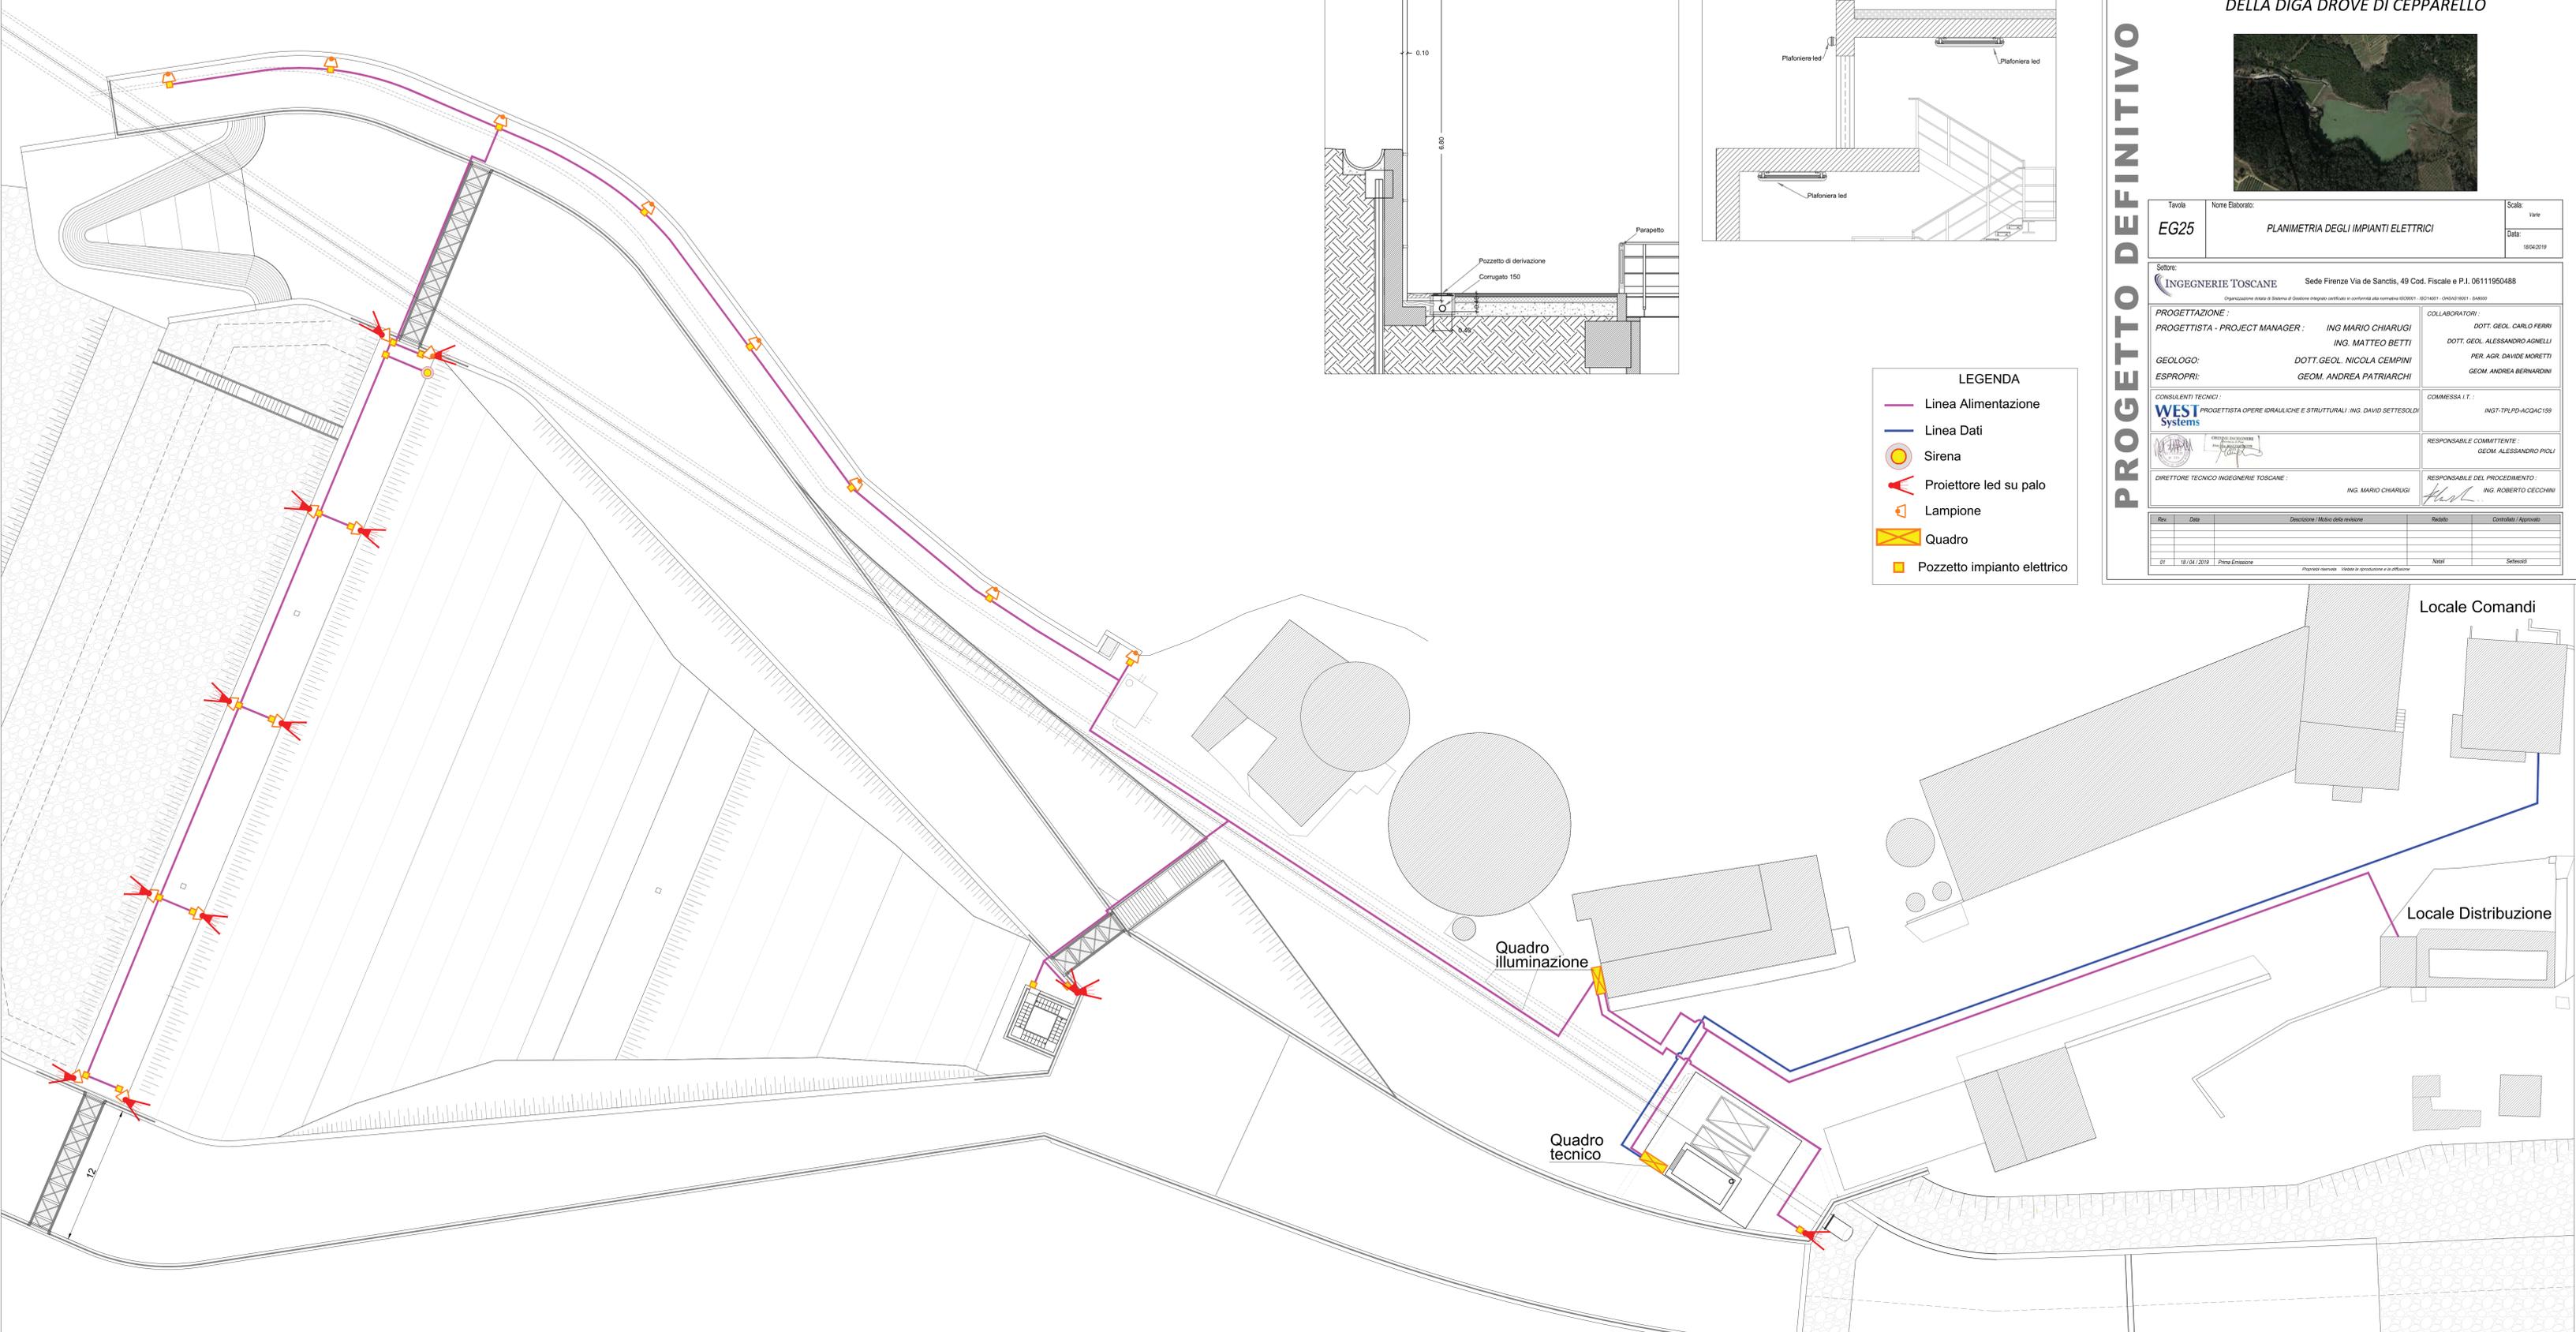

LEGENDA

- Linea Alimentazione
- Linea Dati
- Sirena
- ▲ Proiettore led su palo
- ▲ Lampione
- Quadro
- Pozzetto impianto elettrico

