

LEGENDA :


- 1 ELETTO-COMPRESSOR
  - 2 REFRIGERANTE GAS
  - 3 FILTRI GAS COMPRESSORE
  - 4 TERMINALE DI SPIATO ALTEZZA 15m
  - 5 CABINATO POMPE ANTINCENDIO
  - 6 SERBATOIO DRENAGGI-SLOP
  - 7 FABBRICATO PRINCIPALE
  - 8 CABINA ELETTRICA
  - 9 MOTOGENERATORE
  - 10 LOCALE COMPRESSORE ARIA
  - 11 TUBO POLMONE
  - 12 PACKAGE RECUPERO GAS
  - 13 PARCHEGGIO CENTRALE
  - 14 SERBATOIO ARIA SERVIZI(V-11)
  - 15 SERBATOIO ARIA STRUMENTI(V-10)
  - 16 SERBATOIO MOTOGENERATORE(V-12)
  - 17 SERBATOIO SOLIZIONI ACQUOSE DI LAVAGGIO(V-5)
  - 18 LOCALE ANTINCENDIO (BOMBOLE CO2)
  - 19 LOCALE IMPIANTI HVAC
  - 20 VASCA DI PRIMA PIOGGIA
  - 21 VASCA DI LAMINAZIONE (DI INVARIANZA IDRAULICA)
- ☐ TORRE FARO H=12m CON 6 CORPI ILLUMINANTI

LEGENDA SISTEMAZIONE AREE ESTERNE :

- ▨ AREA A VERDE
- ▨ AREA IN ASFALTO (PARCHEGGIO)
- ▨ AREA IN AUTOBLOCCANTI

NOTE:

- 1 - TUTTE LE DIMENSIONI E LE ELEVAZIONI SONO IN MILIMETRI (mm)
- 2 - TUTTE LE ELEVAZIONI SONO RIFERITE ALLA QUOTA 0,000 DELL'IMPIANTO CORRISPONDENTE A m HOLD S.L.M.M.
- 3 - --- RECINZIONE SS77
- 4 - --- RECINZIONE CENTRALE DI SPINTA E NODO
- 5 - --- TUBAZIONE ACQUA CALDA DA CAMPO GEOTERMICO
- 6 - --- TUBAZIONE ACQUA FREDDA VERSO CAMPO GEOTERMICO

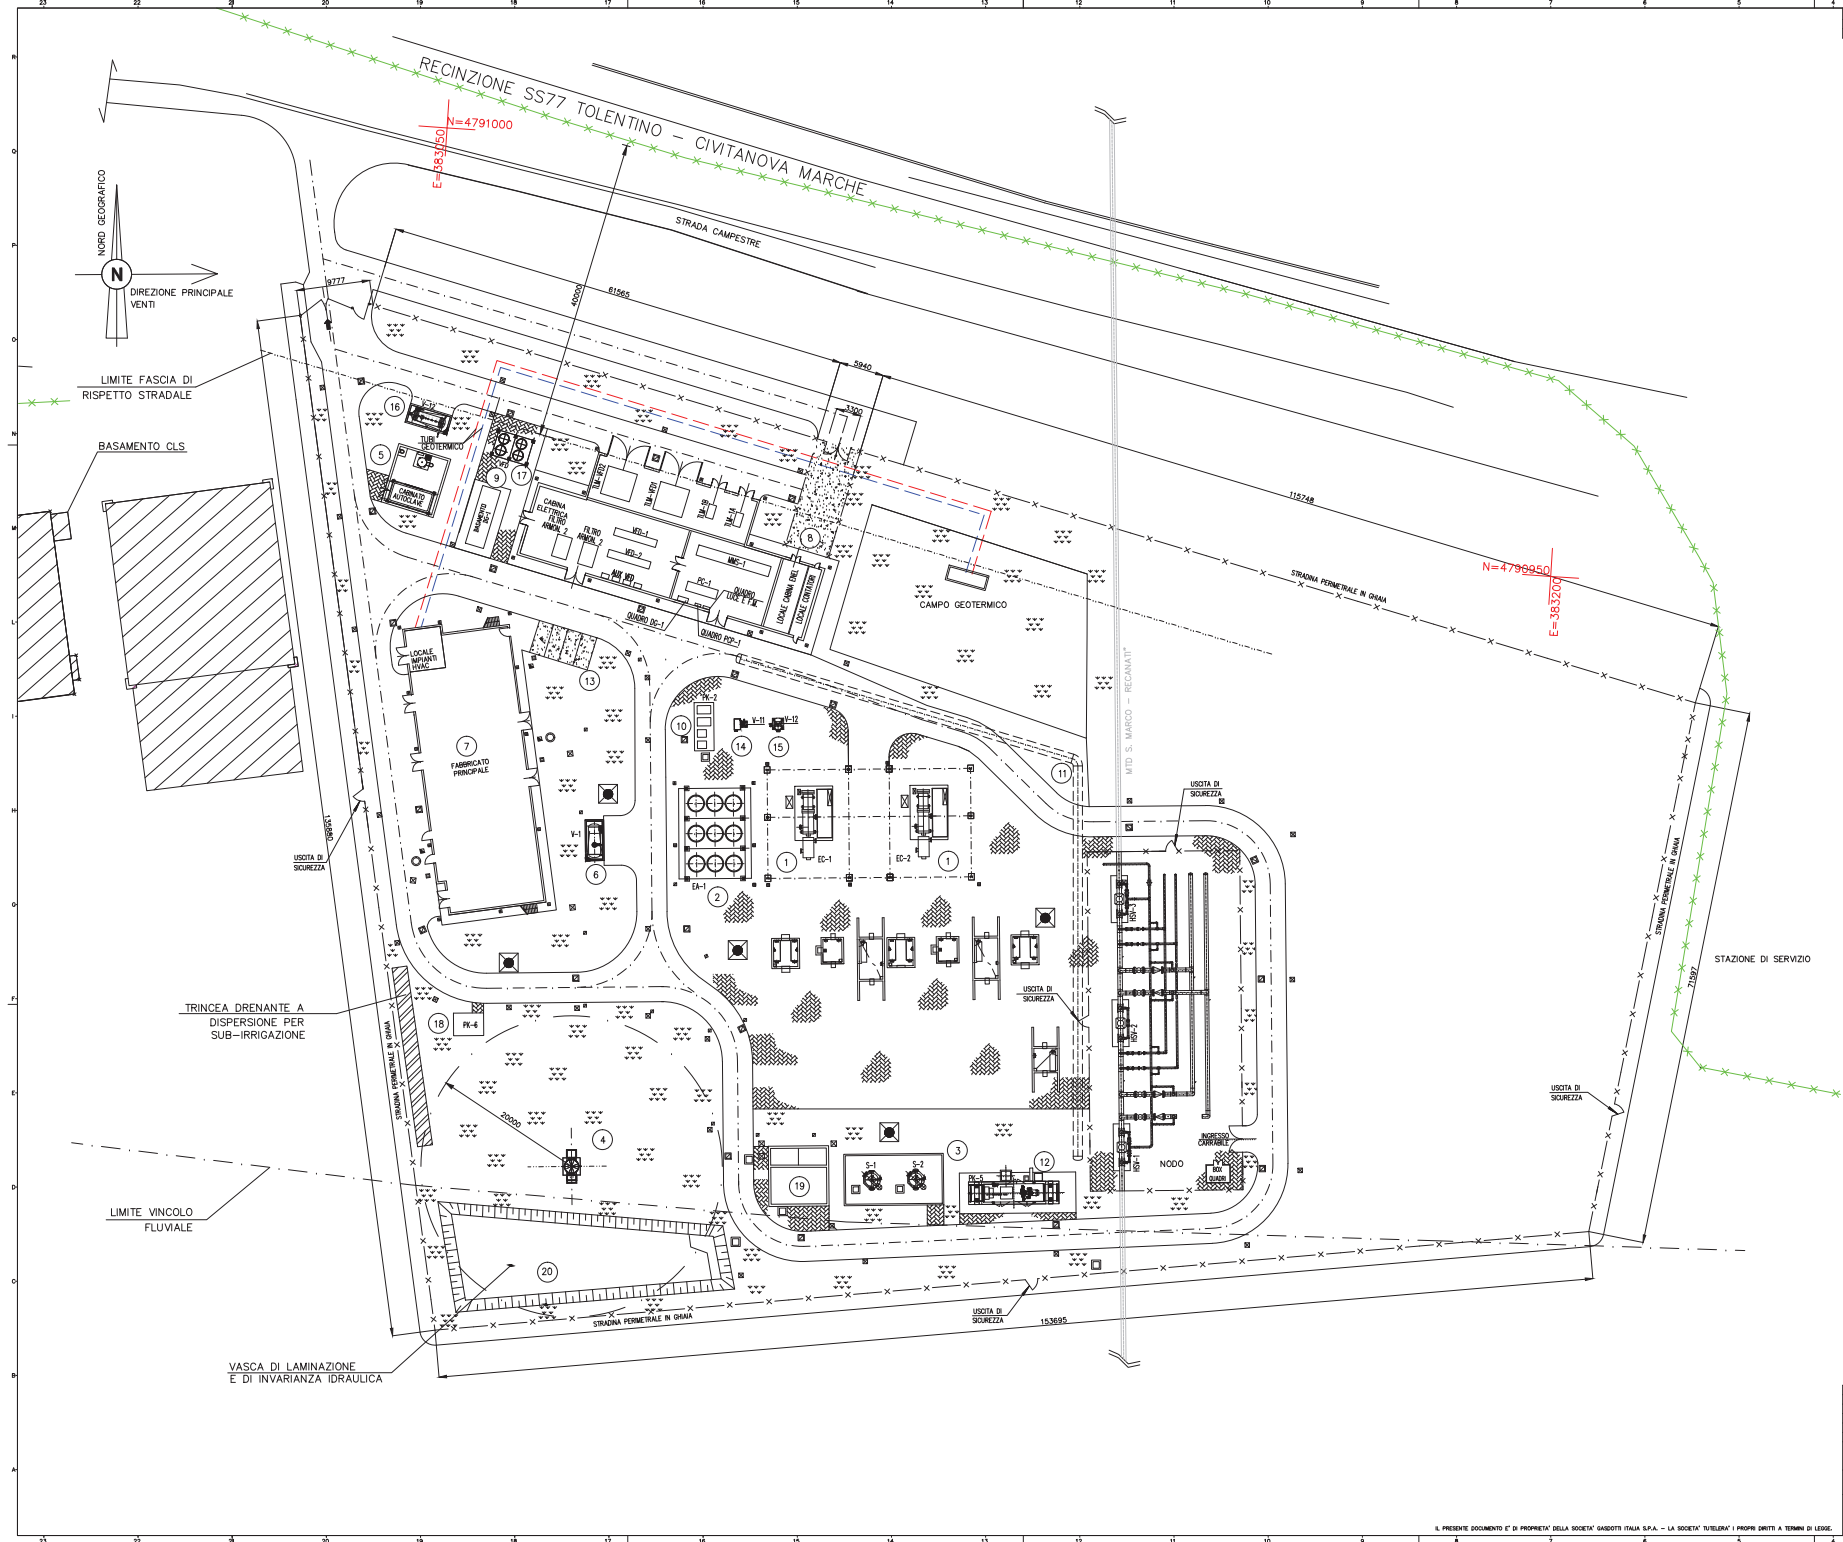

1	31-01-00	REVISIONE PER ENTI	LUZZI MARZIALI DAVANI
2	00-12-19	EMMISSIONE PER ENTI	LUZZI MARZIALI DAVANI
Rev.	DATA	DESCRIZIONE	ELABORATO (CENSITO) IMPIANTO
CLIENTE	PROGETTISTA	COMMESSA	UNITA' N.
H.S.G.I.		022854	00
STAZIONE DI SPINTA DI CORRIDONIA			DIS. N. 00-CB-A-12001
PLANIMETRIA GENERALE OPERE CIVILI			REVISIONE 1, DI 1
			SCALA 1:250