

SEZIONI DI POSA LINEE ALIMENTAZIONE GALLERIE

SEZIONE A-A




NOTA MONTANTE a.b

RACCORDO FRA POZZETTO E CALATA IN CANALE PORTACAVI CON N.1 TUBO FLEX DOPPIA CAMERA ø110mm




|   |            |             |          |
|---|------------|-------------|----------|
| GBT1<br>41                              | PERMANENTE | CAVO FG70M1 | 4x2.5mmq |
| N.B. CONDUTTORE PE TIPO N07G9-K 1x16mmq |            |             |          |

TIPICO DEI COLLEGAMENTI PER RINFORZI E PERMANENTI

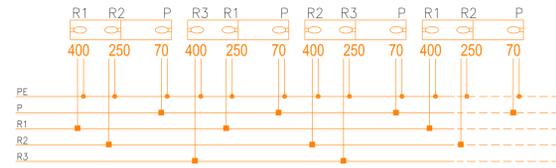

- CONNESSIONE CON MORSETTO A "C" A COMPRESIONE
  - GIUNZIONE RAPIDA IN GEL DI TIPO DERIVATO CON USCITA 30° CLIK 2001-FIRE RAY TECH
- PER ALIMENTAZIONE LAMPADE CAVO FG70M1 2x2.5mmq + PE (Iz 32A)

IDENTIFICAZIONE DELLE FASI

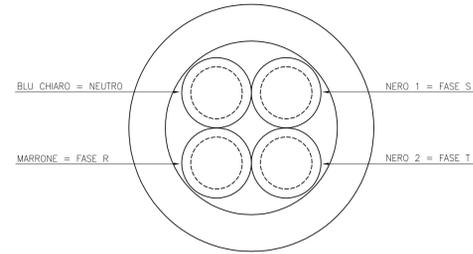


LUNGHEZZA CANNE GALLERIA



LEGENDA



CORPI ILLUMINANTI DA GALLERIA EQUIPAGGIATI CON LAMPADA SAP 70W

IDENTIFICAZIONE BOLLINO CORPI ILLUMINANTI

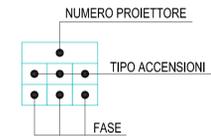

- R1 1° CIRCUITO RINFORZO
- R2 2° CIRCUITO RINFORZO
- R3 3° CIRCUITO RINFORZO
- T CIRCUITO TRACCIANTE
- P CIRCUITO PERMANENTE

 IDENTIFICAZIONE CIRCUITO CORPI ILLUMINANTI

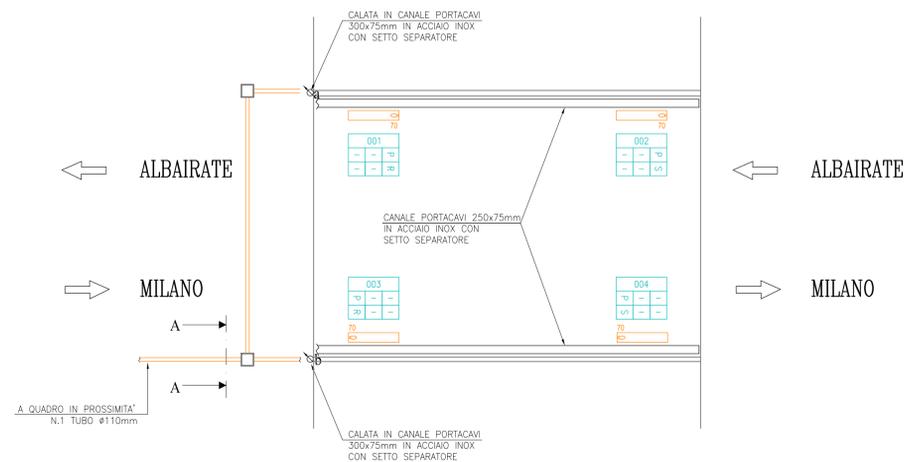

FUORI SCALA

SCALA 1:100

N. Progetto: N.PROT. CDG - 0163367-I

Data: 09/12/2008



Anas SpA

Direzione Centrale Progettazione



Regione Lombardia  
Provincia di Milano

Legge n. 345/97

Accordo di programma quadro in materia di trasporti

Realizzazione di un sistema integrato di accessibilità ferroviaria e stradale all'aeroporto di Malpensa 2000 (CONVENZIONE DEL 29.10.1999)

Collegamento tra la S.S.n.11 "Padana Superiore" a Magenta e la Tangenziale ovest di Milano  
Variante di Abbiategrasso sulla S.S.n.494 e adeguamento in sede del tratto Abbiategrasso Vigevano fino al nuovo ponte sul Ticino

PROGETTO DEFINITIVO - 1° STRALCIO FUNZIONALE

H - IMPIANTI

TRATTA C : ALBAIRATE - OZZERO  
Planimetria impianto elettrico e di illuminazione  
Sottopasso 12 metri 1 corsia

|          |             |           |                        |                 |
|----------|-------------|-----------|------------------------|-----------------|
| Revisori | Controllato | Approvato | Data : Dicembre 2008   | Scala : 1:100   |
|          |             |           | Agg.to : Novembre 2014 | All.to n. H.2.3 |



Società Servizi Aeroportuali s.p.a.  
20090 Aeroporto Milano Linate tel. 02/74851

Progettazione redatta da:



Il Progettista:

Il Direttore Tecnico  
Dott. Ing. Alberto BINAGLI

Visto  
La Direzione Centrale Progettazione:  
Dott. Ing. Nicola DINNELLA

Visto  
Il Responsabile del Procedimento:  
Dott. Ing. Domenico PETRUZZELLI