 


SEZIONI DI POSA LINEE ALIMENTAZIONE GALLERIE

SEZIONE A-A



NOTA


MONTANTE a.b.  
RACCORDO FRA POZZETTO E CALATA IN CANALE PORTACAVI  
CON N.1 TUBO FLEX DOPPIA CAMERA Ø110mm



QBT1 42	PERMANENTE	CAVO FG70M1	4x2.5mmq
------------	------------	-------------	----------


N.B: CONDUTTORE PE TIPO N07G9-K 1x16mmq

TIPICO DEI COLLEGAMENTI PER RINFORZI E PERMANENTI

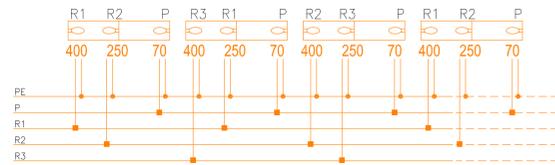

- CONNESSIONE CON MORSETTO A "C" A COMPRESIONE
  - GIUNZIONE RAPIDA IN GEL DI TIPO DERIVATO CON USCITA 30° CLK 2001-FIRE RAY TECH
- PER ALIMENTAZIONE LAMPADE CAVO FG70M1  
2x2.5mmq + PE (c. 32A)

IDENTIFICAZIONE DELLE FASI

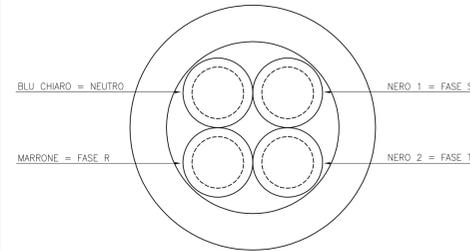


LUNGHEZZA CANNE GALLERIA



LEGENDA



CORPI ILLUMINANTI DA GALLERIA EQUIPAGGIATI  
CON LAMPADA SAP 70W

IDENTIFICAZIONE BOLLINO CORPI ILLUMINANTI

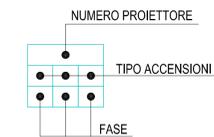

- R1 1° CIRCUITO RINFORZO
- R2 2° CIRCUITO RINFORZO
- R3 3° CIRCUITO RINFORZO
- T CIRCUITO TRACCIANTE
- P CIRCUITO PERMANENTE

IDENTIFICAZIONE CIRCUITO CORPI ILLUMINANTI

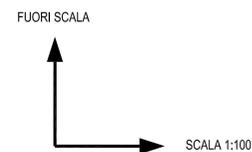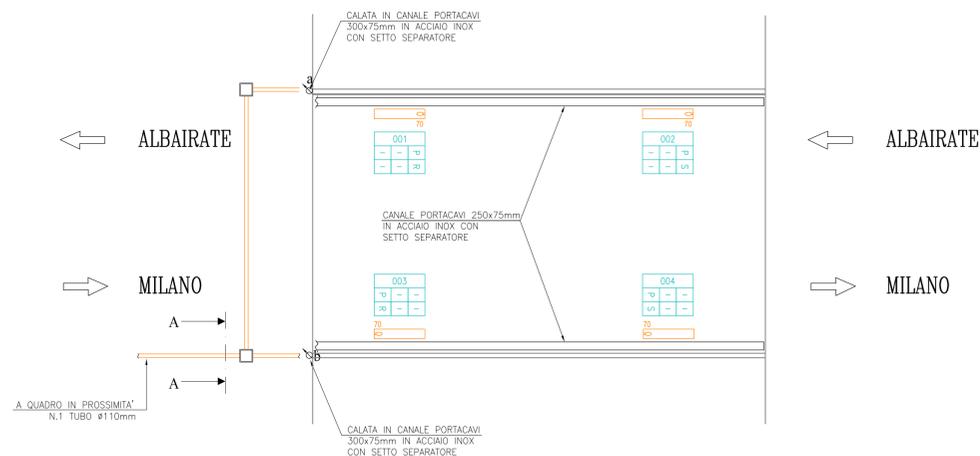

N. Progetto: N.PROT. CDG - 0163367-I Data: 09/12/2008



Anas SpA

Direzione Centrale Progettazione



Regione Lombardia  
Provincia di Milano

Legge n. 345/97

Accordo di programma quadro in materia di trasporti

Realizzazione di un sistema integrato di accessibilità ferroviaria e stradale  
all'aeroporto di Malpensa 2000  
( CONVENZIONE DEL 29.10.1999 )

Collegamento tra la S.S.n.11 "Padana Superiore" a Magenta  
e la Tangenziale ovest di Milano  
Variante di Abbiategrasso sulla S.S.n.494 e adeguamento in sede  
del tratto Abbiategrasso Vigevano fino al nuovo ponte sul Ticino

PROGETTO DEFINITIVO - 1° STRALCIO FUNZIONALE

H - IMPIANTI

TRATTA C : ALBAIRATE - OZZERO  
Planimetria impianto elettrico e di illuminazione  
Sottopasso 14 metri 1 corsia

Revisioni	Controllato	Approvato	Data : Dicembre 2008	Scala : 1:100
			Agg.to : Novembre 2014	All.to n. H.2.5

Progettazione: **SEA** Società Esercizi Aeroportuali s.p.a.  
20090 Aeroporto Milano Linate tel. 02/74851

Progettazione redatta da: **erevia** s.p.a.  
Brescia, viale della Libertà 44/B  
Centro operativo: 20090 TREZZANO s/N (MI), via Cristoforo Colombo n. 23

Il Progettista: **Albaire**  
Dott. Ing. Alberto ENAERI

Visto La Direzione Centrale Progettazione: Dott. Ing. Nicola DINNELLA

Visto Il Responsabile del Procedimento: Dott. Ing. Domenico PETRUZZELLI