

STRADA H1 EST 1127.93


STRADA NORD 260.31

PK-610  
NUOVA TORCIA A TERRA  
NORD 220.31

STRADA NORD 215.28

STRADA 42 NORD 162.28


	Idrante
	Valvola a diluio
	Sistema a diluio/barriera ad acqua
	Nuova linea acqua antincendio
	Linea acqua antincendio esistente

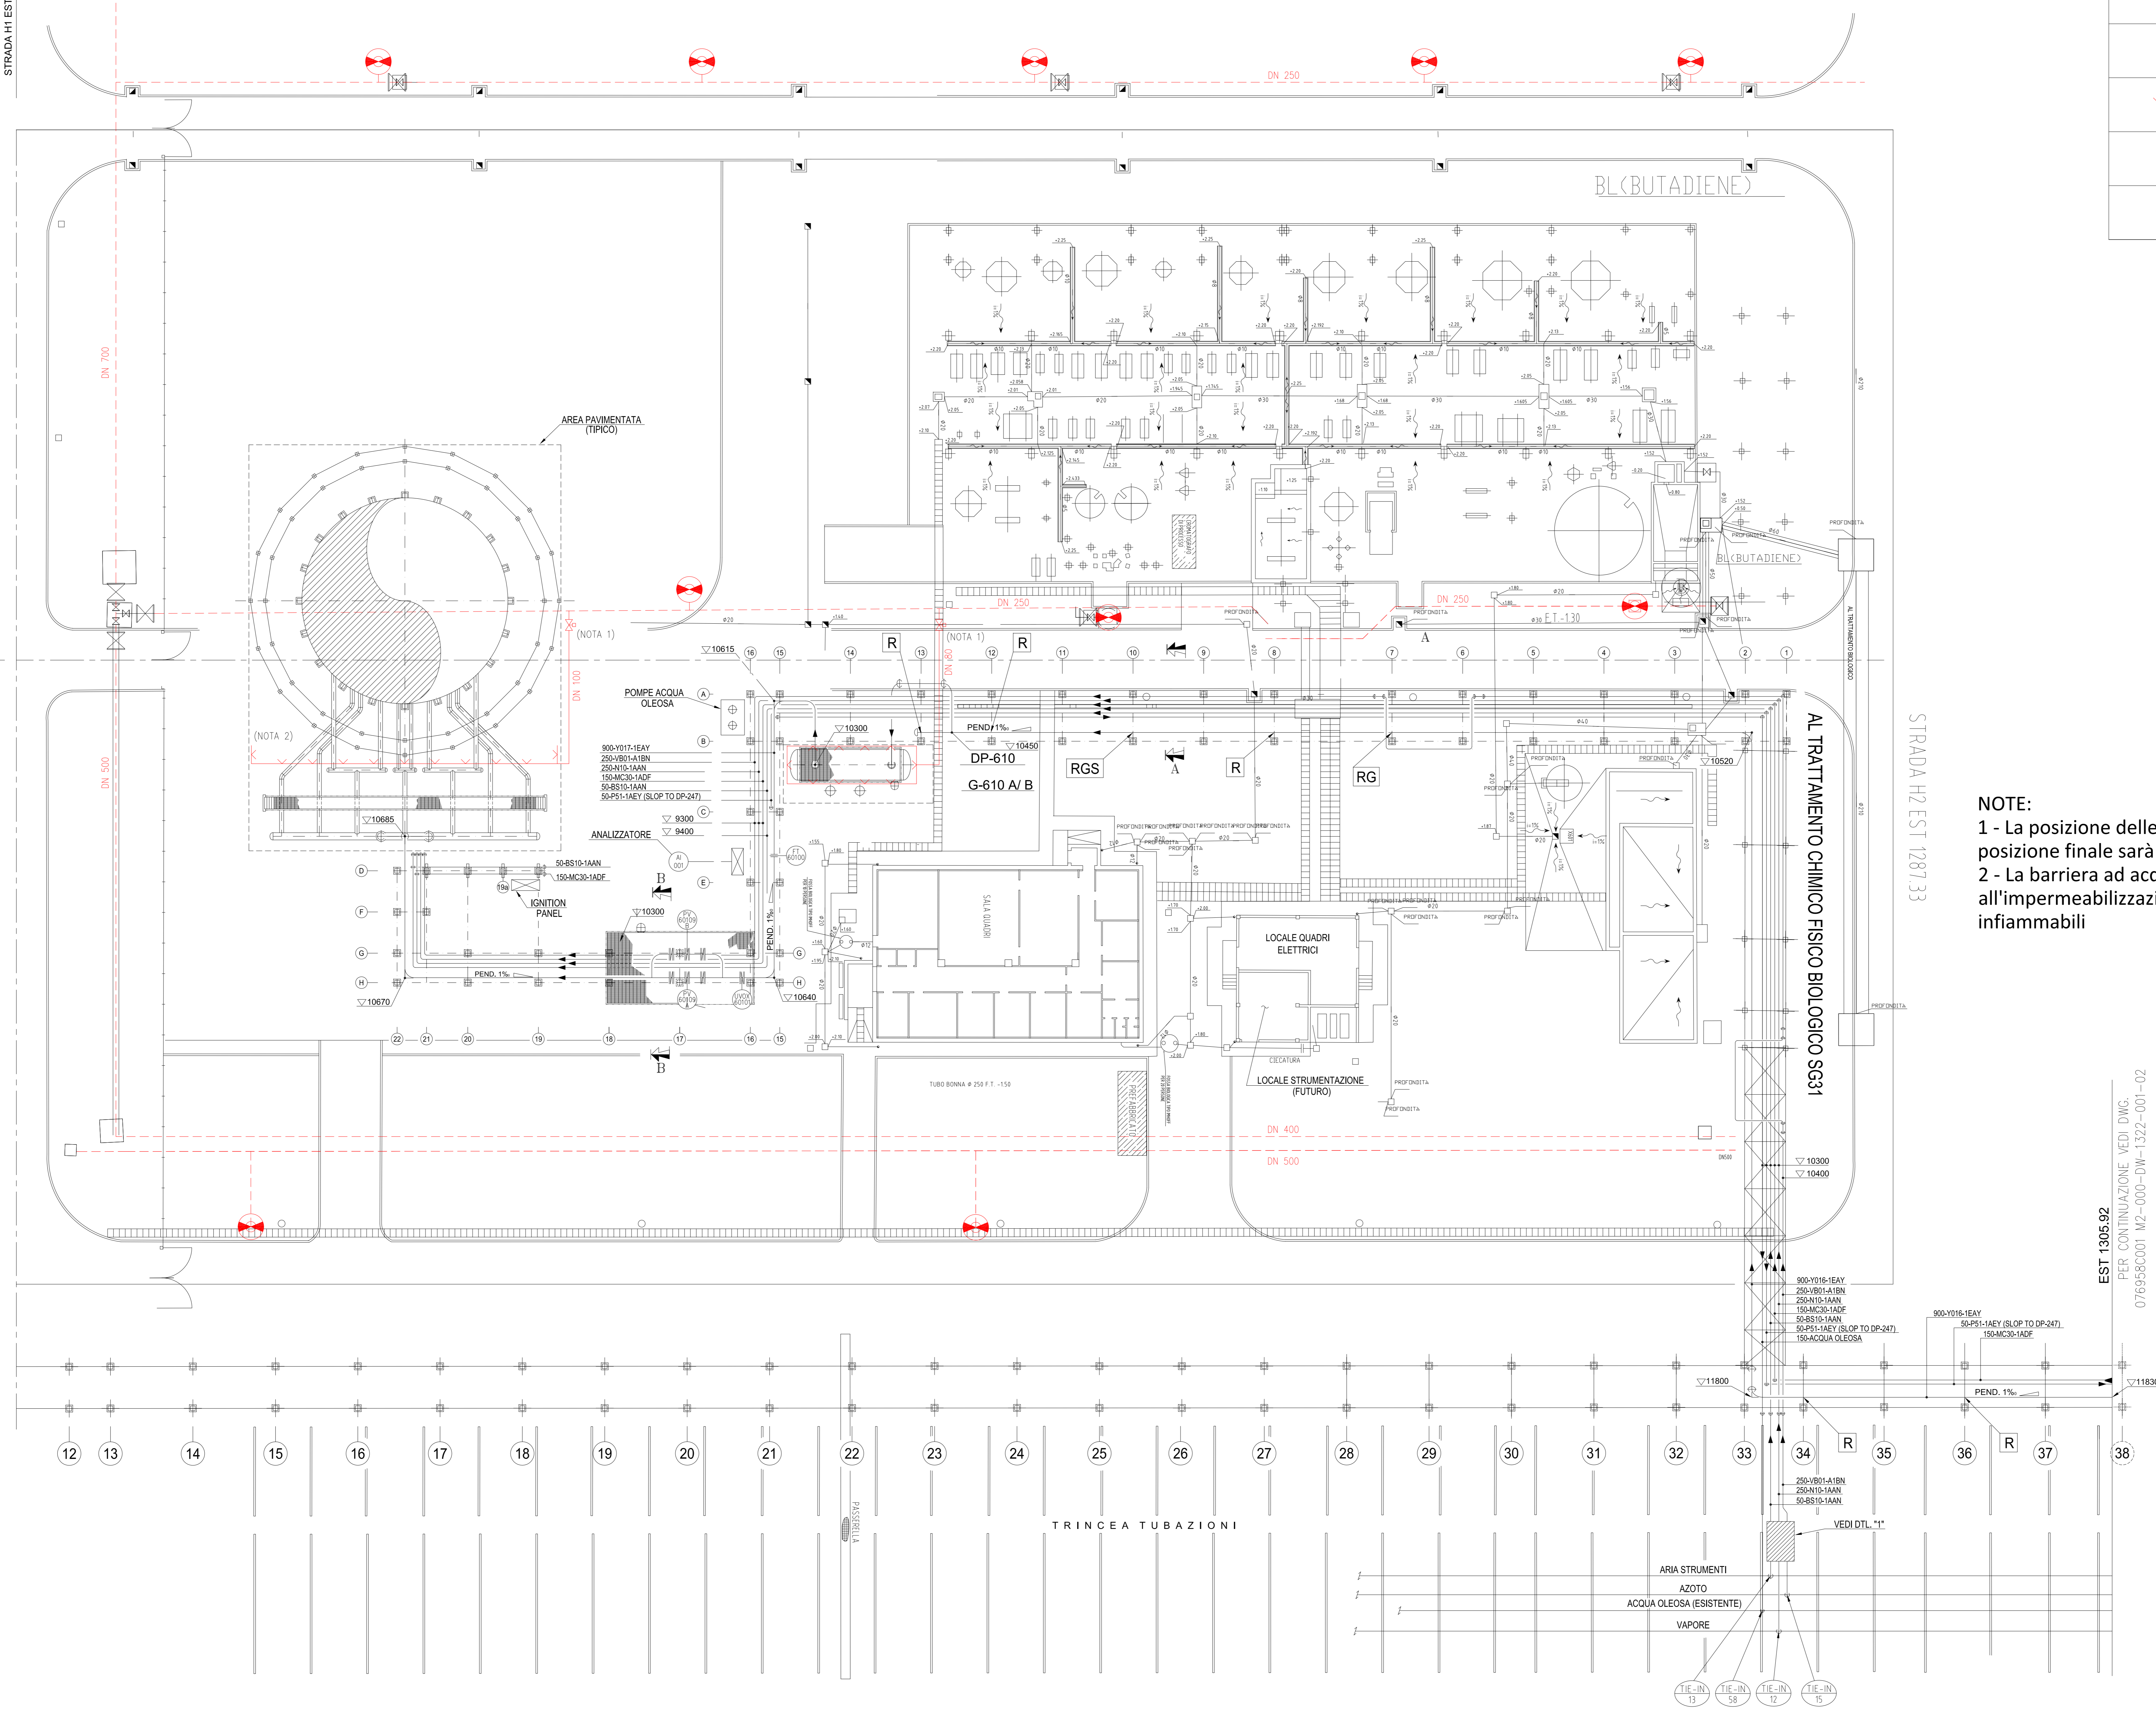

STRADA H2 EST 1287.33

**NOTE:**  
 1 - La posizione delle valvole a diluio è da ritenersi indictiva. La posizione finale sarà definita nelle fasi successive del progetto  
 2 - La barriera ad acqua è da ritenersi alternativa all'impermeabilizzazione della recinzione al passaggio di gas infiammabili

EST 1305.92  
 PER CONTINUAZIONE VEDI DWG:  
 0769560001\_M2-000-DW-1322-001-02

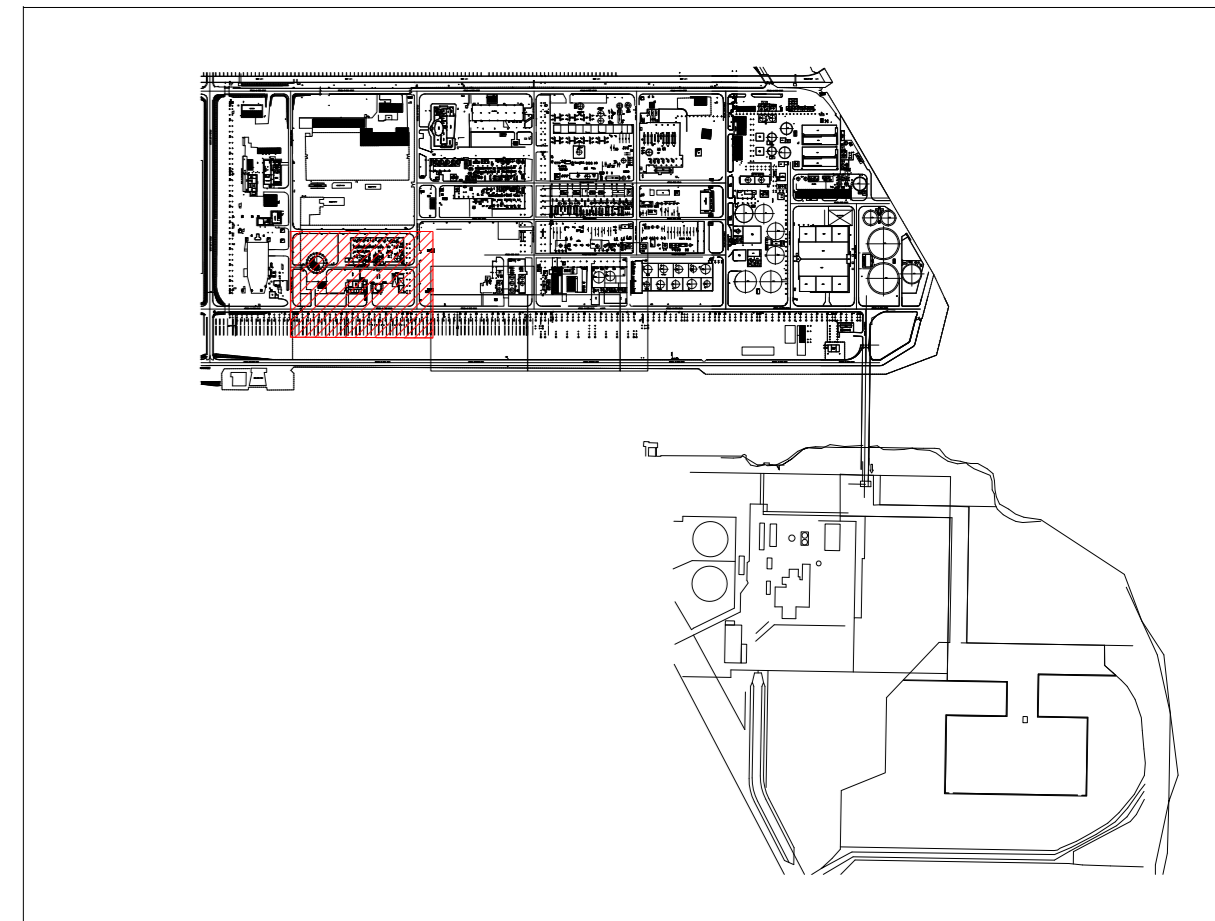

ICARO

STABILIMENTO PORTO MARGHERA

ALLEGATO 3  
 PLANIMETRIA DEI SISTEMI  
 DI PROTEZIONE ANTINCENDIO

SCALA 1:200

MAGGIO 2019