



PIANTA LIVELLO +2.60
Scala: 1:50

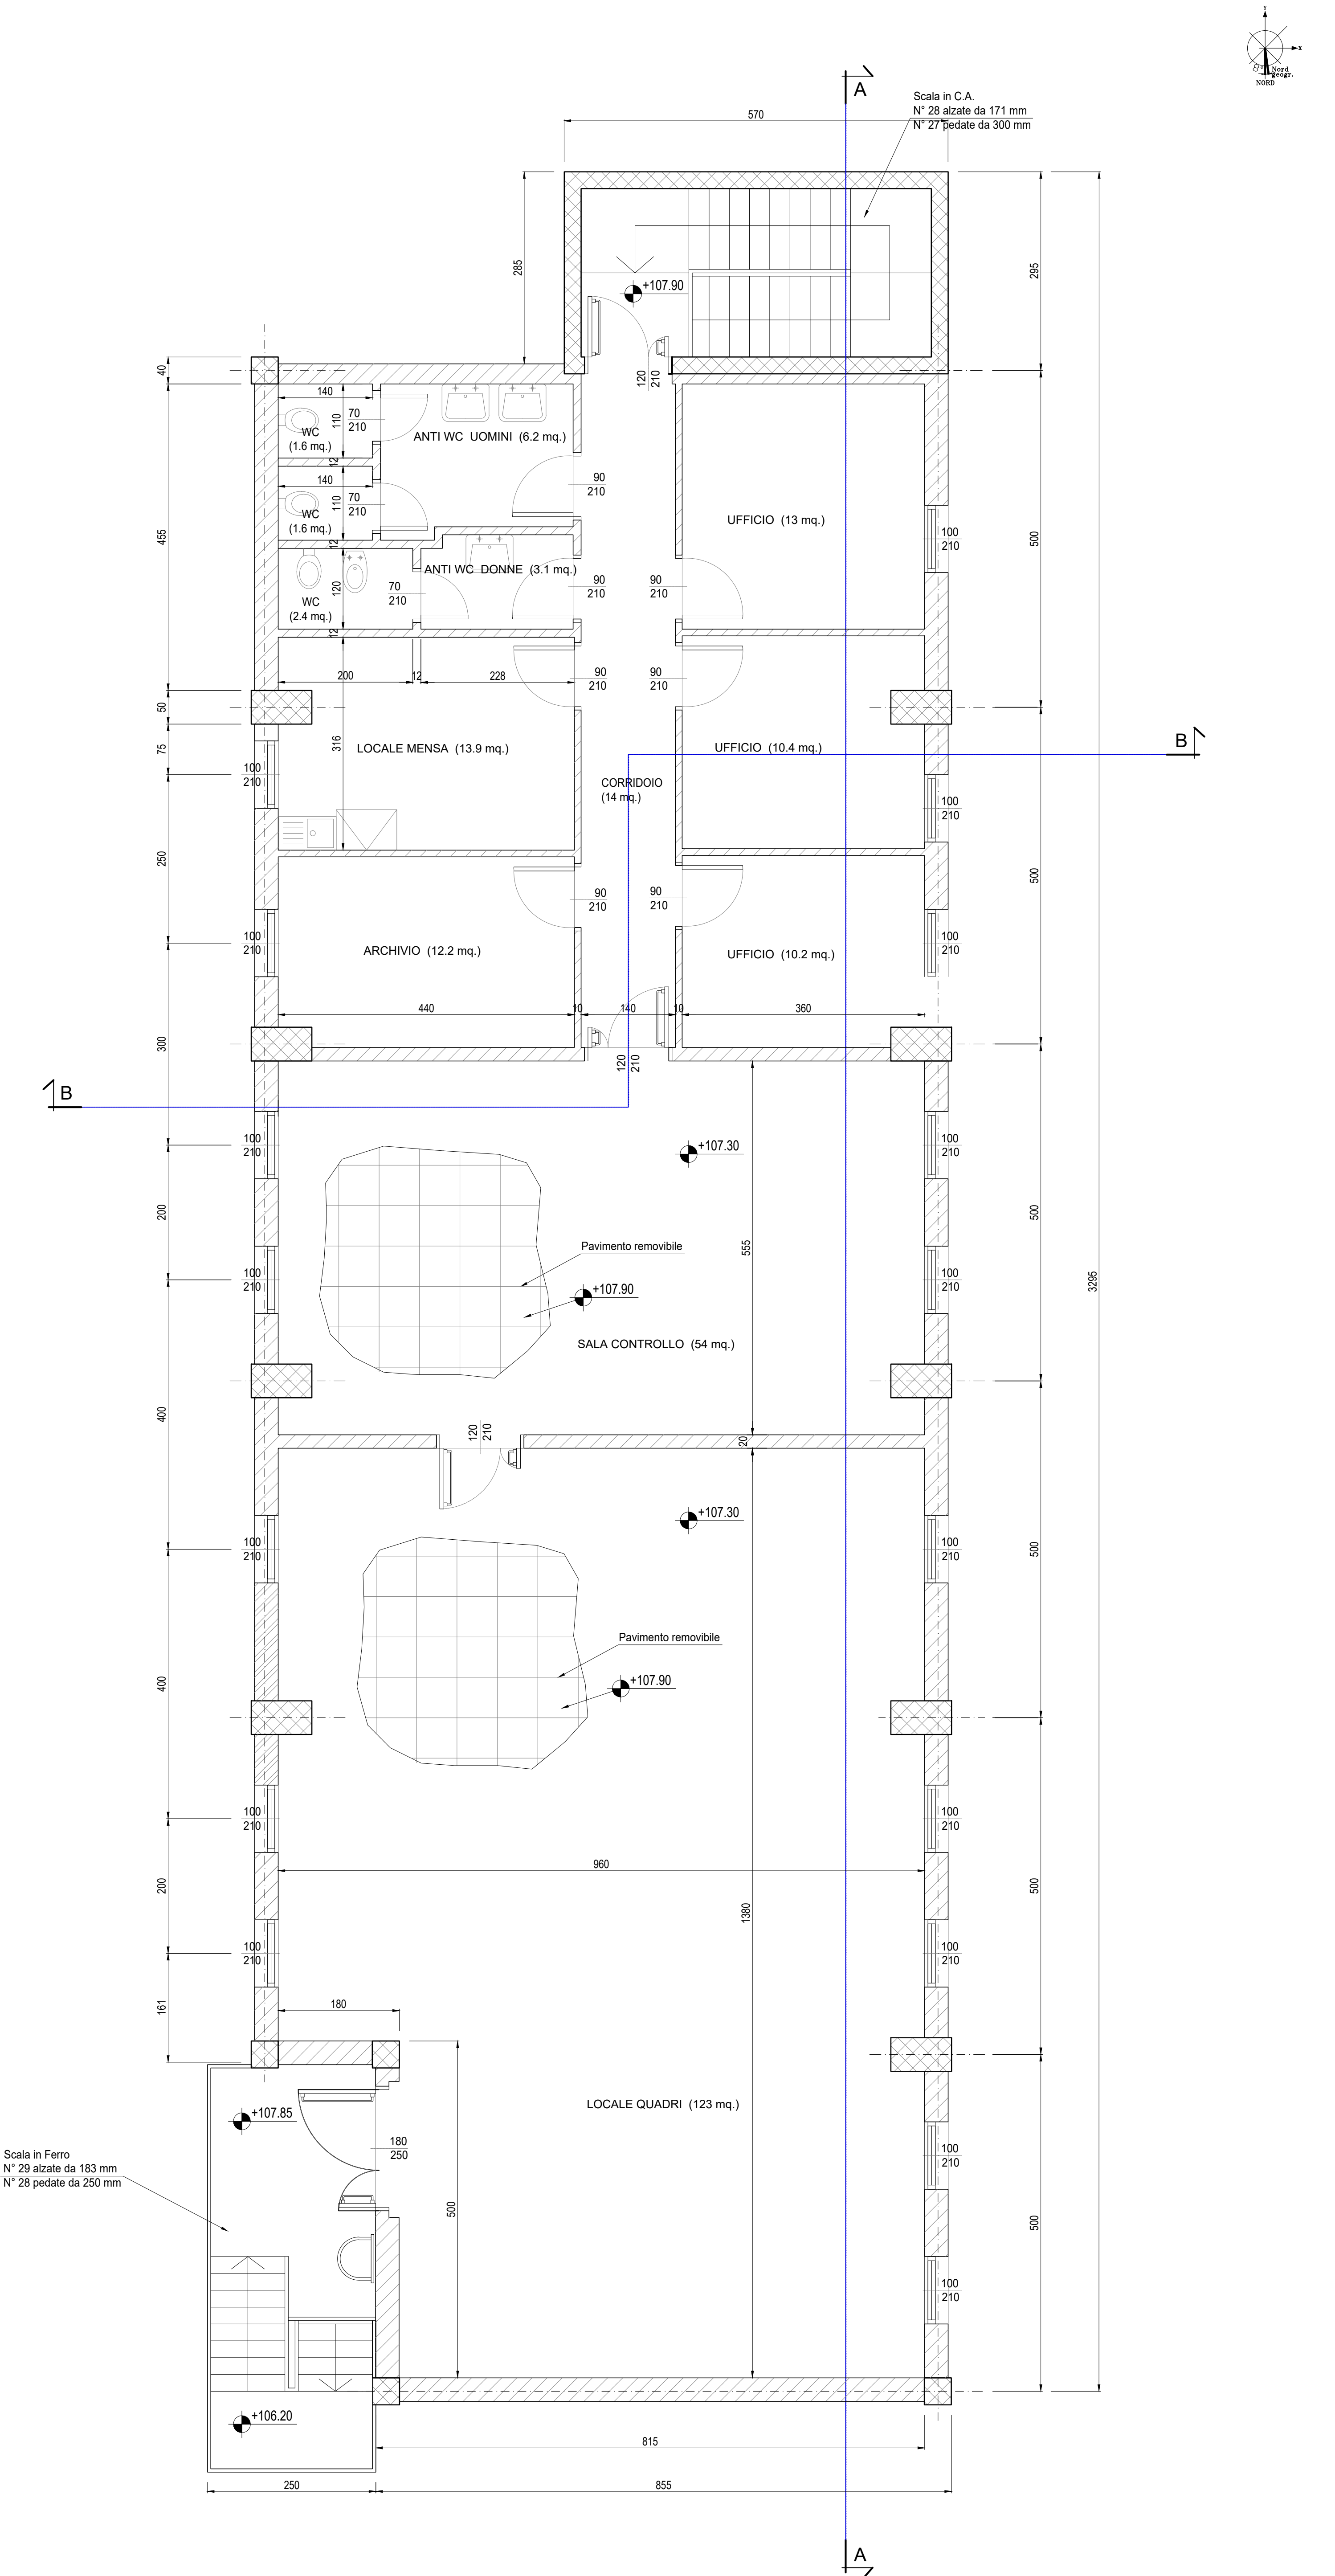

PIANTA LIVELLO +7.90
Scala: 1:50

LEGENDA

- | | |
|--|---|
| 1 PACKAGE TURBOGAS | 11 LOCALE COMPRESSORI ARIA, SKID
DEMI E POMPE UREA |
| 2 CATALIZZATORE SCRICO | 12 SERBATOI UREA |
| 3 CAMINO USCITA FUMI | 13 PIPE RACK |
| 4 AIR COOLER | 14 TRASFORMATORI ELEVATORI |
| 5 SISTEMA MONITORAGGIO EMISSIONI (SME) | 15 TRASFORMATORI AUSILIARI |
| 6 COMPRESSORE GAS NATURALE | 16 GRUPPO ELETTROGENO |
| 7 GAS-CROMATOGRAFO E FILTRO FINALE | 17 MAGAZZINO STOCCAGGIO MATERIALI DI
CONSUMO |
| 8 SKIDS AUSILIARI TURBOGAS | 18 AREA DEPOSITO MATERIALI DI
SCARTO (ISOLA ECOLOGICA) |
| 9 SISTEMA CO2 BOMBOLE ANTINCENDIO | |
| 10 CABINATO ELETTRICO TURBOGAS | |

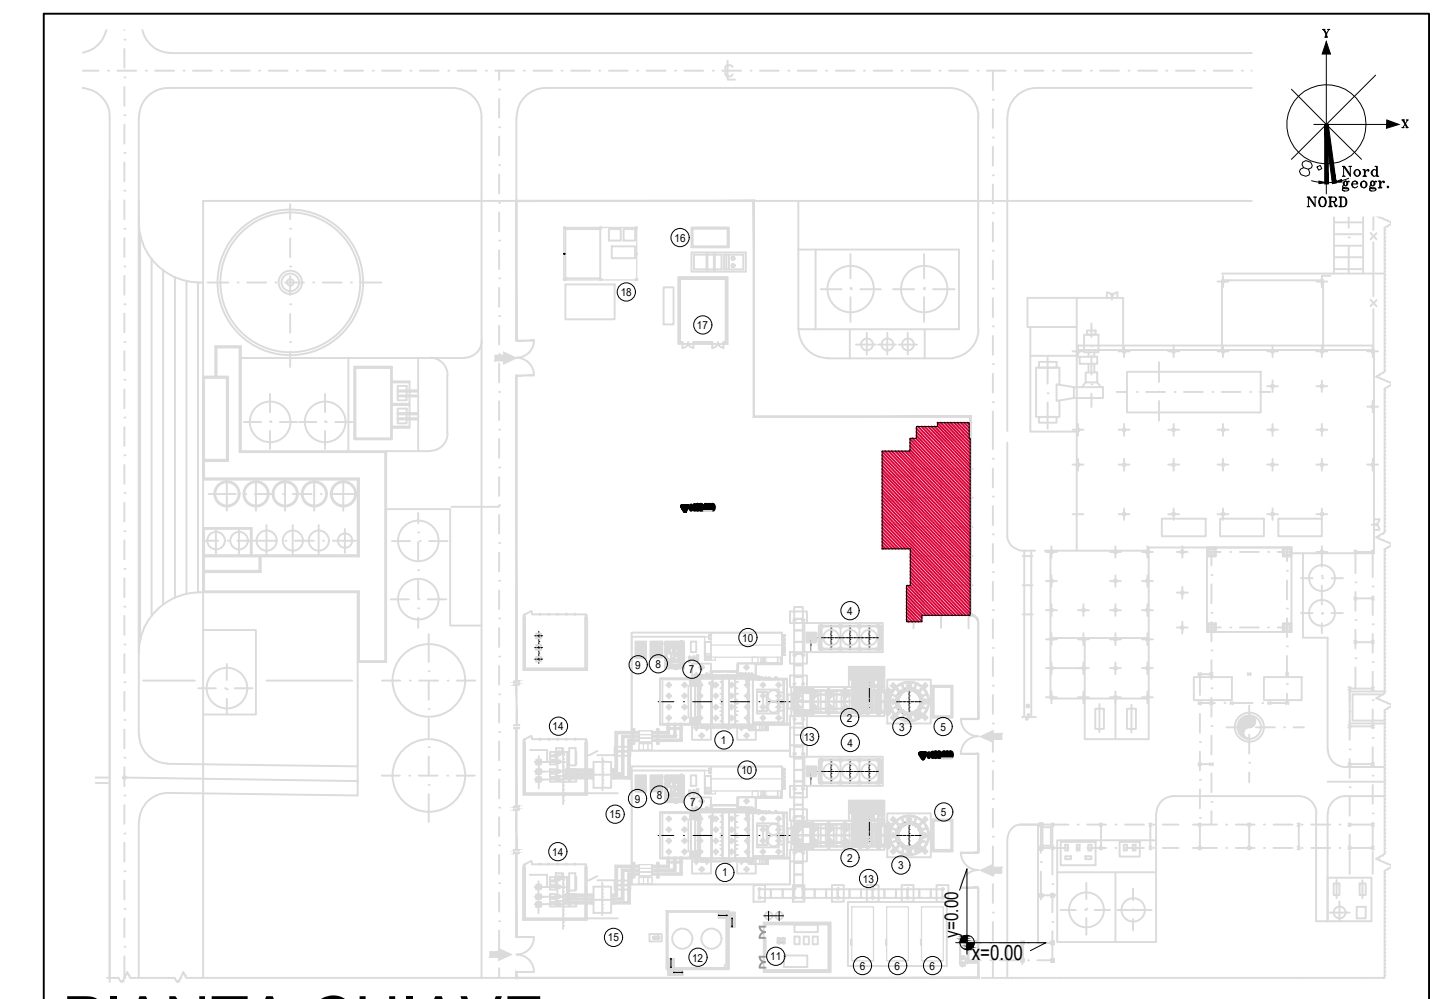

PIANTA CHIAVE
Fuori Scala

NOTE

- (1) Tutte le dimensioni sono espresse in cm
- (2) Tutte le quote altimetriche sono espresse in metri
- (3) L'elevazione ±100.00m si riferisce al punto superiore della pavimentazione ed è pari a +9.00m s.l.m.
- (4) GLI IMPIANTI INSISTENTI SU FONDAZIONI DIVERSE DOVRANNO AVERE COLLEGAMENTI FLESSIBILI PER PERMETTERE I RECIPROCI CEDIMENTI DIFFERENZIALI



CLIENTE:
CENTRO ENERGIA FERRARA S.r.l.

CENTRO ENERGIA

Progetto di ammodernamento con miglioramento ambientale della Centrale termoelettrica di Centro Energia Ferrara

00	24/03/2020	EMMISSIONE PER AUTORIZZAZIONI	3BA	G. Retti	M. De Viti
REV.	DATA	DESCRIZIONE	ESEGUITO	CONTROLLATO	APPROVATO

TITOLO:
ARCHITETTONICO EDIFICIO ELETTRICO - PIANTA (NON OGGETTO DI MODIFICHE)

CONVENZIONE	FORMATO	SCALA	TAVOLA	REV.	N° FOGLIO
	A0	1:50	20003C00CL008	00	1/1

IL PRESENTE ELABORATO PROGETTUALE È DI PROPRIETÀ DI CENTRO ENERGIA FERRARA S.R.L. È FATTO DIRITTO A CHIEDERE, IN QUALSIASI MODO E SOTTO QUALSIASI FORMA, ALLA SUA RIPRODUZIONE, ANCHE PARZIALE, OVERO DI QUALSIASI NATURE, SENZA QUALSIASI AUTORIZZAZIONE, REQUISITI PER IL DIRITTO DI CENTRO ENERGIA FERRARA S.R.L.