



FORNICE DIREZIONE REGGIO CALABRIA - L = 2748,46 m  
 PULSANTE MANUALE ALLARME INCENDIO  
 SENSORE MULTICRITERIO (OTTICO/TERMICO)  
 CAVO RADIANTE FESSURATO 1" 5/8  
 TELECAMERA FISSA A COLORI  
 ARMADIO SOS CON TECNOLOGIA VIP


ARMADIO SOS CON TECNOLOGIA VIP  
 TELECAMERA FISSA A COLORI  
 CAVO RADIANTE FESSURATO 1" 5/8  
 SENSORE MULTICRITERIO (OTTICO/TERMICO)  
 PULSANTE MANUALE ALLARME INCENDIO  
 FORNICE DIREZIONE MESSINA - L = 2811,1 m

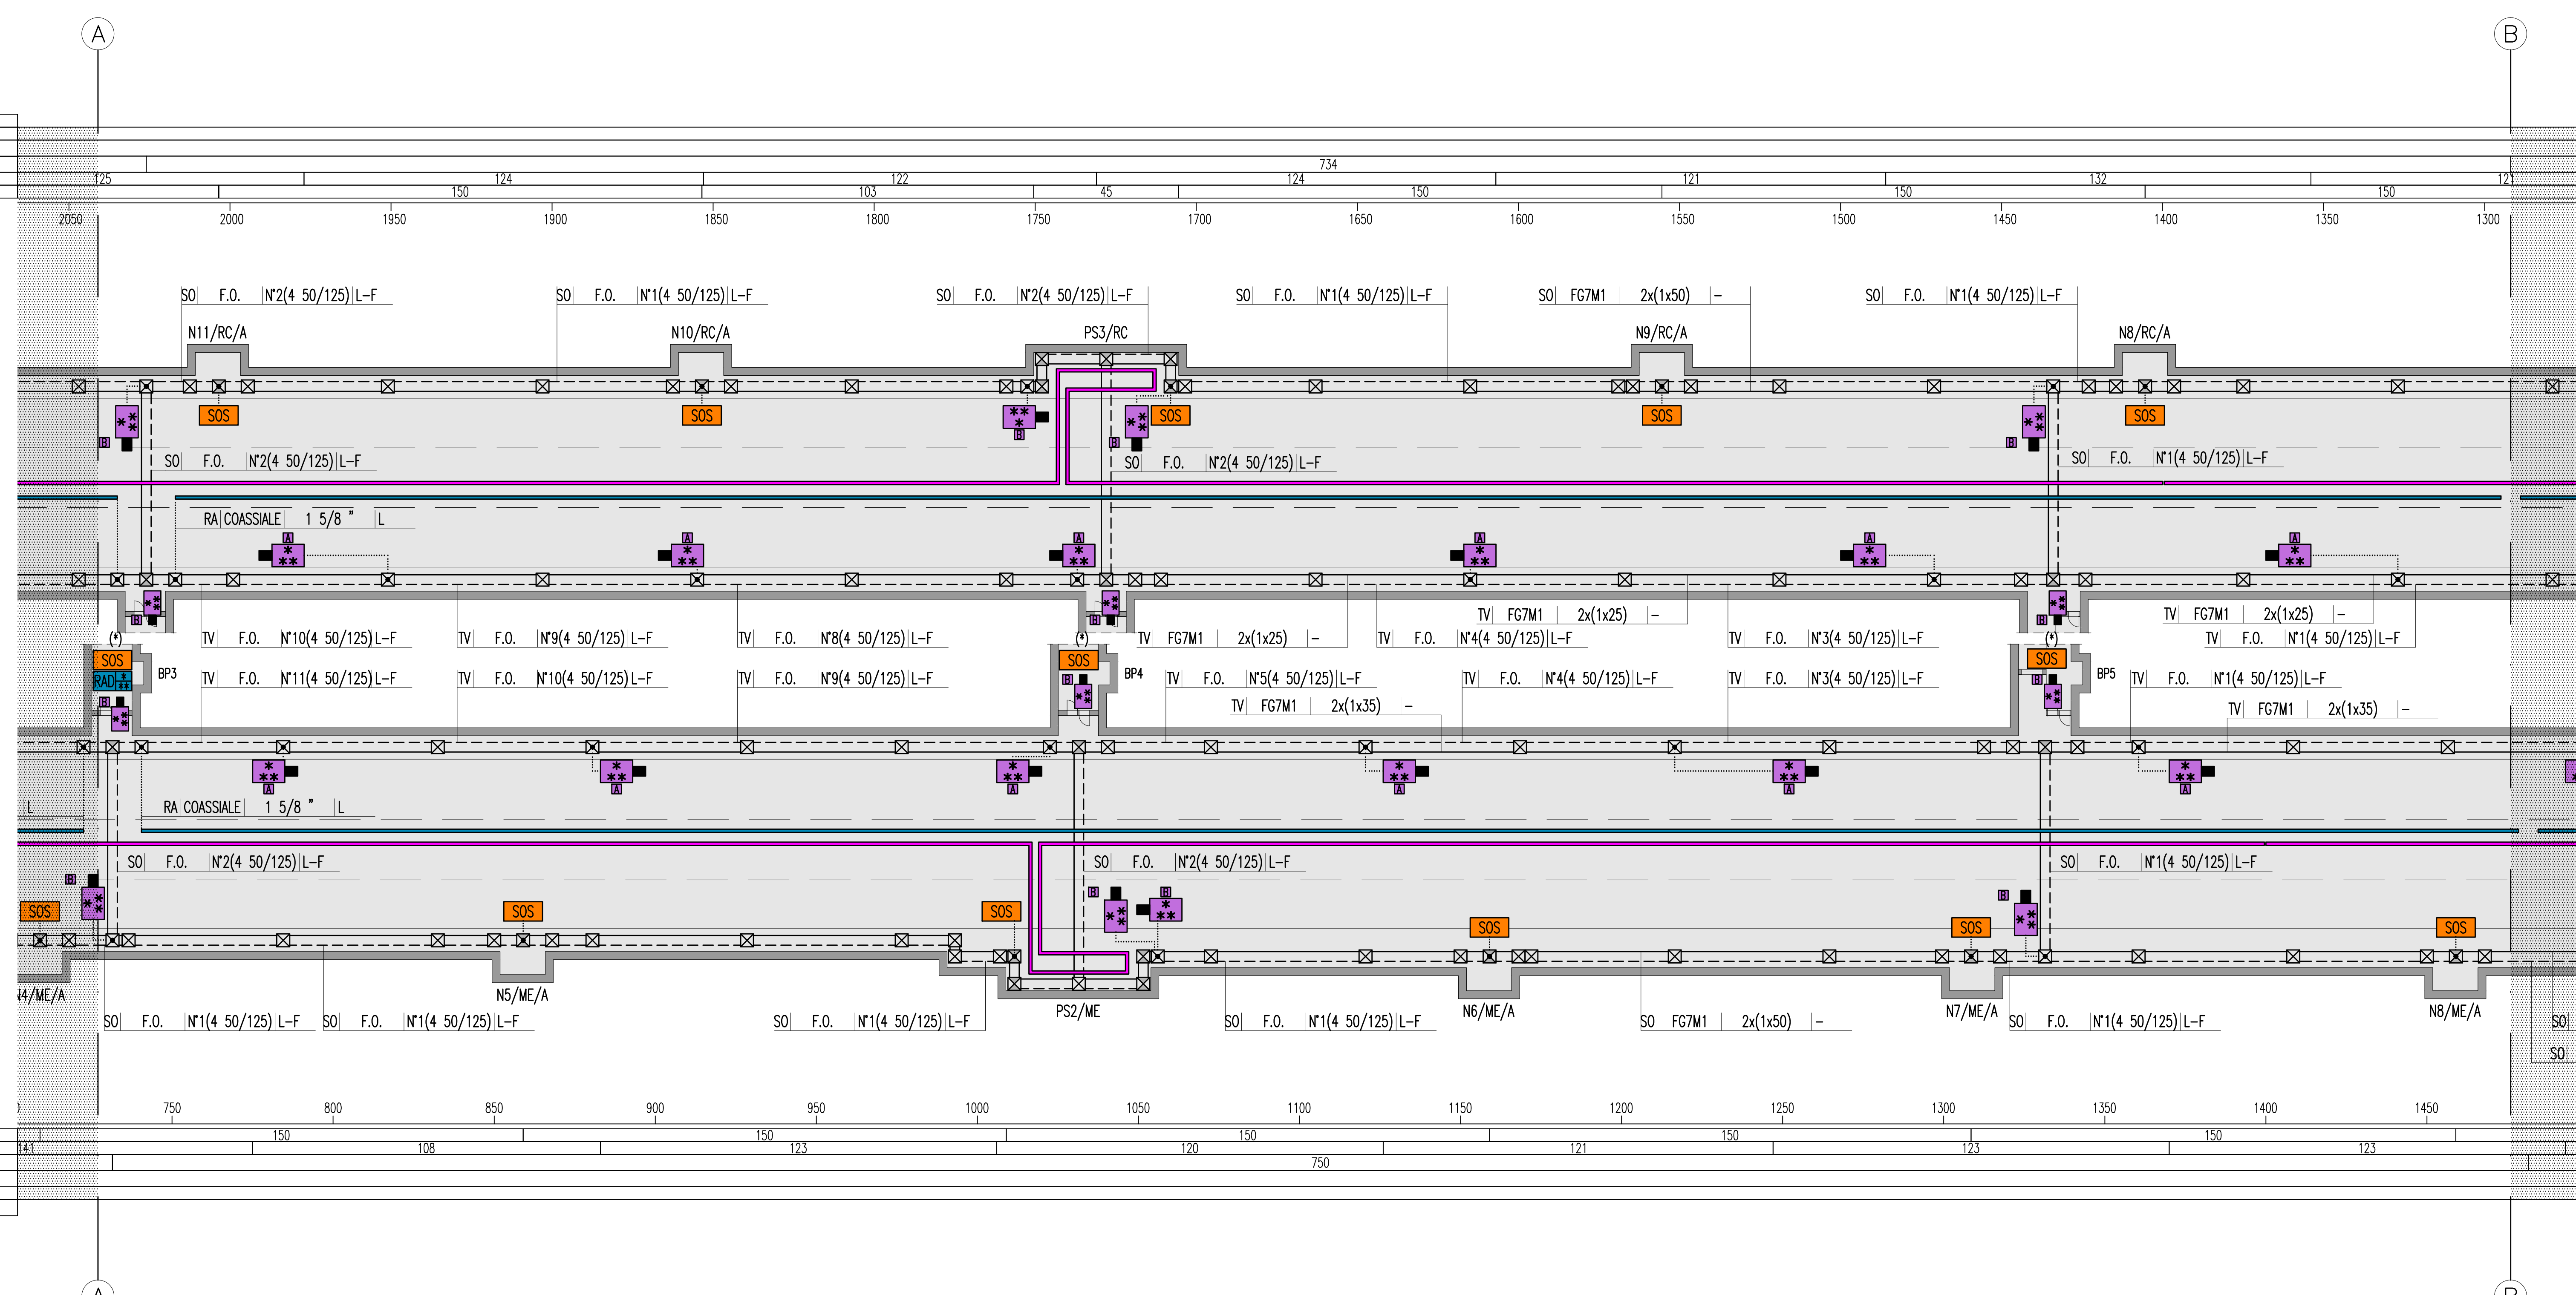


(\*) PARTICOLARE BY-PASS  
 SCALA 1:10

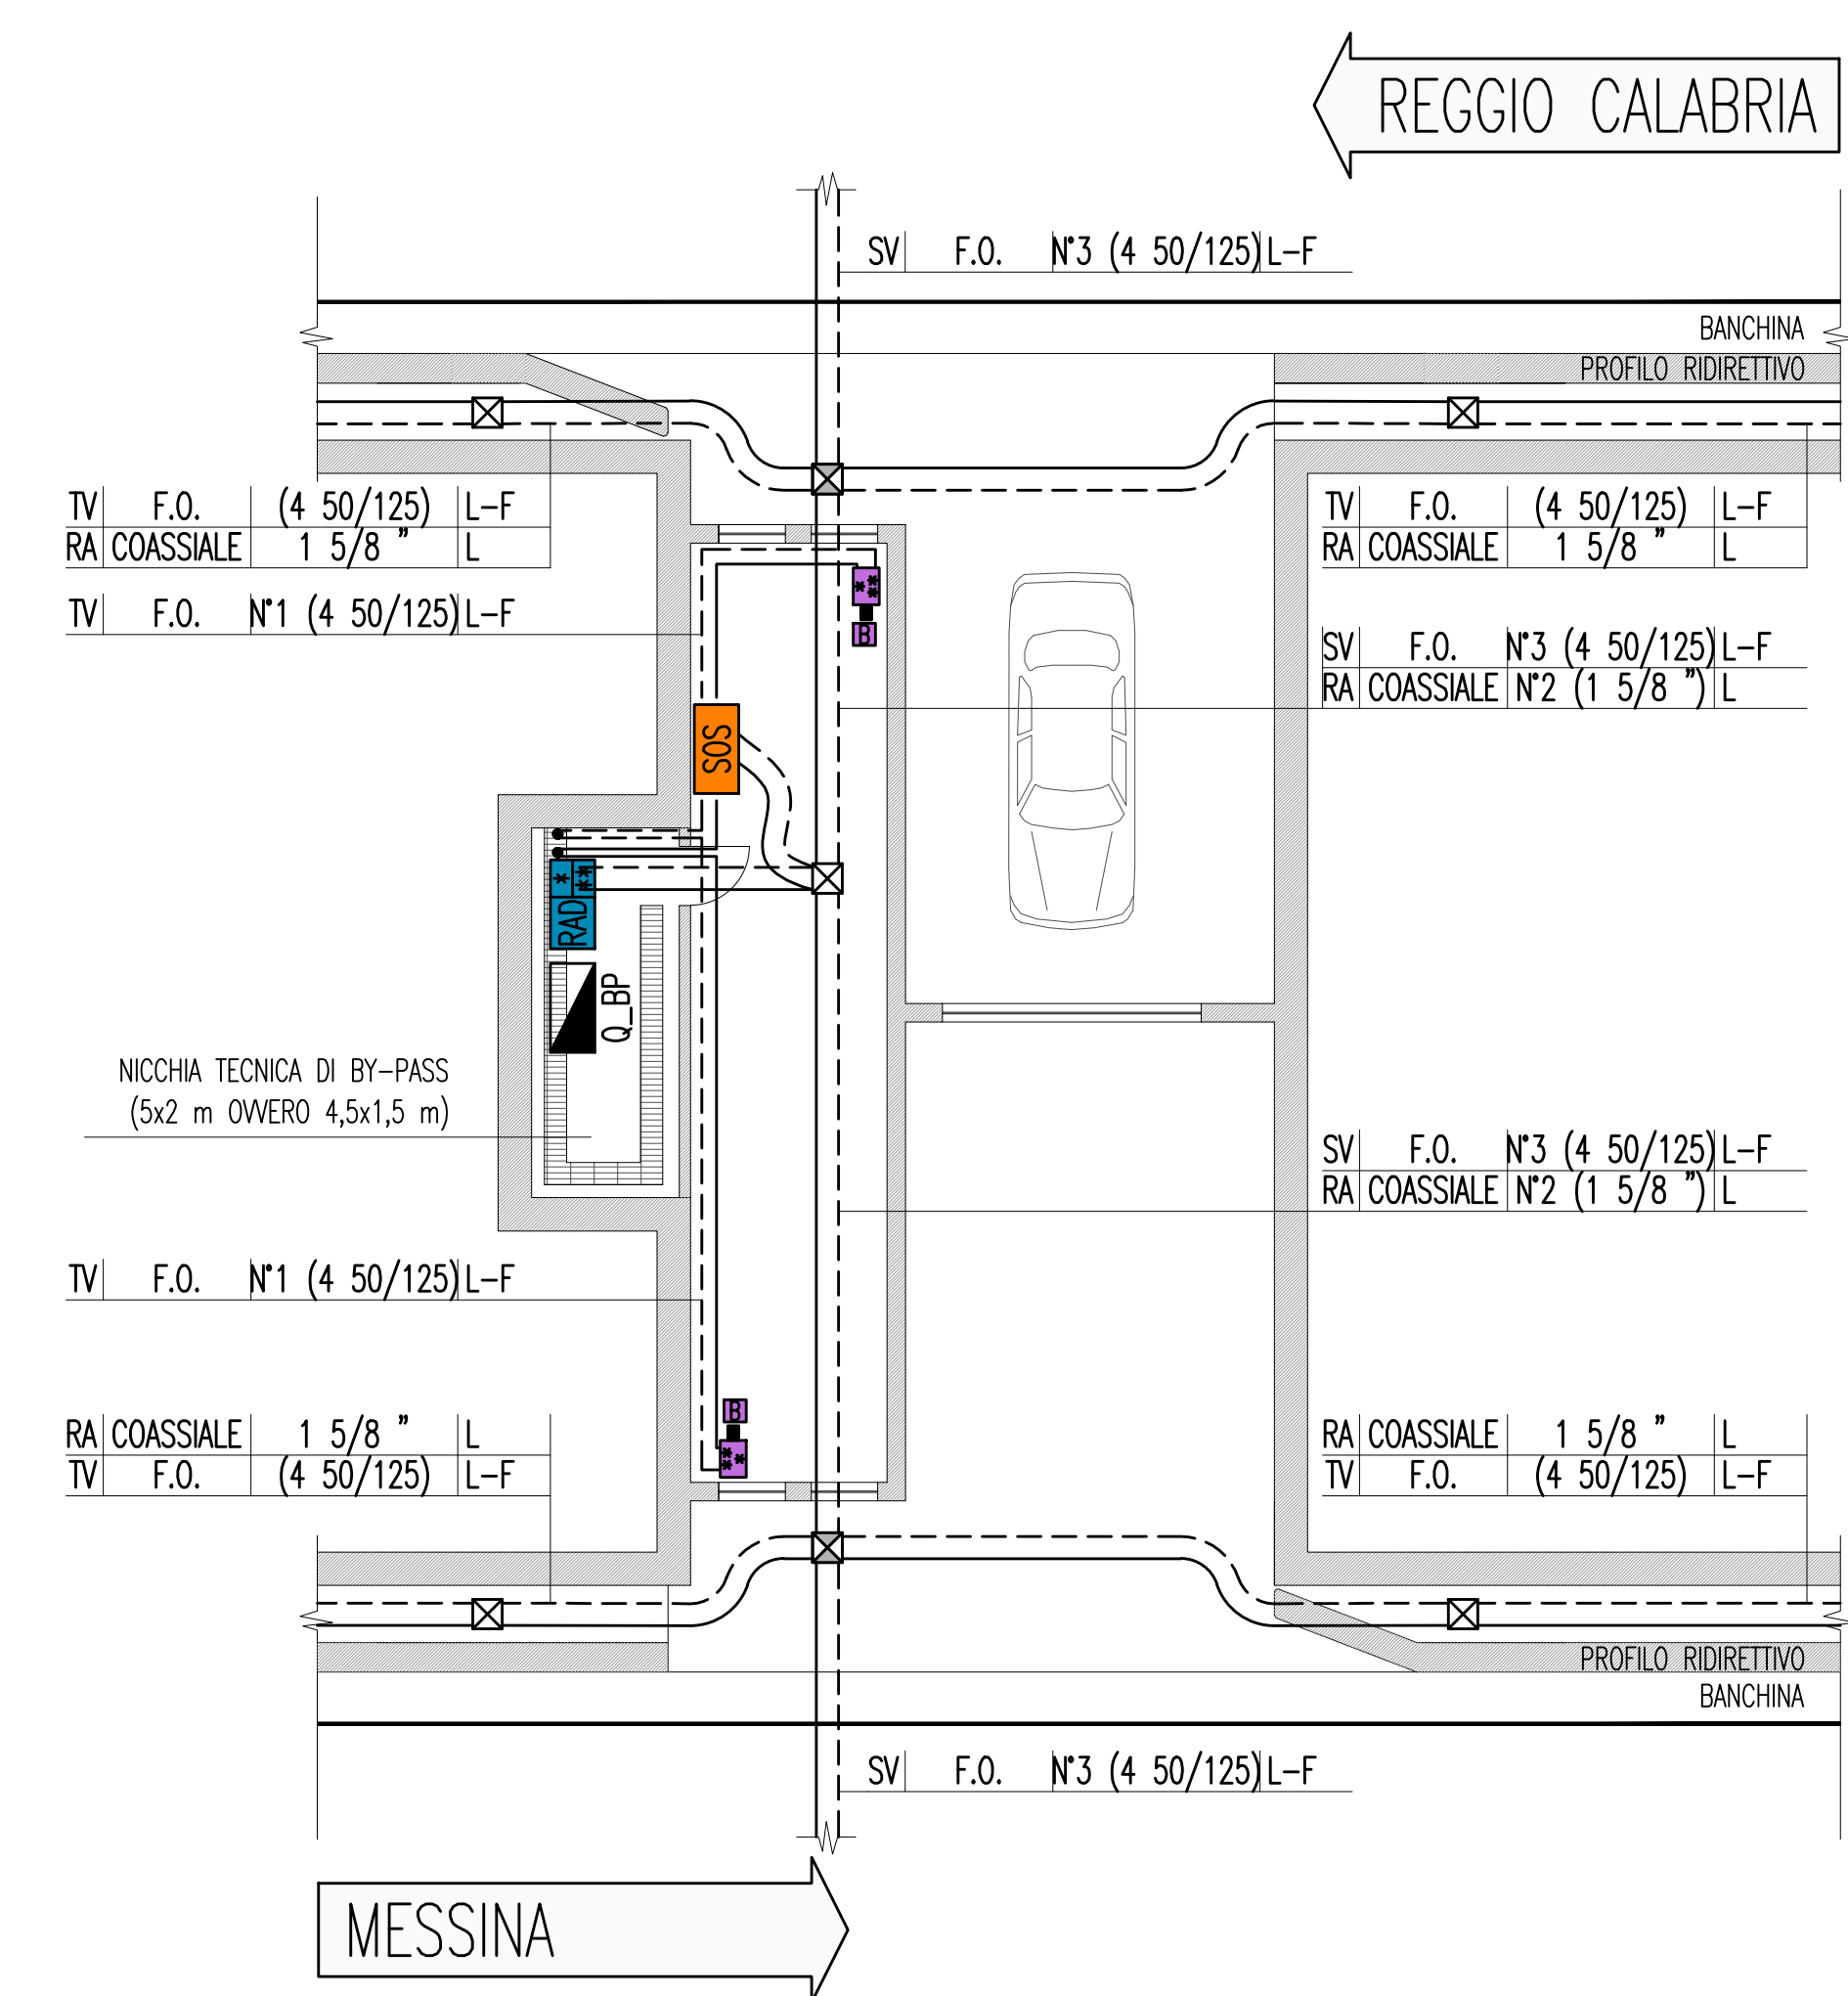


PARTICOLARE CASSETTA DI GIUNZIONE TELECAMERA

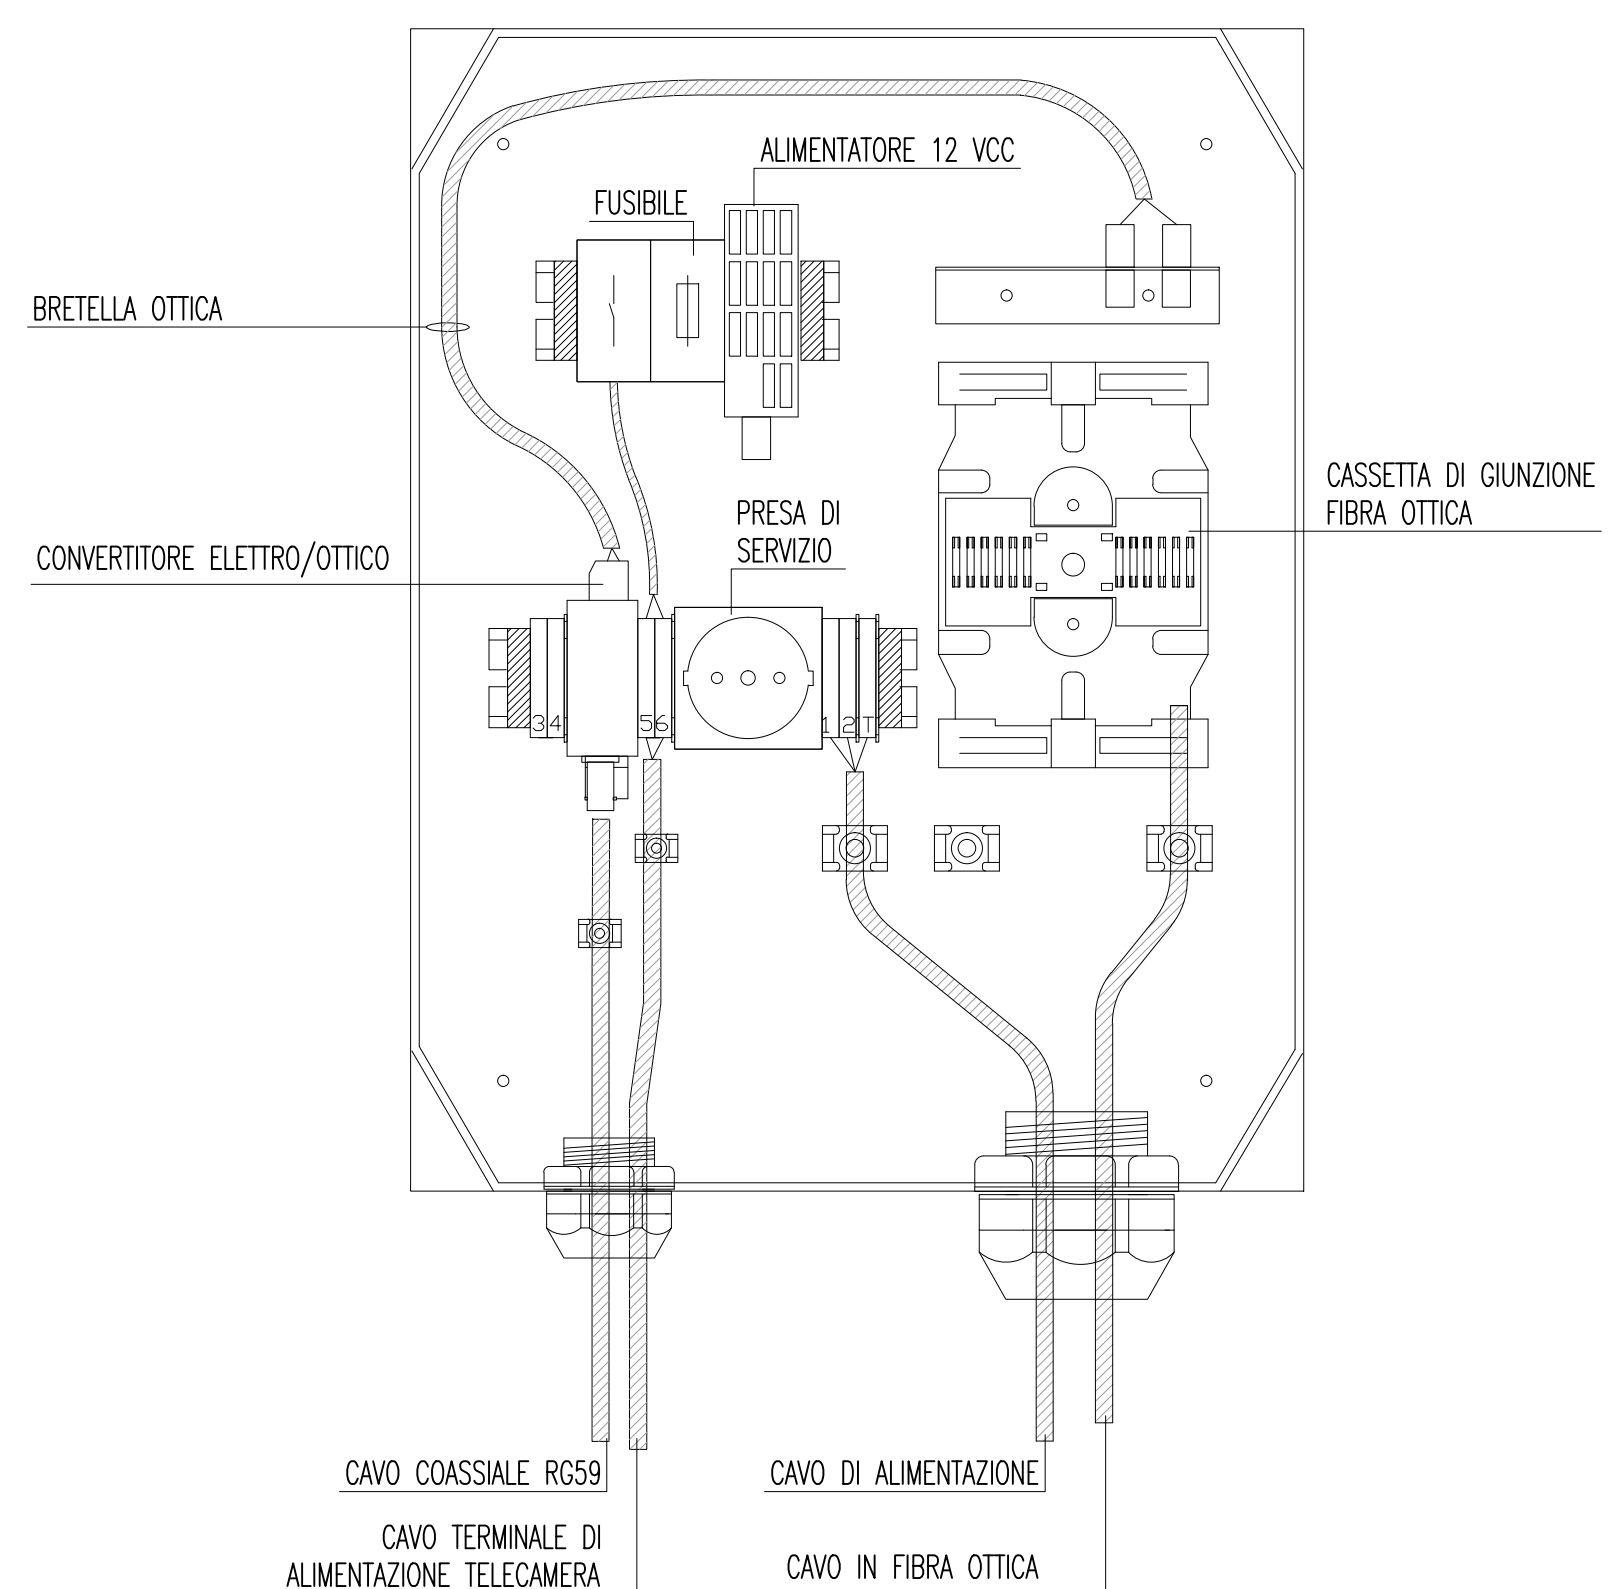


INDICATORE CAVI ELETTRICI

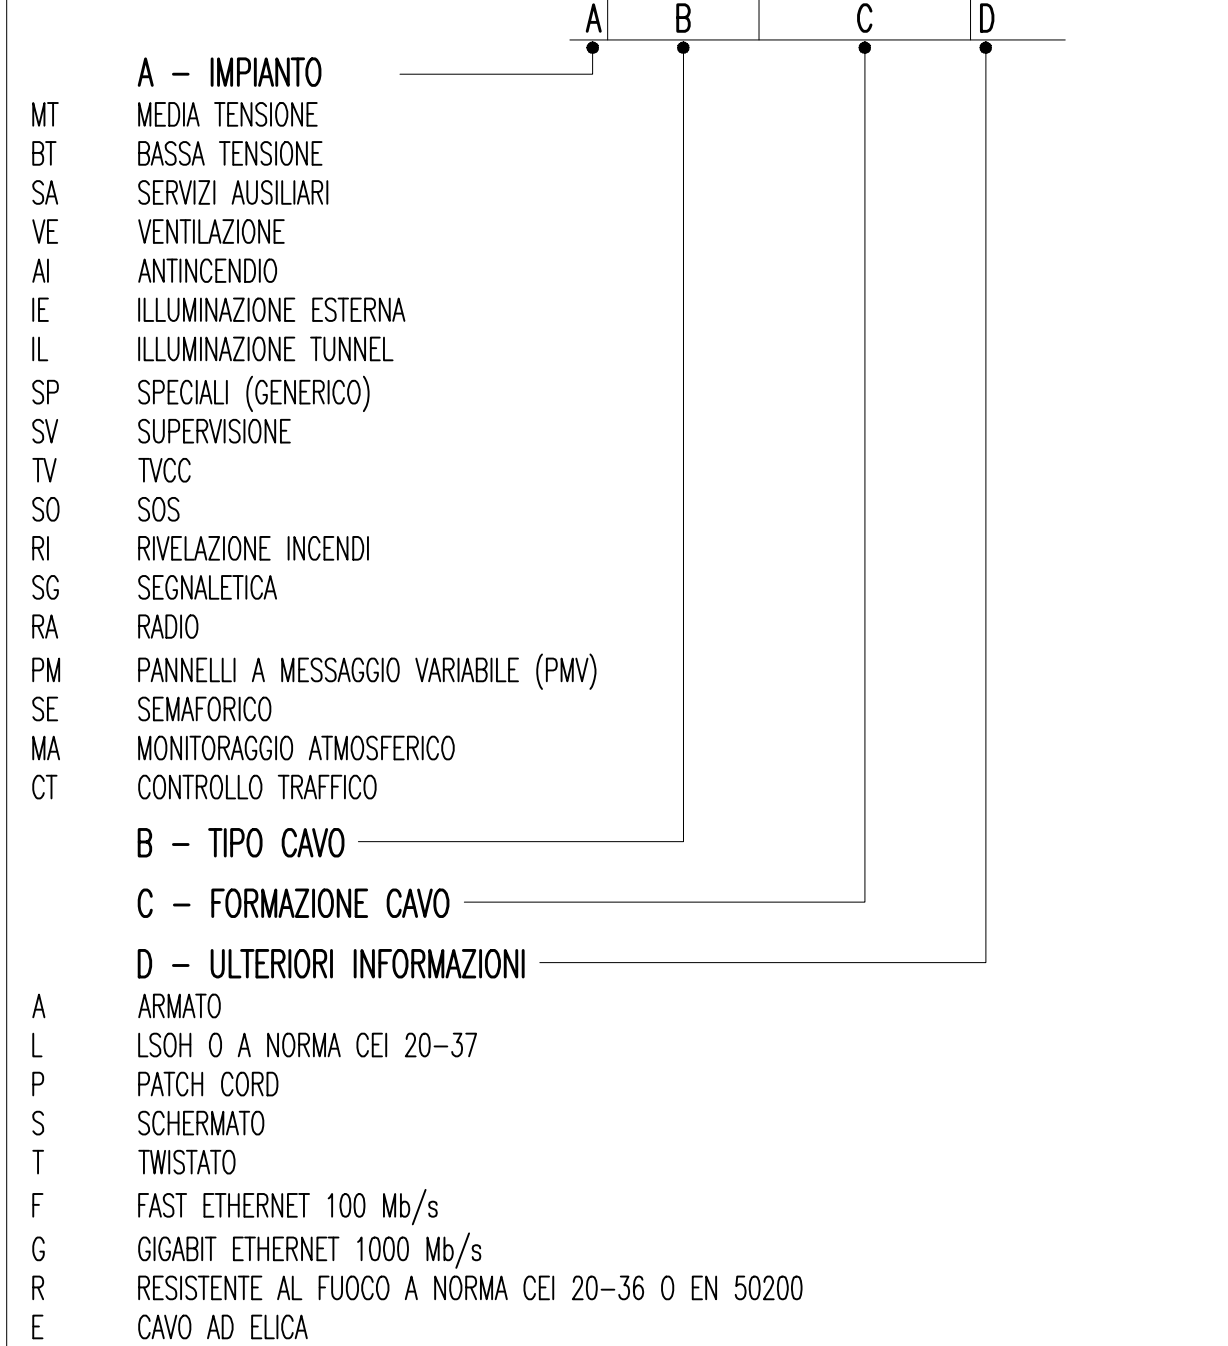


DEINOMINAZIONE OPERE INFRASTRUTTURALI

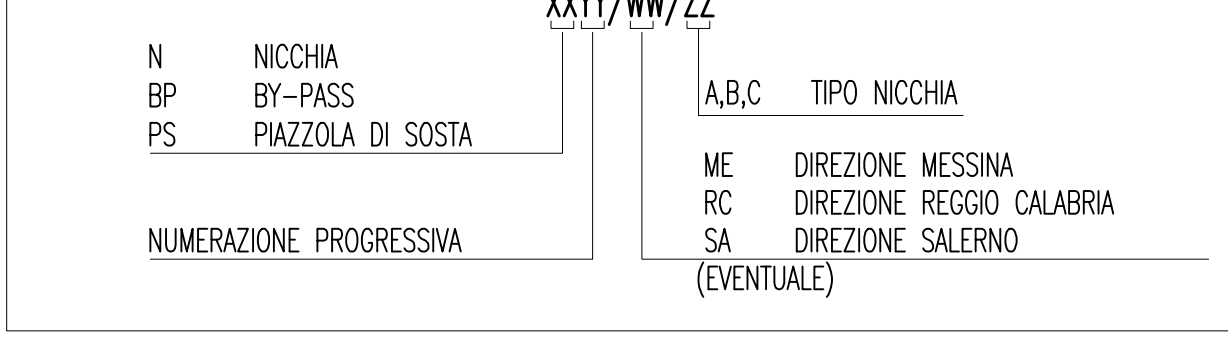

LEGENDA COLORI

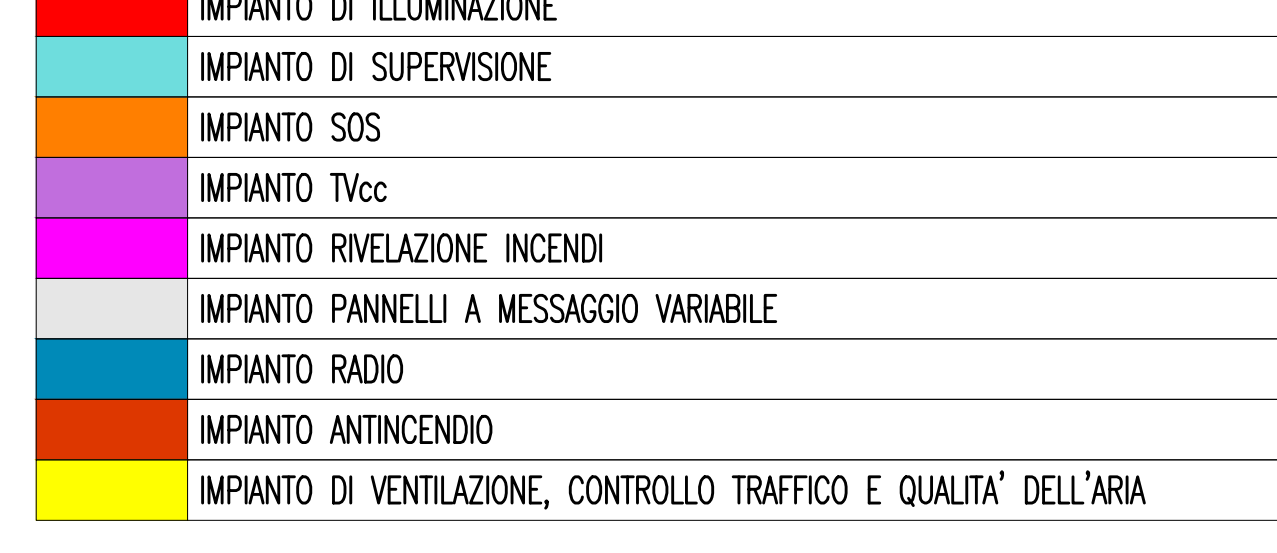


LEGENDA SIMBOLI

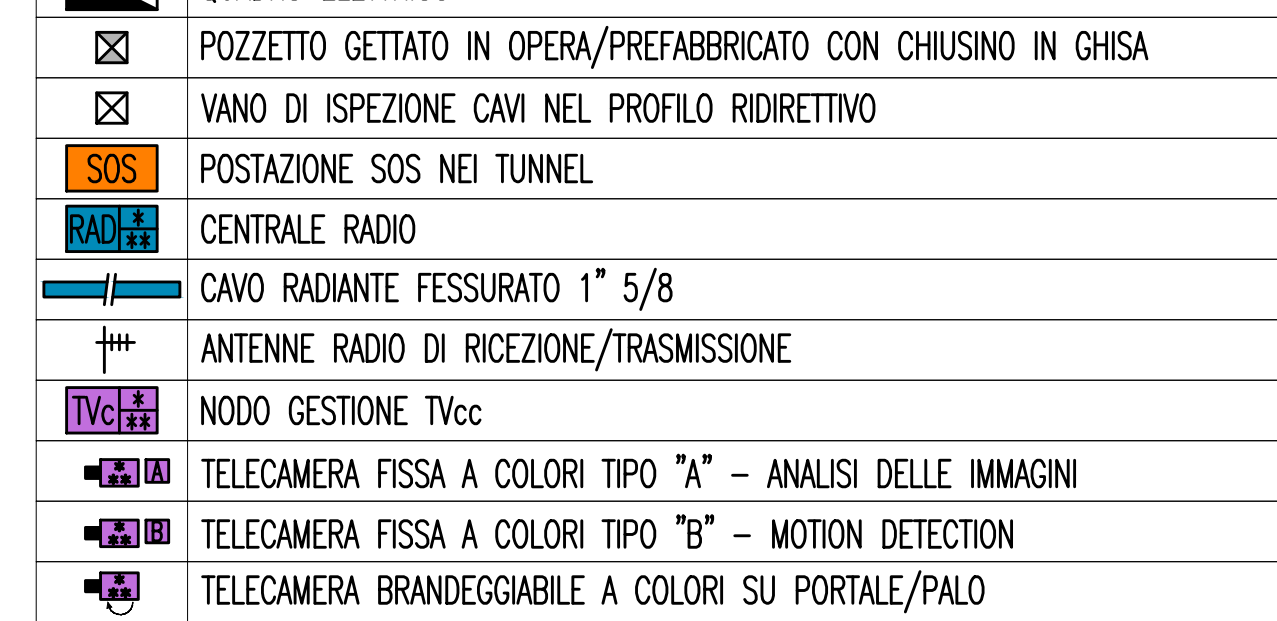


LEGENDA CAVIDOTTI



NOTE GENERALI

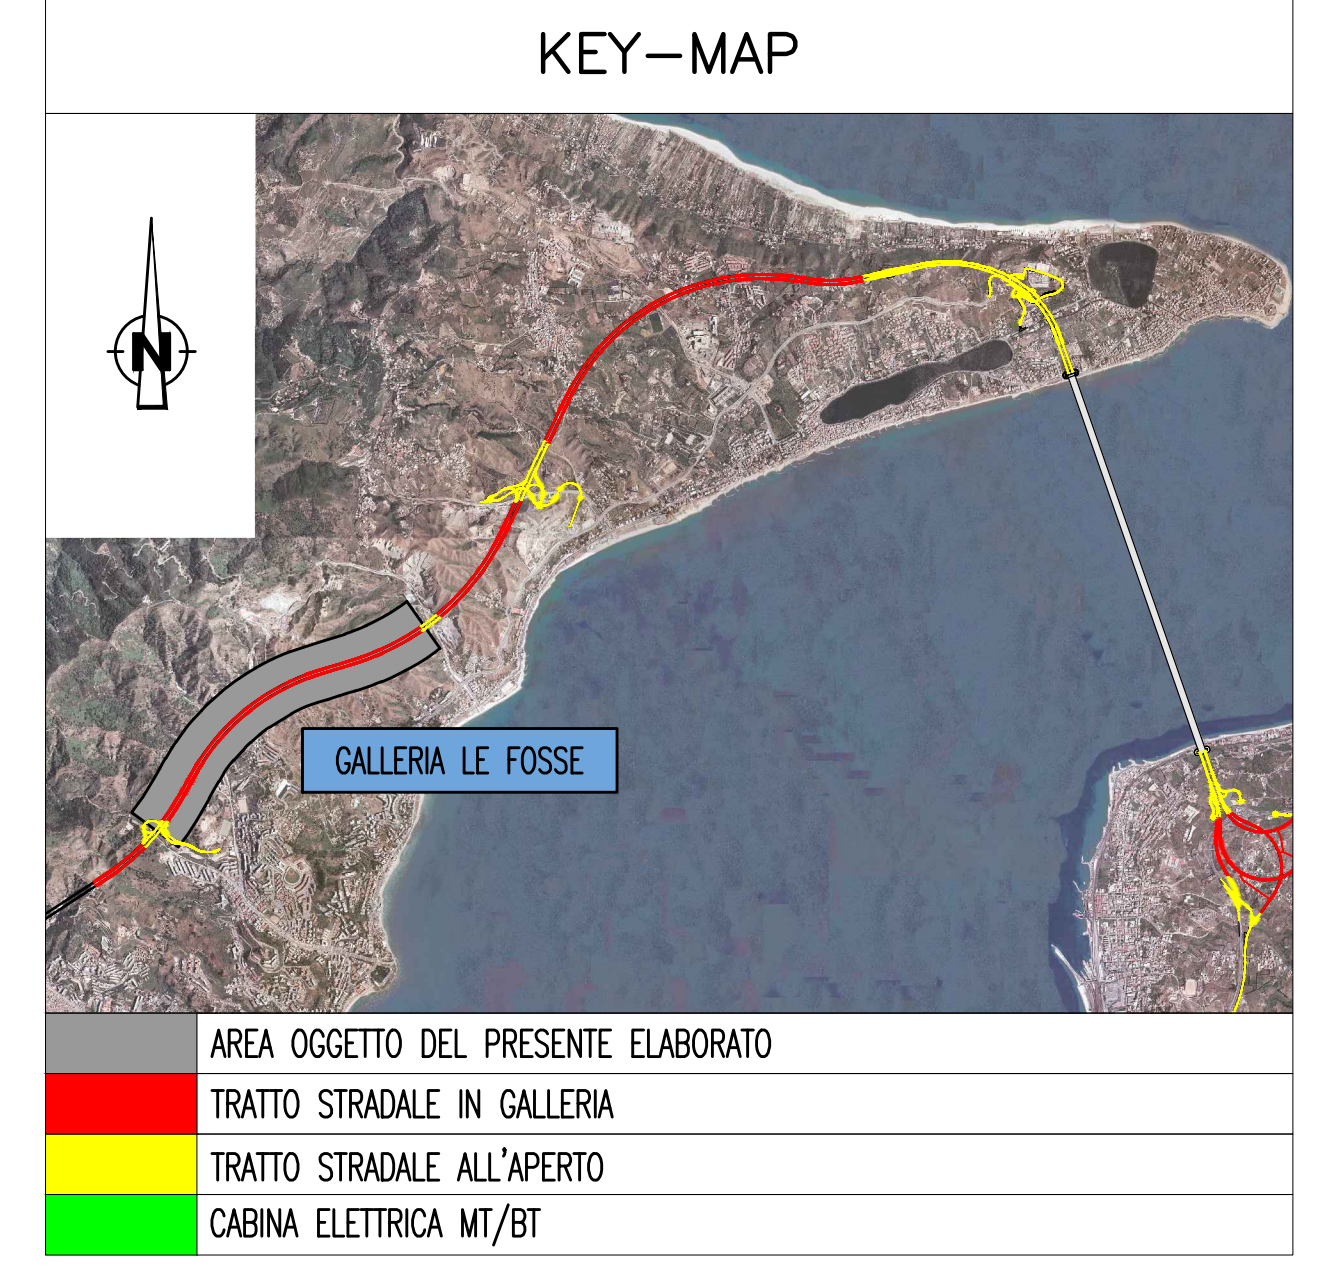

QUADRO D'UNIONE

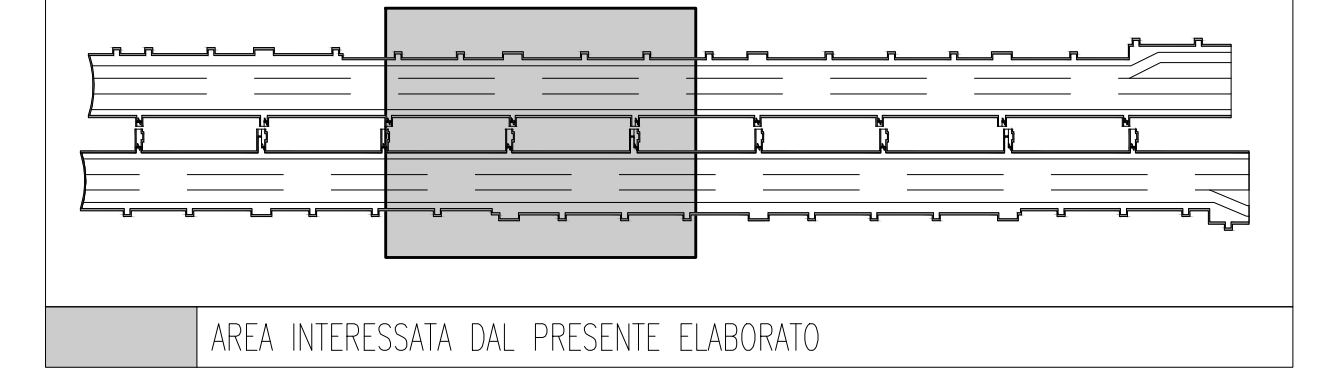

ELABORATI DI RIFERIMENTO

- CG0700P1DSSIO0GNF4000010 GALLERIA NATURALE - LE FOSSE PLANIMETRIA CON DISPOSIZIONE DEI CAVIDOTTI - TAVOLA 1 DI 4
- CG0700P1DSSIO0GNF4000090 GALLERIA NATURALE - LE FOSSE PLANIMETRIA CON DISPOSIZIONE DEI CAVIDOTTI - TAVOLA 2 DI 4
- CG0700P1DSSIO0GNF4000100 GALLERIA NATURALE - LE FOSSE PLANIMETRIA CON DISPOSIZIONE DEI CAVIDOTTI - TAVOLA 3 DI 4
- CG0700P1DSSIO0GNF4000110 GALLERIA NATURALE - LE FOSSE PLANIMETRIA CON DISPOSIZIONE DEI CAVIDOTTI - TAVOLA 4 DI 4
- CG0700P1ADSSIO0GNF4000080 GALLERIA NATURALE - LE FOSSE SCHEMA ARCHITETTURA IMPIANTO DI RILEVAZIONE INCENDI - TAVOLA 1 DI 2
- CG0700P1ADSSIO0GNF4000240 GALLERIA NATURALE - LE FOSSE SCHEMA ARCHITETTURA IMPIANTO DI RILEVAZIONE INCENDI - TAVOLA 2 DI 2
- CG0700P1ADSSIO0GNF4000090 GALLERIA NATURALE - LE FOSSE SCHEMA ARCHITETTURA LOCALE IMPIANTO SOS - TAVOLA 1 DI 2
- CG0700P1ADSSIO0GNF4000100 GALLERIA NATURALE - LE FOSSE SCHEMA ARCHITETTURA LOCALE IMPIANTO SOS - TAVOLA 2 DI 2
- CG0700P1ADSSIO0GNF4000110 GALLERIA NATURALE - LE FOSSE SCHEMA ARCHITETTURA LOCALE IMPIANTO DI VIDEO CONTROLLO STRADALE - TAVOLA 1 DI 2
- CG0700P1ADSSIO0GNF4000120 GALLERIA NATURALE - LE FOSSE SCHEMA ARCHITETTURA LOCALE IMPIANTO DI VIDEO CONTROLLO STRADALE - TAVOLA 2 DI 2
- CG0700P1ADSSIO0GNF4000150 GALLERIA NATURALE - LE FOSSE SCHEMA ARCHITETTURA LOCALE IMPIANTO RADIO - TAVOLA 1 DI 2
- CG0700P1ADSSIO0GNF4000160 GALLERIA NATURALE - LE FOSSE SCHEMA ARCHITETTURA LOCALE IMPIANTO RADIO - TAVOLA 2 DI 2

NOTE:  
 - ZONA EVIDENZIATA NEL FOGLIO SUCCESSIVO/PRECEDENTE  
 - IL PRESENTE ELABORATO E' VALIDO ESCLUSIVAMENTE PER GLI ASPETTI IMPIANTISTICI  
 - PER I DETTAGLI DEL COLLEGAMENTO CABINA-IMBOCCO VEDI PLANIMETRIA CAVIDOTTI  
 - (\*) VEDI PARTICOLARE BY-PASS  
 - PER TIPOLOGIE E FORMAZIONI DEI CAVI DERIVATI DAL Q\_BP SI RINVIA AL RELATIVO SCHEMA UNIFILARE

**Stretto di Messina**  
 Concessione per la progettazione, redazione e gestione del collegamento stabile tra lo Stretto e il Continente  
 Organismo di Diritto Pubblico  
 (Legge n° 1158 del 12 dicembre 1971, modificata dal D.Lgs. n° 114 del 24 aprile 2003)

**PONTE SULLO STRETTO DI MESSINA**  
 PROGETTO DEFINITIVO

**EUROLINK S.p.A.**  
 IMPREGIOLIO S.p.A. (Mandatario)  
 SOCIETA' ITALIANA PER CONDOTTE D'ACQUA S.p.A. (Mandatario)  
 COOPERATIVA MURATORI E CEMENTISTI - C.M.C. di Ravenna Soc. Coop. a.r.l. (Mandatario)  
 SACVY S.A.U. (Mandatario)  
 ISHAKAWA JIMA - HARIMA HEAVY INDUSTRIES CO. Ltd. (Mandatario)  
 A.C.I. S.C.P.A. - CONSORZIO STABILE (Mandatario)

**IL PROGETTISTA**  
 Dott. Ing. L. Barilli  
 Ordine Ingegneri V.C.O. n° 122

**IL CONTRAENTE GENERALE**  
 Project Manager  
 (Ing. P.P. Marcheselli)

**STRETTO DI MESSINA**  
 Direzione Generale e RP Validazione  
 (Ing. G. Fiammenghi)

**STRETTO DI MESSINA**  
 Amministratore Delegato  
 (Dott. P. Cucco)

**COLLEGAMENTI SICILIA** [SS1090\_F0]  
 INFRASTRUTTURE STRADALI - IMPIANTI TECNOLOGICI  
 ELEMENTI DI CARATTERE GENERALE  
 GALLERIA NATURALE - LE FOSSE  
 PLANIMETRIA IMPIANTI SPECIALI DI SICUREZZA E/O COMUNICAZIONE  
 TAVOLA 2 DI 4

REV.	DATA	DESCRIZIONE	REDATTO	VERIFICATO	APPROVATO
FO	20/06/2011	EMISSIONE FINALE	D. RE	G. LUPI	L. BARILLI