

LEGENDA COLORI


[Red]	IMPIANTO DI ILLUMINAZIONE
[Blue]	IMPIANTO DI SUPERVISIONE
[Orange]	IMPIANTO SOS
[Purple]	IMPIANTO TVcc
[Pink]	IMPIANTO RIVELAZIONE INCENDI
[Green]	IMPIANTO PANNELLI A MESSAGGIO VARIABILE
[Light Blue]	IMPIANTO RADIO
[Light Green]	IMPIANTO ANTINCENDIO
[Yellow]	IMPIANTO DI VENTILAZIONE, CONTROLLO TRAFFICO E QUALITA' DELL'ARIA

DENOMINAZIONE OPERE INFRASTRUTTURALI

XXXX/WW/ZZ	
N	NICCHIA
BP	BY-PASS
PS	PIAZZOLA DI SOSTA
A,B,C TIPO NICCHIA	
ME	DIREZIONE MESSINA
RC	DIREZIONE REGGIO CALABRIA
SA	DIREZIONE SALERNO (EVENTUALE)
NUMERAZIONE PROGRESSIVA	



LEGENDA SIMBOLI

[Yellow Box]	ELETTROVENTILATORE ASSIALE REVERSIBILE
[Green Box]	LMS - SENSORE LASER PER RILIEVO TRAFFICO, CONTEGGIO E CLASSIFICAZIONE DEI VEICOLI
[Red Box]	R - SENSORE STEREO DOPPLER RADAR PER LA MISURA DELLA VELOCITA' ED INTERDISTANZA DEI VEICOLI PER OGNI CORSIA DI TRAFFICO
[Green Box]	CO - RILEVATORE OSSIDO DI CARBONIO
[Blue Box]	OP - OPACIMETRO
[Red Box]	NOx - RILEVATORE OSSIDO DI AZOTO
[Blue Box]	AN - ANEMOMETRO

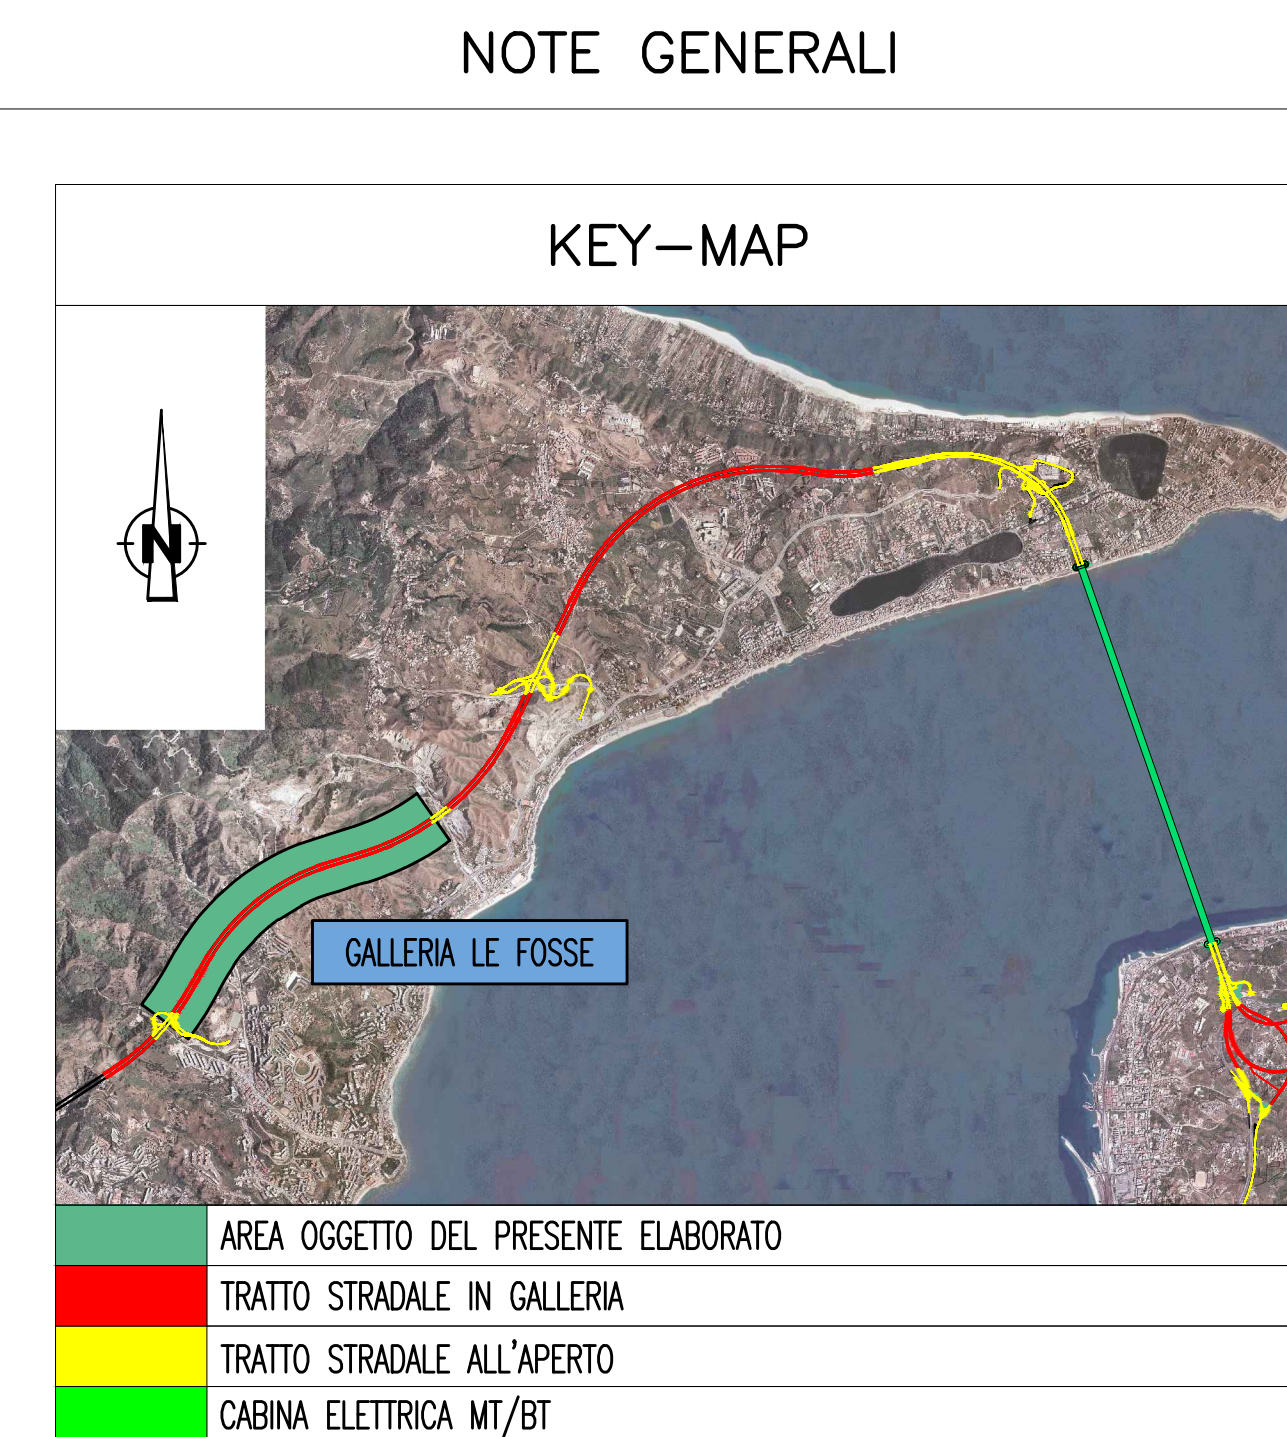

ELABORATI DI RIFERIMENTO

CG0700P1ADSS100GNF4000017A	PLANIMETRIA IMPIANTI DI VENTILAZIONE, CONTROLLO ATMOSFERA E RILIEVO DEL TRAFFICO TAVOLA 1 di 3
CG0700P1ADSS100GNF4000027A	PLANIMETRIA IMPIANTI DI VENTILAZIONE, CONTROLLO ATMOSFERA E RILIEVO DEL TRAFFICO TAVOLA 3 di 3

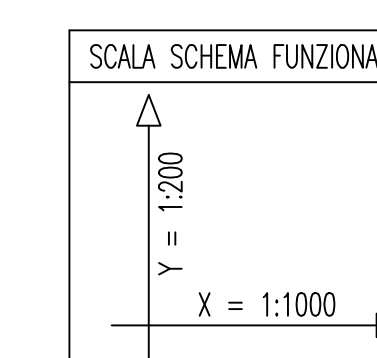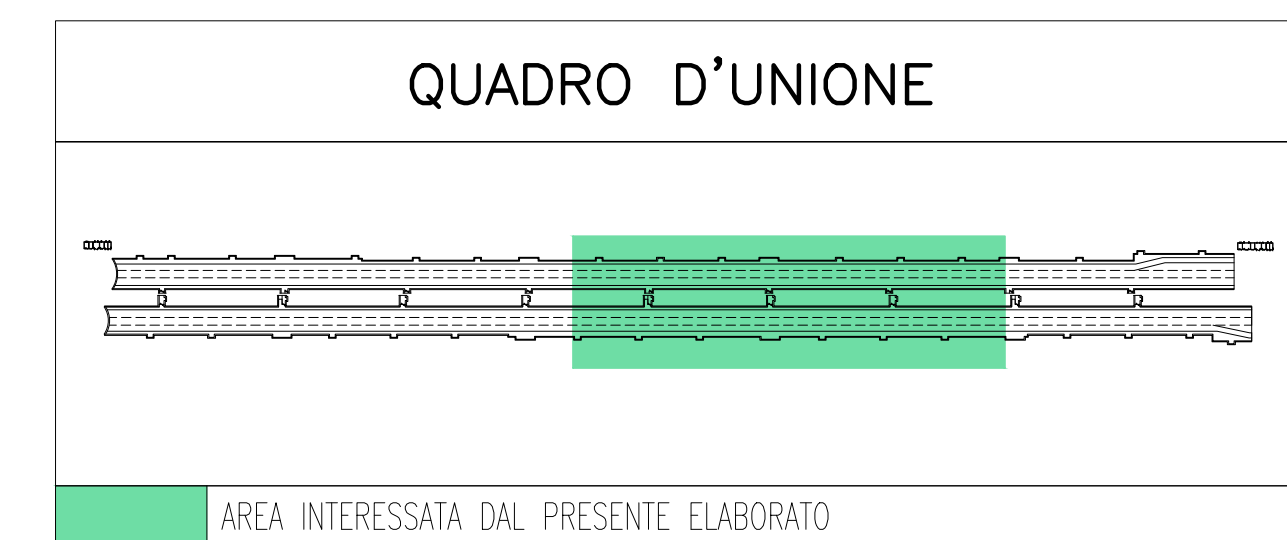

NOTE:
 - ZONA EVIDENZIATA NEL FOGLIO SUCCESSIVO/PRECEDENTE

Stretto di Messina
 Concessionaria per la progettazione, realizzazione e gestione del collegamento stabile tra lo Stretto e il Cardine
 Organismo di Diritto Pubblico
 (Legge n° 1158 del 01/08/1971, modificata dal D.Lgs. n° 114 del 24/04/2000)

PONTE SULLO STRETTO DI MESSINA
PROGETTO DEFINITIVO

EUROLINK S.C.p.A.
 IMPREGILO S.p.A. (Mandatataria)
 SOCIETA' ITALIANA PER CONDOTTE D'ACQUA S.p.A. (Mandante)
 COOPERATIVA MURATORI E CEMENTISTI - C.M.C. di Ravenna Soc. Coop. a.r.l. (Mandante)
 SACVYR S.A.U. (Mandante)
 ISHIKAWAJIMA - HARIMA HEAVY INDUSTRIES CO. Ltd. (Mandante)
 A.C.I. S.C.P.A. - CONSORZIO STABILE (Mandante)

IL PROGETTISTA Dott. Ing. I. Barilli Ordine Ingegneri V.C.O. n° 122	IL CONTRAENTE GENERALE Project Manager (Ing. P.P. Marcheselli)	STRETTO DI MESSINA Direzione Generale e RUP Validazione (Ing. G. Fimmemonti)	STRETTO DI MESSINA Amministratore Delegato (Dott. P. Gucci)
---	---	--	--

COLLEGAMENTI SICILIA SS1104_F0
 INFRASTRUTTURE STRADALI - IMPIANTI TECNOLOGICI
 GENERALE - OPERE IN SOTTERRANEO
 GALLERIA NATURALE - LE FOSSE
 PLANIMETRIA IMPIANTI DI VENTILAZIONE,
 CONTROLLO ATMOSFERA E RILIEVO TRAFFICO - TAVOLA 2 di 3

CODICE: CG0700P1ADSS100GNF4000026FO

REV.	DATA	DESCRIZIONE	REDAITO	VERIFICATO	APPROVATO
FO	20/06/2011	EMISSIONE FINALE	D. RE	G. LUPI	I. BARILLI

SCALA: 1:1000/200