
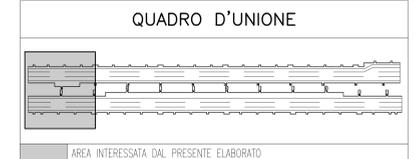


NOTE GENERALI

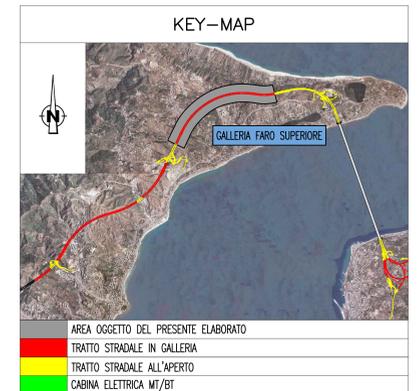

ELABORATI DI RIFERIMENTO

CG0700P1POSSIO00NF30000010	GALLERIA NATURALE - FARO SUPERIORE PLANIMETRIA CON DISPOSIZIONE DEI CAVIDOTTI - TAVOLA 1 DI 5
CG0700P1POSSIO00NF30000090	GALLERIA NATURALE - FARO SUPERIORE PLANIMETRIA CON DISPOSIZIONE DEI CAVIDOTTI - TAVOLA 2 DI 5
CG0700P1POSSIO00NF30000100	GALLERIA NATURALE - FARO SUPERIORE PLANIMETRIA CON DISPOSIZIONE DEI CAVIDOTTI - TAVOLA 3 DI 5
CG0700P1POSSIO00NF30000110	GALLERIA NATURALE - FARO SUPERIORE PLANIMETRIA CON DISPOSIZIONE DEI CAVIDOTTI - TAVOLA 4 DI 5
CG0700P1POSSIO00NF30000120	GALLERIA NATURALE - FARO SUPERIORE PLANIMETRIA CON DISPOSIZIONE DEI CAVIDOTTI - TAVOLA 5 DI 5
CG0700P1ADSSIO00NF30000130	GALLERIA NATURALE - FARO SUPERIORE SCHEMA ARCHITETTURA LOCALE IMPIANTO PANNELLI A MESSAGGIO VARIABLE - TAVOLA 1 DI 2
CG0700P1ADSSIO00NF30000140	GALLERIA NATURALE - FARO SUPERIORE SCHEMA ARCHITETTURA LOCALE IMPIANTO PANNELLI A MESSAGGIO VARIABLE - TAVOLA 2 DI 2

NOTE:  
 - ZONA EVIDENZIATA NEL FOGLIO SUCCESSIVO/PRECEDENTE  
 - (\*) COLLEGAMENTO AL NODO LAN  
 - IL PRESENTE ELABORATO E' VALIDO ESCLUSIVAMENTE PER GLI ASPETTI IMPIANTISTICI  
 - PER I DETTAGLI DEL COLLEGAMENTO CABINA-IMBOCCO VEDI PLANIMETRIA CAVIDOTTI



PONTE SULLO STRETTO DI MESSINA  
 PROGETTO DEFINITIVO




EUROLINK S.p.A.  
 IMPREGILO S.p.A. (Mandatario)  
 SOCIETA' ITALIANA PER CONDOTTE D'ACQUA S.p.A. (Mandatario)  
 COOPERATIVA MURATORI E CEMENTISTI - C.M.C. di Ravenna Soc. Coop. a.r.l. (Mandatario)  
 SACVY S.p.A. (Mandatario)  
 ISHIKAWAJIMA - HARIMA HEAVY INDUSTRIES CO. Ltd. (Mandatario)  
 A.C.I. S.C.P.A. - CONSORZIO STABILE (Mandatario)

IL PROGETTISTA Dott. Ing. L. Barili Ordine Ingegneri V.C.O. n° 122	IL CONTRAENTE GENERALE Project Manager (Ing. P.P. Marchesini)	STRETTO DI MESSINA Direzione Generale e RUP Validazione (Ing. G. Timmenhelt)	STRETTO DI MESSINA Amministratore Delegato (Dott. P. Gucci)
---	---	---	---

COLLEGAMENTI SICILIA [SS1234\_F0]  
 INFRASTRUTTURE STRADALI - IMPIANTI TECNOLOGICI  
 ELEMENTI DI CARATTERE GENERALE  
 GALLERIA NATURALE - FARO SUPERIORE  
 PLANIMETRIA IMPIANTO PMV, SEMAFORI E SEGNALETICA DI EMERGENZA  
 TAVOLA 1 DI 5



CODICE CG0700P1POSSIO00NF30000140	DESCRIZIONE EMMISSIONE FINALE	REDAZIONE D. RE	VERIFICATO G. LUPI	APPROVATO L. BARELLI	SCALA 1:1000
REV. DATA	DESCRIZIONE	REDAZIONE	VERIFICATO	APPROVATO	
FO 20/06/2011					

NUMERO DEL FILE: SS1234\_F0.dwg

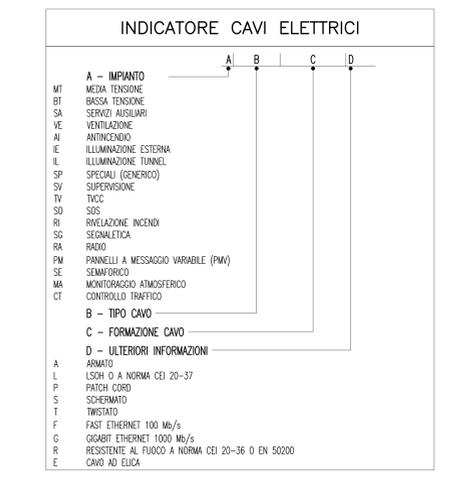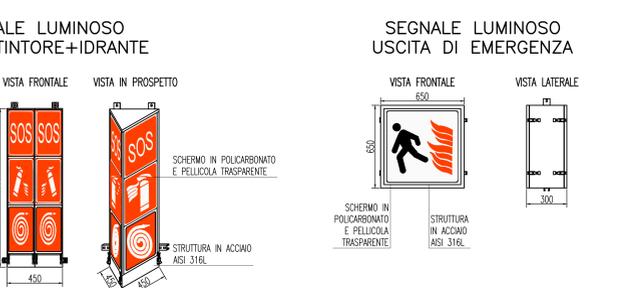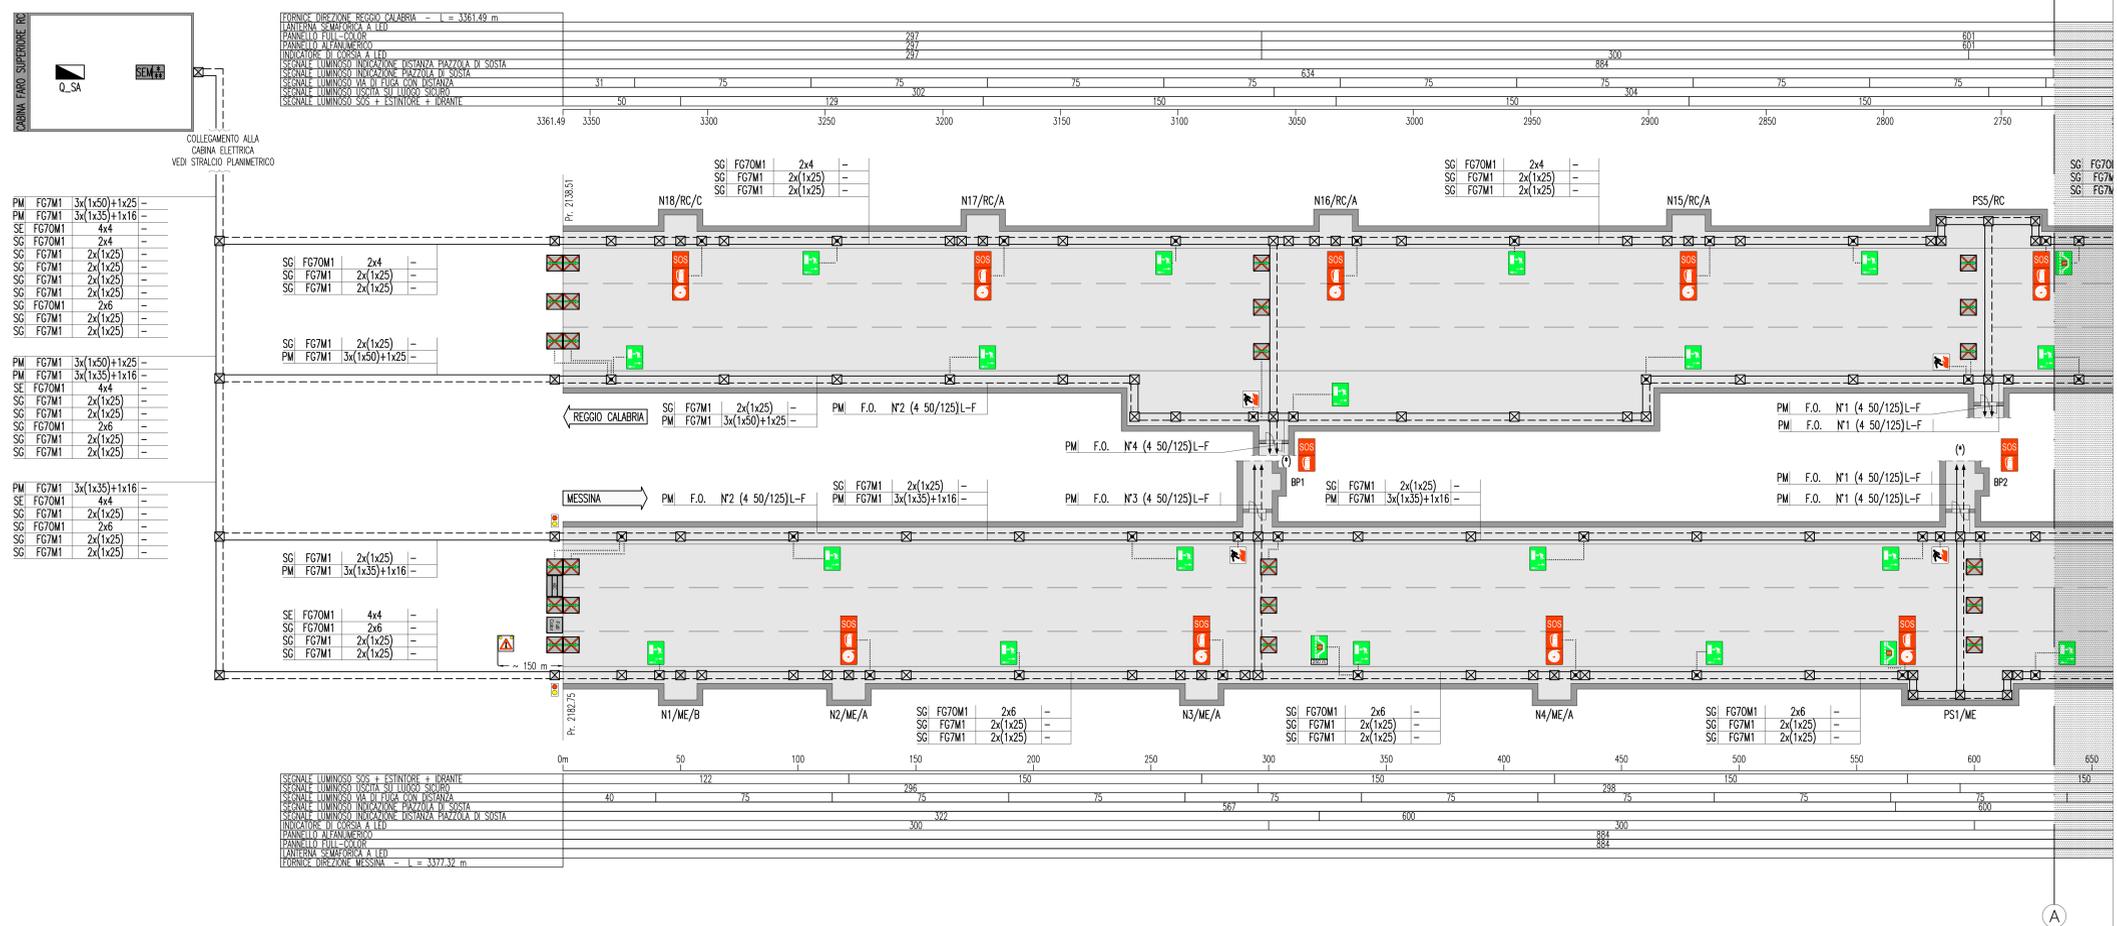

LEGENDA COLORI

IMPIANTO DI ILLUMINAZIONE
IMPIANTO DI SUPERVISIONE
IMPIANTO SOS
IMPIANTO TVcc
IMPIANTO RIVELAZIONE INCENDI
IMPIANTO PANNELLI A MESSAGGIO VARIABLE
IMPIANTO RADIO
IMPIANTO ANTINCENDIO
IMPIANTO DI VENTILAZIONE, CONTROLLO TRAFFICO E QUALITA' DELL'ARIA

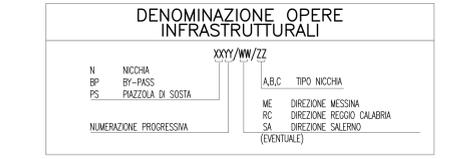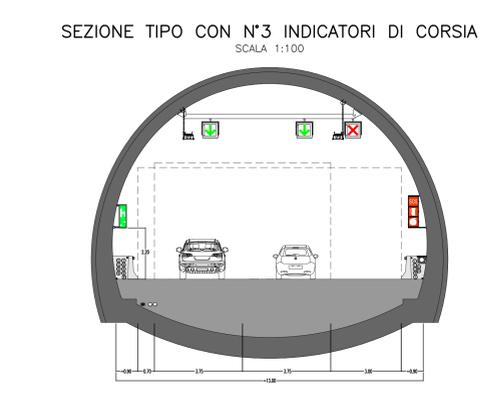

LEGENDA SIMBOLI

QUADRO ELETTRICO
POZZETTO GETTIATO IN OPERA/PREFABBRICATO CON CHIUSINO IN GHISA
VANO DI ISPEZIONE CAVI NEL PROFILO RIDIRETTIVO
CENTRALE GESTIONE SEMAFORI
LANTERNA SEMAFORICA A LED A DUE CAMPI (ROSSO-GIALLO)
INDICATORE DI CORSIA A LED
PANNELLO A MESSAGGIO VARIABLE TIPO FULL COLOR
PANNELLO A MESSAGGIO VARIABLE TIPO ALFANUMERICI 2x12
SEGNALE LUMINOSO SOS + ESTINTORE + IDRANTE
SEGNALE NON LUMINOSO SOS + ESTINTORE
SEGNALE LUMINOSO USCITA DI EMERGENZA
SEGNALE LUMINOSO VIA DI FUGA CON DISTANZA
SEGNALE LUMINOSO INDICAZIONE PIAZZOLA DI SOSTA
SEGNALE LUMINOSO DI PREAVVISO PIAZZOLA DI SOSTA
SEGNALE DI PERICOLO CON LAMPEGGIANTE

LEGENDA CAVIDOTTI

CAVIDOTTO RETE MEDIA TENSIONE (20kV)
CAVIDOTTO RETE BASSA TENSIONE (GENERICA) (400V/230V)
CAVIDOTTO RETI SPECIALI (GENERICO)
CAVIDOTTO DI ALIMENTAZIONE TERMINALE
PUNTO RISALTA CAVI