



NOTE GENERALI

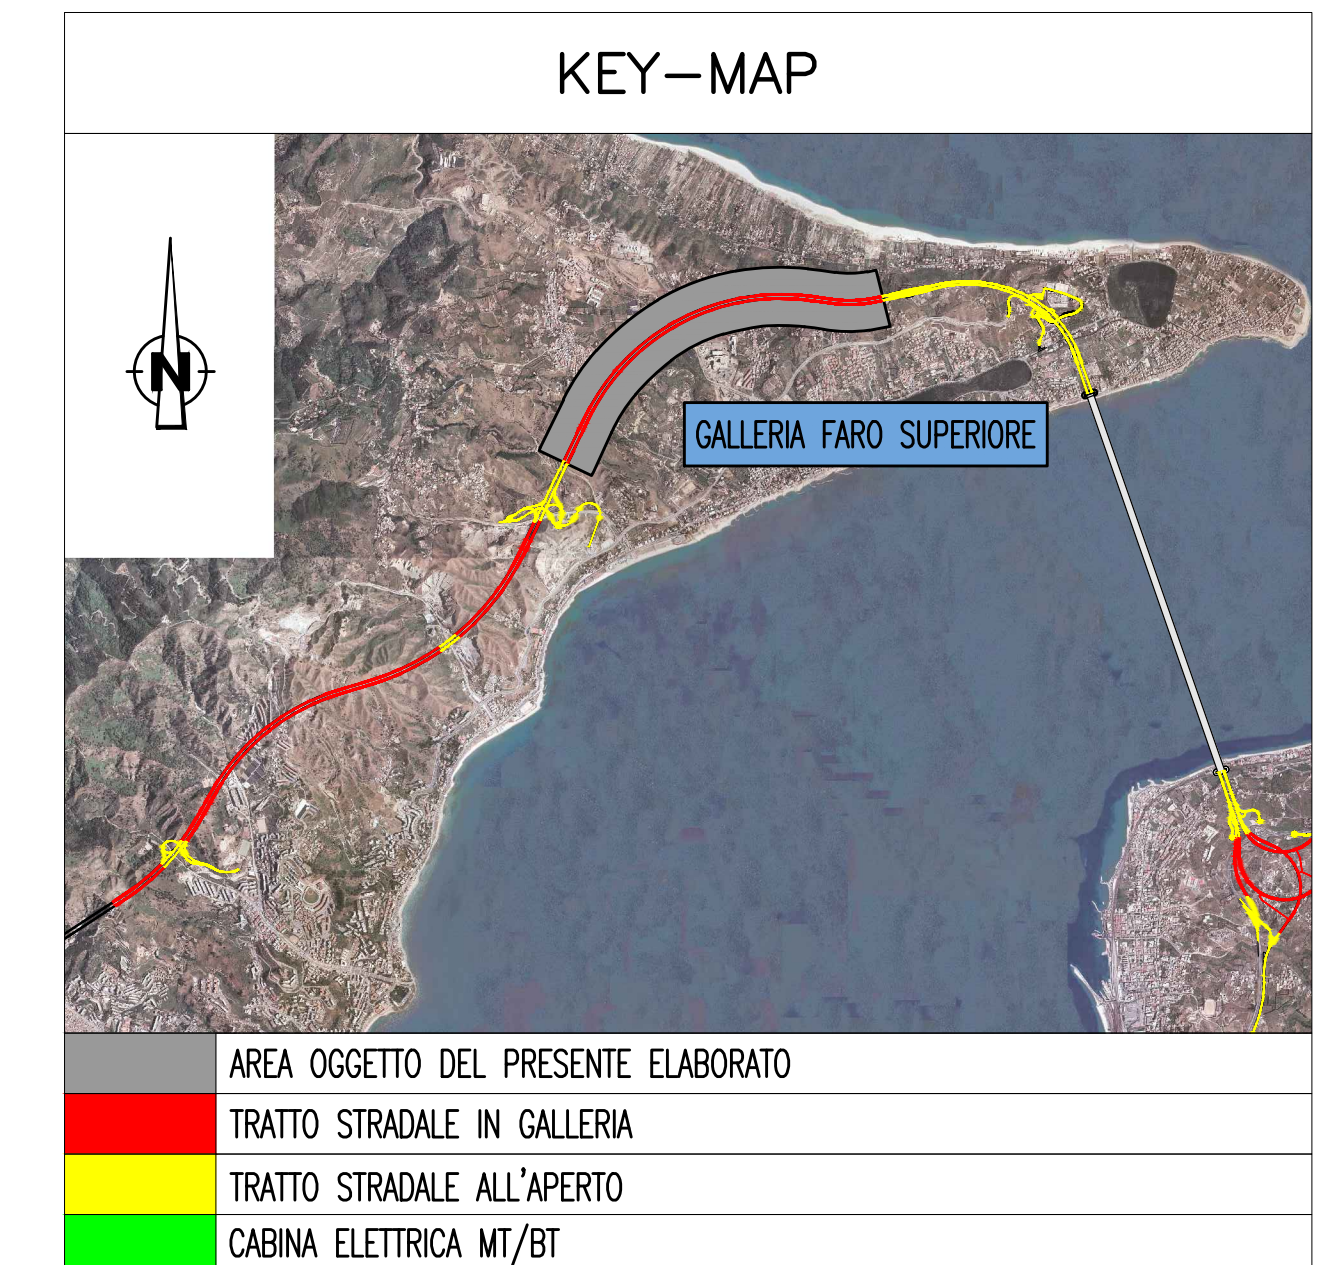

QUADRO D'UNIONE

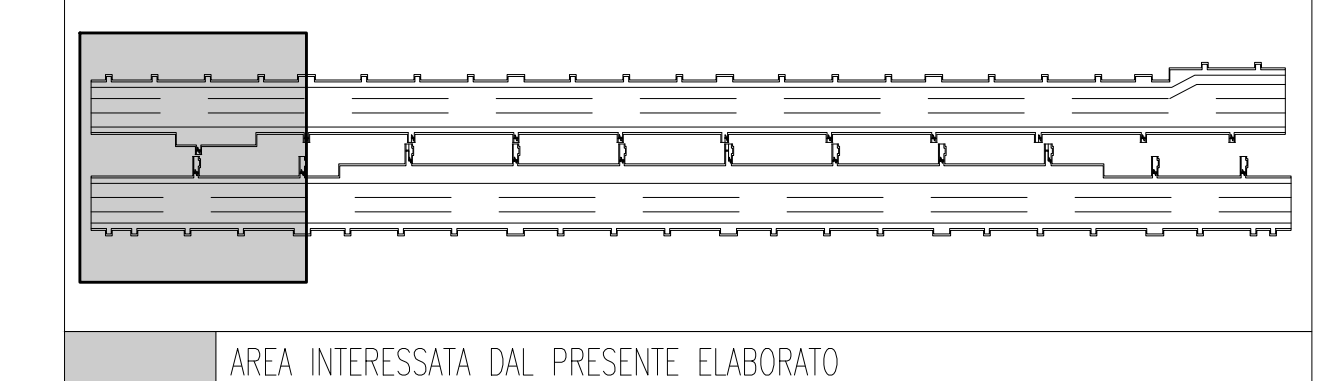

ELABORATI DI RIFERIMENTO

CG0700P1POSSIO00NE30000010	GALLERIA NATURALE - FARO SUPERIORE - PLANIMETRIA CON DISPOSIZIONE DEI CAVIDOTTI - TAVOLA 1 DI 5
CG0700P1POSSIO00NE30000090	GALLERIA NATURALE - FARO SUPERIORE - PLANIMETRIA CON DISPOSIZIONE DEI CAVIDOTTI - TAVOLA 2 DI 5
CG0700P1POSSIO00NE30000100	GALLERIA NATURALE - FARO SUPERIORE - PLANIMETRIA CON DISPOSIZIONE DEI CAVIDOTTI - TAVOLA 3 DI 5
CG0700P1POSSIO00NE30000110	GALLERIA NATURALE - FARO SUPERIORE - PLANIMETRIA CON DISPOSIZIONE DEI CAVIDOTTI - TAVOLA 4 DI 5
CG0700P1POSSIO00NE30000120	GALLERIA NATURALE - FARO SUPERIORE - PLANIMETRIA CON DISPOSIZIONE DEI CAVIDOTTI - TAVOLA 5 DI 5
CG0700P1ADSSIO00NE30000060	GALLERIA NATURALE - FARO SUPERIORE - SCHEMA ARCHITETTURA LOCALE DELL'IMPIANTO DI SUPERVISIONE, AUTOMAZIONE E CONTROLLO - TAVOLA 1 DI 2
CG0700P1ADSSIO00NE30000070	GALLERIA NATURALE - FARO SUPERIORE - SCHEMA ARCHITETTURA LOCALE DELL'IMPIANTO DI SUPERVISIONE, AUTOMAZIONE E CONTROLLO - TAVOLA 2 DI 2

NOTE:  
 - ZONA EVIDENZIATA NEL FOGLIO SUCCESSIVO/PRECEDENTE  
 - IL PRESENTE ELABORATO E' VALIDO ESCLUSIVAMENTE PER GLI ASPETTI IMPIANTISTICI  
 - PER I DETTAGLI DEL COLLEGAMENTO CABINA-IMBOCCO VEDI PLANIMETRIA CAVIDOTTI

**Stretto di Messina**  
 Concessionaria per la progettazione, realizzazione e gestione del collegamento stabile tra lo Stretto e il Continente  
 Organismo di Diritto Pubblico  
 (Legge n° 1158 del 17 dicembre 1971, modificata dal D.Lgs. n° 114 del 24 aprile 2003)

**PONTE SULLO STRETTO DI MESSINA**  
 PROGETTO DEFINITIVO


**EUROLINK S.p.A.**  
 IMPREGIOLIO S.p.A. (Mandatario)  
 SOCIETA' ITALIANA PER CONDOTTE D'ACQUA S.p.A. (Mandatario)  
 COOPERATIVA MURATORI E CEMENTISTI - C.M.C. di Ravenna Soc. Coop. a.r.l. (Mandatario)  
 SACVYR S.p.A. (Mandatario)  
 ISHRAKAWAJIMA - HARIMA HEAVY INDUSTRIES CO. Ltd. (Mandatario)  
 A.C.I. S.C.P.A. - CONSORZIO STABILE (Mandatario)

IL PROGETTISTA Dott. Ing. I. Barilli Ordine Ingegneri V.C.O. n° 122	IL CONTRAENTE GENERALE Project Manager (Ing. P.P. Marchesini)	STRETTO DI MESSINA Direzione Generale e RUP Validazione (Ing. G. Timmenhelt)	STRETTO DI MESSINA Amministratore Delegato (Dott. P. Gucci)
--	---	---	---

**COLLEGAMENTI SICILIA** SS1239\_F0  
 INFRASTRUTTURE STRADALI - IMPIANTI TECNOLOGICI  
 ELEMENTI DI CARATTERE GENERALE  
 GALLERIA NATURALE - FARO SUPERIORE  
 PLANIMETRIA IMPIANTO DI SUPERVISIONE, AUTOMAZIONE E CONTROLLO  
 TAVOLA 1 DI 5


CODICE FO 20/06/2011	DESCRIZIONE EMMISSIONE FINALE	REDATTO D. RE	VERIFICATO G. LUPI	APPROVATO I. BARILLI	SCALA 1:1000
-------------------------	----------------------------------	------------------	-----------------------	-------------------------	-----------------

NOME DEL FILE: SS1239\_F0.dwg

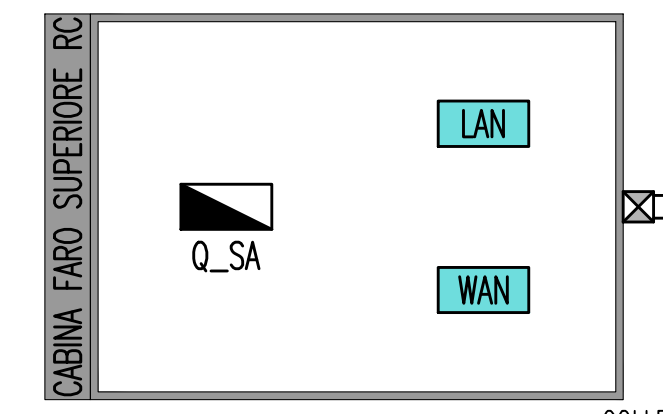


SV FG70M1	2x10	-
SV FG70M1	2x10	-
SV FG70M1	2x10	-
SV FG70M1	2x10	-


SPI F.O. N2(12 50/125)L-G

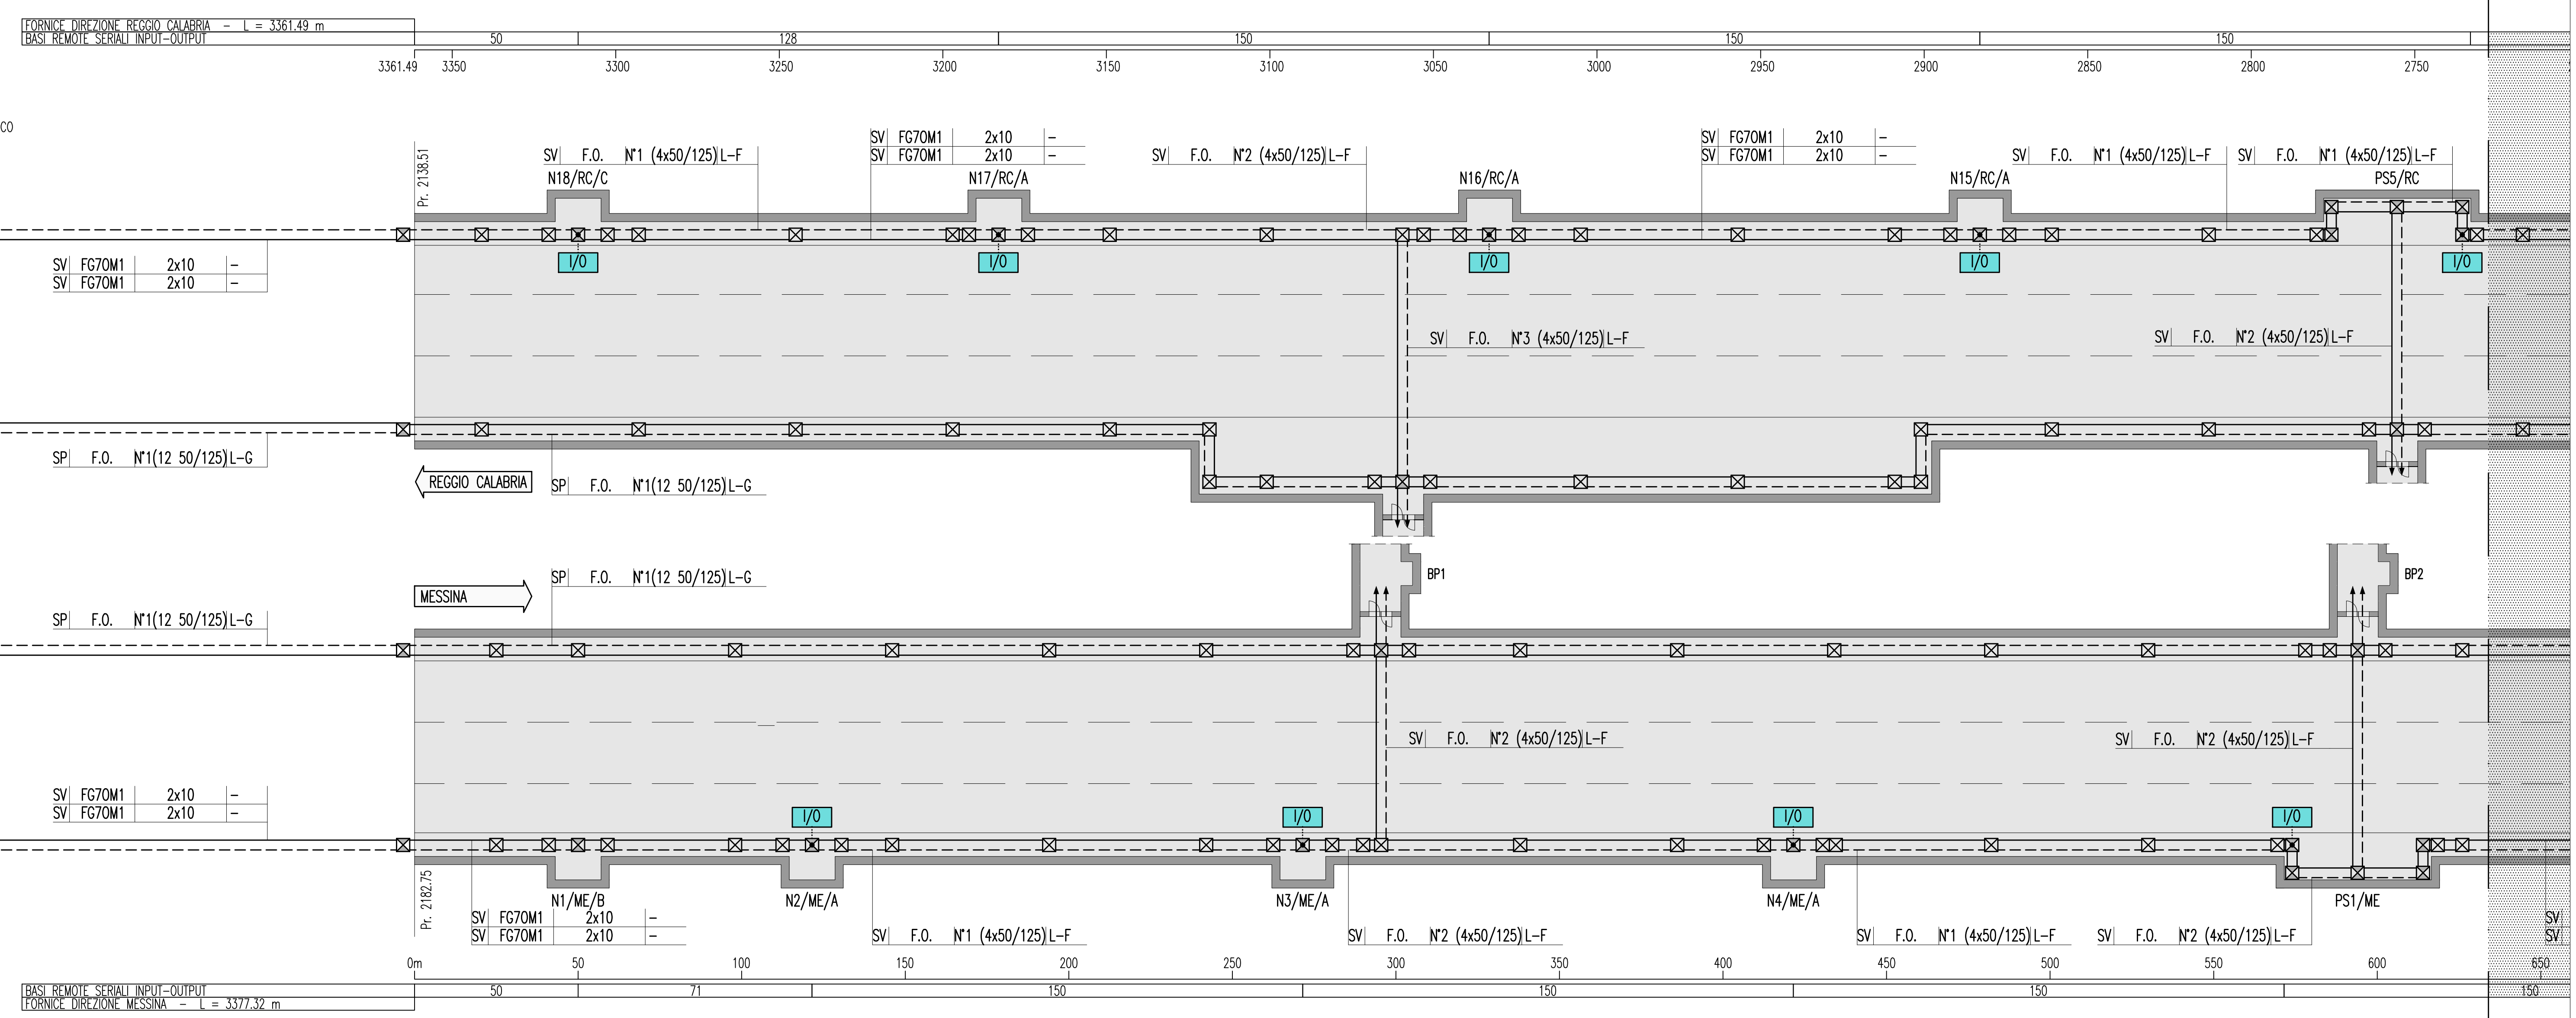

PARTICOLARE NODO LAN DI CABINA

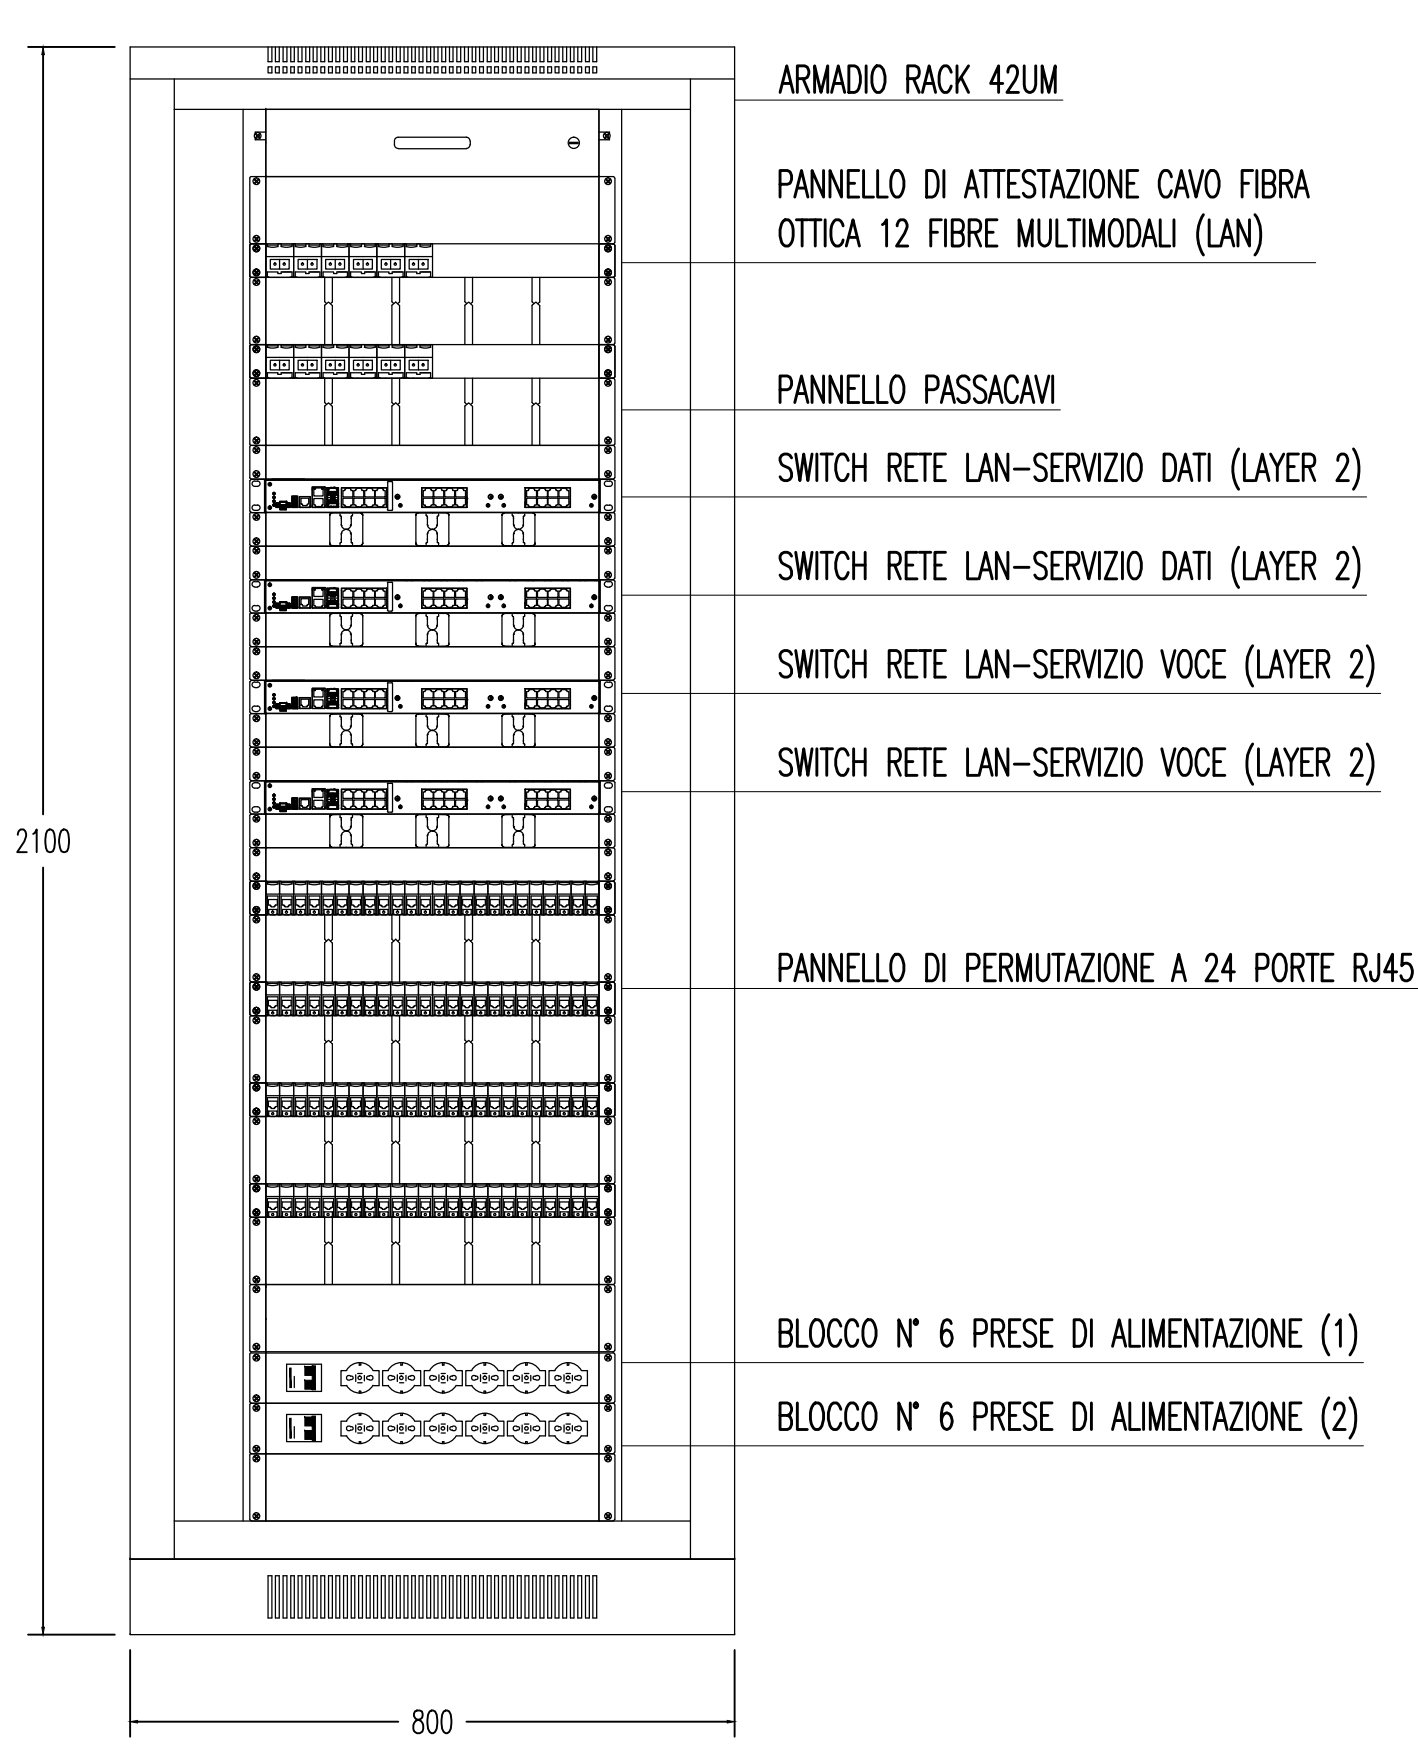

PARTICOLARE NODO WAN DI CABINA

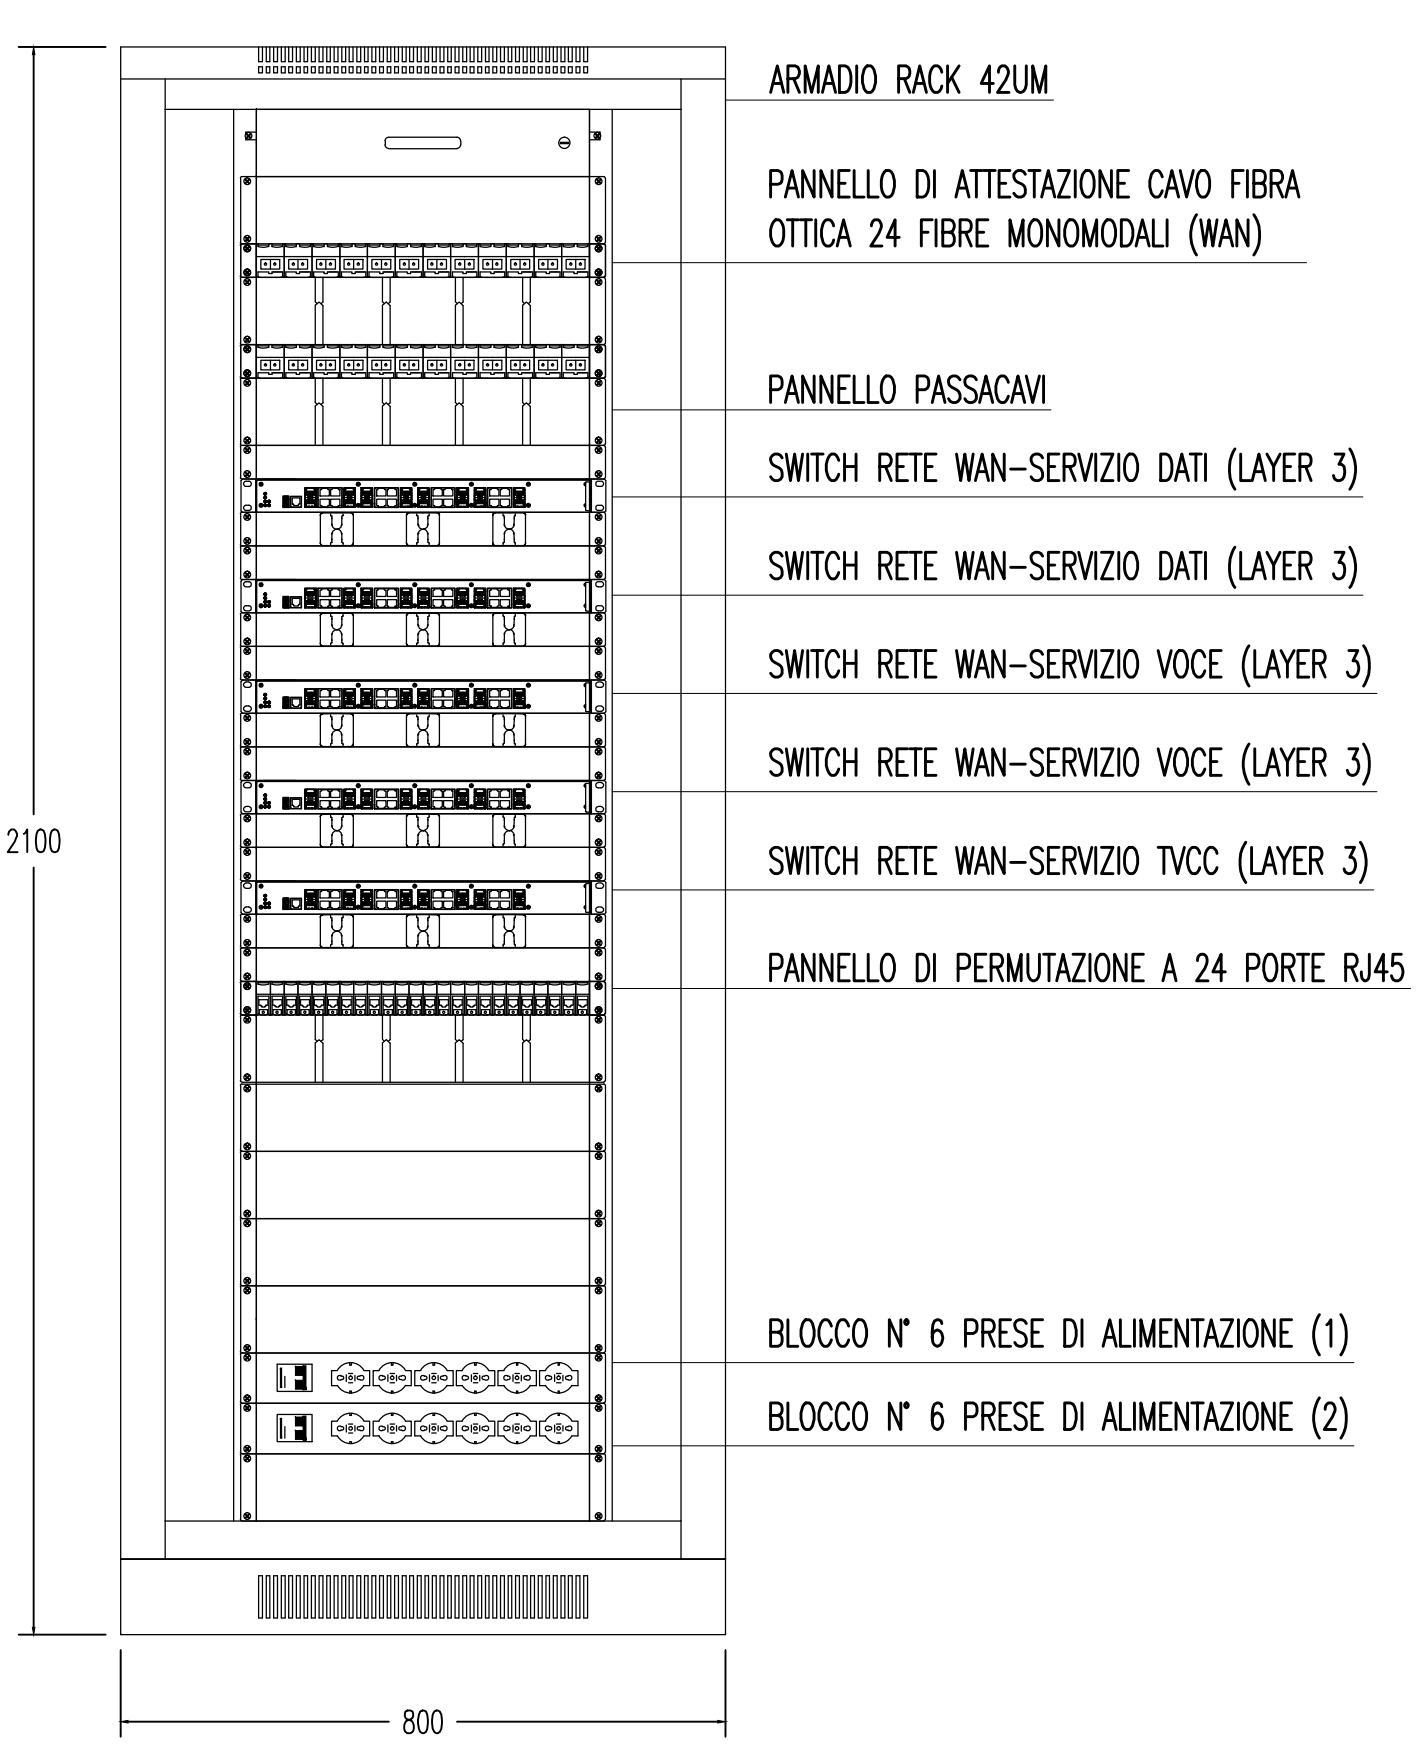

INDICATORE CAVI ELETTRICI

MT	MEIA TENSIONE
BT	BASSA TENSIONE
SA	SERVIZI AUSILIARI
VE	VENTILAZIONE
AI	ANTINCENDIO
IE	ILLUMINAZIONE ESTERNA
IL	ILLUMINAZIONE TUNNEL
SP	SPECIALI (SCHEMICO)
SV	SUPERVISIONE
TV	TVCC
SD	SOS
RI	RIVELAZIONE INCENDI
SG	SEGNALETICA
RA	RADIO
PM	PANNELLI A MESSAGGIO VARIABILE (PMV)
SE	SEMAFORO
MA	MONITORAGGIO ATMOSFERICO
CT	CONTROLLO TRAFFICO

B - TIPO CAVO  
 C - FORMAZIONE CAVO  
 D - ULTERIORI INFORMAZIONI

A ARMADIO  
 L LSZH O A NORMA CEI 20-37  
 P PATCH CORD  
 S SCHEMATO  
 T TWISTATO  
 F FAST ETHERNET 100 Mb/s  
 G GIGABIT ETHERNET 1000 Mb/s  
 R RESISTENTE AL FUOCO A NORMA CEI 20-36 O EN 50200  
 E CAVO AD ELICA

LEGENDA COLORI

[Red]	IMPIANTO DI ILLUMINAZIONE
[Blue]	IMPIANTO DI SUPERVISIONE
[Green]	IMPIANTO SOS
[Yellow]	IMPIANTO TVcc
[Purple]	IMPIANTO RIVELAZIONE INCENDI
[Light Blue]	IMPIANTO PANNELLI A MESSAGGIO VARIABILE
[Dark Blue]	IMPIANTO RADIO
[Orange]	IMPIANTO ANTINCENDIO
[Light Green]	IMPIANTO DI VENTILAZIONE, CONTROLLO TRAFFICO E QUALITA' DELL'ARIA

LEGENDA SIMBOLI

[Square]	QUADRO ELETTRICO
[Circle]	POZZETTO GETTIATO IN OPERA/PREFABBRICATO CON CHIUSINO IN GHISA
[Triangle]	VANO DI ISPEZIONE CAVI NEL PROFILO RIDIRETTIVO
[LAN]	NODO DI RETE LAN
[WAN]	NODO/ARMADIO DI RETE WAN (SERVIZI DATI, VOCE E VIDEO)
[I/O]	BASE REMOTA SEGNALI INPUT/OUTPUT INSTALLATA IN ARMADIO SOS
[PLC]	CONTROLLATORE A LOGICA PROGRAMMABILE (PLC)
[Star]	PUNTO RISALITA CAVI
[Line]	COLLEGAMENTO TERMINALE IN UTENZA IN CAMPO

DENOMINAZIONE OPERE INFRASTRUTTURALI

N	NICCHIA	XXXX/WW/ZZ	A,B,C	TIPO NICCHIA
BP	BY-PASS			
PS	PIAZZOLA DI SOSTA			
			ME	DIREZIONE MESSINA
			RC	DIREZIONE REGIONE CALABRIA
			SA	DIREZIONE SALERNO
				(EVENTUALE)

NUMERAZIONE PROGRESSIVA

LEGENDA CAVIDOTTI

[Solid Line]	CAVIDOTTO RETE MEDIA TENSIONE (20KV)
[Dashed Line]	CAVIDOTTO RETE BASSA TENSIONE (GENERICA) (400V/230V)
[Dotted Line]	CAVIDOTTO RETI SPECIALI (GENERICO)
[Dash-dot Line]	CAVIDOTTO DI ALIMENTAZIONE TERMINALE
[Star]	PUNTO RISALITA CAVI