



PIANTA CUNICOLO – SCALA 1:100

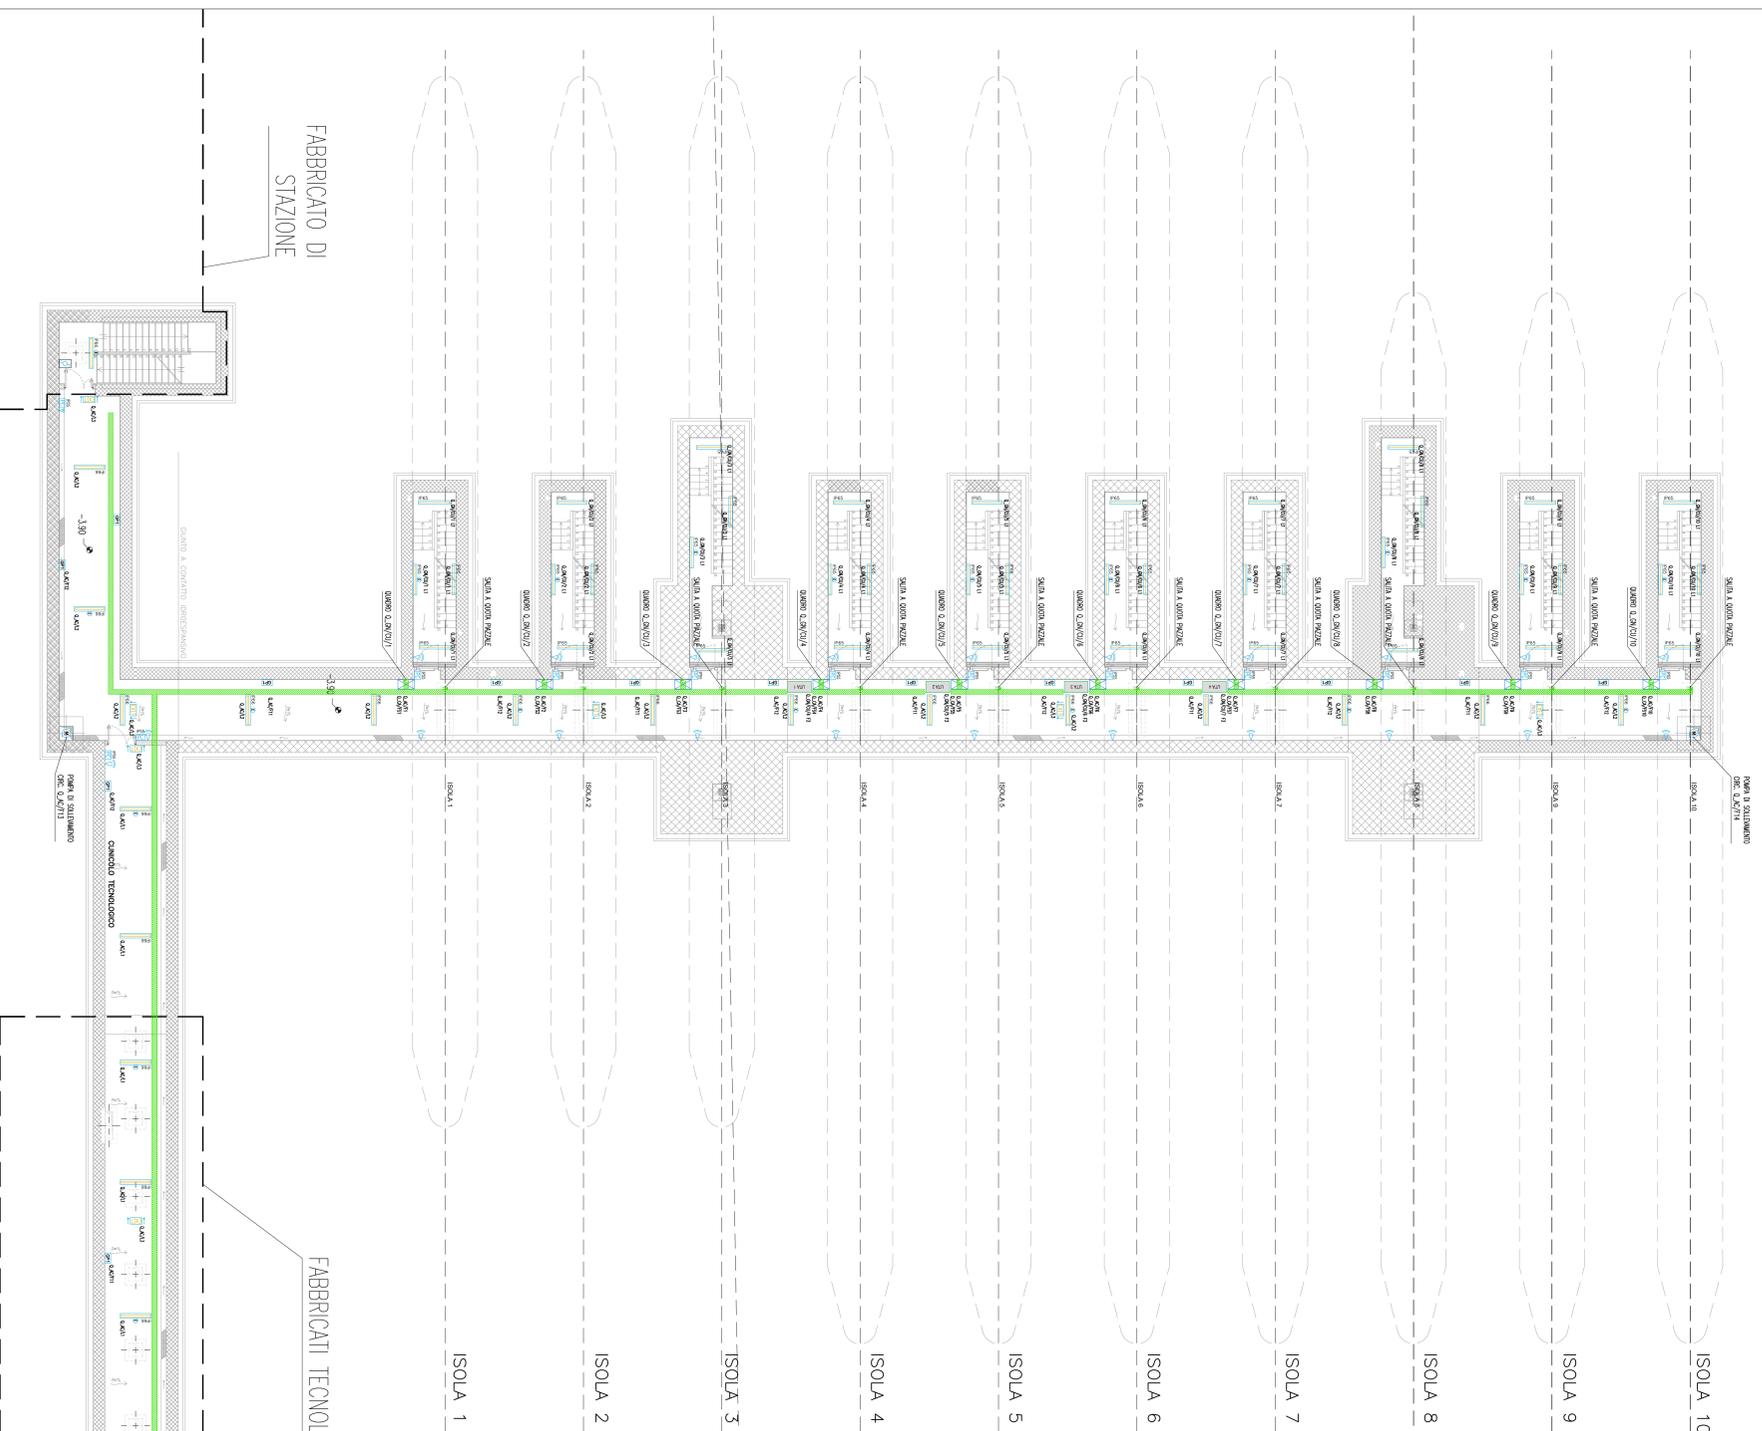

CABINA DI ESAZIONE TIPO – SCALA 1:25

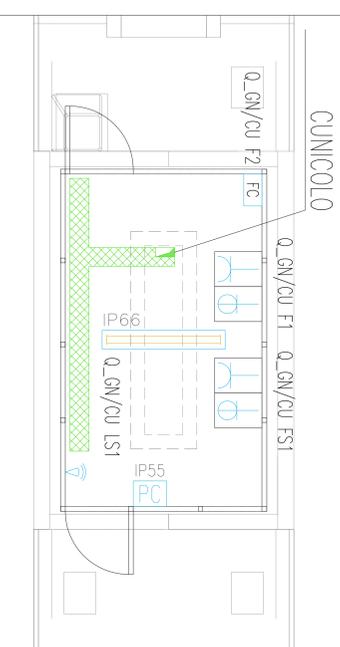

MESSINA

PONTE SULLO STRETTO

ASSE CORSIA DIREZIONE R.C.


NOTE GENERALI

NOTE: La quota altimetrica media 40,00 corrisponde alla quota assoluta 471,17

LEGENDA SIMBOLI

SYMBOL	DESCRIZIONE
	APPARECCHIATURA IMPIANTI ELETTRICI
	PIANTINA PER A VISTA CORPO E CONTROLLO IN POLICOMBINATO CON 2 LAMPADINE FLUORESCENTI PIANTINA PER A VISTA CORPO E CONTROLLO IN POLICOMBINATO CON 1 LAMPADA FLUORESCENTE LAMPADINE DA 36 W E 40 W LUCI DI SICUREZZA CON ALIMENTAZIONE AUTONOMA DI 60 MINUTI LAMPADINE DA 18 W E 1 LAMPADA DA 18 W R152 INTERFERRITI UNIPOLARI DA 10 A IN CORTINA A VISTA R155
	DESMITRE UNIPOLARE DA 10 A IN CORTINA A VISTA R155
	PIANTINE UNIPOLARE DA 10 A IN CORTINA A VISTA R155
	GRUPPO MESSA A VISTA CON INTERFERRITI MULTICONTATTO PREINCARICATO DA UNA MESSA PER INDICAZIONE 2P+1 18 A ED UNA 3P+N+1 18 A, UNA MESSA PER DUE DA UNA BRANCA 2P+1/18A PER IN CORTINA A VISTA R155
	PANNO DI ALIMENTAZIONE PER FAN-ON, ASSICURAZIONE ELETTRICA COSTITUITO DA UNA BRANCA SPASSO 2P+1 10/18A CON INTERFERRITI DI BRANCO IN CORTINA INDESSATA A PARETE
	PANNO DI ALIMENTAZIONE MONOPE ELETTRICO
	COMPLESSO AUTONOMO DI ALIMENTAZIONE AUTONOMA 60 MINUTI PER UNA LAMPADA FLUORESCENTE PIANTINA PER A VISTA CORPO E CONTROLLO IN POLICOMBINATO PER DISTRIBUZIONE SECONDARIA CON SETTO SEPARATO PER LA RETE PRELUMINAZIONE E COMBINATA ASSIEMBLATA PANNELLO DI COMANDO E CONTROLLO PER LA GESTIONE DELL'ILLUMINAZIONE E DELLA CLIMATIZZAZIONE IN CORTINA STAZIONE R155
	SENSORE DI PRESSIONE E LUMINOSITA'

PIANTA CHIAVE

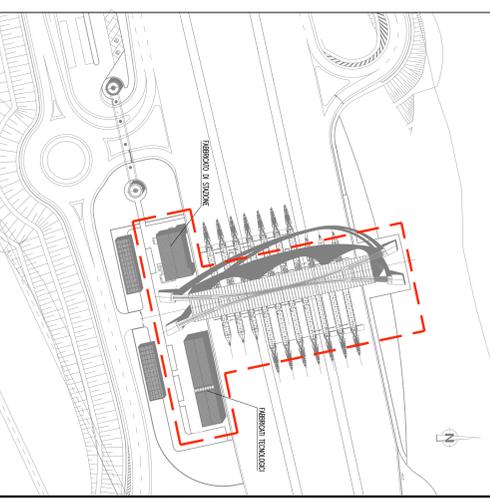

Stretto di Messina
 Consorzio per lo sviluppo, gestione e gestione del collegamento dalla Sicilia a Lampedusa
 (Legge n. 110 del 17 gennaio 1971, articolo del titolo n. 111 del 24 aprile 2003)

EUROLINK

PROGETTO DEFINITIVO

EUROLINK S.C.P.A.
 IMPRESA S.p.A. ITALIANA
 SOCIETA' ITALIANA PER CONDOTTE EVACUATA S.p.A. (Materiana)
 COOPERATIVA NAZIONALE ELETTRICI S.p.A. (Materiana)
 SICHIVAVIANA - HEVIA HEAVY INDUSTRIES CO. Ltd. (Materiana)
 A.C.I. S.C.P.A. - CONSORCIO STABILE (Materiana)

IL PROGETTISTA
 Dott. Ing. L. Berti
 Ordine n. 122
SIMA
 Ordine Ingegneri Milano
 n. 15498

IL CONSTATTORE GENERALE
 Prof. P. Marzulli

IL PROGETTISTA
 Prof. P. Marzulli

IL CONSTATTORE GENERALE
 Prof. P. Marzulli

IL PROGETTISTA
 Prof. P. Marzulli

IL CONSTATTORE GENERALE
 Prof. P. Marzulli

COLLEGAMENTI SICILIA
INFRASTRUTTURE STRADALI IMPIANTI TECNOLOGICI
PIAZZALE DI ESAZIONE
IMPIANTI ELETTRICI

SS1290 FOI

PANINERNA IMPIANTI ELETTRICI DI ILLUMINAZIONE E FORZA MOTRICE - CONDUITO E CABINE DI ESAZIONE

INDICE

C | **G** | **O** | **Z** | **I** | **O** | **I** | **P** | **I** | **D** | **S** | **I** | **L** | **L** | **P** | **O** | **E** | **L** | **O** | **0** | **0** | **4** | **F** | **0** | **1** | **0** | **0** | **2**

REG. RAI | **REG. REGIONALE** | **REG. REGIONALE** | **REG. REGIONALE**

01/05/2011 | **01/05/2011** | **01/05/2011** | **01/05/2011**

01/05/2011 | **01/05/2011** | **01/05/2011** | **01/05/2011**