

Pianta piano primo, scala 1:100

TELENERGIA
ALESSANDRIA TELERISCALDAMENTO

PROVINCIA DI
ALESSANDRIA
COMUNE DI
ALESSANDRIA

COMPLETAMENTO DEL SISTEMA DI TELERISCALDAMENTO DELLA CITTÀ DI ALESSANDRIA

PROGETTO DELLE OPERE CENTRALE SUD

Elaborato ARCH V003
PIANTA PIANO PRIMO



Progettisti:
EGEA
INGEGNERIA DEL TERRITORIO

ORDINE DEGLI INGEGNERI
DELLA PROVINCIA DI ALESSANDRIA
A1693 Dott. Ing. Roberto Scato

Scala: 1:100

Codifica elaborato: B1 ARCH V003
Versione: A - Emisione: Gennaio 2020
File: B1_ARCH_V003_A.pdf

Pianta piano primo, scala 1:1000
Key plan

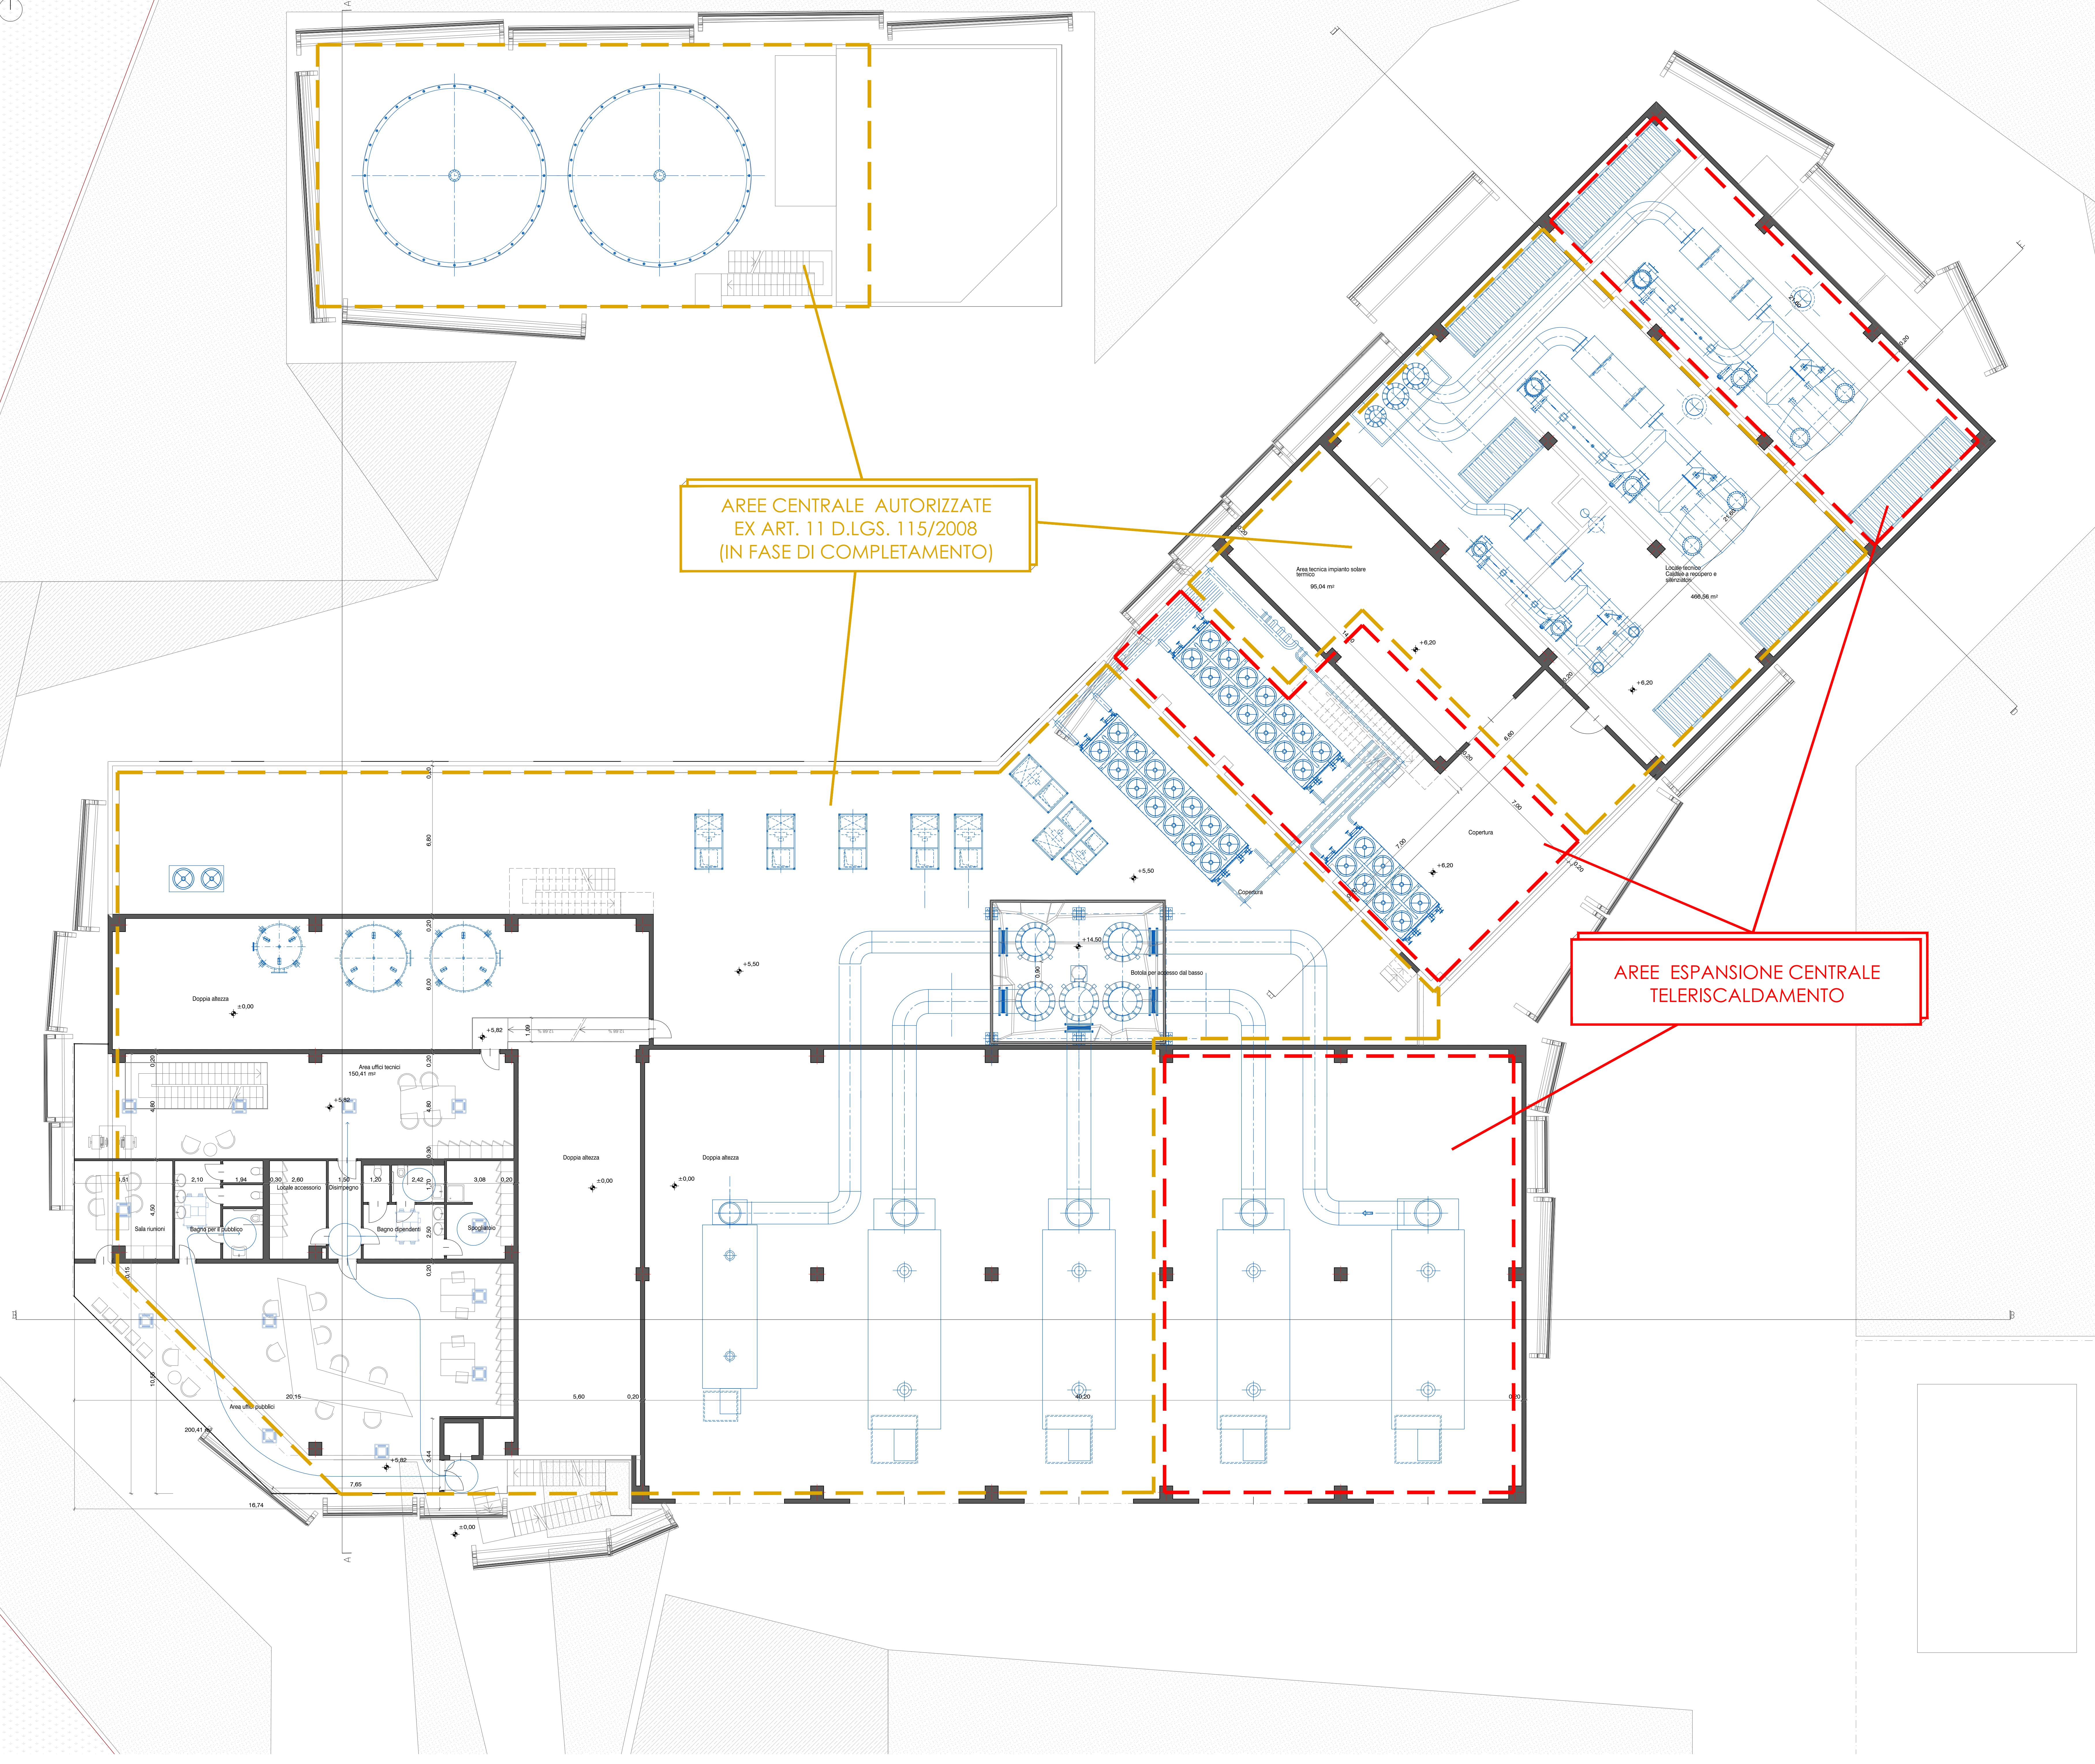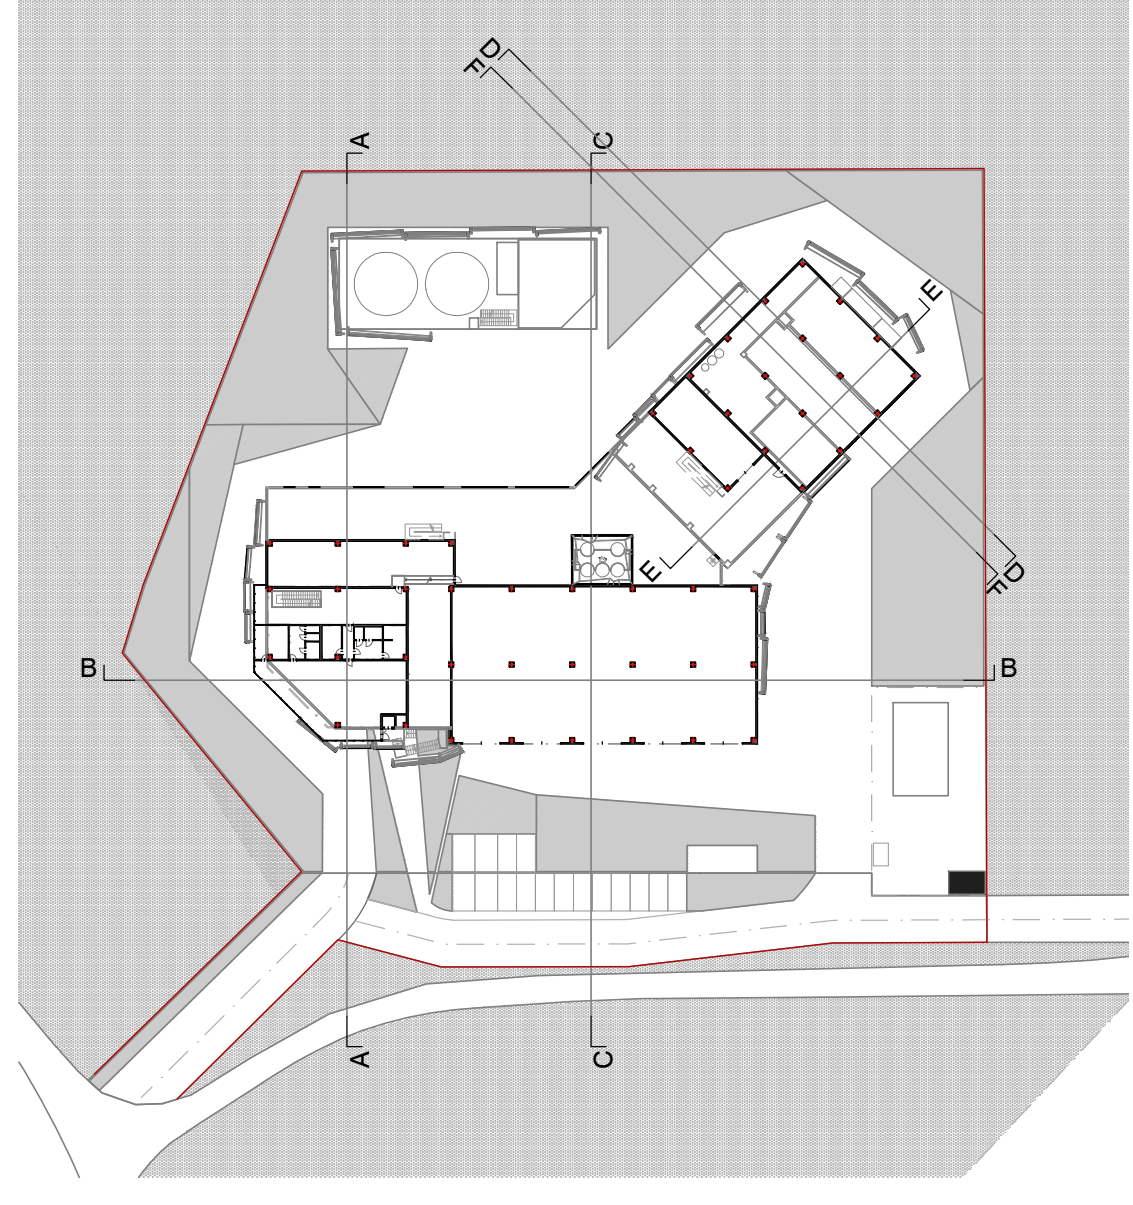

AREE CENTRALE AUTORIZZATE
EX ART. 11 D.LGS. 115/2008
(IN FASE DI COMPLETAMENTO)

AREE ESPANSIONE CENTRALE
TELERISCALDAMENTO