



TELENERGIA
ALESSANDRIA TELERISCALDAMENTO

PROVINCIA DI
ALESSANDRIA
COMUNE DI
ALESSANDRIA

**COMPLETAMENTO DEL SISTEMA
DI TELERISCALDAMENTO
DELLA CITTÀ DI ALESSANDRIA**


**PROGETTO DELLE OPERE
CENTRALE SUD**

Elaborato GEO V008


Progettati:
EGEA
ENERGIE DEL TERRITORIO

**POZZI GEOTERMICI
COLLEGAMENTI IDRAULICI
ED ELETTRICI**

Codifica elaborato: B1 GEO V008
Versione: A - Emissione: Febbraio 2020
File: B1_GEO_V008.A.pdf

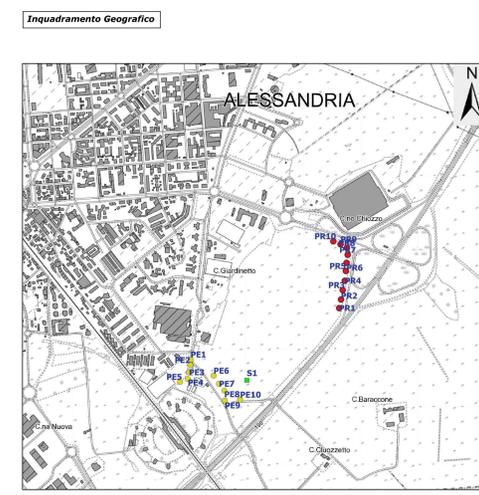


Estratto BDTRE - Scala 1:10000
Sezione n° 192020

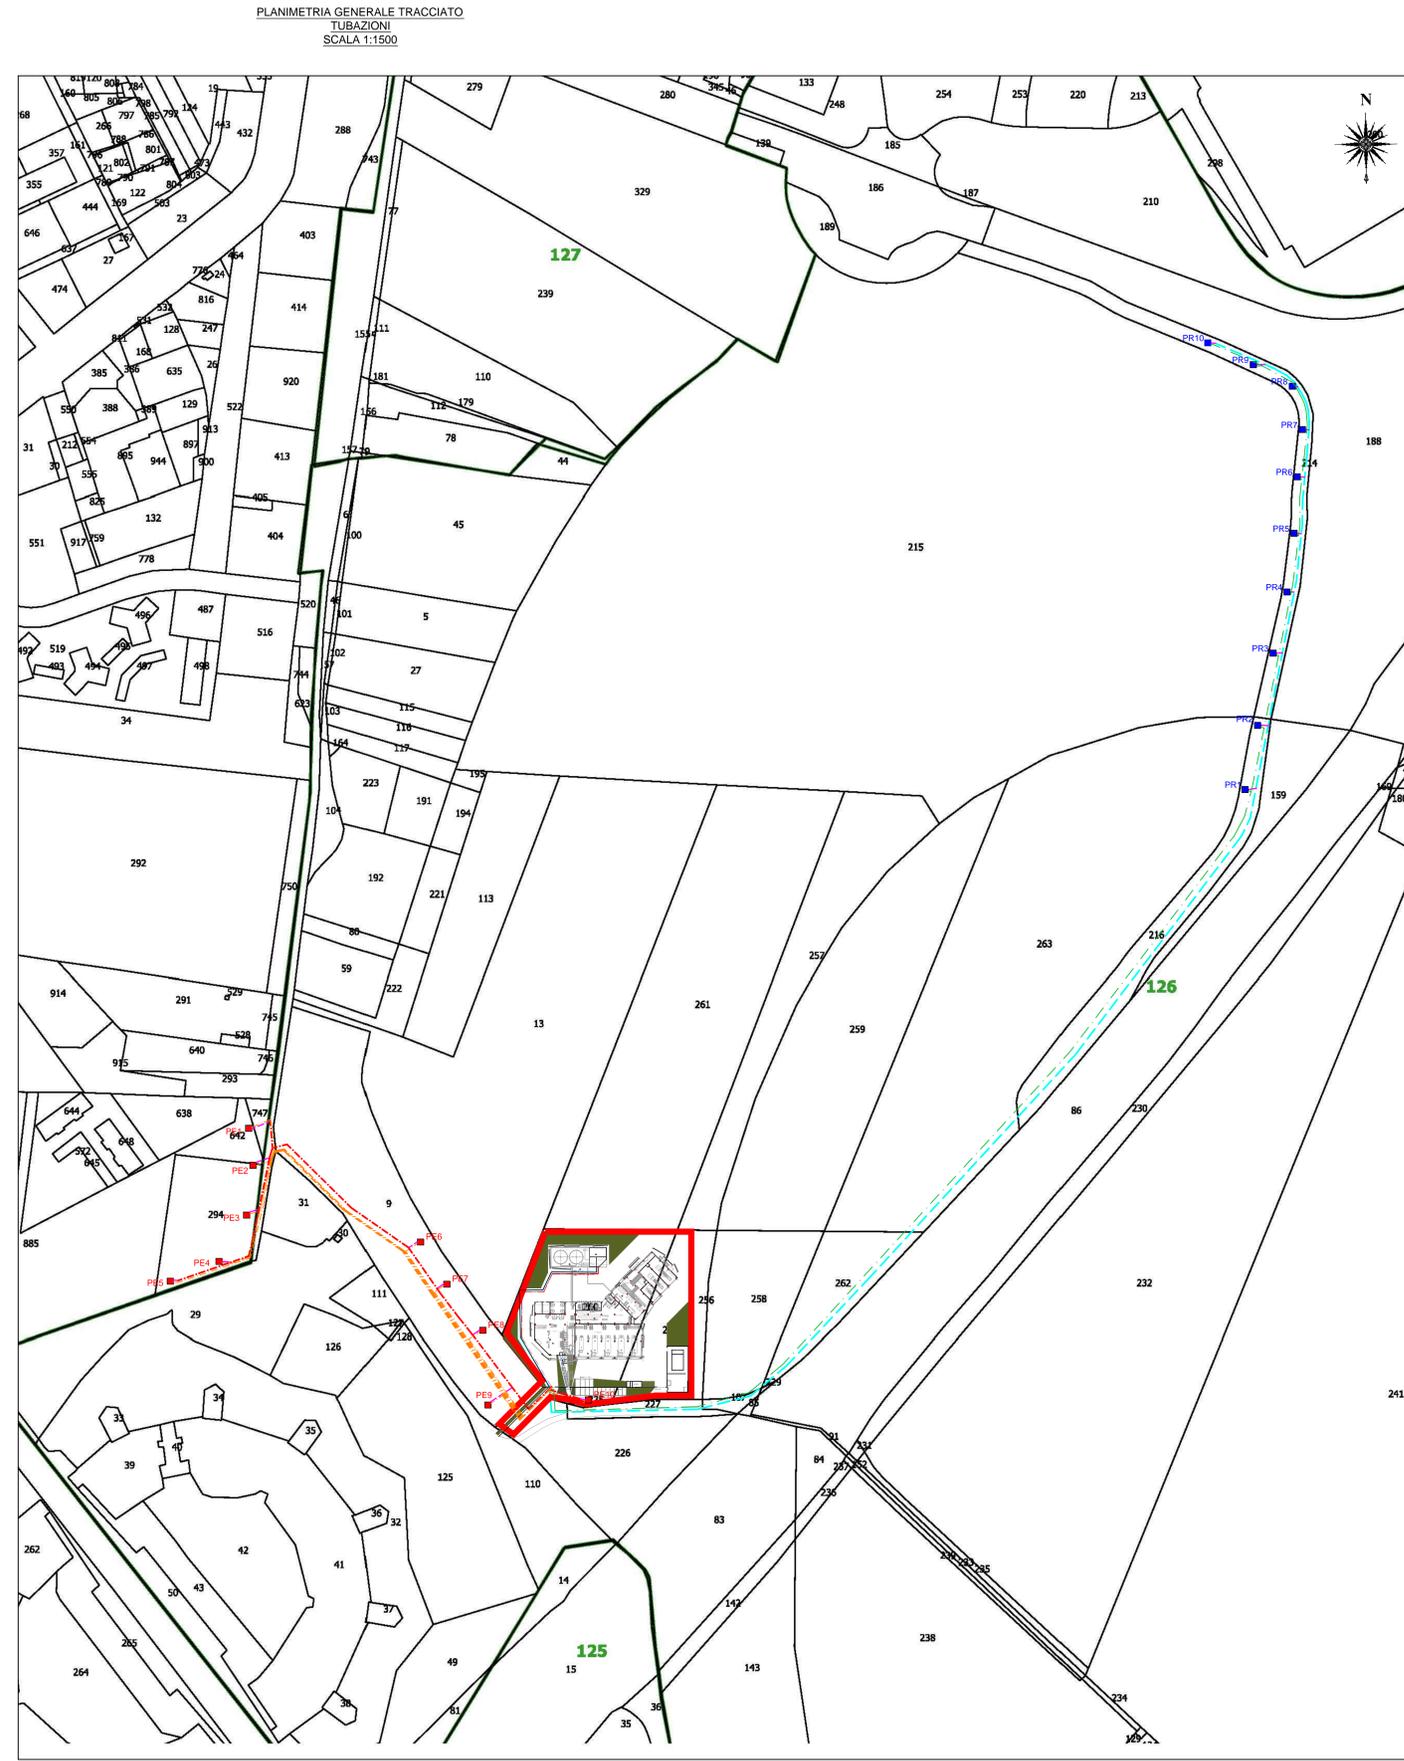


- LEGENDA**
- Tubazione adduzione acqua di falda Ø 315 Pead PN 16
 - Tubazione restituzione acqua di falda Ø 315 Pead PN 16
 - Tubazione cavidotto impianto elettrico Ø 110
 - Tubazione cavidotto strmenti di monitoraggio Ø 160
 - Tubazione secondaria acqua di falda Ø 125 Pead PN 16
- ipotesi area impianto di cogenerazione


**PARTICOLARI INDICATIVI
AVANPOZZI
RESTITUZIONE
SCALA 1:20**

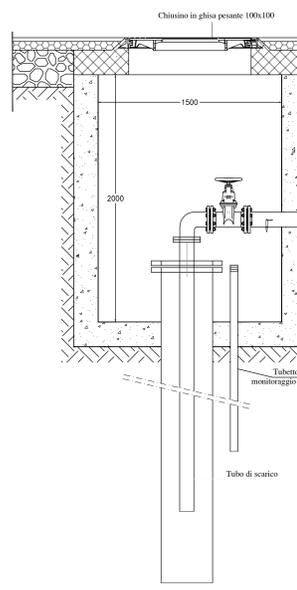

**PARTICOLARI INDICATIVI
POZZETTI
MUSURATORI DI PORTATA
SCALA 1:20**

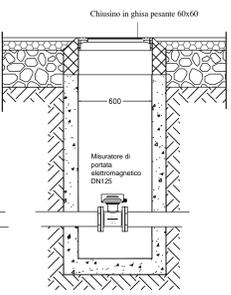

**PARTICOLARI INDICATIVI
AVANPOZZI
ESTRAZIONE
SCALA 1:20**

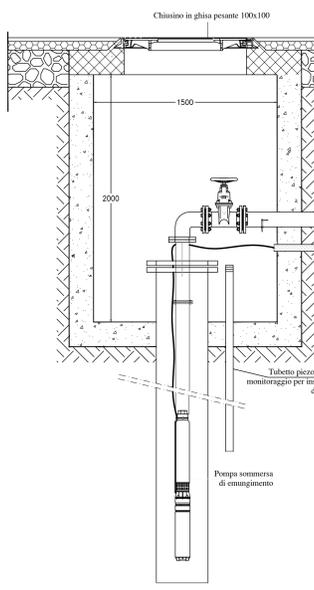

**PARTICOLARI INDICATIVI
POZZETTI
MUSURATORI DI PORTATA
SCALA 1:20**

