



ARMADI TECNICI

NOTE GENERALI


N.B.:
 • PER LE DOTAZIONI IMPUNTISTICHE VEDI ELABORATI SPECIFICI

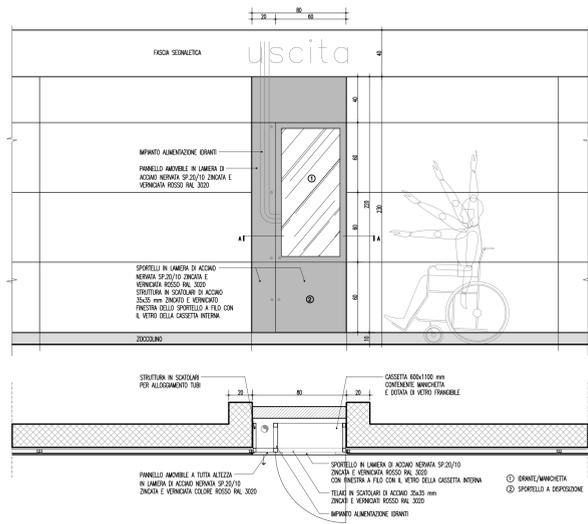


ARMADIO TECNICO BANCHINA
 SCALA 1:20

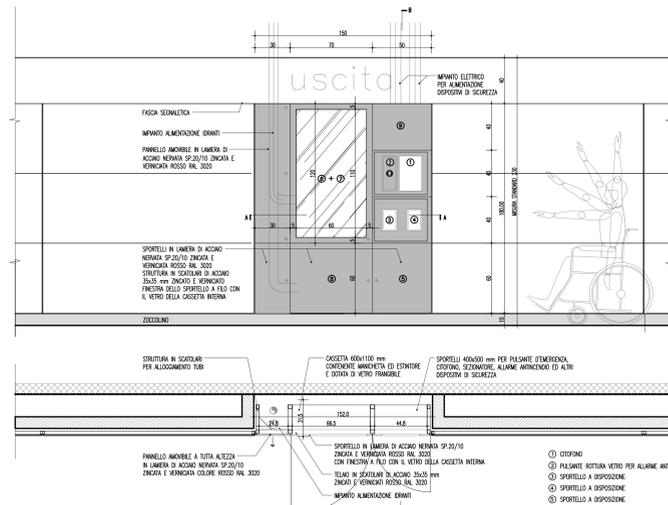


ARMADIO TECNICO TRANSETTI
 SCALA 1:20

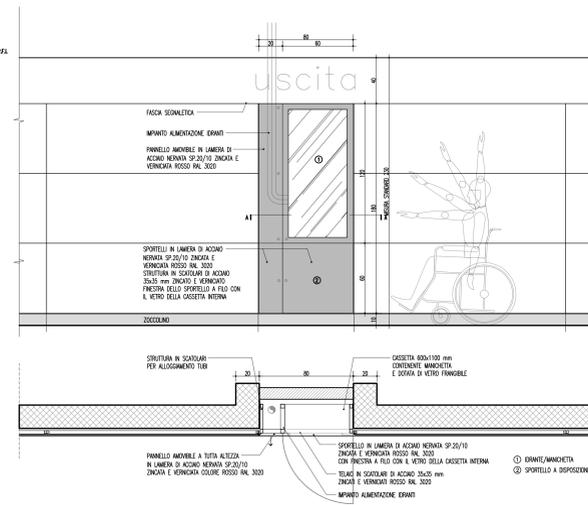


ARMADIO TECNICO ZONA ASCENSORI
 SCALA 1:20

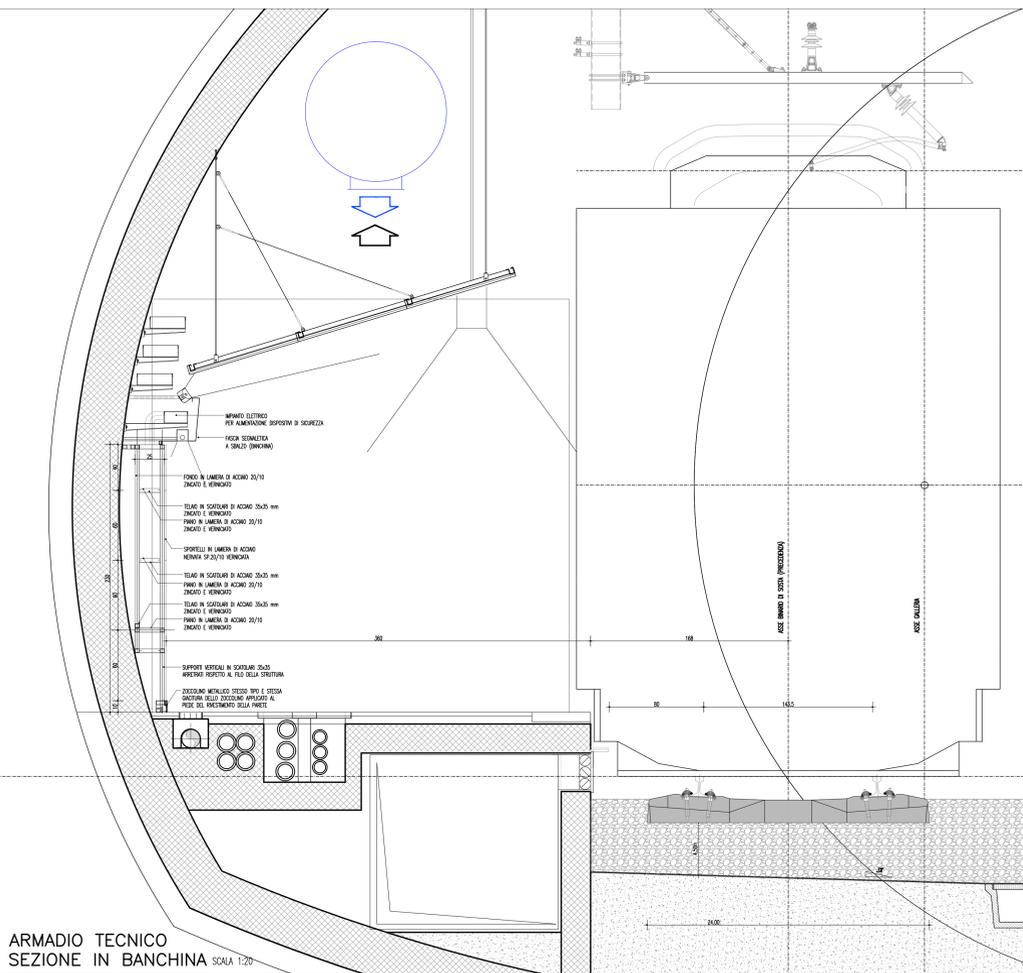

ARMADIO TECNICO SEZIONE IN BANCHINA
 SCALA 1:20

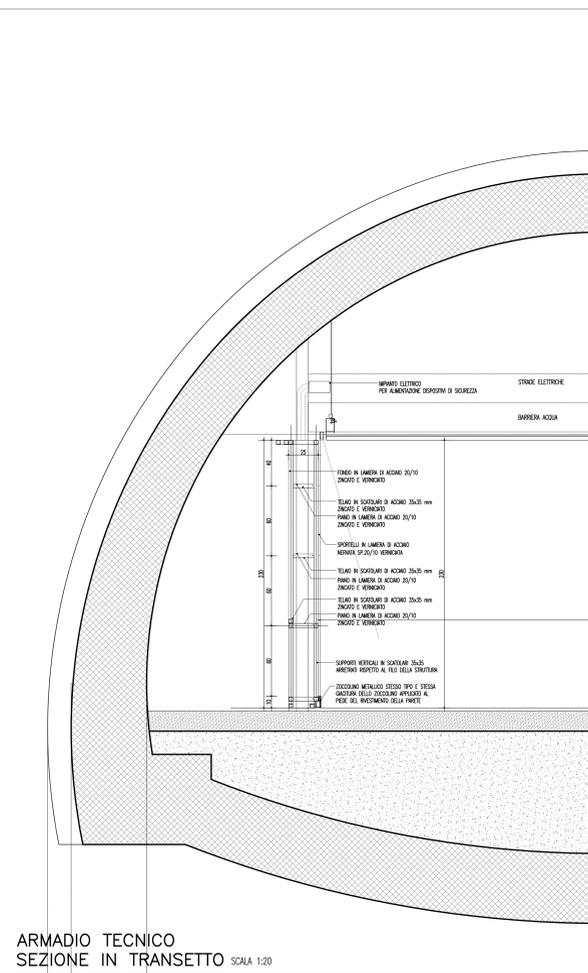

ARMADIO TECNICO SEZIONE IN TRANSETTO
 SCALA 1:20

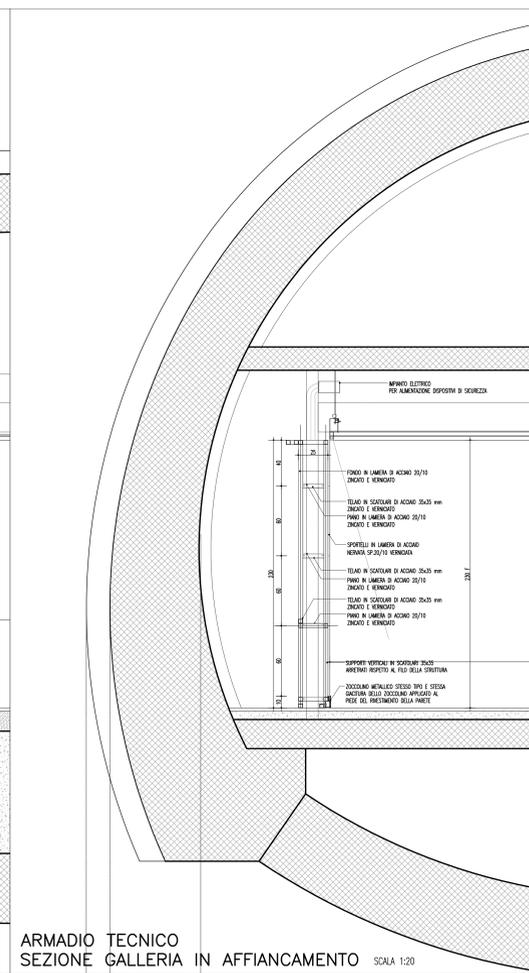

ARMADIO TECNICO SEZIONE GALLERIA IN AFFIANCAMENTO
 SCALA 1:20

CONCESSIONARIA PER LA PROGETTAZIONE, REDAZIONE E GESTIONE DEL COLLEGAMENTO STABILE TRA LO STRETTO DI MESSINA E IL CARLINETTO
 Organismo di Diritto Pubblico
 (Legge n° 1158 del 17 dicembre 1971, modificata dal D.Lgs. n° 114 del 24 aprile 2003)

PONTE SULLO STRETTO DI MESSINA

PROGETTO DEFINITIVO

EUROLINK S.p.A.
 IMPREGIATO S.p.A. (Mandatario)
 SOCIETA' ITALIANA PER CONDOTTE D'ACQUA S.p.A. (Mandatario)
 COOPERATIVA MURATORI E CEMENTISTI - C.M.C. di Ravenna Soc. Coop. a.r.l. (Mandatario)
 SACVY S.A.U. (Mandatario)
 ISHIKAWAJIMA - HARIMA HEAVY INDUSTRIES CO. Ltd. (Mandatario)
 A.C.I. S.C.P.A. - CONSORZIO STABILE (Mandatario)

IL PROGETTISTA Dott. Ing. F. Colli Ordine Ingegneri Milano n° 20395	IL CONTRAENTE GENERALE Project Manager (Ing. P.P. Marcheselli)	STRETTO DI MESSINA Direttore Generale e RUP Valdesione (Ing. G. Fiammenghi)	STRETTO DI MESSINA Amministratore Delegato (Dott. P. Ciucci)
--	--	--	--

COLLEGAMENTI SICILIA

STAZIONI - OPERE CIVILI
 STAZIONE PAPPARDO
 GENERALE
 ARMADI TECNICI - GRUPPI ANTINCENDIO

CODICE
C G 0 7 0 0 P P C D S C S I S G 0 0 0 0 0 0 0 0 1 7 F 0
SCALA
1:20

REV.	DATA	DESCRIZIONE	REDATTO	VERIFICATO	APPROVATO
FO	20-06-2011	EMISSIONE FINALE	R.CAFARENA	G. SOUTO	F. COLLA

NOME DEL FILE: ST0081_F0.dwg