
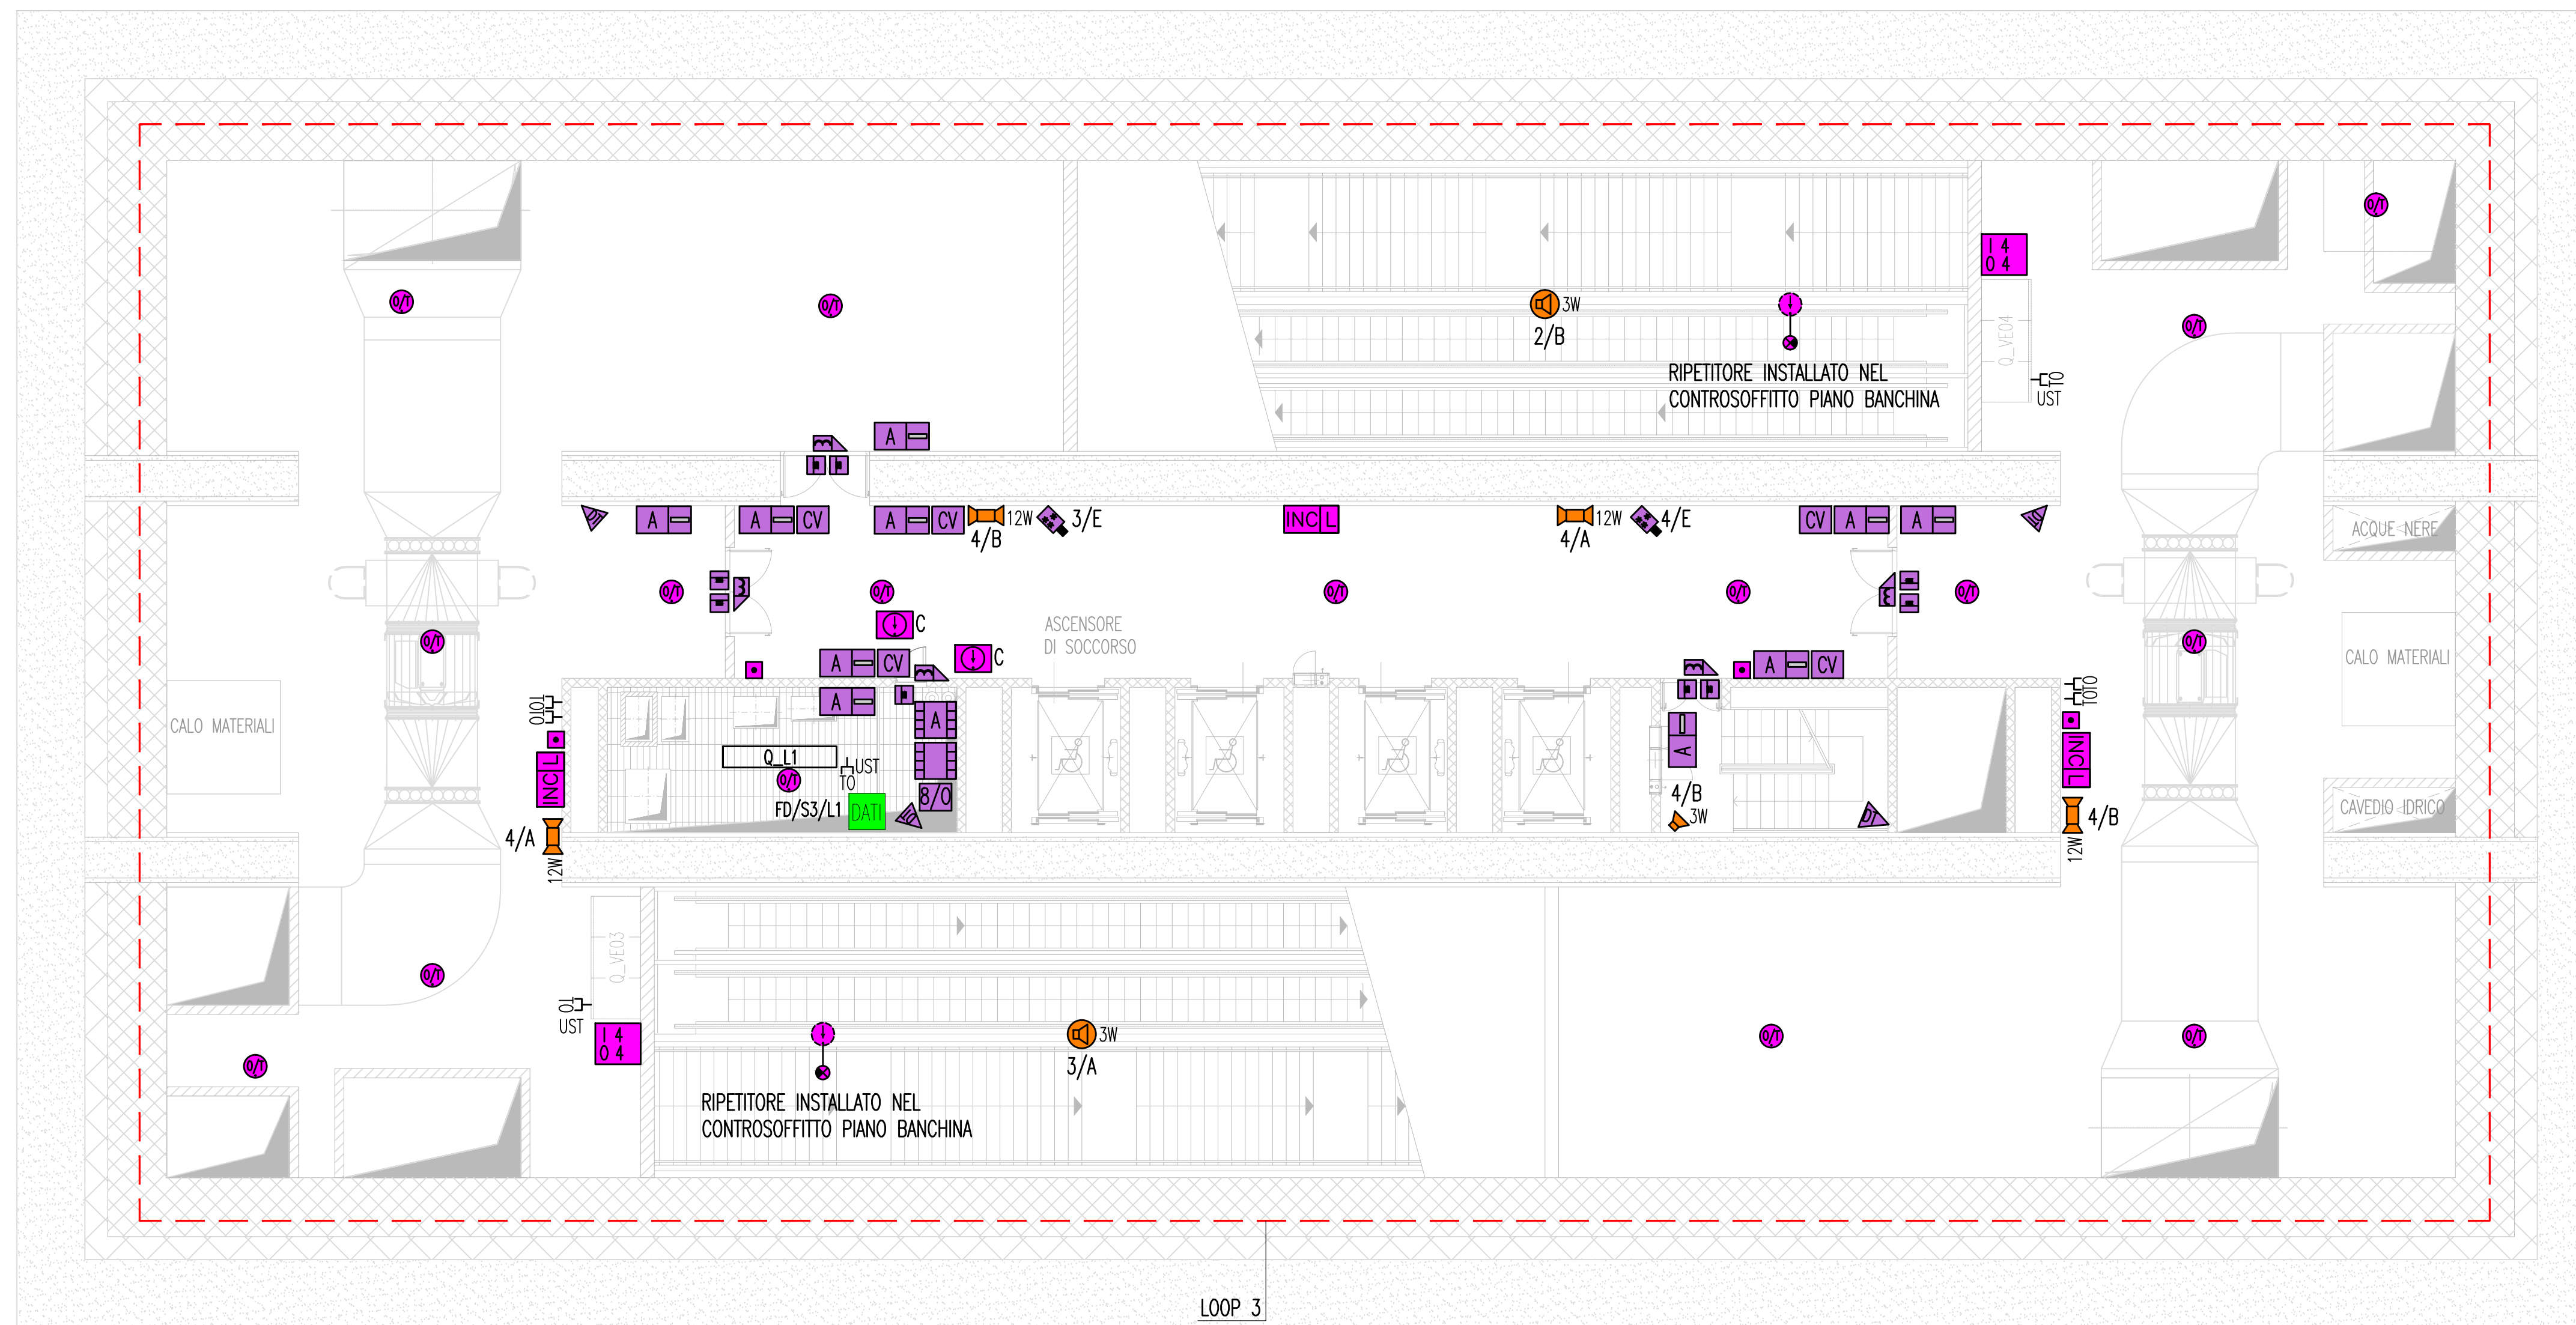
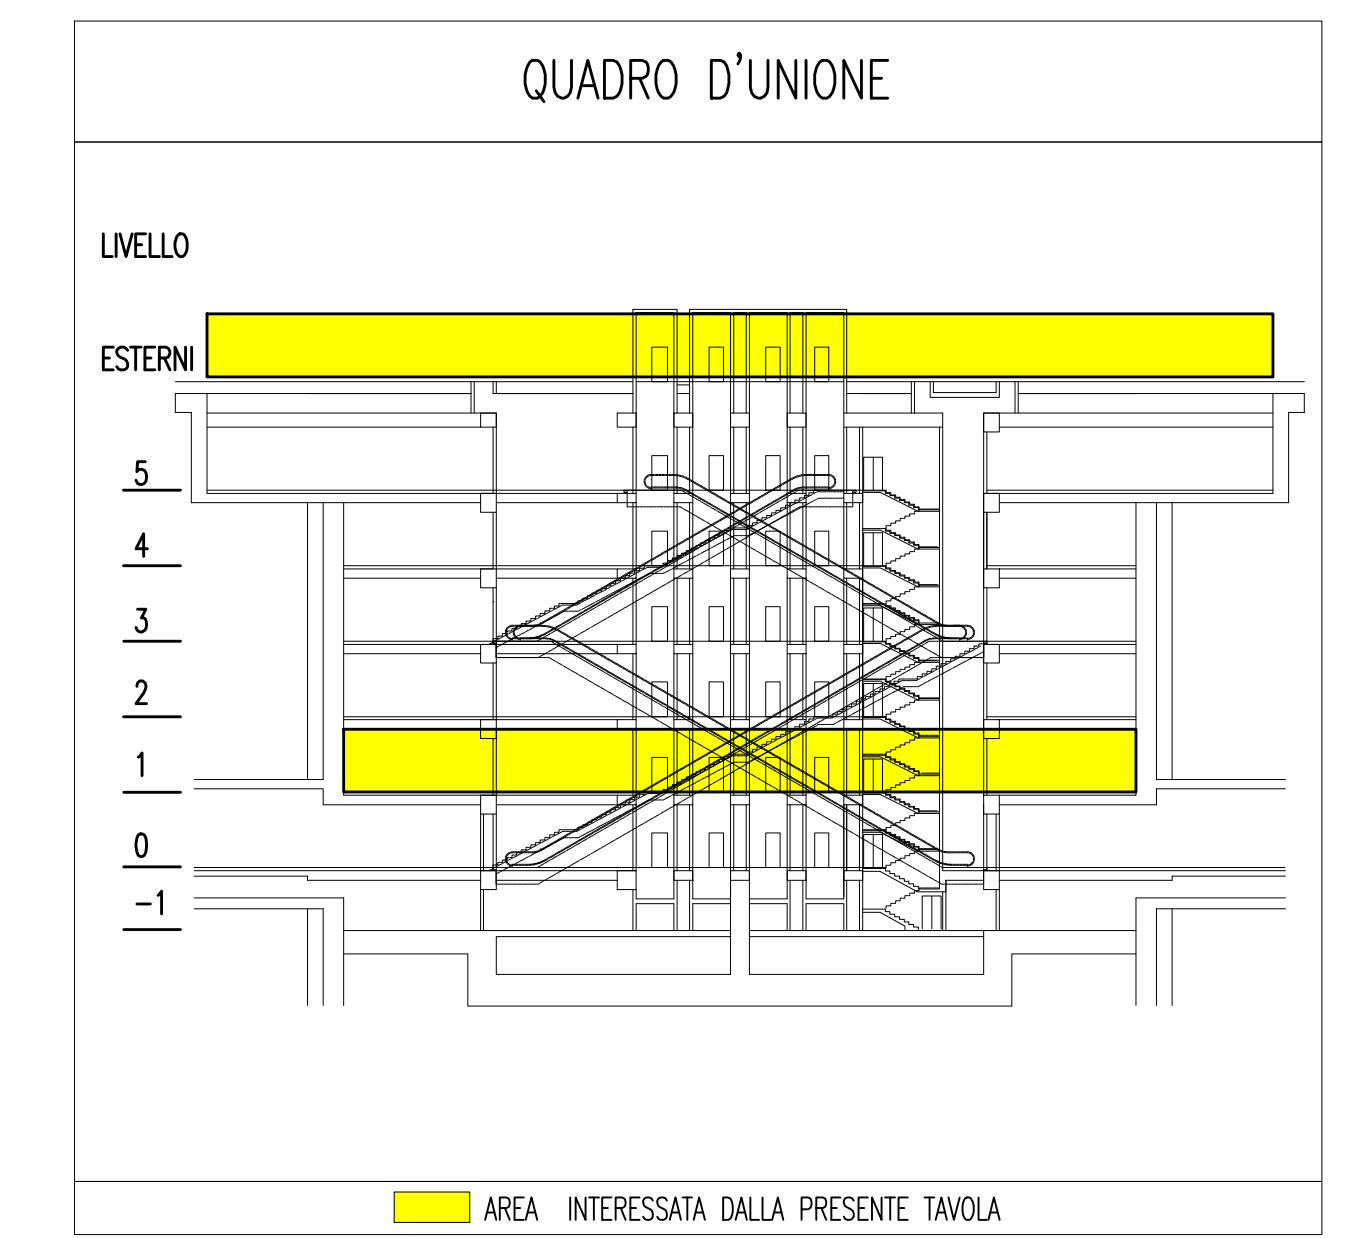


NOTE GENERALI

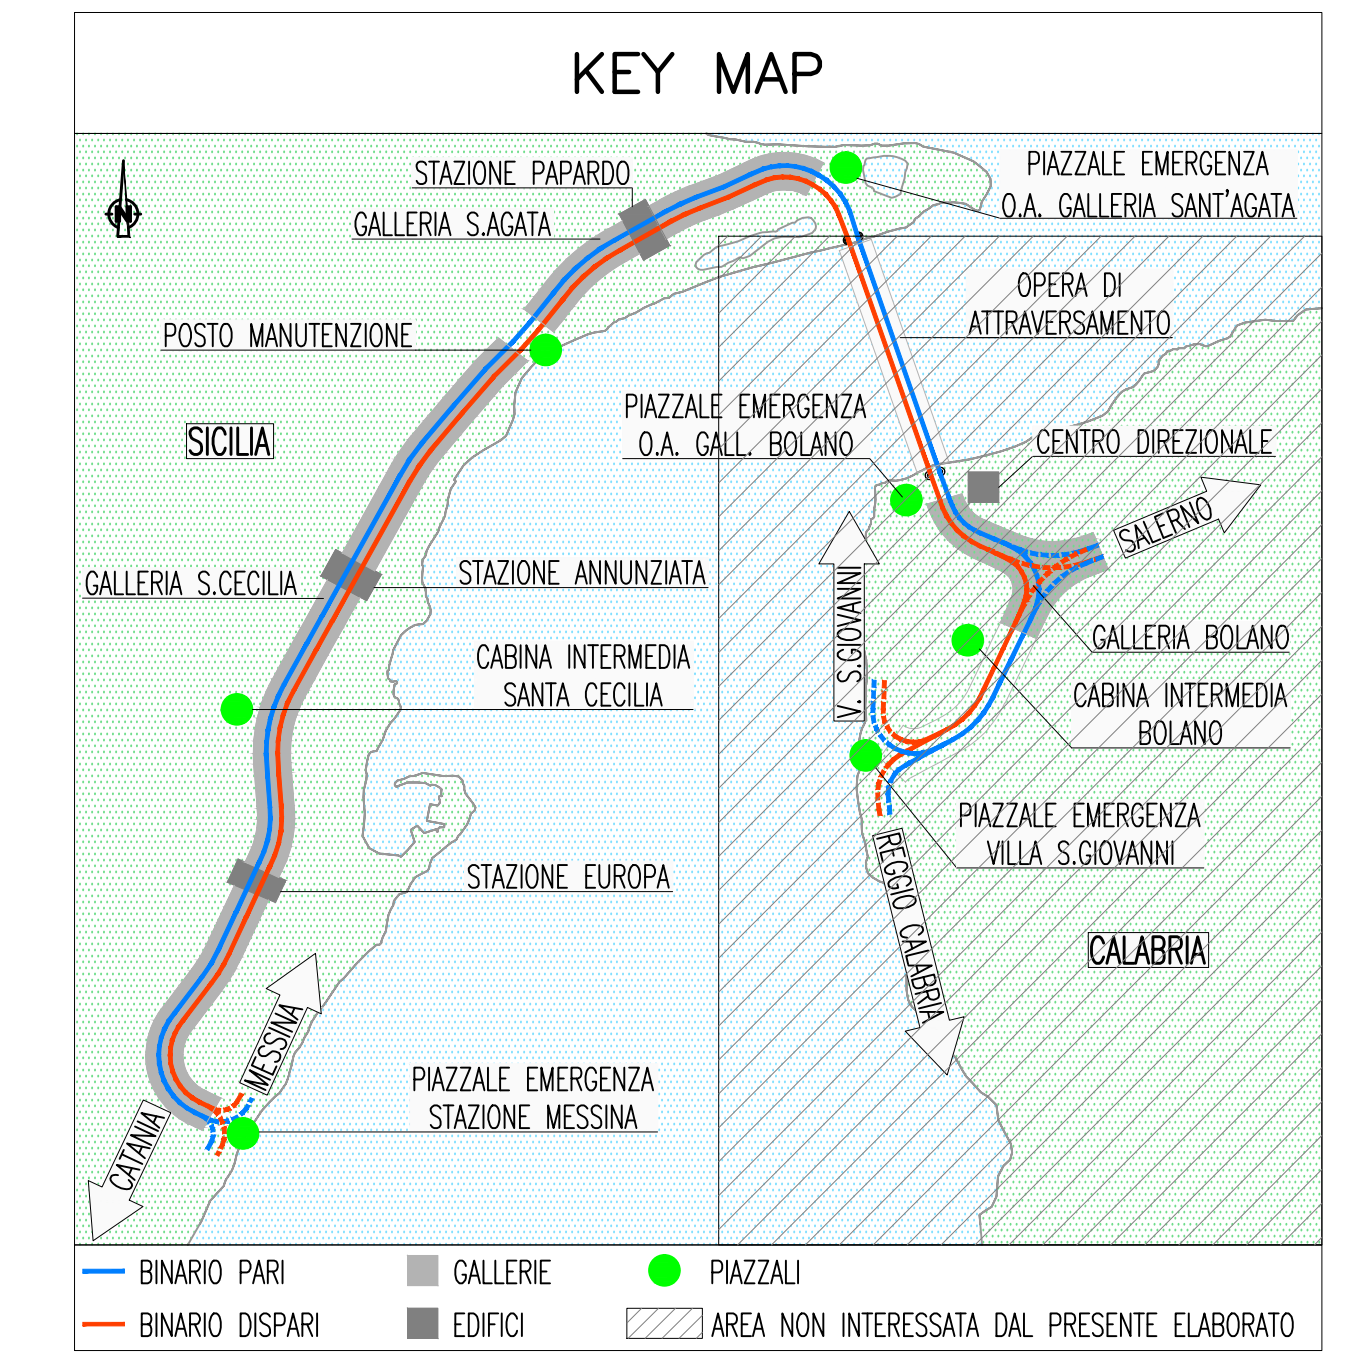

LEGENDA COLORI

[Red]	IMPIANTO DI ILLUMINAZIONE/FORZA MOTRICE (LFM)
[Orange]	IMPIANTO DI SUPERVISIONE (LFM)
[Yellow]	IMPIANTO TELEFONIA DI EMERGENZA, SOS, DIFFUSIONE SONORA - EVAC
[Green]	IMPIANTI TVCC, ANTINTRUSIONE, CONTROLLO ACCESSI, CHIAMATA
[Blue]	IMPIANTO RIVELAZIONE INCENDI
[Purple]	IMPIANTO RADIO GSM/UMTS, OROLOGI, SEGNALETICA A MESSAGGIO VARIABILE
[Pink]	IMPIANTO ANTINCENDIO
[Light Blue]	IMPIANTO DI VENTILAZIONE
[Light Green]	RETE DATI

LEGENDA SIMBOLI IMPIANTO TRASMISSIONE DATI

[Green Square]	ARMADIO DATI
[Red Square]	PRESA IMPIANTO DI TELECOMUNICAZIONE TIPO R145
[Blue Square]	MINT - MONITOR SISTEMA INFORMAZIONE AL PUBBLICO
[Yellow Square]	TR - TORNELLI
[Orange Square]	BA - BIGLIETTERIA AUTOMATICA
[Green Square]	UST - UNITA' DI STAZIONE
[Blue Square]	ASC - ASCENSORE
[Red Square]	NEG - NEGOZIO
[Yellow Square]	IB - INDICATORE BINARI

LEGENDA SIMBOLI ELEMENTI SEGNALETICI A MESSAGGIO VARIABILE

[Blue Square]	MONITOR 32p INFORMAZIONE AL PUBBLICO
[Red Square]	PANNELLO INDICATORE BINARI

LEGENDA SIMBOLI IMPIANTO CHIAMATA

[Red Square]	VISUALIZZATORE CHIAMATA
[Blue Square]	PULSANTE DI CHIAMATA A TIRANTE
[Yellow Square]	TASTO DI ANNULLO
[Green Square]	INDICATORE OTTICO ACUSTICO
[Blue Square]	SISTEMA INTERFONICA BY-WAY (I= PUNTO INTERNO, E= PUNTO FUORIORTA)

LEGENDA SIMBOLI IMPIANTO DI SUPERVISIONE

[Blue Square]	PANNELLO VISUALIZZATORE SISTEMA VENTILAZIONE
[Red Square]	CLIENT

LEGENDA SIMBOLI IMPIANTO RIVELAZIONE FUMI

[Red Square]	CENTRALE RIVELAZIONE INCENDI
[Blue Square]	PANNELLO REMOTO RIPETIZIONE ALLARMI
[Yellow Square]	ALIMENTATORE SUPPLEMENTARE
[Green Square]	RIVELATORE DI FUMO
[Blue Square]	RIVELATORE DI FUMO INSTALLATO NEL CONTROSOFFITTO
[Red Square]	RIVELATORE DI FUMO NEURALE A CRITERIO MULTIPLO (FUMO E TEMPERATURA)
[Blue Square]	RIPETITORE OTTICO ALLARME
[Red Square]	PULSANTE MANUALE INDIRIZZATO ALLARME INCENDIO
[Blue Square]	UNITA' CAMPIONAMENTO D'ARIA PER CONDOTTE DI VENTILAZIONE
[Blue Square]	MODULO DI COMANDO A n° INGRESSI / n° USCITE
[Blue Square]	LAMPEGGIANTE INDIRIZZABILE
[Blue Square]	PUNTO ALIMENTAZIONE ELETTROMAGNETICA RITENUTA PORTE REI
[Blue Square]	PUNTO ALIMENTAZIONE SERRANDE TAGLIAFUOCO
[Blue Square]	ESTINTORE

LEGENDA SIMBOLI IMPIANTO EVACUAZIONE E DIFF. SONORA

[Blue Square]	CENTRALE TELEFONA DI EMERGENZA, EVAC E DIFFUSIONE SONORA
[Blue Square]	POSTAZIONE MICROFONICA PER V.V.F.
[Blue Square]	POSTAZIONE CHIAMATA MULTIZONA
[Blue Square]	PLAFONIERA DA INCASSO POTENZA 3W 0/100V
[Blue Square]	PROIETTORE DI SUONO BIDIREZIONALE POTENZA 12W 0/100V
[Blue Square]	DIFFUSORE A TROMBA POTENZA 10W 0/100V
[Blue Square]	COLONNINO TELEFONICO TEL_MDS
[Blue Square]	CONSOLLE DA TAVOLO (TELEFONIA DI EMERGENZA)

LEGENDA SIMBOLI IMPIANTO RADIOPROPAGAZIONE GSM/UMTS

[Blue Square]	ANTENNE UMTS/GSM PER INTERNI
[Blue Square]	SPLITTER CAVI COASSIALI PER RADIOPROPAGAZIONE

LEGENDA SIMBOLI IMPIANTO CONTROLLO ACCESSI

[Blue Square]	CENTRALE CONTROLLO ACCESSI
[Blue Square]	ALIMENTATORE SUPPLEMENTARE
[Blue Square]	MODULO DI INTERFACCIA 8 USCITE
[Blue Square]	MODULO DI INTERFACCIA PULSANIERA ASCENSORE
[Blue Square]	MODULO DI INTERFACCIA BADGE ASCENSORE
[Blue Square]	PUNTO ATTIVAZIONE/DISATTIVAZIONE ALLARME CON BADGE
[Blue Square]	UNITA' GESTIONE VARCO
[Blue Square]	RIVELATORE STATO PORTA
[Blue Square]	SERRATURA ELETTRICA

LEGENDA SIMBOLI IMPIANTO ANTINTRUSIONE

[Blue Square]	CENTRALE ANTINTRUSIONE
[Blue Square]	PANNELLO REMOTO RIPETIZIONE ALLARMI IMPIANTO ANTINTRUSIONE
[Blue Square]	MODULO 8 INGRESSI
[Blue Square]	MODULO DI INTERFACCIA 8 INGRESSI
[Blue Square]	RIVELATORE STATO PORTA
[Blue Square]	RIVELATORE A DOPPIA TECNOLOGIA

LEGENDA SIMBOLI IMPIANTO TELEFONIA DI EMERGENZA SOS

[Blue Square]	CENTRALE TELEFONIA DI EMERGENZA SOS
[Blue Square]	CONSOLLE DA TAVOLO (TELEFONIA DI EMERGENZA SOS)
[Blue Square]	COLONNINO TELEFONICO SOS

LEGENDA SIMBOLI IMPIANTO OROLOGI ELETTRICI

[Blue Square]	OROLOGIO PILOTA
[Blue Square]	OROLOGIO ELETTRICO BIFACCIALE

LEGENDA SIMBOLI IMPIANTO TVCC

[Blue Square]	TELECAMERA FISSA A COLORI, OTTICA VERIFOCAL 3.5-8 mm
[Blue Square]	TELECAMERA FISSA A COLORI, OTTICA VERIFOCAL 3.5-8 mm DA ESTERNO
[Blue Square]	TELECAMERA FISSA A COLORI, OTTICA VERIFOCAL 10-40 mm
[Blue Square]	ENCODER N°4 INGRESSI VIDEO + N°1 INGRESSO SERIALE CON USCITA ETHERNET
[Blue Square]	TRASMETTITORE 1 VIDEO + DATI BIDIREZIONALE SU 2 FIBRE MULTIMODALI
[Blue Square]	RICEVITORE DI 1 VIDEO + DATI BIDIREZIONALE IN VERSIONE RACK SU 2 FIBRE MULTIMODALI

INDICATORE DENOMINAZIONE TELECAMERE

[Blue Square] N° PROGRESSIVO ENCODER
[Blue Square] N° PROGRESSIVO TELECAMERE

INDICATORE DENOMINAZIONE ENCODER

[Blue Square] N° PROGRESSIVO ENCODER

Stretto di Messina
 Concessionaria per la progettazione, realizzazione e gestione del sottopiede stabile tra lo Sicile e il Continente
 Organismo di Diritto pubblico
 (Legge n° 1158 del 17 dicembre 1971, modificata dal D.Lgs. n° 114 del 24 aprile 2003)

PONTE SULLO STRETTO DI MESSINA
 PROGETTO DEFINITIVO

EUROLINK S.p.A.
 IMPREGIULO S.p.A. (Mandatataria)
 SOCIETA' ITALIANA PER CONDOTTE D'ACQUA S.p.A. (Mandatataria)
 COOPERATIVA MURATORI E CEMENTISTI - C.M.C. di Ravenna Soc. Coop. a.r.l. (Mandatataria)
 SACVYR S.A.U. (Mandatataria)
 ISHIKAWAJIMA - HARIMA HEAVY INDUSTRIES CO. Ltd. (Mandatataria)
 A.C.I. S.C.P.A. - CONSORZIO STABILE (Mandatataria)

IL PROGETTISTA Dott. Ing. I. Barilli Ordine Ingegneri V.C.O. n° 122	IL CONTRAENTE GENERALE Project Manager (Ing. P.P. Marcheselli)	STRETTO DI MESSINA Direzione Generale e RUP Validazione (Ing. G. Flammangh)	STRETTO DI MESSINA (Dott. P. Ciucci)
--	--	--	---

COLLEGAMENTI SICILIA ST0295_F0
 STAZIONI - IMPIANTI
 STAZIONE EUROPA
 GENERALE - IMPIANTI ELETTRICI - PIANO 1° LIVELLO TECNICO
 PIANTA CON DISTRIBUZIONE DEGLI IMPIANTI SPECIALI

REV.	DATA	DESCRIZIONE	REDAITTO	VERIFICATO	APPROVATO
FO	20-06-2011	EMISSIONE FINALE	D. RE	M. TACCA	I. BARILLI

SCALA: 1:100
 NOME DEL FILE: ST0295_F0.dwg