




PARTICOLARE FORO E PORTELLA DA PALO
SCALA 1:5

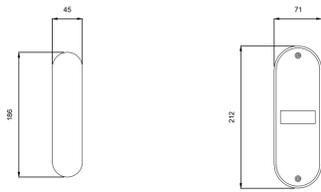


PARTICOLARE PLINTO DI FONDAZIONE
PER PALO ILLUMINAZIONE STRADALE
SCALA 1:20

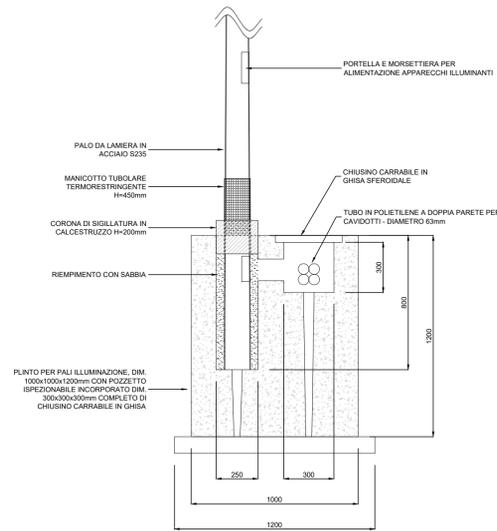


PARTICOLARE COLLEGAMENTO
DISPENSORE A PIASTRA PT4/A+PT4/B
SCALA 1:20

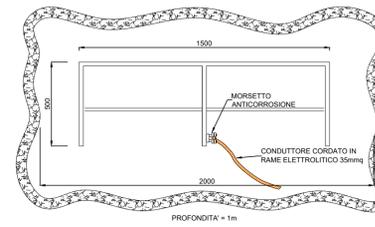



PARTICOLARE CARPENTERIE
QUADRI ELETTRICI E CONTATORI
SCALA 1:50

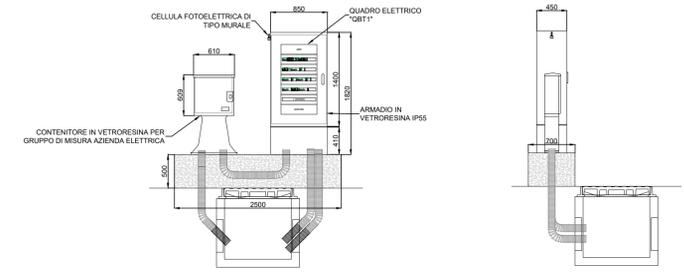


PARTICOLARE MORSETTIERA DI DERIVAZIONE
SCALA 1:5

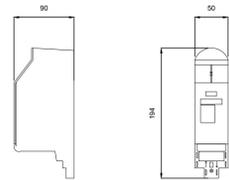

MORSETTO PRESSOFUSO IN OTTONE
(ESEMPLIFICATIVO - NON IN SCALA)

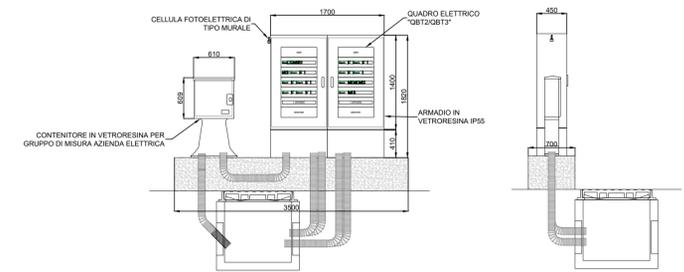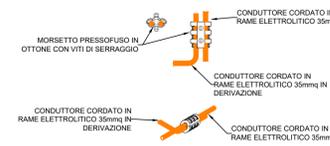

PARTICOLARE CORPI ILLUMINANTI PER
PER ILLUMINAZIONE STRADALE
SCALA 1:10

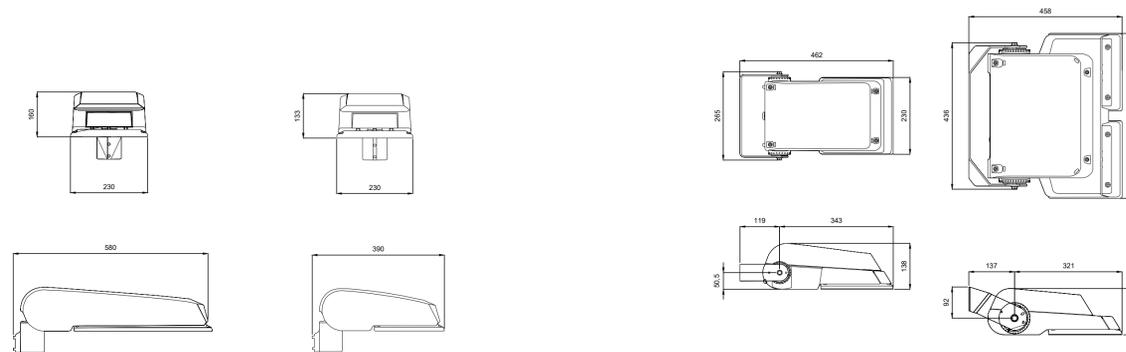

Città Metropolitana
di Milano

Progettazione esecutiva e realizzazione dei lavori di
riqualifica e potenziamento della S.P. EX S.S. 415
"Paullese" – 2° Lotto – 1° Stralcio tratto "A" da S.P. 39
"Cerca" alla progr. Km 12+746 (Intersezione TEEM)

PROGETTO ESECUTIVO

RESPONSABILE DEL PROCEDIMENTO
ing. Carlo Maria Merlano

PROGETTAZIONE

Ing. Andrea Orio – OB2 Ingegneria Srl
Prof. Ing. Antonio Capsoni – B&C Ass. Ingegneri
Ing. Valter Peisino – IG Ingegneria Geotecnica Srl
Studio Ing. Alessandro Bordin
Ing. Alex Pellegatta

APPALTATORE

GI.MA.CO. COSTRUZIONI
GIMACO COSTRUZIONI Srl

ELABORATO

Particolari installativi impianto elettrico e d'illuminazione doc.280

CODICE
1822_E_D_3.28.7_01

DATA	10/2018	REDATTO	PP	VER.	RB	APPR.	AO	SCALA	varie
REVISIONE	DATA	REDATTO	MOTIVAZIONE	APPROVATO	NOME FILE 0236-18-E-SPO2_01_A2				
01	26/10/18	PP	AGGIORNAMENTO	AO					
REVISIONI									