


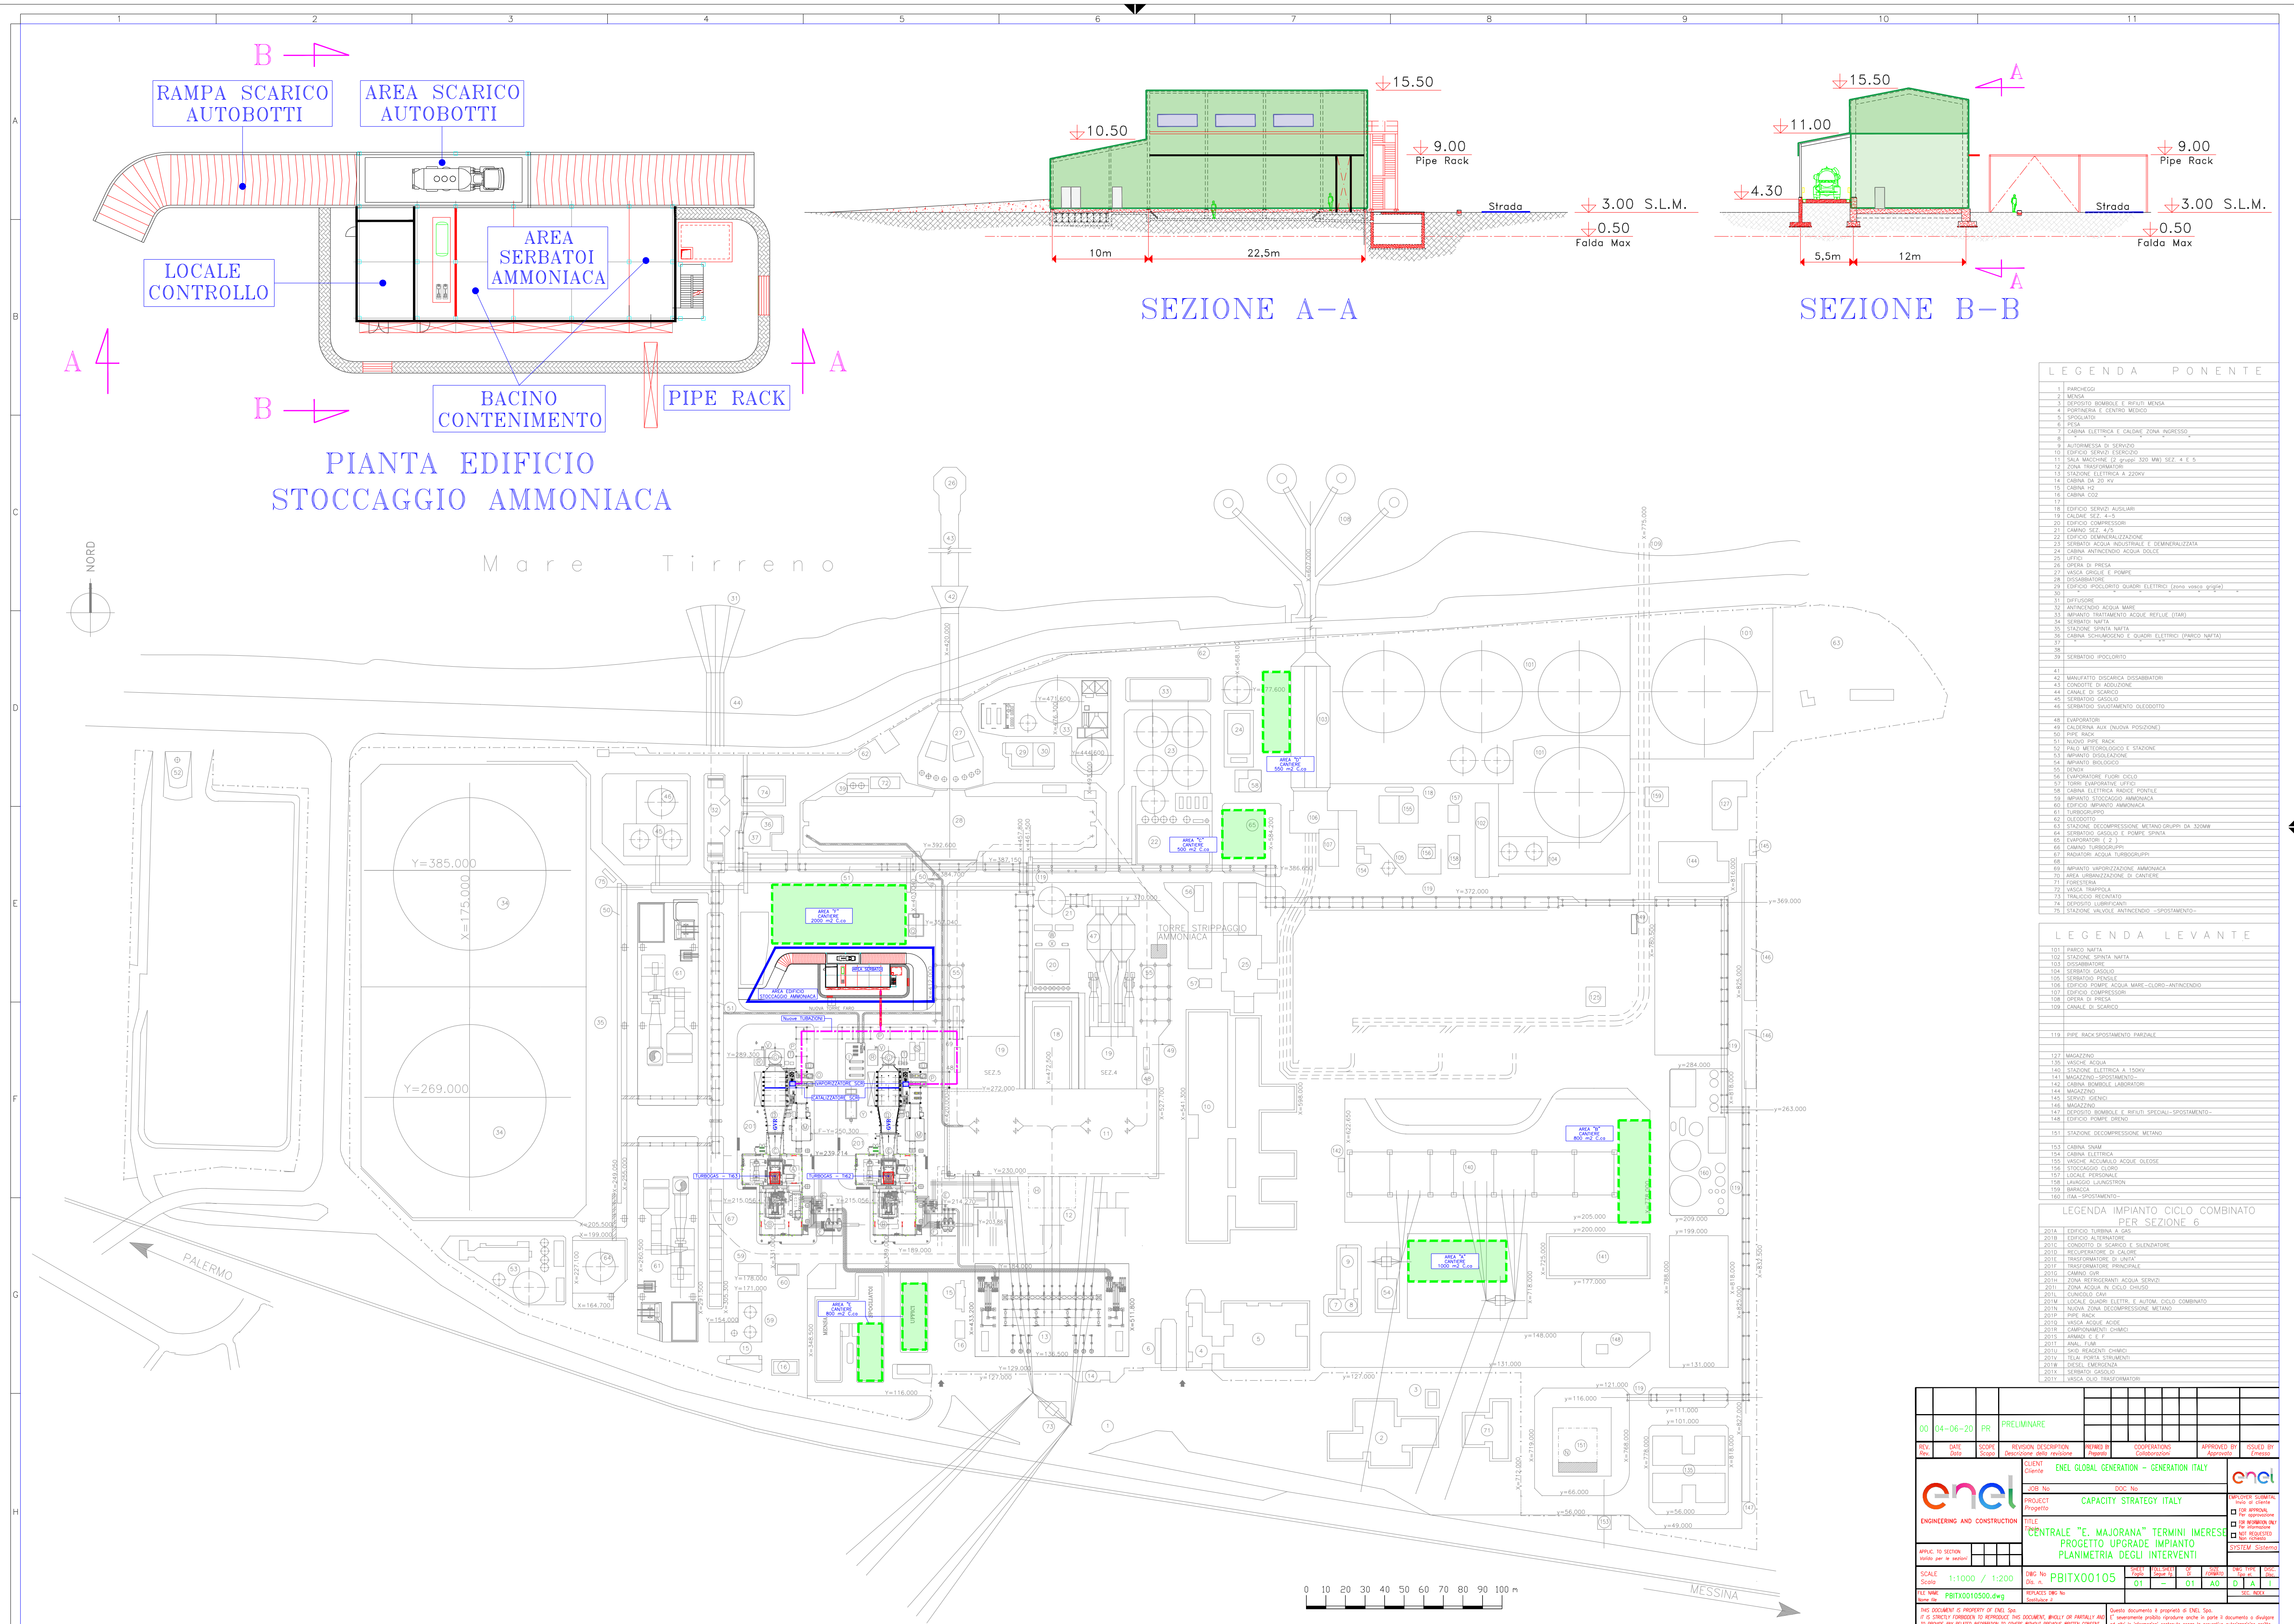

| LEGENDA | PONENTE |
|---------|---------|
|---------|---------|

|    |                                                           |
|----|-----------------------------------------------------------|
| 1  | PARAGGIO                                                  |
| 2  | MENSA                                                     |
| 3  | DEPOSITO BOMBOLE E RIFIUTI MENSA                          |
| 4  | PORTINERIA E CENTRO MEDICO                                |
| 5  | SCUOLA                                                    |
| 6  | PISTA                                                     |
| 7  | CABINA ELETTRICA E CALDAIE ZONA PRESSO                    |
| 8  |                                                           |
| 9  | AUTOMATISMO DI SERVIZIO                                   |
| 10 | UFFICIO SERVIZI                                           |
| 11 | SALA MACCHINE (D. INT. 300 MM. SEZ. 4 E 5)                |
| 12 | ZONA TRASFORMATORE                                        |
| 13 | CASSINA ELETTRICA A 220V.                                 |
| 14 | CABINA DA 20 V.                                           |
| 15 | CASSINA 40                                                |
| 16 | CABINA COI                                                |
| 17 |                                                           |
| 18 | EDIFICIO SERVIZI AUSILIARI                                |
| 19 | CALDAIE SEZ. 4-5                                          |
| 20 | EDIFICIO COMPRESSORI                                      |
| 21 | CAMPANO SEZ. 4/5                                          |
| 22 | EDIFICIO DEINAMALIZZAZIONE                                |
| 23 | SERBATOIO ACQUA INDUSTRIALE E DEINAMALIZZATA              |
| 24 | CABINA ANTINEURONIA                                       |
| 25 | UFFICIO                                                   |
| 26 | UFFICIO DI PRENSA                                         |
| 27 | VISCO GRIGLIE E POMPE                                     |
| 28 | DISASSARIBACILE                                           |
| 29 | EDIFICIO IPODERMATO QUADRI ELETTRICI (zona visiva gruppo) |
| 30 |                                                           |
| 31 | DIFFUSORE                                                 |
| 32 | EDIFICIO CALORE ACQUA MARE                                |
| 33 | IMPIANTO TRATTAMENTO ACQUA REFLUE (TAGE)                  |
| 34 | SERBATOIO NATTA                                           |
| 35 | STAZIONE SPIRITA NATTA                                    |
| 36 | CABINA SCHUMMINGER E QUADRI ELETTRICI (PARCO NATTA)       |
| 37 |                                                           |
| 38 | SERBATOIO IPODERMATO                                      |
| 39 |                                                           |
| 40 |                                                           |
| 41 | MANIPOLATO DISCARICA DISASSARIBACILE                      |
| 42 | CONCRETE DI ASSICURAZIONE                                 |
| 43 | CANALE DI SCARICO                                         |
| 44 | SERBATOIO CALDO                                           |
| 45 | SERBATOIO SVUOTAMENTO OLEODOTTO                           |
| 46 | EVAPORATORI:                                              |
| 47 | CALCOLINA MAX (NUOVA POSIZIONE)                           |
| 48 | PIRE BACK                                                 |
| 49 | NUOVO SECS BACK                                           |
| 50 | RAIO METEOROLOGICO E STAZIONE                             |
| 51 | IMPIANTO DISCARICAZIONE                                   |
| 52 | IMPIANTO BIOLOGICO                                        |
| 53 | DRINK                                                     |
| 54 | EVAPORATORI FLUORI CICLO                                  |
| 55 | TORREI EVAPORATIVE UFFICI                                 |
| 56 | CABINA ELETTRICA RADCE PORTILE                            |
| 57 | IMPIANTO SPACCHETTO AMMONIACA                             |
| 58 | EDIFICIO IMPIANTO AMMONIACA                               |
| 59 | TURBOSPIRIGIO                                             |
| 60 | OLEODOTTO                                                 |
| 61 | STAZIONE DECOMPRESSIONE METANO GRUPPI DA 320MM            |
| 62 | SERBATOIO CALDO E PORTILE SPIRITA                         |
| 63 | EVAPORATORI ( 2 )                                         |
| 64 | CAMPANO TURBOSPIRIGIO                                     |
| 65 | RAIATORI ACQUA TURBOSPIRIGIO                              |
| 66 |                                                           |
| 67 | IMPIANTO IMPIAZZAZIONE DI AMMONIACA                       |
| 68 | MELA TRAMPAZAZIONE DI AMMONIACA                           |
| 69 | FIORESTERIA                                               |
| 70 | PISTA IMPIAZZAZIONE                                       |
| 71 | TRAUICO REICANTATO                                        |
| 72 | DEPOSITO LUBRIFICANTI                                     |
| 73 | STAZIONE INVIATO ANTINEURONIA -SPOSAMANTO-                |

LEGENDA LEVANTE

|     |                                              |
|-----|----------------------------------------------|
| 101 | PARCO NAUTA                                  |
| 102 | STAZIONE SPINTA NAUTA                        |
| 103 | DISSABBIATORE                                |
| 104 | SERBATOIO GASOLIO                            |
| 105 | SERBATOIO PENSILE                            |
| 106 | EDIFICIO POMPE ACQUA MARE -CLORO-ANTINCENDIO |
| 107 | EDIFICIO COMPRESSORI                         |
| 108 | OPERA DI PRESA                               |
| 109 | CANALE DI SCARICO                            |
|     |                                              |
|     |                                              |
|     |                                              |

|     |                                                  |
|-----|--------------------------------------------------|
| 119 | PIPE BACK-SPOSTAMENTO PARZIALE                   |
| 127 | MAGAZZINO                                        |
| 136 | VASCHE ACQUA                                     |
| 140 | STAZIONE ELETTRICA A 150KV                       |
| 141 | MAGAZZINO-SPOSTAMENTO-                           |
| 142 | CAMERA BOMBELE LABORATORI                        |
| 144 | MAGAZZINO                                        |
| 145 | SENDAI IGIENICI                                  |
| 146 | MAGAZZINO                                        |
| 147 | DEPOSITO BOMBOLE E RIFIUTI SPECIALI-SPOSTAMENTO- |
| 148 | EDIFICIO POMPE DREN                              |

|     |                                |
|-----|--------------------------------|
| 151 | STAZIONE DECOMPRESSIONE METANO |
| 153 | CABINA SNAM                    |
| 154 | CABINA ELETTRICA               |
| 155 | VASCHE ACCUMULO ACQUE OLEOSE   |
| 156 | STOCAGGIO CLORO                |
| 157 | LOCALE PERSONALE               |
| 158 | LAVAGGIO L'JUNGSTRON           |
| 159 | BARACCA                        |
| 160 | ITAA -SPOSTAMENTO=             |

LEGENDA IMPIANTO CICLO COMBINATO  
PER SEZIONE 6

|     |                                                  |
|-----|--------------------------------------------------|
| 01A | EDIFICIO LUBRINA A GAS                           |
| 01B | EDIFICIO ALTERNATORE                             |
| 01C | CONDOTTO DI SCARICO E SILENZIATORE               |
| 01D | RECUPERATORE DI CALORE                           |
| 01E | TRASFORMATORE DI TENSIONE                        |
| 01F | TRASFORMAZIONE PRINCIPALE                        |
| 01G | CAMMIO D'URTO                                    |
| 01H | ZONA REFRIGERANTI ACQUA SERVIZI                  |
| 01I | ZONA ACQUA IN CILIO D'URTO                       |
| 01L | CONSIGLIO CAFE                                   |
| 01M | LOCALE QUADRI ELETTRICI E AUTOM. CILIO COMBINATO |
| 01N | NOLAZ. ZONA DECOMPRESSIONE METANO                |
| 01O | SPICE INCE                                       |
| 01P | VASCA ACQUA ACIDE                                |
| 01Q | COMPARTIMENTI CHIMICI                            |
| 01R | ARMADIO E F E F                                  |
| 01S | ANAL. FUMI                                       |
| 01T | SKID REAGENTI CHIMICI                            |
| 01U | STIVAZ. PORTA STRUMENTI                          |
| 01V | DIESEL. EMERGENZA                                |
| 01W | INSTRUMENTI GASIO DI                             |
| 01X | VASCA OLIO TRASFORMATORI                         |

|                                                                                                                                                                                                          |           |             |                                                                                                                                                                                                    |                                           |                                                  |                       |                                                  |
|----------------------------------------------------------------------------------------------------------------------------------------------------------------------------------------------------------|-----------|-------------|----------------------------------------------------------------------------------------------------------------------------------------------------------------------------------------------------|-------------------------------------------|--------------------------------------------------|-----------------------|--------------------------------------------------|
| 00                                                                                                                                                                                                       | 04-06-20  | PR          | PRELIMINARE                                                                                                                                                                                        |                                           |                                                  |                       |                                                  |
| REV. Data                                                                                                                                                                                                | DATE Date | SCOPE Scope | REVISION DESCRIPTION Descrizione della revisione                                                                                                                                                   | REVISION APPROVED                         | COORDINATIONS Collaborazioni                     | APPROVED BY Approvato | ISSUED BY Emesso                                 |
|                                                                                                                                                                                                          |           |             | CLIENT Cliente                                                                                                                                                                                     | ENEL GLOBAL GENERATION – GENERATION ITALY |                                                  |                       |                                                  |
|                                                                                                                                                                                                          |           |             | JOB No.                                                                                                                                                                                            | DOC. No.                                  |                                                  |                       |                                                  |
|                                                                                                                                                                                                          |           |             | CAPACITY STRATEGY ITALY                                                                                                                                                                            |                                           |                                                  |                       |                                                  |
|                                                                                                                                                                                                          |           |             | PROJECT Progetto                                                                                                                                                                                   |                                           |                                                  |                       |                                                  |
|                                                                                                                                                                                                          |           |             | TITLE                                                                                                                                                                                              |                                           |                                                  |                       |                                                  |
|                                                                                                                                                                                                          |           |             | CENTRALE "E. MAJORANA" TERMINI IMERSE                                                                                                                                                              |                                           |                                                  |                       |                                                  |
|                                                                                                                                                                                                          |           |             | PROGETTO UPGRADE IMPIANTO                                                                                                                                                                          |                                           |                                                  |                       |                                                  |
|                                                                                                                                                                                                          |           |             | PLANIMETRIA DEGLI INTERVENTI                                                                                                                                                                       |                                           |                                                  |                       |                                                  |
|                                                                                                                                                                                                          |           |             | SYSTEM Sistema                                                                                                                                                                                     |                                           |                                                  |                       |                                                  |
| AMPL. to GOTTEN<br>valida per la sezione                                                                                                                                                                 |           |             |                                                                                                                                                                                                    |                                           |                                                  |                       |                                                  |
| SCALE Scale<br>1:1000 / 1:200                                                                                                                                                                            |           |             | DWG No. <b>PBITX001005</b><br>DWG No. <b>Dis. n.</b>                                                                                                                                               |                                           | DWG No. <b>Dis. n.</b><br>DWG No. <b>Dis. n.</b> |                       | DWG No. <b>Dis. n.</b><br>DWG No. <b>Dis. n.</b> |
| FILE Name <b>PBITX001005.dwg</b>                                                                                                                                                                         |           |             | REDUCES No. <b>01</b><br>REDUCES No. <b>01</b>                                                                                                                                                     |                                           | REDUCES No. <b>01</b><br>REDUCES No. <b>01</b>   |                       | REDUCES No. <b>A0</b><br>REDUCES No. <b>A0</b>   |
|                                                                                                                                                                                                          |           |             | DWG No. <b>01</b><br>DWG No. <b>01</b>                                                                                                                                                             |                                           | DWG No. <b>01</b><br>DWG No. <b>01</b>           |                       | DWG No. <b>A0</b><br>DWG No. <b>A0</b>           |
| THIS DOCUMENT IS PROPERTY OF ENEL SpA.<br>IT IS STRICTLY FORBIDDEN TO REPRODUCE THIS DOCUMENT, WHOLLY OR PARTIALLY AND TO DISSEMINATE ANY RELATED INFORMATION TO OTHERS WITHOUT EXPRESS WRITTEN CONSENT. |           |             | Questo documento è proprietà di ENEL SpA.<br>È severamente proibito riprodurre, in parte o integralmente, o divulgare ad altri, informazioni contenute senza la preventiva autorizzazione scritta. |                                           |                                                  |                       |                                                  |