


PUNTI POZZ. RETE DATI			PUNTI POZZ. ILLUMINAZIONE		
Nord	Est	Nome	Nord	Est	Nome
4145456.9440	503004.3985	V 1616	4145450.9217	503000.5732	V 1335
4145458.0226	503080.0760	V 1617	4145432.5711	503046.4560	V 1336
4145459.0403	503094.8071	V 1618	4145422.2672	503026.5409	V 1337
4145460.5803	503115.6339	V 1619	4145398.2930	503036.7392	V 1338
4145462.5201	503135.6255	V 1620	4145387.3302	503022.9972	V 1339
4145464.6646	503155.5478	V 1621	4145408.9798	503059.0336	V 1340
4145466.9226	503175.2911	V 1622	4145313.0219	503038.5704	V 1342
4145469.7274	503195.3636	V 1623	4145395.3620	503096.9323	V 1354
4145432.8038	503045.6513	V 1663	4145378.8021	503120.5848	V 1355
4145442.9709	503053.4921	V 1664	4145454.0817	503092.0501	V 1358
4145421.8592	503027.2144	V 1665	4145457.0990	503128.4071	V 1359
4145398.6645	503037.6967	V 1666	4145460.9689	503164.4103	V 1360
4145408.2462	503098.5947	V 1667	4145453.1606	503076.9162	V 1402
4145401.4515	503072.3927	V 1668	4145410.3729	503031.5933	V 1403
4145394.5411	503096.4362	V 1669	4145391.5491	503053.3542	V 1404
4145387.8958	503107.2691	V 1670	4145402.1682	503072.9866	V 1405
4145385.1429	503105.8974	V 1671	4145363.8007	503027.8862	V 1406
4145378.1098	503120.1070	V 1672	4145342.3513	503032.3829	V 1407
4145392.3245	503053.3684	V 1689	4145326.4439	503035.8846	V 1408
4145384.4659	503072.5900	V 1690	4145359.4213	503047.3803	V 1409
4145376.9764	503089.1935	V 1691	4145367.5012	503108.1872	V 1423
4145368.2766	503108.2013	V 1692	4145378.2011	503088.1794	V 1424
4145348.3442	503090.0275	V 1696	4145383.8905	503072.4919	V 1425
4145348.3442	503069.8624	V 1697	4145385.4103	503107.1542	V 1426
4145387.2114	503023.9647	V 1698	4145463.0541	503160.5092	V 1429
4145384.1185	503028.7810	V 1699	4145465.1594	503196.0081	V 1430
4145342.6802	503033.2577	V 1700	4145455.5598	503110.2290	V 1996
4145328.8752	503036.7330	V 1701	4145459.0070	503146.4176	V 1997
4145313.5418	503039.2628	V 1702			
4145300.1108	503048.0749	V 1703			
4145409.7850	503032.2774	V 1827			

PUNTI POZZ. CON DISPERDENTI			PUNTI PALI ILLUMINAZIONE		
Nord	Est	Nome	Nord	Est	Nome
4145438.1031	503049.3906	V 1828	4145423.7547	503025.1709	V 1290
4145439.2232	503040.5262	V 1839	4145432.2528	503048.3799	V 1291
4145425.2896	503024.4329	V 1860	4145440.1172	503061.3183	V 1292
4145383.8722	503020.0312	V 1861	4145452.1366	503092.1875	V 1293
4145298.2399	503038.6329	V 1862	4145455.1572	503128.5917	V 1294
4145348.6835	503070.3856	V 1870	4145459.0527	503154.6421	V 1295
4145348.6828	503091.3177	V 1871	4145386.9403	503021.0904	V 1314
			4145396.7808	503035.5562	V 1315
			4145410.8129	503059.9513	V 1316
			4145387.1124	503087.7908	V 1317
			4145380.5509	503121.4457	V 1318
			4145311.9045	503036.7298	V 1322

PUNTI POZZ. TORRI FARO			PUNTI TORRI FARO		
Nord	Est	Nome	Nord	Est	Nome
4145340.2739	503069.7156	V 1453	4145340.2739	503067.6156	V 1269
4145340.2739	503091.3801	V 1454			

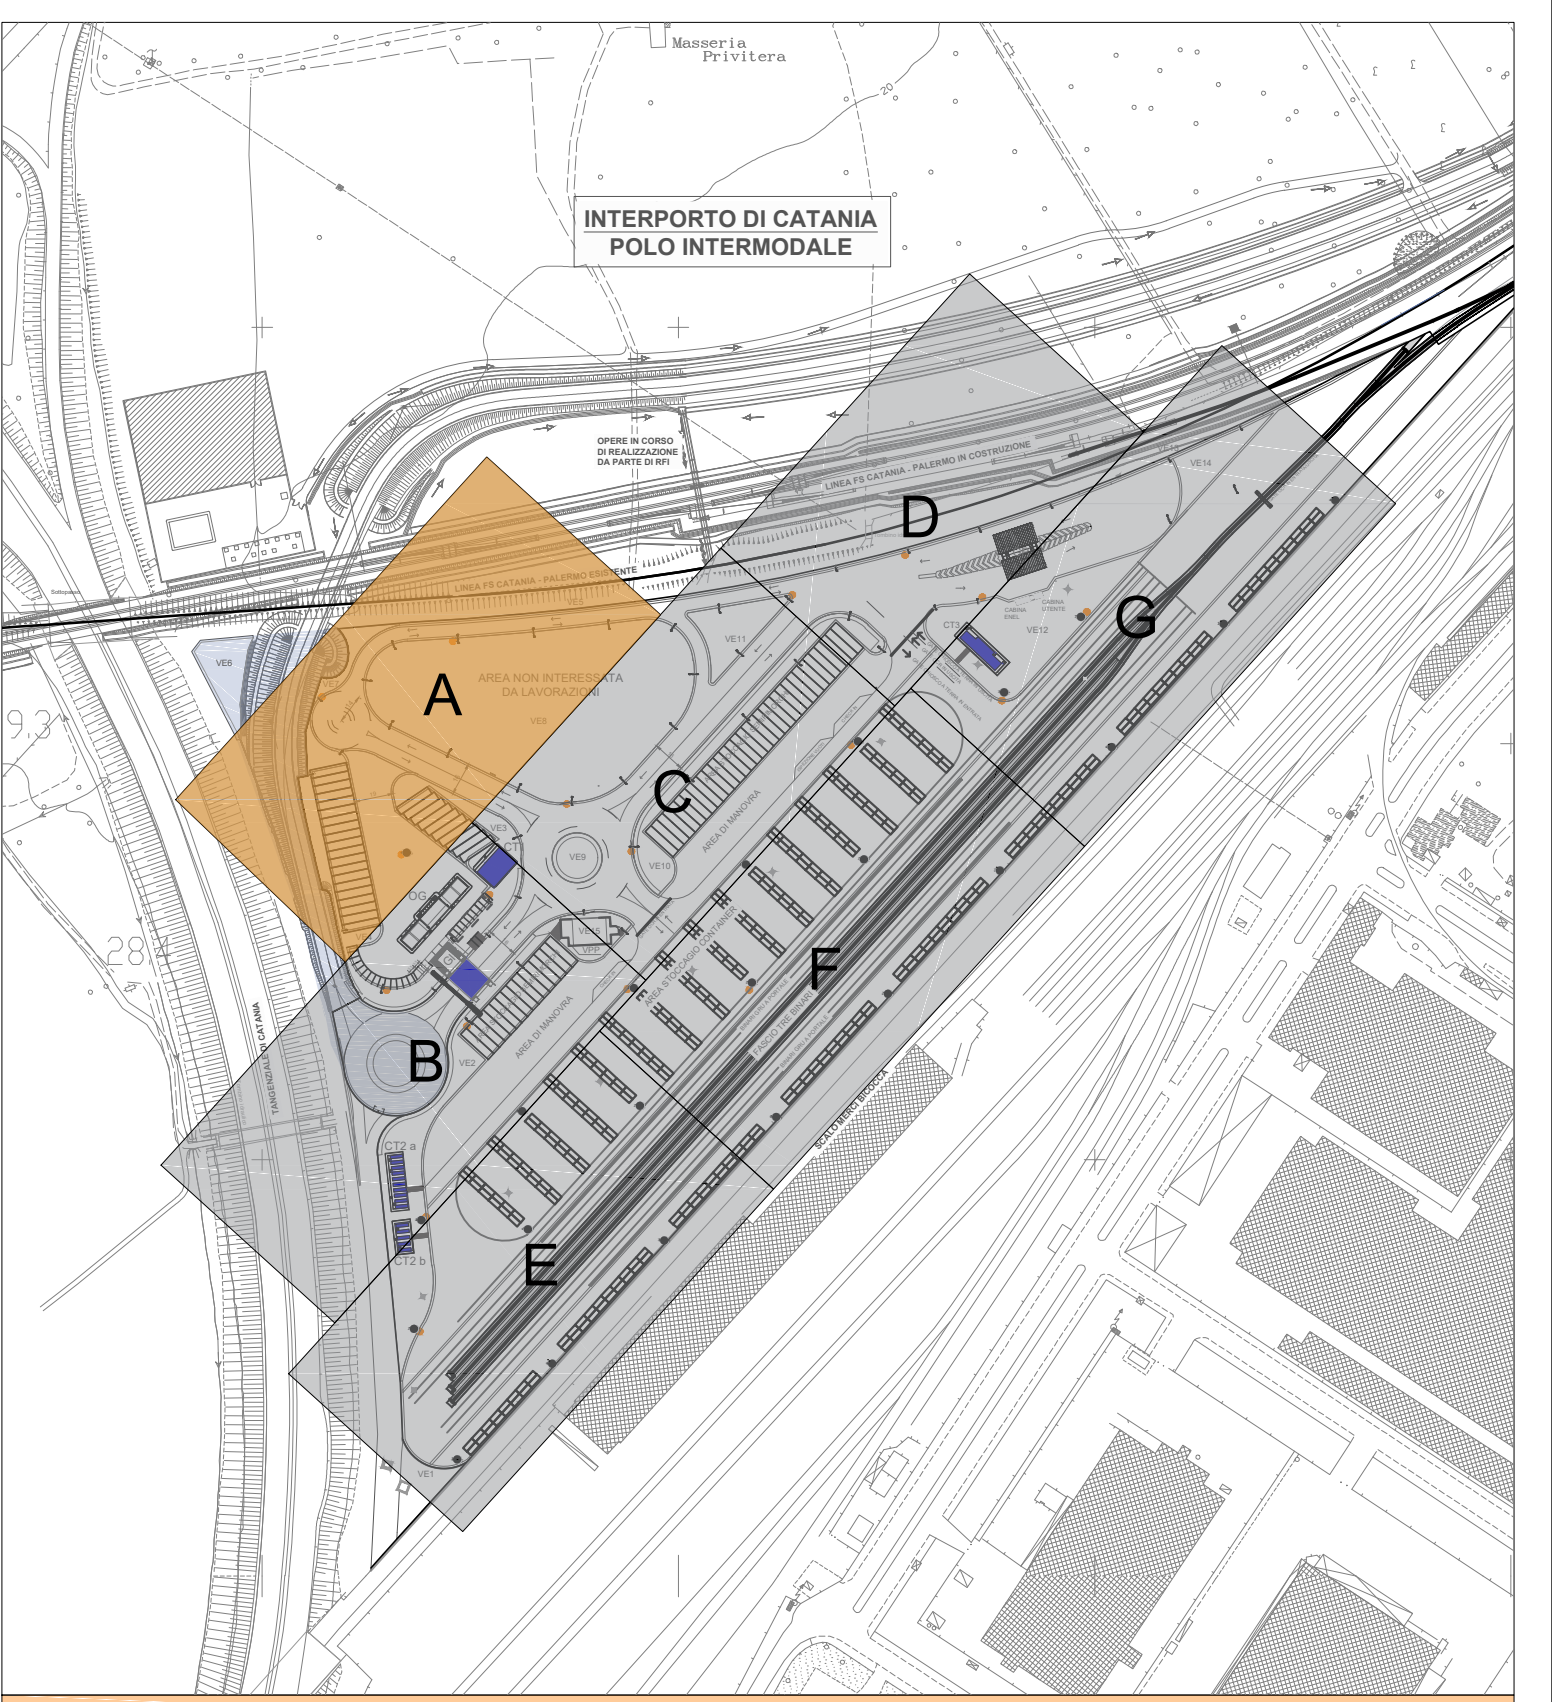

- TRACCIAMENTO**
- 00_01_03_04.a.g Planimetria di Tracciamento - Cunelette, Perimetro, Confine Nord-Ovest, Traliccio, Edifici, Ferrovia
 - 00_01_03_05.a.h Planimetria di Tracciamento - Cadiotto, Pozzetti, Pozzetti Antincendio, Fondazione Muri, Idranti, Rotatorio
 - 00_01_03_06.a.g Planimetria di Tracciamento - Torri faro, Pozzetti Torri faro, Pali illuminazione, Pozzetti illuminazione, Pozzetti bassa tensione, Pozzetti media tensione, Pozzetti rete dati, Pozzetti con dispersore di terra
 - 00_01_03_08.a.h Planimetria di Tracciamento - Opere a verde, Segnaletica stradale, Asse 0 e Sezioni

NB: si rimanda agli elaborati 01_01_15_02, 01_01_15_03, 01_01_15_04, 01_01_15_05 per i dettagli delle diverse tipologie di pozzetto, in cui sono esplicitati: materiale; dimensioni; tipologia di chiusura e relativa classe di carrabilità; profondità di interramento; cavdità; icarda di rame; modalità di posa.



Lavori di realizzazione del Polo Intermodale dell'Interporto di Catania con revisione della progettazione esecutiva ai sensi dell'art. 60 del D.lgs. 50/2016

CUP: H31H03000160001 CIG: 7468385245

PROGETTO ESECUTIVO

Committente: Società degli Interporti Siciliani S.p.A. RUP: Ing. Vincenzo Assumma

Direzione Lavori: Società degli Interporti Siciliani S.p.A. Direttore dei Lavori: Ing. Aldo Alberto Maggiore

ATI IMPRESE ESECUTRICI

PROGETTAZIONE

ATI PROGETTISTI AUSILIARI

• 0 - Generalità

• 1 - Inquadramento Generale

• 3 - Planimetria

• 6.a - Tracciamento Torri faro; Pali illuminazione; Pozzetti: torri faro, illuminazione, bassa tensione, media tensione, rete dati, con dispersore di terra - Area "A"

SCALA: 1:200

Revis.	Descrizione	Data	Redatto	Verificato	Approvato	Autorizzato / Data
1	Emissione	24/10/2019	Ing. F. Colombria	Arch. I. Lutri	Ing. A. G. Barbagallo	
2	RVI 246-03_ESEC_RVI01_01	13/02/2020	Ing. F. Colombria	Arch. I. Lutri	Ing. A. G. Barbagallo	

File: 00_01_03_06a.b.c.d.e.g Planimetria di Tracciamento (3).dwg