
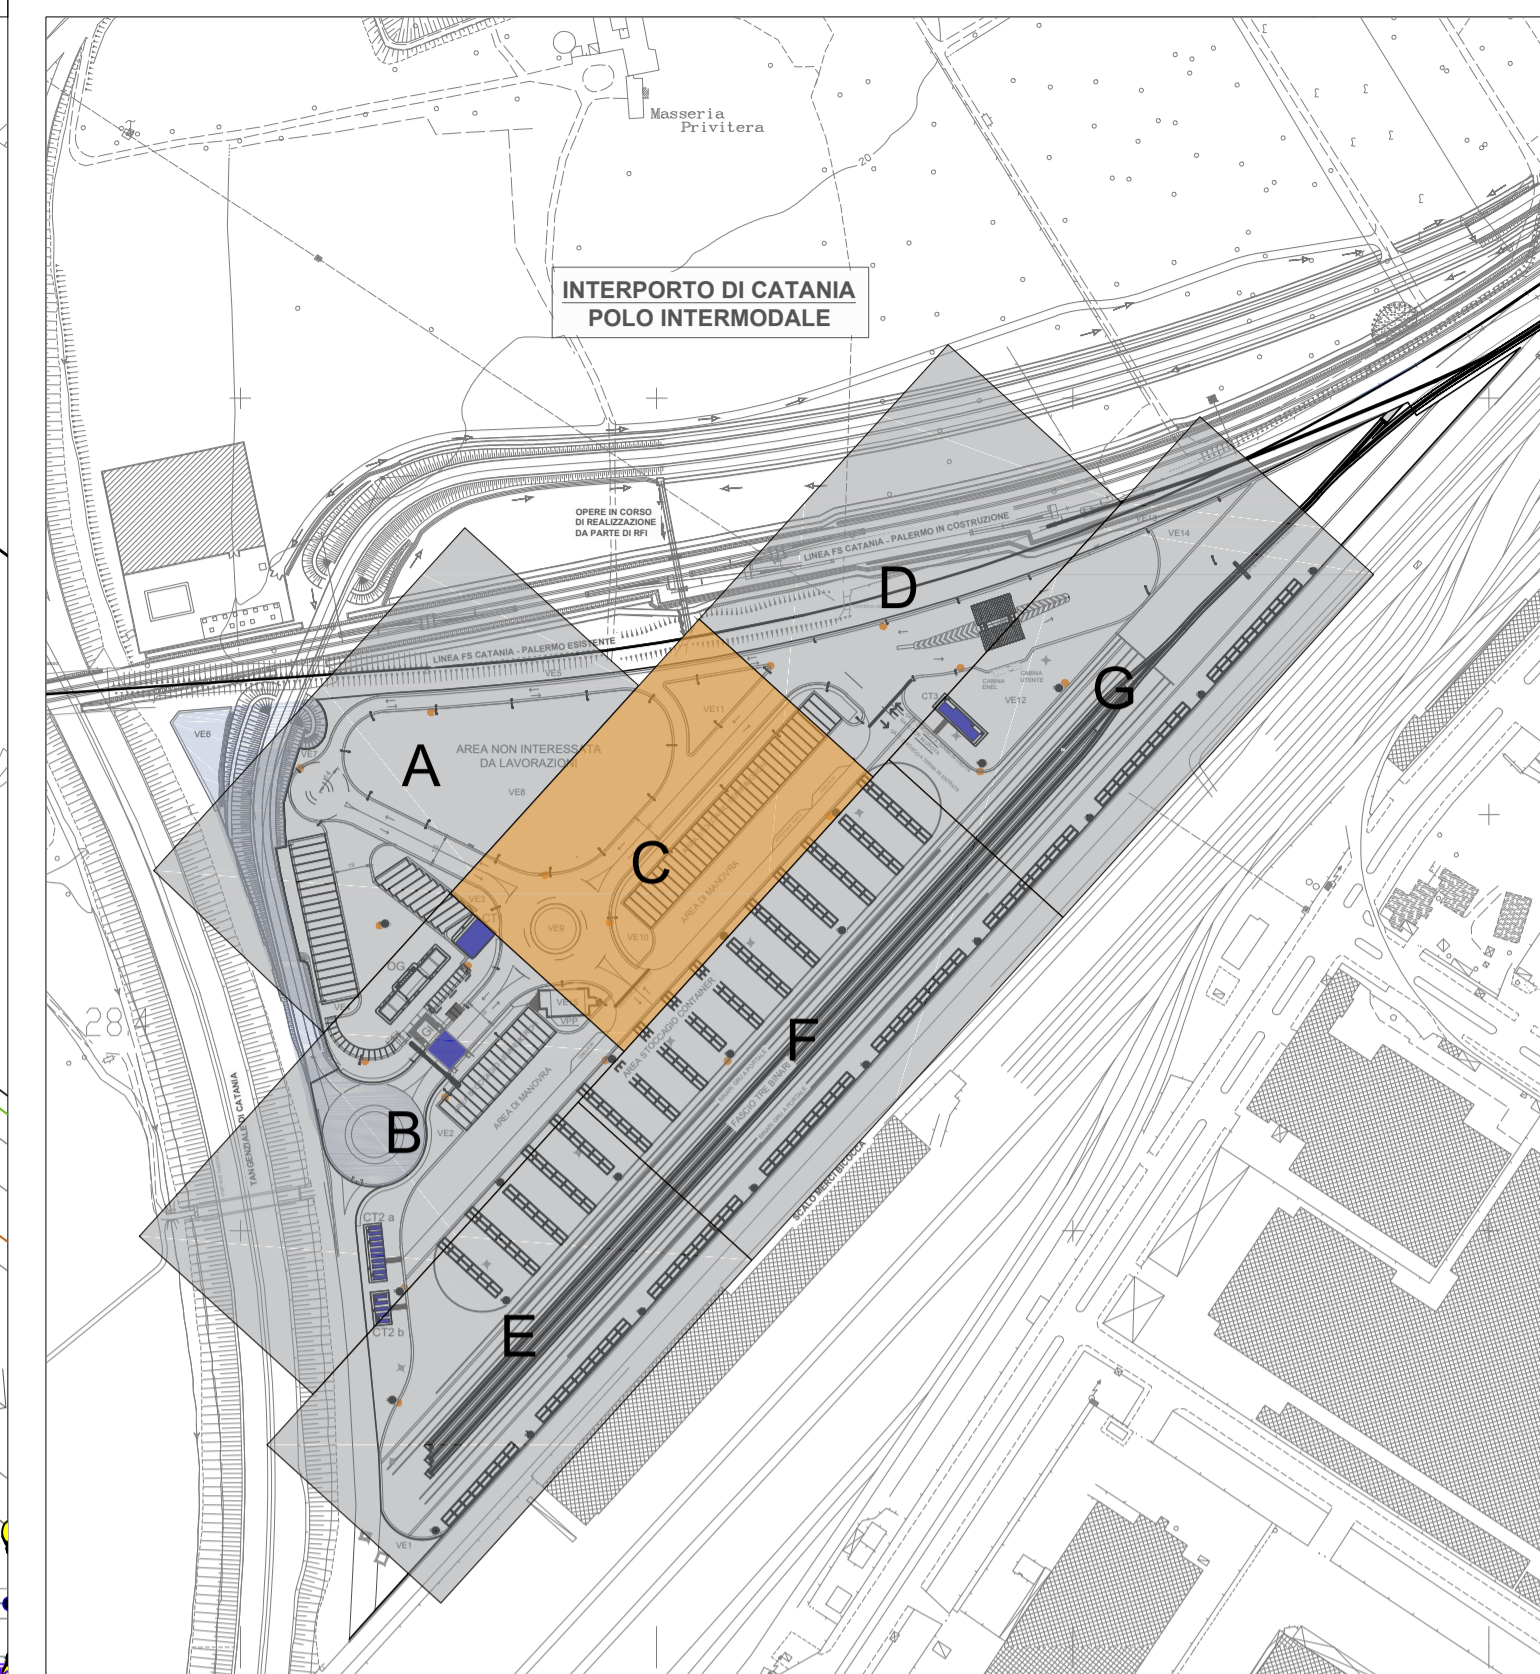


PUNTI POZZ. RETE DATI		
Nord	Est	Nome
4145469.7274	503196.3836	V 1623
4145472.8067	503216.1444	V 1624
4145475.9098	503235.0406	V 1625
4145469.5195	503253.1116	V 1657
4145378.1098	503120.1070	V 1672
4145371.7507	503133.2425	V 1673
4145371.5094	503146.8878	V 1674
4145374.3278	503161.8020	V 1675
4145381.6330	503173.0609	V 1676
4145384.8569	503185.2077	V 1677
4145408.0546	503197.3069	V 1678
4145425.7157	503213.4003	V 1679
4145443.4187	503229.5077	V 1680
4145456.4691	503241.3096	V 1681
4145457.7662	503257.6980	V 1682
4145442.7622	503244.1714	V 1683
4145427.9696	503230.7854	V 1684
4145413.1237	503217.3691	V 1685
4145398.2447	503203.9229	V 1686
4145383.4005	503190.5094	V 1687
4145370.1557	503178.3384	V 1688
4145368.2766	503168.2013	V 1689
4145358.4125	503122.2272	V 1693
4145342.8989	503120.6897	V 1719
4145332.6917	503131.9949	V 1720
4145321.1511	503144.7729	V 1721
4145337.4635	503159.7033	V 1722
4145353.3165	503174.2115	V 1723
4145338.7621	503176.8120	V 1724
4145327.7761	503186.3101	V 1725
4145315.5573	503176.8163	V 1726
4145300.7684	503196.3595	V 1788
4145315.5967	503208.7882	V 1800
4145330.4012	503222.2277	V 1803
4145418.2194	503301.9553	V 1821
4145401.5750	503388.8960	V 1822
4145389.6374	503275.9964	V 1823
4145374.8191	503282.5677	V 1824
4145360.0144	503248.1174	V 1825
4145342.3583	503233.1058	V 1826

PUNTI POZZ. ILLUMINAZIONE		
Nord	Est	Nome
4145310.2695	503173.6284	V 1350
4145321.6270	503152.5028	V 1351
4145378.8021	503120.5848	V 1355
4145372.2125	503146.7984	V 1356
4145357.5768	503122.4410	V 1357
4145459.1784	503196.6590	V 1361
4145468.5726	503217.4119	V 1362
4145435.1035	503207.2542	V 1383
4145408.5029	503196.7567	V 1364
4145382.1610	503172.5694	V 1365
4145353.9639	503174.8687	V 1368
4145396.1641	503204.0163	V 1371
4145415.4740	503230.7653	V 1374
4145442.0980	503255.0825	V 1376
4145443.9068	503228.9696	V 1378
4145470.0068	503252.5727	V 1381
4145367.5012	503108.1872	V 1423
4145372.2075	503134.3689	V 1427
4145375.0259	503161.5763	V 1428
4145465.1594	503196.6081	V 1430
4145395.4213	503184.7402	V 1431
4145400.0394	503216.6795	V 1432
4145367.5043	503188.9812	V 1433
4145427.8577	503242.1635	V 1434
4145453.9309	503265.8721	V 1435
4145456.9568	503240.7712	V 1437
4145321.4338	503168.6722	V 1445
4145339.0952	503177.4844	V 1446
4145428.2048	503212.8632	V 1988
4145327.8034	503187.2493	V 2000

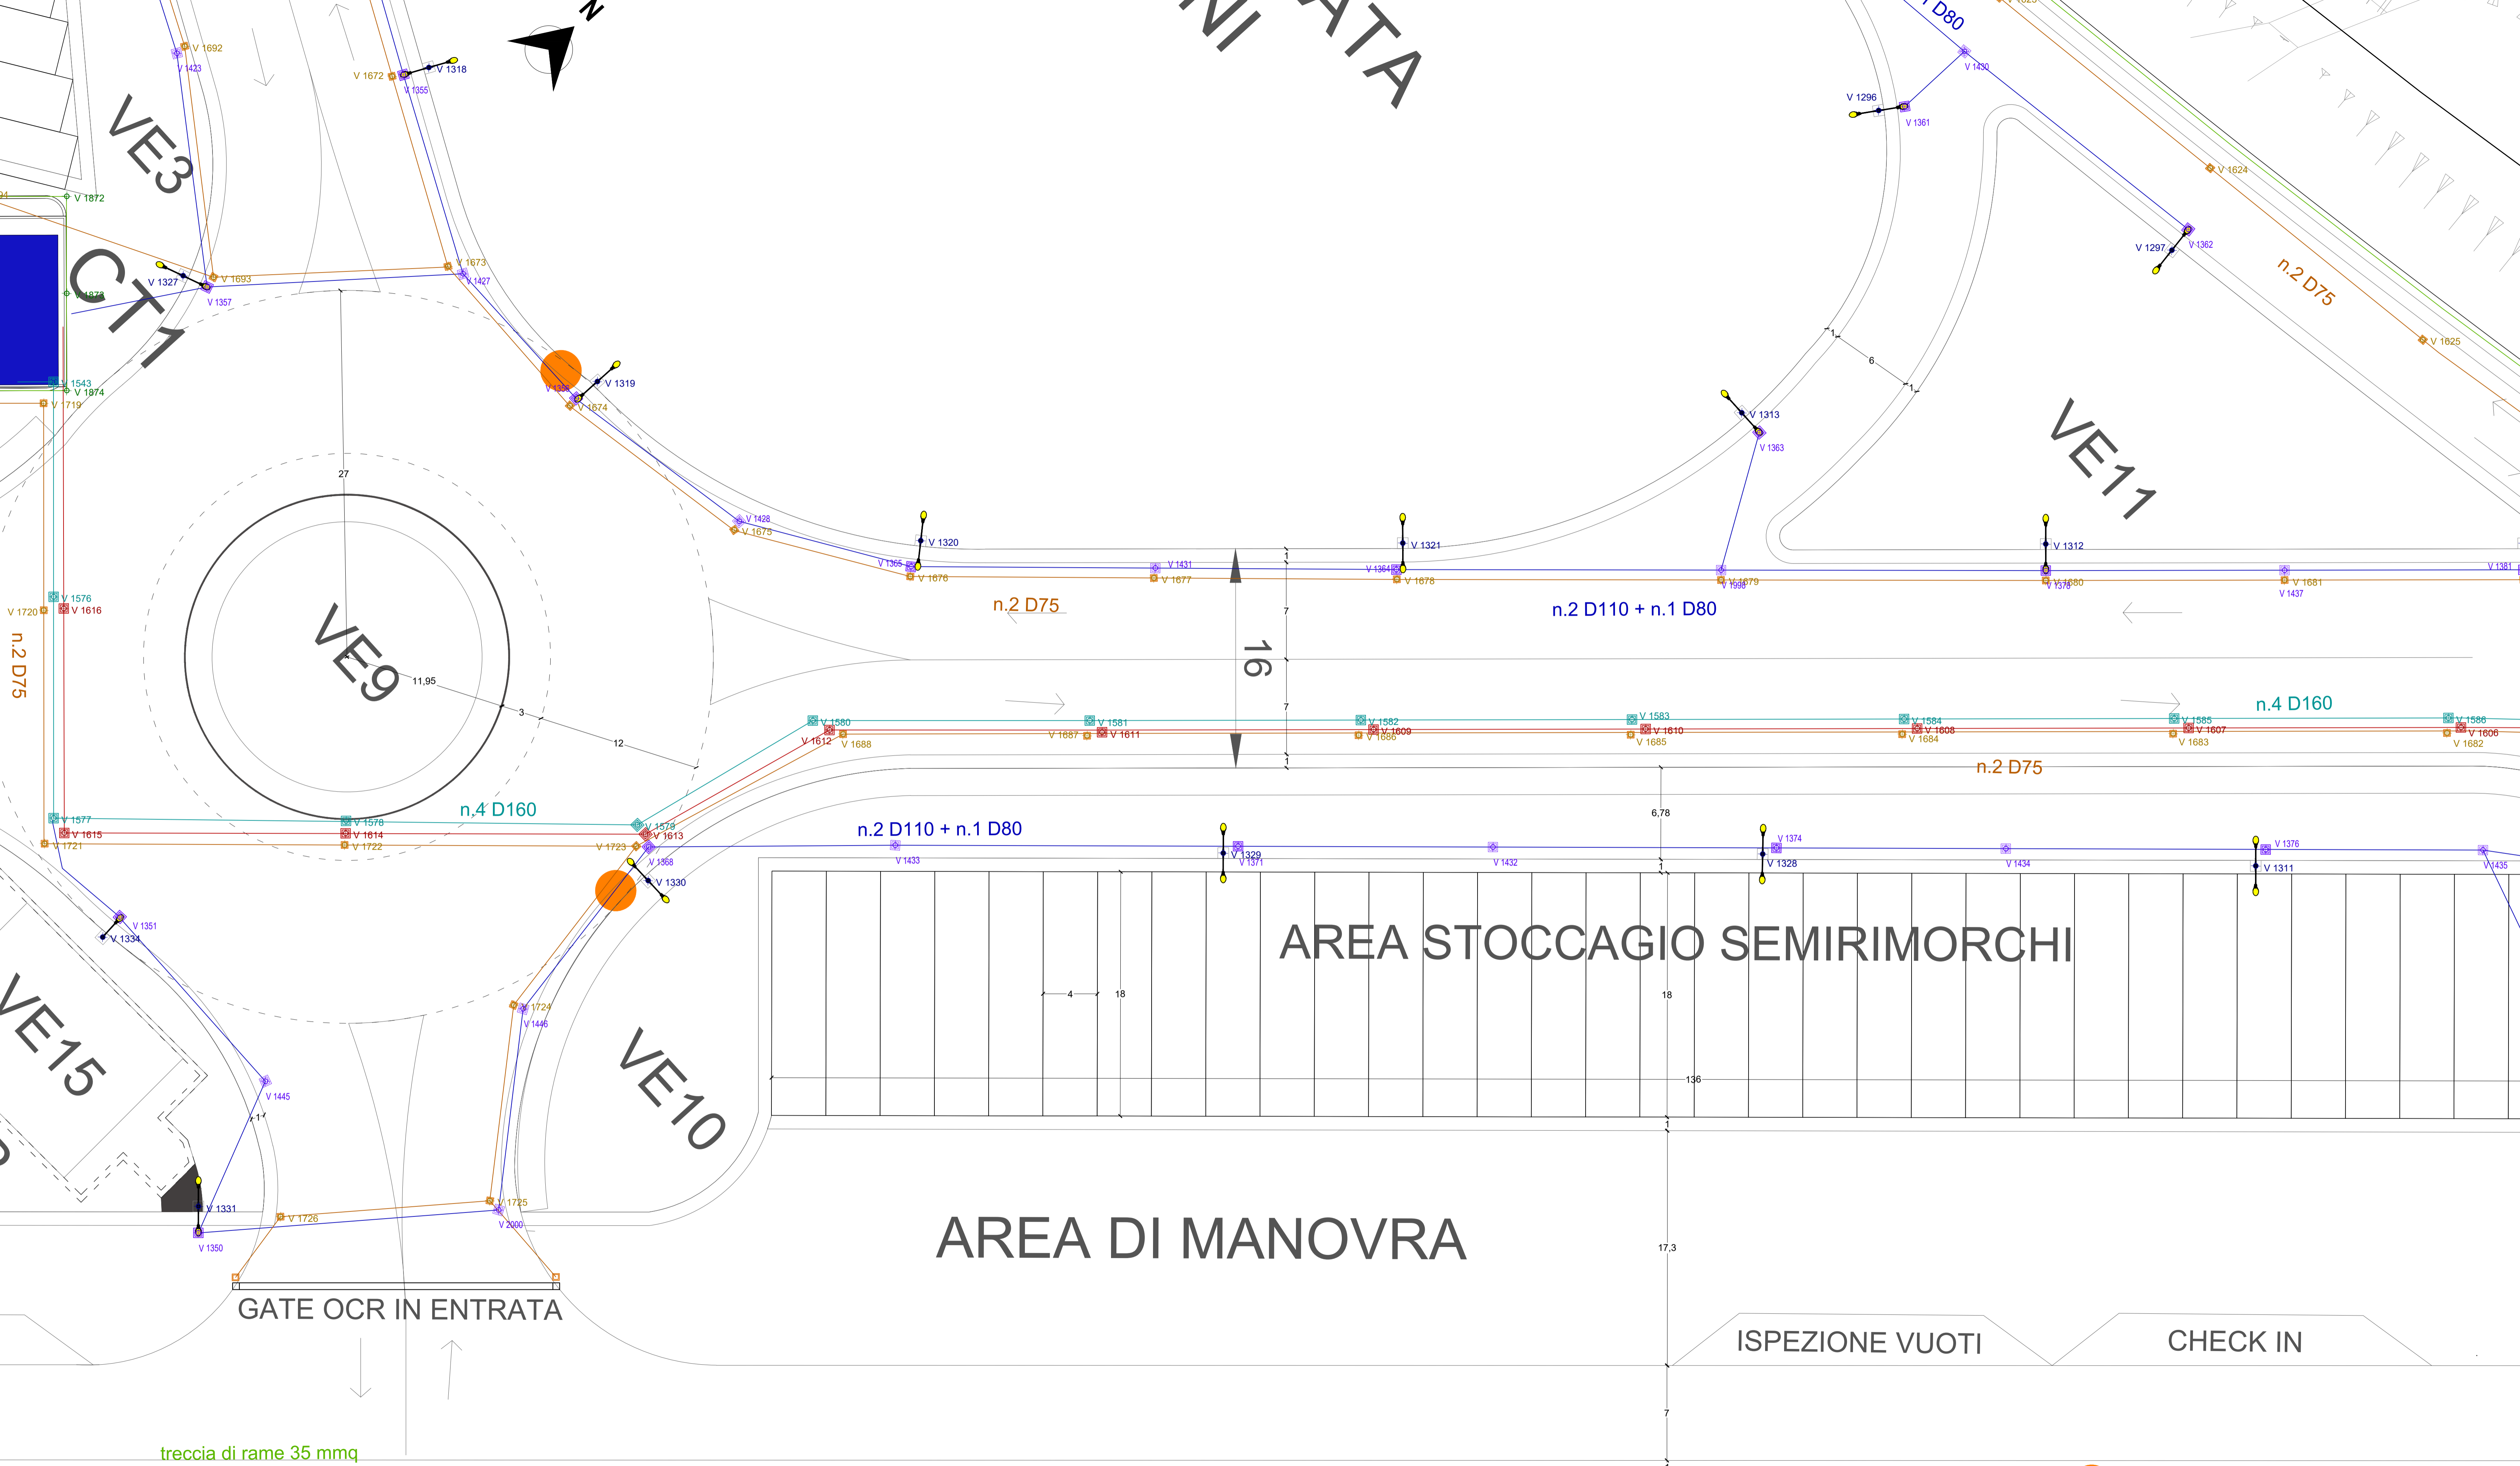

- TRACCIAMENTO**
- 00_01_03_04.a.g Planimetria di Tracciamento - Cunette, Perimetro, Confine Nord-Ovest, Traliccio, Edifici, Ferrovia
 - 00_01_03_05.a.h Planimetria di Tracciamento - Caditoie, Pozzetti, Pozzetti Antincendio, Fondazione Muri, Idranti, Rotatorie
 - 00_01_03_06.a.g Planimetria di Tracciamento - Torri Faro, Pozzetti Torri Faro, Pali illuminazione, Pozzetti illuminazione, Pozzetti bassa tensione, Pozzetti media tensione, Pozzetti rete dati, Pozzetti con dispersore di terra
 - 00_01_03_08.a.h Planimetria di Tracciamento - Opere a verde, Segnaletica stradale, Asse 0 e Sezioni

NB: si rimanda agli elaborati 01_01_15_02, 01_01_15_03, 01_01_15_04, 01_01_15_05 per i dettagli delle diverse tipologie di pozzetto, in cui sono esplicitati: materiale; dimensioni; tipologia di chiusura e relativa classe di carrabilità; profondità di interrimento; cavetto/corda di rame; modalità di posa.



Lavori di realizzazione del Polo Intermodale dell'Interporto di Catania con revisione della progettazione esecutiva ai sensi dell'art. 60 del D.lgs. 50/2016

CUP: H31H03000160001 CIG: 7468385245

PROGETTO ESECUTIVO

Committente: Società degli Interporti Siciliani S.p.A. RUP: Ing. Vincenzo Assumma

Direzione Lavori: Società degli Interporti Siciliani S.p.A. Direttore dei Lavori: Ing. Aldo Alberto Maggiore

ATI IMPRESE ESECUTRICI

(Mandatario) **SOM** CONSORZIO STABILE

(Mandatario) **CONSORZIO STABILE SQM** SOCIETÀ CONSORTILE A RESPONSABILITÀ LIMITATA (Consorzio Stabile di Catania) (Consorzio Stabile di Catania)

(Mandatario) **CON/OS** SOCIETÀ CONSORTILE A RESPONSABILITÀ LIMITATA (Consorzio Stabile di Catania)

(Mandatario) **Aleandri**

(Mandatario) **GREENGEA**

PROGETTAZIONE

(Mandatario) **ATI PROGETTISTI AUSILIARI**

(Mandatario) **ATI PROGETTISTI AUSILIARI**

Progettista di Sistema: Ing. Giuseppe A. Barbagallo

Responsabile Integrazione Prestazioni Specialistiche: Arch. Ignazio Luti

Progettista Specialistico: Ing. Filippo Colombrita

- 0 - Generalità
- 1 - Inquadramento Generale
- 3 - Planimetria
- 6.c - Tracciamento Torri Faro, Pali illuminazione; Pozzetti: torri Faro, illuminazione, bassa tensione, media tensione, rete dati, con dispersore di terra - Area "C"

Revis.	Descrizione	Data	Redatto	Verificato	Approvato	Autorizzato / Data
1	Emissione	24/10/2019	Ing. F. Colombrita	Arch. L. Luti	Ing. A. G. Barbagallo	
2	RVI 246-01_ESEC_RV01_01	13/02/2020	Ing. F. Colombrita	Arch. L. Luti	Ing. A. G. Barbagallo	

File: 00_01_03_06.a.b.c.d.e.g Planimetria di Tracciamento (3).dwg

SCALA: 1:200

TELECAMERE