



Pianta 1-1

Scala 1:50

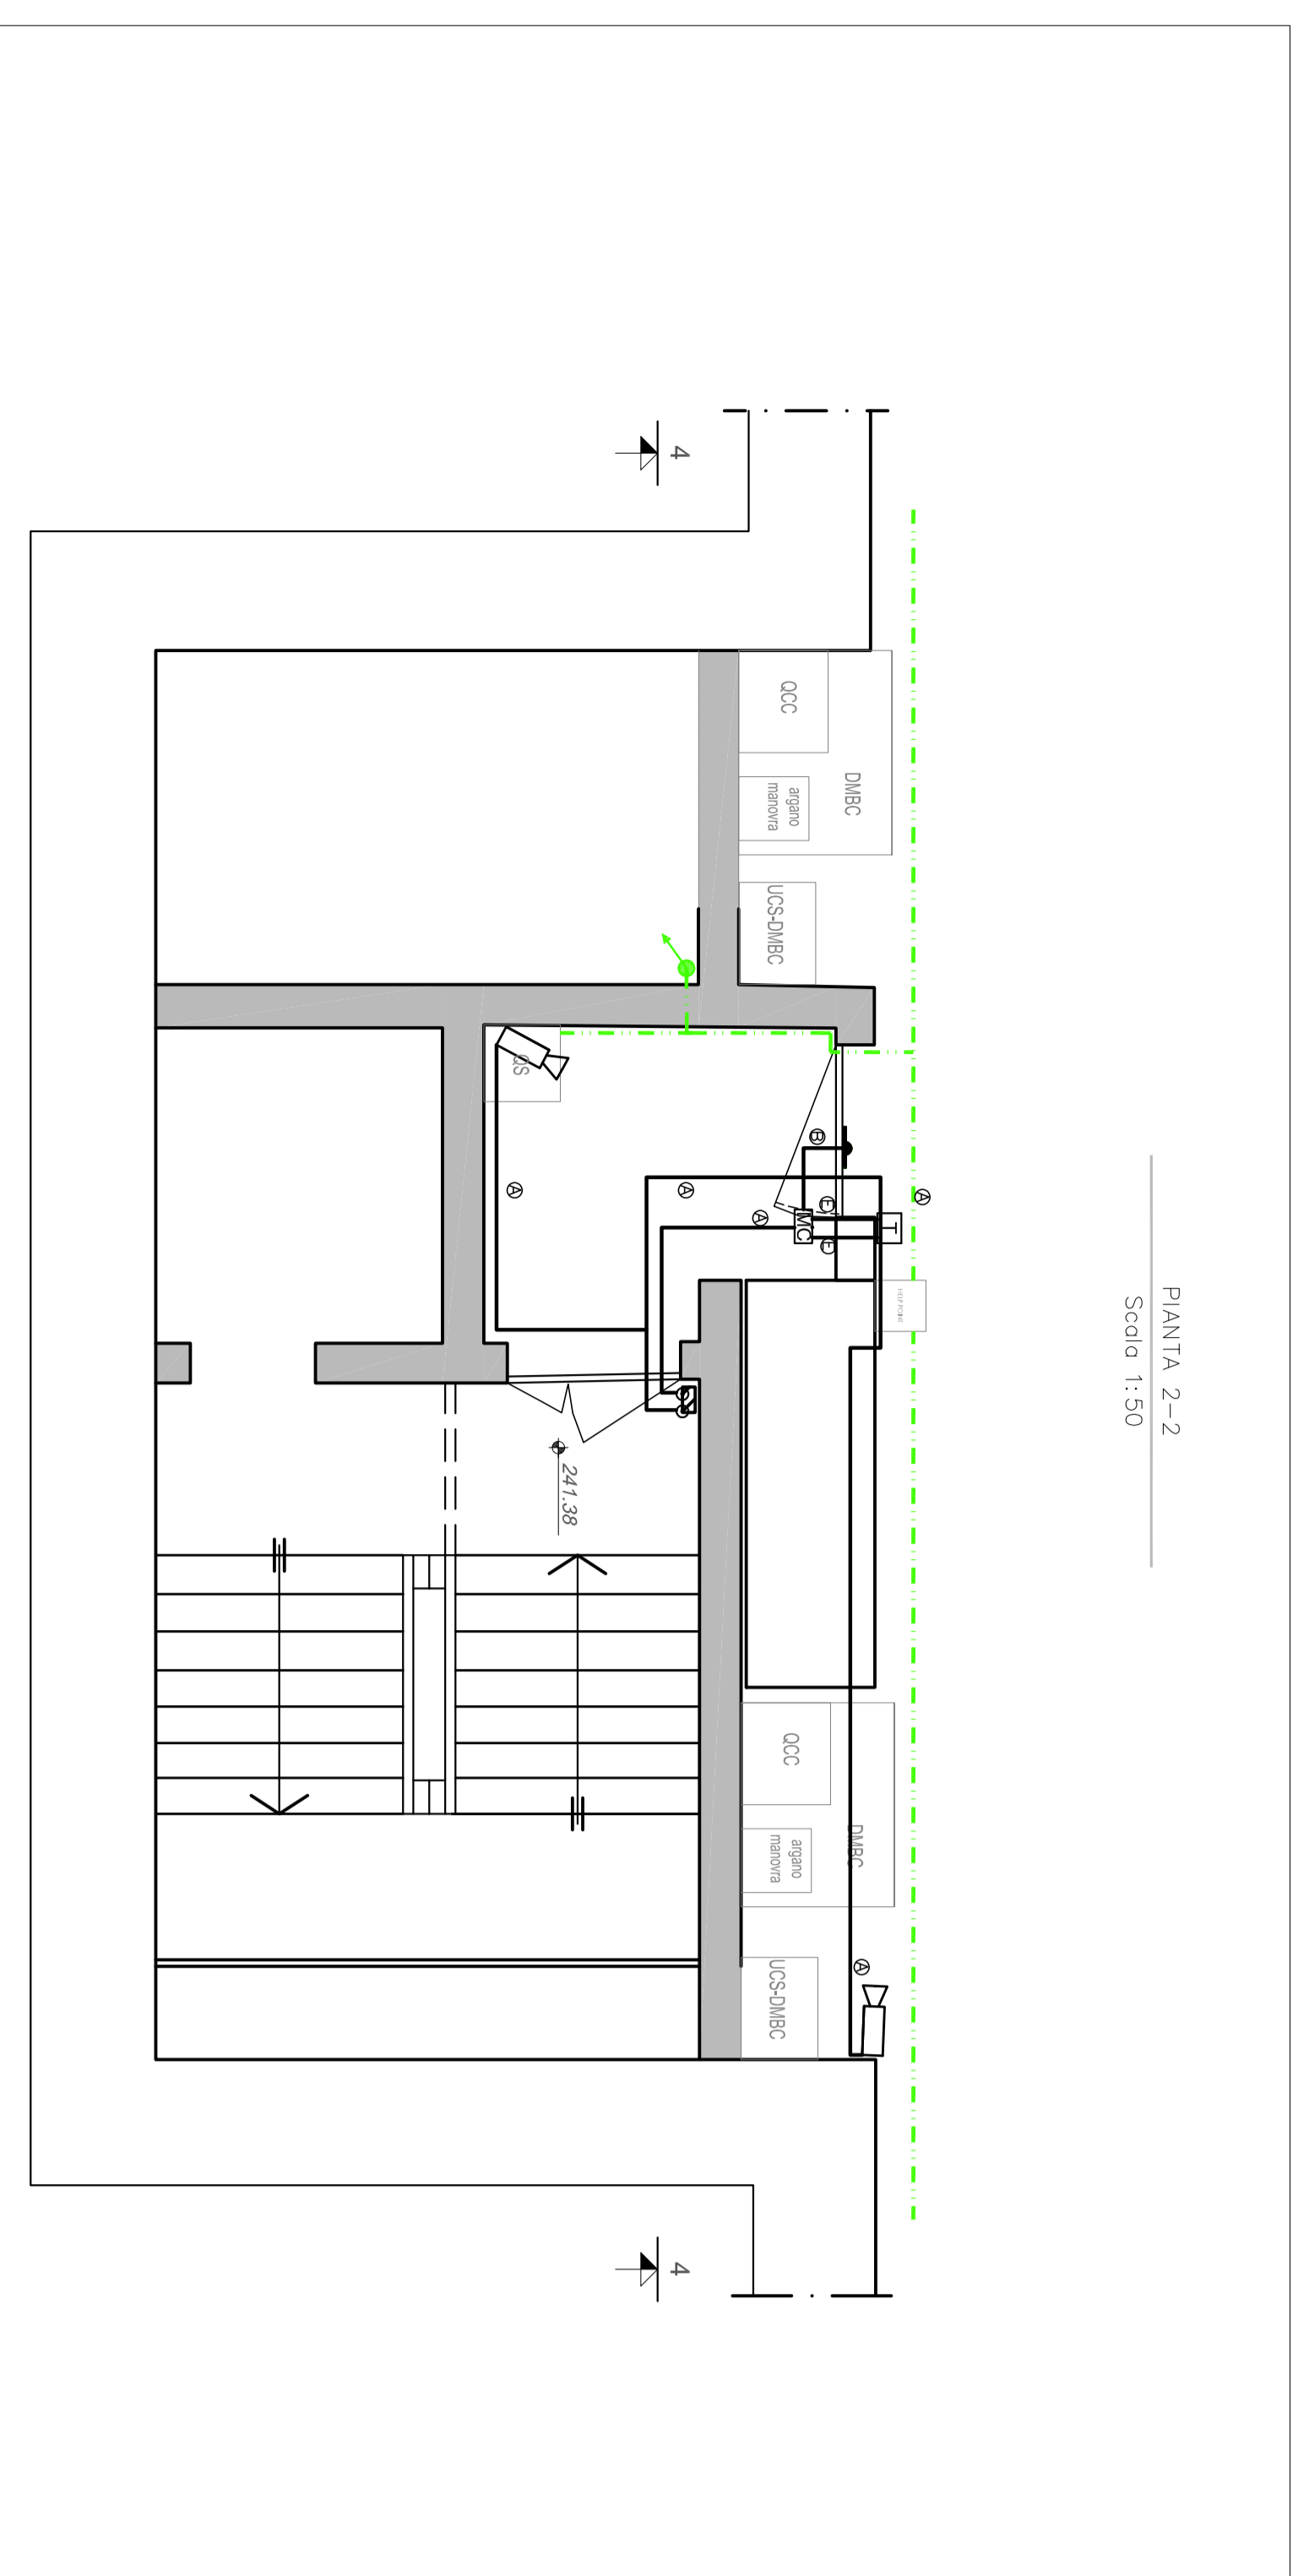


Pianta 2-2

Scala 1:50

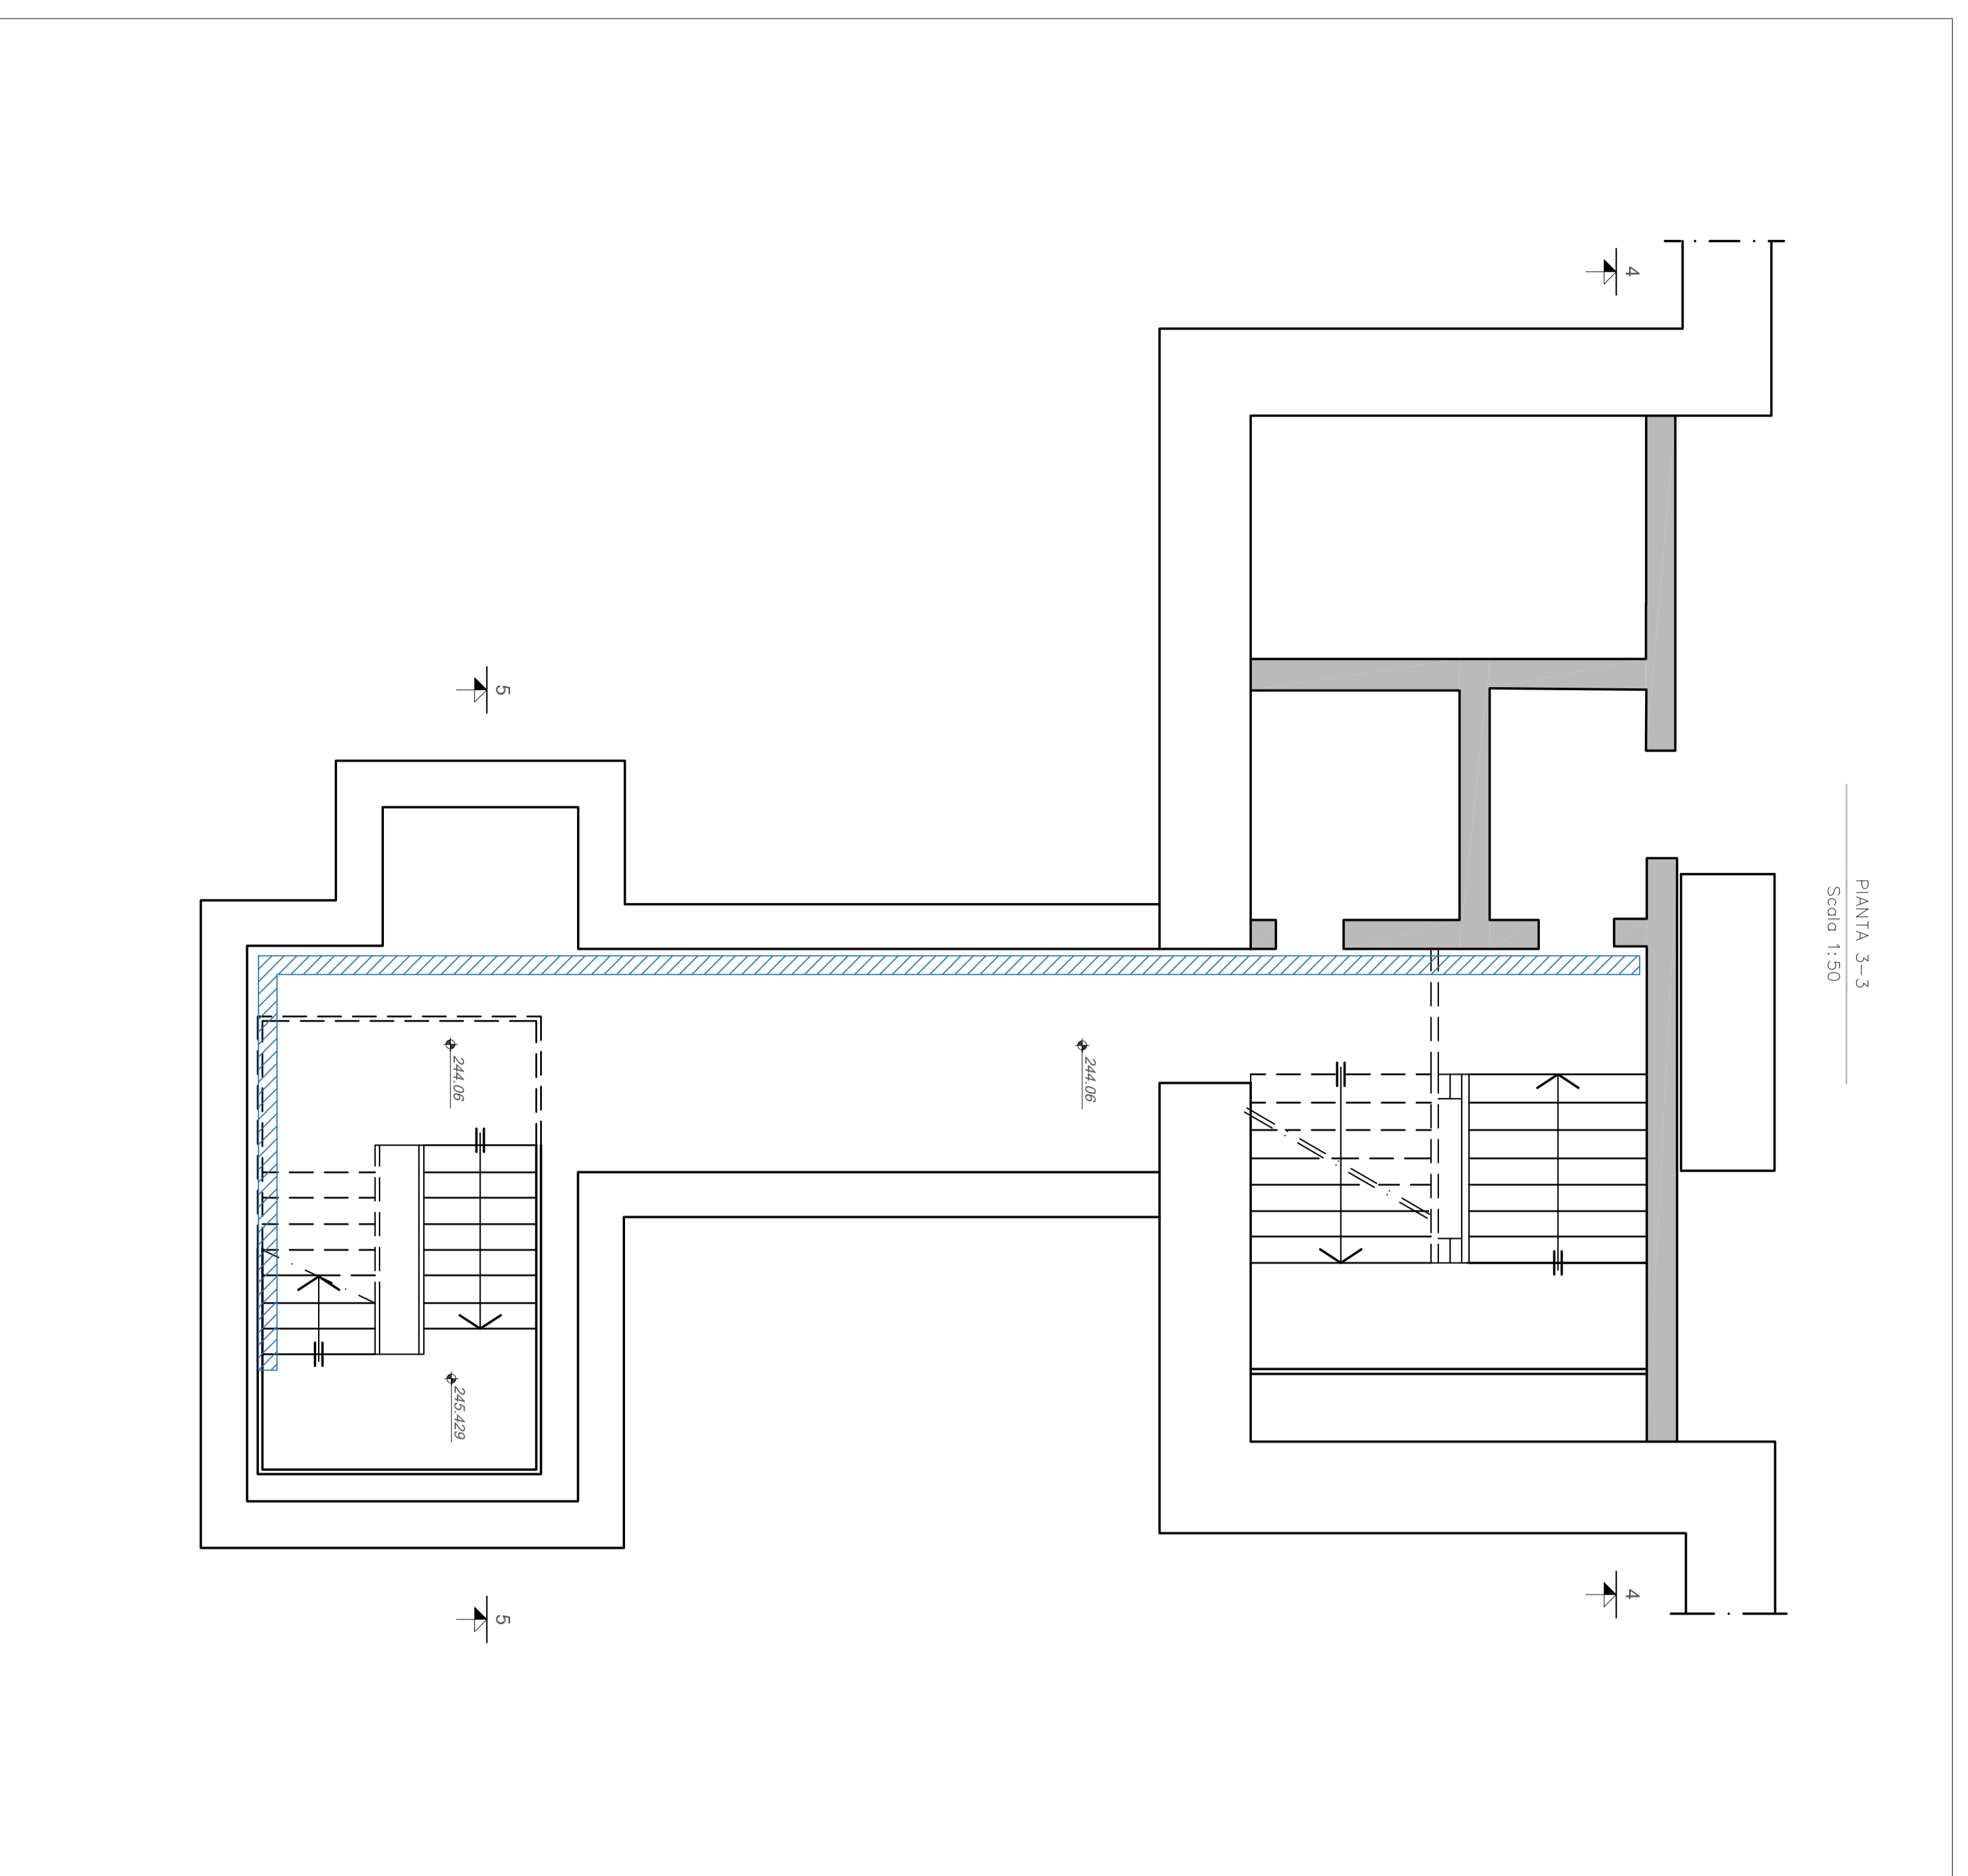


Pianta 3-1

Scala 1:50

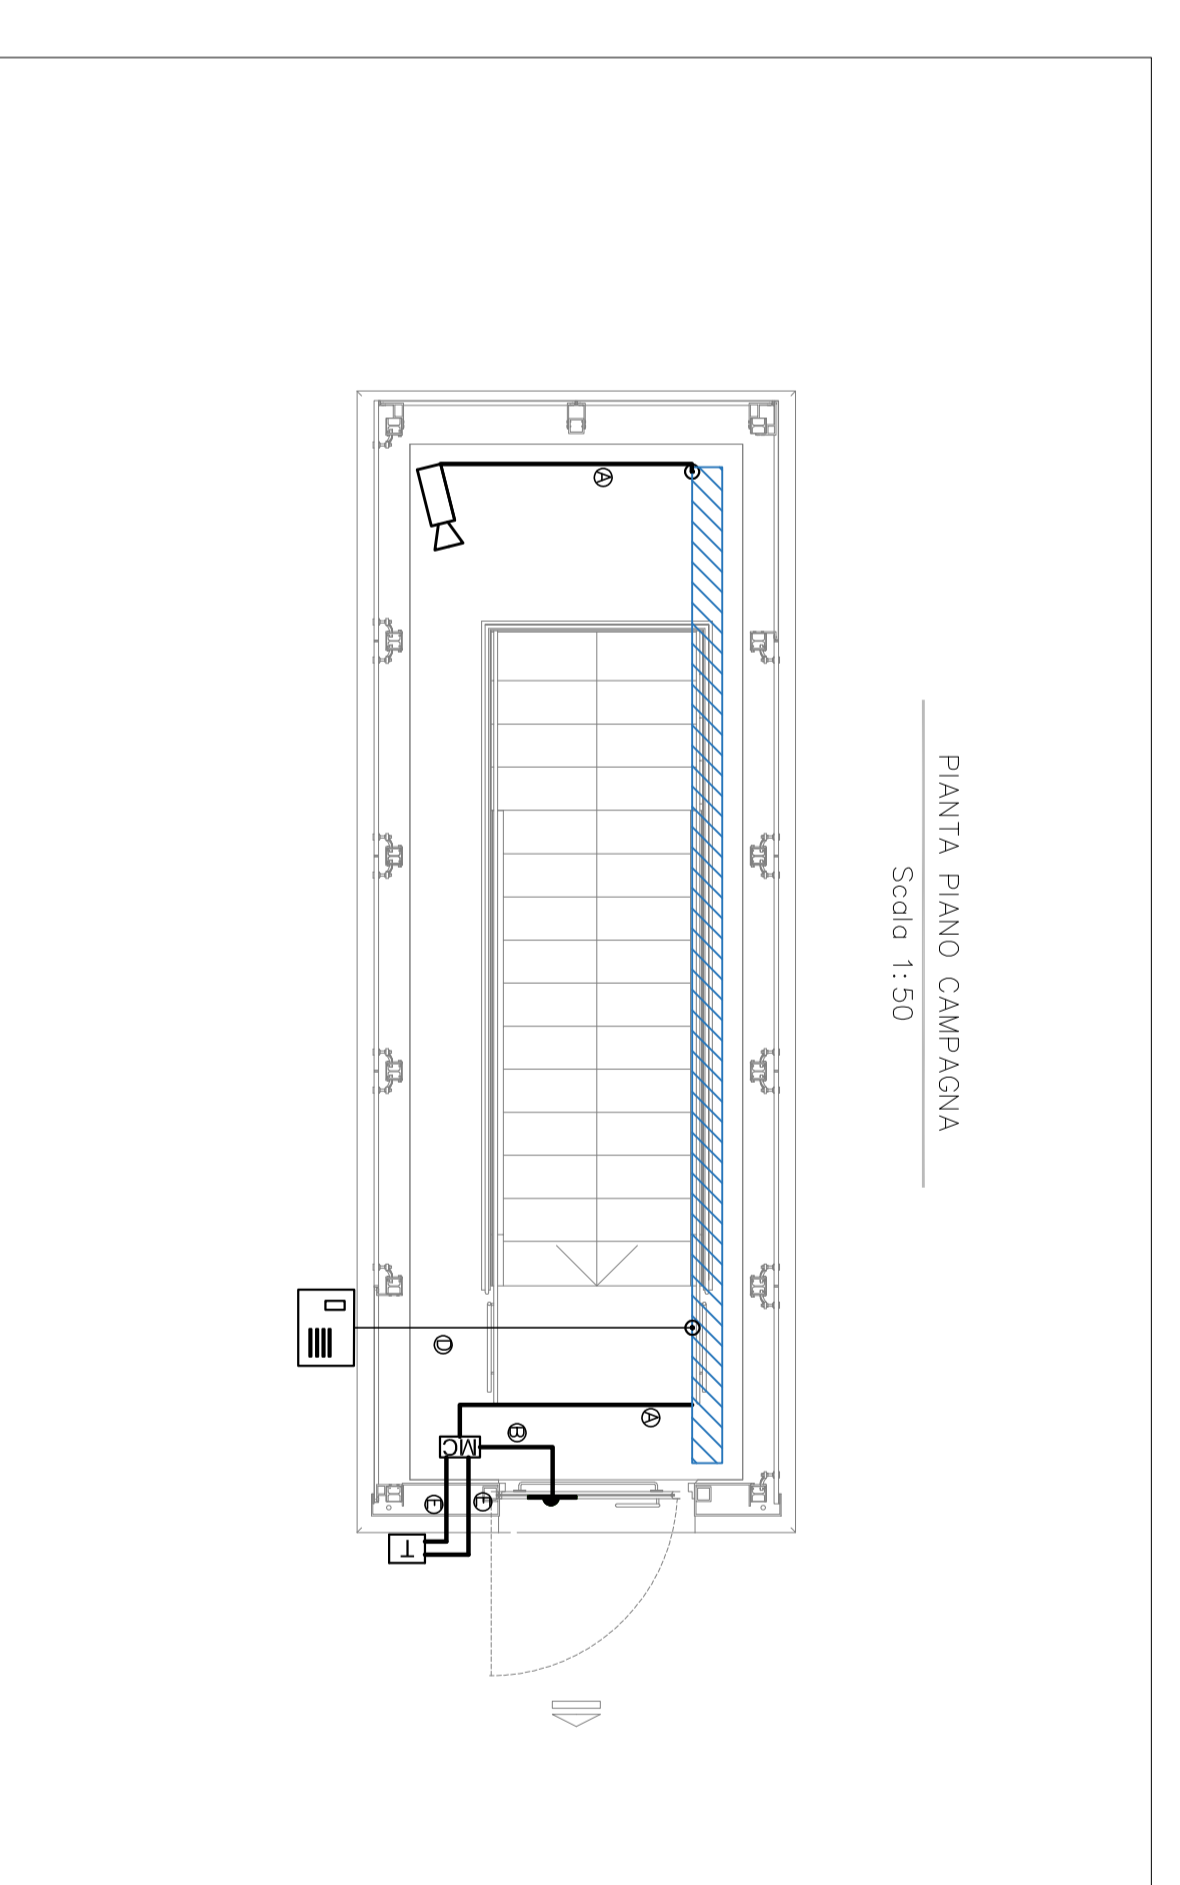


Pianta Piano Corridoi

Scala 1:50

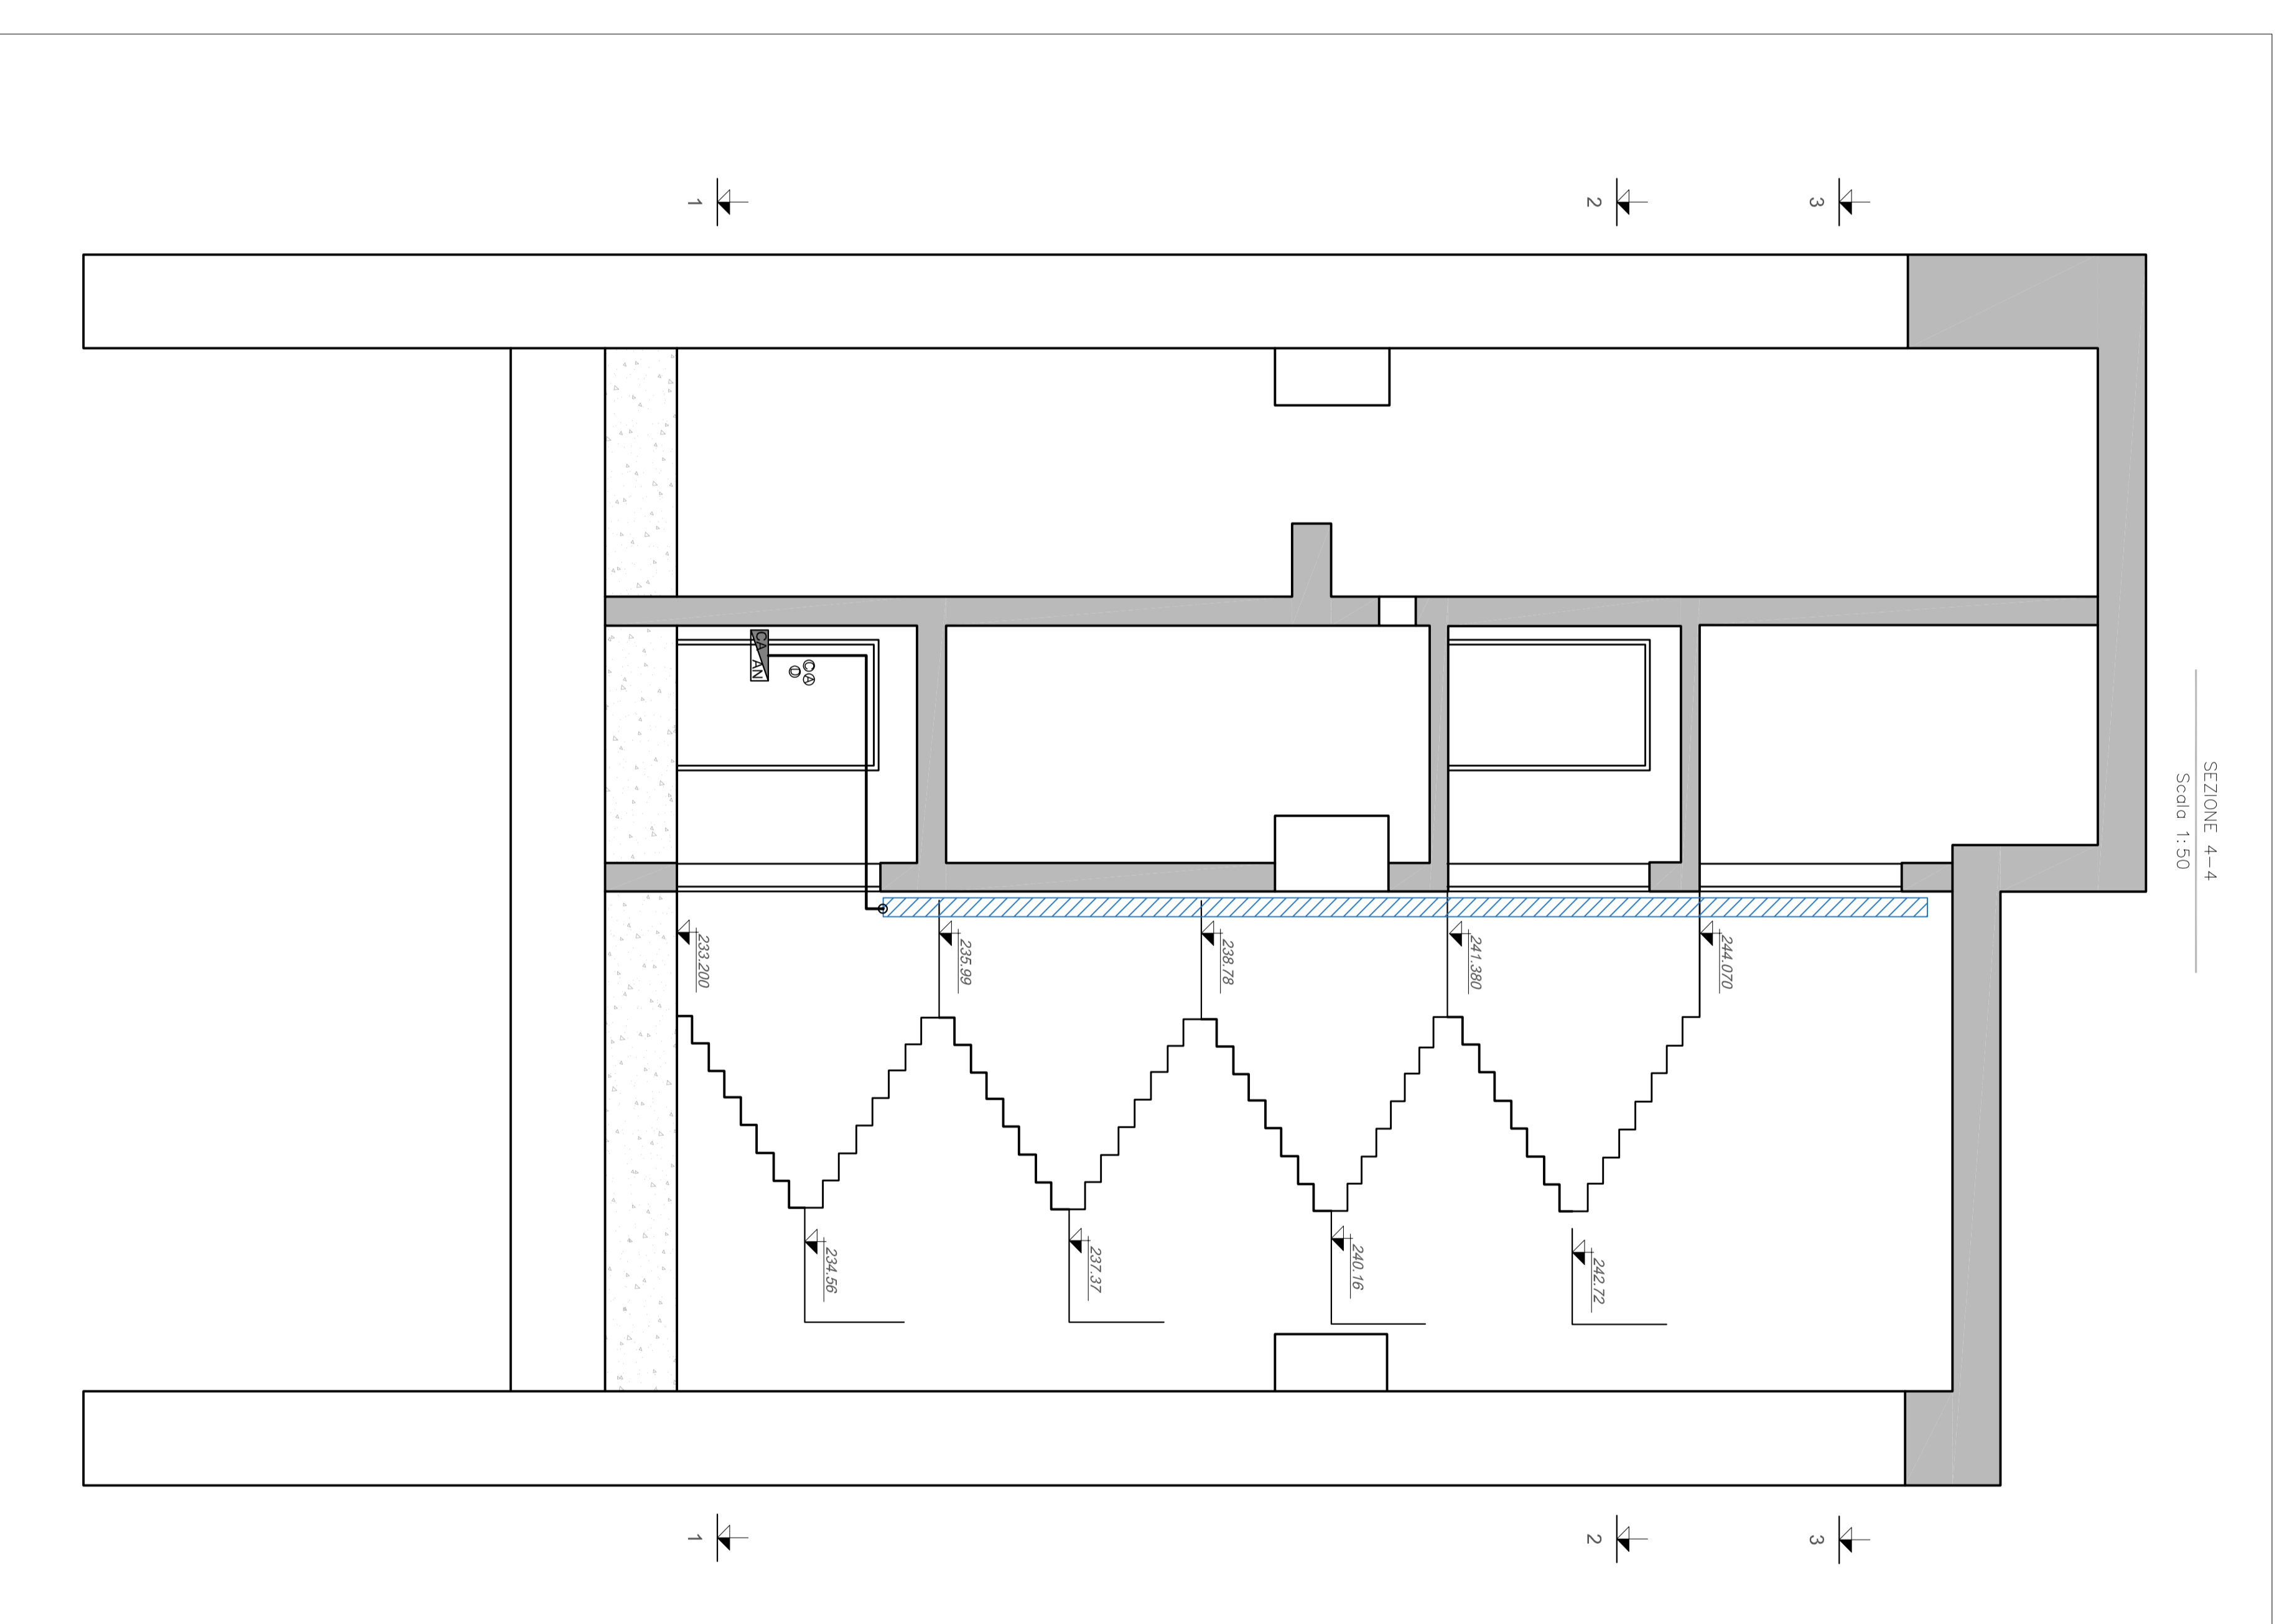

Sezione 4-4

Scala 1:50

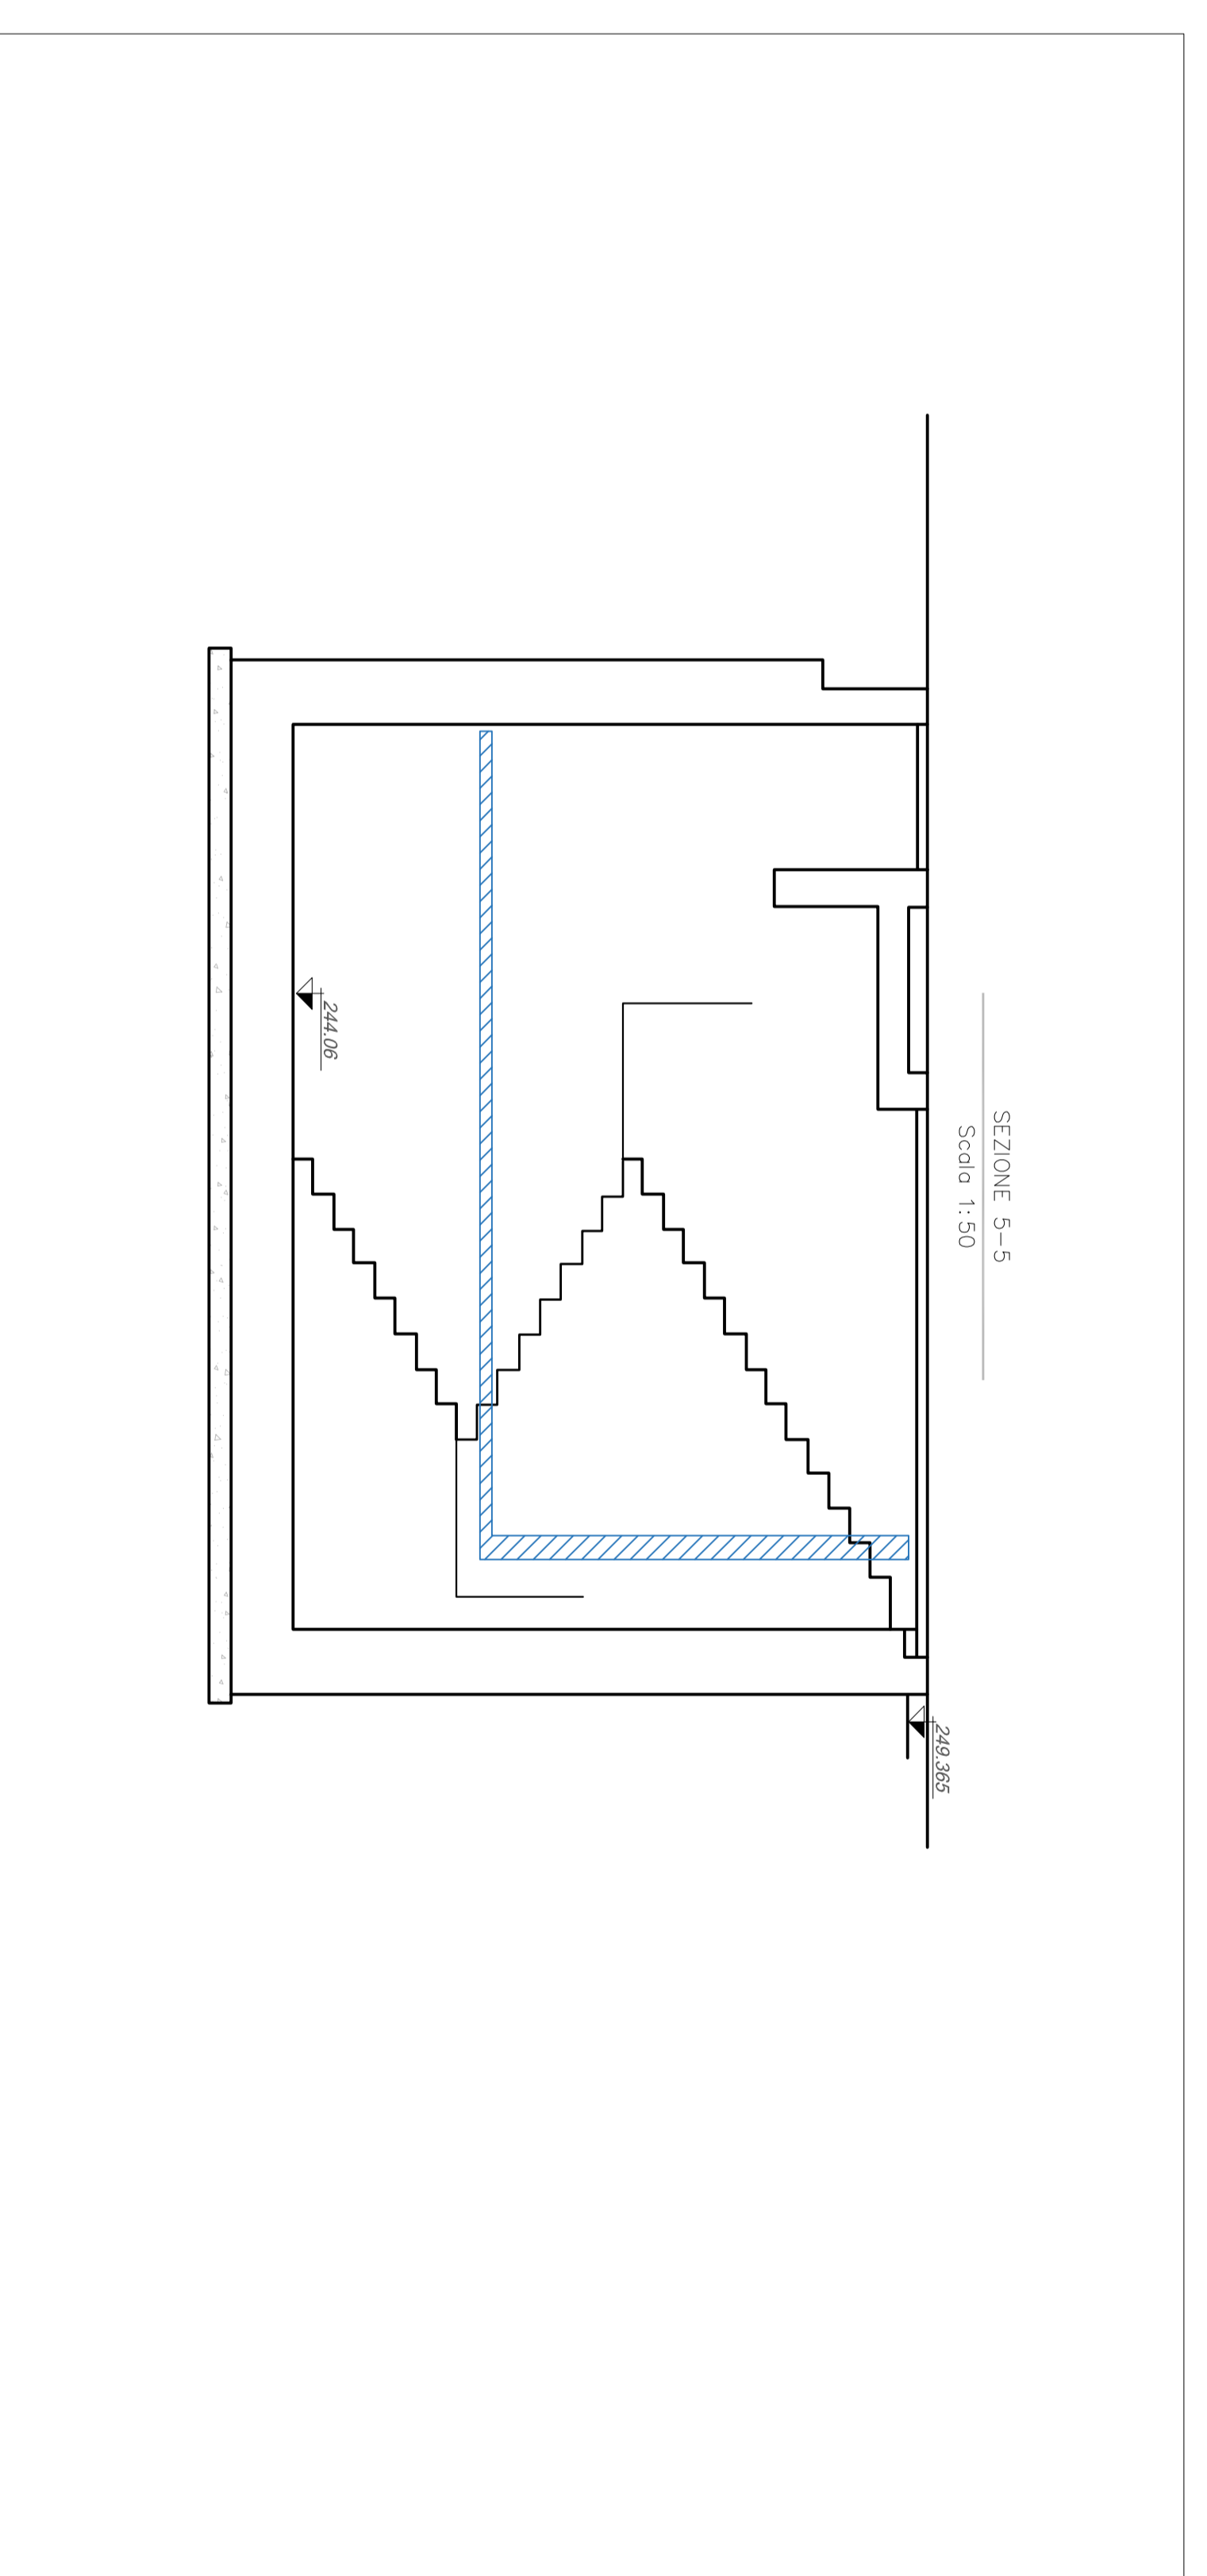

Sezione 5-5

Scala 1:50

Legenda Antifurto Controllo Accessi

	GENERALI ANTIFURTO CONTROLLO ACCESSI		CAVITÀ PER SISTEMI DI CONTROLLO ACCESSI
	ALARM		CAVITÀ PER SISTEMI ANTIFURTO
	PANNO DI CONTROLLO		CAVITÀ PER SISTEMI ANTIFURTO
	PANNO DI CONTROLLO		CAVITÀ PER SISTEMI ANTIFURTO
	PANNO DI CONTROLLO		CAVITÀ PER SISTEMI ANTIFURTO
	PANNO DI CONTROLLO		CAVITÀ PER SISTEMI ANTIFURTO
	PANNO DI CONTROLLO		CAVITÀ PER SISTEMI ANTIFURTO
	PANNO DI CONTROLLO		CAVITÀ PER SISTEMI ANTIFURTO
	PANNO DI CONTROLLO		CAVITÀ PER SISTEMI ANTIFURTO
	PANNO DI CONTROLLO		CAVITÀ PER SISTEMI ANTIFURTO

COMITENTE: **GRUPPO IRI**

PROGETTAVIONE: **STUDIO TECNICO ITALIANO**

PROGETTO DEFINITIVO

NOVEMBRE 2010

COMPLETAMENTO LINEA DIRETTA TORINO PORTA SUSA - TORINO PORTA NUOVA

USCITE DI EMERGENZA

Amministrazione: Controllo accessi e TVCC

Layout impiantistico, disposizione apparecchiature uscita 28

SCALE: 1:50

CONSEGNA LOTTO N. 28 - PROLOG. - OPERAZIONE PROLOG. REC.

NT0P 00 D 17 P B AN2800 001 A

Autorizzazione: **ITALFER**

Autore: **ITALFER**

Disegnato: **ITALFER**

Verificato: **ITALFER**

Stampato: **ITALFER**

DATA: 2010

IN CARTELLA: **ITALFER**

IN ENCL.: **ITALFER**